

中潮博雅设计有限公司  
ZHONGCHAO BOYA ENGINEERING  
DESIGN CO., LTD

会 签

总图	建筑	
结构	给排水	
暖通	电气	
动力	弱电	
自控	市政	●

业主单位 韶关市浈江区乡村振兴服务中心

项目名称 韶关市浈江区五里亭村委冷水河

子项名称

图纸名称 总平面图

工程号

阶段 施工图 图号 SS-2-01

专业 市政 比例 图示

出图日期 2023.10

项目负责人 张筱莉



专业负责人 张鹏松

审 定 张鹏松

校 审 曾九生

设 计 李孟麟

会 签	总图		建筑	
	结构		给排水	
	暖通		电气	

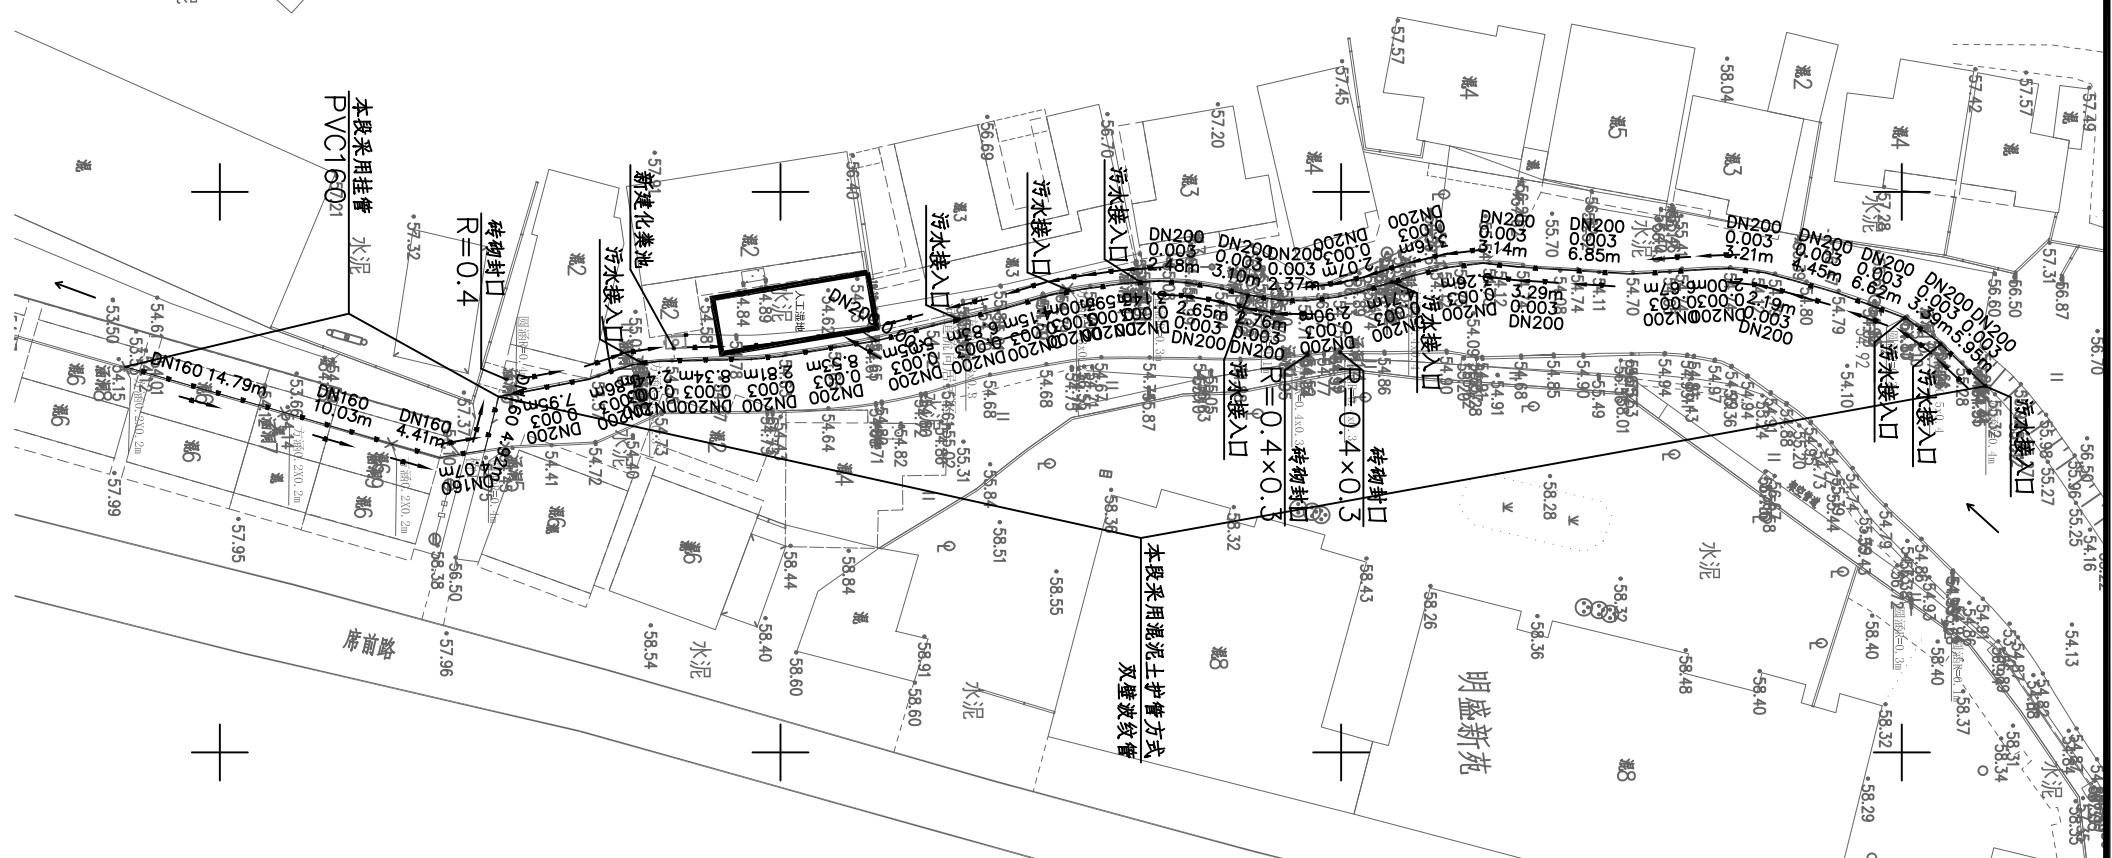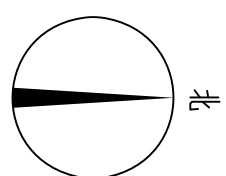

材料表

序号	图例	名称	规格	单位	数量	备注
1		化粪池	1750*1050	个	1	
2		PVC	DN110	米	300	预留量, 具体按实际发生为主
3		PVC	DN160	米	38	挂管
4		双壁波纹管	DN200	米	157	混凝土护管

总平面图 1:600

\* 本图纸版权属中潮博雅设计有限公司所有。  
\* 本图纸需手续齐全方可用于施工。