


给水	排水	电气	暖通	绿化
道路	桥梁	交通		

8

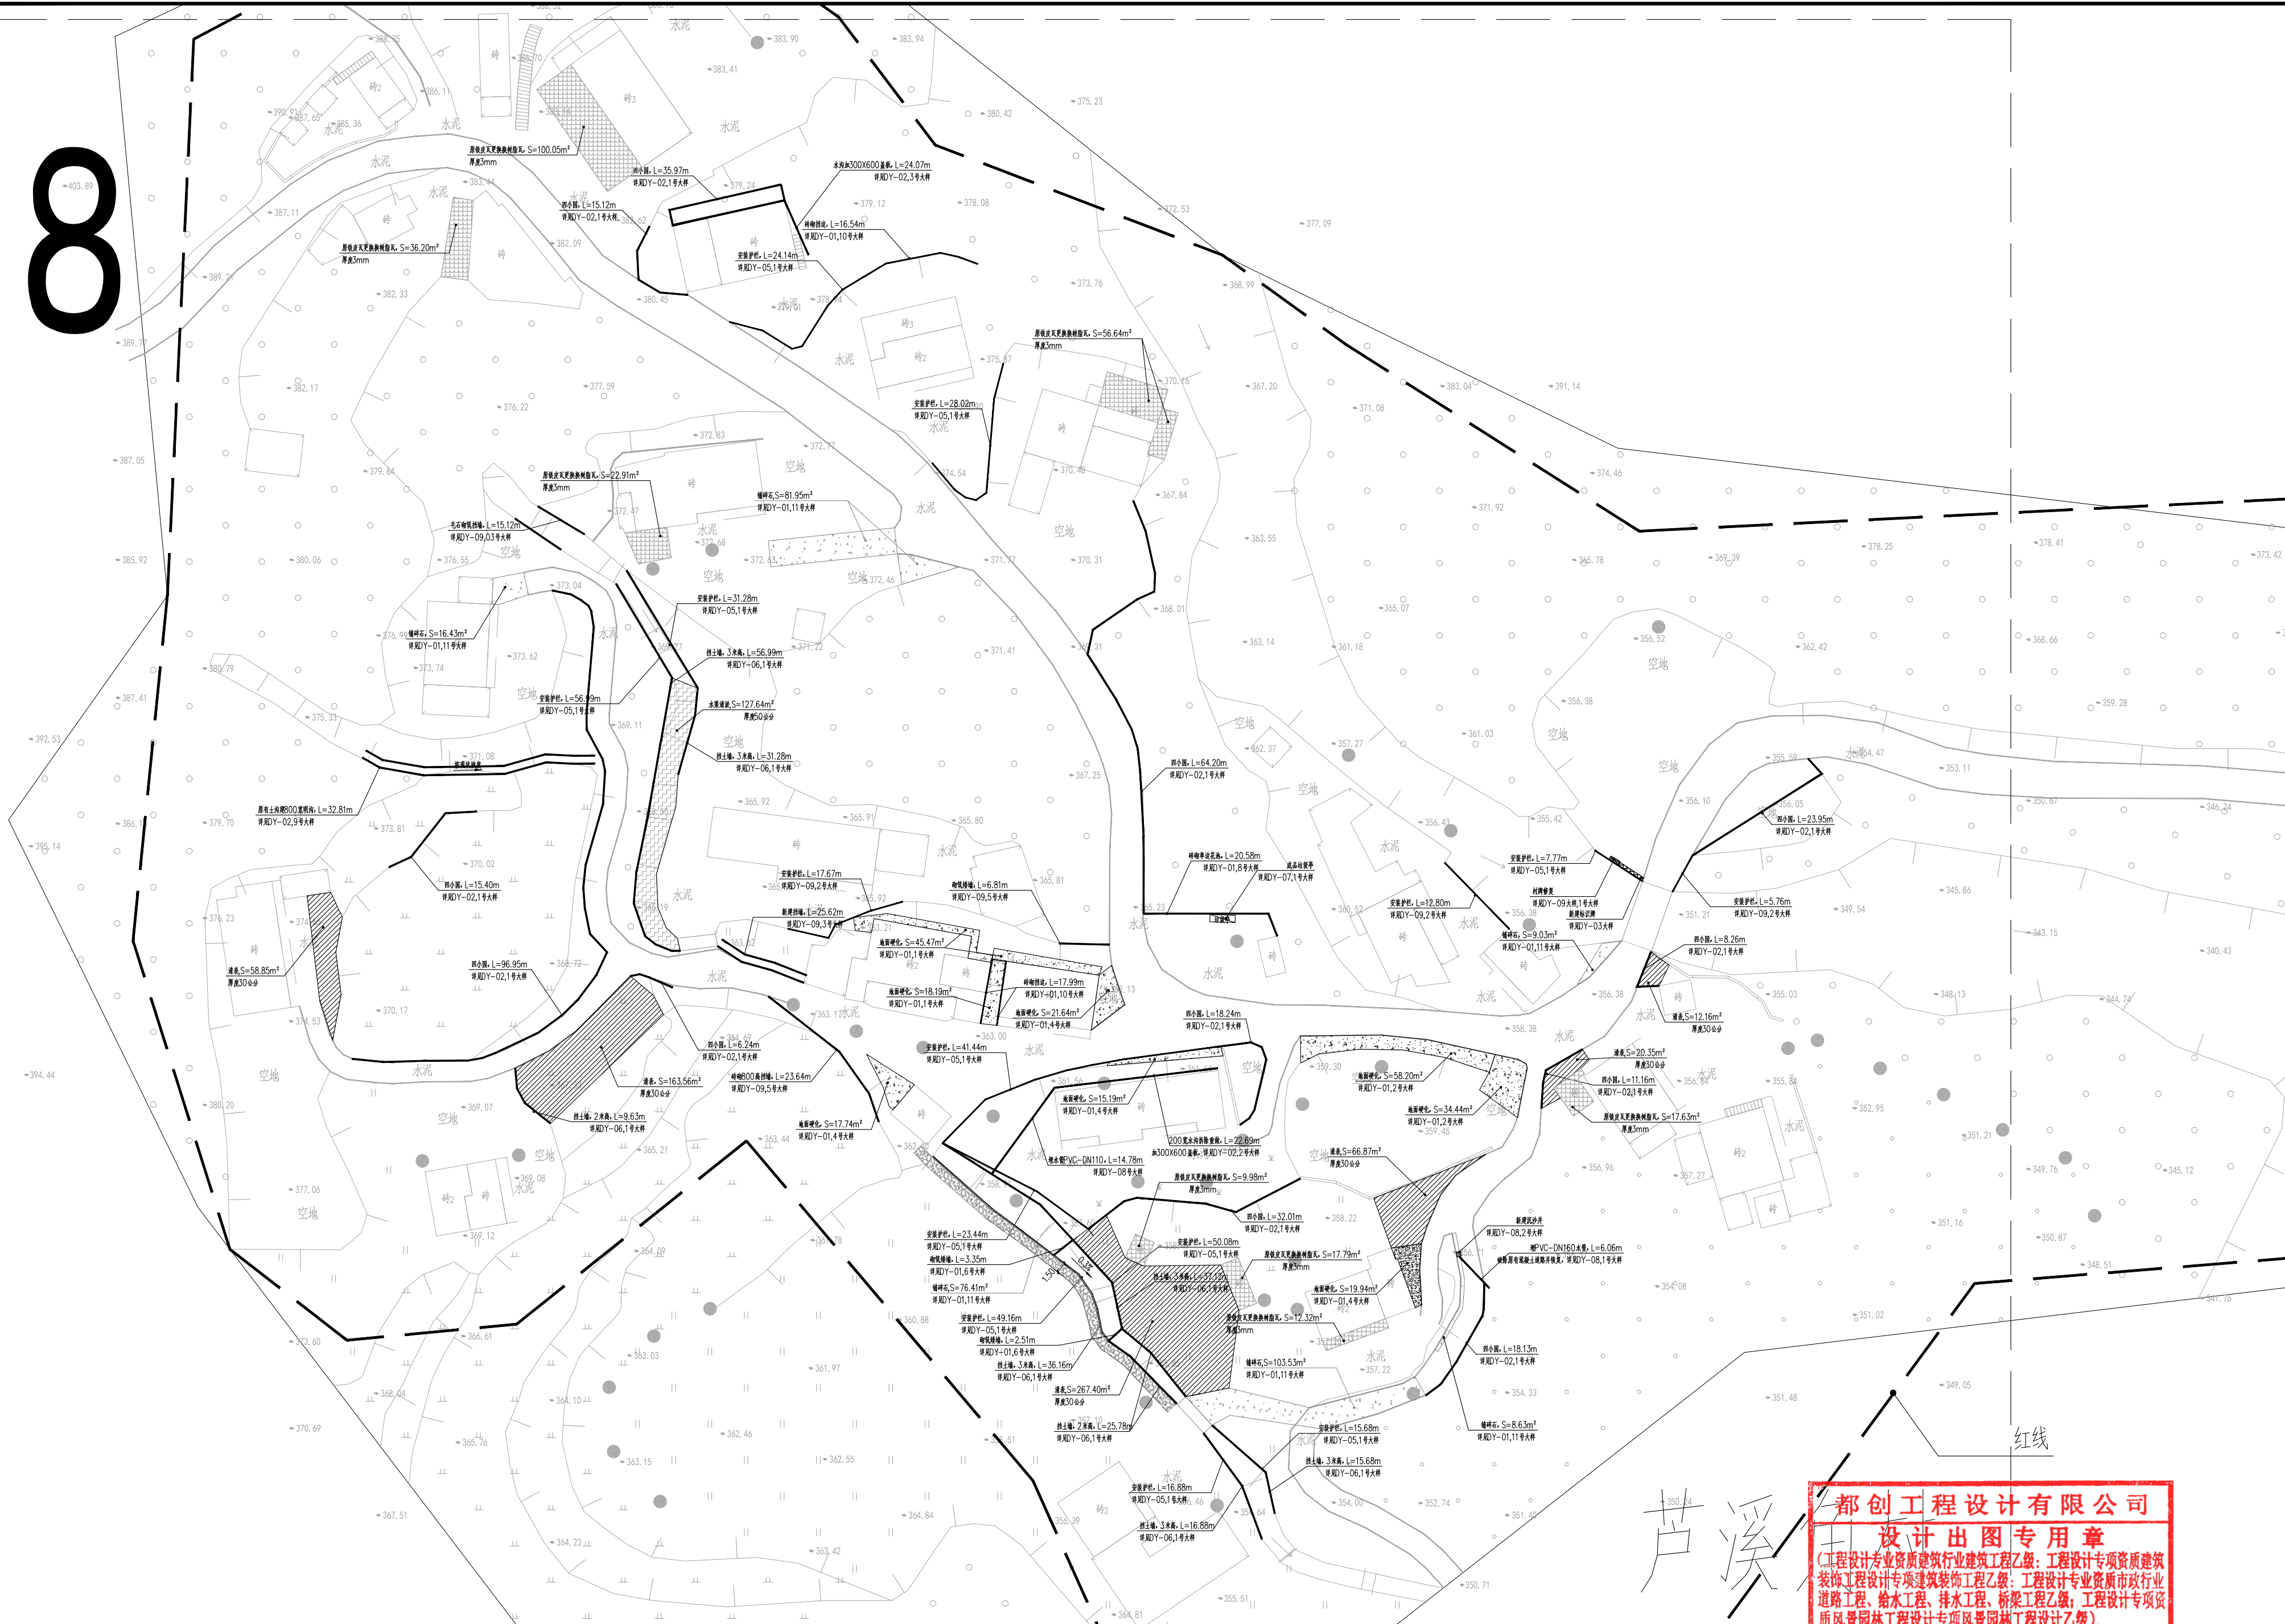

都创工程设计有限公司
设计专用章
(工程设计专业资质建筑行业建筑工程乙级; 工程设计专项资质建筑装饰工程专项建筑装饰工程乙级; 工程设计专业资质市政行业道路工程、给水工程、排水工程、桥梁工程乙级; 工程设计专项资质风景园林工程设计专项风景园林工程乙级)

都创工程设计有限公司 Duchuang Engineering Design Co., Ltd.				工程名称 陕西省住房和城乡建设厅监制	图号 YS-08	比例 1:1	日期 2026.05
审定	罗国荣	专业负责人	蒙星弟	设计	图名	平面图八	
审核	赵诗丹	校核	蒙星弟	设计			
项目负责人	周涛	设计	陈秋红				