

成品玻璃钢化粪池YJBH-1-1
具体详图集14SS706

预埋PVC-DN110排水管
长度1米,DY-08,1号大样

埋PVC-DN50给水管
接入市政给水点,长度为100米

成品水龙头
安装高度0.8米

成品陶瓷洗脸盆
安装高度0.85米

成品蹲厕

成品配电箱
安装高度1.6米,明装

成品弱电箱
安装高度1.6米,明装

WDZ-BJY-3*6-JDG25 WE FC
引至原有总电箱,接入长度为100米

WDZ-BJY-3*4-JDG20 WE

六类屏蔽双绞线

网络接口

大一匹空调

普通二三插座*2
安装高度一米

WDZ-BJY-3*2.5-JDG20 WE

LED吊灯
功率30W

C1512




M0821


单联开关

4000

2000

200

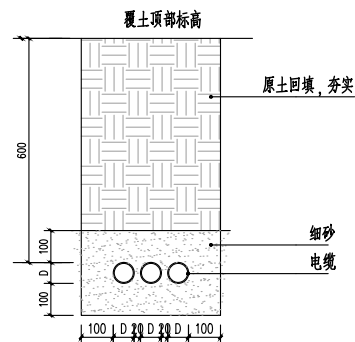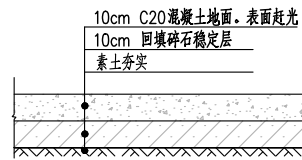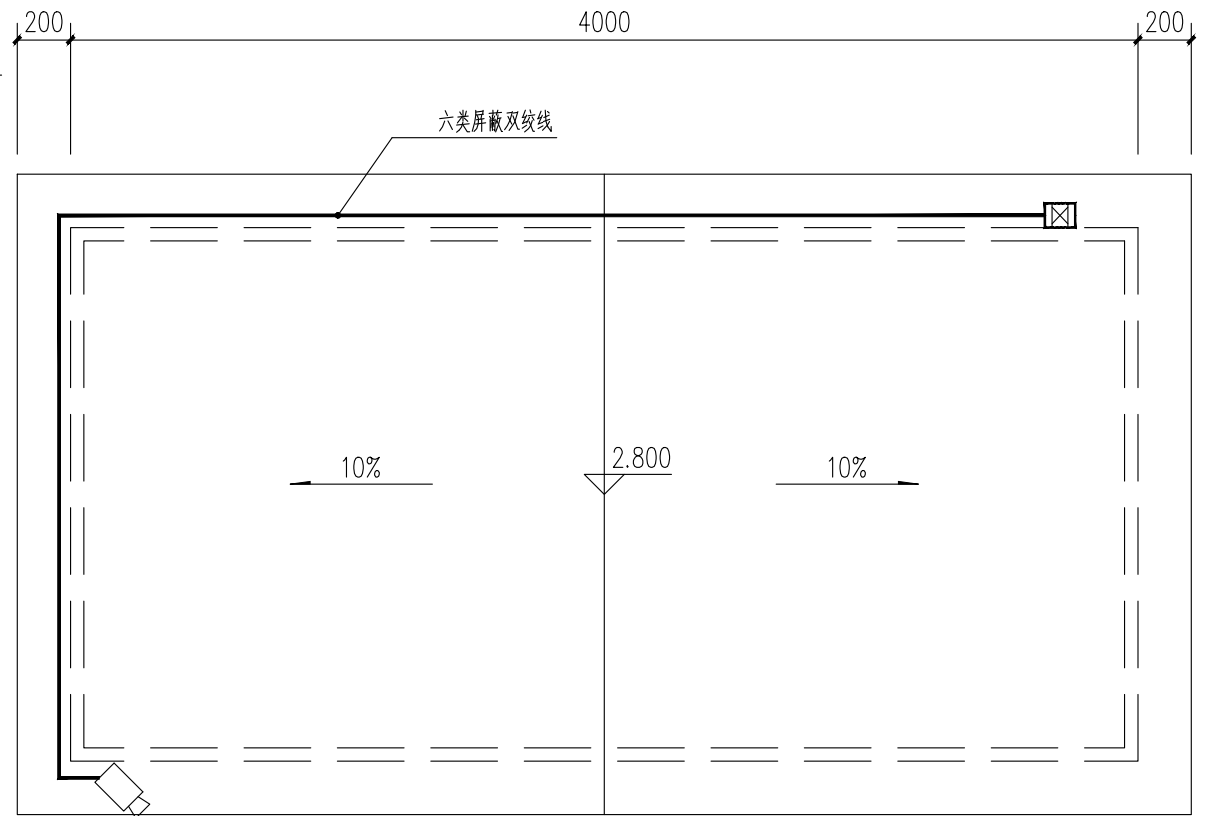

<div></div> <div>都创工程设计有限公司</div> <div>Duchuang Engineering Design Co., Ltd.</div>				建设单位		韶关市曲江区和桥镇人民政府		设计号		DK-202604-SJ010	
				工程名称		韶关市曲江区和桥镇人民政府设计		设计阶段		施工图	
				分项名称				专业		景观	
审 定				罗国荣		专业负责人		蒙星弟		图号	
审 核				赵诗丹		校 核		蒙星弟		比例	
项目负责人				周 海		设 计		陈秋红		日期	
				图名:		大样图十一					
								版 本		2026.05	