 


滨 江 路 室外智能化平面图 1:500

韶关鸿硕科技发展有限公司

监查业竹

项目负责人 PROJECT DIRECTOR	梁晖晖 
审定人 APPROVER	王金华 
专业负责人 DISCIPLINE HEAD	王会英 
审核人 VERIFIER	伍青安 
校对人 PROOFREADER	王湘五 
设计人 DESIGNER	王湘五 

注册执业章:SEAL OF CERTIFIED DESIGNER

中元天纬集团有限公司

設計號:A252031465 Class A of Design Certificate



设计单位:
DESIGN COMPANY



中元天纬集团有限公司

设计证书乙级编号:A252031465
No.A252031465 Class B of Design Certificate

建设单位:CLIENT

韶关鸿硕科技发展有限公司

项目名称:PROJECT NAME

粤港澳大湾区数据应用产业园

J栋公寓装修品质提升项目

图名:DRAWING TITLE

室外安防摄像机安装大样图

DS-07

项目负责人 PROJECT DIRECTOR	梁晖晖	梁晖晖
审定人 APPROVER	王金平	王金平
专业负责人 DISCIPLINE HEAD	王金平	王金平
审核人 VERIFIER	伍青安	伍青安
校对人 PROFREADER	王湘五	王湘五
设计人 DESIGNER	王湘五	王湘五

注册执业章:SEAL OF CERTIFIED DESIGNER

出图章:SEAL OF DRAWING ISSUE

设计阶段 DESIGN STAGE	电施	出图日期 DATE	2025.04
比例 SCALE	1:100	版别 EDITION	第A版
图号 DRAWING NO.	Z-RS-02	工程编号 PROJECT NO.	

1. 本院书面批准,不得随意将任何部分翻印,切勿以比例尺量此图,一切依图内数字所示为准,施工单位必须核对各专业图纸之准确性,如发现有任何矛盾处,应及时通知本公司,修改或修改后,方可施工。
2. 本图纸需经审查机构审核通过后方可用于施工。

通水
给排水
暖通
结构与电气
建筑与环境
说明:


- 材料:304不锈钢管1.5mm $\varnothing 89$;
- 表面:酸洗磷化,静电喷涂;
- 器材型号,品牌甲方提供
- 本图监控样式仅供参考,最终由建设单位确定选用。监控基础以监控厂家最终确认为准。

避雷针(L=500)

300

M48


$\varnothing 35$

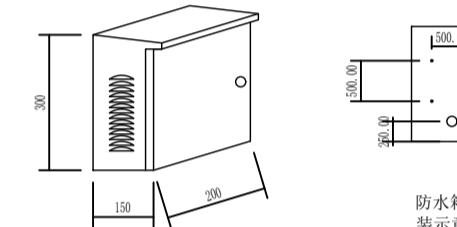

304# 不锈钢箱


3000

$\varnothing 89$

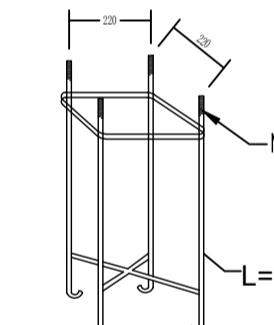

检修门

立杆基础平面图

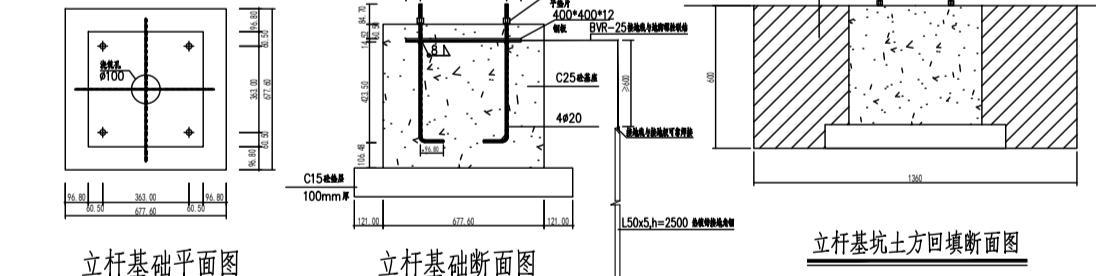

立杆基础断面图

立杆基础断面图

室外安防摄像机安装大样图


- 材料:304不锈钢管1.5mm $\varnothing 89$;
- 表面:酸洗磷化,静电喷涂;
- 器材型号,品牌甲方提供
- 本图监控样式仅供参考,最终由建设单位确定选用。监控基础以监控厂家最终确认为准。

避雷针(L=500)

300

M48


$\varnothing 35$

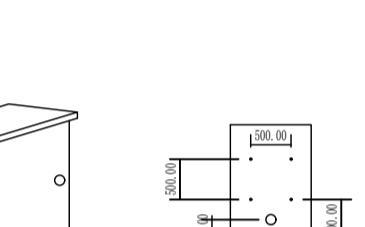

304# 不锈钢箱


3000

$\varnothing 89$

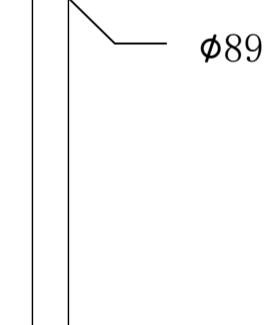

检修门

立杆基础平面图

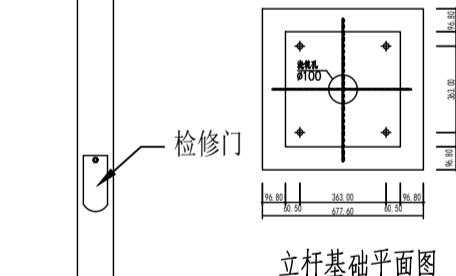

立杆基础断面图

立杆基础断面图

室外安防摄像机安装大样图