



广东省施工图数字化审查专用

出图
设计单位：华设设计集团股份有限公司
2025年12月26日确认图纸

审图
机构名称：广东省华汇审图咨询有限公司
机构类别：一类 认定书编号：19103
业务范围：一类 房屋建筑（含超限高层）工程；一类 市政基础设施（给水、排水、道路、桥梁、隧道、公共交通、风景园林）工程
有效期至：2028年07月05日
2025年12月29日完成审查

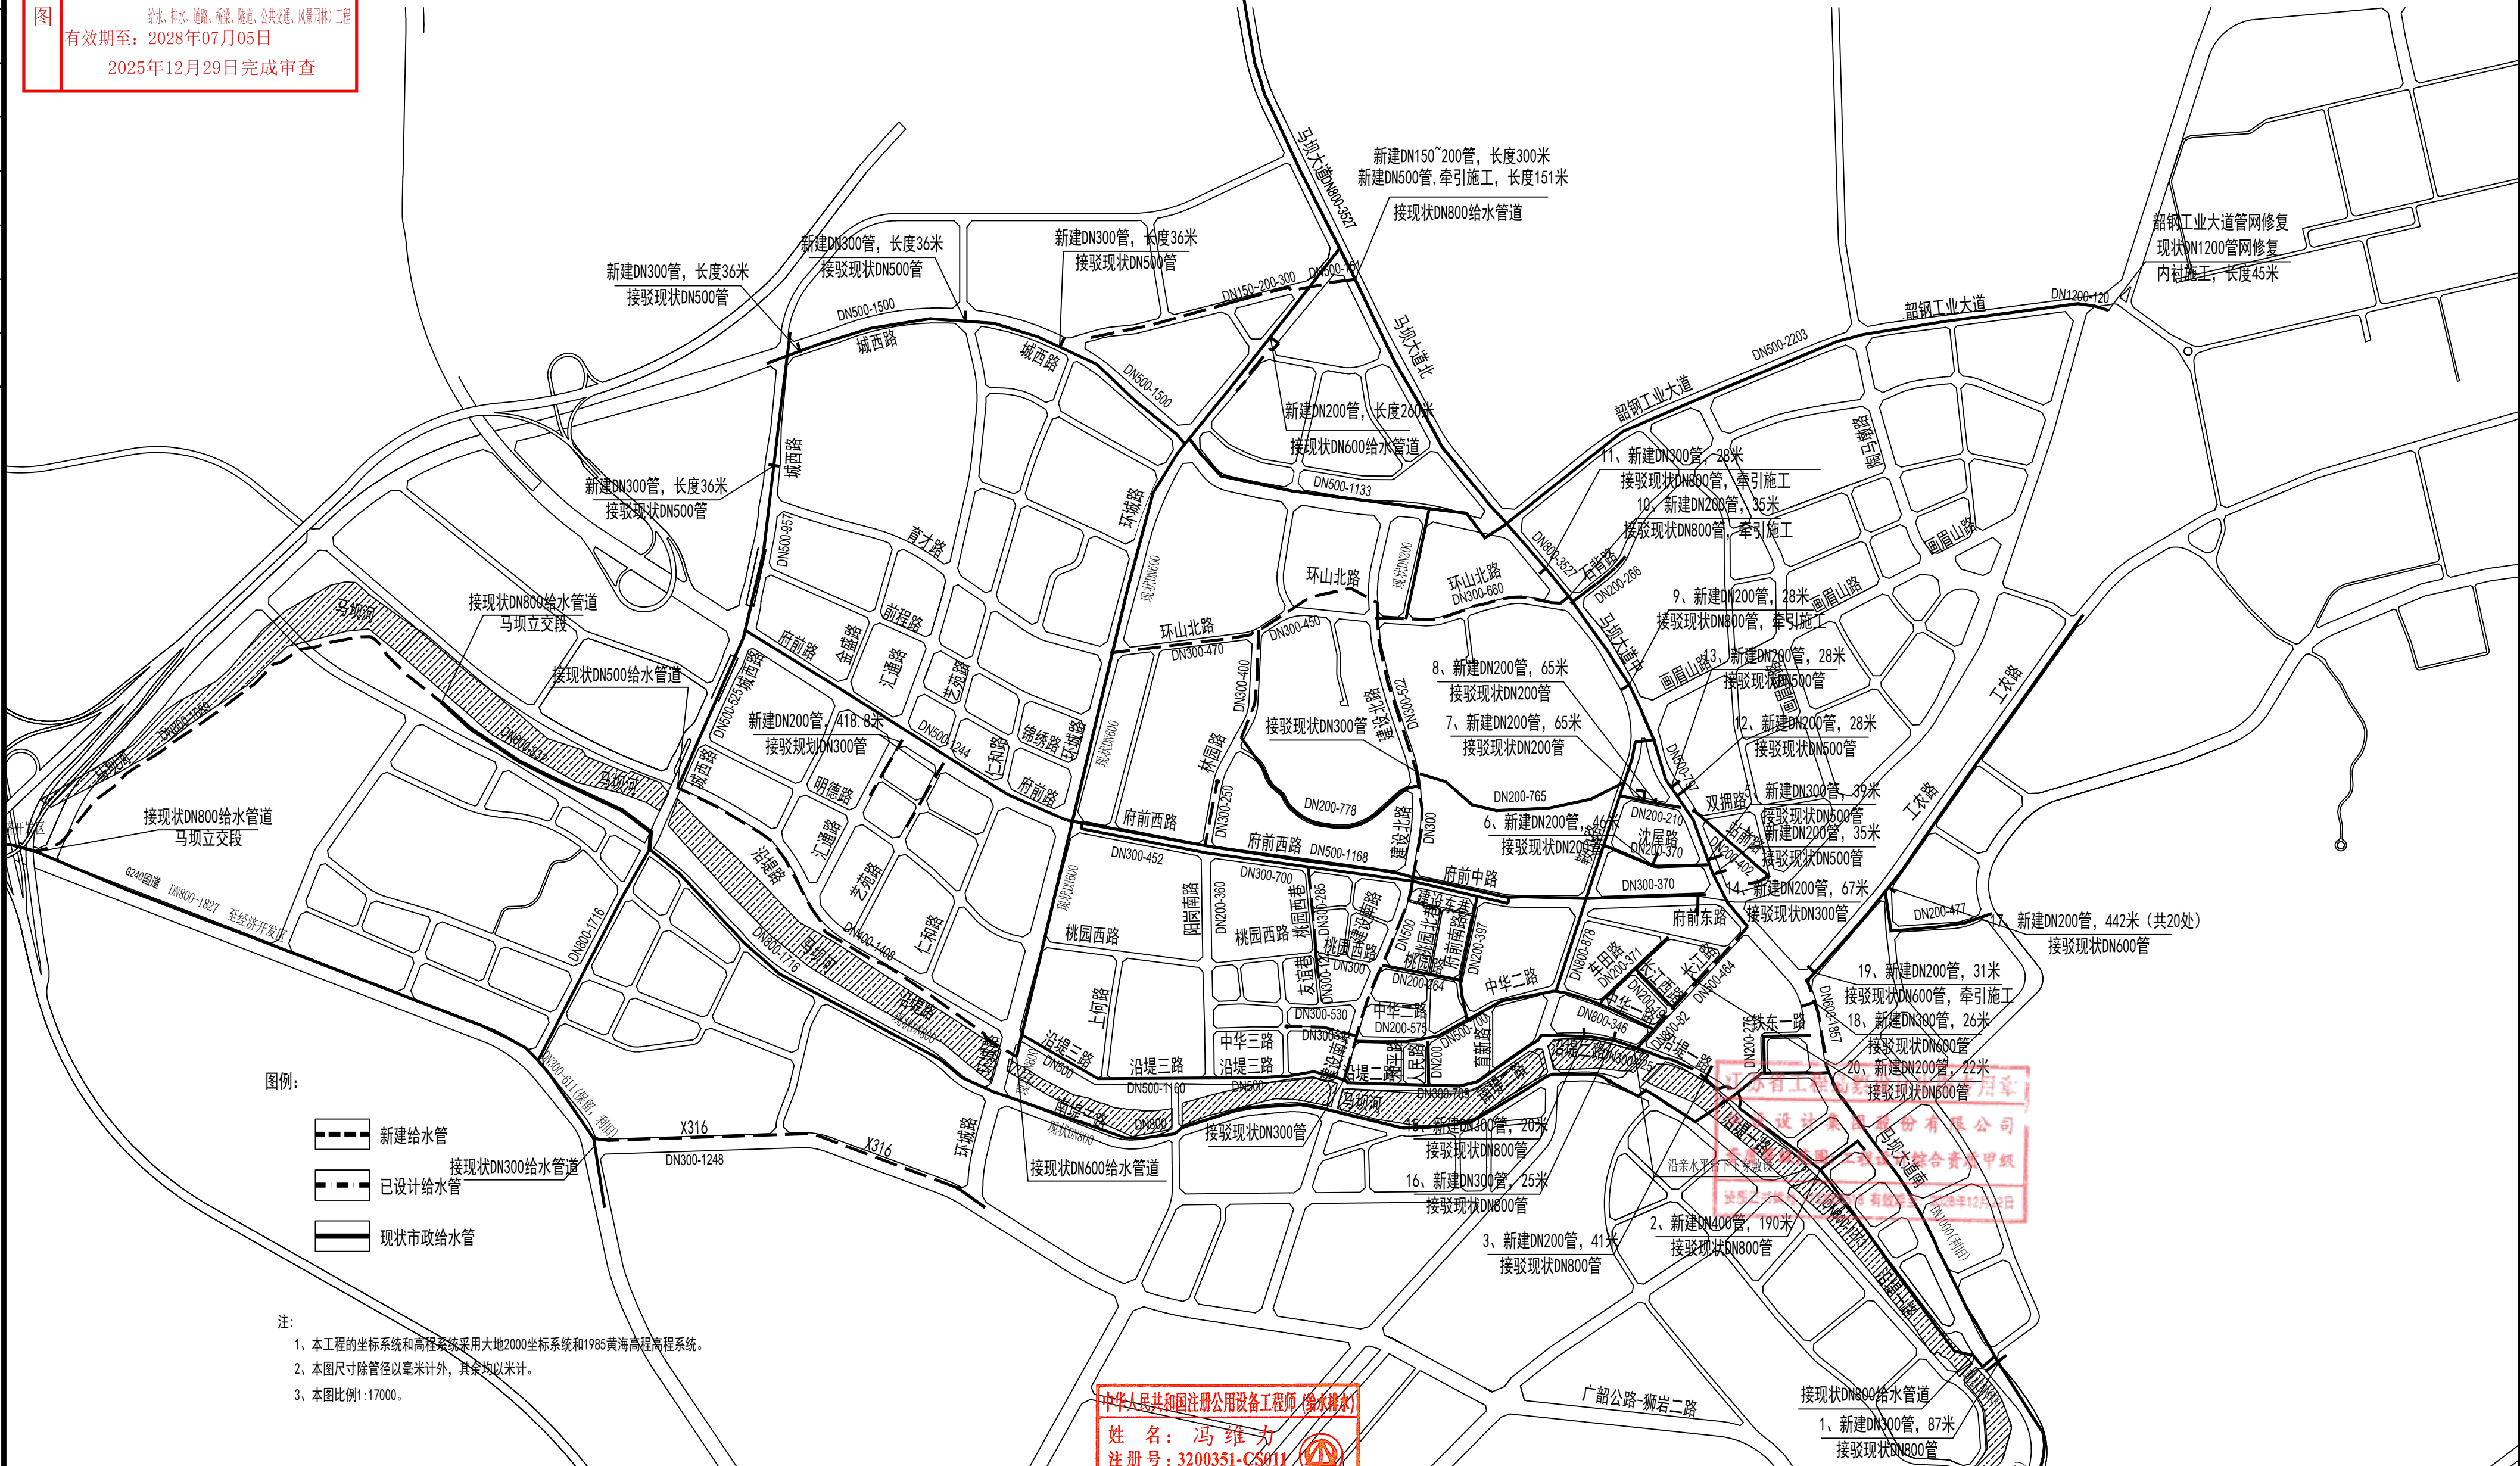

图例：

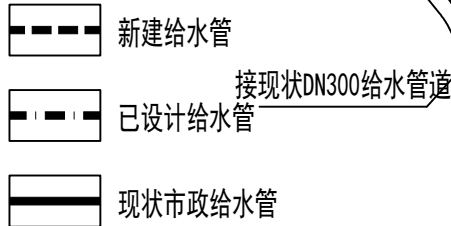

注：

- 1、本工程的坐标系统和高程系统采用大地2000坐标系统和1985黄海高程系统。
- 2、本图尺寸除管径以毫米计外，其余均以米计。
- 3、本图比例1:17000。

中华人民共和国注册公用设备工程师（给水排水）
姓名：冯维力
注册号：3200351-CS011
有效期：至2026年12月

批准	设计	李昊	项目负责人	冯维力
审定	绘图	李昊	专业负责人	时磊
审核	时磊			
复核	黄达			
管网改造局平面图				

 华设设计集团股份有限公司 China Design Group Co., Ltd.	项目名称	管网工程	项目编号	20220501
	建设单位	韶关市曲江水务投资有限公司	分项目编号	01
	项目名称	曲江城区供水管网改造与新城片区二期工程	版本	A
	比例	1:15000	设计阶段	施工图设计
日期		2025.12	图号	JS-04