



建筑		强电	
结构		弱电	
给排水		暖通	
		节能	

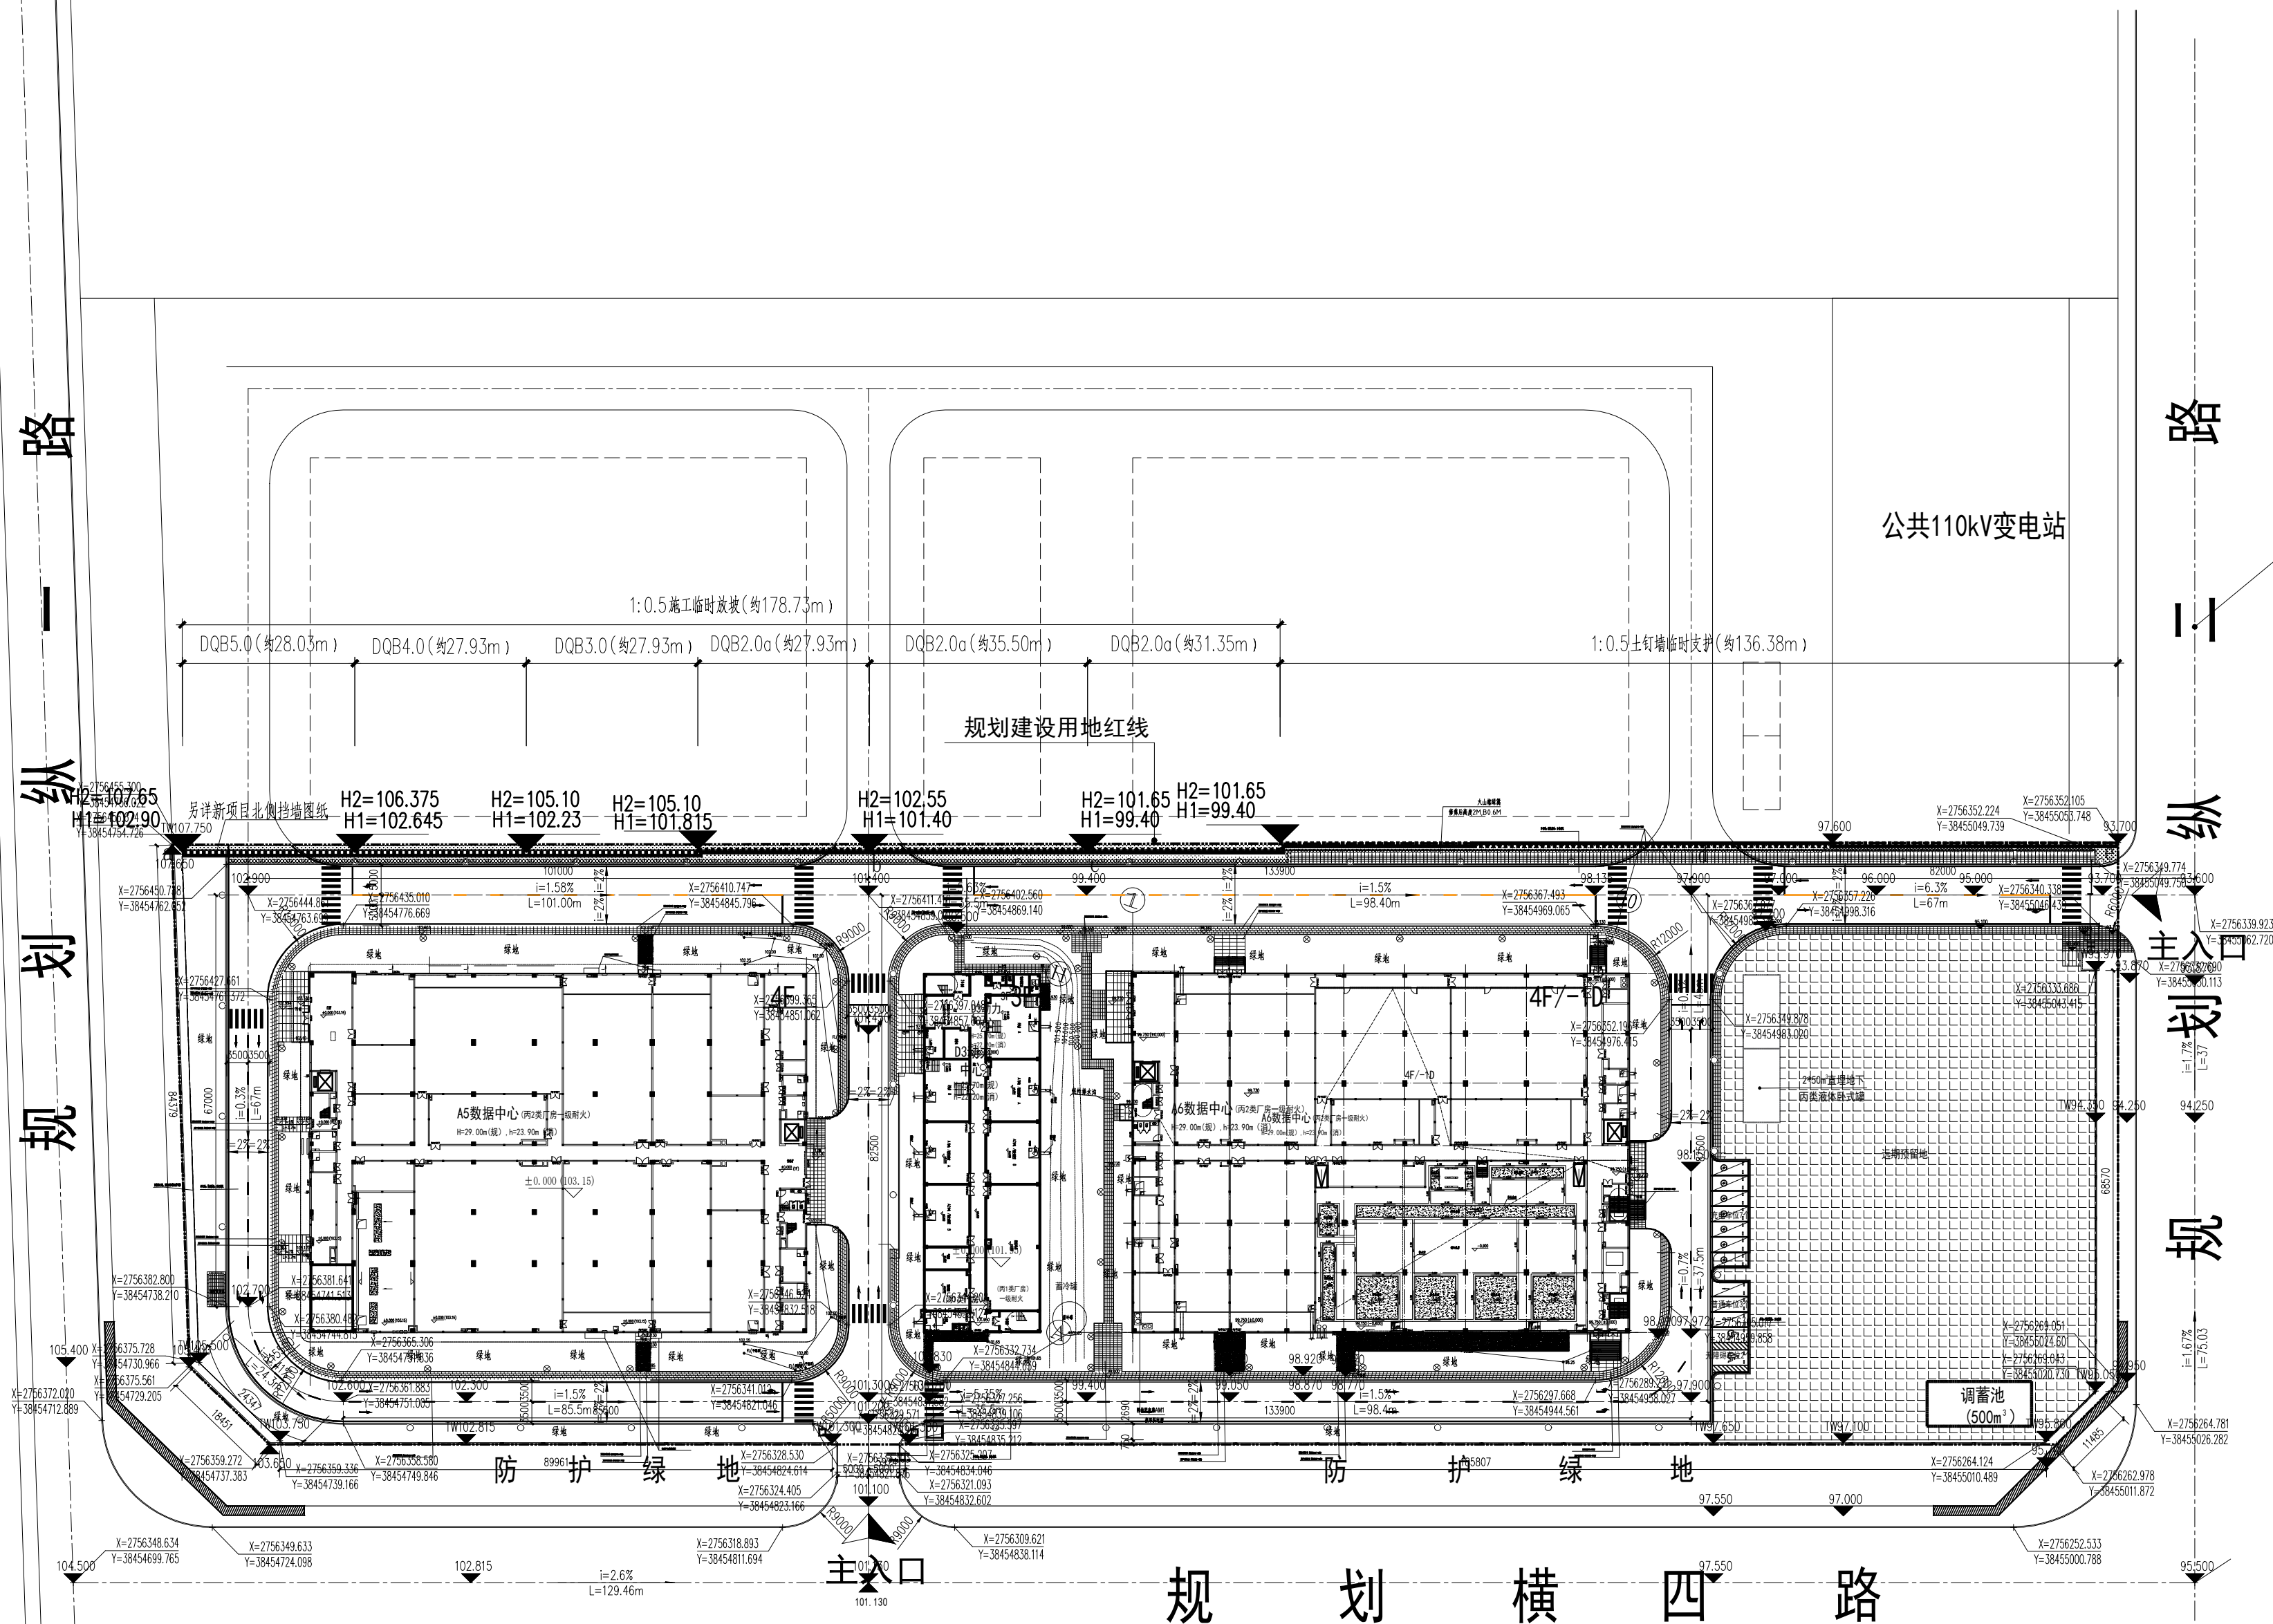

序号	名称	规格参数	光色	IP 等级	备注	使用位置
○	筒灯	60W LED	4000K	IP65	H=6M	生活馆前庭
⊗	射灯	10W LED	3000K	IP65	H=0.3M	前庭大柱顶面
	射灯	20W LED				前庭大柱顶面

	本期规划建筑物
	地下构筑物
	沥青路面
	道路转弯半径
	硬质铺地
	地面层数/地下层数
	用地红线
	绿化
	建筑出入口
	普通停车位
	充电桩停车位
	绝对标高
	道路纵坡
	园区出入口
	消防车道
	远期建设用地界线

合作单位 PARTICIPATOR					
审 核 Approval		校 对 Check		设 计 Design	
				制 图 Drawn	
修 改 记 录 AMENDMENT RECORD					
9					
8					
7					
6					
5					
4					
3					
2					
1					
序 号 Rev.		修改日期 Date		修改内容 Description	
图 例   LEGEND					
<div></div>					
设计单位   DESIGN INSTITUTE					
<div><div></div><div><div>广东省电信规划设计院有限公司</div><div>GUANGDONG PLANNING AND DESIGNING</div><div>INSTITUTE OF TELECOMMUNICATIONS CO.,LTD</div></div></div>					
证 书   建筑工程设计证书号:甲级A244011758					
单位出图专用章   Stamp of Design Firm(s)					
<div></div>					
注册工程师执业专用章   Stamp of Registered Engineer (s)					
<div></div>					
审 定: APPROVED BY		周 韵		周韵	
项目负责人: PROJECT DIRECTOR		周 韵		周韵	
专业负责人: ENGINEER IN CHARGE		王楚伊		王楚伊	
审 核: REVIEWED BY		唐怀举		唐怀举	
校 对: CHECKED BY		姚碧云		姚碧云	
设 计: DESIGNED BY		陈碧云		陈碧云	
		王楚伊		王楚伊	
		王 勃		王 勃	
制 图: DRAWN BY					
工程编号 PROJECT NO.					
建 设 单 位 CLIENT		中国电信股份有限公司 广东分公司			
工 程 名 称 PROJECT		中国电信粤港澳大湾区一体化数据中心项目 (A5数据中心、A6数据中心、D3算力中心)			
图 纸 内 容 详 情 TITLE		标高总平面图			
设计编号 DESIGN NO.		6213137-02-0025		专 业 DISCIPLINE	景 观
日 期 DATE		2024. 09		设计阶段 STAGE	竣工图
出图比例 SCALE		1 : 800		图 号 DRAWING NO.	Z-3