
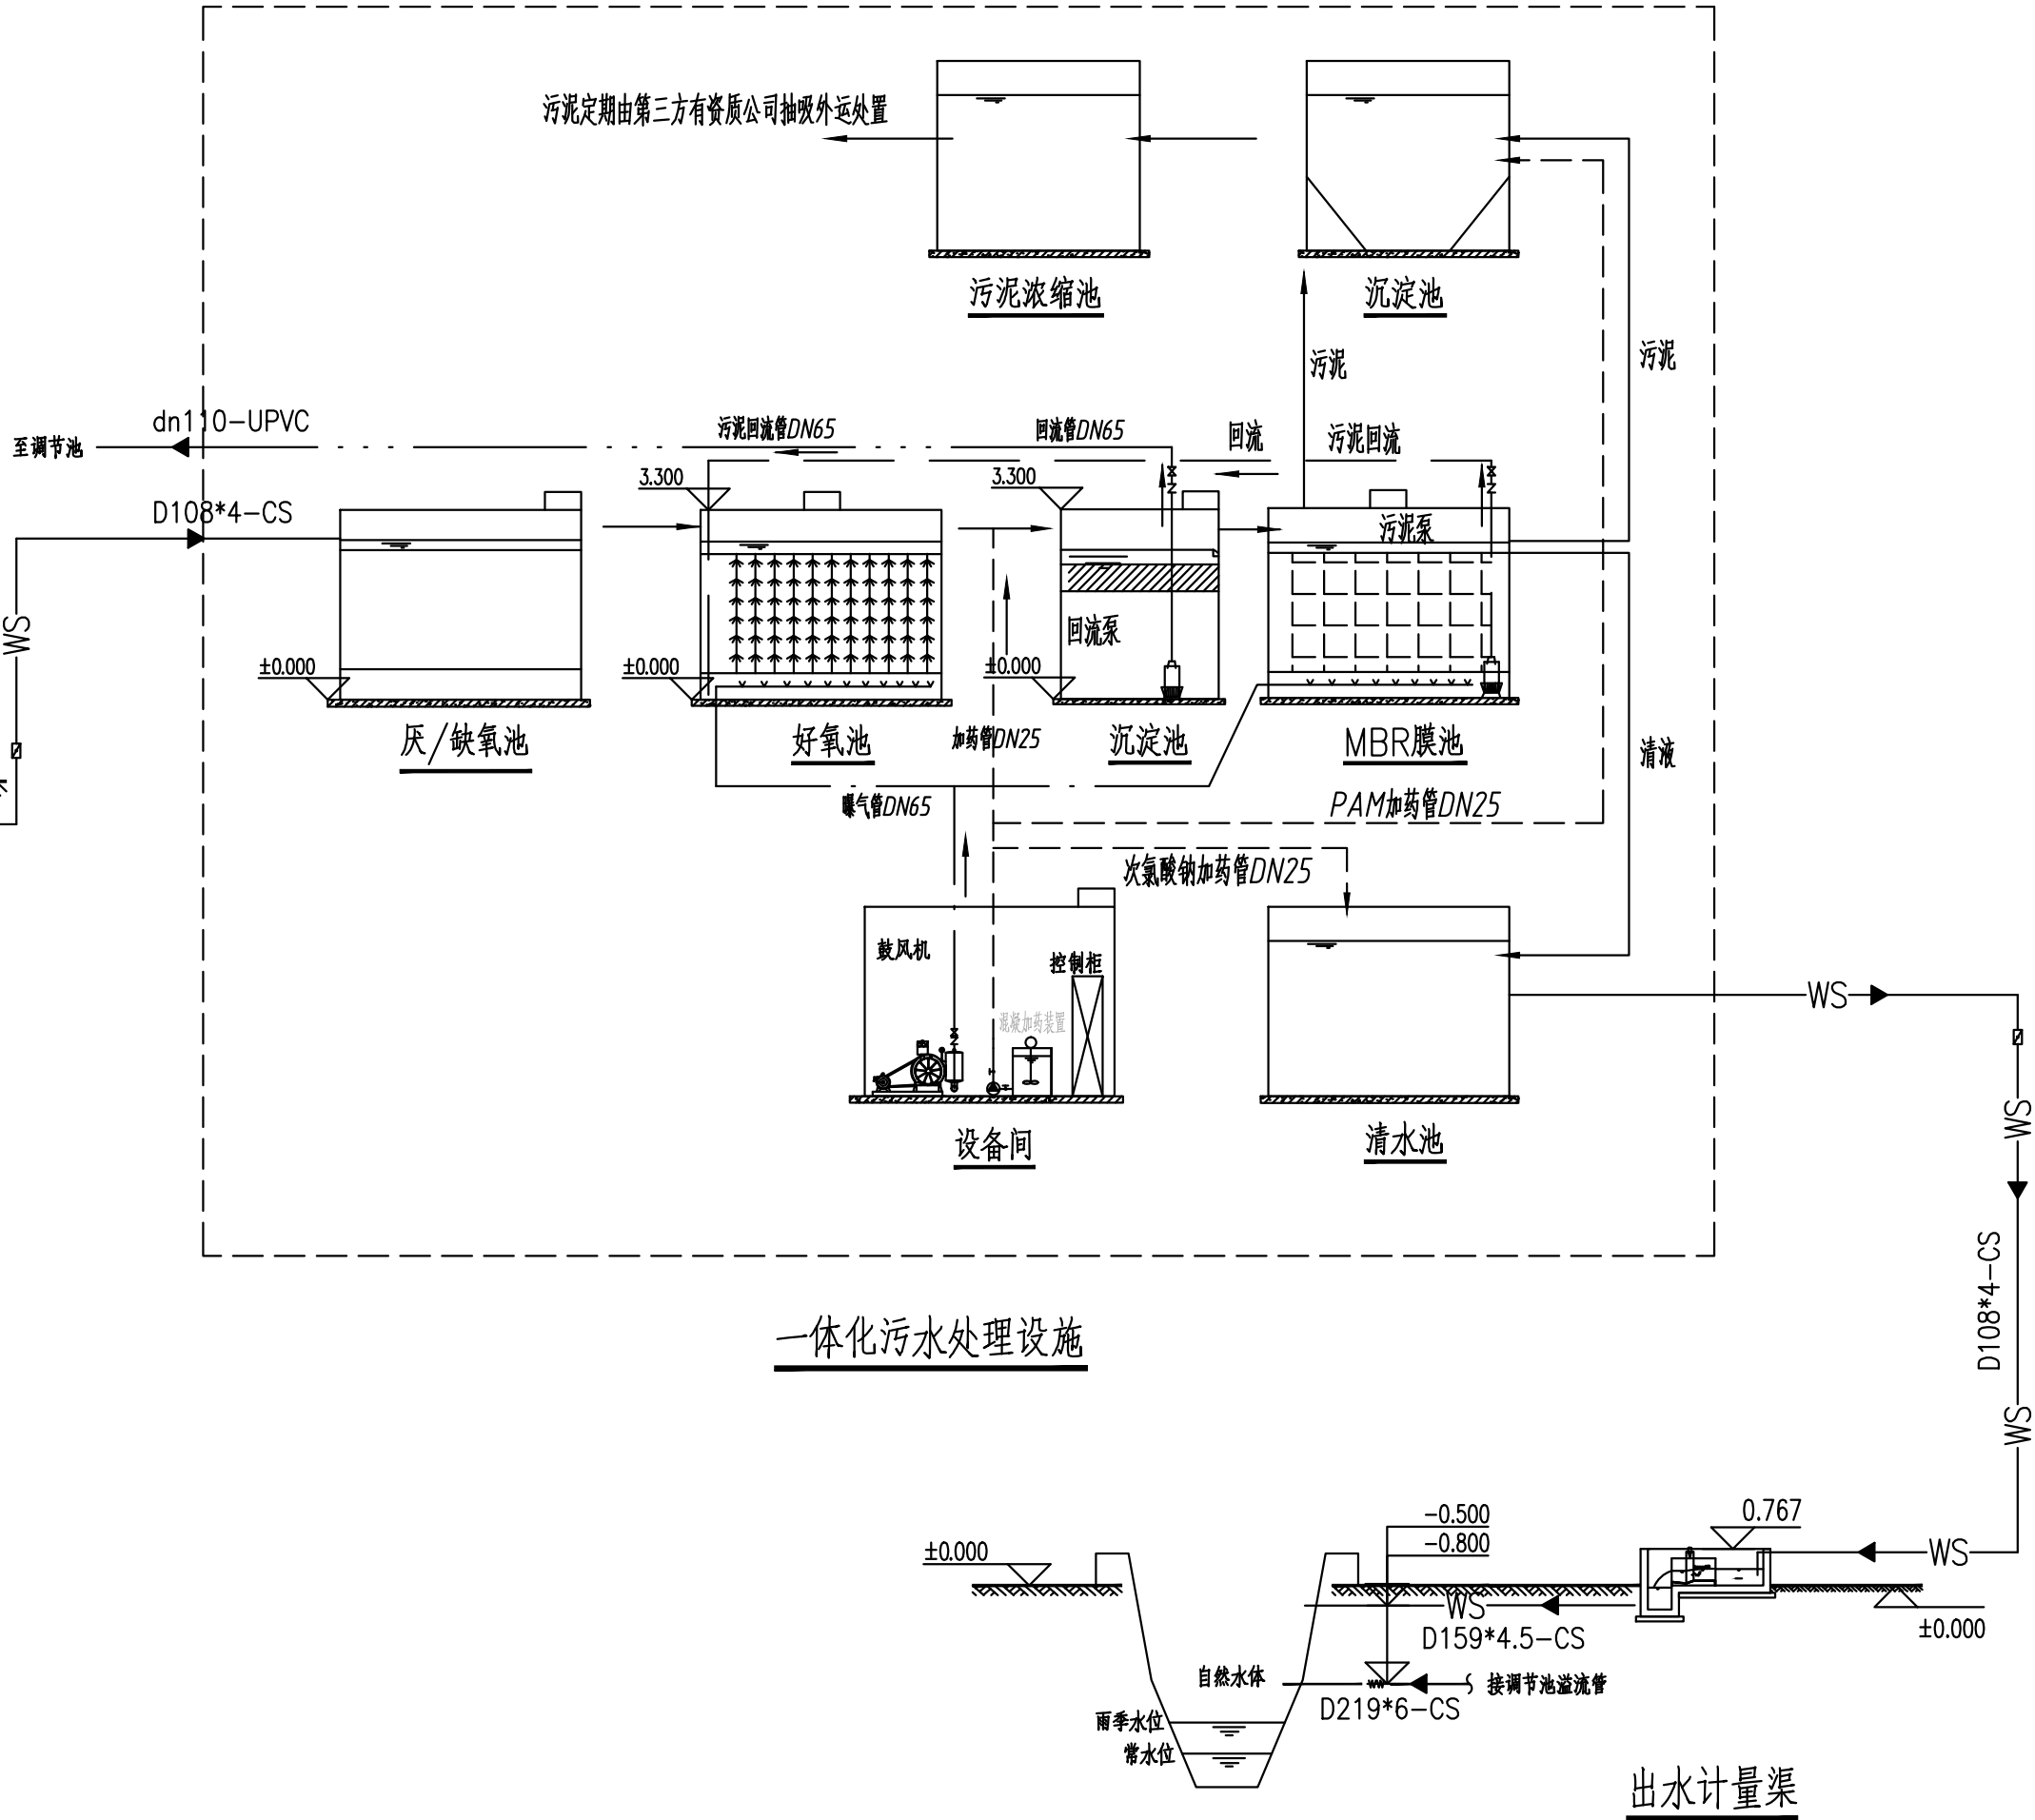


姓名	
姓名	
专业	景观暖通
姓名	
姓名	
专业	电气控制
专业	道电仪
姓名	
姓名	
专业	建筑构造
姓名	
姓名	
专业	给排水环境
会签	

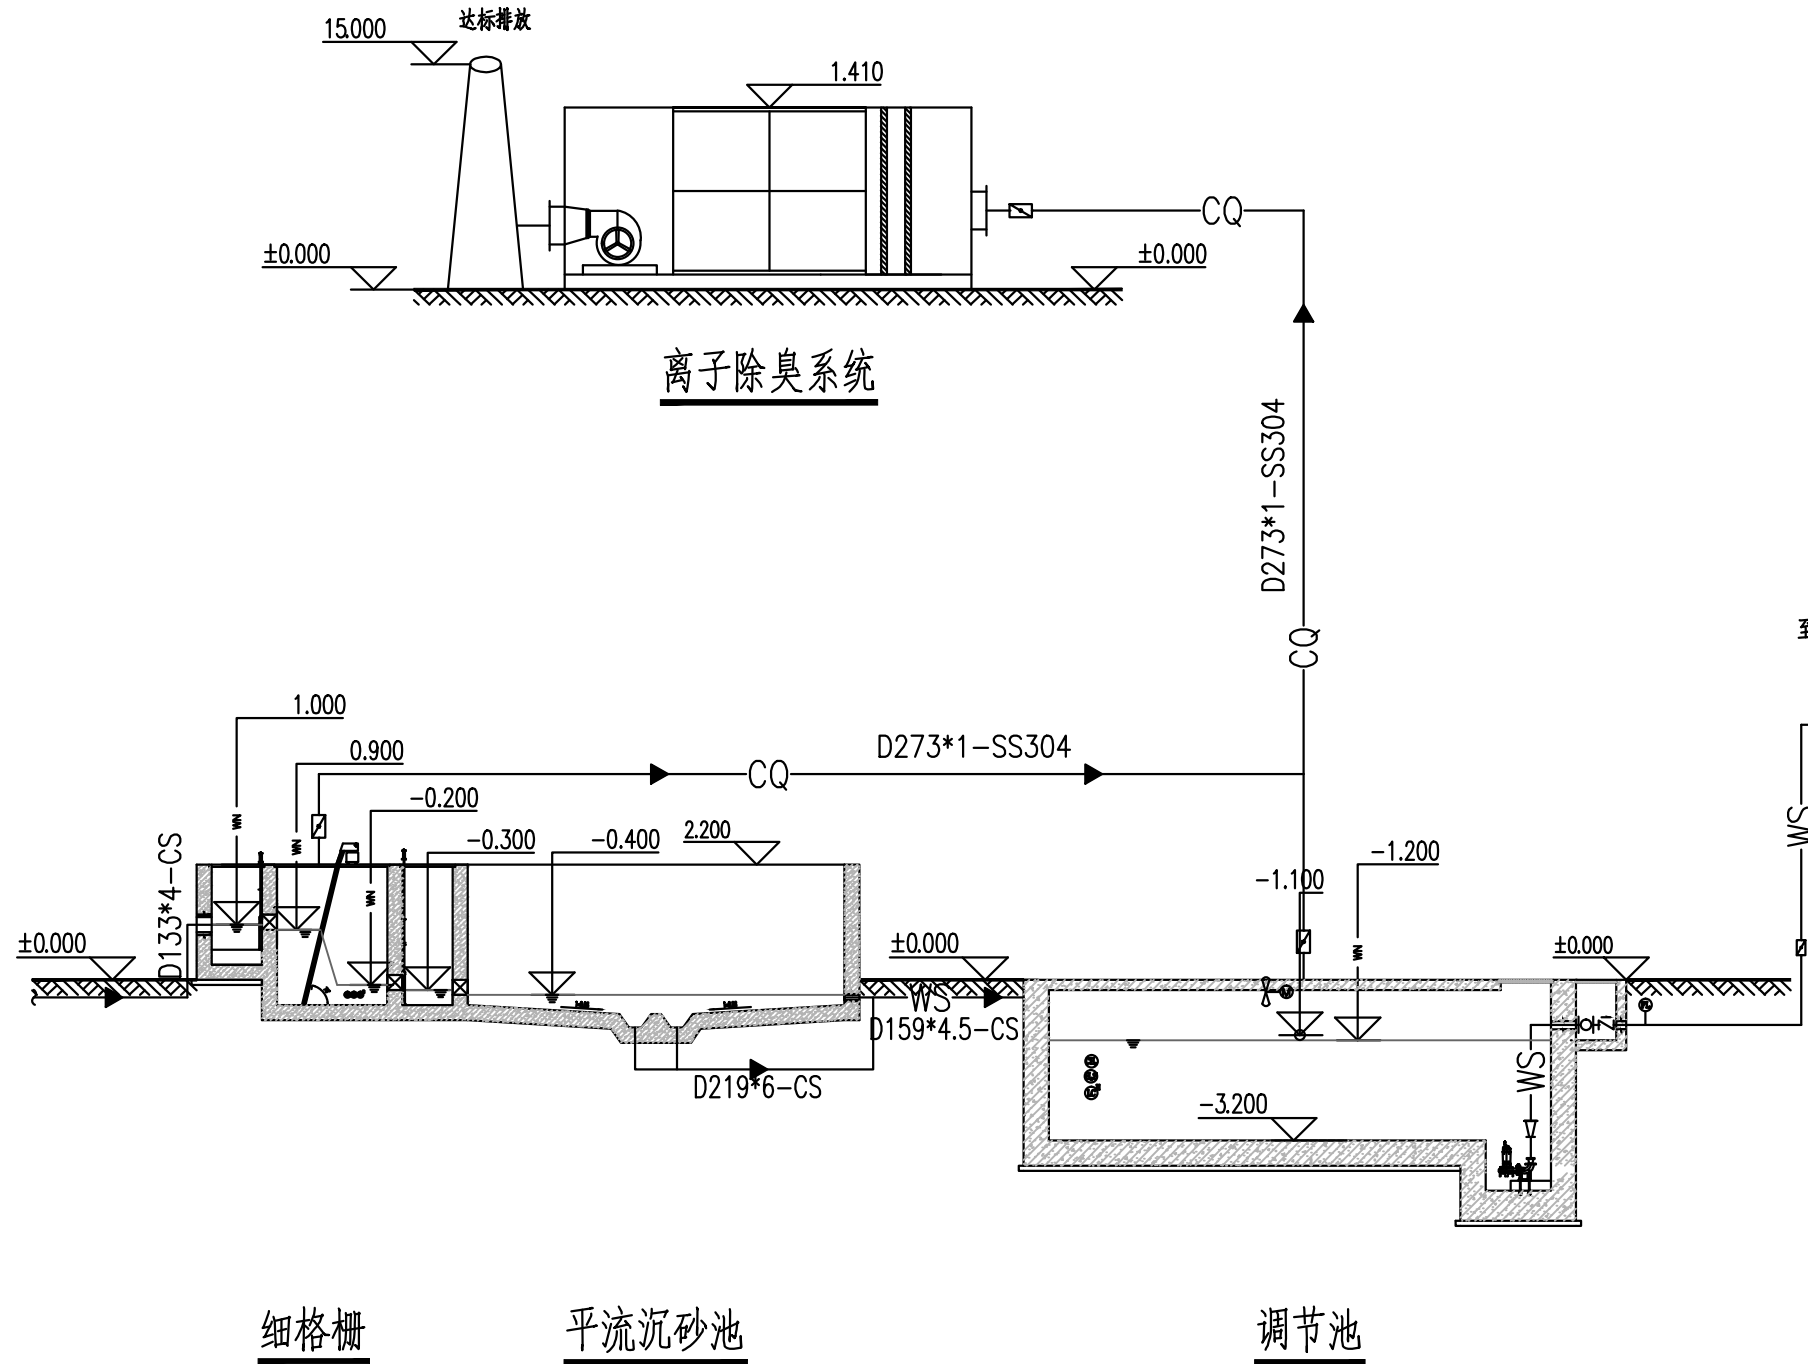

图例:

——WS——	工艺管
——JY——	加药管
——CQ——	除臭管
——YLS——	溢流管

阀门泵体及自控仪表图例

序号	代号	名称	序号	代号	名称
1	■	计量泵	9	Ⓢ	分体式电磁流量计
2	▢	蝶阀	10	Ⓢ	甲烷监测仪
3	∇	止回阀	11	Ⓢ	硫化氢监测仪
4	⊗	球阀	12	Ⓢ	液位差计
5	▽	同心大小头	13	Ⓢ	液位计(浮球)
6	□	可挠曲柔性接头			
7	⊗	搅拌机			
8	Y	排水			

工艺流程高程图

说明:
1. 图中尺寸单位为毫米, 标高单位为米;
2. 室外地面标高±0.00, 相当于绝对高程385.000米, 高程系为2000大地高程系。

广东省建筑设计研究院集团股份有限公司 Guangdong Architectural Design and Research Institute Group Co., Ltd. 工程设计资质甲级证书号: A244013736、A144013739 工程勘察综合资质甲级证书号: B144013739								项目名称 国家重点生态功能区武江流域(乳源段)水环境综合整治工程-大桥镇污水处理厂提标改造建设项目		建设单位 乳源瑶族自治县大桥镇人民政府							
								子项名称		图名 工艺流程高程图							
审定人	原效凯		主持人			项目负责人	李晓春		设计人	温明扬		设计号	25X0020	专业	工艺	图别	艺施
审核人	毕芳		校对	齐超元		专业负责人	温明扬		制图人	温明扬		设计阶段	施工图设计	日期	2025.06	图号	GY-0-05