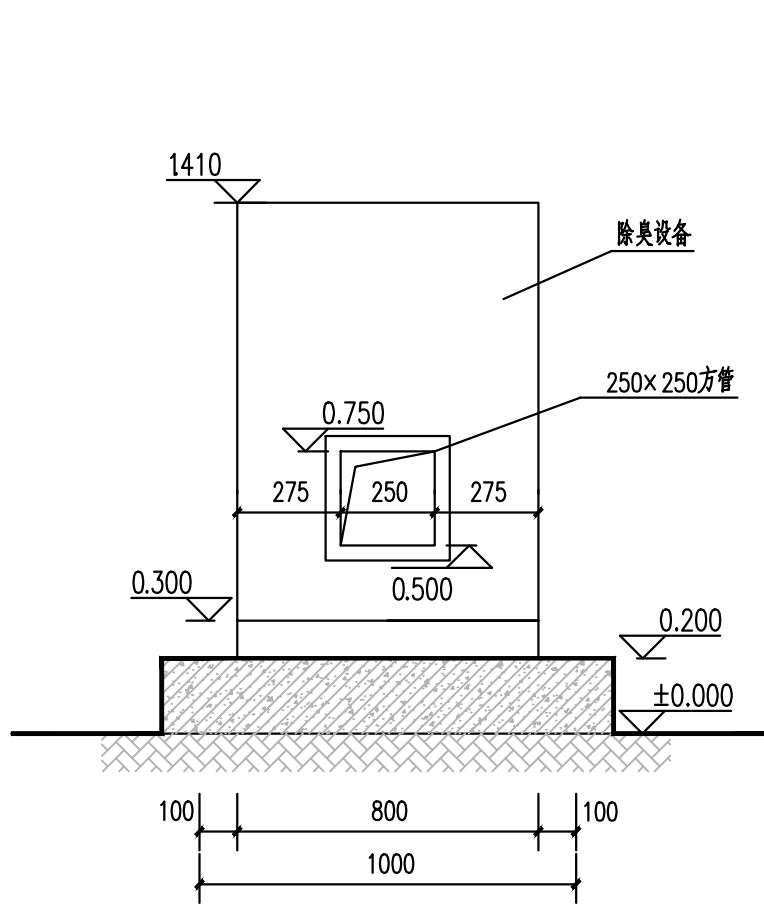
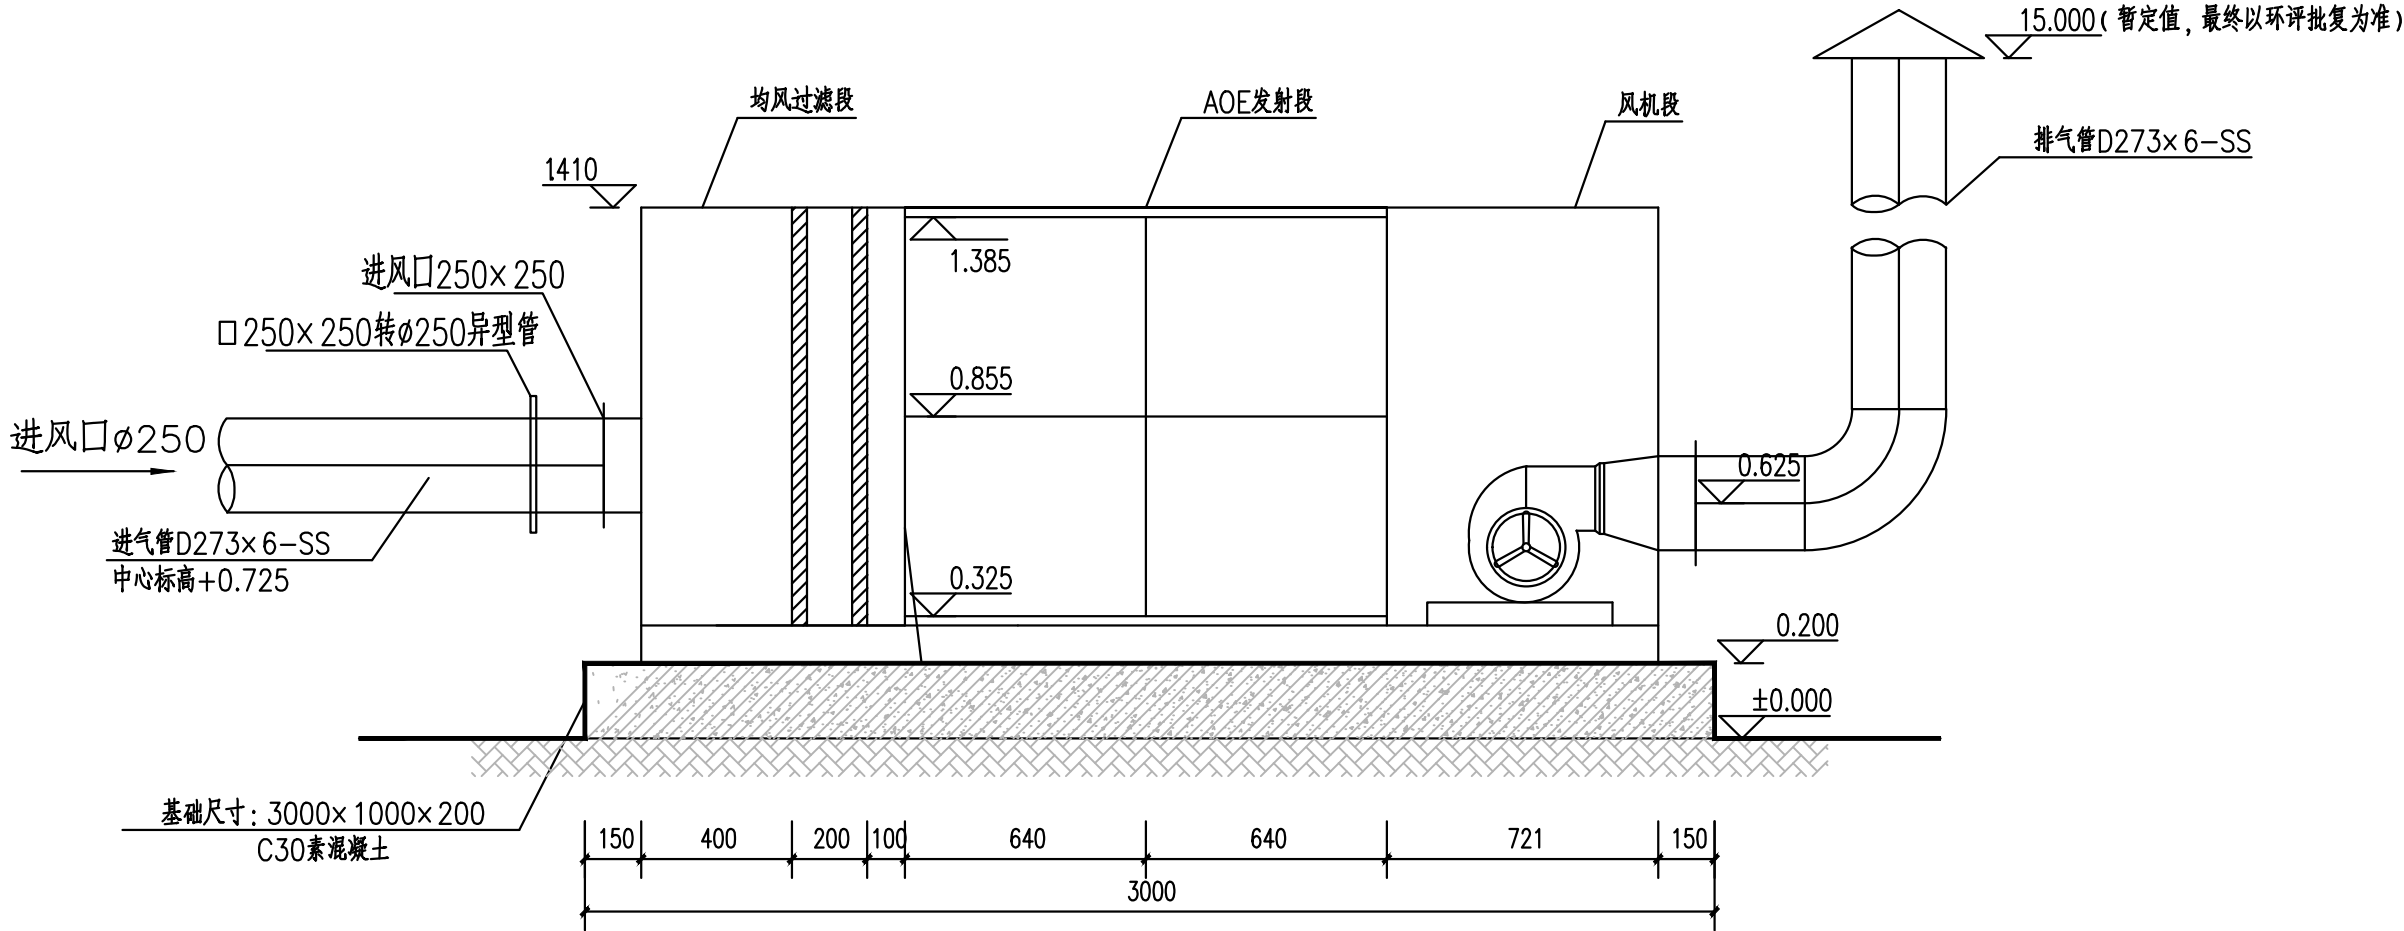



姓名		专业	暖通	姓名		专业	电气	姓名		专业	给排水
姓名		专业	暖通	姓名		专业	电气	姓名		专业	给排水
除臭设备立面布置图 1:20



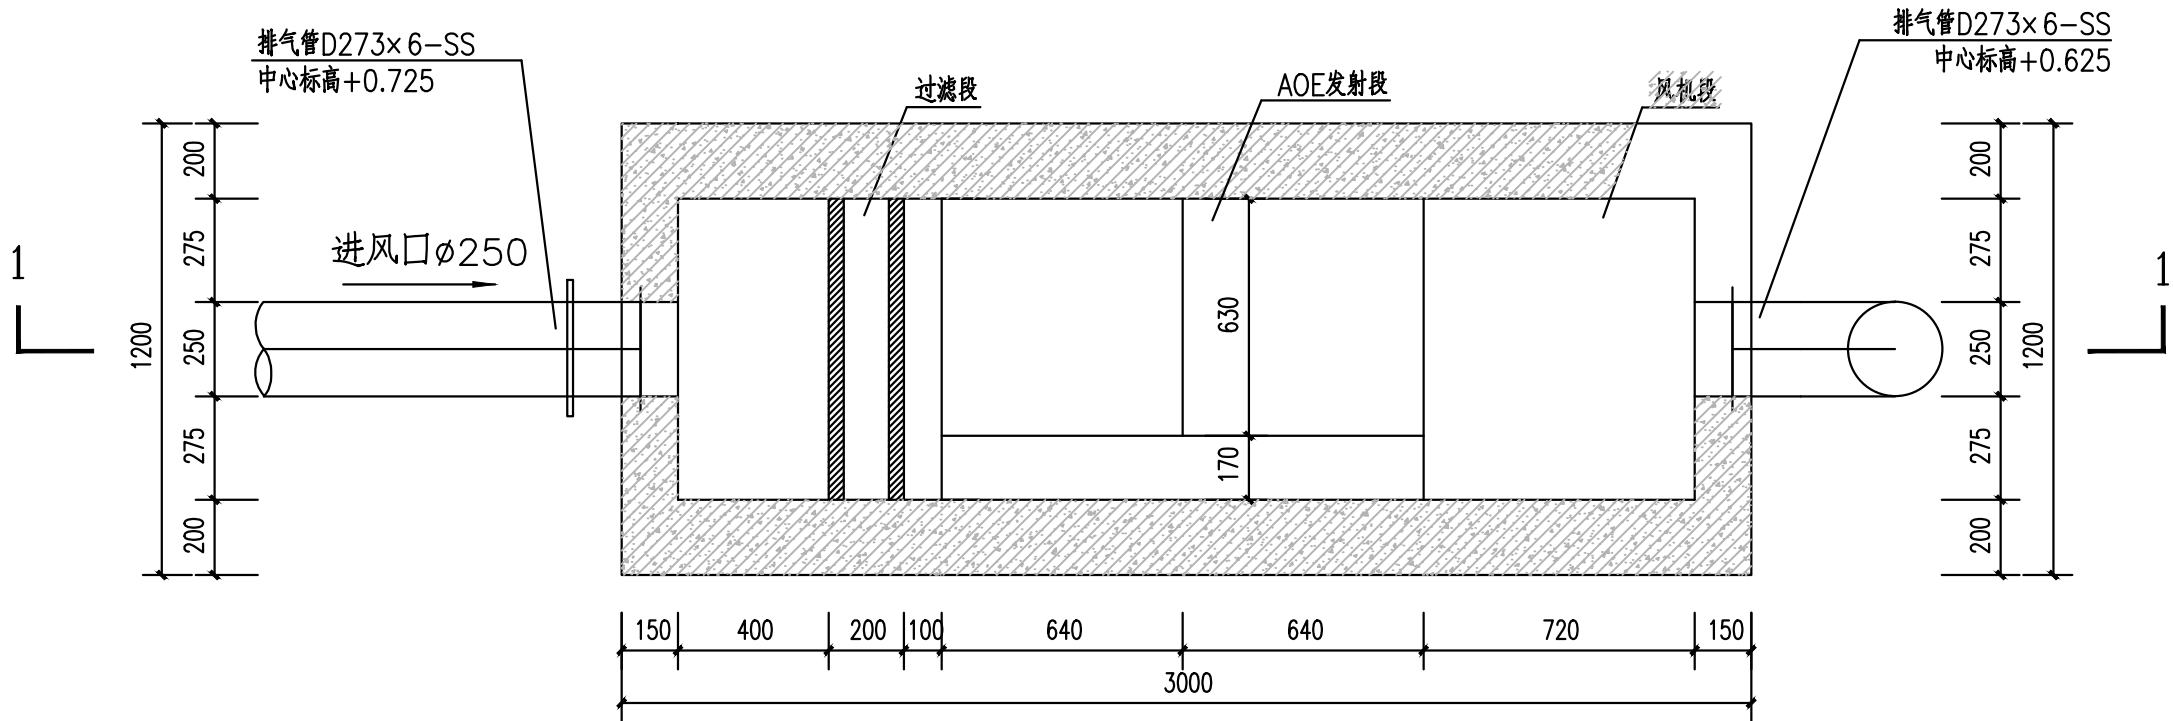1-1剖面图 1:20



除臭设备平面布置图 1:20

除臭设备表

设备编号	名称	规格	材质	数量	单位	装机功率(kW)		重量(t)	
						单台功率	总功率	单台重量	总重量
4S01	除臭装置	活性氧离子除臭装置, Q=2000m³/h	组合	1	套	1.9	1.9	0.6	0.6

除臭设备主要工程量一览表

序号	名称	规格	材质	数量	单位	备注
1	90°弯头	DN250	SS304	1	个	
2	不锈钢管	D273×6	SS304	6	米	
3	排气帽	D273×6	SS304	1	个	
4	帆布软接	D273×6	帆布	2	个	
5	插板阀	D273×6	组合	1	个	

说明:

- 图中的标高为相对标高, 单位以米计, 其中±0.000为385.000。
- 图中设备尺寸以毫米计。
- 设备外型尺寸为2700*800*1210mm。
- 除臭标准采用国家《恶臭污染物排放标准》(GB14554-93)厂界标准值中的二级排放标准。
- 排气管设计高度暂定为15.00米, 具体高度以环评批复或当地环保部门意见为准。



广东省建筑设计研究院集团股份有限公司

Guangdong Architectural Design and Research Institute Group Co., Ltd.

工程设计资质甲级证书号: A244013736、A144013739

工程勘察综合资质甲级证书号: B144013739

审定人	原效凯	主持人		项目负责人	李晓春
审核人	毕芳	校对	齐超元	专业负责人	温明扬

项目名称	国家重点生态功能区武江流域(乳源段)水环境综合整治工程-大桥镇污水处理厂提标改造建设项目			建设单位	乳源瑶族自治县大桥镇人民政府		
子项名称				图名	除臭设备图		
设计人	温明扬	设计号	25X0020	专业	工艺	图别	艺施
制图人	温明扬	设计阶段	施工图设计	日期	2025.06	图号	GY-5-01