


姓名	
姓名	
专业	景观
姓名	
专业	电气
姓名	
专业	暖通
姓名	
专业	给排水
姓名	
专业	环境
姓名	
专业	结构
姓名	
专业	岩土
姓名	
专业	勘察
姓名	
专业	测量
姓名	
专业	测绘
姓名	
专业	地质
姓名	
专业	工程
姓名	
专业	规划
姓名	
专业	建筑
姓名	
专业	设计
姓名	
专业	施工
姓名	
专业	材料
姓名	
专业	装饰
姓名	
专业	园林
姓名	
专业	市政
姓名	
专业	交通
姓名	
专业	水利
姓名	
专业	能源
姓名	
专业	环保
姓名	
专业	安全
姓名	
专业	消防
姓名	
专业	人防
姓名	
专业	防雷
姓名	
专业	节能
姓名	
专业	智能
姓名	
专业	信息
姓名	
专业	通信
姓名	
专业	网络
姓名	
专业	软件
姓名	
专业	硬件
姓名	
专业	系统
姓名	
专业	集成
姓名	
专业	应用
姓名	
专业	开发
姓名	
专业	测试
姓名	
专业	部署
姓名	
专业	运维
姓名	
专业	培训
姓名	
专业	文档
姓名	
专业	其他
姓名	

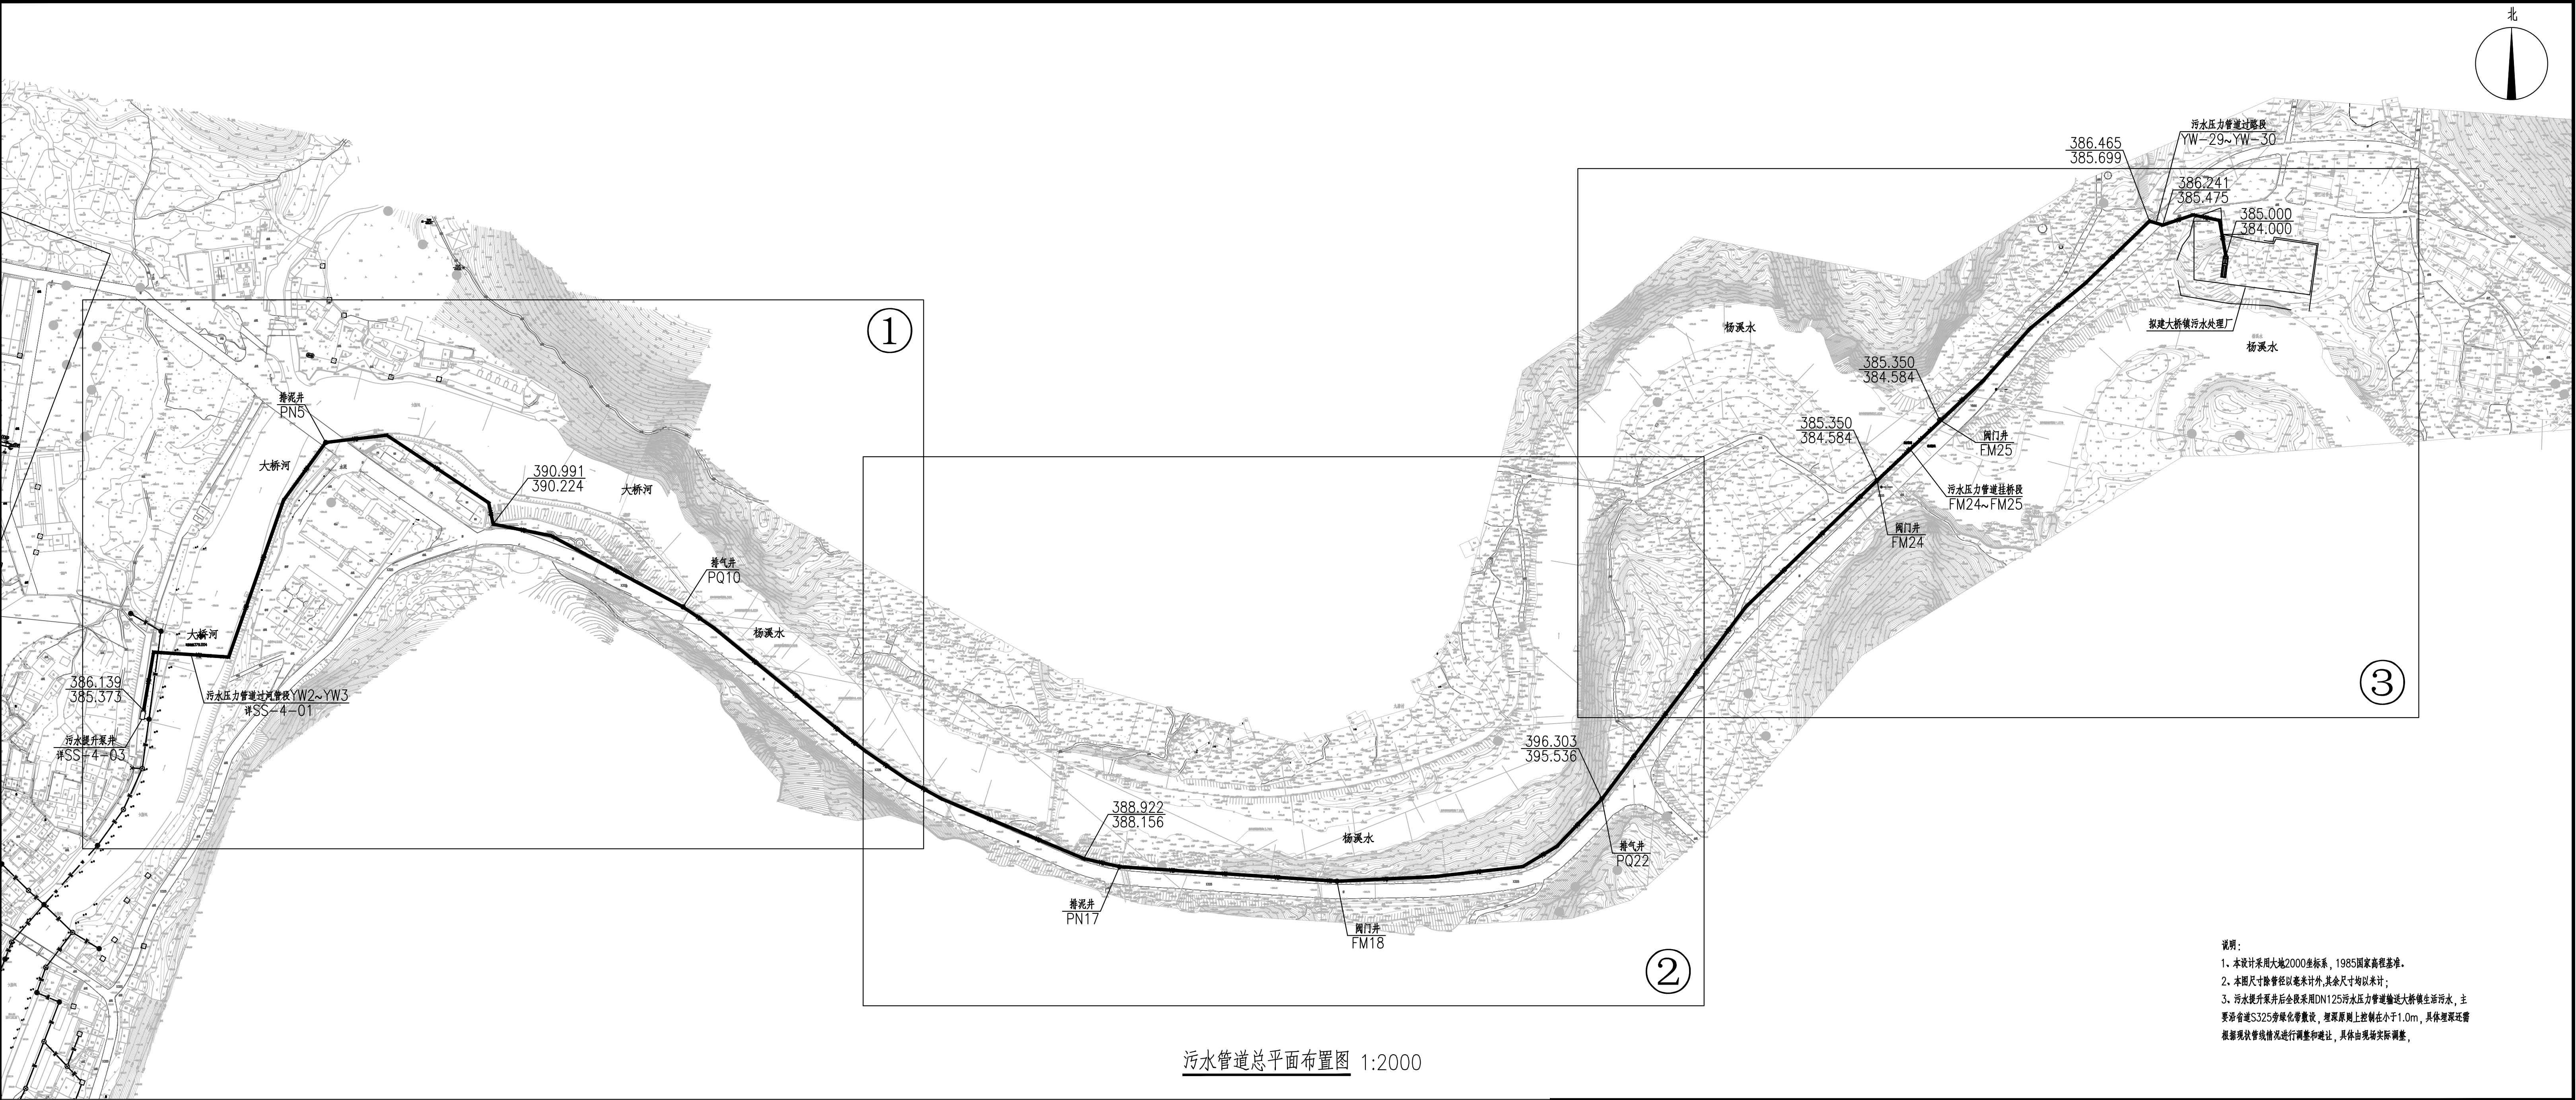

说明：
1、本设计采用大地2000坐标系，1985国家高程基准。
2、本图尺寸除管径以毫米计外，其余尺寸均以米计；
3、污水提升泵井后全段采用DN125污水压力管道输送大桥镇生活污水，主要沿省道S325绿化带敷设，埋深原则上控制在小于1.0m，具体埋深还需根据现状管线情况进行调整和避让，具体由现场实际调整。

污水管道总平面布置图 1:2000

广东省建筑设计研究院集团股份有限公司 Guangdong Architectural Design and Research Institute Group Co., Ltd. 工程设计资质甲级证书号：A244013736、A144013739 工程勘察综合资质甲级证书号：B144013739				项目名称		建设单位	
				子项名称		图名	
审定人	原效凯	主持人		设计人	温明扬	设计号	25X0020
审核人	毕芳	校对	齐超元	制图人	温明扬	设计阶段	施工图设计
				项目负责人	李晓春	专业	给排水
				专业负责人	郝理想	日期	2025.06
						图别	水施
						图号	SS-1-01