


姓名	姓	名	专业	观	通
				景	暖
姓名	姓	名	专业	道	气
				电	仪
姓名	姓	名	专业	建	结
				筑	构
姓名	姓	名	专业	水	环
				给	排
姓名	姓	名	专业	水	环
				给	排

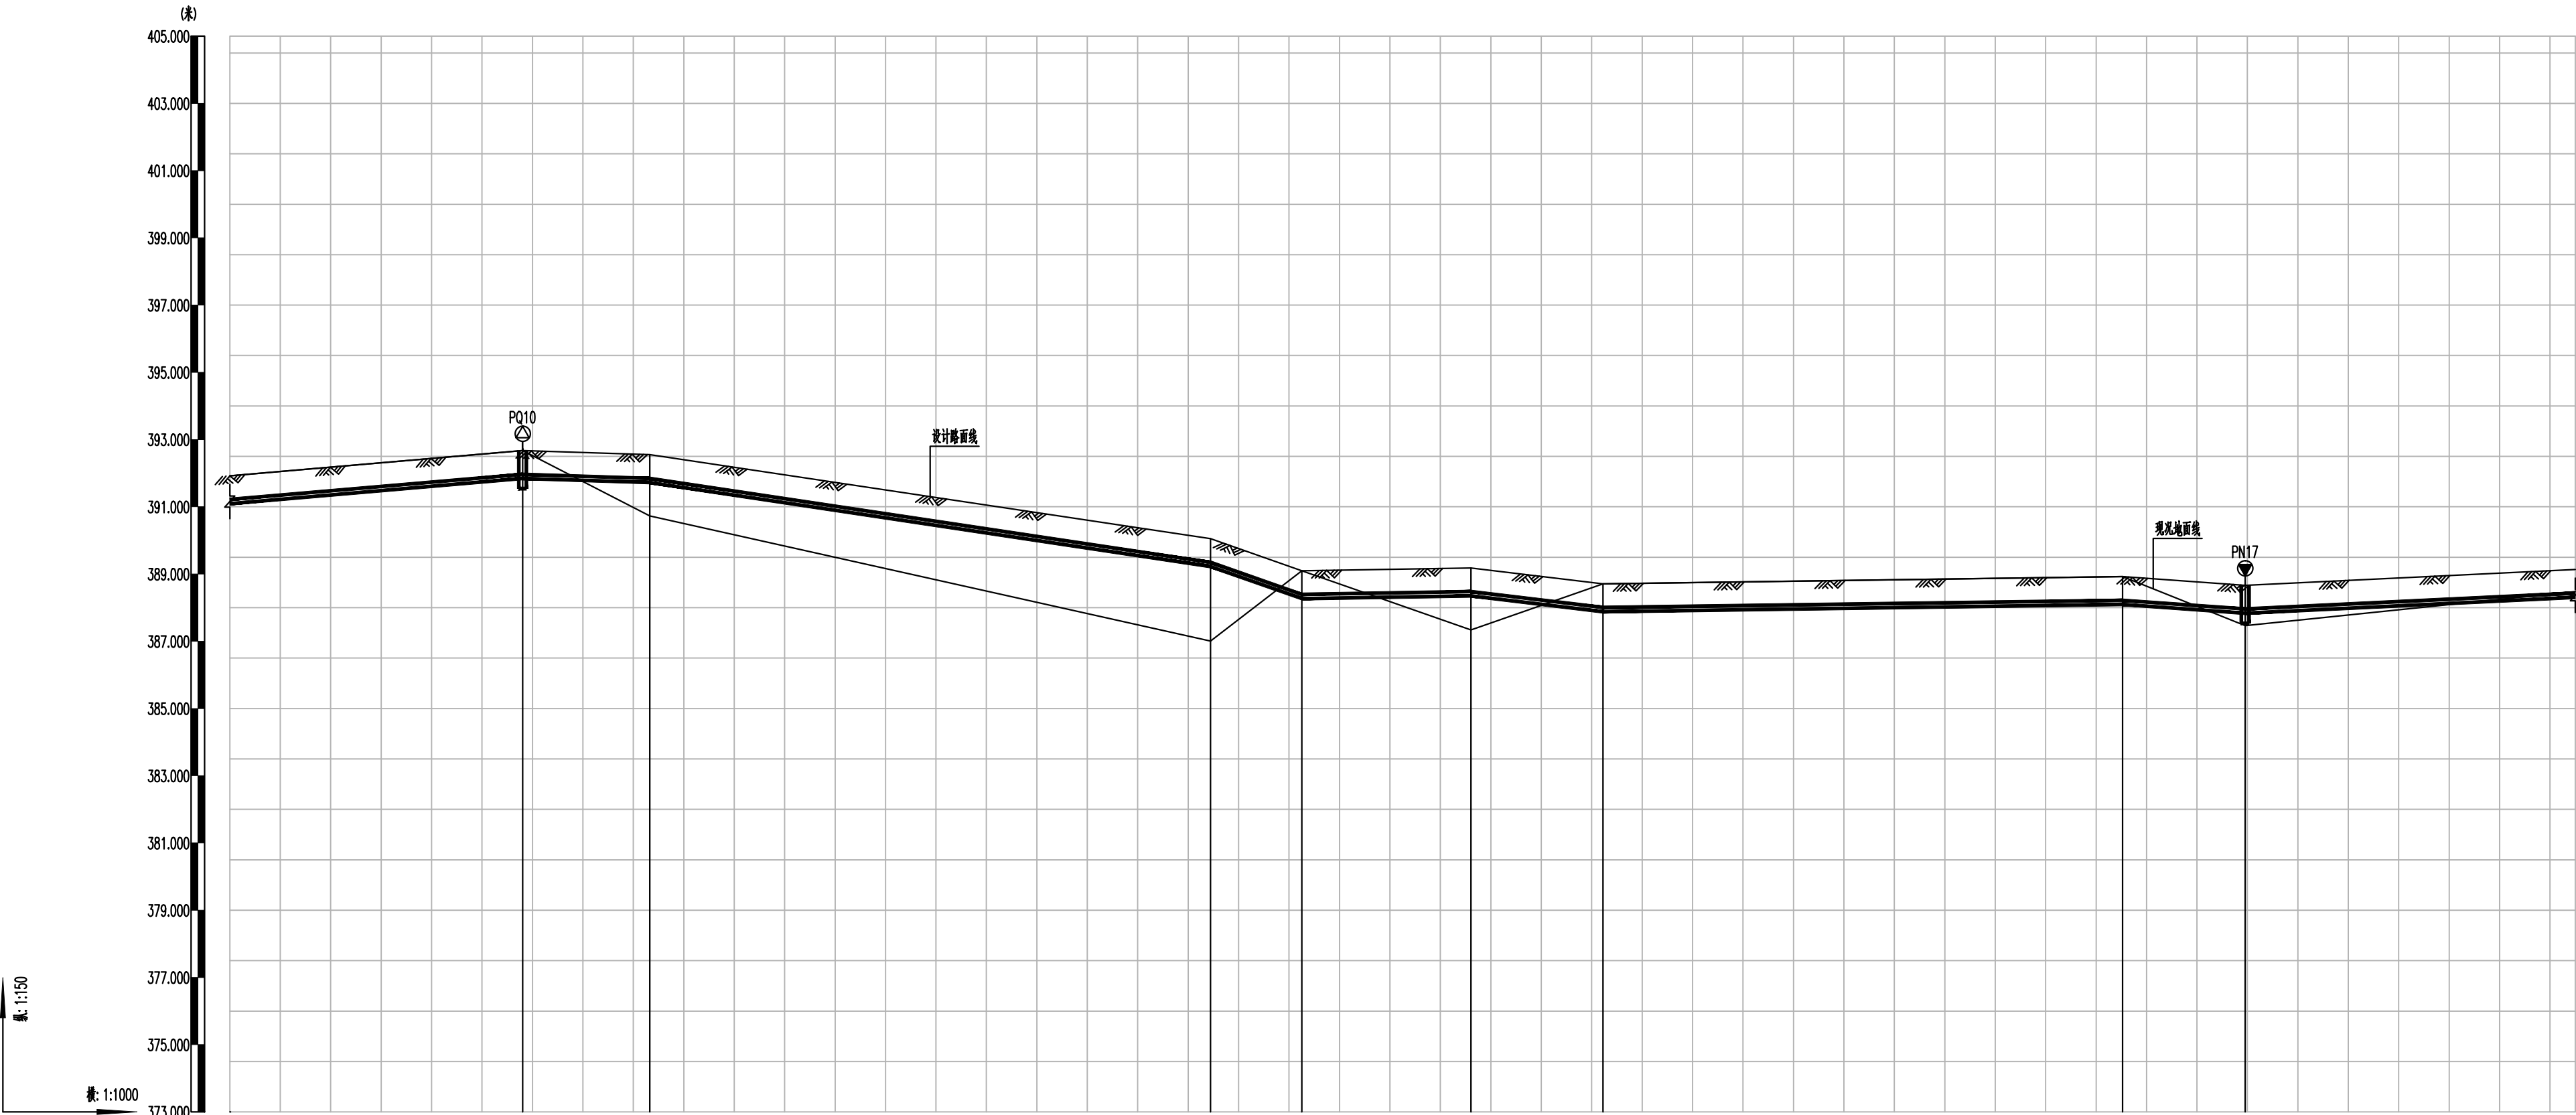

管径及坡长	DN125 58.05		DN125 25.2	DN125 111.2		DN125 18.1	DN125 33.5	DN125 26.2	DN125 103		DN125 24.3	DN125 65.45		
设计地面高程	391.922		392.670	392.550		390.050	389.088	389.180	388.708		388.922	388.666		
设计管中高程	391.155		391.904	391.784		389.284	388.332	388.414	387.941		388.156	387.9		
填高或挖深	0.93		0.93	-0.89		-2.11	0.93	-0.91	0.93		0.93	-0.27		
井编号	PQ10		YW-11		YW-12		YW-13	YW-14		YW-15	YW-16		PN17	
井规格	φ 1200×1500砖砌圆形排气阀井												φ 1200砖砌排泥阀井 φ 800砖砌排泥溢井	
管材和接口形式	dn140-钢丝网复合塑料管-热熔连接													
管道基础	180度砂石基础													
管道小平面														
支护形式	放坡开挖													

说明：

1. 本图纸坐标采用大地2000坐标系，高程采用1985国家高程基准；
2. 本图尺寸除管径以毫米计外，其余尺寸均以米计；
3. 纵断面纵向比例采用1：100，横向比例采用1:1000；
4. 原则上管道最小设计覆土为0.7m，各别管段覆土不足0.7m时需包至少200mm厚混凝土；
5. 设计管线敷设路线遇现状管线需进行保护，避让或迁改，具体点位详见平面图；
6. 管槽开挖支护大样图详见结构图纸，管槽开挖支护安全事项详见结构说明；
7. 未尽事宜，以国家规范要求为准。

污水管道纵断面图（二） 横向1:1000 纵向1:100



广东省建筑设计研究院集团股份有限公司

Guangdong Architectural Design and Research Institute Group Co., Ltd.

工程设计资质甲级证书号：A244013736、A144013739

工程勘察综合资质甲级证书号：B144013739

审定人	原效凯		主持人			项目负责人	李晓春	
审核人	毕芳		校对	齐超元		专业负责人	郝理想	

项目名称	国家重点生态功能区武江流域（乳源段）水环境综合整治工程-大桥镇污水处理厂提标改造建设项目				建设单位	乳源瑶族自治县大桥镇人民政府		
子项名称					图名	污水管道纵断面图（二）		
设计人	温明扬		设计号	25X0020	专业	给排水	图别	水施
制图人	温明扬		设计阶段	施工图设计	日期	2025.06	图号	SS-3-02