


姓名	姓	名	专业	景观	暖通	姓名	姓	名	专业	给排水	环境
姓名	姓	名	专业	建筑	结构	姓名	姓	名	专业	电气	仪表
姓名	姓	名	专业	给水	排水	姓名	姓	名	专业	给水	排水

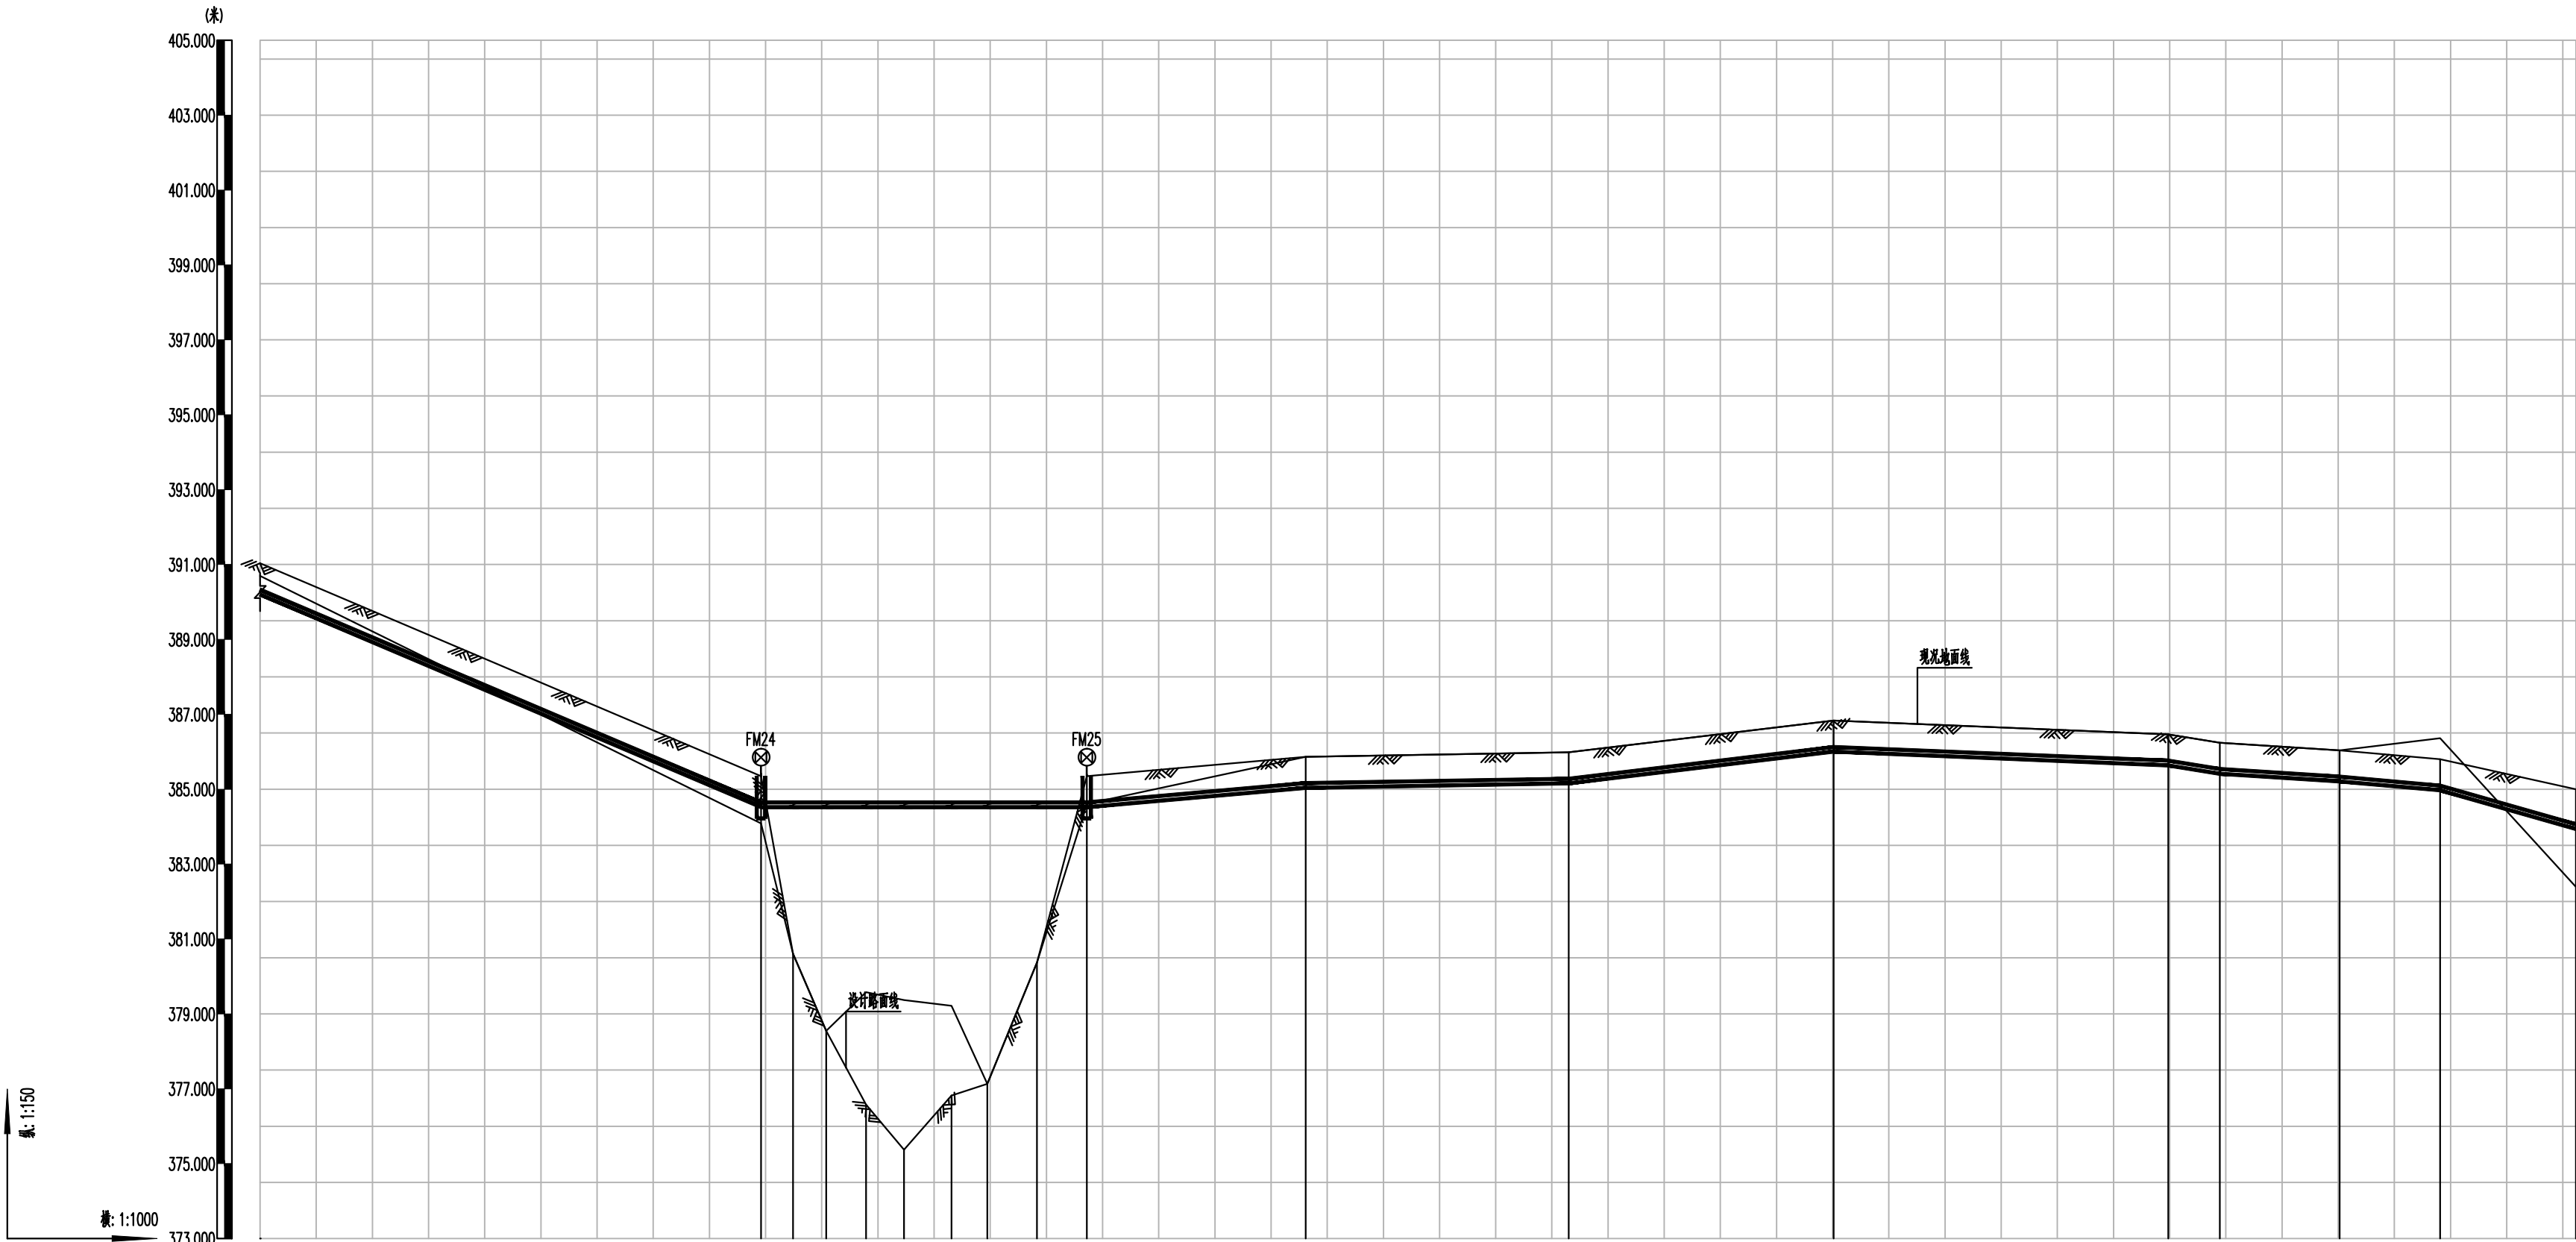

管径及坡长	DN125		89.18		58.01		DN125		39		DN125		46.8		DN125		47.2		DN125		59.56		9.2		21.3		17.92		24.19							
设计地面高程	391.032		395.350		390.607		378.546		376.577		375.370		376.819		377.132		380.371		395.350		395.985		395.983		396.831		396.465		396.241		396.040		395.900		395.000	
设计管中高程	390.266		394.594		394.594		394.594		394.594		394.594		394.594		394.594		394.594		394.594		395.099		395.217		396.065		395.699		395.475		395.274		395.033		394.794	
填高或挖深	0.6		-0.33		-3.81		-5.67		-4.84		-5.05		-5.2		-7.28		-4.05		0.19		0.93		0.93		0.93		0.93		0.93		1.49		1.44			
井编号	FM24		J-24-1		J-24-3		J-24-5		J-24-7		FM25		YW-26		YW-27		YW-28		YW-29		YW-30		YW-31		YW-32		YW-33									
井规格	φ 1200×1500地面操作砖砌圆形立式闸阀井																																			
井规格	φ 1200×1500地面操作砖砌圆形立式闸阀井																																			
管材和接口形式	dn140-钢丝网复合塑料管-热熔连接																																			
管道基础	180度砂石基础																																			
管道小平面																																				
支护形式	放坡开挖											废弃桥梁侧面挂管											放坡开挖													

- 说明：
- 本图纸坐标采用大地2000坐标系，高程采用1985国家高程基准；
 - 本图尺寸除管径以毫米计外，其余尺寸均以米计；
 - 纵断面纵向比例采用1：100，横向比例采用1:1000；
 - 原则上管道最小设计覆土为0.7m，各别管段覆土不足0.7m时需包至少200mm厚混凝土；
 - 设计管线敷设路线遇现状管线需进行保护，避让或迁改，具体点位详见平面图；
 - 管槽开挖支护大样图详见结构图纸，管槽开挖支护安全事项详见结构说明；
 - 未尽事宜，以国家规范要求为准。

污水管道纵断面图（四） 横向1:1000 纵向1:100



广东省建筑设计研究院集团股份有限公司

Guangdong Architectural Design and Research Institute Group Co., Ltd.

工程设计资质甲级证书号：A244013736、A144013739

工程勘察综合资质甲级证书号：B144013739

审定人	原效凯	主持人	李超元	项目负责人	李晓春
审核人	毕芳	校对	齐超元	专业负责人	郝理想

项目名称	国家重点生态功能区武江流域（乳源段）水环境综合整治工程-大桥镇污水处理厂提标改造建设项目			建设单位	乳源瑶族自治县大桥镇人民政府		
子项名称				图名	污水管道纵断面图（四）		
设计人	温明扬	设计号	25X0020	专业	给排水	图别	水施
制图人	温明扬	设计阶段	施工图设计	日期	2025.06	图号	SS-3-04