
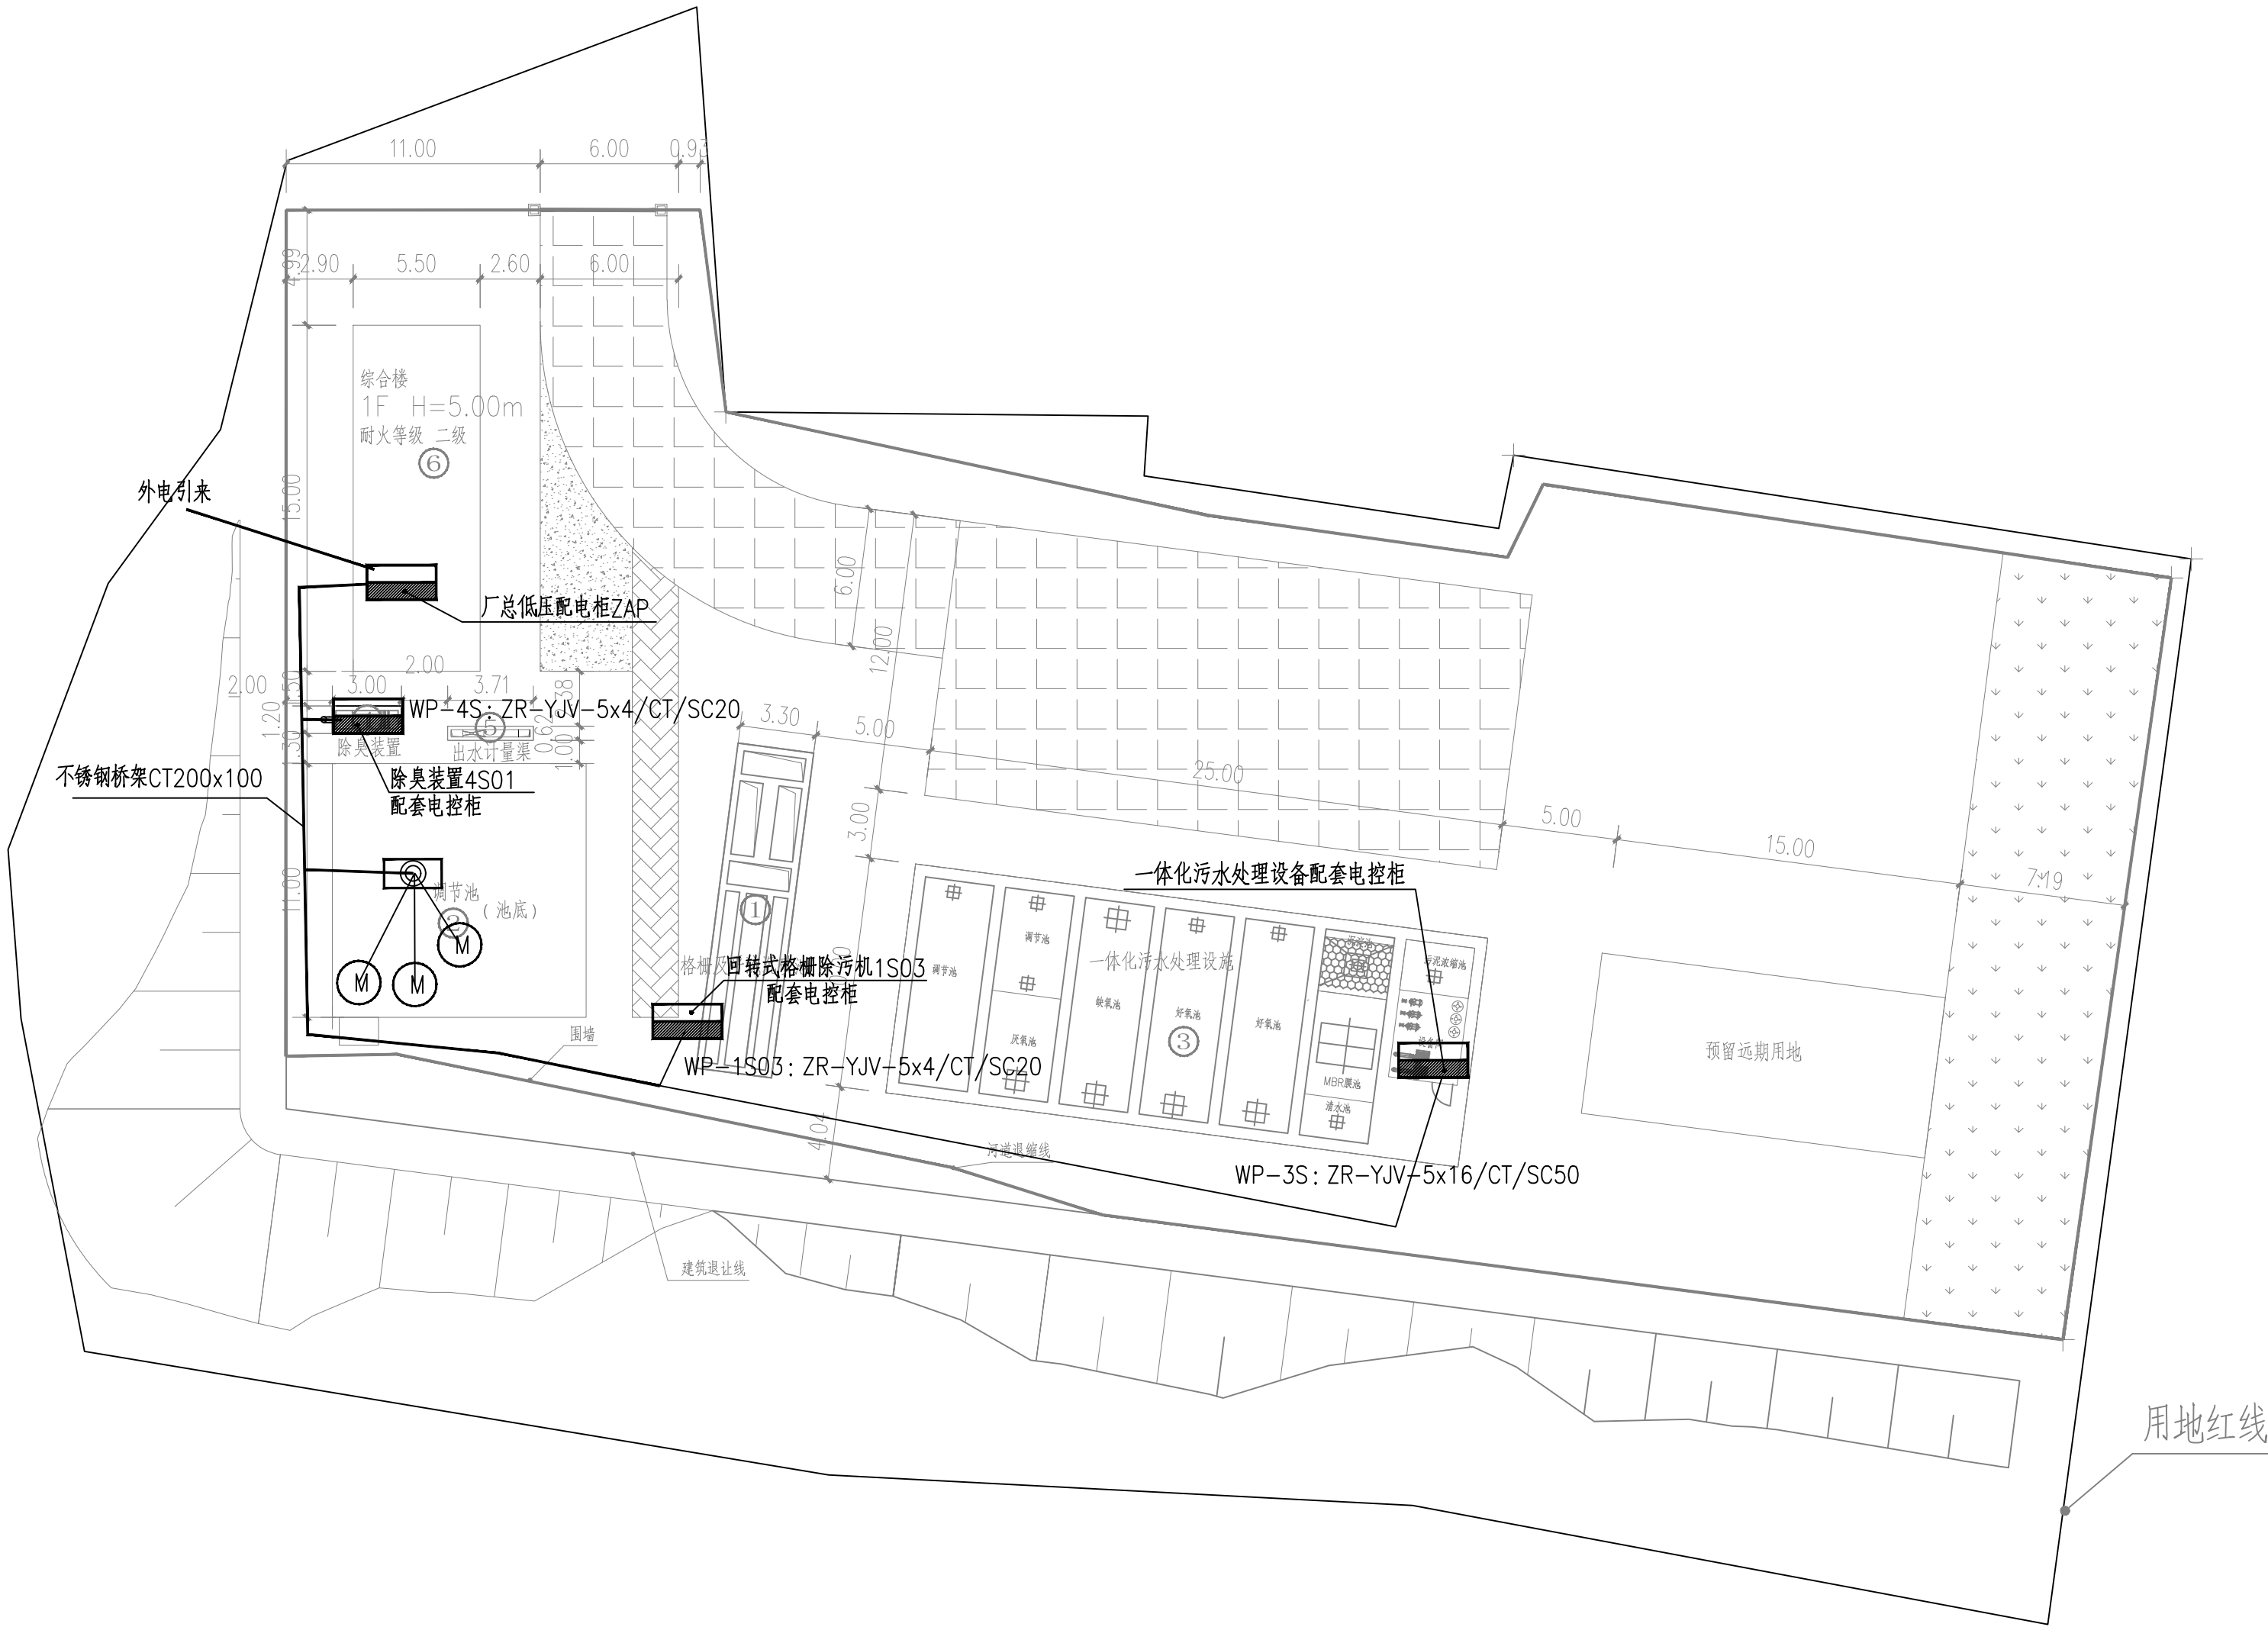


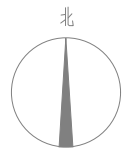

图例设备对照表/主材表：（数量仅供参考，具体以实际需要为准）

序号	图例	设备名称	单位	数量	安装高度	安装方式	备注
1		配电柜/箱（见相应系统图）	套	—	1.5m	贴墙明装	
2		现场控制箱，一控三	套	1	1.5m	立杆	
3							
4							
5							

建构筑物一览表

序号	建筑物名称	尺寸（m×m×m）	形式	备注
①	细格栅平流沉砂池	3.30*14.20*3.00	地上式	
②	调节池	11.00*11.00*3.00	钢砼全地埋	
③	一体化污水处理设施	25.00*10.00*3.30	地上式	
④	除臭设备	3.00*0.80*1.41	地上式	
⑤	出水计量渠	2.71*0.62*0.77	地上式	
⑥	综合管理用房	15.00*7.00*3.50	地上框架式	



广东省建筑设计研究院集团股份有限公司

Guangdong Architectural Design and Research Institute Group Co., Ltd.

工程设计资质甲级证书号：A244013736、A144013739

工程勘察综合资质甲级证书号：B144013739

审定人	陈旭	陈旭	主持人		项目负责人	李晓春	李晓春	设计人	邱世坚	邱世坚	设计号	25X0020	专业	电气	图别	电施	
审核人	周惠明	周惠明	校对人	王友功	王友功	专业负责人	邱世坚	邱世坚	制图人	邱世坚	邱世坚	设计阶段	施工图	日期	2025.06	图号	DQ-11