



中誉恒信工程咨询有限公司
ZHONGHENGXIN ENGINEERING CONSULTING CO.,LTD

建筑行业（建筑工程）	甲级
城乡规划编制	乙级
市政行业（排水 给水 道路 桥梁）	乙级
风景园林工程设计专项	乙级
人防工程	乙级
工程勘察专业类	乙级
农林行业	乙级

联系电话：0371-58576067
备注：

设计签字栏			
审定人	王继光	王继光	
审核人	徐云婷	徐云婷	
项目负责人	殷建平	殷建平	
专业负责人	徐云婷	徐云婷	
校对人	彭天文	彭天文	
设计人	万兵	万兵	
制图人	万兵	万兵	

会签栏			
建筑		结构	
给排水		电气	
暖通			

建设单位

韶关市浈江区犁市镇中心卫生院

项目名称

浈江区犁市镇中心卫生院业务楼
危房加固改造修复项目设计

子项名称

图纸名称


首层防排烟平面图

单位出图章

执业注册章

工程编号	
阶段	施工图
图别	暖通
图次	A
日期	2024.10
比例	1:100
图号	NS-05

图纸未加盖本院出图章及设计注册章无效

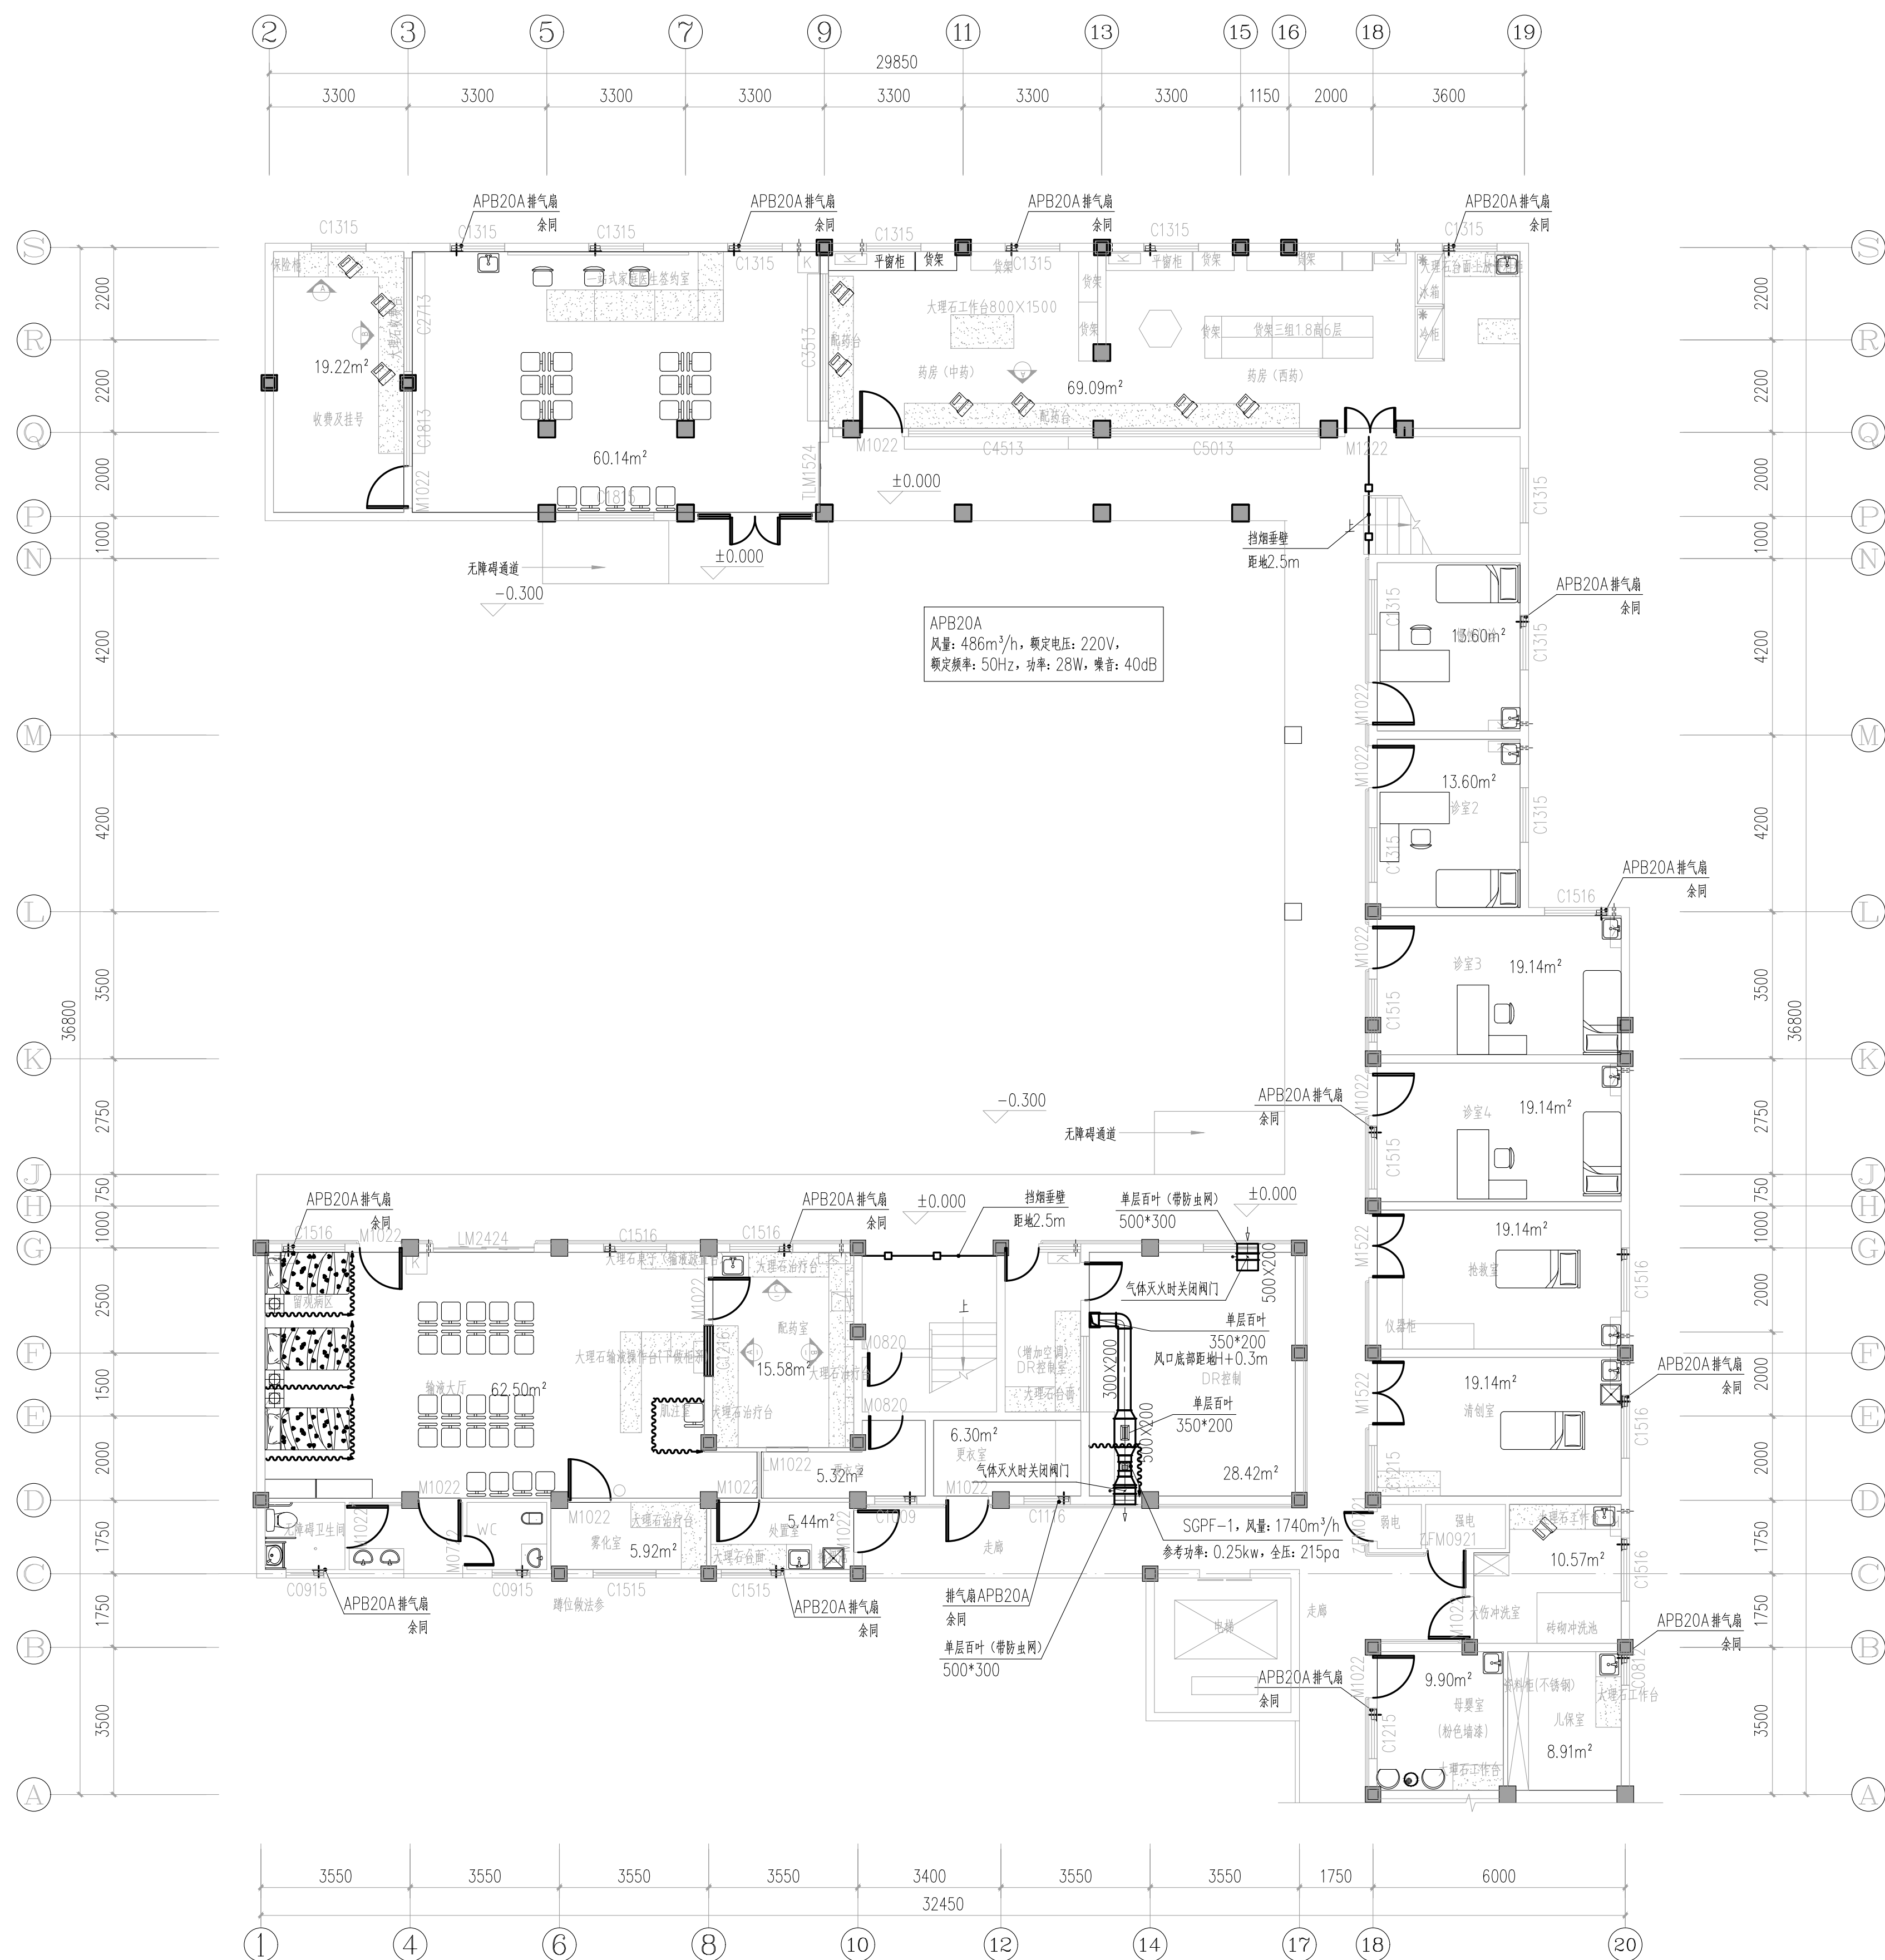

首层防排烟平面图 1:100