

建筑行业（建筑工程）	甲级
城乡规划编制	乙级
市政行业（排水 给水 道路 桥梁）	乙级
风景园林工程设计专项	乙级
人防工程	乙级
工程勘察专业类	乙级
农林行业	乙级

联系电话: 0371-58576067
备 注:

设计签字栏			
审 定 人	王继光	王继光	
审 核 人	徐云婷	徐云婷	
项目负责人	殷建平	殷建平	
专业负责人	徐云婷	徐云婷	
校 对 人	彭天文	彭天文	
设 计 人	万 兵	万 兵	
制 图 人	万 兵	万 兵	

建筑			结构		
给排水			电气		
暖通					

建设单位	
------	--

韶关市浈江区犁市镇中心卫生院

项目名称	
------	--

滇江区梨市镇中心卫生院业务楼
危房加固改造修复项目设计

子项名称	
------	--

图 纸 名 称


三层防排烟平面图

单位出图章

执业注册章

工程编号			
阶段	施工图	图别	暖通
版次	A	日期	2024.10
比例	1:100	图号	NS-07

图纸未加盖本院出图章及设计注册章无效

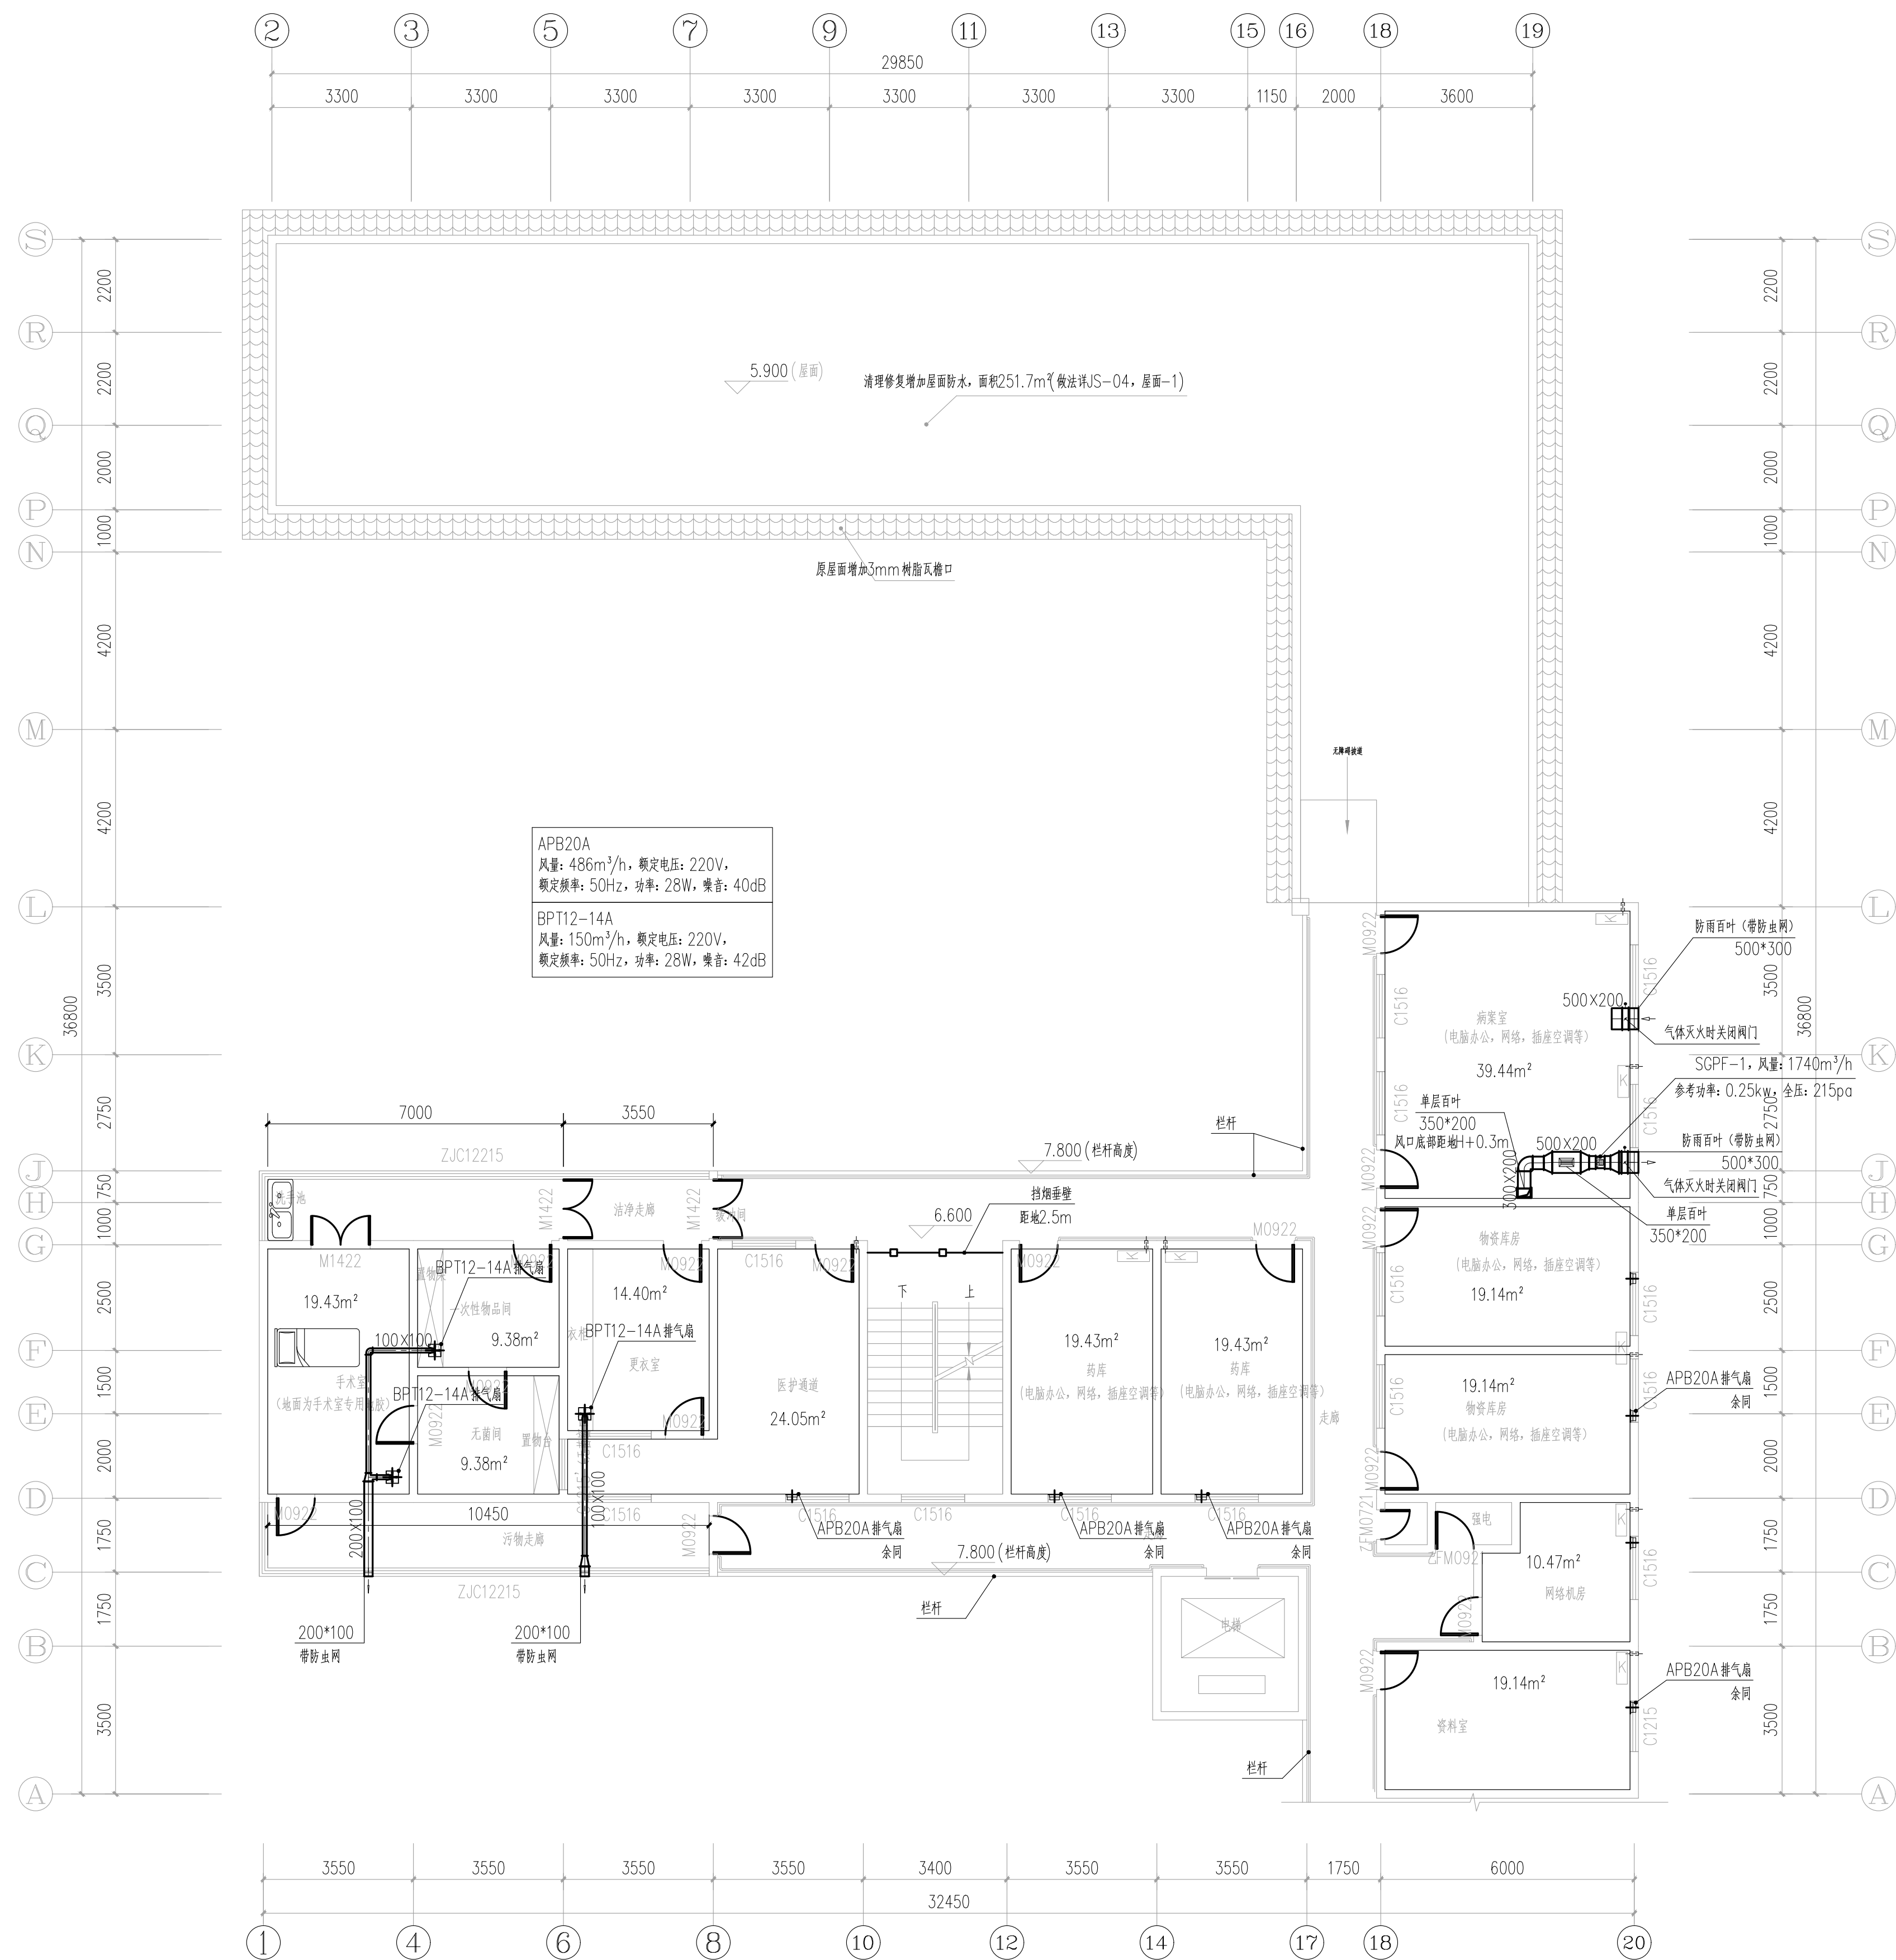

三层防排烟平面图 1:100