

图纸目录

序号	图 纸 名 称	图 号	图纸规格	备 注
1	图纸目录		A3	
2	练屋村区域一平面图	ZP-1-01	A3	
3	练屋村区域一清淤平面图	ZP-1-02	A3	
4	练屋村区域一水沟平面图	ZP-1-03	A3	
5	练屋村区域二平面图	ZP-2-01	A3	
6	练屋村区域二清淤平面图	ZP-2-02	A3	
7	练屋村区域二水沟平面图	ZP-2-03	A3	
8	练屋村区域三水沟平面图	ZP-3-01	A3	
9	寺前村区域水沟平面图	ZP-4-01	A3	
10	涂屋村区域水沟平面图	ZP-5-01	A3	
11	水渠大样图	DY-01	A3	
12				
13				
14				
15				
16				
17				
18				
19				
20				
21				
22				
23				
24				
25				
26				
27				
28				
29				
30				
31				
32				
33				
34				
33				
34				

韶关市武江区江湾镇人民政府
江湾镇各村水渠修复项目

给排水 施 工 图 设 计
CONSTRUCTION DESIGN



领睿建设工程有限公司
Link&R Construction Engineering Co., Ltd

2025年04月



领睿建设工程有限公司

Link&R Construction Engineering Co., Ltd

建筑工程设计证书号：

A244069964

注明：

1. 本图纸必须取得政府相关部门批准（如自然资源局、建设局消防部门）及施工图审查机构等单位合格证后，方可用于施工。
2. 本图纸若有不完善或不详之处必须与我司会商后方可施工，不可按图纸量取尺寸施工。
3. 本图纸未经同意不得复制使用、泄露、散布。
4. 本图纸须加盖出图签章、执业签章及二维码，否则一律无效。


注：

出图签章

执业签章


岗位	人员	实 名	签 名
审 定 人	王 永 红		王永红
项目负责人	杜 凯		杜凯
专业负责人	邹 燕 霞		邹燕霞
审 核 人	潘 晓 静		潘晓静
校 对 人	邹 燕 霞		邹燕霞
设 计	吴 荣 广		吴荣广

建设单位 CLIENT	韶关市武江区江湾镇人民政府		
工程名称 PROJECT	江湾镇各村水渠修复项目		
子工程名称 SUB-PROJECT			
图纸内容 TITLE	水渠大样图		
业 务 号 PROJECT NO.		专 业 DISCIPLINE	给排水
日 期 DATE	2025. 04	归 档 二 维 码：	
设计阶段 STAGE	施工图		
图 号 DRAWING NO.	DY-01		
版 本 号 INDEX	01		

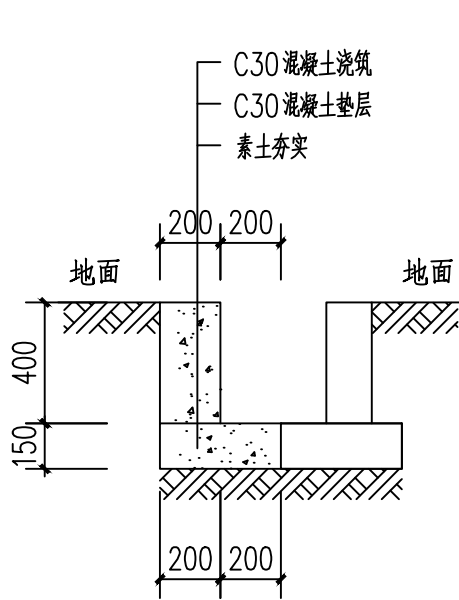


修复400*400三面光单边水渠大样图 1:25

注：练屋村区域一、区域二，修复水渠

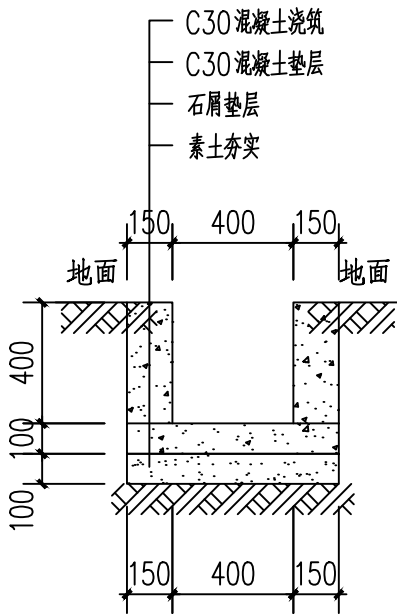


400*400三面光水渠大样图 1:25

注：练屋村区域三，新建水渠

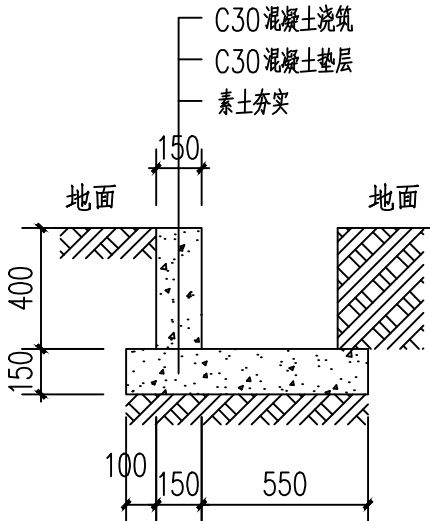


400单边水渠大样图 1:25

注：涂屋村区域，新建水渠

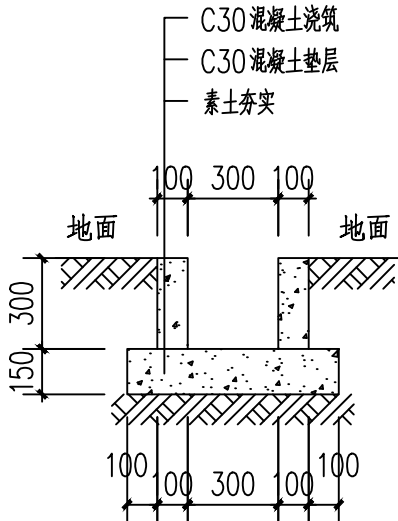

300*300三面光水渠一大样图 1:25

注：寺前村区域，新建水渠

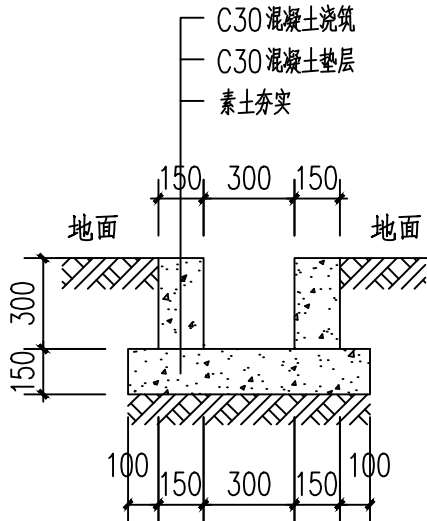

300*300三面光水渠二大样图 1:25

注：寺前村区域，新建水渠



领睿建设工程有限公司
Link&R Construction Engineering Co., Ltd

建筑工程设计证书号：
A244069964

注明：
1. 本图纸必须取得政府相关主管部门批准（如自然资源局、建设局消防部门）及施工图审查机构等单位合格证后，方可用于施工。
2. 本图纸若有不完善或不详之处必须与我司会商后方可施工，不可按图纸量取尺寸施工。
3. 本图纸未经同意不得复制使用、泄露、散布。
4. 本图纸须加盖出图签章、执业签章及二维码，否则一律无效。


注：

出图签章

执业签章

岗位	人员	实 名	签 名
审 定 人	王 永 红	王永红	王永红
项目负责人	杜 凯	杜凯	杜凯
专业负责人	邹 燕 霞	邹燕霞	邹燕霞
审 核 人	潘 晓 静	潘晓静	潘晓静
校 对 人	邹 燕 霞	邹燕霞	邹燕霞
设 计	吴 荣 广	吴荣广	吴荣广

建设单位 CLIENT	韶关市武江区江湾镇人民政府		
工程名称 PROJECT	江湾镇各村水渠修复项目		
子工程名称 SUB-PROJECT			
图纸内容 TITLE	练屋村区域一平面图		
业 务 号 PROJECT NO.		专 业 DISCIPLINE	给排水
日 期 DATE	2025. 04	归 档 二 维 码：	
设计阶段 STAGE	施工图		
图 号 DRAWING NO.	ZP-1-01		
版 本 号 INDEX	01		

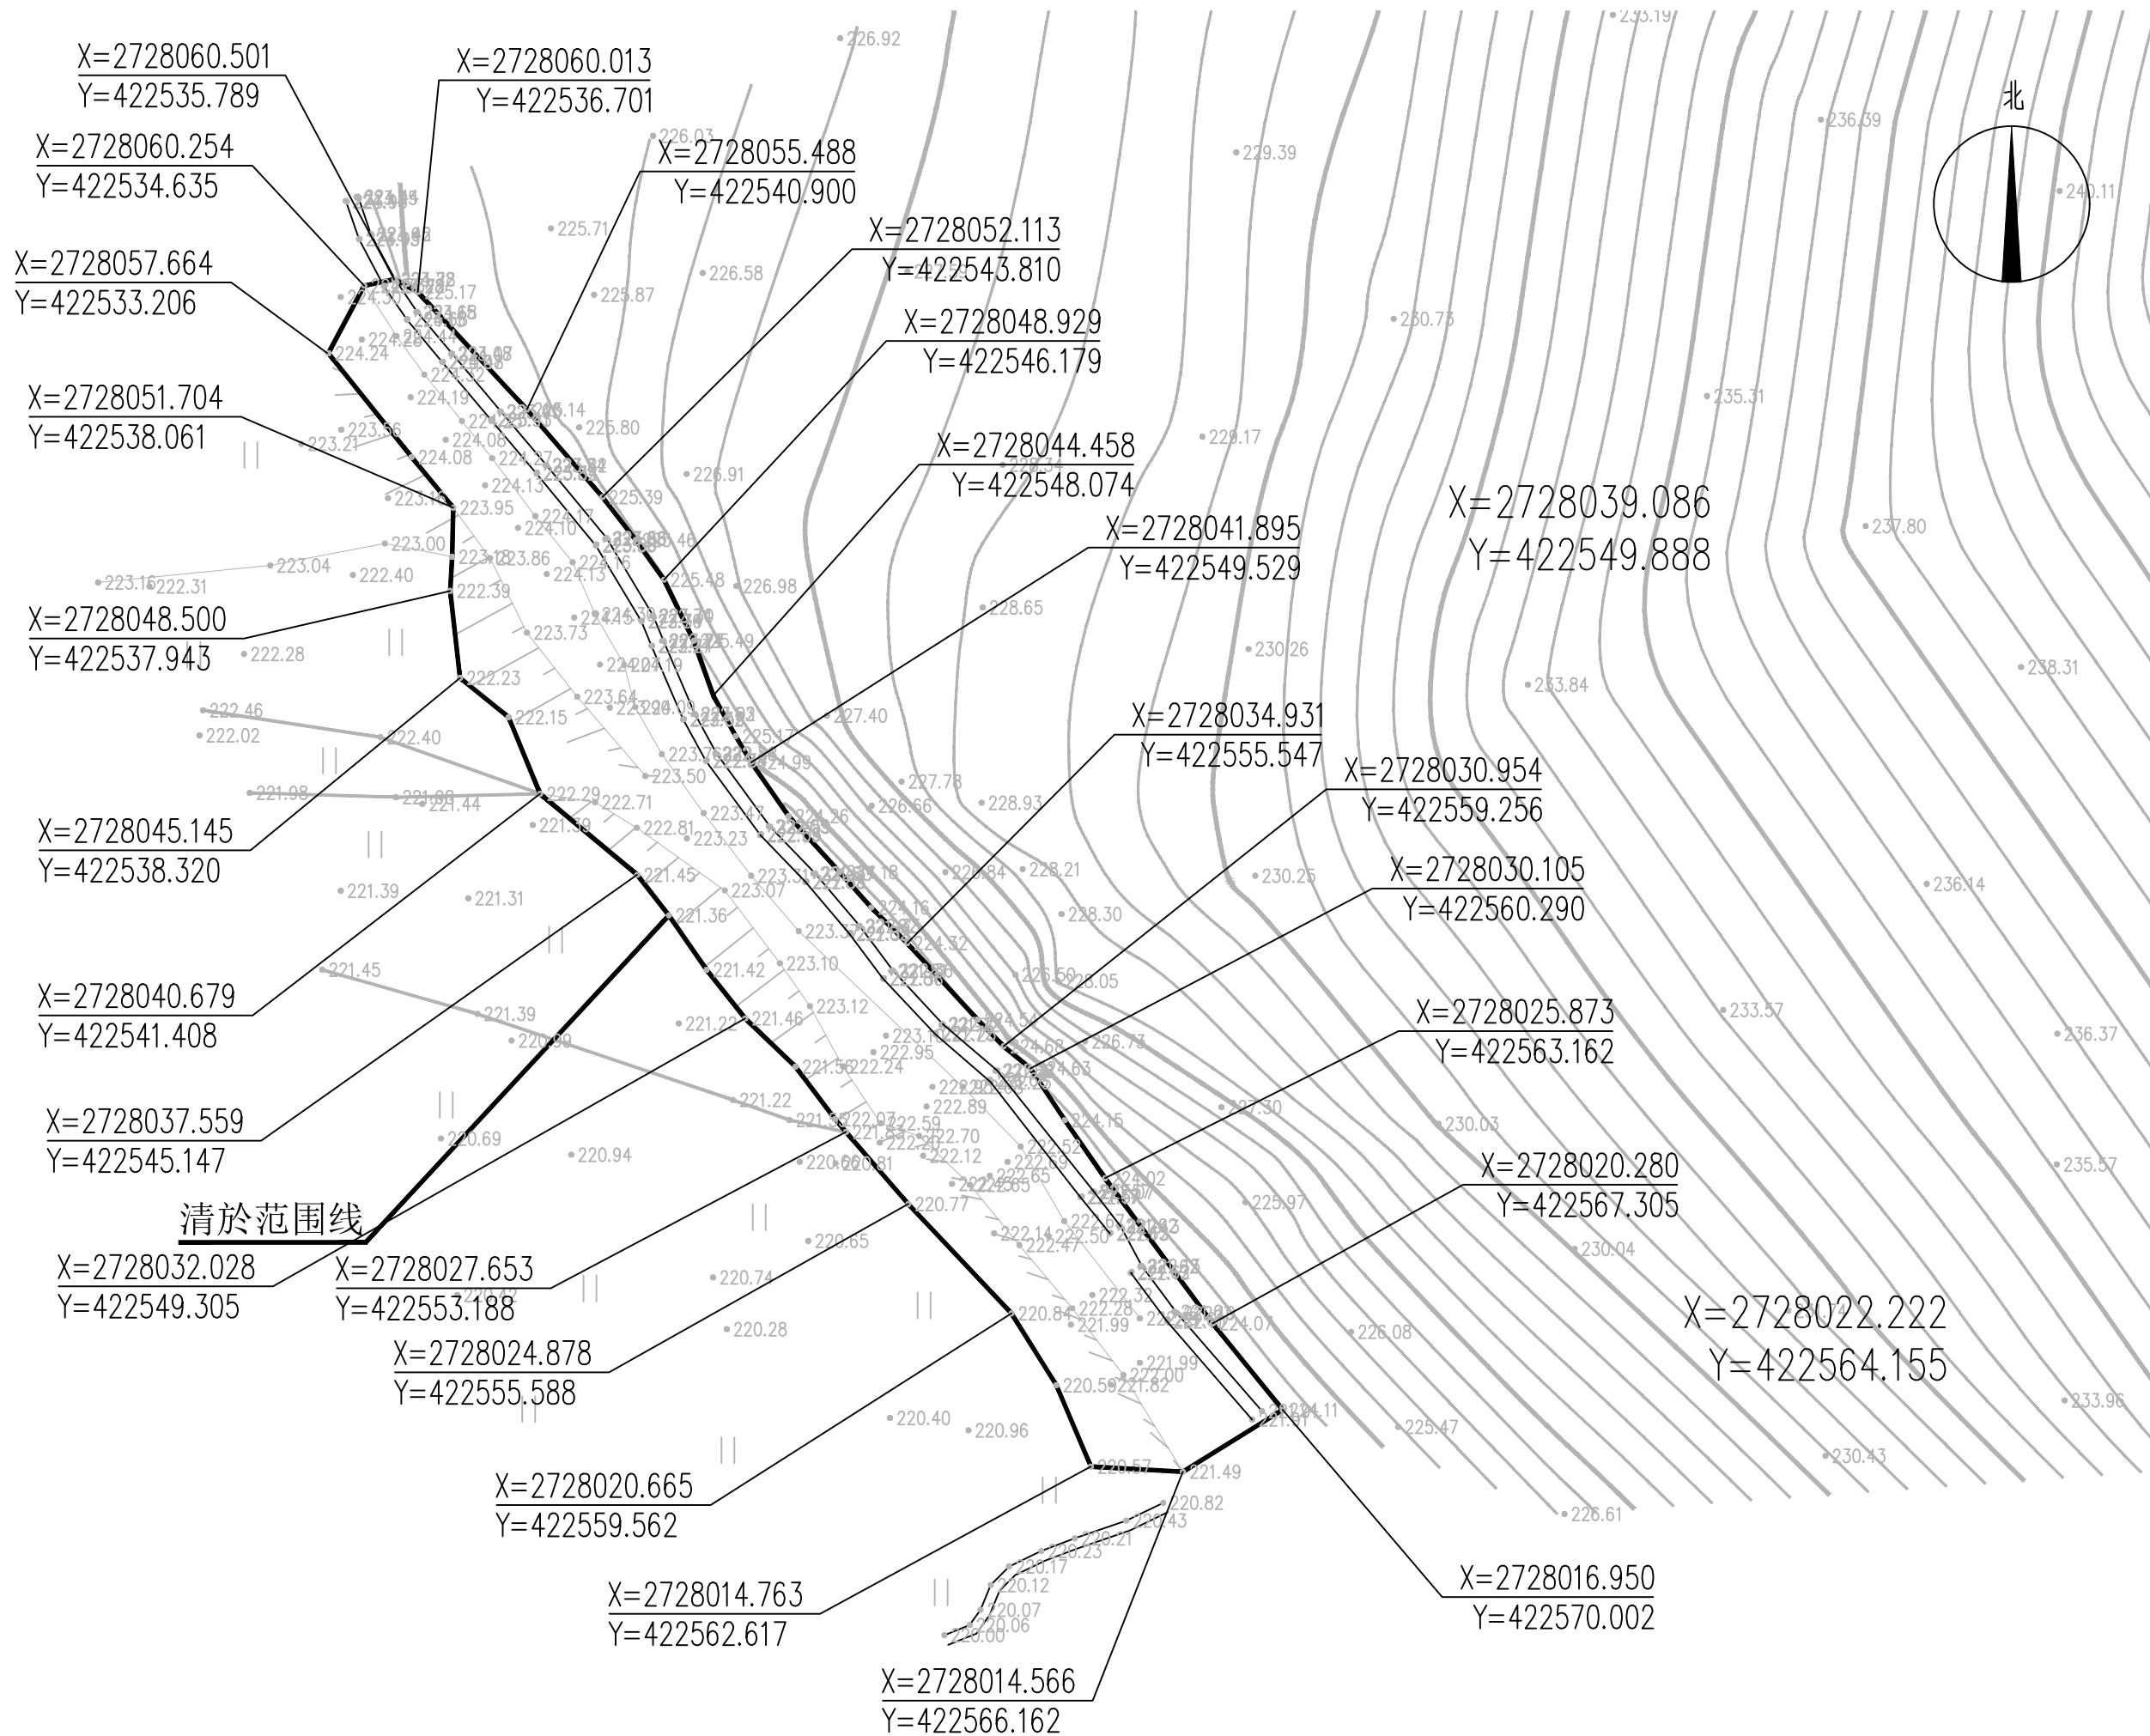

注：2000国家大地坐标系，1985国家高程基准

练屋村区域一平面图 1:250



建筑工程设计证书号：
A244069964

1. 本图纸必须取得政府相关主管部门批准（如自然资源局、建设局、消防部门）及施工图审查机构等单位合格证后，方可用于施工。

2. 本图纸若有不完善或不详之处必须与我司会商后方可施工，不可按图纸数量尺寸施工。


3. 本图纸未经同意不得复制使用、泄露、散布。

4. 本图纸须加盖出图签章、执业签章及二维码，否则一律无效。

出图签章

人员 岗位	实 名	签 名
审 定 人	王 永 红	王永红
项目负责人	杜 凯	杜凯
专业负责人	邹 燕 霞	邹燕霞
审 核 人	潘 晓 静	潘晓静
校 对 人	邹 燕 霞	邹燕霞
设 计	吴 荣 广	吴荣广

建设单位 CLIENT	韶关市武江区江湾镇人民政府		
工程名称 PROJECT	江湾镇各村水渠修复项目		
子工程名称 SUB-PROJECT			
图纸内容 TITLE	练屋村区域一清淤平面图		
业务号 PROJECT NO.	专业 DISCIPLINE	给排水	
日期 DATE	2025. 04	归档二维码:	
设计阶段 STAGE	施工图		
图号 DRAWING NO.	ZP-1-02		
版本号 INDEX	01		

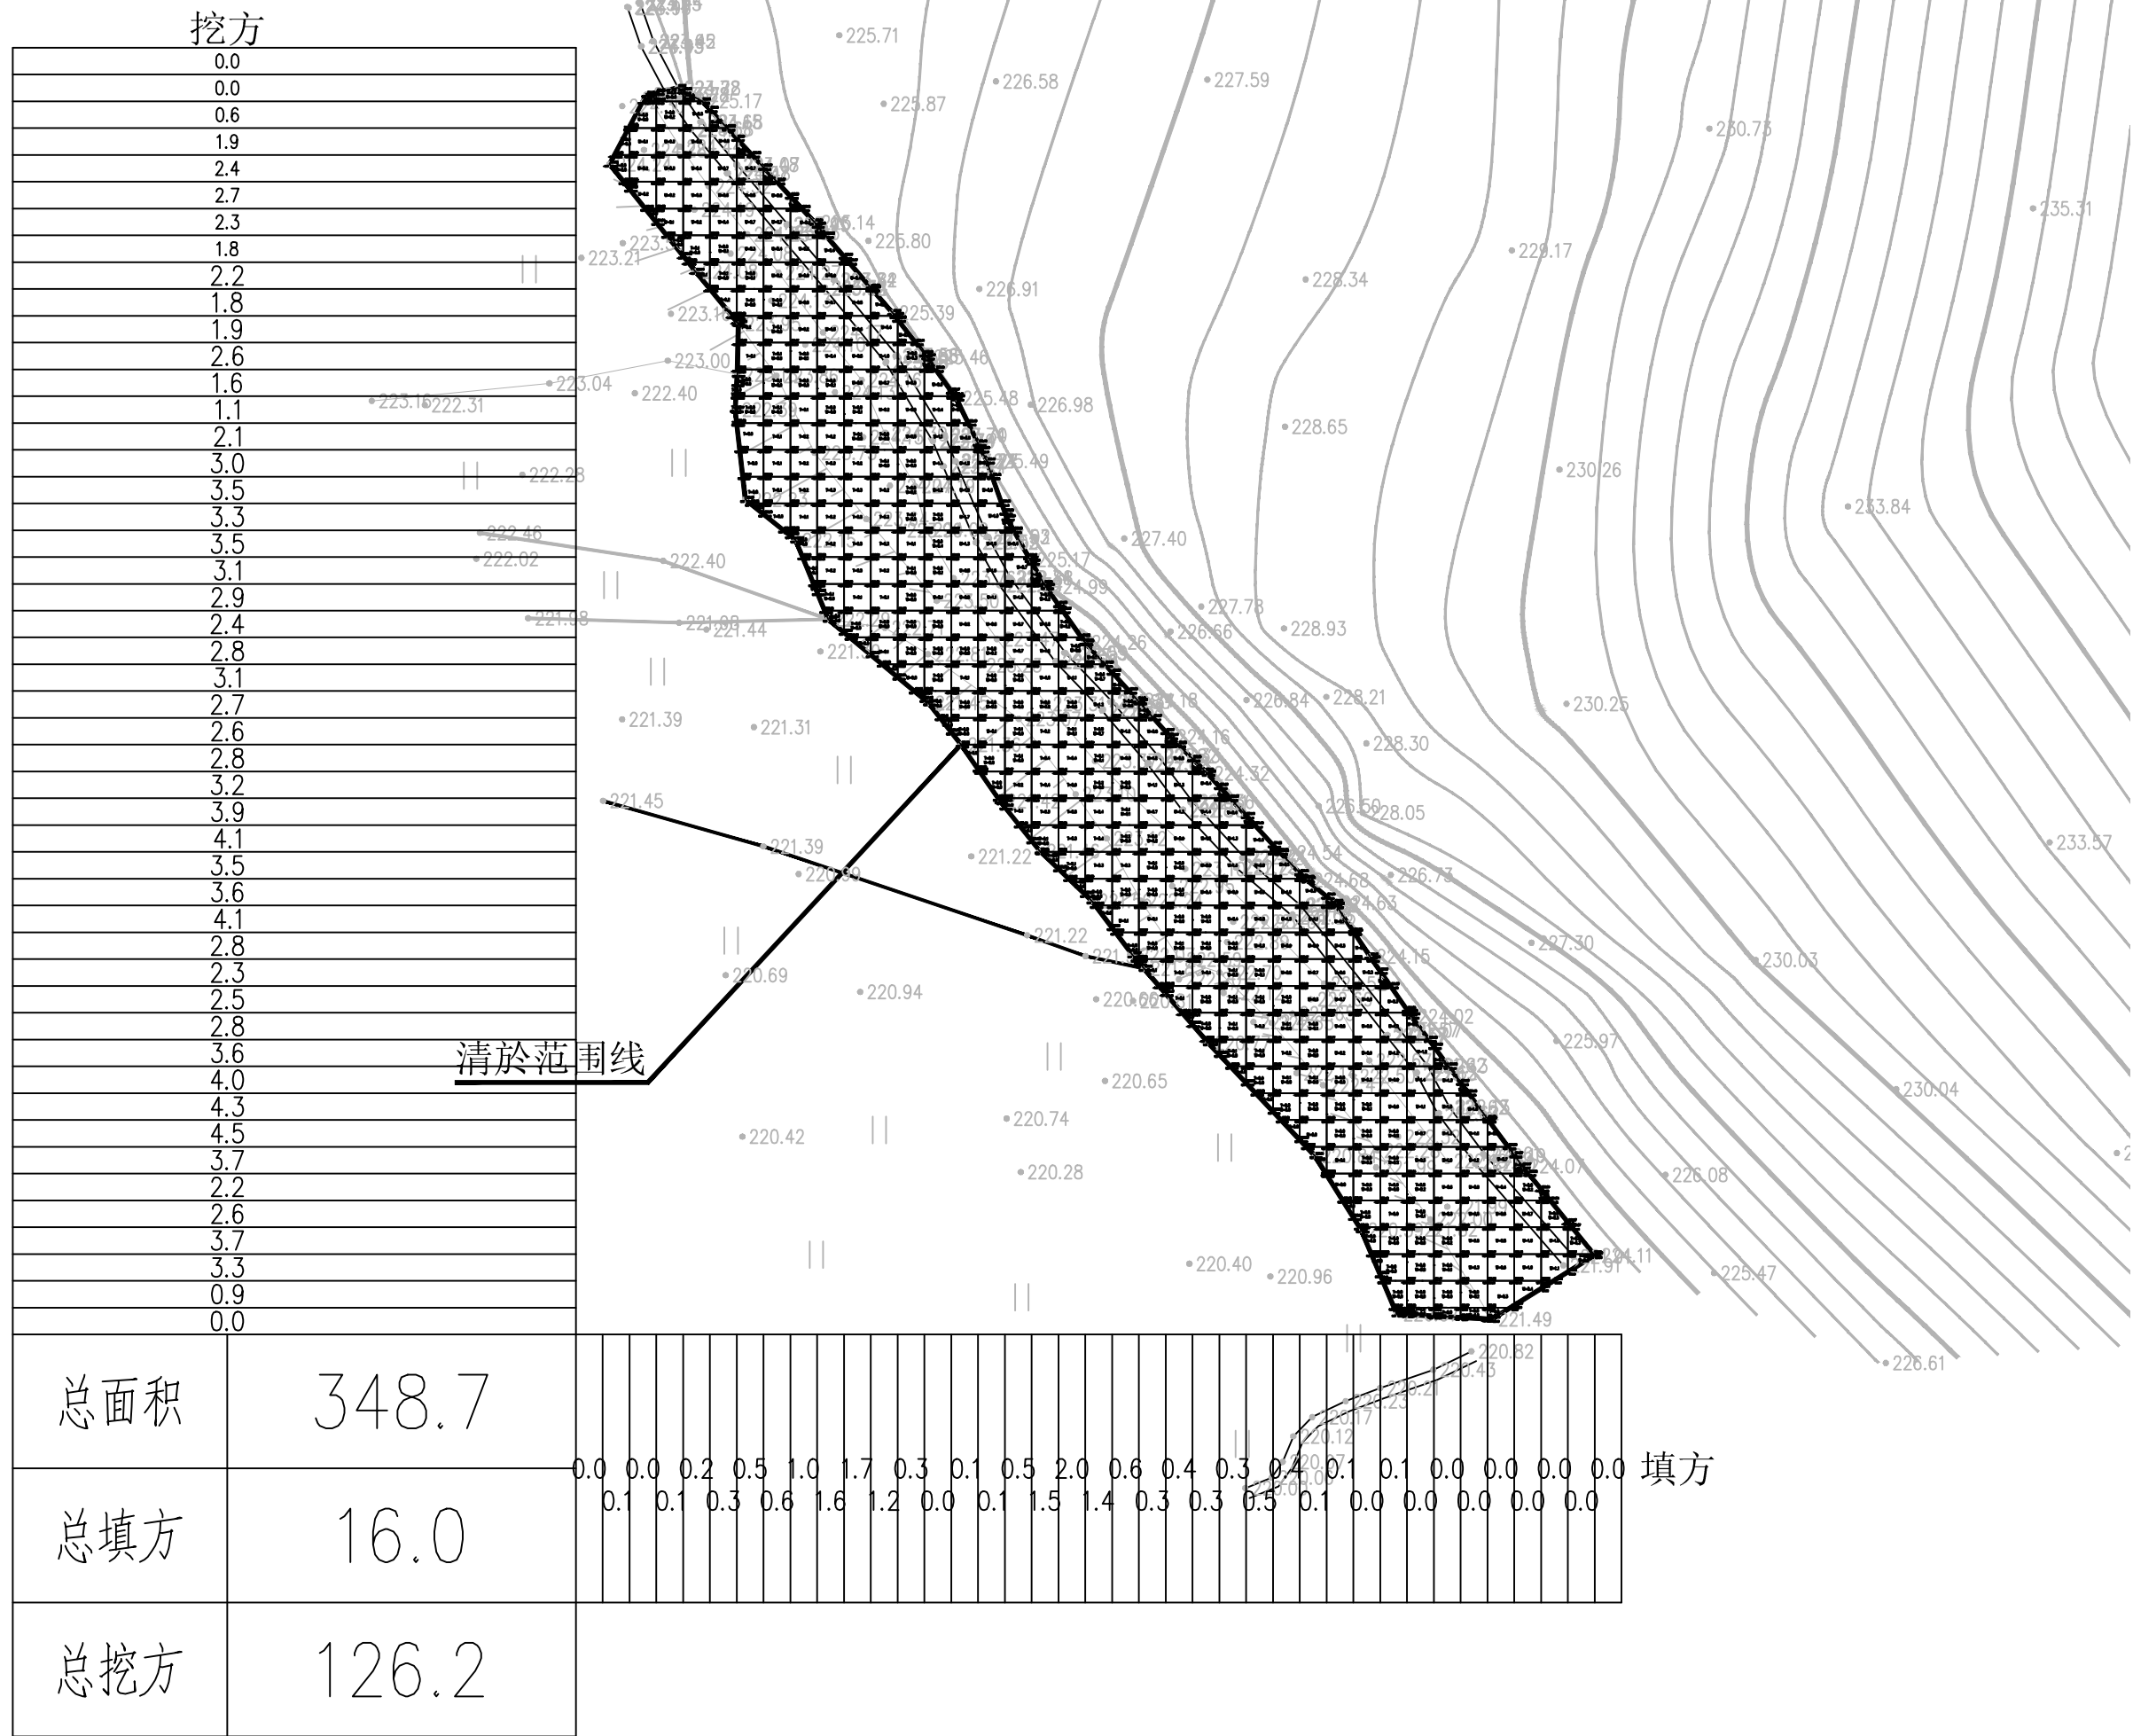

本页说明：
场地土方内部消化，不做外运。

练屋村区域一清淤平面图 1:250



领睿建设工程有限公司
Link&R Construction Engineering Co., Ltd

建筑工程设计证书号：
A244069964

注明：
1. 本图纸必须取得政府相关主管部门批准（如自然资源局、建设局消防部门）及施工图审查机构等单位合格证后，方可用于施工。
2. 本图纸若有不完善或不详之处必须与我司会商后方可施工，不可按图纸量取尺寸施工。
3. 本图纸未经同意不得复制使用、泄露、散布。
4. 本图纸须加盖出图签章、执业签章及二维码，否则一律无效。


注：

出图签章

执业签章

岗位	人员	实 名	签 名
审 定 人	王 永 红	王永红	王永红
项目负责人	杜 凯	杜凯	杜凯
专业负责人	邹 燕 霞	邹燕霞	邹燕霞
审 核 人	潘 晓 静	潘晓静	潘晓静
校 对 人	邹 燕 霞	邹燕霞	邹燕霞
设 计	吴 荣 广	吴荣广	吴荣广

建设单位 CLIENT	韶关市武江区江湾镇人民政府		
工程名称 PROJECT	江湾镇各村水渠修复项目		
子工程名称 SUB-PROJECT			
图纸内容 TITLE	练屋村区域一水沟平面图		
业 务 号 PROJECT NO.		专 业 DISCIPLINE	给排水
日 期 DATE	2025. 04	归 档 二 维 码：	
设计阶段 STAGE	施工图		
图 号 DRAWING NO.	郑-1-03		
版 本 号 INDEX	01		

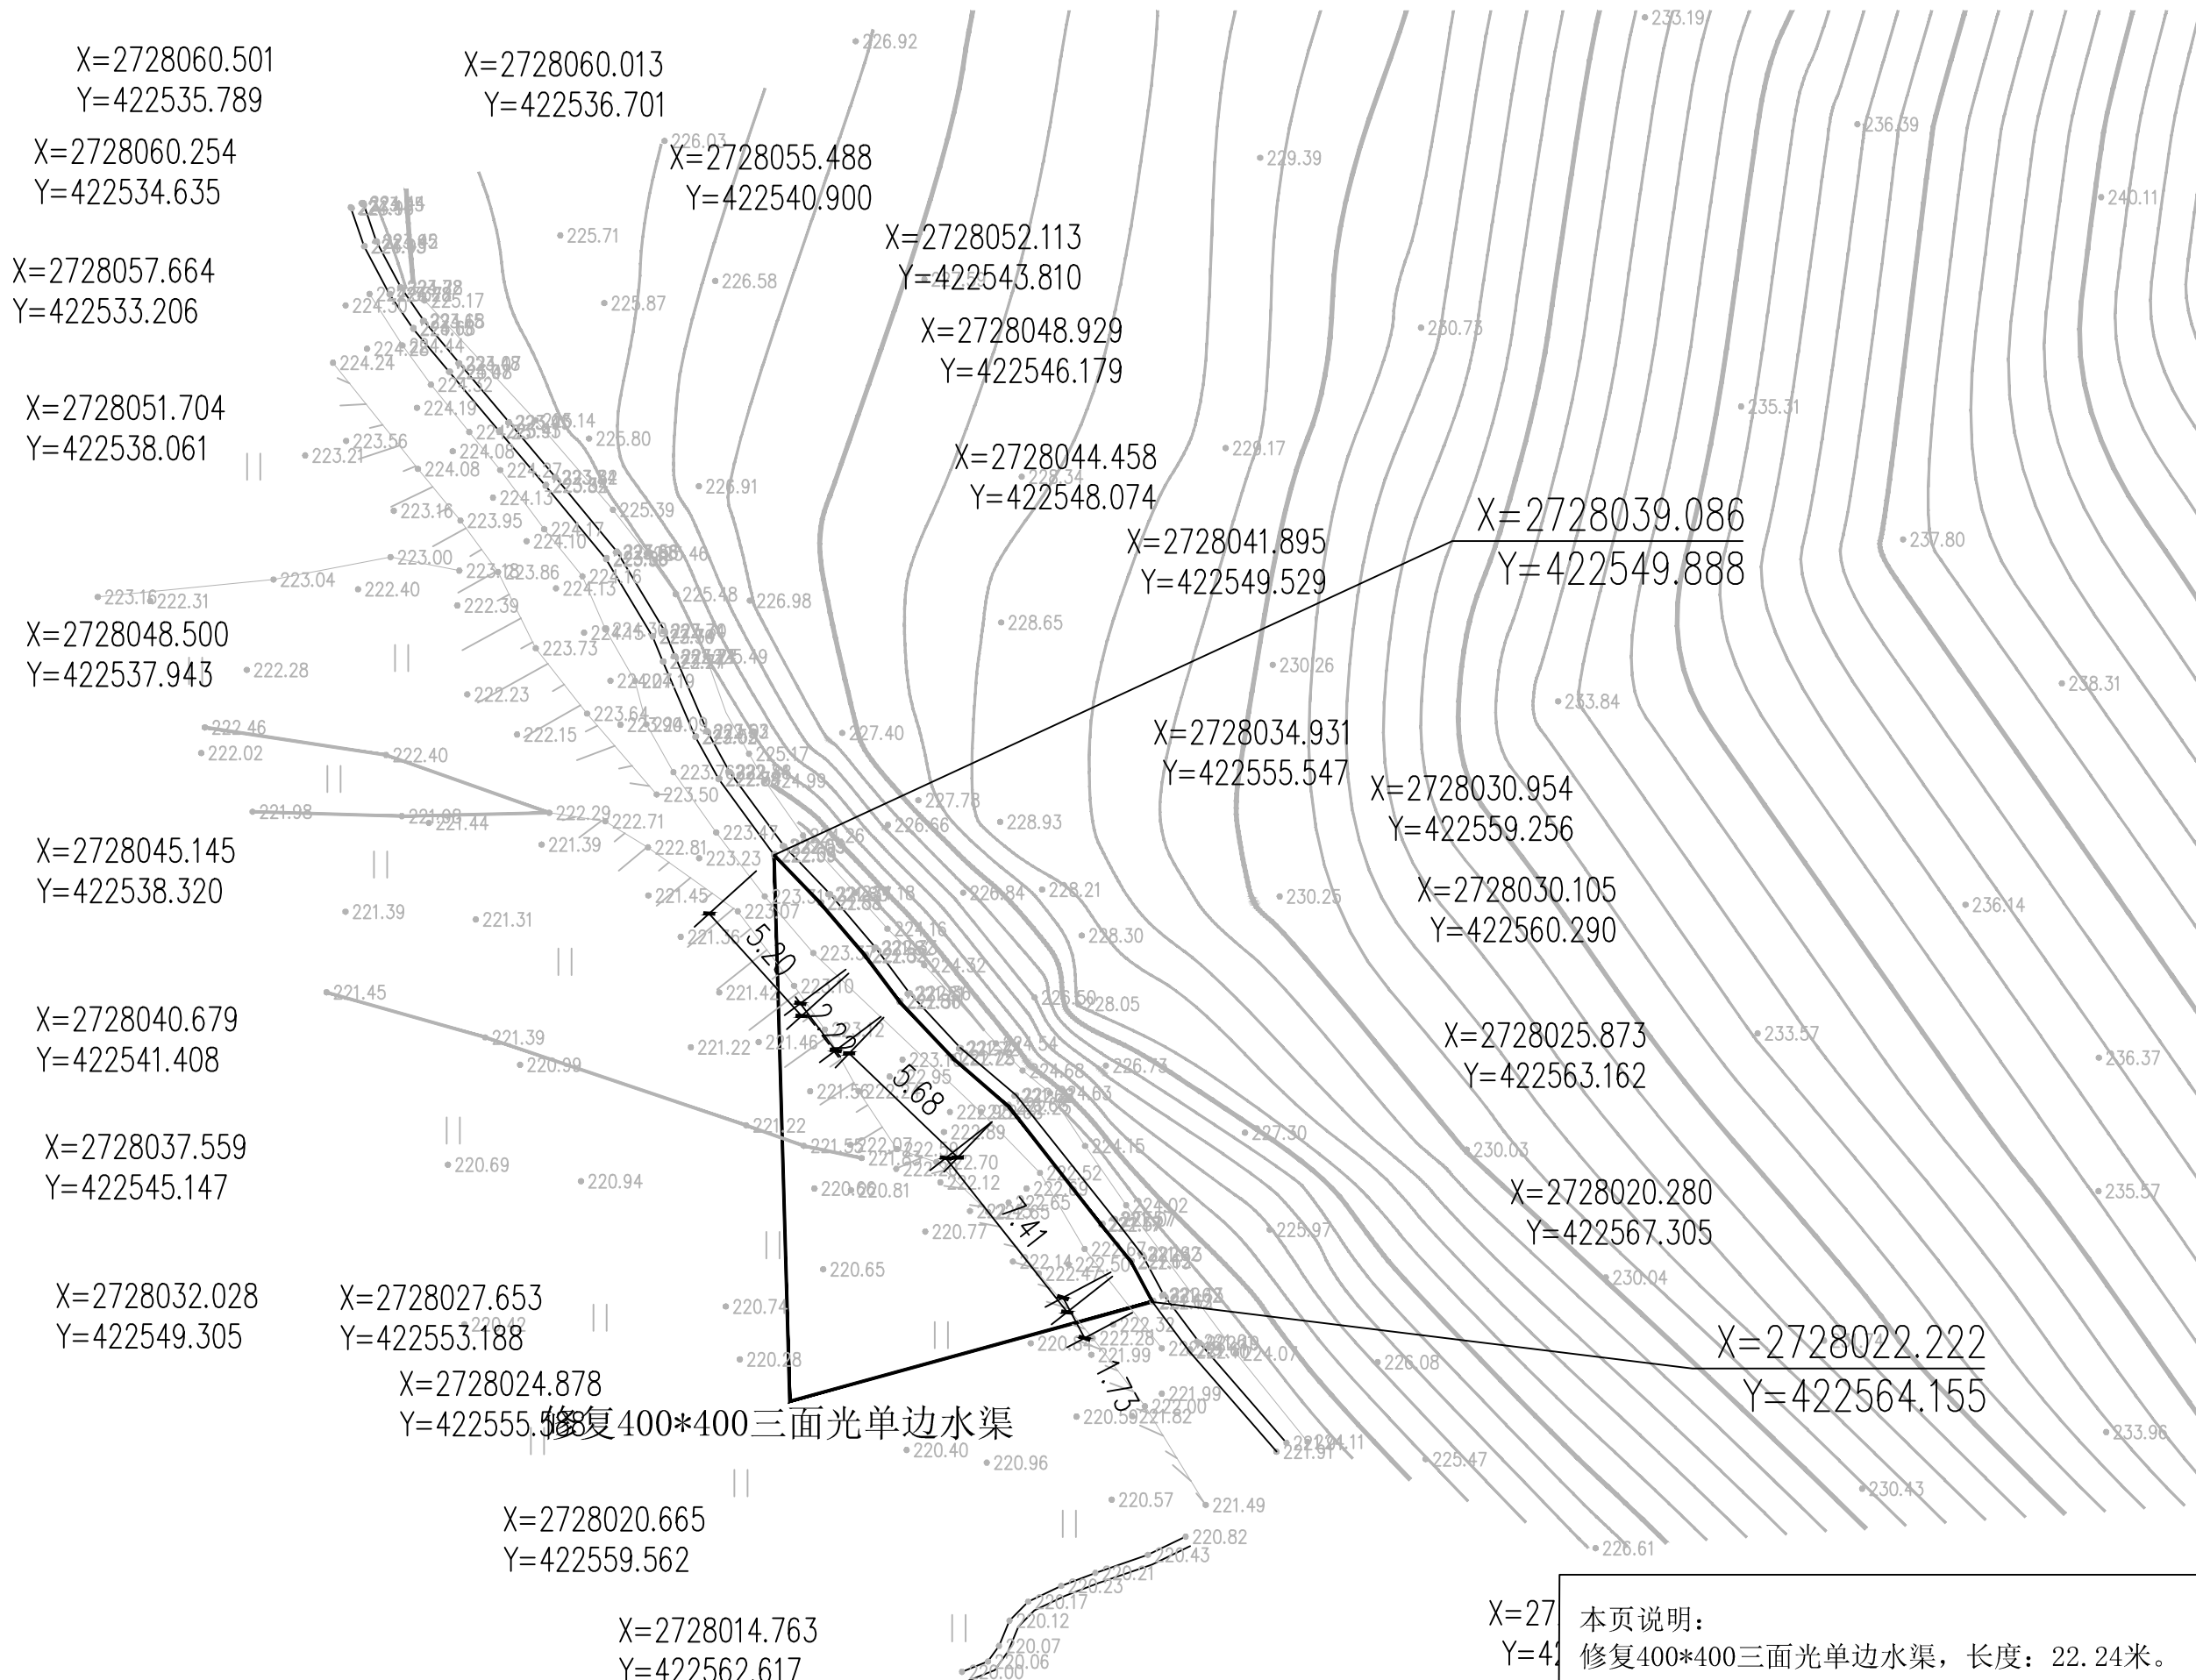

X=2728060.501
Y=422535.789

X=2728060.254
Y=422534.635

X=2728057.664
Y=422533.206

X=2728051.704
Y=422538.061

X=2728048.500
Y=422537.943

X=2728045.145
Y=422538.320

X=2728040.679
Y=422541.408

X=2728037.559
Y=422545.147

X=2728032.028
Y=422549.305

X=2728027.653
Y=422553.188

X=2728024.878
Y=422555.588

X=2728020.665
Y=422559.562

X=2728014.763
Y=422562.617

X=2728014.566
Y=422566.162

X=2728060.013
Y=422536.701

X=2728055.488
Y=422540.900

X=2728052.113
Y=422543.810

X=2728048.929
Y=422546.179

X=2728044.458
Y=422548.074

X=2728041.895
Y=422549.529

X=2728034.931
Y=422555.547

X=2728030.954
Y=422559.256

X=2728030.105
Y=422560.290

X=2728025.873
Y=422563.162

X=2728020.280
Y=422567.305



X=2728022.222
Y=422564.155

本页说明：
修复400*400三面光单边水渠，长度：22.24米。

图 例

——修复400*400三面光单边水渠

练屋村区域一水沟平面图 1:250

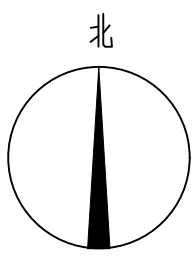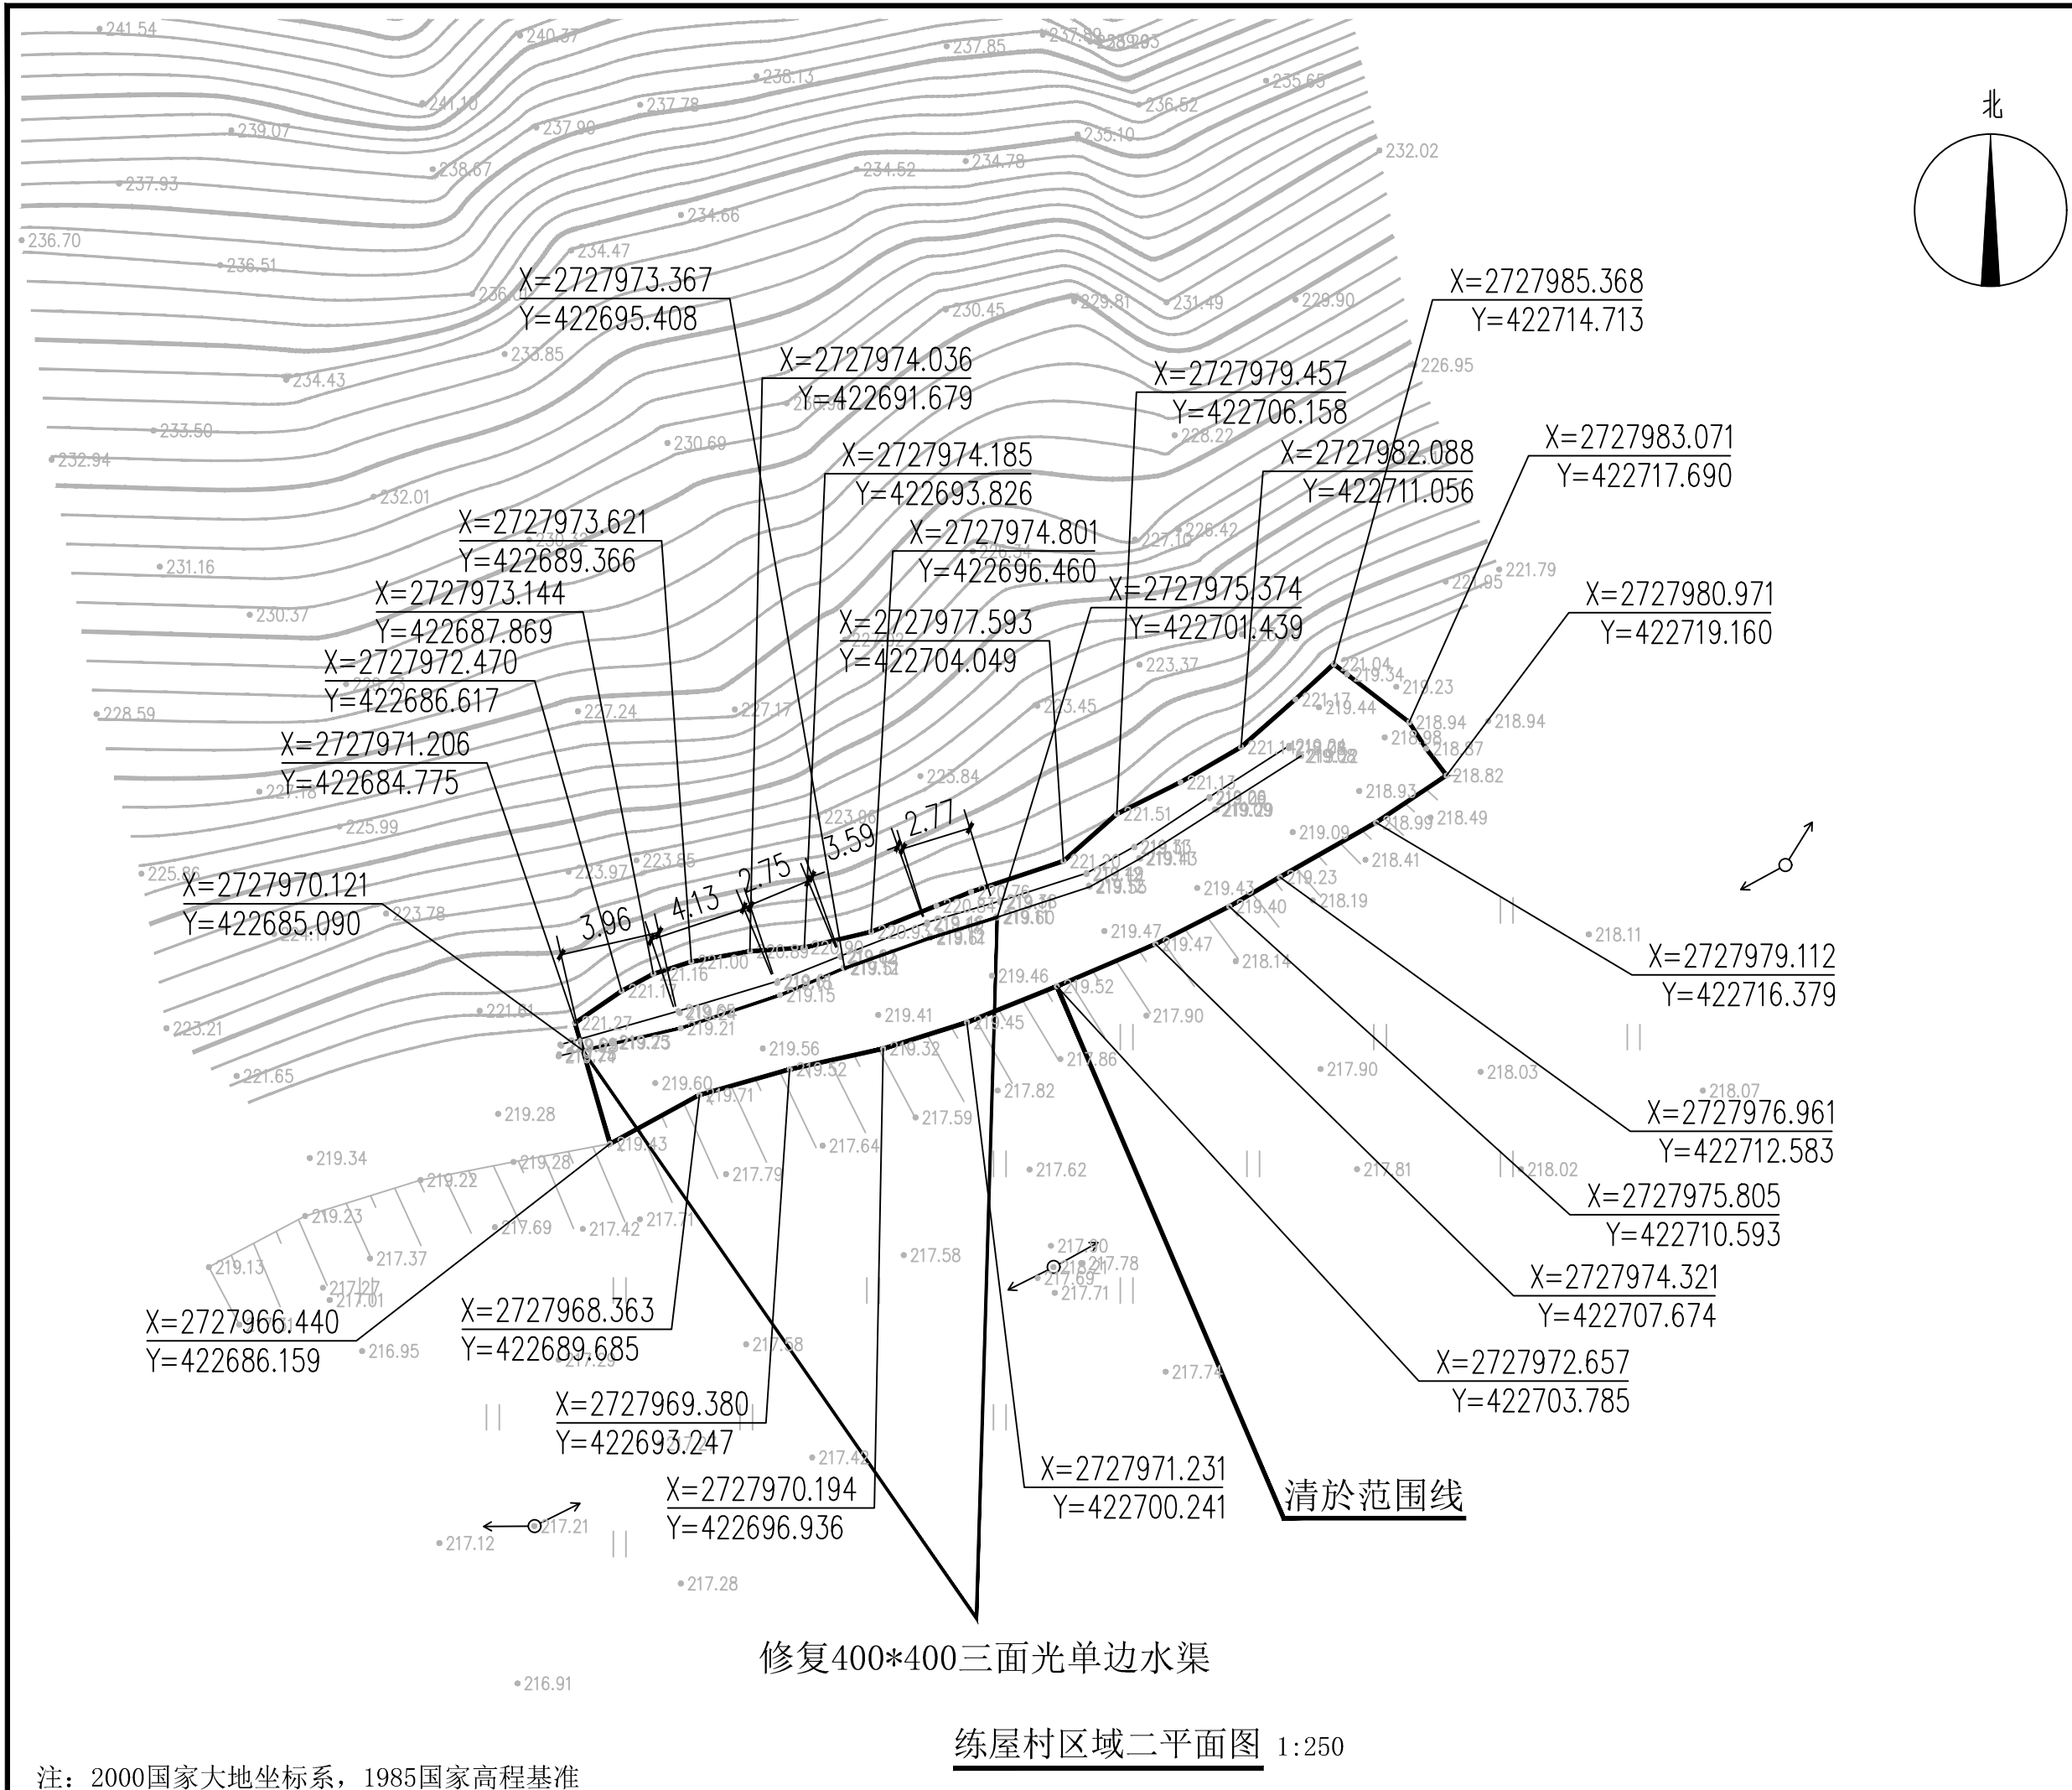



领睿建设工程有限公司
Link&R Construction Engineering Co., Ltd

建筑工程设计证书号：
A244069964

注明：
1. 本图纸必须取得政府相关部门批准（如自然资源局、建设局消防部门）及施工图审查机构等单位合格证后，方可用于施工。
2. 本图纸若有不完善或不详之处必须与我公司会商后方可施工，不可按图纸量取尺寸施工。
3. 本图纸未经同意不得复制使用、泄露、散布。
4. 本图纸须加盖出图签章、执业签章及二维码，否则一律无效。

注：

出图签章

执业签章

岗位	人员	实 名	签 名
审 定 人	王 永 红		王永红
项目负责人	杜 凯		杜凯
专业负责人	邹 燕 霞		邹燕霞
审 核 人	潘 晓 静		潘晓静
校 对 人	邹 燕 霞		邹燕霞
设 计	吴 荣 广		吴荣广

建设单位 CLIENT	韶关市武江区江湾镇人民政府		
工程名称 PROJECT	江湾镇各村水渠修复项目		
子工程名称 SUB-PROJECT			
图纸内容 TITLE	练屋村区域二平面图		
业 务 号 PROJECT NO.		专 业 DISCIPLINE	给排水
日 期 DATE	2025. 04	归 档 二 维 码：	
设计阶段 STAGE	施工图		
图 号 DRAWING NO.	ZP-2-01		
版 本 号 INDEX	01		

注：2000国家大地坐标系，1985国家高程基准

修复400*400三面光单边水渠

练屋村区域二平面图 1:250



领睿建设工程有限公司
Link&R Construction Engineering Co., Ltd

建筑工程设计证书号：
A244069964

注明：
1. 本图纸必须取得政府相关部门批准（如自然资源局、建设局消防部门）及施工图审查机构等单位合格证后，方可用于施工。
2. 本图纸若有不完善或不详之处必须与我公司会商后方可施工，不可按图纸量取尺寸施工。
3. 本图纸未经同意不得复制使用、泄露、散布。
4. 本图纸须加盖出图签章、执业签章及二维码，否则一律无效。

注：

出图签章

执业签章

岗位	人员	实 名	签 名
审 定 人	王 永 红	王永红	王永红
项目负责人	杜 凯	杜凯	杜凯
专业负责人	邹 燕 霞	邹燕霞	邹燕霞
审 核 人	潘 晓 静	潘晓静	潘晓静
校 对 人	邹 燕 霞	邹燕霞	邹燕霞
设 计	吴 荣 广	吴荣广	吴荣广

建设单位 CLIENT	韶关市武江区江湾镇人民政府		
工程名称 PROJECT	江湾镇各村水渠修复项目		
子工程名称 SUB-PROJECT			
图纸内容 TITLE	练屋村区域二清淤平面图		
业 务 号 PROJECT NO.		专 业 DISCIPLINE	给排水
日 期 DATE	2025. 04	归 档 二 维 码：	
设计阶段 STAGE	施工图		
图 号 DRAWING NO.	ZP-2-02		
版 本 号 INDEX	01		

挖方

	0.1
	1.7
	3.9
	5.6
	5.8
	5.5
	6.3
	7.1
	6.3
	6.4
	6.7
	6.6
	6.9
	8.7
	8.4
	5.9
	2.7
	1.0
	0.2
	0.0
	0.0
总面积	176.4
总填方	1.3
总挖方	95.8

填方

清淤范围线

本页说明：
场地土方内部消化，不做外运。

练屋村区域二清淤平面图 1:250



领睿建设工程有限公司
Link&R Construction Engineering Co., Ltd

建筑工程设计证书号：
A244069964

注明：
1. 本图纸必须取得政府相关部门批准（如自然资源局、建设局消防部门）及施工图审查机构等单位合格证后，方可用于施工。
2. 本图纸若有不完善或不详之处必须与我公司会商后方可施工，不可按图纸量取尺寸施工。
3. 本图纸未经同意不得复制使用、泄露、散布。
4. 本图纸须加盖出图签章、执业签章及二维码，否则一律无效。


注：

出图签章

执业签章

岗位	人员	实 名	签 名
审 定 人	王 永 红	王永红	王永红
项目负责人	杜 凯	杜凯	杜凯
专业负责人	邹 燕 霞	邹燕霞	邹燕霞
审 核 人	潘 晓 静	潘晓静	潘晓静
校 对 人	邹 燕 霞	邹燕霞	邹燕霞
设 计	吴 荣 广	吴荣广	吴荣广

建设单位 CLIENT	韶关市武江区江湾镇人民政府		
工程名称 PROJECT	江湾镇各村水渠修复项目		
子工程名称 SUB-PROJECT			
图纸内容 TITLE	练屋村区域二水沟平面图		
业 务 号 PROJECT NO.		专 业 DISCIPLINE	给排水
日 期 DATE	2025.04	归 档 二 维 码：	
设计阶段 STAGE	施工图		
图 号 DRAWING NO.	郑-2-03		
版 本 号 INDEX	01		

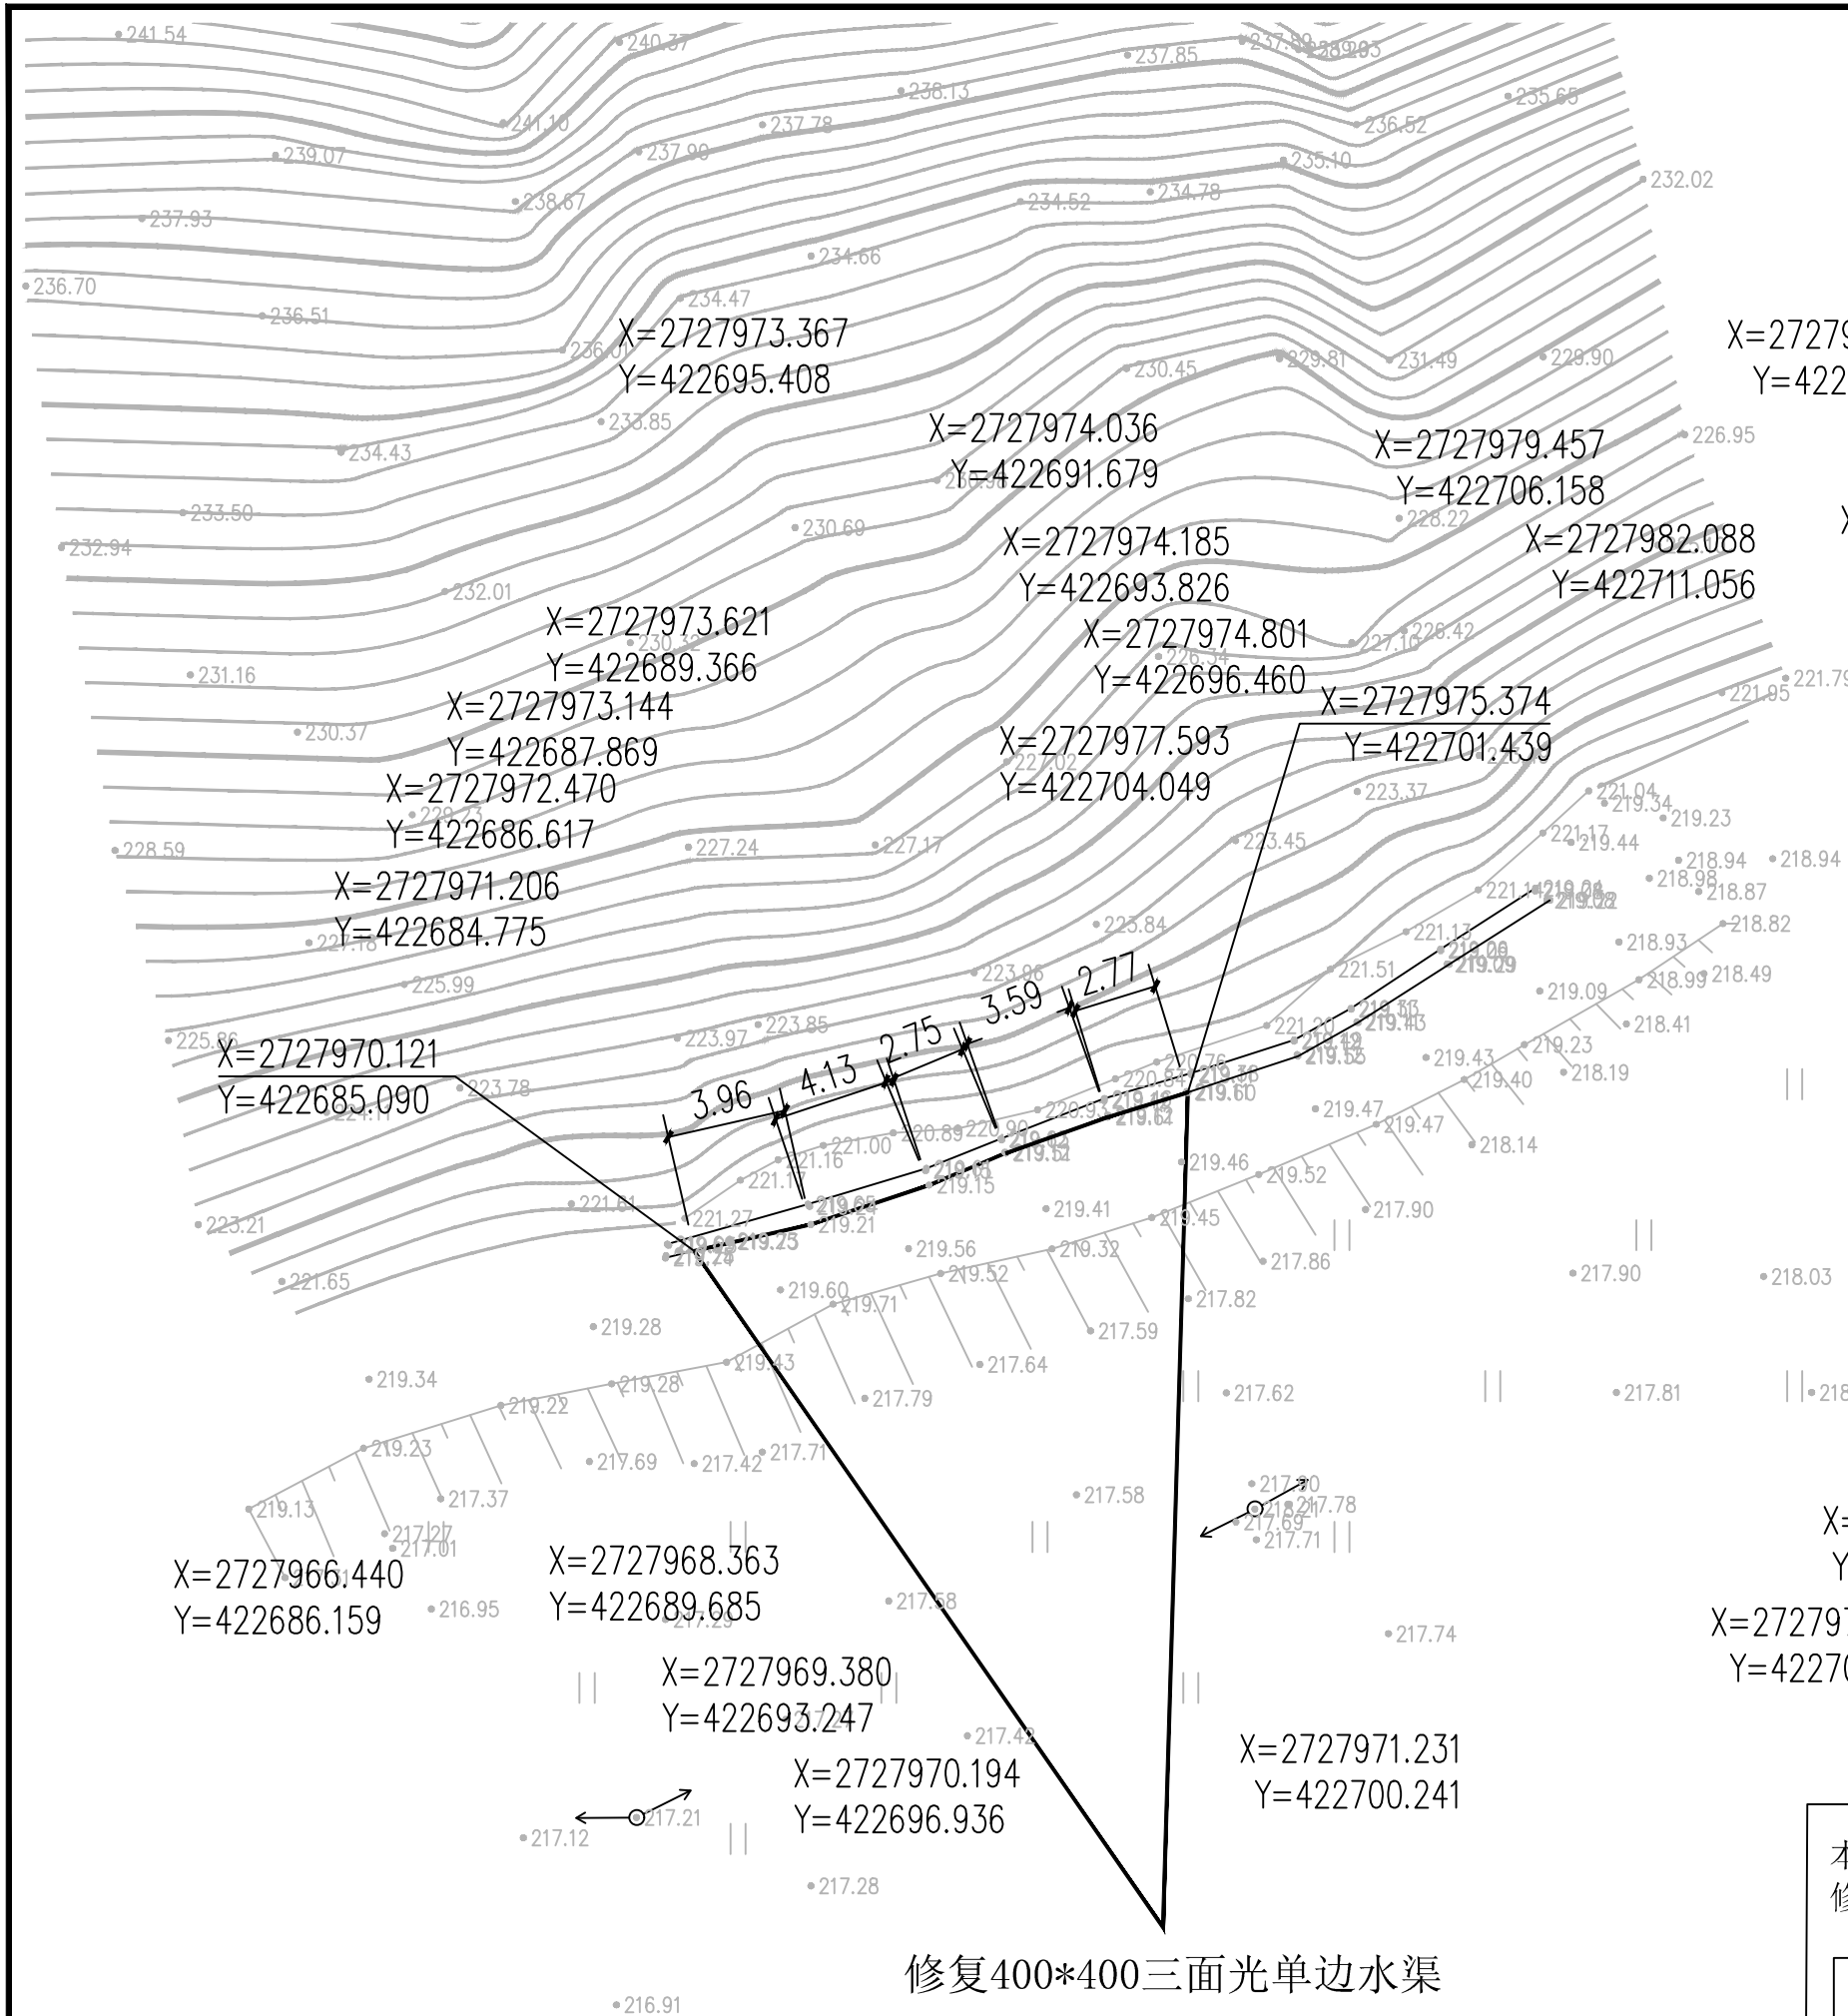

修复400*400三面光单边水渠

练屋村区域二水沟平面图 1:250

本页说明：
修复400*400三面光单边水渠，长度：17.20米。

图 例

——修复400*400三面光单边水渠



领睿建设工程有限公司
Link&R Construction Engineering Co., Ltd

建筑工程设计证书号：
A244069964

注明：
1. 本图纸必须取得政府相关部门批准（如自然资源局、建设局消防部门）及施工图审查机构等单位合格证后，方可用于施工。
2. 本图纸若有不完善或不详之处必须与我公司会商后方可施工，不可按图纸量取尺寸施工。
3. 本图纸未经同意不得复制使用、泄露、散布。
4. 本图纸须加盖出图签章、执业签章及二维码，否则一律无效。


注：

出图签章

执业签章

岗位	人员	实 名	签 名
审 定 人	王 永 红	王永红	王永红
项目负责人	杜 凯	杜凯	杜凯
专业负责人	邹 燕 霞	邹燕霞	邹燕霞
审 核 人	潘 晓 静	潘晓静	潘晓静
校 对 人	邹 燕 霞	邹燕霞	邹燕霞
设 计	吴 荣 广	吴荣广	吴荣广

建设单位 CLIENT	韶关市武江区江湾镇人民政府		
工程名称 PROJECT	江湾镇各村水渠修复项目		
子工程名称 SUB-PROJECT			
图纸内容 TITLE	练屋村区域三水沟平面图		
业 务 号 PROJECT NO.		专 业 DISCIPLINE	给排水
日 期 DATE	2025. 04	归 档 二 维 码：	
设计阶段 STAGE	施工图		
图 号 DRAWING NO.	郑-3-01		
版 本 号 INDEX	01		

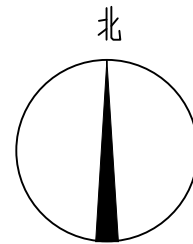

L2
205.101

X=2727699.342
Y=422190.772

X=2727695.012
Y=422190.661

X=2727686.361
Y=422194.277

X=2727682.168
Y=422197.865

X=2727670.963
Y=422200.186

X=2727663.921
Y=422198.713

X=2727660.320
Y=422193.777

X=2727662.269
Y=422188.650

X=2727661.692
Y=422184.571

X=2727660.657
Y=422182.535

X=2727660.435
Y=422178.913

X=2727650.966
Y=422158.394

X=2727648.043
Y=422148.854

X=2727642.217
Y=422139.449

X=2727633.652
Y=422137.226

X=2727628.133
Y=422140.077

X=2727613.379
Y=422134.870

X=2727602.482
Y=422124.634

X=2727600.461
Y=422124.160

X=2727598.523
Y=422124.904

渠长154.07米

本页说明：
新建400*400三面光水渠，长度：154.07米。

图 例

—— 400*400 三面光水渠

练屋村区域三水沟平面图 1:500

注：2000国家大地坐标系，1985国家高程基准



领睿建设工程有限公司
Link&R Construction Engineering Co., Ltd

建筑工程设计证书号：
A244069964

- 注明：
1. 本图纸必须取得政府相关主管部门批准（如自然资源局、建设局消防部门）及施工图审查机构等单位合格证后，方可用于施工。
 2. 本图纸若有不完善或不详之处必须与我司会商后方可施工，不可按图纸量取尺寸施工。
 3. 本图纸未经同意不得复制使用、泄露、散布。
 4. 本图纸须加盖出图签章、执业签章及二维码，否则一律无效。


注：

出图签章

执业签章

岗位	人员	实 名	签 名
审 定 人	王 永 红		王永红
项目负责人	杜 凯		杜凯
专业负责人	邹 燕 霞		邹燕霞
审 核 人	潘 晓 静		潘晓静
校 对 人	邹 燕 霞		邹燕霞
设 计	吴 荣 广		吴荣广

建设单位 CLIENT	韶关市武江区江湾镇人民政府		
工程名称 PROJECT	江湾镇各村水渠修复项目		
子工程名称 SUB-PROJECT			
图纸内容 TITLE	寺前村区域水沟平面图1		
业 务 号 PROJECT NO.		专 业 DISCIPLINE	给排水
日 期 DATE	2025. 04	归 档 二 维 码:	
设计阶段 STAGE	施工图		
图 号 DRAWING NO.	ZP-4-01		
版 本 号 INDEX	01		

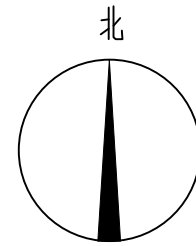

X=2726371.616
Y=425535.596

X=2726359.433
Y=425531.753

X=2726352.092
Y=425538.105

X=2726350.634
Y=425537.893

X=2726325.866
Y=425517.253

X=2726321.092
Y=425516.263

X=2726315.171
Y=425509.607

渠长57.96米

寺前村区域水沟平面图1 1:250

注：2000国家大地坐标系，1985国家高程基准

本页说明：
新建300*300三面光水渠一，长度：57.96米。

图 例

—— 300*300三面光水渠



领睿建设工程有限公司

Link&R Construction Engineering Co., Ltd

建筑工程设计证书号：
A244069964

注明：
1. 本图纸必须取得政府相关主管部门批准（如自然资源局、建设局消防部门）及施工图审查机构等单位合格证后，方可用于施工。
2. 本图纸若有不完善或不详之处必须与我司会商后方可施工，不可按图纸量取尺寸施工。
3. 本图纸未经同意不得复制使用、泄露、散布。
4. 本图纸须加盖出图签章、执业签章及二维码，否则一律无效。


注：

出图签章

执业签章

岗位	人员	实 名	签 名
审 定 人	王 永 红		王永红
项目负责人	杜 凯		杜凯
专业负责人	邹 燕 霞		邹燕霞
审 核 人	潘 晓 静		潘晓静
校 对 人	邹 燕 霞		邹燕霞
设 计	吴 荣 广		吴荣广

建设单位 CLIENT	韶关市武江区江湾镇人民政府		
工程名称 PROJECT	江湾镇各村水渠修复项目		
子工程名称 SUB-PROJECT			
图纸内容 TITLE	寺前村区域水沟平面图2		
业 务 号 PROJECT NO.		专 业 DISCIPLINE	给排水
日 期 DATE	2025. 04	归 档 二 维 码：	
设计阶段 STAGE	施工图		
图 号 DRAWING NO.	郑-4-01		
版 本 号 INDEX	01		

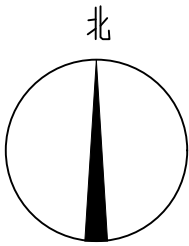

渠长117.99米

X=2726465.509
Y=425640.188

X=2726451.330
Y=425550.584

X=2726443.995
Y=425549.094

渠长74.39米

X=2726371.616
Y=425535.596

X=2726359.433
Y=425531.753

X=2726352.092
Y=425538.105

X=2726350.634
Y=425537.893

寺前村区域水沟平面图2 1:500

本页说明：
新建300*300三面光水渠二，长度：192.38米。

图 例

—— 300*300三面光水渠



建筑工程设计证书号：
A244069964


1. 本图纸必须取得政府相关主管部门批准（如自然资源局、建设局消防部门）及施工图审查机构等单位合格证后，方可用于施工。
2. 本图纸若有不完善或不详之处必须与我公司商后方可施工，不可按图随意取尺寸施工。
3. 本图纸未经同意不得复制使用、泄露、散布。
4. 本图纸须加盖出图签章、执业签章及二维码，否则一律无效。

出图签章

执业签章

岗位 \ 人员	实 名	签 名
审 定 人	王 永 红	王永红
项目负责人	杜 凯	杜凯
专业负责人	邹 燕 霞	邹燕霞
审 核 人	潘 晓 静	潘晓静
校 对 人	邹 燕 霞	邹燕霞
设 计	吴 荣 广	吴荣广

建设单位 CLIENT	韶关市武江区江湾镇人民政府		
工程名称 PROJECT	江湾镇各村水渠修复项目		
子工程名称 SUB-PROJECT			
图纸内容 TITLE	涂屋村区域水沟平面图		
业务号 PROJECT NO.		专 业 DISCIPLINE	给排水
日 期 DATE	2025. 04	归 档 二 维 码:	
设计阶段 STAGE	施工图		
图 号 DRAWING NO.	ZP-5-01		
版 本 号 INDEX	01		

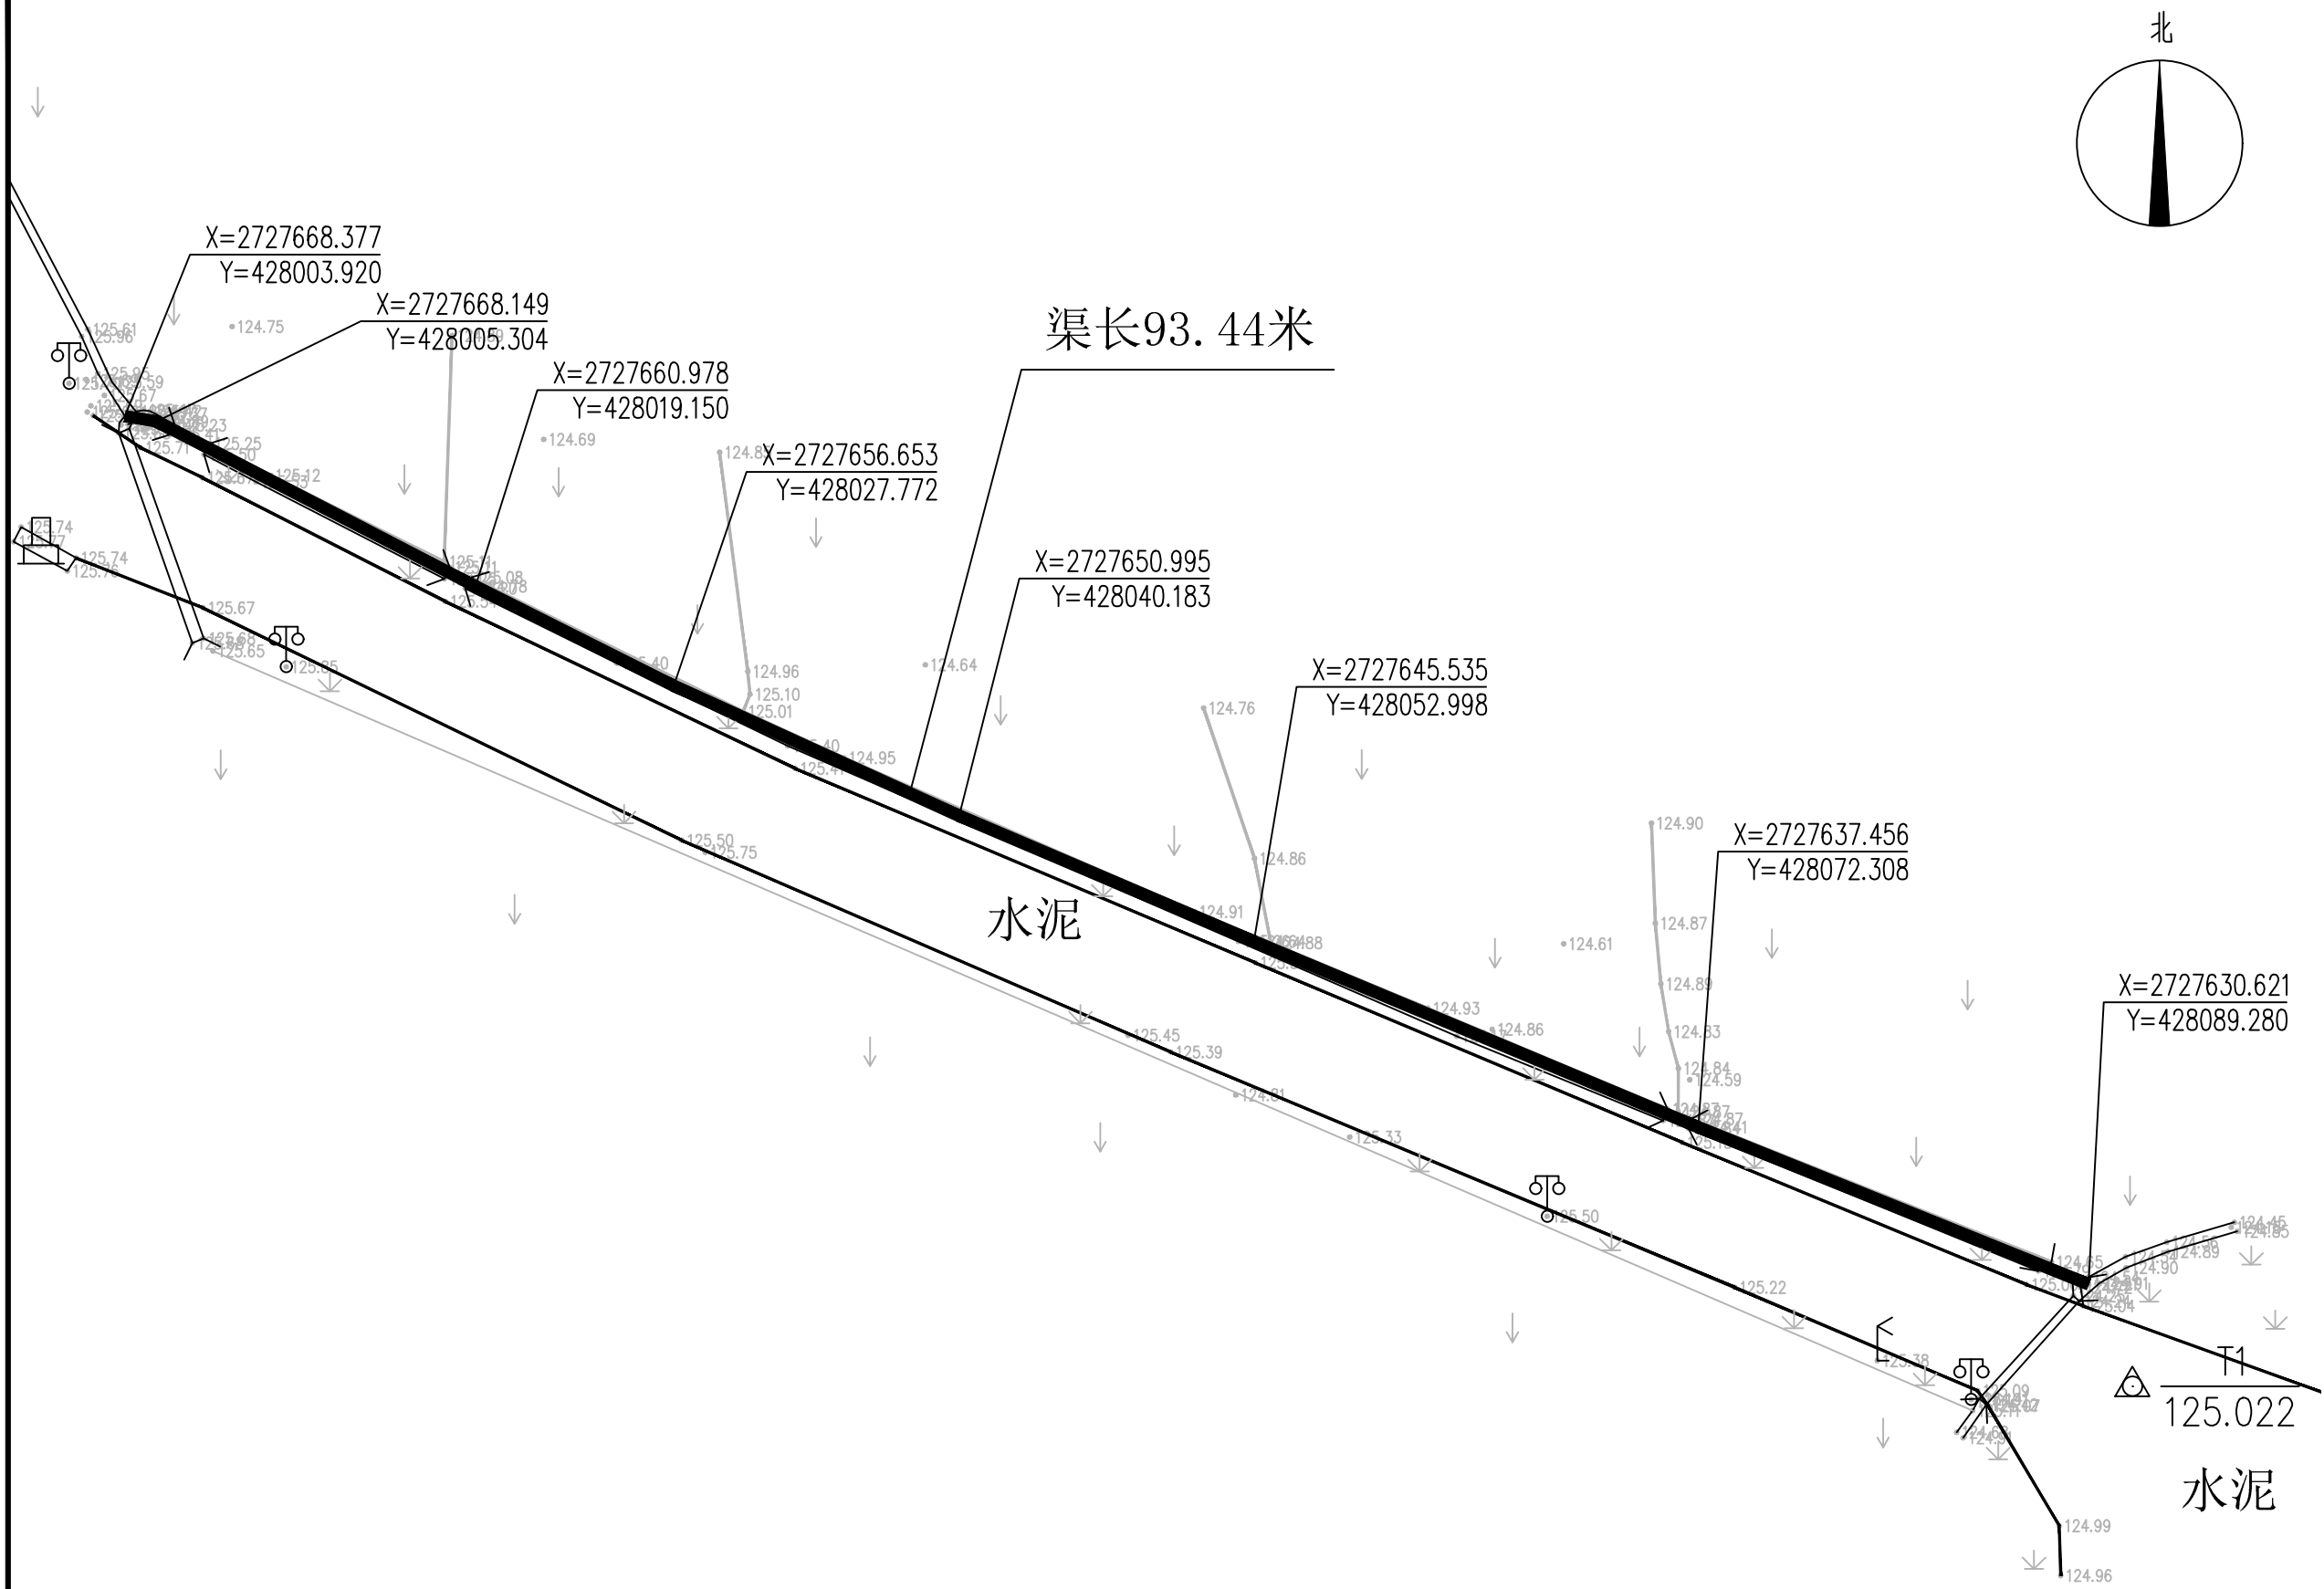

本页说明：
新建400 单边水渠大样图，长度：93.44米。

涂屋村区域水沟平面图 1:300

注：2000国家大地坐标系，1985国家高程基准

图 例

400 单边水渠