


建筑	电气	
结构	弱电	
给排水	总图	
暖通		

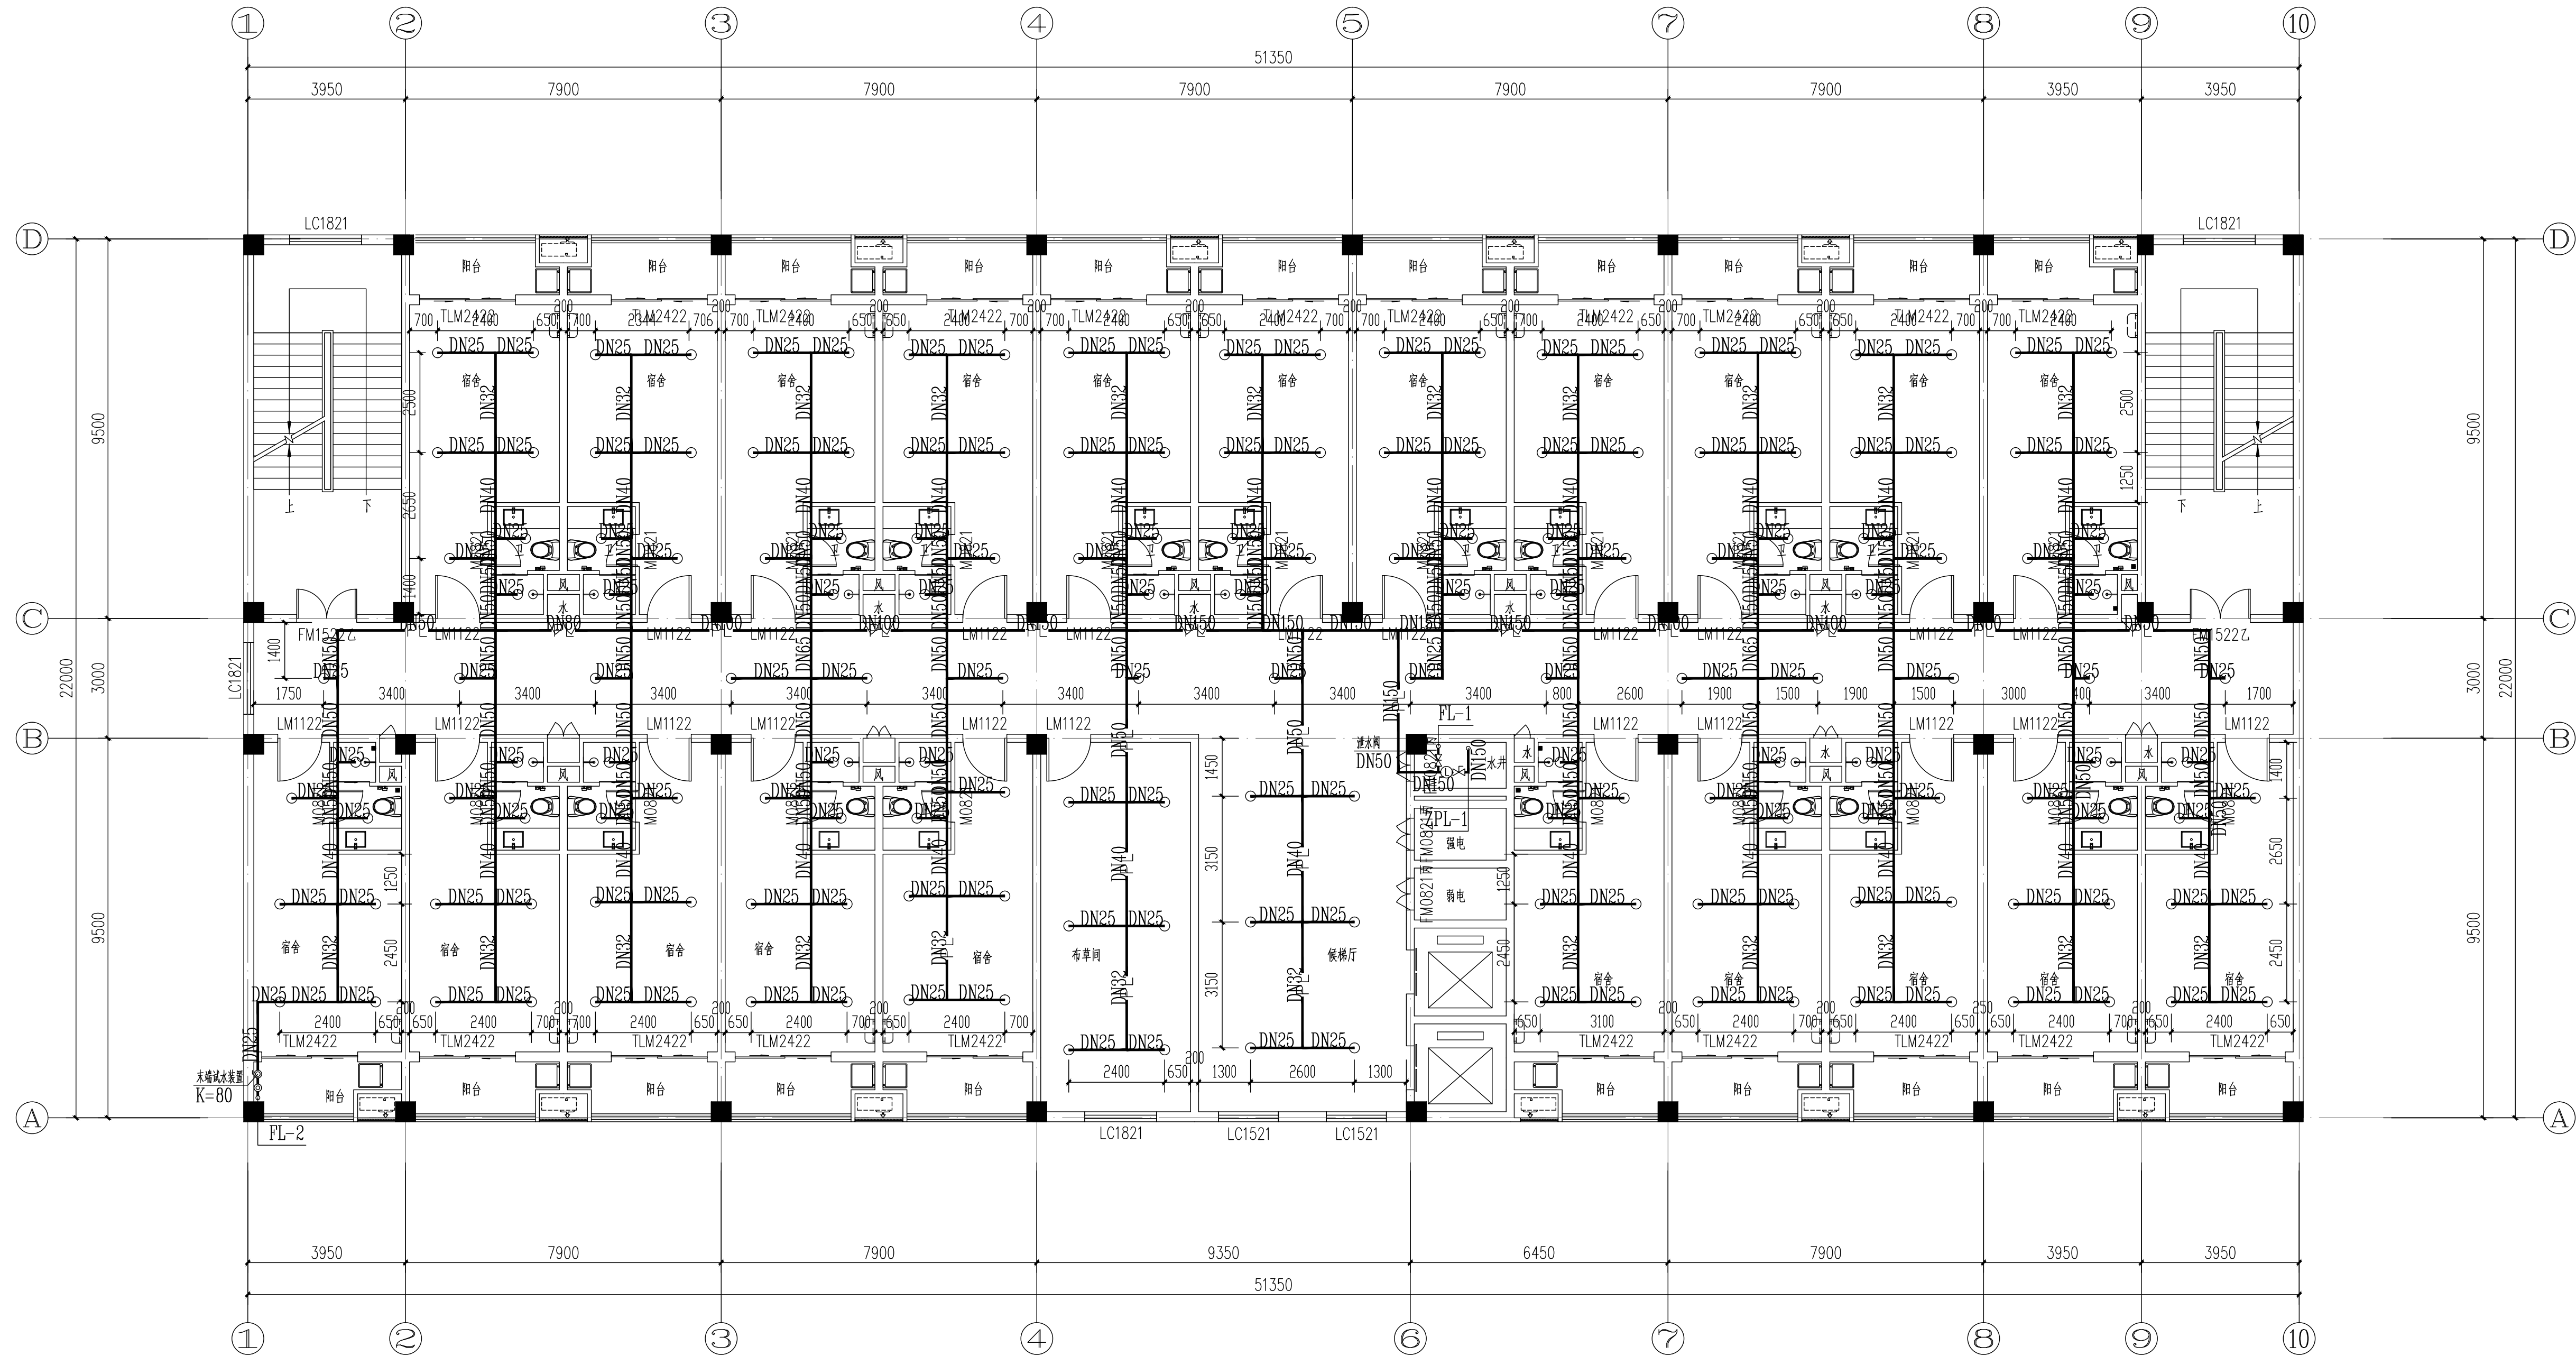

四~六层自动喷淋平面图 1:100

合作单位:

图纸用途:

所有图纸均为本公司的财产,未经许可不准复制。施工单位应校对现场尺寸并向建筑师报告错误。
此图未经建筑师签名不许用作施工。

平面位置示意 Key Plan

附注:

注册章 Stamp for Certified

工程设计出图专用章 Stamp for Engineering Design

建设单位 Client

韶关市曲江

工程名称	Proj. Name
------	------------

韶关市曲江区党校基础设施建设项目

子项名称	Sub-Proj. Name
1. 项目概况	1. Project Overview
2. 项目背景	2. Project Background
3. 项目目标	3. Project Objectives
4. 项目范围	4. Project Scope
5. 项目组织	5. Project Organization
6. 项目计划	6. Project Plan
7. 项目执行	7. Project Execution
8. 项目监控	8. Project Monitoring
9. 项目收尾	9. Project Closure
10. 项目总结	10. Project Summary

审 定 Approved	李绍贵	李绍贵
审 核 Examined	温海山	温海山
项目负责 Proj. Architect	韦 奔	韦 奔
专业负责 Special Field in Charge	刘双和	刘双和
校 对 Design Checked	刘双和	刘双和
设 计 Design	韩远志	韩远志
制 图 Draw		

图 纸 名 称	Drawing title
---------	---------------

四~六层给排水、消防平面图

图 别 DWG. STYLE	施工图	专 业 Discipline	给排水
设计编号 Design NO.	L131201	比 例 Scale	1:100
图 号 DWG. NO.	水施-12	日 期 Date	2025. 07