

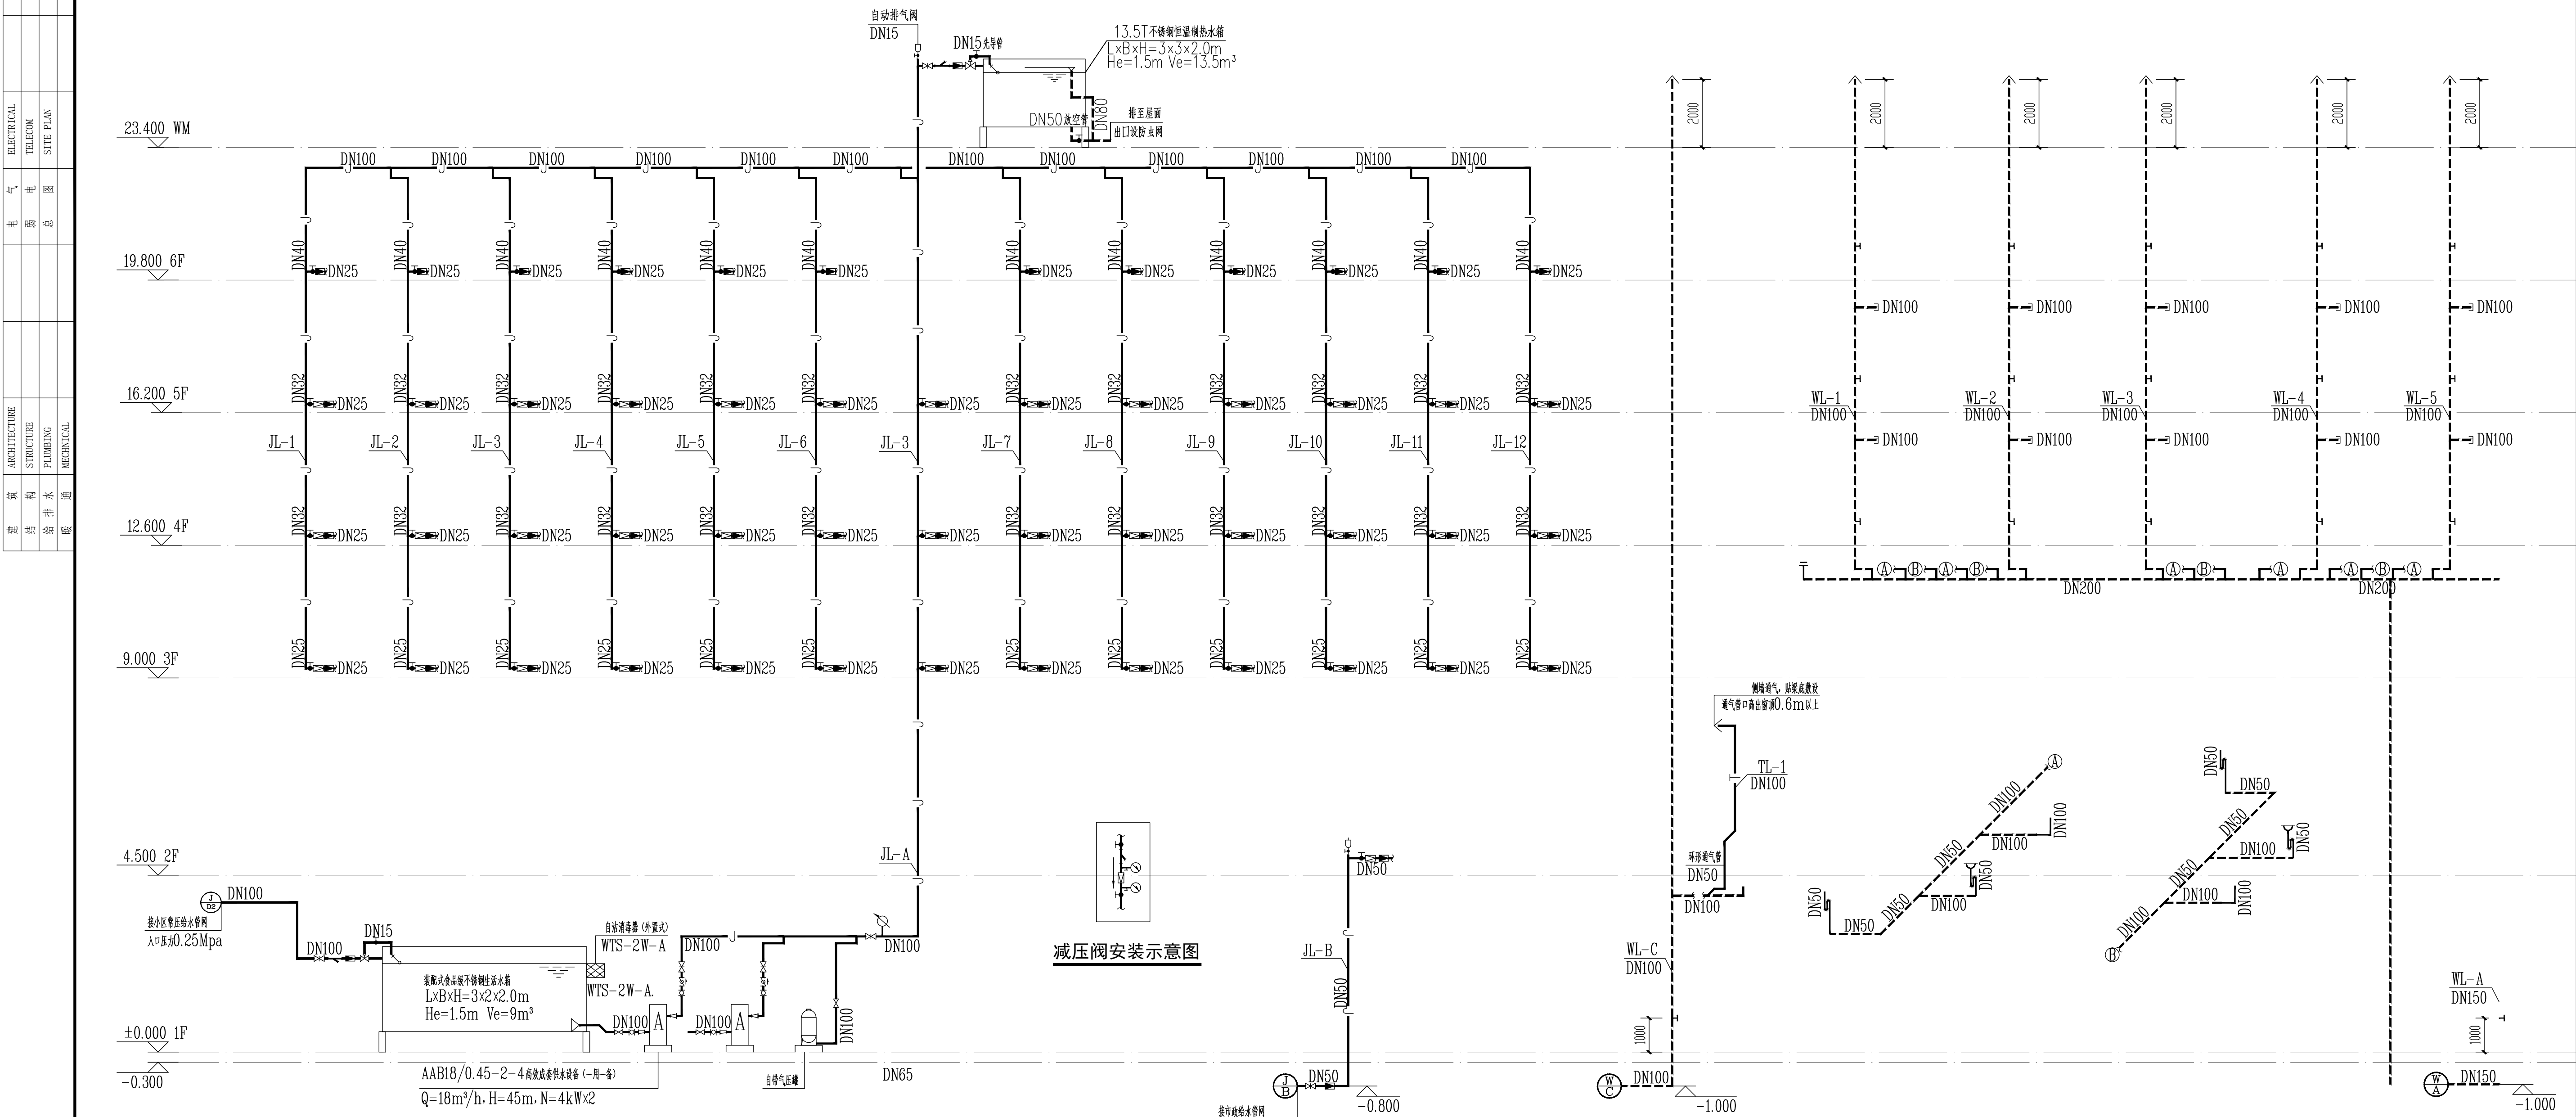
 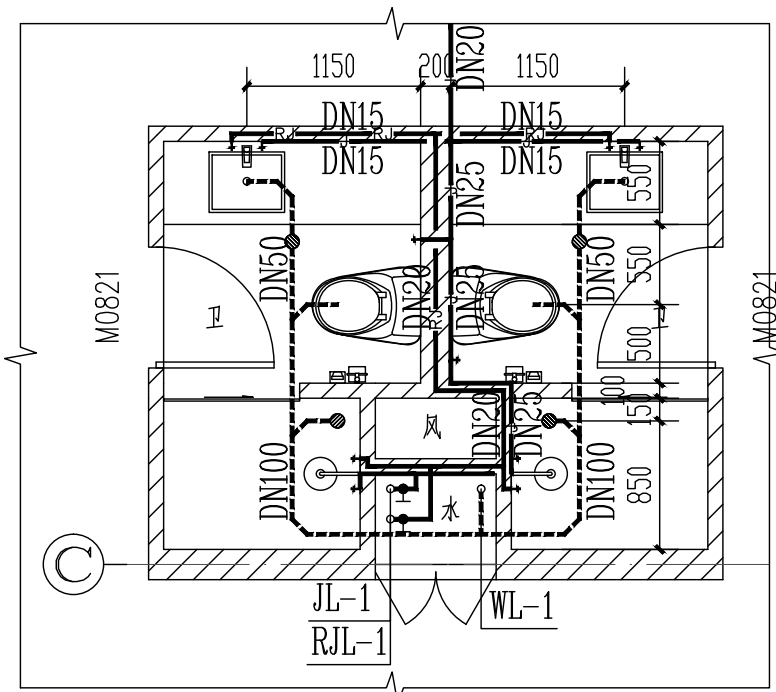


建筑	电气		
结构	弱电		
给排水	总图		
暖通			


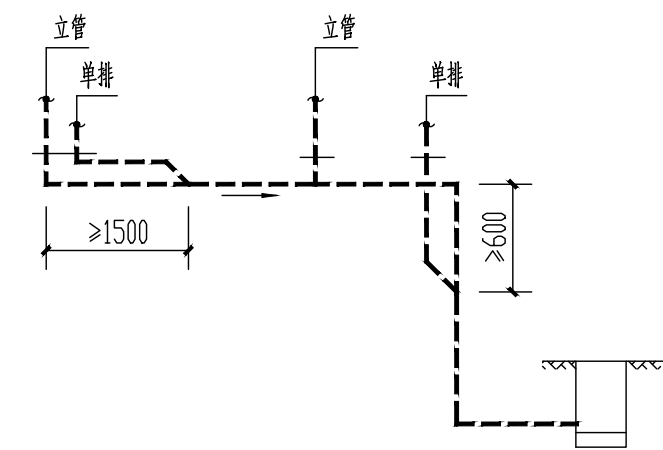


给排水系统原理图

注: 2—5层阀门后设丝扣减压阀(带内置滤芯), 阀后压力0.20MPa.



卫生间给排水大样图

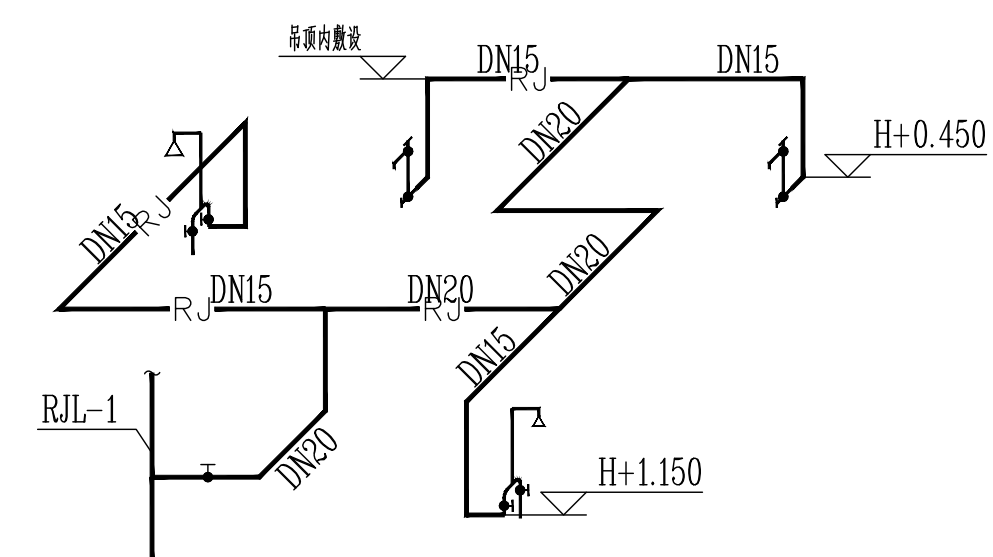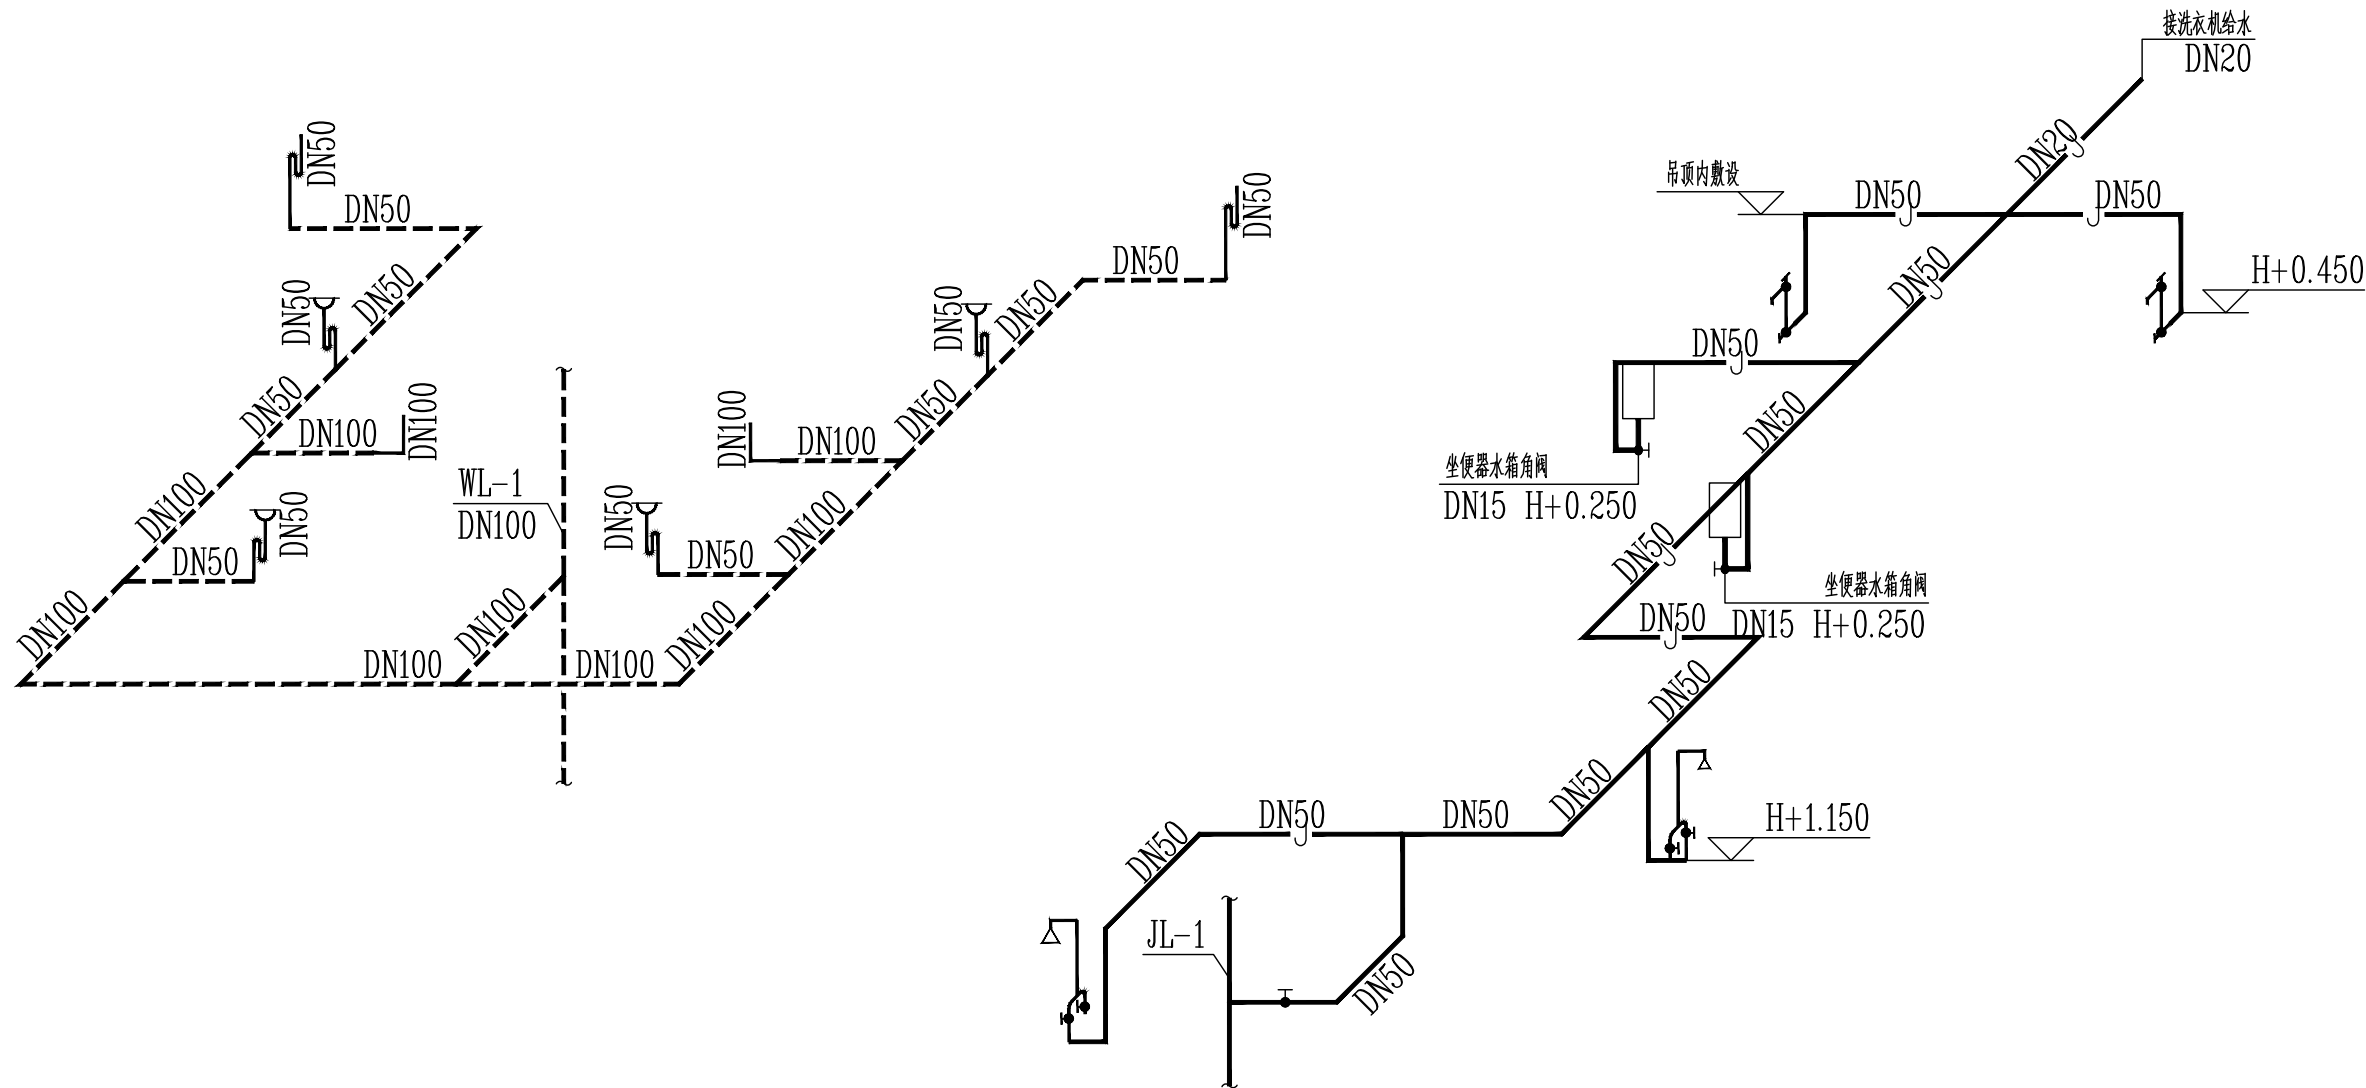

IP

DESIGN
WHAMPOA

广州黄埔建筑设计院有限公司
GUANGDONG HUAMPOR ARCHITECTURAL DESIGN INSTITUTE CO., LTD.

☐ 建筑工程设计甲级证书号: A244018920

☐ 城乡规划编制乙级证书号: 粤自资规证字22440022

☐ 工程勘察设计及乙级证书号: B244050666

☐ 市政行业设计乙级证书号: A244018920

☐ 风景园林设计乙级证书号: A244018920

合作单位:

图纸用途:

所有图纸均为本公司财产，如设计中不能发表或施工单位未按图施工并造成损失的，概与本公司无关。
此图在实施过程中发生任何变更均须由本公司同意。

平面图位置示意 Key Plan

附注:

注册章 Stamp for Certified

工程设计出图专用章 Stamp for Engineering Design

建设单位 Client
韶关市曲江区政府投资建设项目建设中心

工程名称 Proj. Name
韶关市曲江区委党校基础设施建设项目

子项名称 Sub-Project Name

审 定
Approved

李绍贵

审 核
Examined

温海山

项目负责
Proj. Architect

韦 奔

专业负责
Special Field in Charge

刘双和

设 计
Design

韩远志

制 图
Drawn

图纸名称 Drawing title
给排水系统原理图

图 别 DWG. STYLE	施工图	专 业 Discipline	给排水
设计编号 Design NO.	L131201	比 例 Scale	1:100
图 号 DWG. NO.	水施-14	日 期 Date	2025. 07