



建筑	电气		
结构	弱电		
给排水	总图		
暖通			

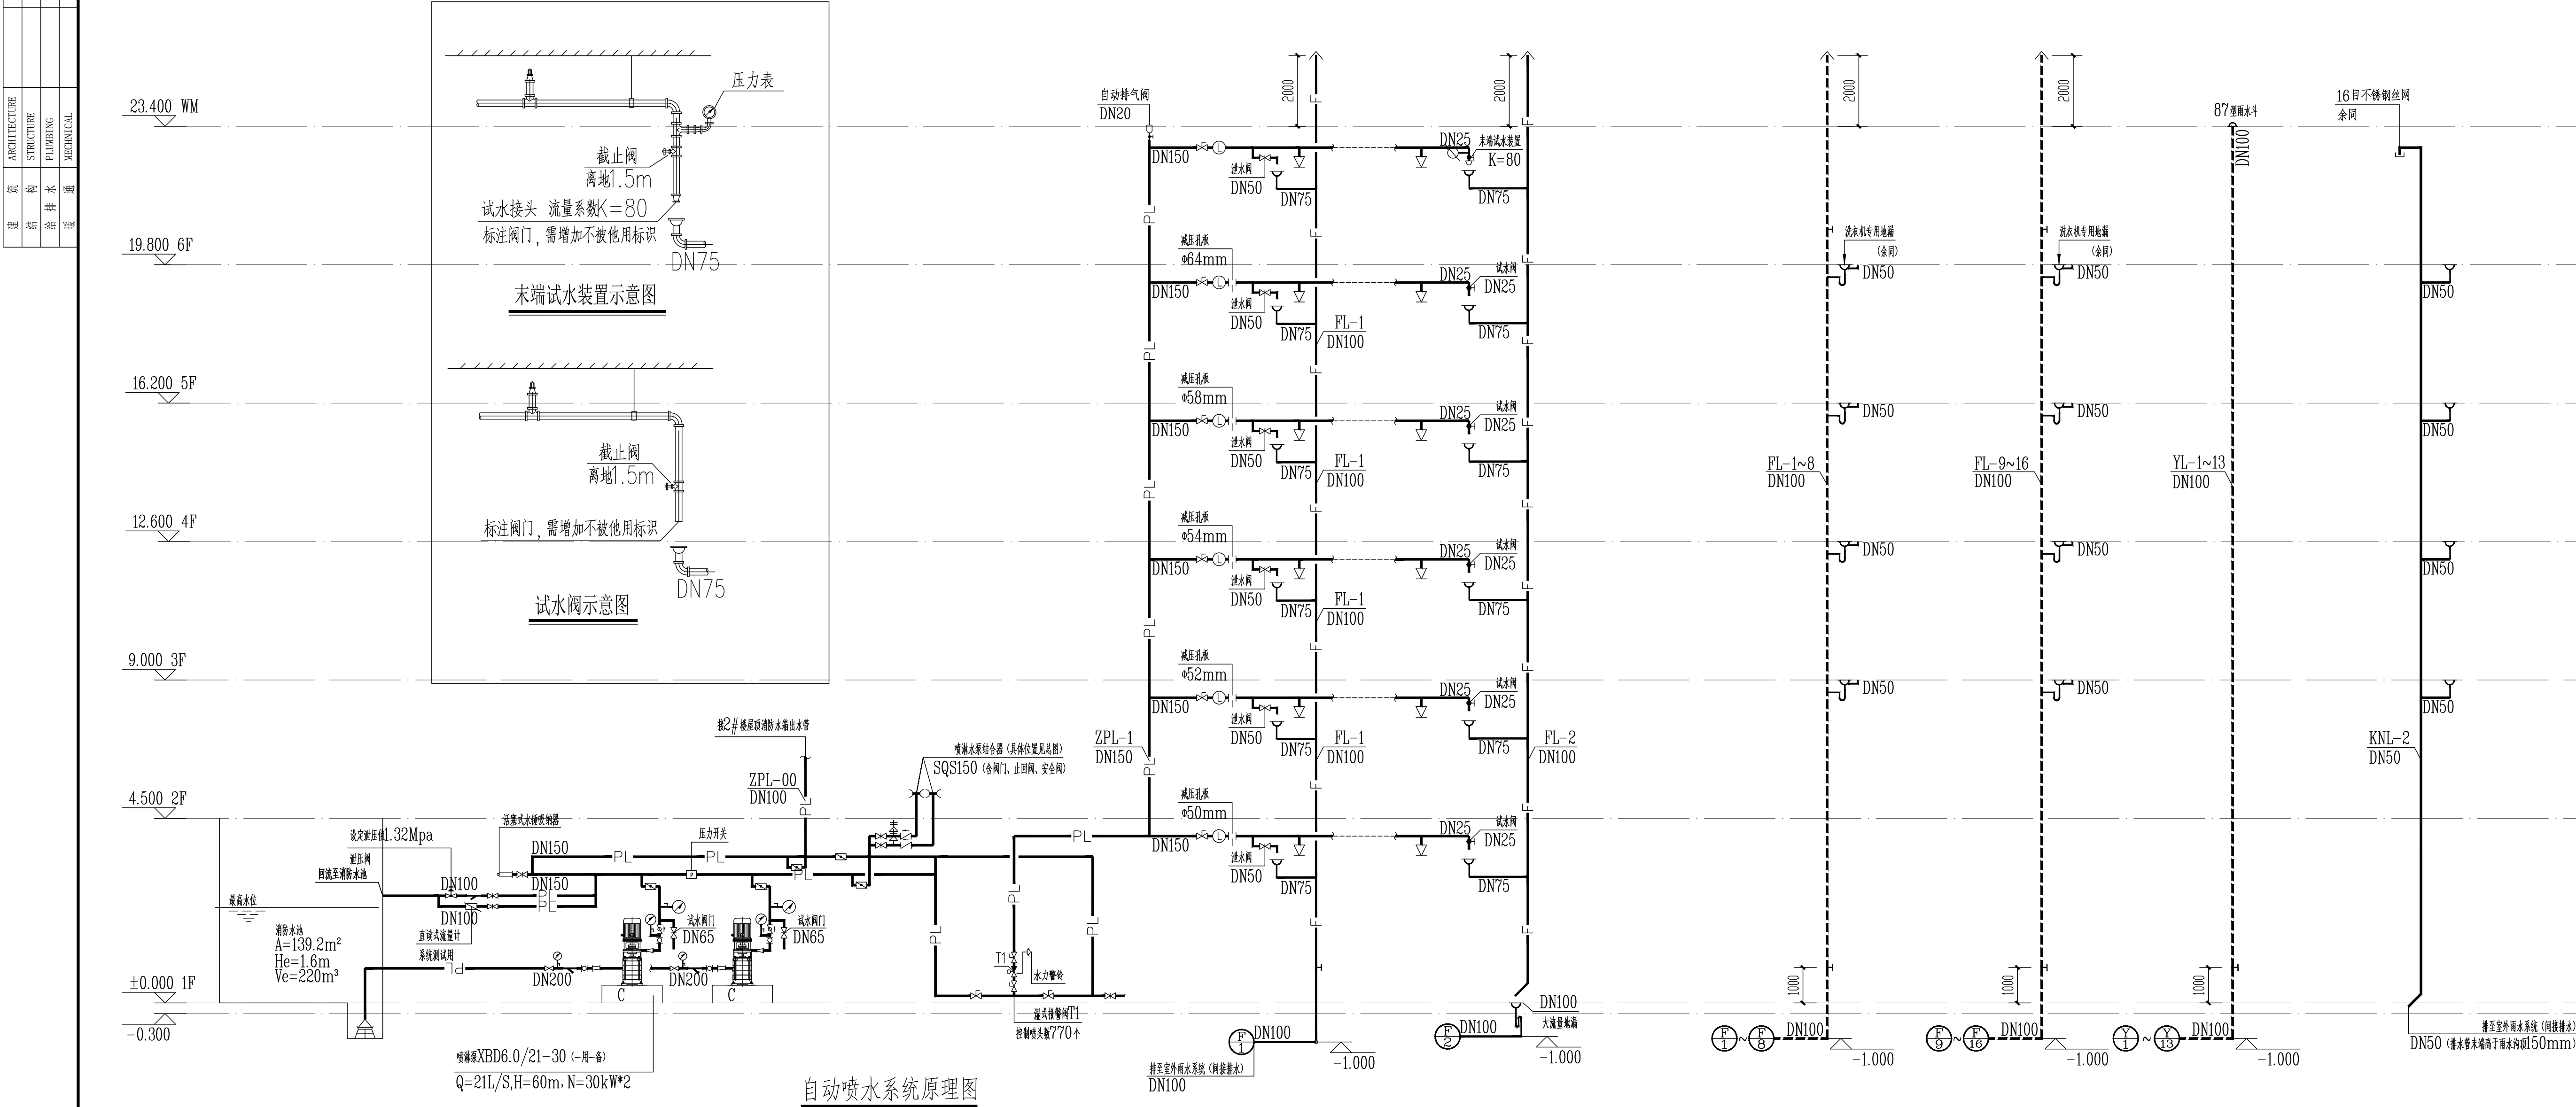

说明:

- 1、室内喷淋给水管均在最低梁下100mm处安装。
- 2、减压孔板材质为不锈钢板,板后压力为0.4MPa。

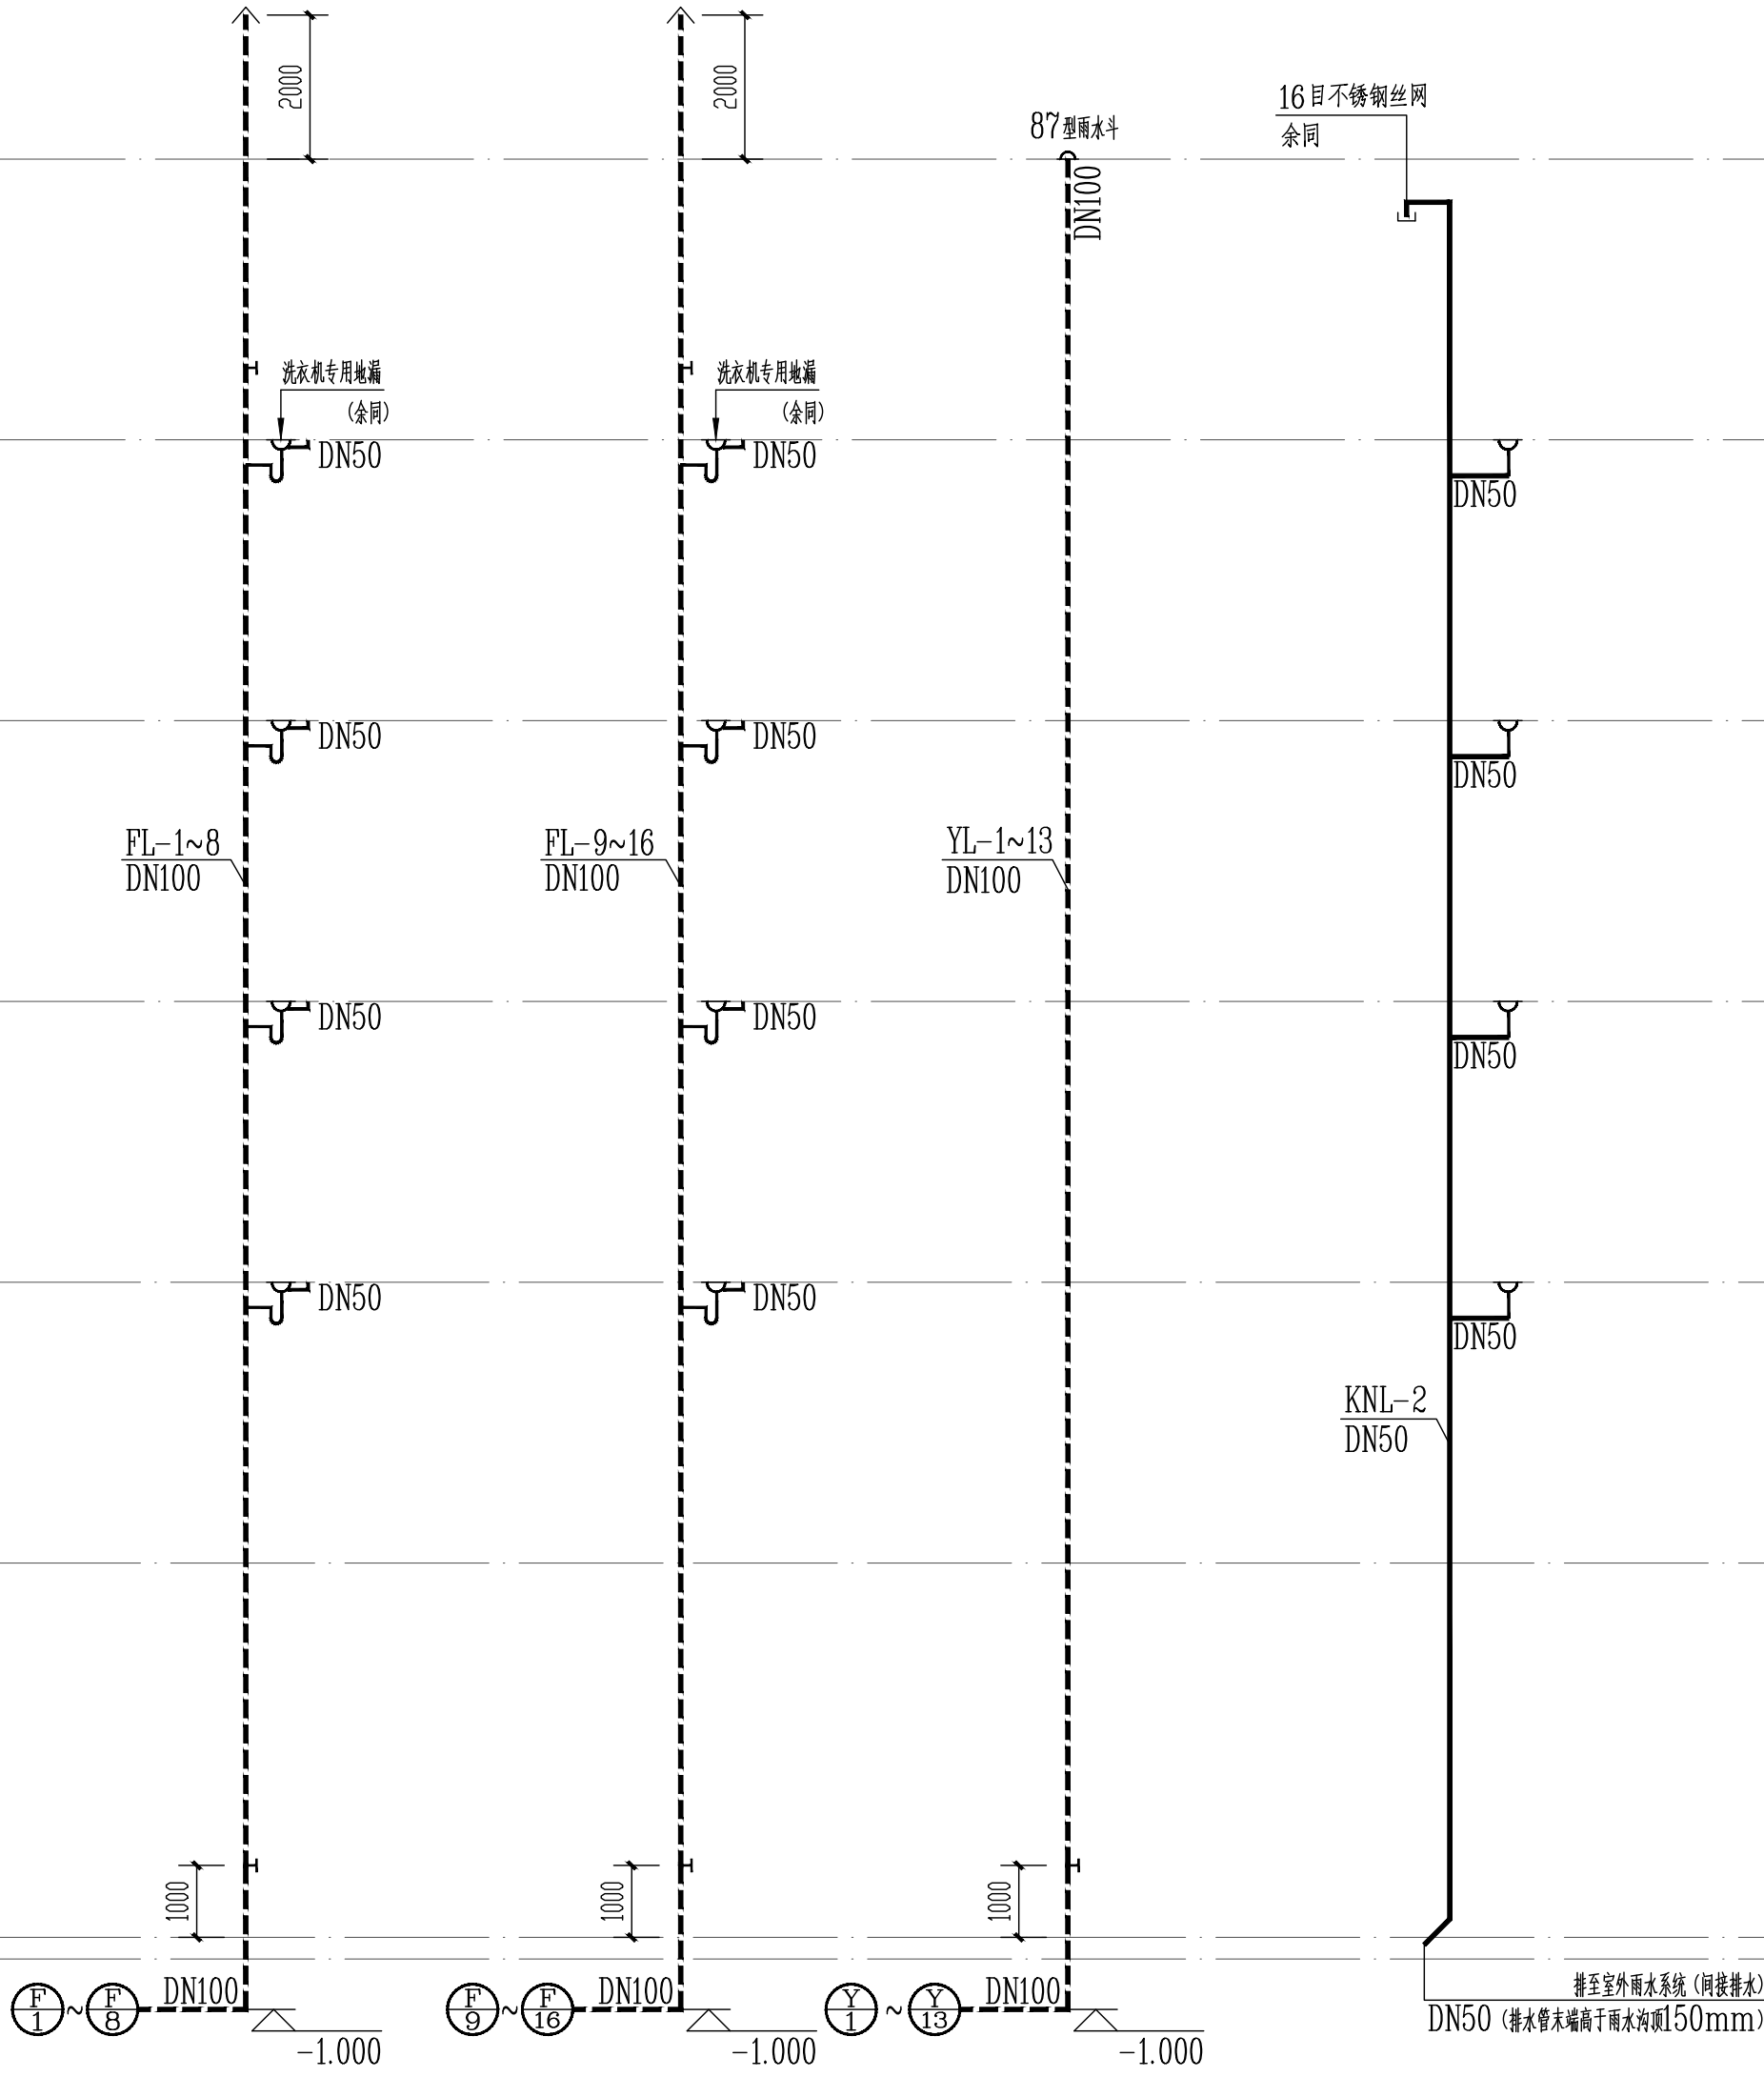

排水系统原理图

WIP DESIGN WHIAMPOA 广州黄埔建筑设计院有限公司 GUANGZHOU HUANGPU ARCHITECTURAL DESIGN INSTITUTE CO., LTD. ☐ 建筑工程设计甲级证书号: A244018920 ☐ 城乡规划编制乙级证书号: 粤自资规乙字22440022 ☐ 工程勘察设计乙级证书号: B244056666 ☐ 市政行业设计乙级证书号: A244018920 ☐ 风景园林设计乙级证书号: A244018920 合作单位:			
图纸用途: 本图纸均为本公司设计, 未经许可不得复制或施工, 否则将追究法律责任并追究侵权责任, 特此声明! 如有侵权必究, 本公司保留追究!			
平面位置示意 Key Plan			
附注:			
注册章 Stamp for Certified			
工程设计出图专用章 Stamp for Engineering Design			
建设单位 Client 韶关市曲江区政府投资建设项目代建中心 工程名称 Proj. Name 韶关市曲江区党校基础设施建设项目 子项名称 Sub-Project Name			
审 定 Approved	李绍贵	李绍贵	
审 核 Examined	温海山	温海山	
项目负责 Proj. Architect	韦 奔	韦 奔	
专业负责 Special Field in Charge	刘双和	刘双和	
校 对 Design Checked	刘双和	刘双和	
设 计 Design	韩远志	韩远志	
制 图 Drawn			
图样名称 Drawing title 排水系统原理图			
图 别 DWG. STYLE	施 工 图	专 业 Discipline	给排水
设计编号 Design NO.	L131201	比 例 Scale	1:100
图 号 DWG. NO.	水施-16	日 期 Date	2025. 07
图例 见附录 A 图例			