


建筑	电气		
结构	弱电		
给排水	总图		
暖通			

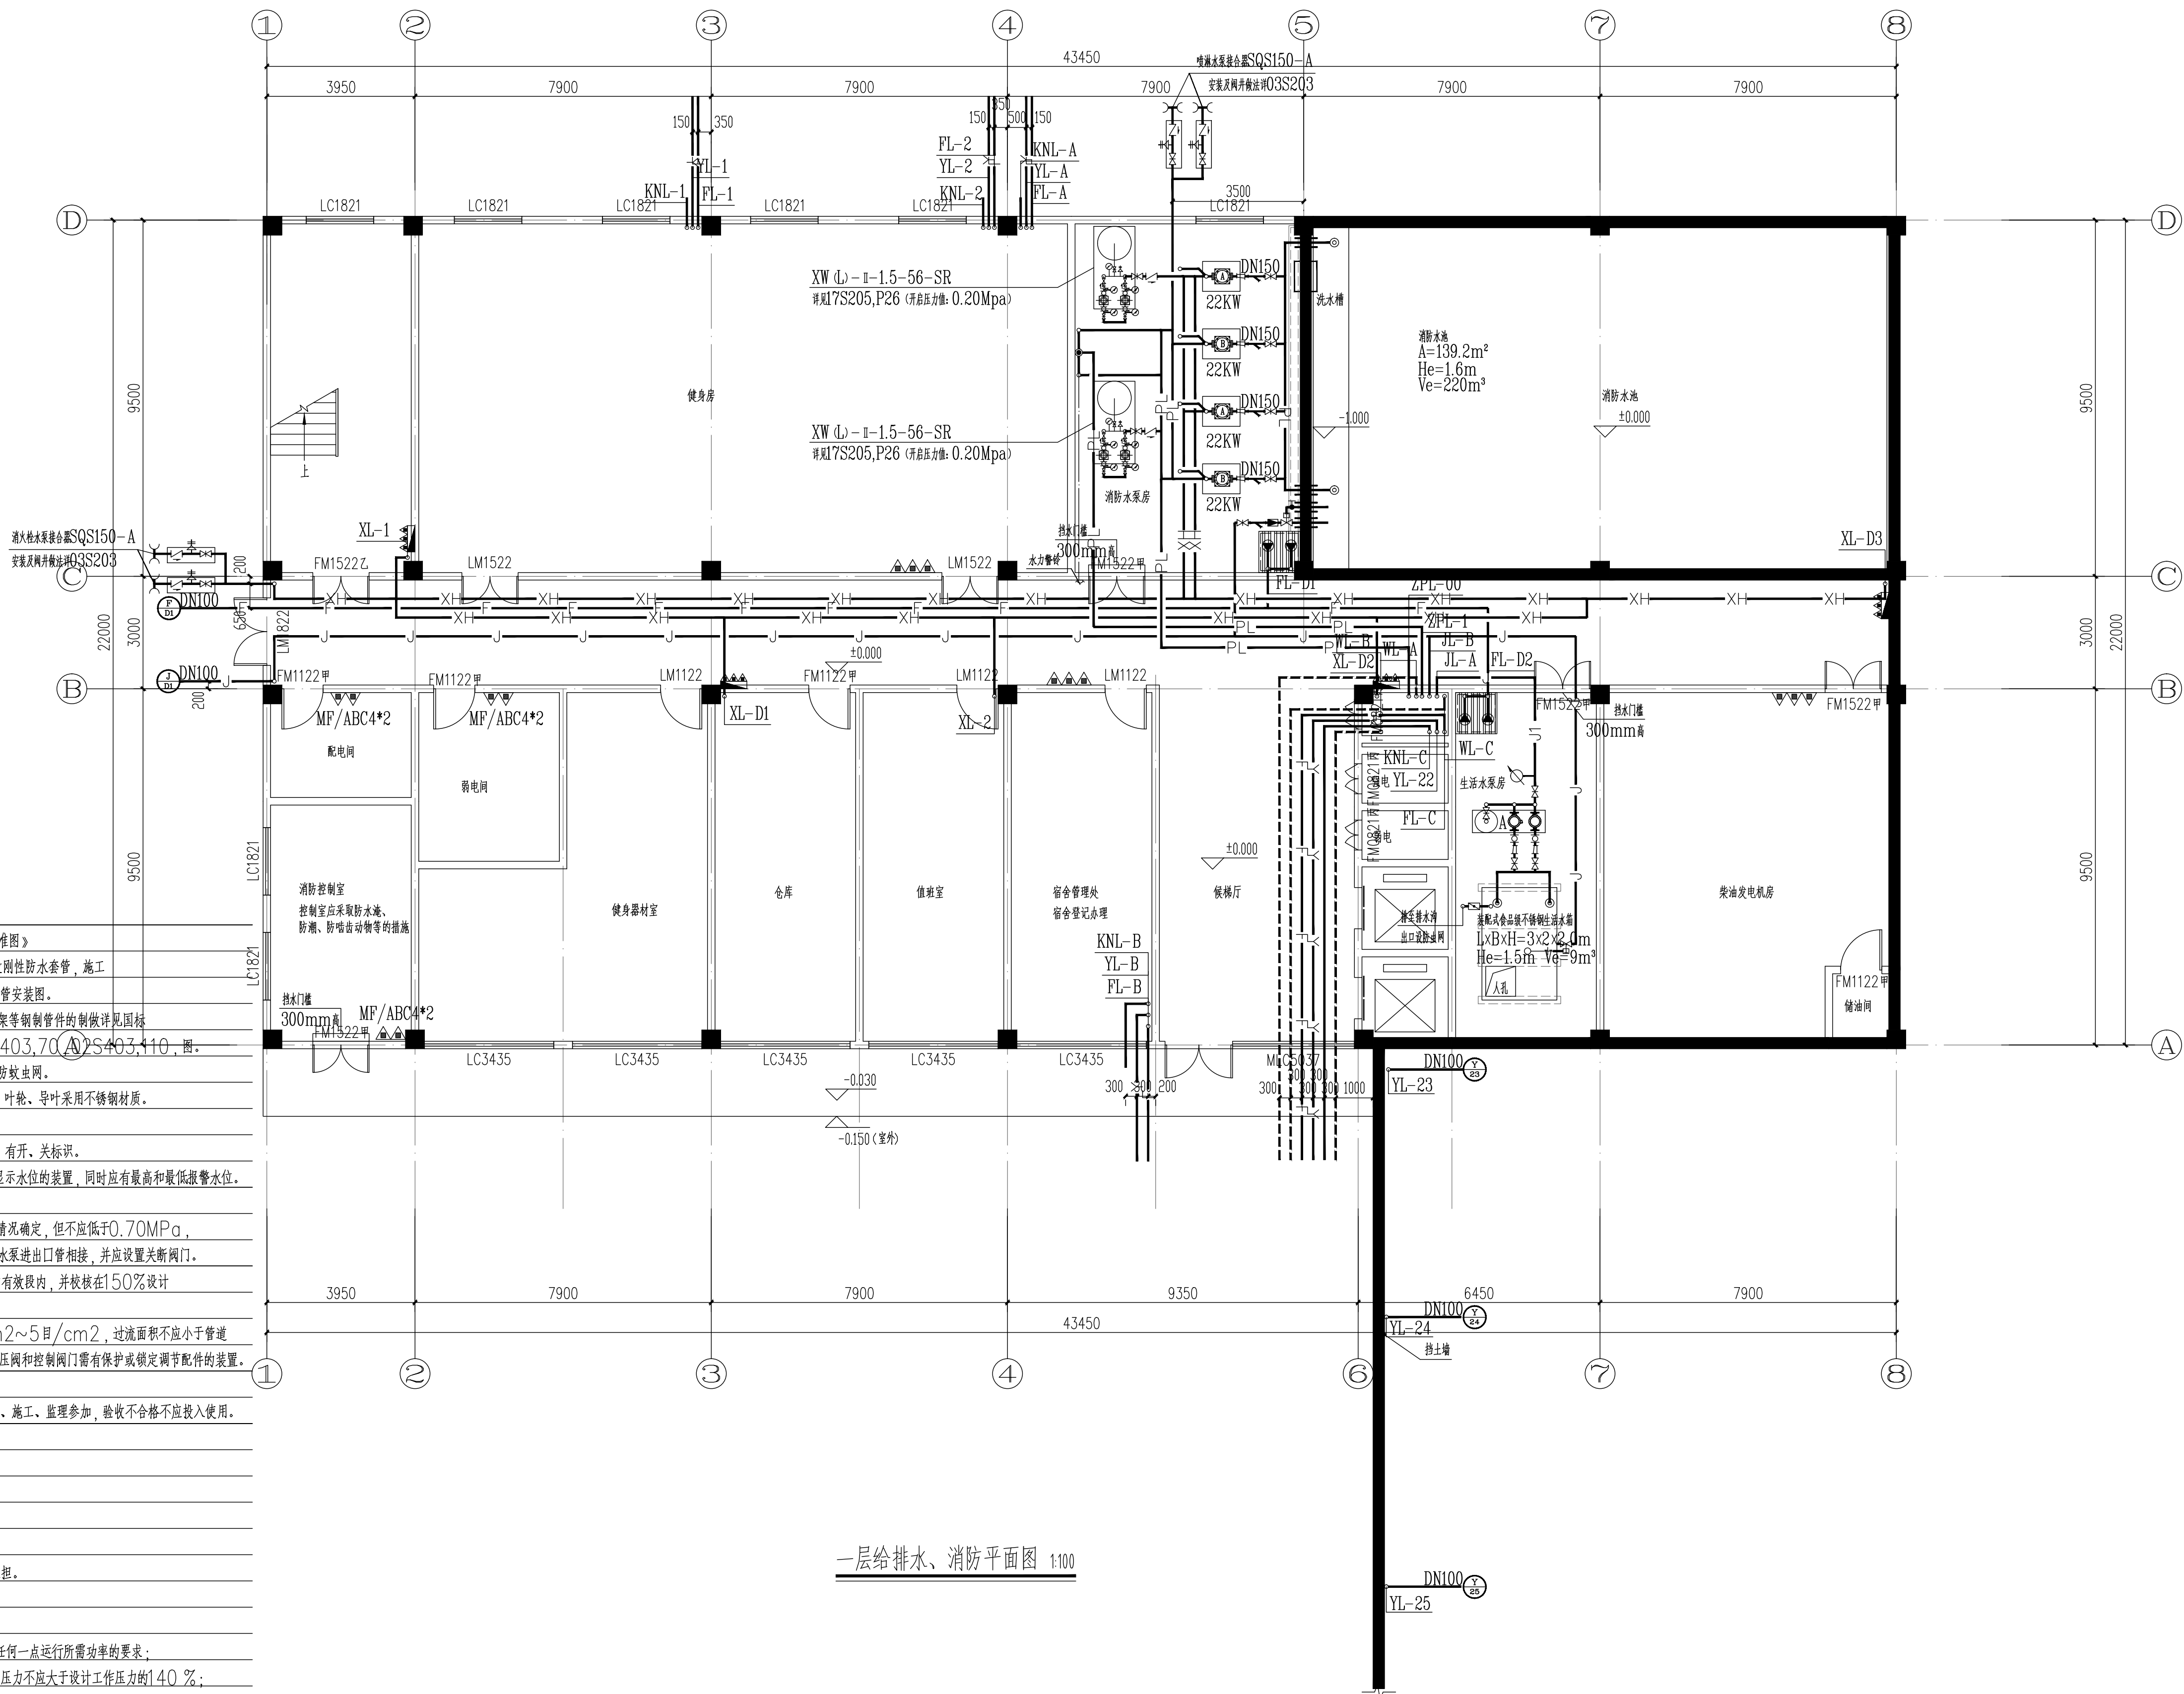

一层给排水、消防平面图 1:100

YIP DESIGN WHAMPOA 广州黄埔建筑设计院有限公司 GUANGDONG HUANGPU ARCHITECTURAL DESIGN INSTITUTE CO., LTD.			
☐ 建筑工程设计甲级证书号: A244018920 ☐ 城乡规划编制乙级证书号: 粤自资规乙字22440022 ☐ 工程勘察设计乙级证书号: B244056666 ☐ 市政行业设计乙级证书号: A244018920 ☐ 风景园林设计乙级证书号: A244018920			
合作单位:			
图纸用途: 本图按照国家和行业标准编制, 本图仅可作为委托方属主单位内部使用, 不得用于任何商业用途或再传播, 否则本图设计单位概不负责任何后果。			
平面位置示意 Key Plan			
附注:			
注册章 Stamp for Certified			
工程设计出图专用章 Stamp for Engineering Design			
建设单位 Client 韶关市曲江区政府投资建设项目代建中心			
工程名称 Proj. Name 韶关市曲江区党校基础设施建设项目			
子项名称 Sub-Proj. Name			
审 定 Approved	李绍贵	李绍贵	
审 核 Examined	温海山	温海山	
项目负责 Proj. Architect	韦 奔	韦 奔	
专业负责 Special Field in Charge	刘双和	刘双和	
设 计 Design Checked	刘双和	刘双和	
设 计 Design	韩远志	韩远志	
制 图 Drawn			
图纸名称 Drawing title 一层给排水、消防平面图			
图 别 Dwg. STYLE	施工图 L131201	专 业 Discipline	给排水
设计编号 Design No.	比例 Scale	日 期 Date	1:100 2025.07