


建筑	ARCHITECTURE			
结构	STRUCTURE			
给排水	PLUMBING			
暖通	MECHANICAL			
		电气	ELECTRICAL	
		弱电	TELECOM	
		总图	SITE PLAN	

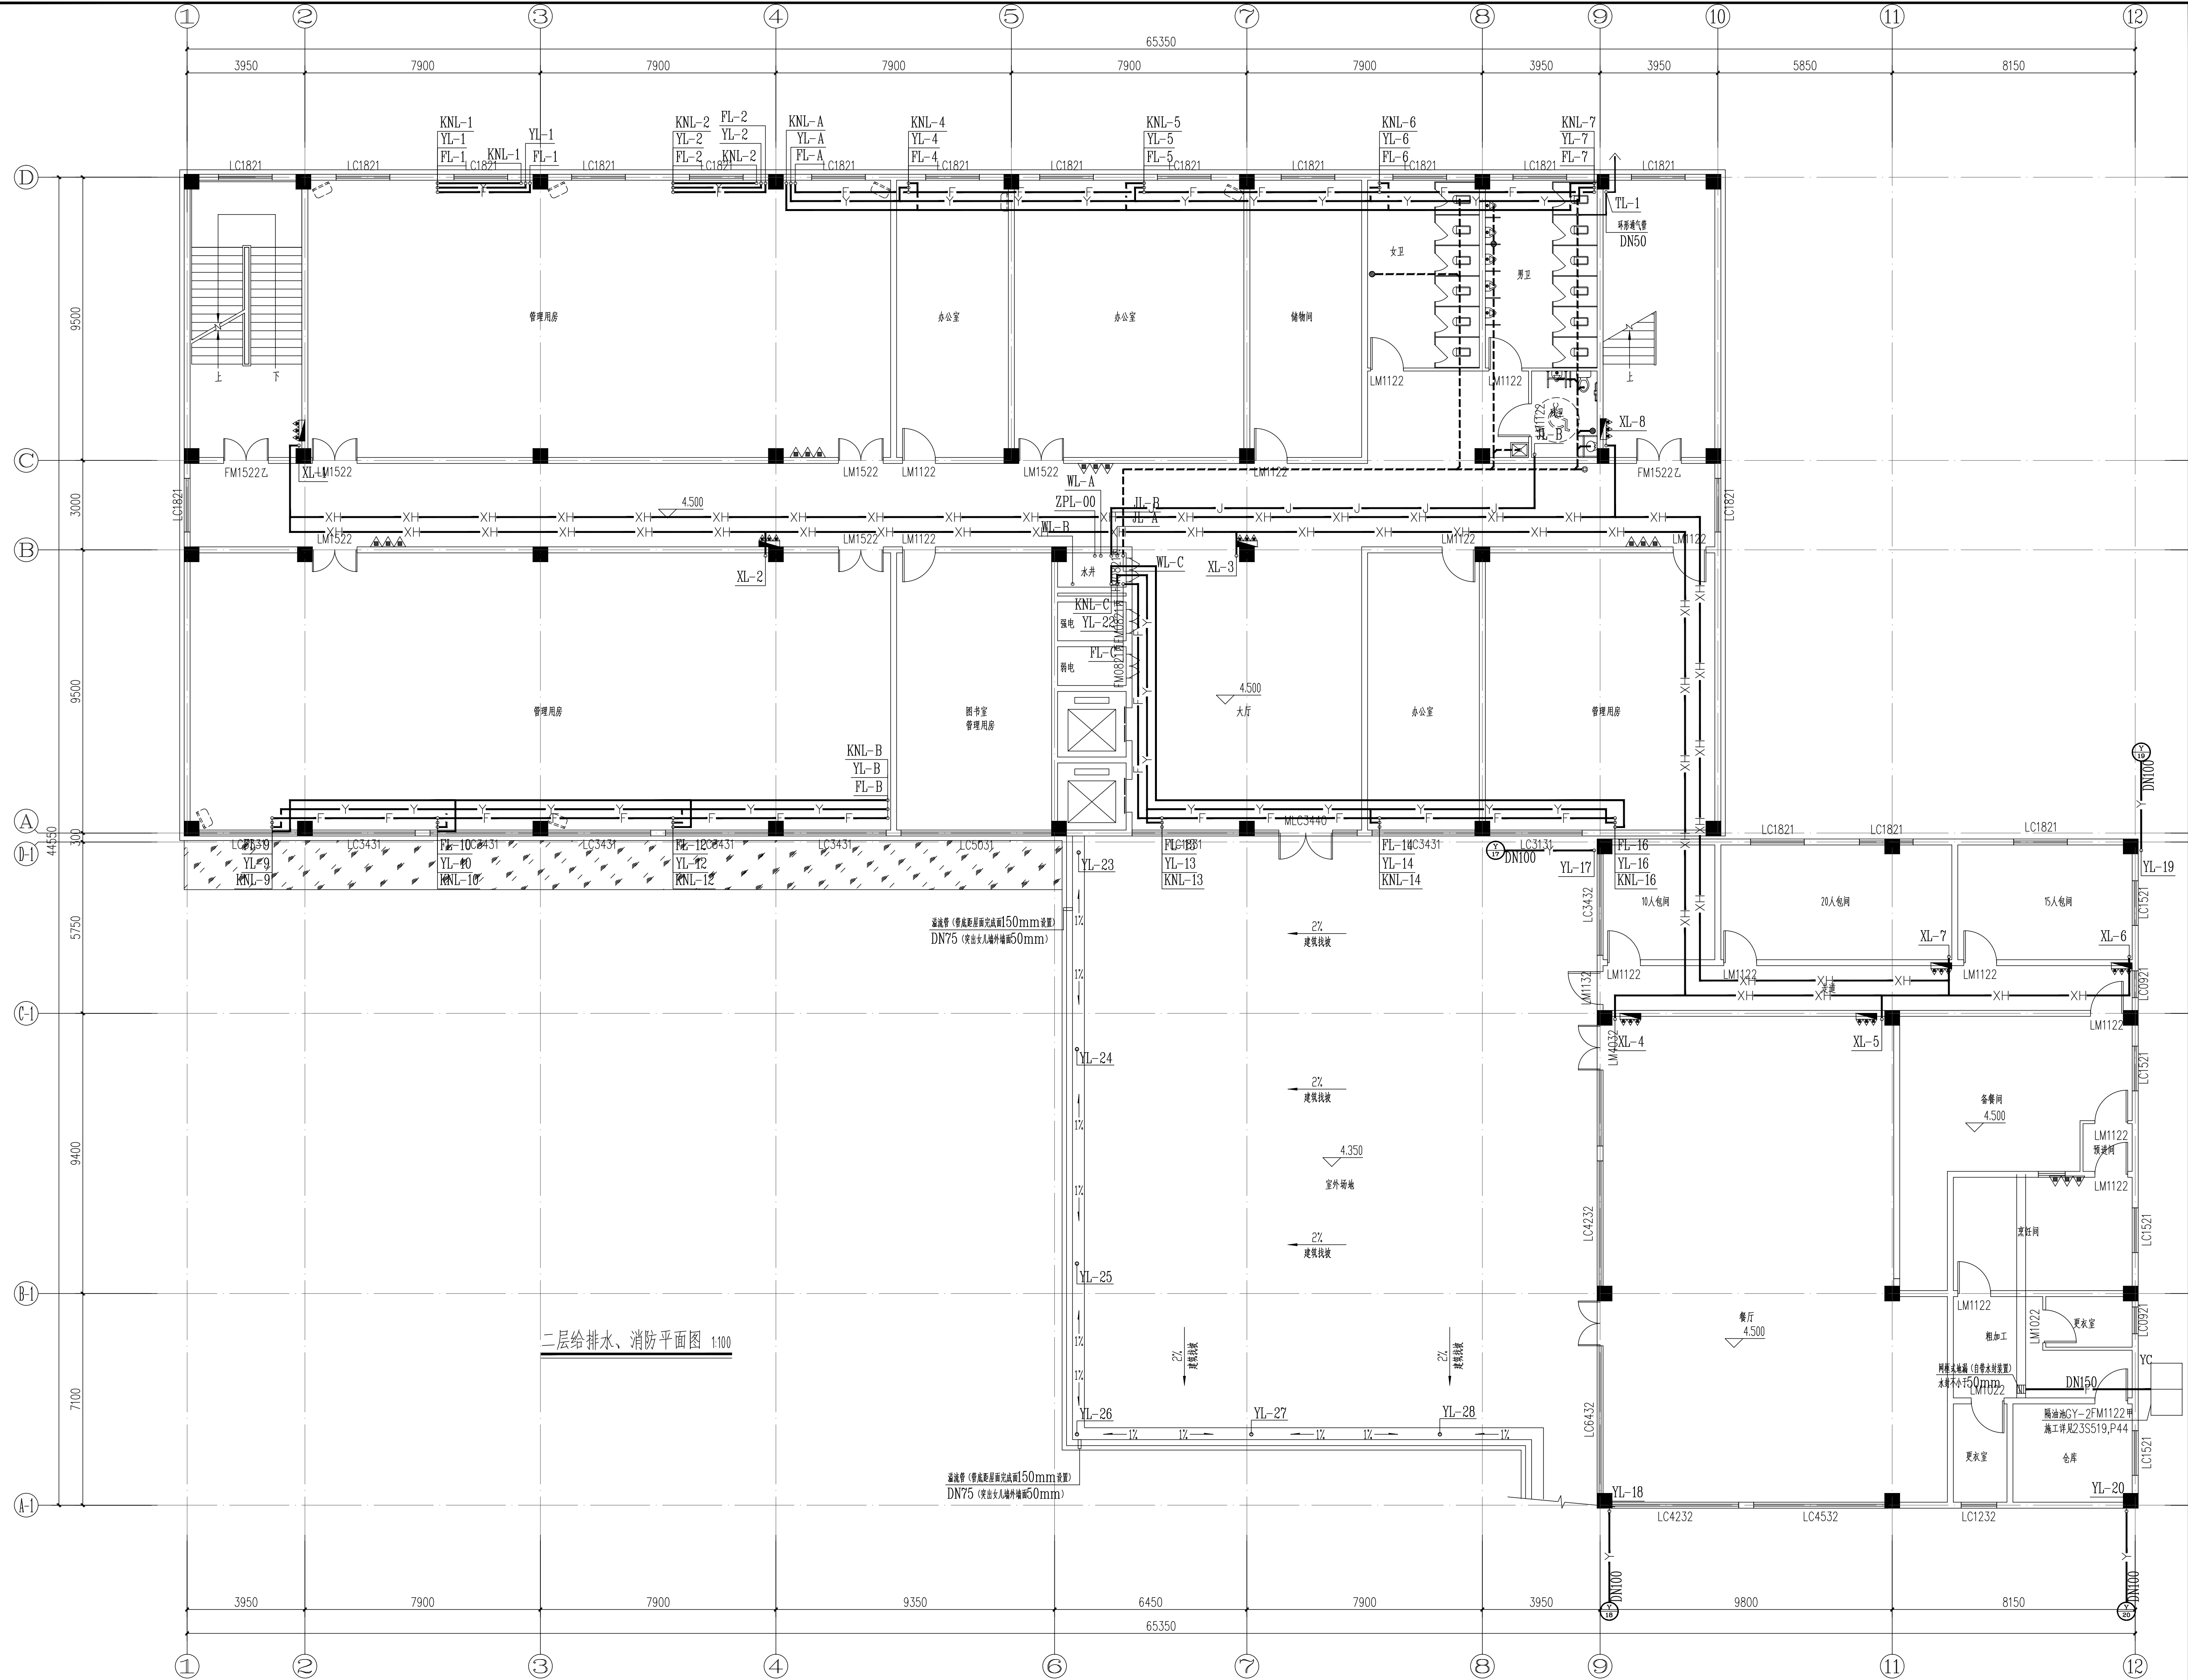

IP DESIGN WHAMPOA					
广州黄埔建筑设计院有限公司 GUANGZHOU HUANGPU ARCHITECTURAL DESIGN INSTITUTE CO., LTD.					
☐ 建筑工程设计甲级证书号：A244018920					
☐ 城乡规划编制乙级证书号：粤自资规字[22]440022					
☐ 工程勘察设计院乙级证书号：B244056666					
☐ 市政行业设计乙级证书号：A244018920					
☐ 风景园林设计乙级证书号：A244018920					
合作单位：					
图框用途：					
所有图纸均为本公司财产，未经许可不得复制或通融于任何学校或相关单位并向建设方提供咨询，否则将追究相关法律责任。					
平面位置示意图 Plan					
附注：					
注册章 Stamp for Certified					
工程设计出图专用章 Stamp for Engineering Design					
建设单位 Client (H-1)					
韶关市曲江区政府投资建设项目建设中心					
工程名称 Proj. Name					
韶关市曲江区委党校基础设施建设项目					
子项名称 Sub-Proj. Name					
700					
审定 Approved					
李绍贵					
审核 Examined					
温海山					
项目负责 Proj. Architect					
韦奔					
专业负责 Special Field in Charge					
刘双和					
校对 Checked					
(H-1) 刘双和					
设计 Design					
韩远志					
制图 Draftsmen					
图纸名称 Drawing title					
二层给排水、消防平面图					
图例 Legend					
DWG STYLE					
施工图					
专业 Discipline					
给排水					
设计编号 Design NO.					
L131201					
比例 Scale					
1:100					
图号 Drawing No.					
水施-05					
日期 Date					
2025.07					