


建筑	ARCHITECTURE			电气	ELECTRICAL	
结构	STRUCTURE			弱电	TELECOM	
给排水	PLUMBING			总图	SITE PLAN	
暖通	MECHANICAL					

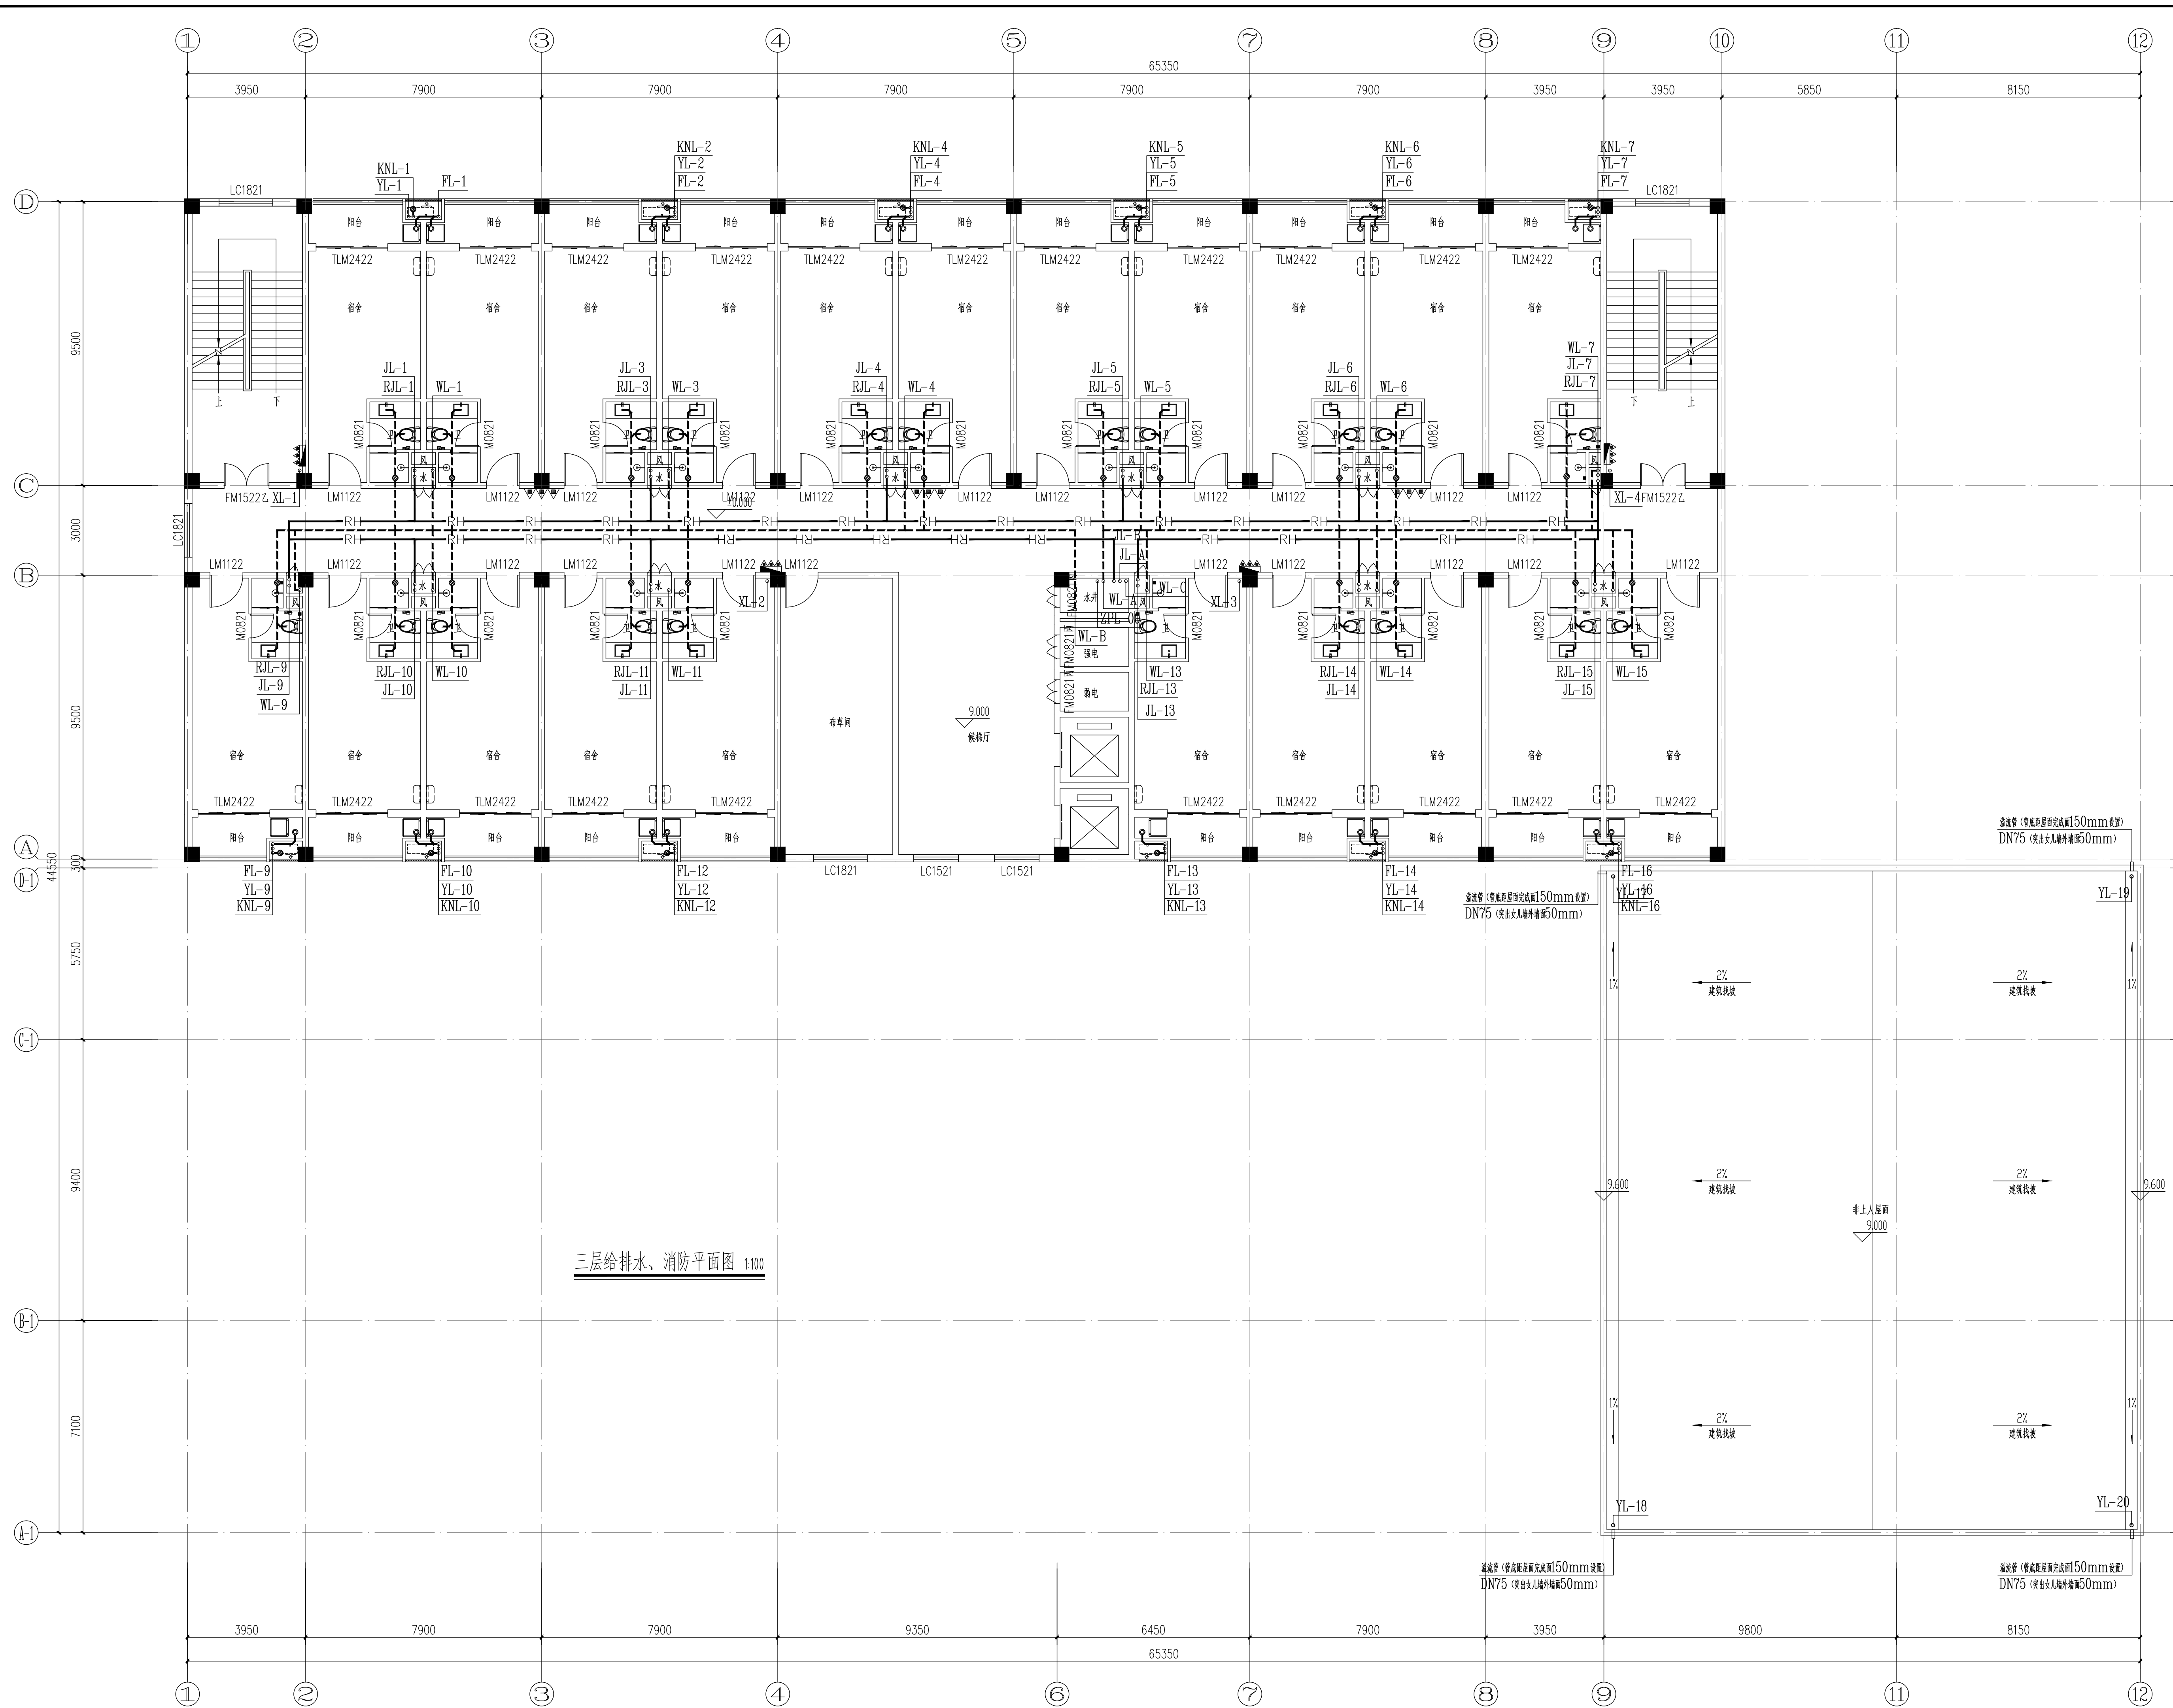

IIP DESIGN WHAMPOA					
广州黄埔建筑设计院有限公司 GUANGZHOU HUANGPU ARCHITECTURAL DESIGN INSTITUTE CO., LTD.					
☒ 建筑工程设计甲级证书号: A244018920					
☐ 城乡规划编制乙级证书号: 粤自资规乙字Z24400222					
☐ 工程勘察设计乙级证书号: B244056666					
☐ 市政行业设计乙级证书号: A244018920					
☐ 风景园林设计乙级证书号: A244018920					
合作单位:					
图纸用数: 95/95					
所有图样均为本公司财产, 经印中不可重复发其他工单或校对图稿代件并向建设局报告侵权, 或用于任何商业目的(含网络传播)					
平面位置示意图 Key Plan					
附注: 					
注册章 Stamp for Certified 94436					
工程设计出图专用章 Stamp for Engineering Design					
建设单位 Client: 韶关市曲江区政府投资项目代建中心					
工程名称 Proj. Name: 韶关市曲江区党校基础建设项目					
子项名称 Sub-Proj. Name:					
审定 Agreed	7100	李绍贵	姜皓		
审核 Examined		温海山	温海山		
项目负责 Proj. Architect		韦奔	韦奔		
专业负责 Special Field in Charge		刘双和	刘双和		
校对 Design Checked		刘双和	刘双和		
设计 Design		(A-I) 韩志远	韩志远		
制图 Drawn					
图纸名称 Drawing title 三层给排水、消防平面图					
图例 DWG. STYLE	施工图	专业比例 Discipline Scale	给排水		
设计编号 Design NO.	L131201	日期 Date	1:100		
图号	水施-06		2025.07		