


建筑	电气	
结构	弱电	
给排水	总图	
暖通		
	电气	
	弱电	
	总图	


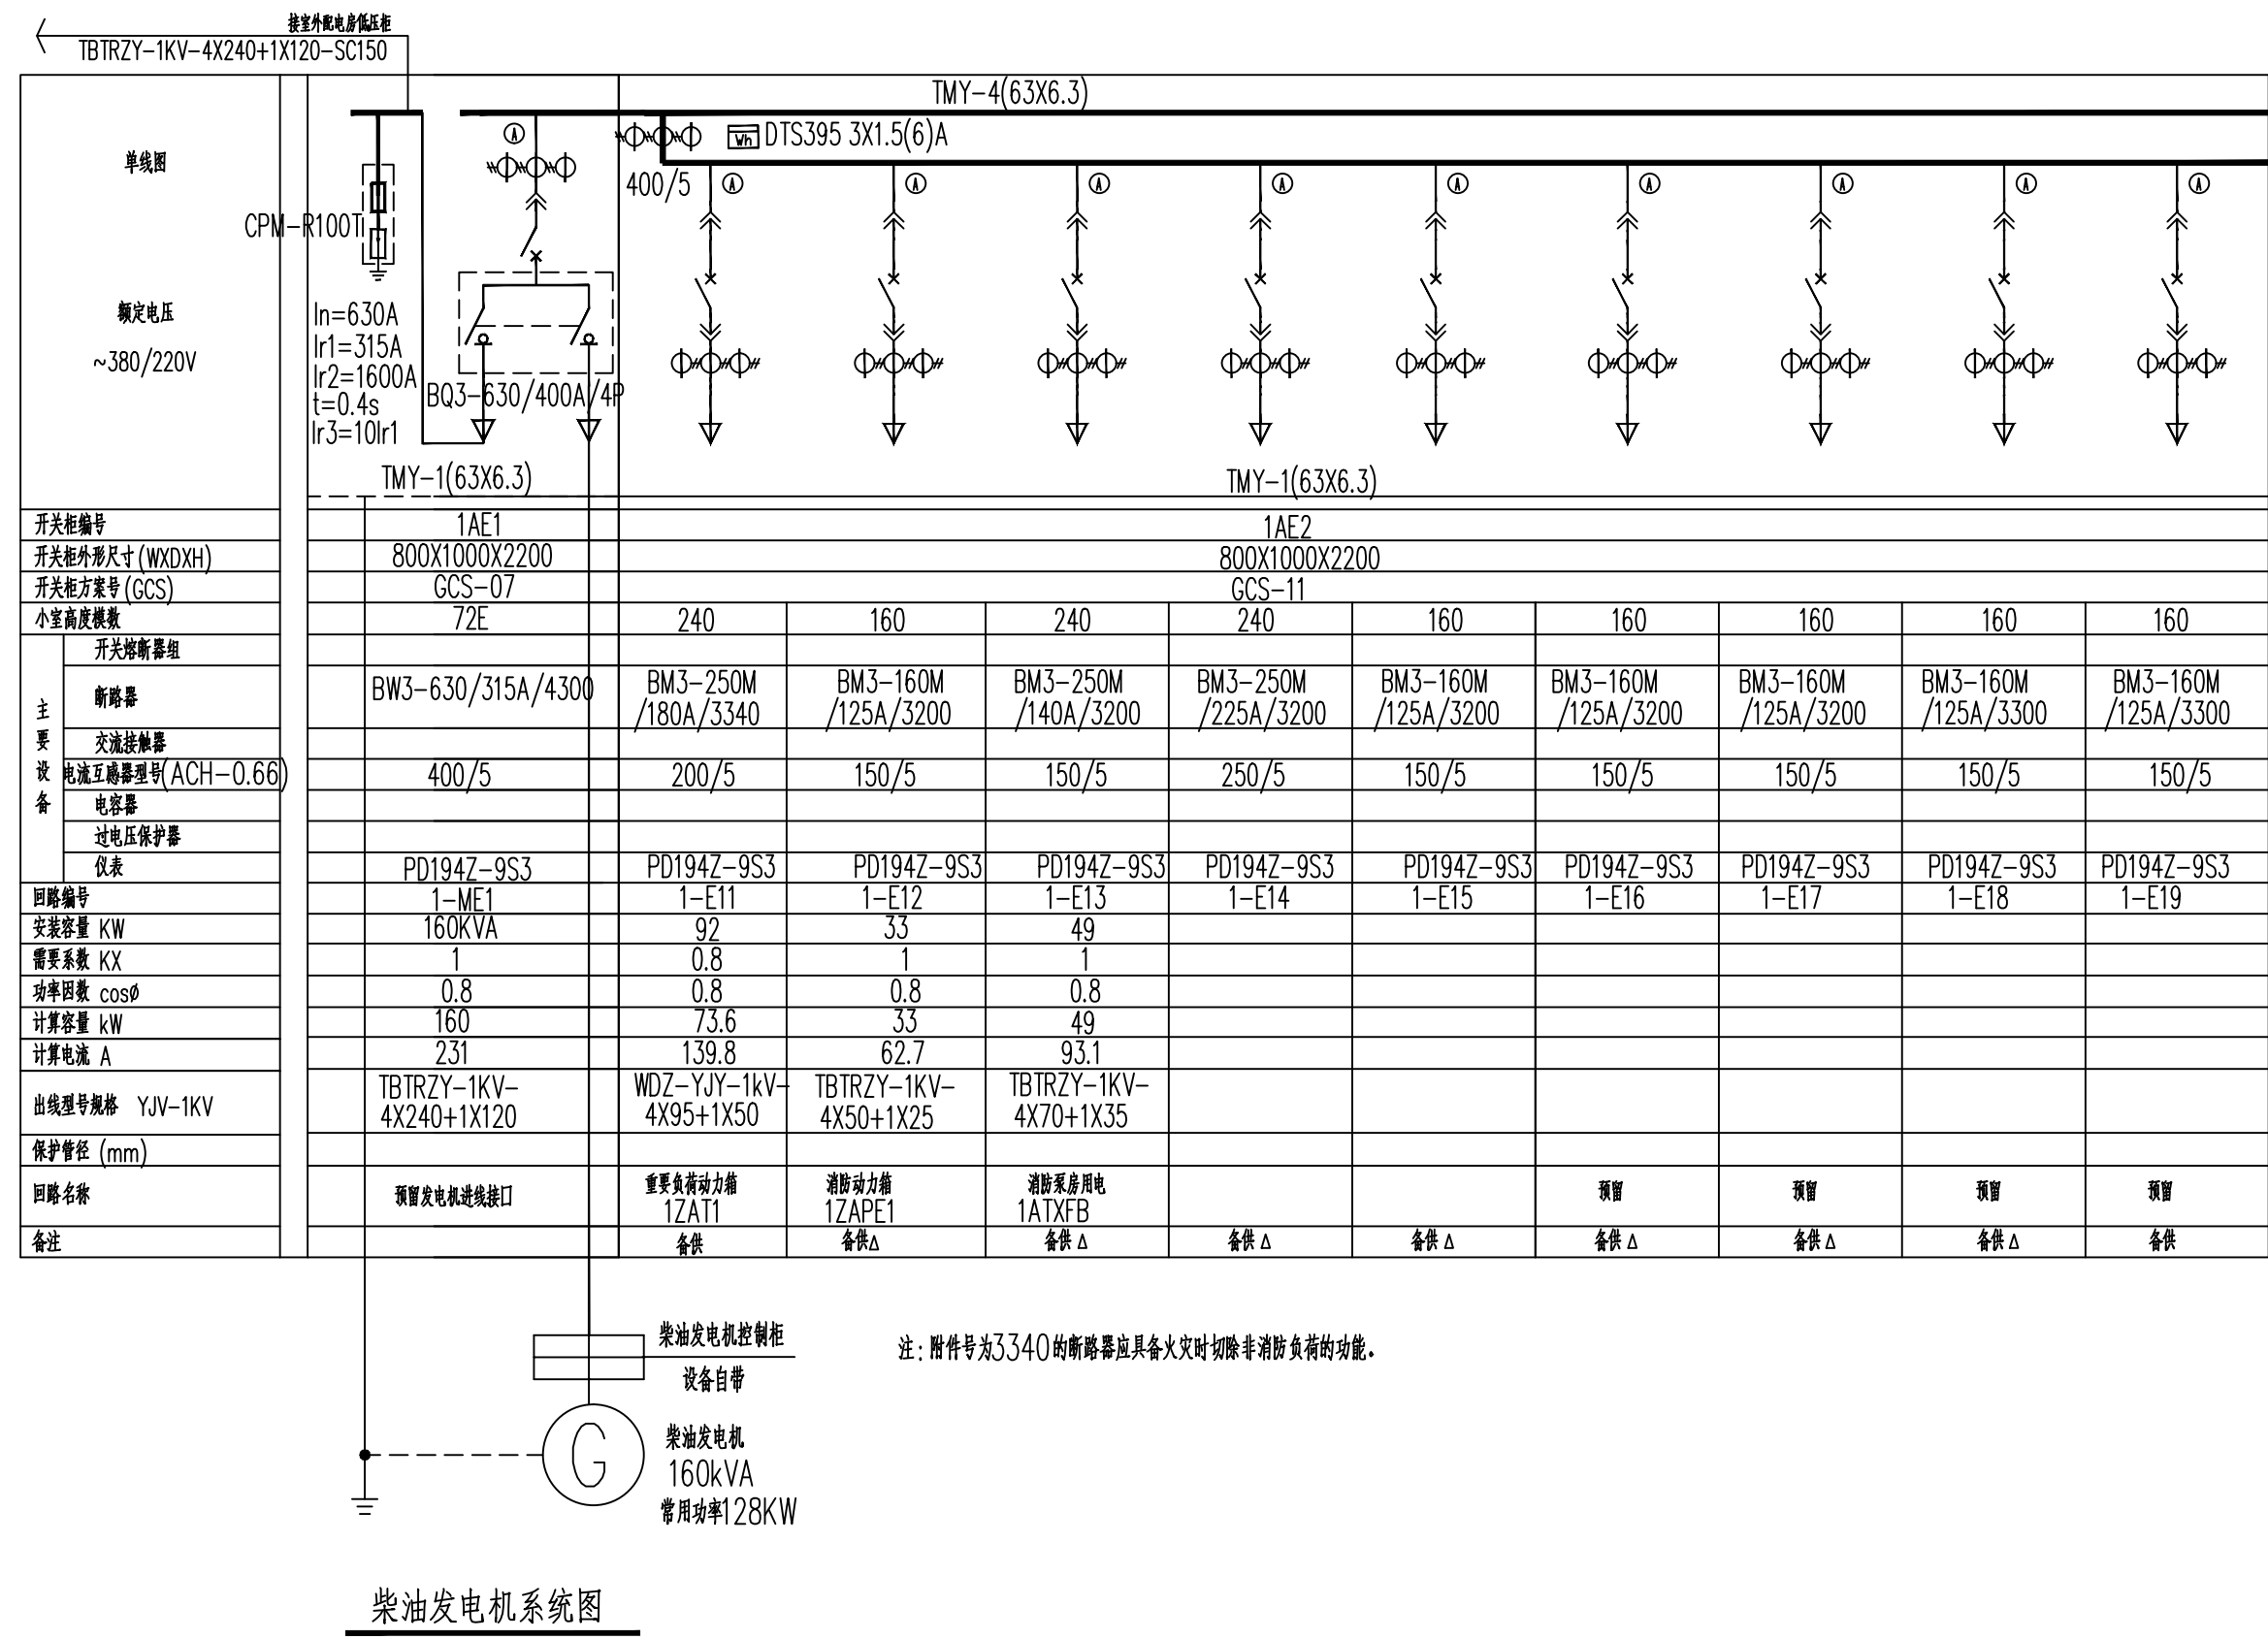


说明:1、本工程中未标明极数的断路器均为三极断路器。

- 2、大于1000A分支回路其母排按不小于出线回路电流之和1.2倍选择。
- 3、系统图中备注注“ Δ ”回路其开关供消防负荷, 仅有单磁保护其附件号为3200。
- 4、In 脱扣器额定电流
Ir1 长延时过流脱扣器整定值
Ir2 短延时短延时过流脱扣器整定值
Ir3 短路瞬时脱扣器整定值

說明:

1. 本工程柴油发电机组系统380V, 160KVA机型进行设计, 施工时如变更为其它型号规格, 其基础须作相应更改。
2. 所有进出配电箱及柜的电缆在电缆施工完毕后用防火材料封堵, 土建施工时, 电缆应密切配合做好预留管工作。
3. 发电机设备及环保工程需由专业公司负责设计及安装, 本设计仅提供其购置及负荷数量。
4. 发电机房内储油柜设置通室外的通气管, 通气管应设置带阻火器的呼吸阀, 油柜的下部设置出油品流量的设施, 具体措施由专业公司设计。
5. 所有电气柜件均应作防触电处理, 电缆沟应采取防水措施, 其底部应做不小于0.5%的坡度向集水井(坑)。

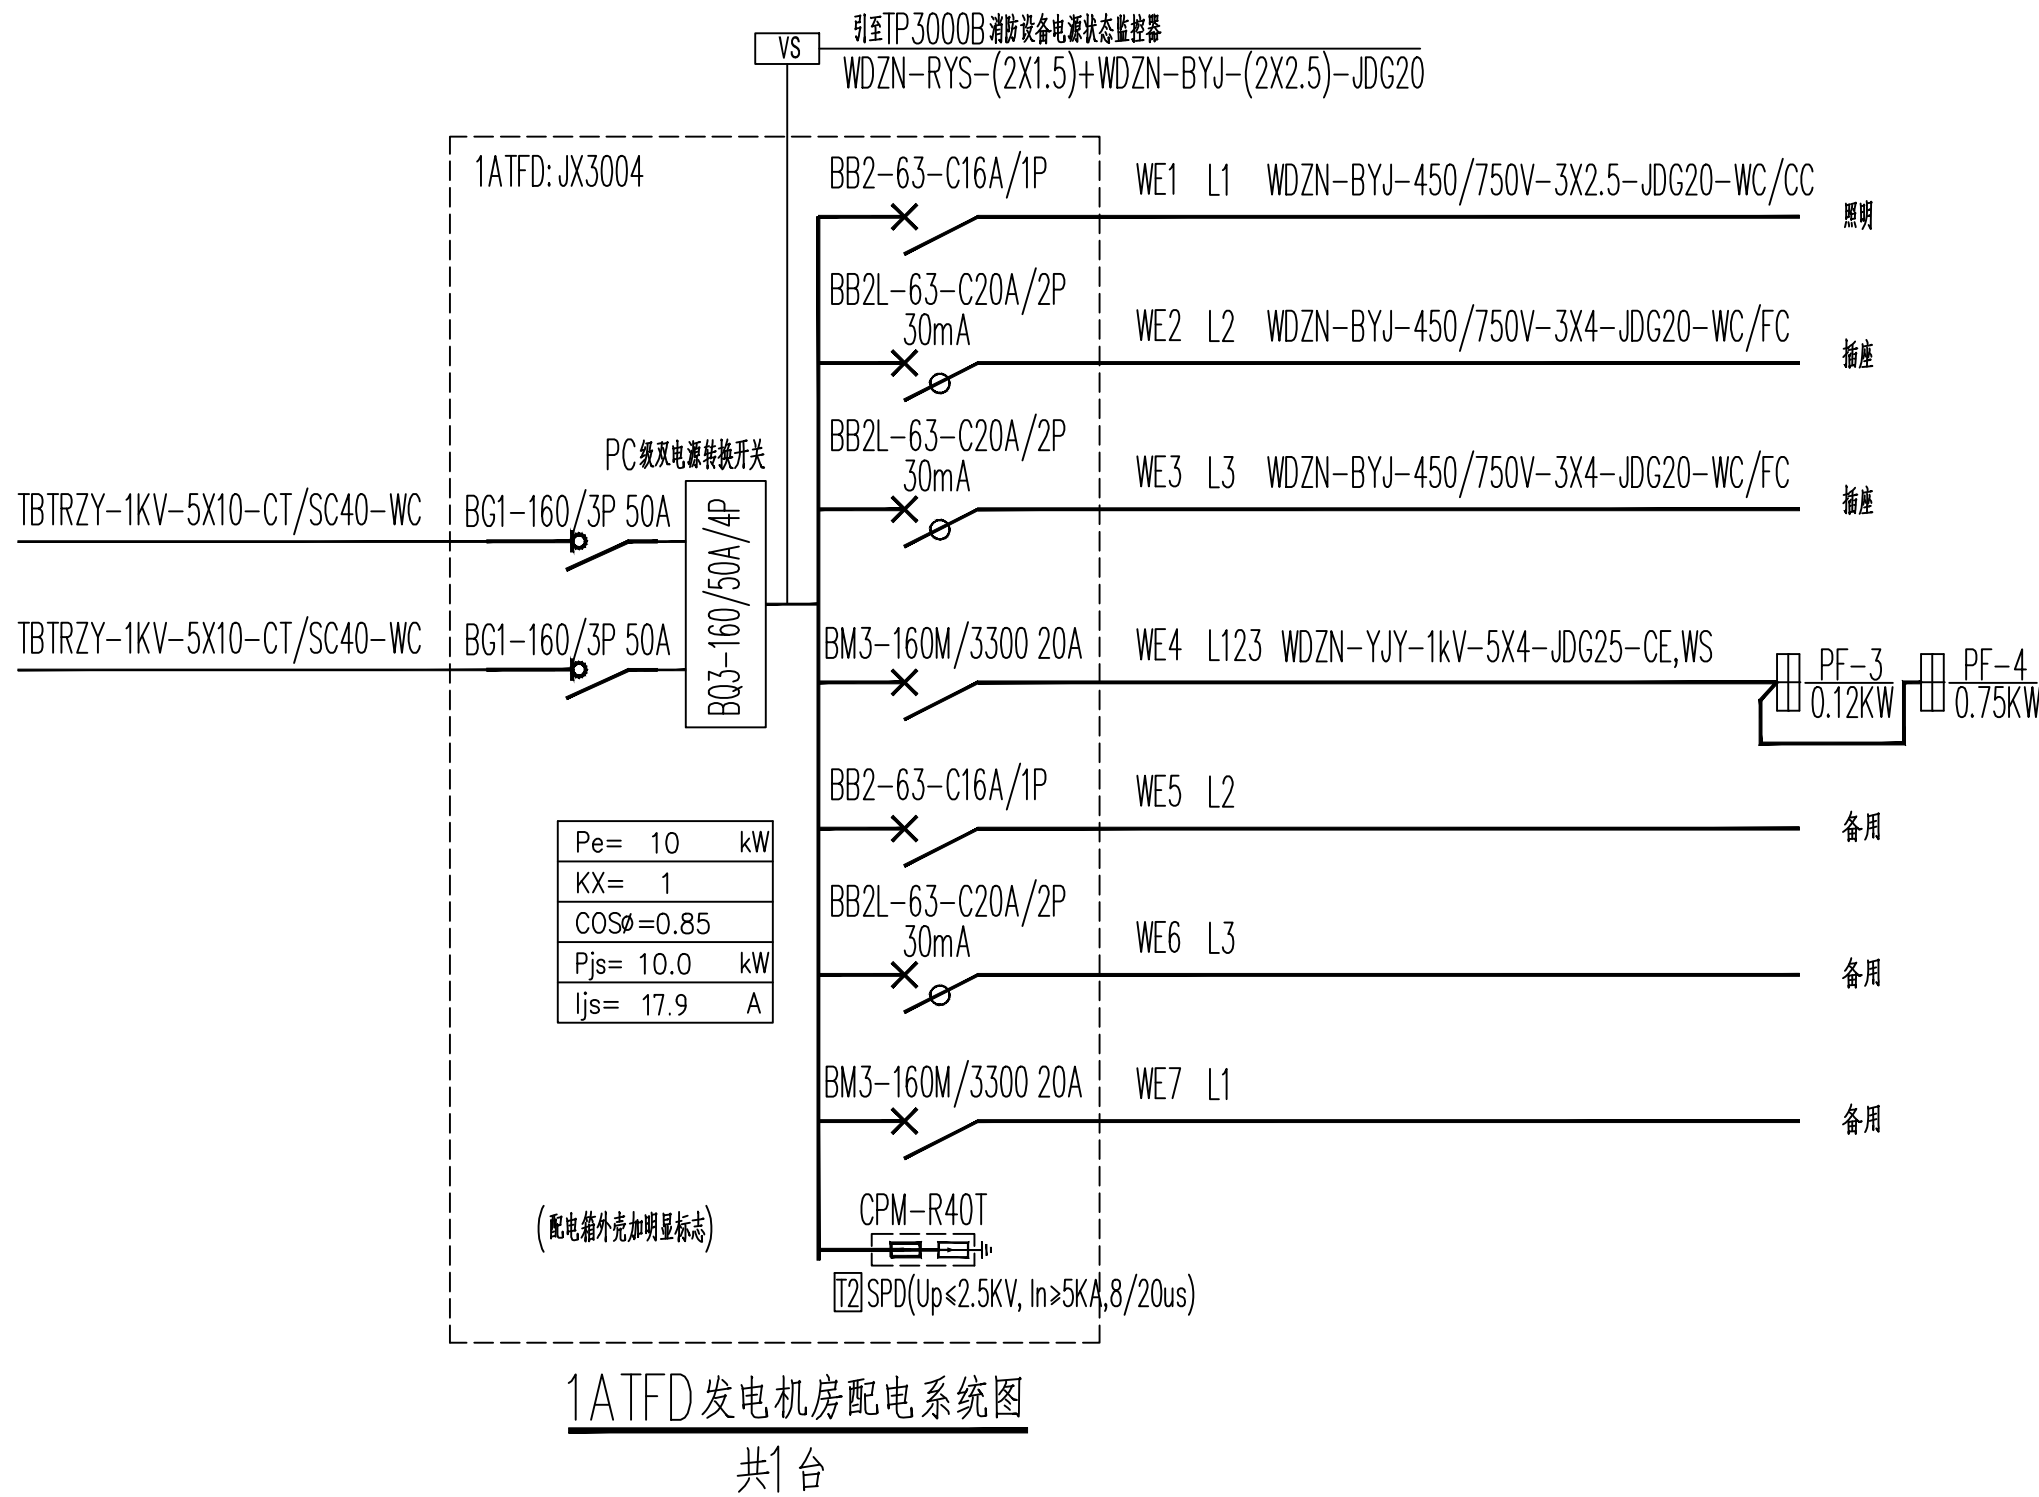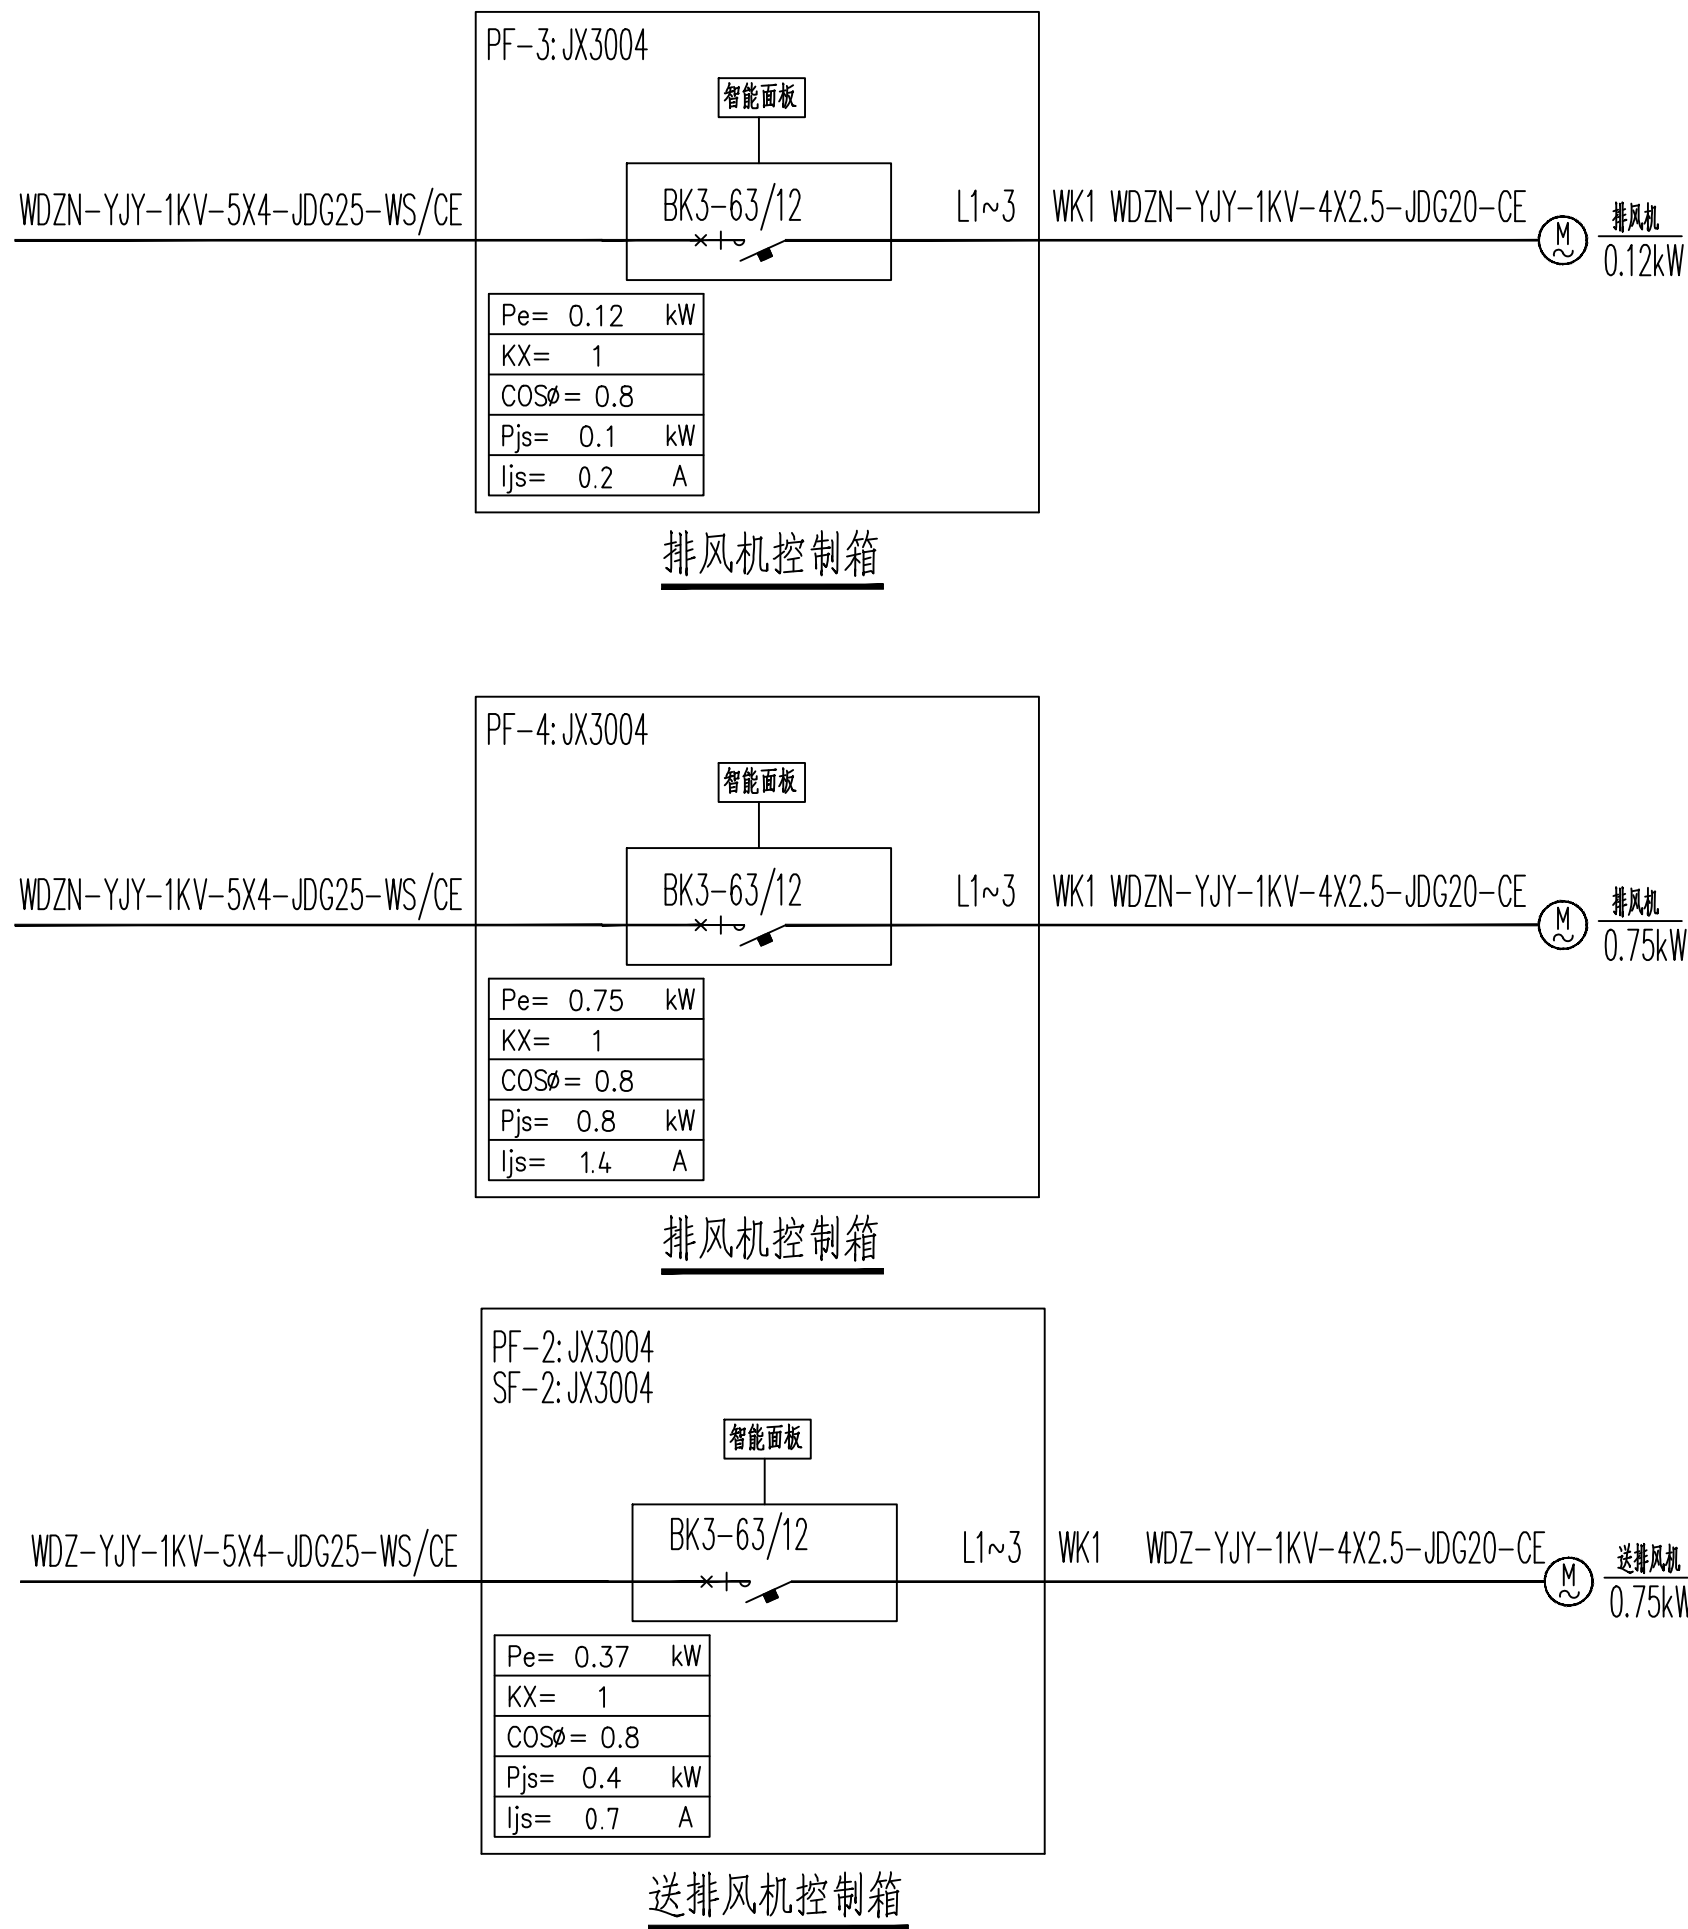

DESIGN
WHAMPOA

广州黄埔建筑设计院有限公司

KUANGZHOU HUANGPU ARCHITECTURAL DESIGN INSTITUTE CO., LTD.

□ 建筑工程设计甲级证书号： A244018920

□ 城乡规划编制乙级证书号： 粤自资规乙字224400022

□ 工程勘察设计的乙级证书号： B244056666

□ 市政行业设计乙级证书号： A244018920

□ 风景园林设计乙级证书号： A244018920

合作单位：

图纸用途：

所有数据均为本公司财产，未经许可不得复制、通过本软件所附赠尺寸卡中的建筑图例及表格，创建新的建筑信息模型文件等。

平面位置示意 Key Plan

附注：

注册章 Stamp for Certified

工程设计出图专用章 Stamp for Engineering Design

建设单位 Client
韶关市曲江区政府投资建设项目代建中心
项目名称 Proj. Name
韶关市曲江区党校基础设施建设项目
子项名称 Sub-Proj. Name

审 定
Approved

李绍贵

审 核
Examined

李禄庆

项目负责
Proj. Architect

韦 奔

专业负责
Special Field in Charge

王旭枫

校 对
Design Checked

王旭枫

设 计
Design

罗若辉

图 纸
Drawn

图纸名称 Drawing title

发电机房系统图

图 则
DMG_STYLE

施工图

专 业
Discipline

电气

设计编号
Design NO.

L131201

比 例
Scale

1:100

图 号
DMG_XX

??-11

日 期
Date

2025.07