


建筑	电气	
结构	弱电	
给排水	总图	
暖通		

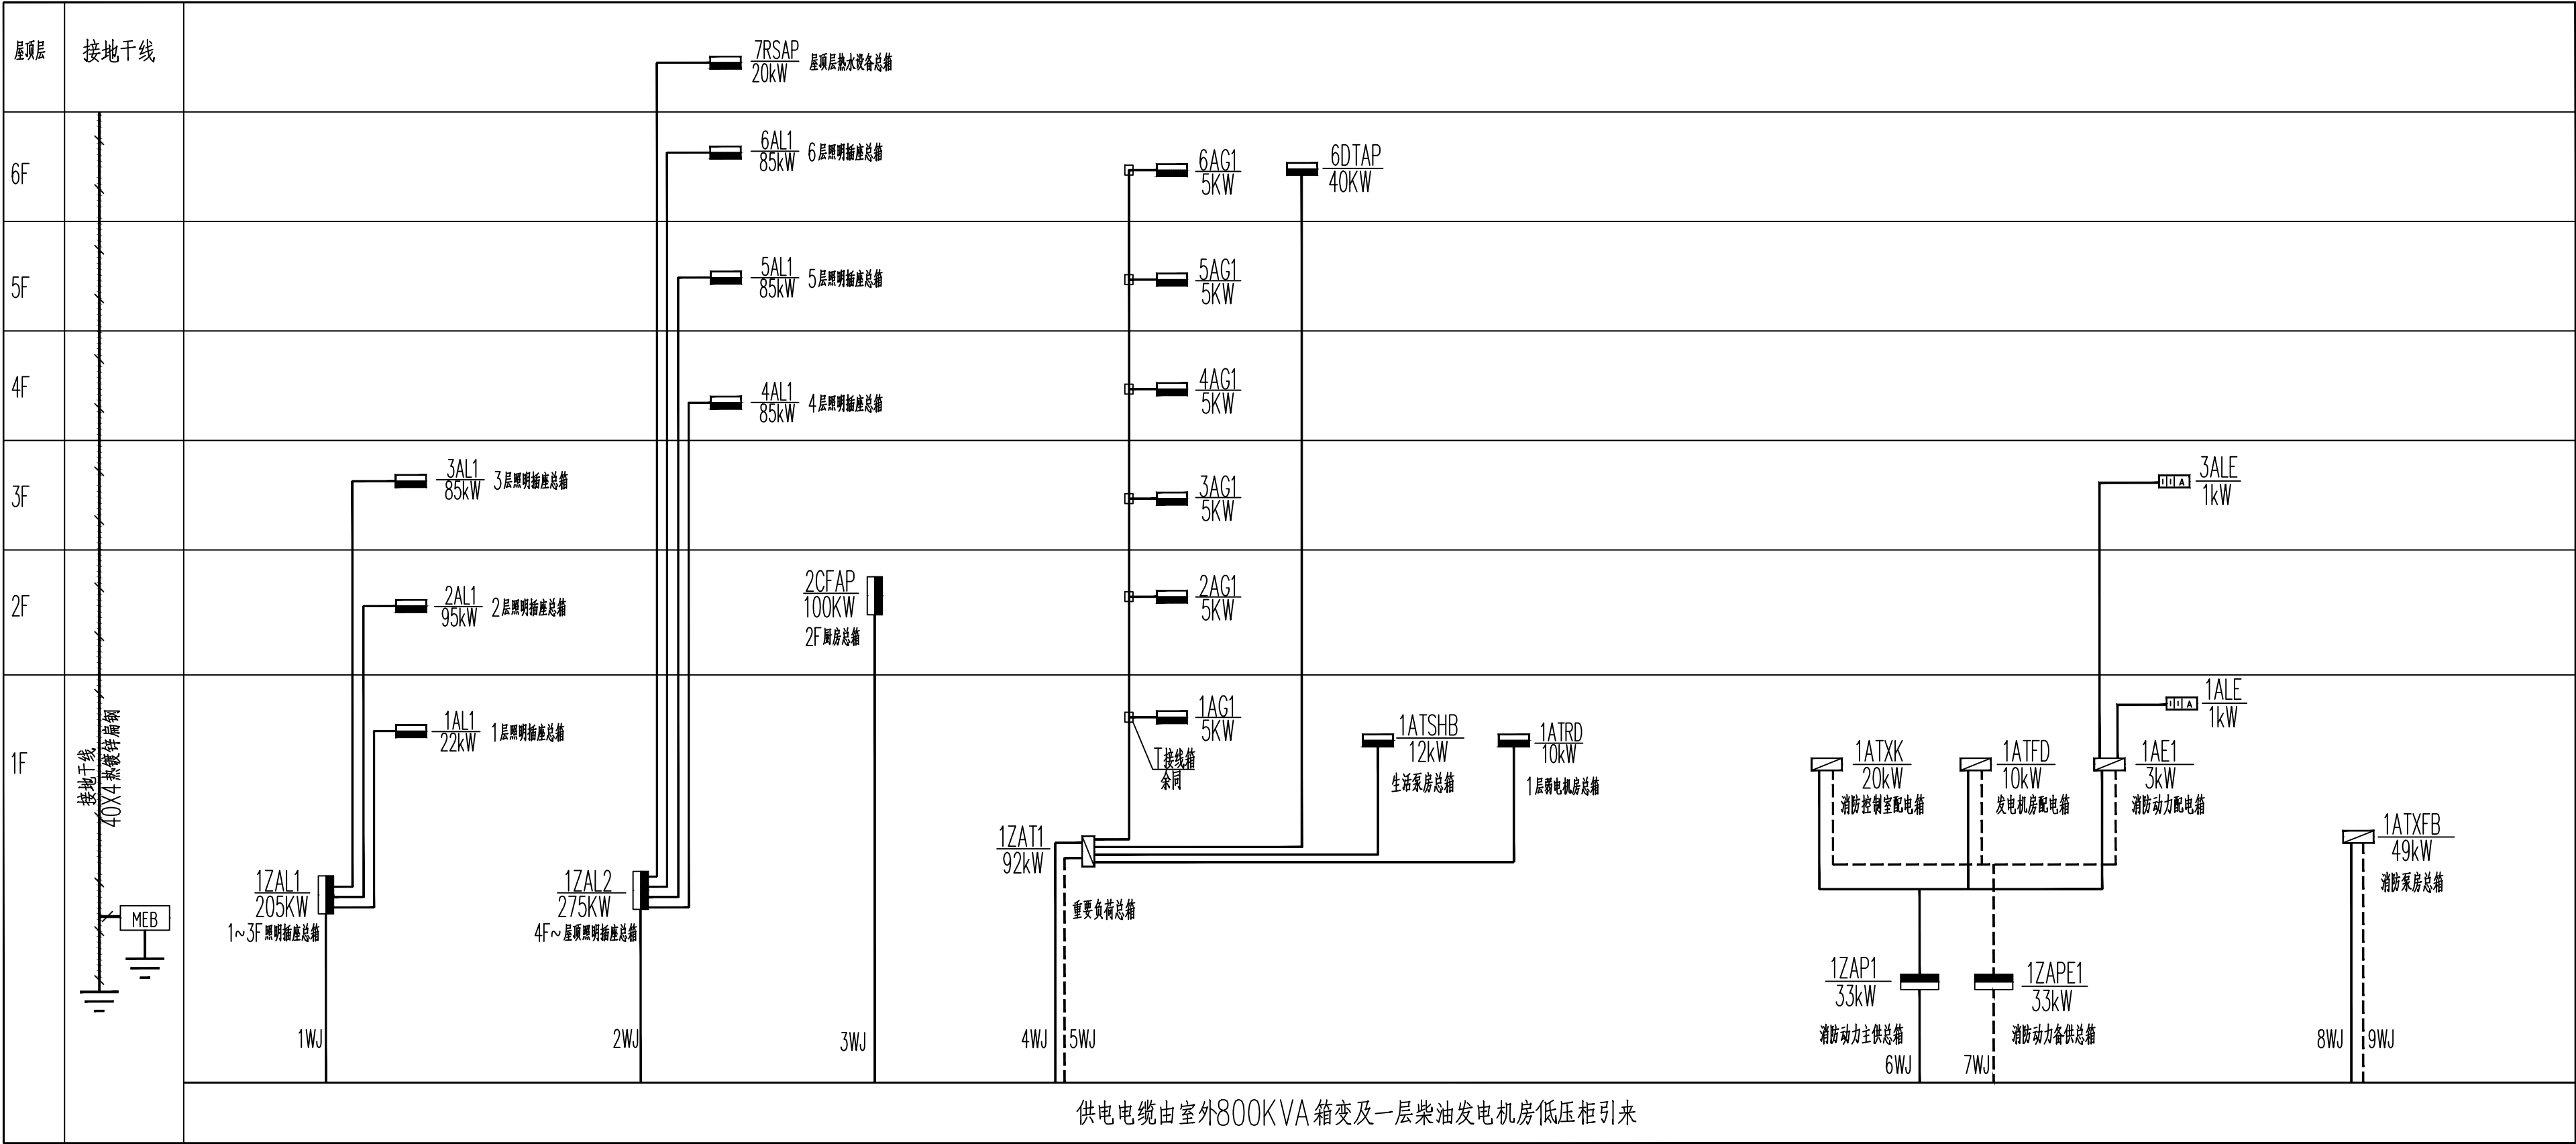

电气竖向干线系统图

注:配电箱配电电缆型号见配电箱系统图

DISTIGN WHIAMPOA 广州黄埔建筑设计院有限公司 KUANGZHOU HUANGPU ARCHITECTURAL DESIGN INSTITUTE CO.,LTD.					
☐ 建筑工程专业设计甲级证书号: A244018920 ☐ 城乡规划编制乙级证书号: 粤自资规乙字224400022 ☐ 工程勘察设计乙级证书号: B244056666 ☐ 市政行业设计乙级证书号: A244018920 ☐ 风景园林设计乙级证书号: A244018920					
合作单位:					
图纸用途:					
说明:所有数据均为本公司财产。本合同不可随意转借他人使用否则按照原尺寸扣除该数据后自行删除,如造成后果概不负责如有任何疑问。					
平面位置示意 Key Plan					
附注:					
注册章 Stamp for Certified					
工程设计出图专用章 Stamp for Engineering Design					
建设单位 Client					
韶关市曲江区政府投资建设项目代建中心					
项目名称 Proj. Name					
韶关市曲江区委党校基础设施建设项目					
子项名称 Sub-Project. Name					
审 定 Approved		李绍贵		李绍贵	
审 核 Examined		李禄庆		李禄庆	
项目负责人 Proj. Architect		韦 奔		韦 奔	
专业负责 Special Field in Charge		王旭枫		王旭枫	
校 对 Design Checked		王旭枫		王旭枫	
设 计 Design		罗若辉		罗若辉	
图 纸 Drawn					
图纸名称 Drawing title					
电气竖向干线系统图					
版 别 DMG_STYLE		施工图		专 业 Discipline	
设计编号 Design No.		L131201		电 气	
图 号 DMG_No.		电施-12		比 例 Scale	
				日 期 Date	
				2025.07	