

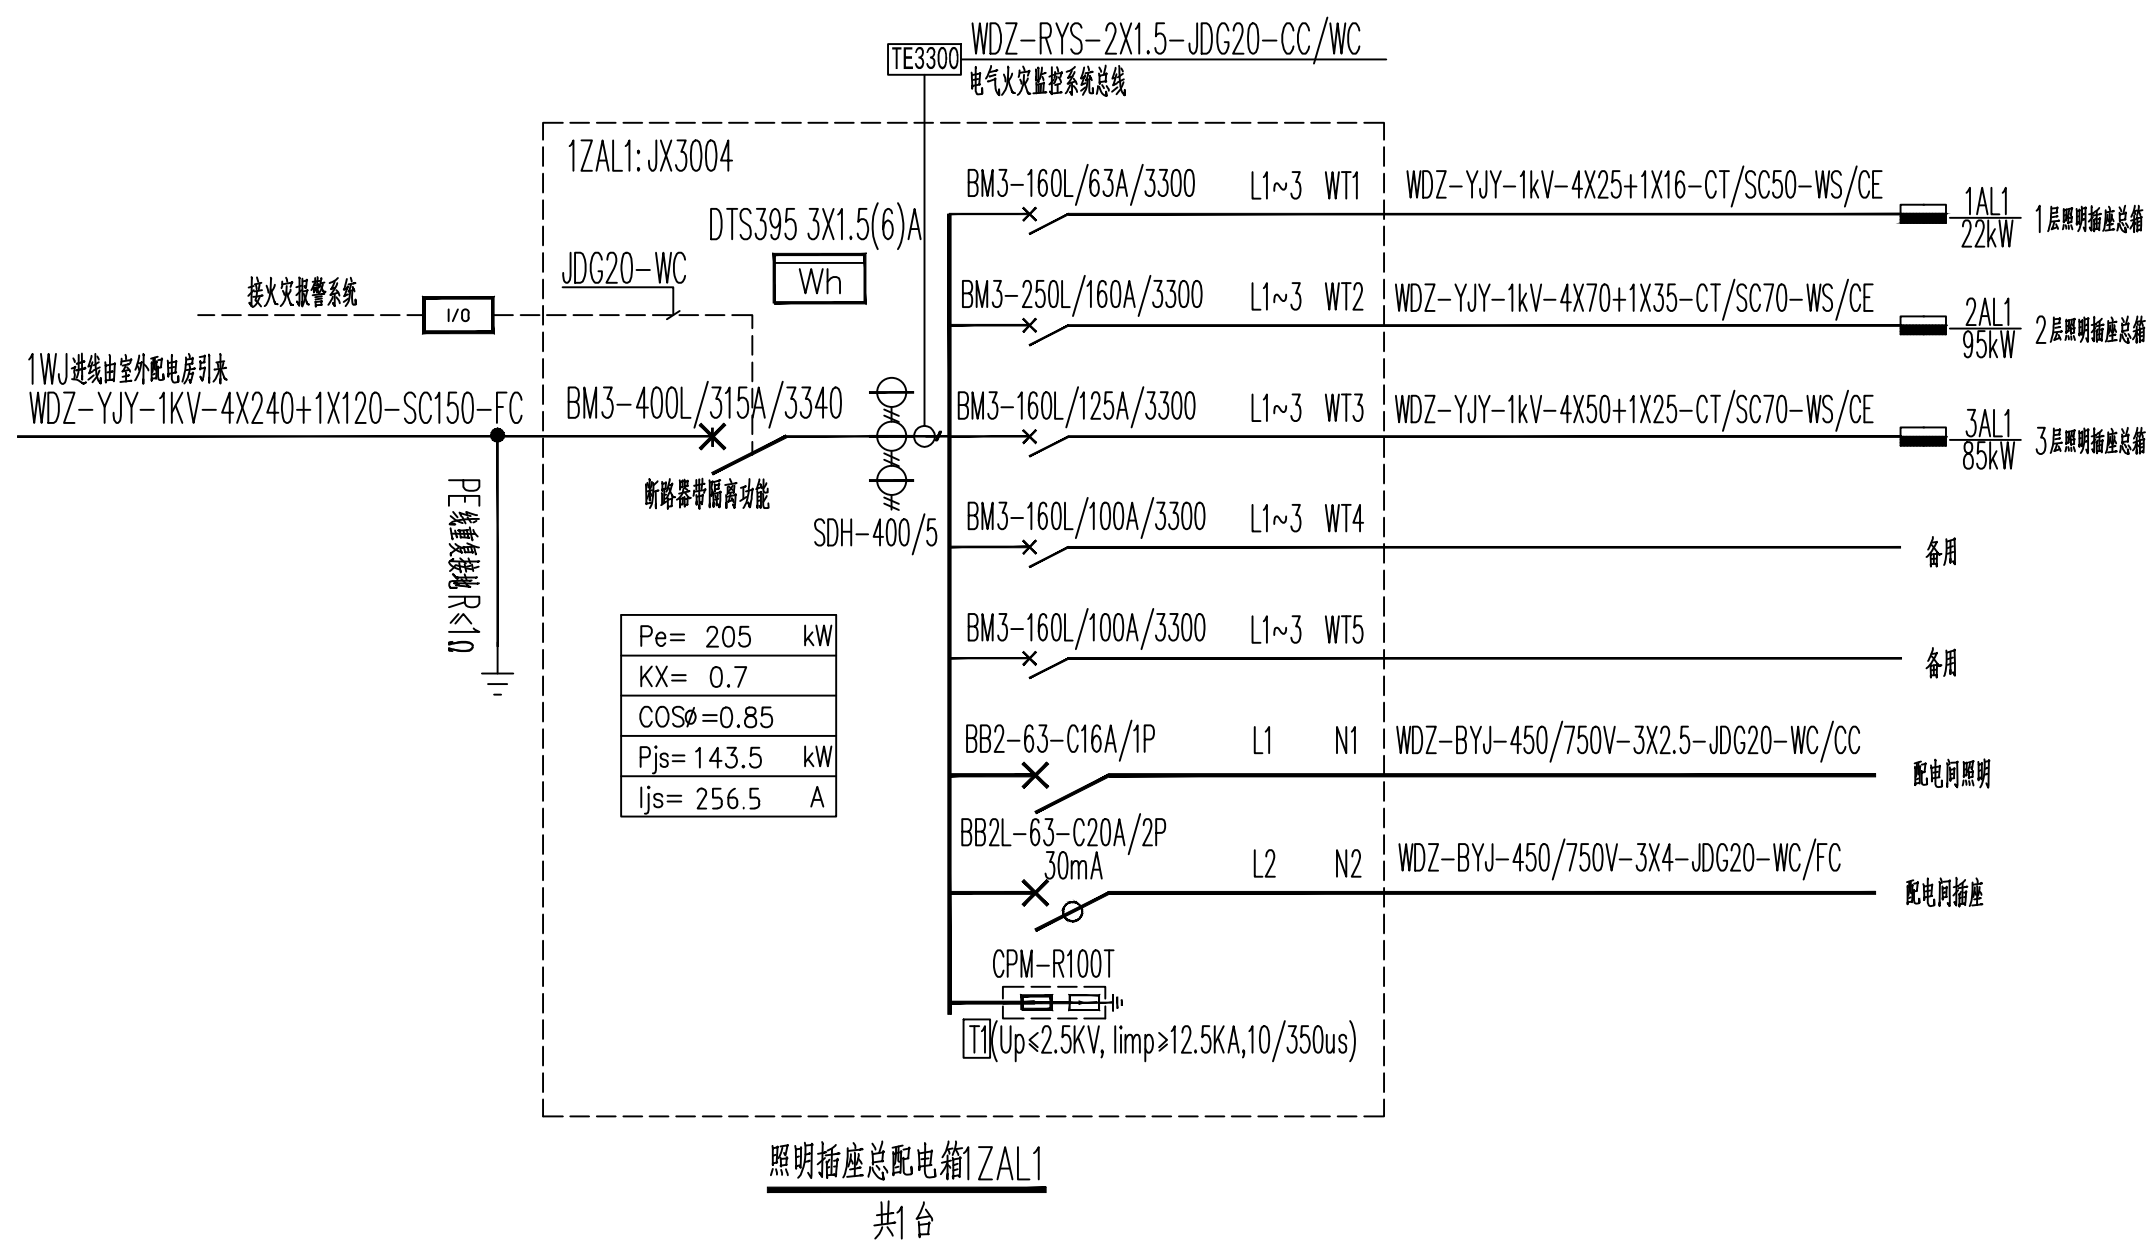
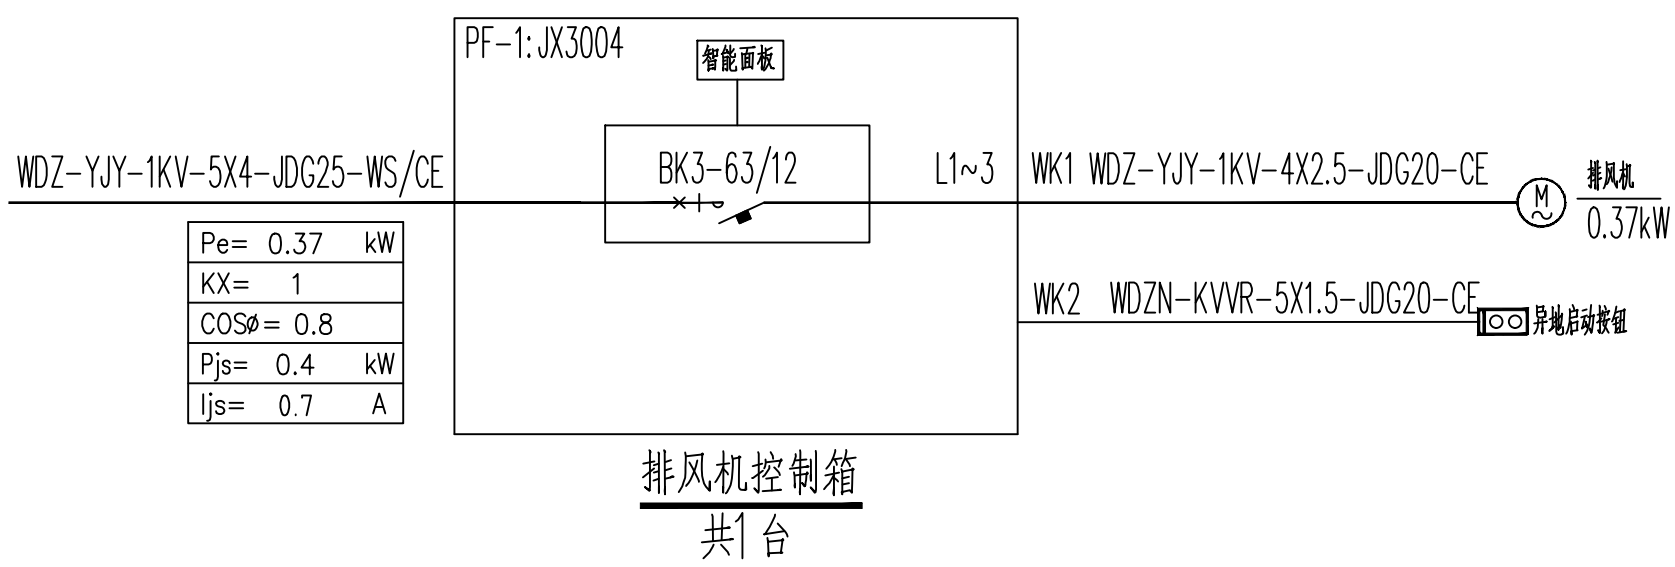
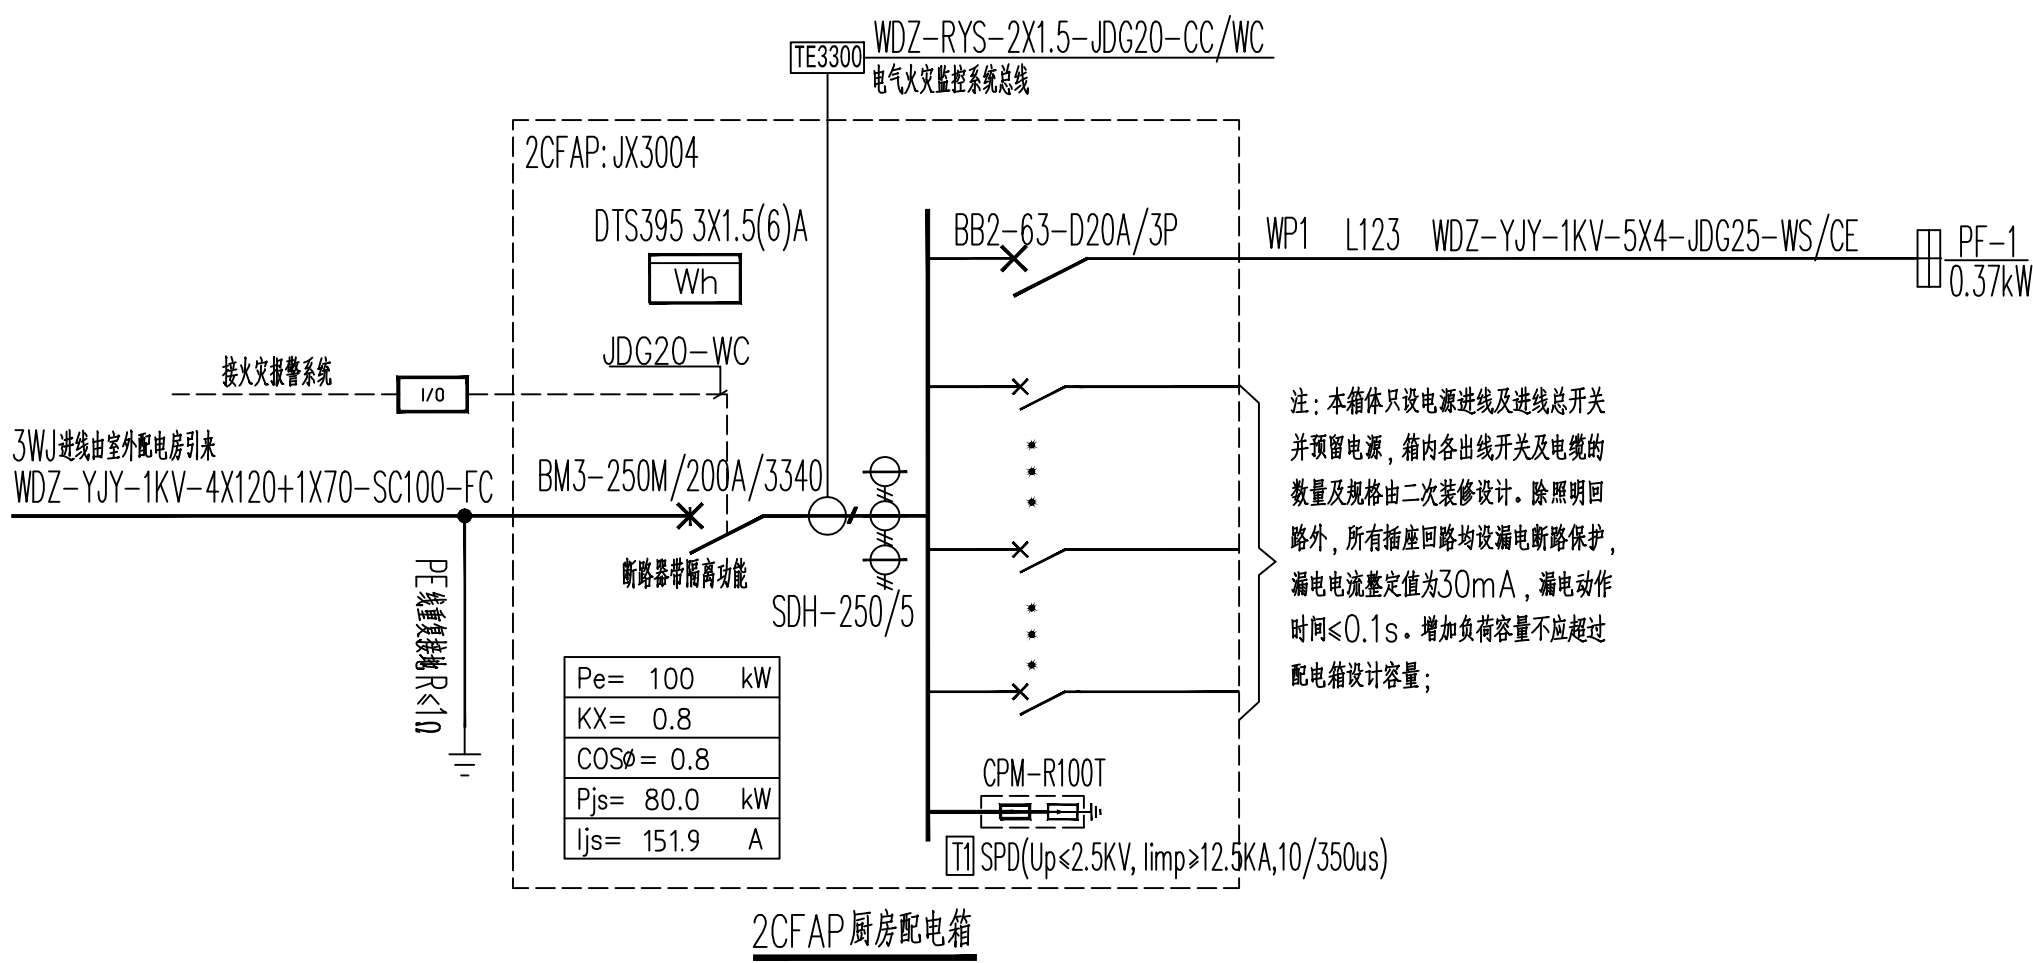
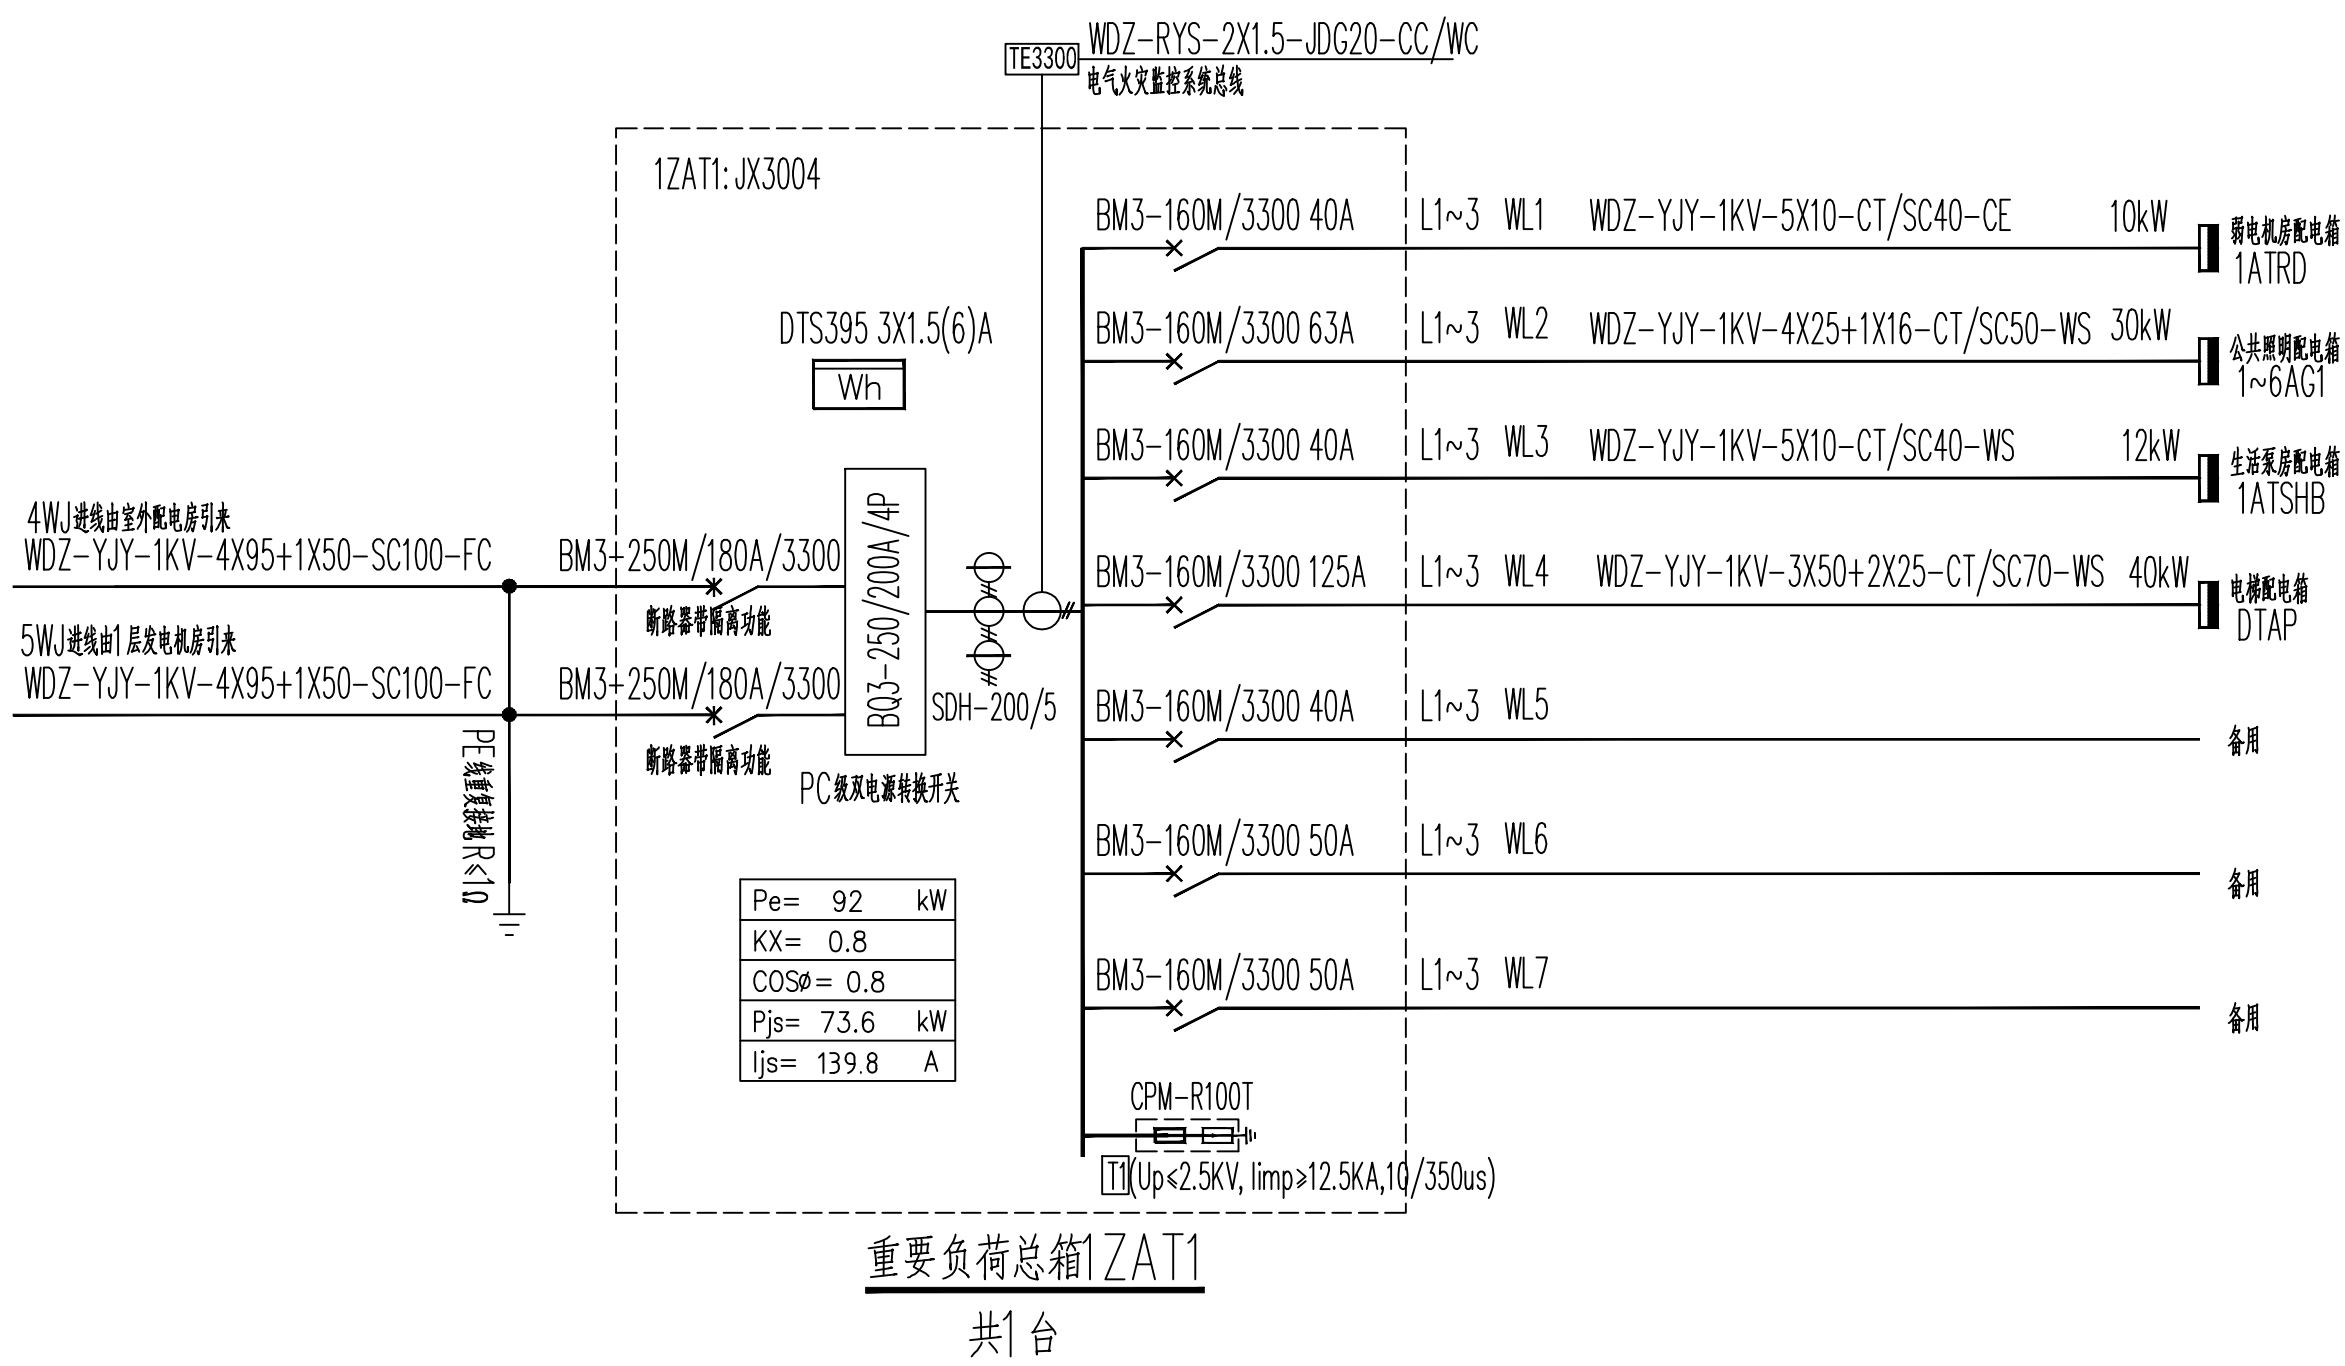


建筑	电气	
结构	弱电	
给排水	总图	
暖通		
	电气	
	弱电	
	总图	

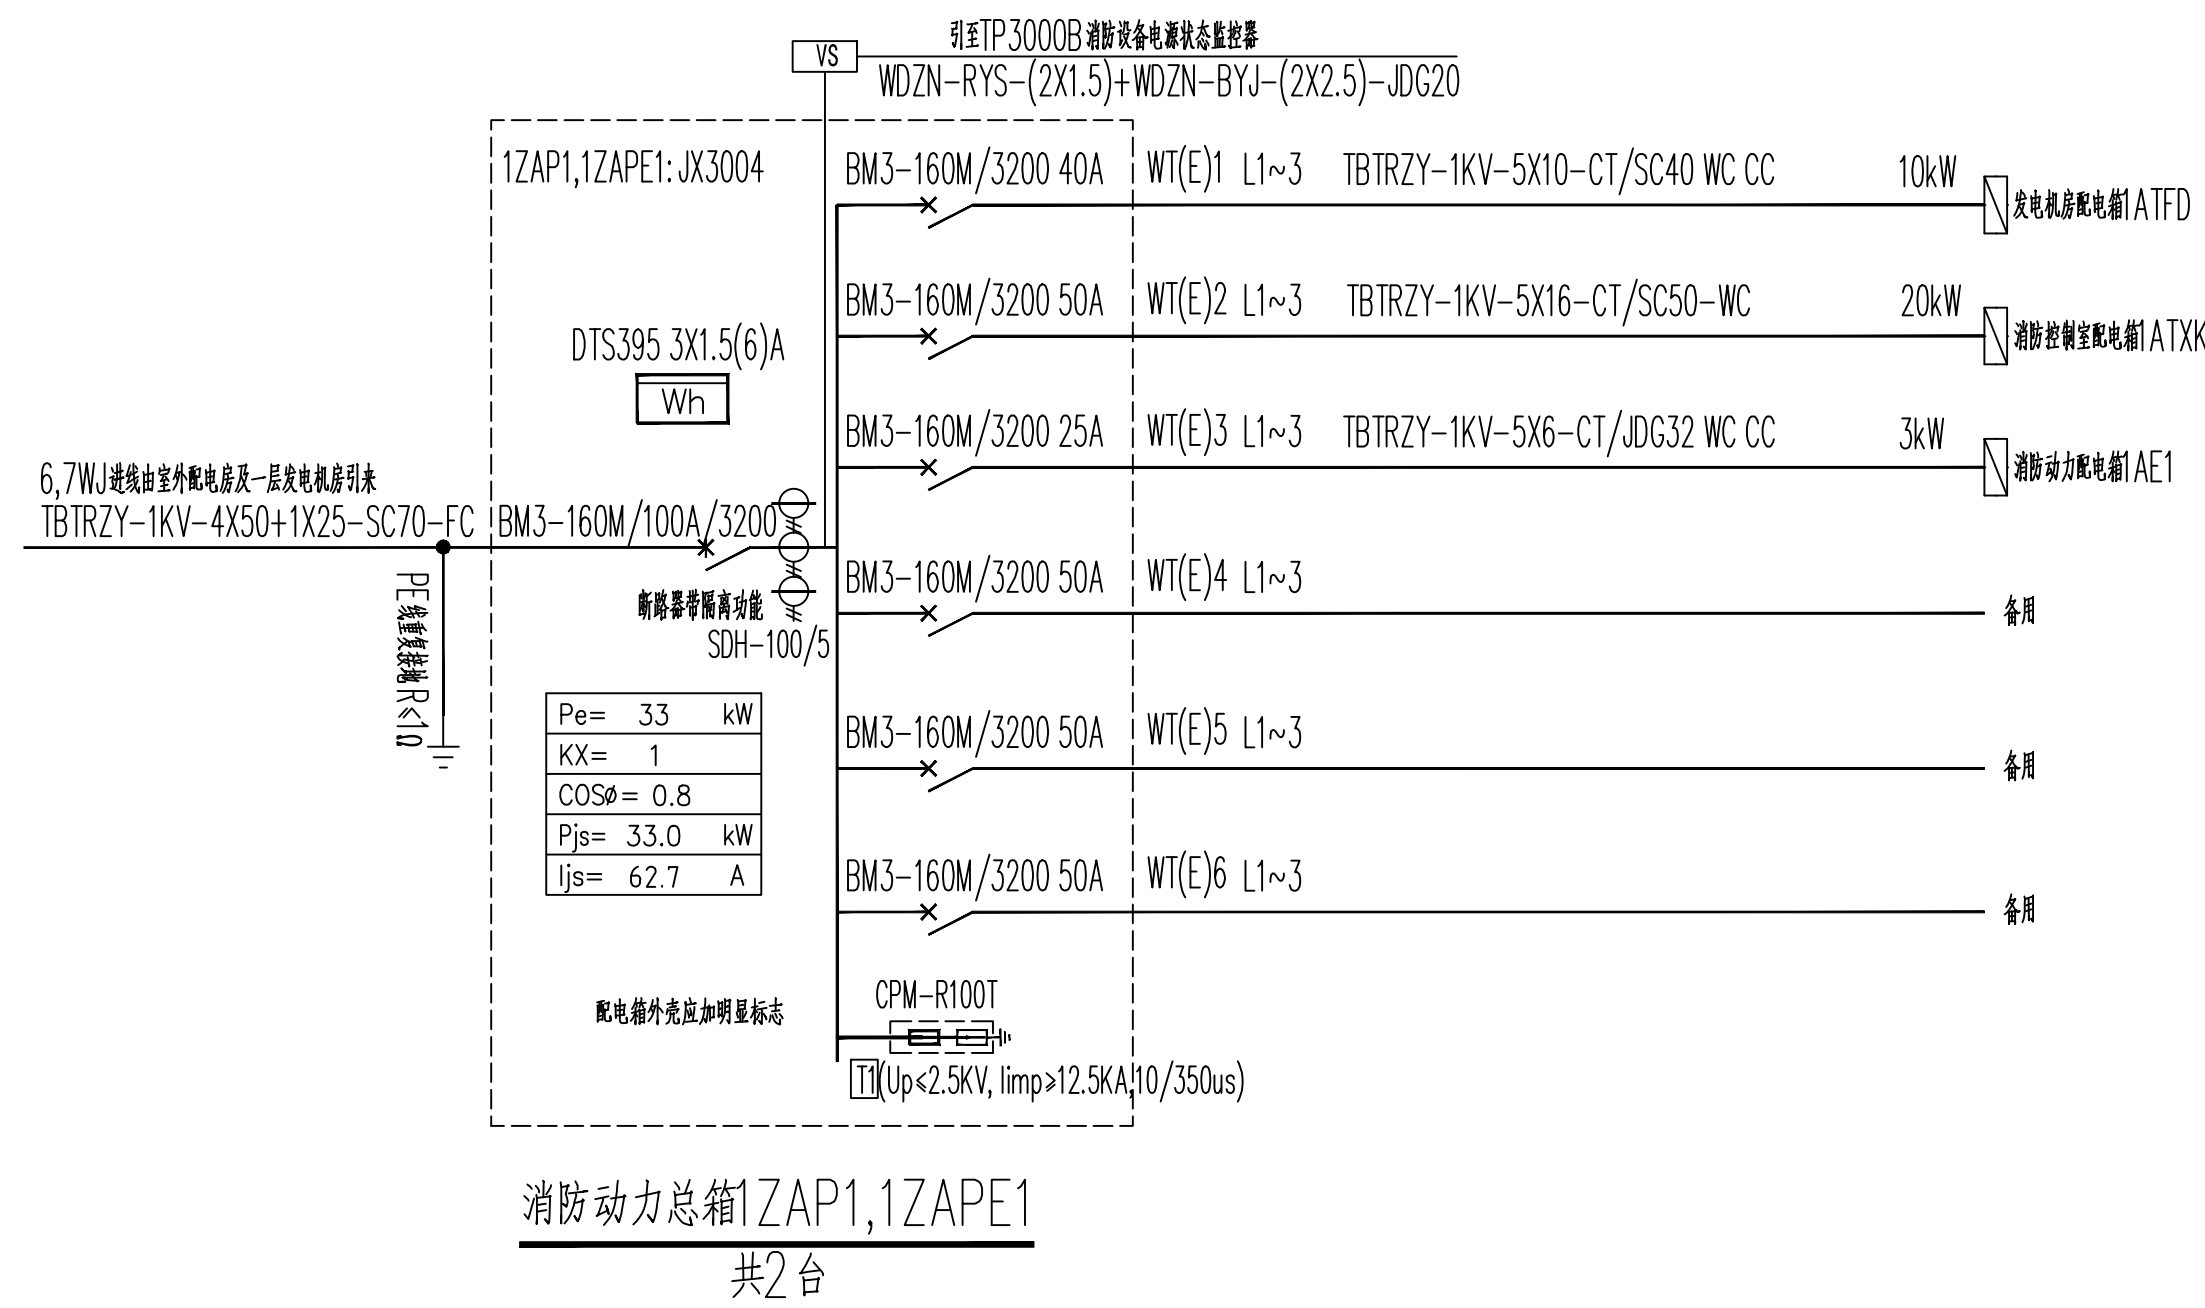

注:由建筑物外引入的低压电源线路,应在总配电箱(柜)的受电端装设具有隔离功能的电器。

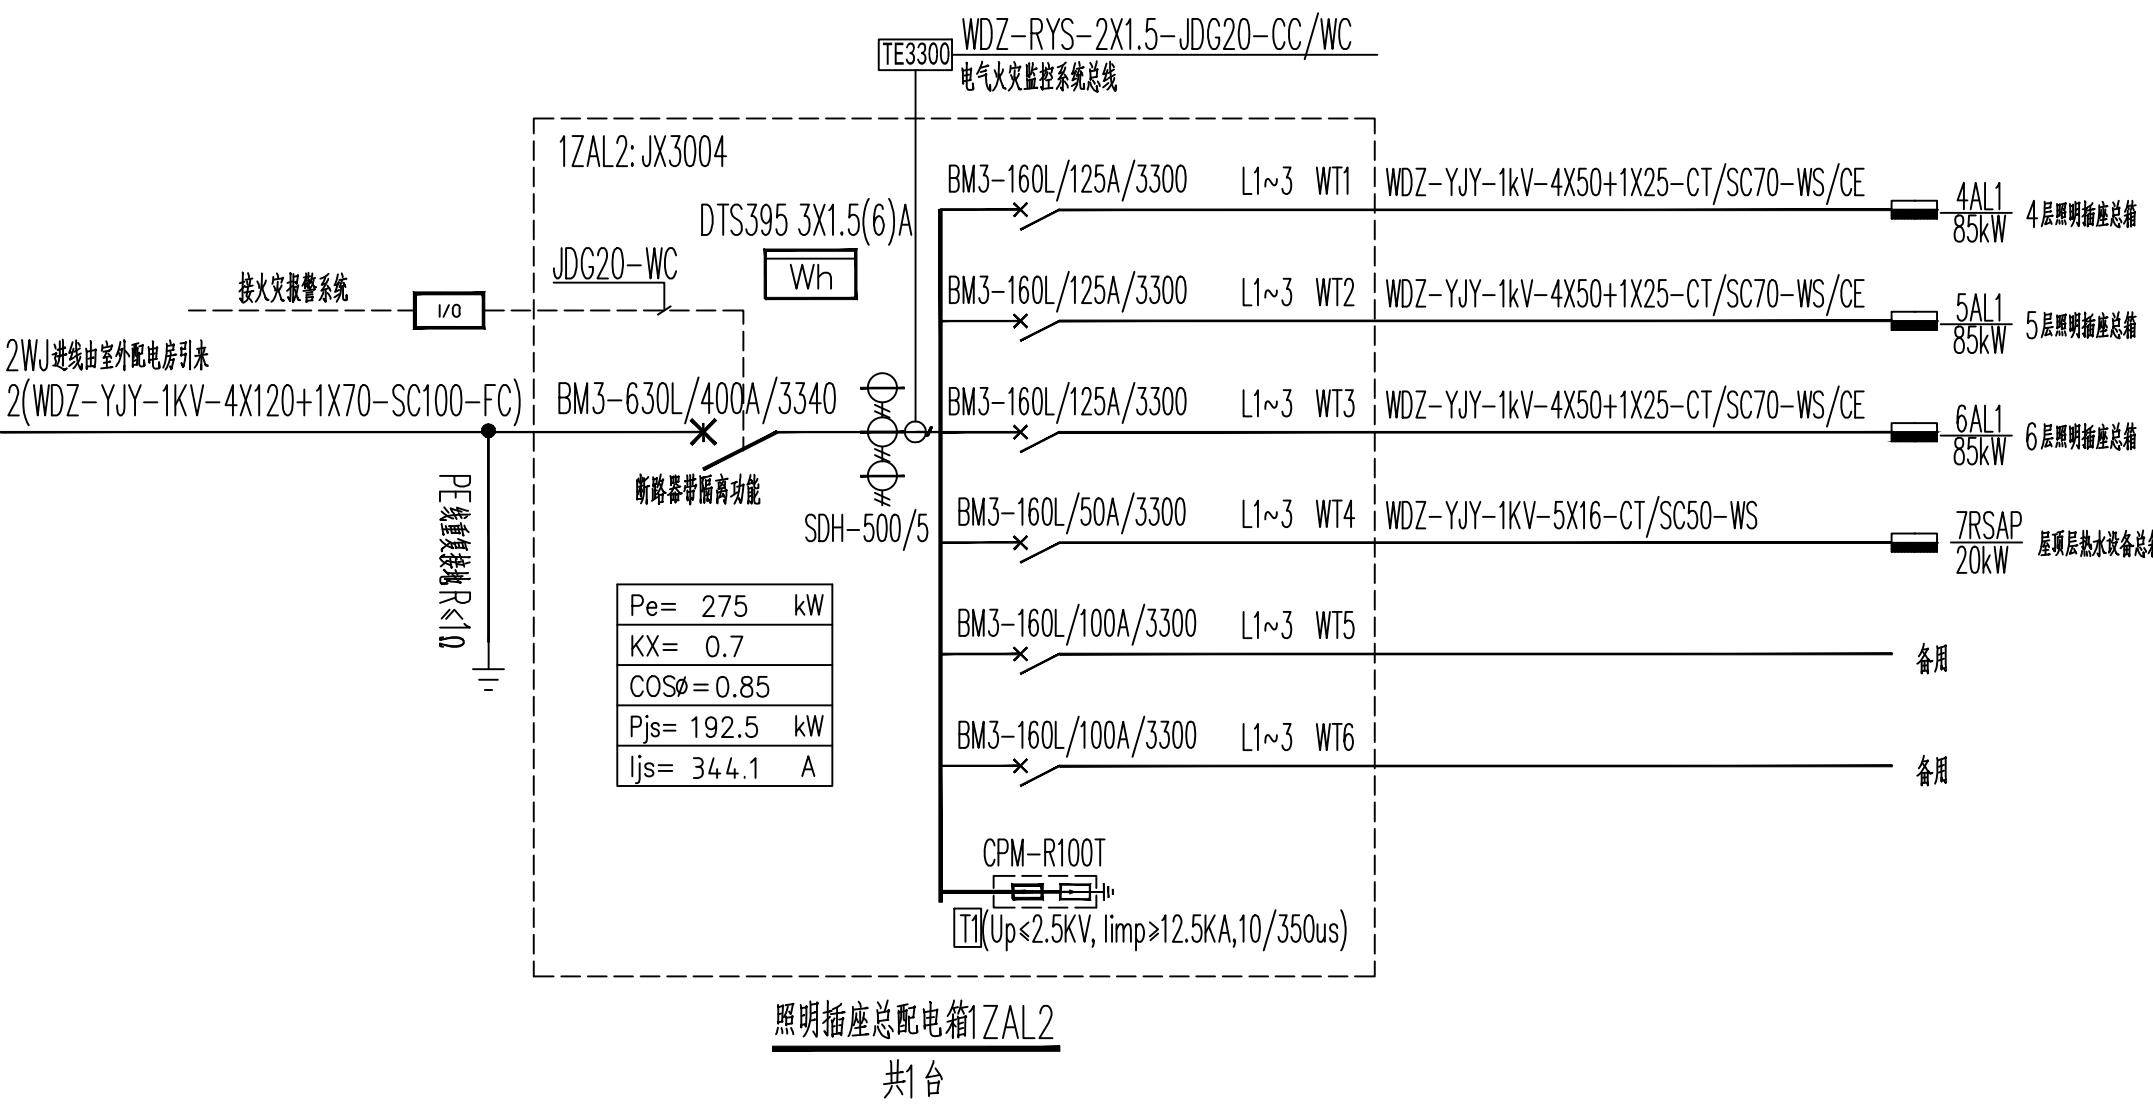

YIP DESIGN WHAMPOA 广州黄埔建筑设计院有限公司 HUANGPU ARCHITECTURAL DESIGN INSTITUTE CO., LTD. □ 建筑工程设计甲级证书号： A244018920 □ 城乡规划编制乙级证书号： 粤自资规乙字22440022 □ 工程勘察设计乙级证书号： B244056666 □ 市政行业设计乙级证书号： A244018920 □ 风景园林设计乙级证书号： A244018920					
合作单位：					
图例说明：					
所有数据均为本公司财产，本合同可不随资料一起工本费按照标准尺寸予以建设时请合情考虑，如原图未能完整包含在项目中者恕不。					
平面位置示意 Key Plan					
附注：					
注册章 Stamp for Certified					
工程设计出图专用章 Stamp for Engineering Design					
建设单位 Client					
韶关市曲江区政府投资建设项目代建中心					
Project Architect Proj. Name					
韶关市曲江区党校基础设施建设项目					
子项目名称 Sub-Proj. Name					
审 定 Approved		李绍贵		李绍贵	
审 核 Examined		李禄庆		李禄庆	
项目负责 Proj. Architect		韦 奔		韦 奔	
专项负责 Special Field in Charge		王旭枫		王旭枫	
校 对 Design Checked		王旭枫		王旭枫	
设 计 Design		罗若辉		罗若辉	
图 纸 Drawn					
图纸名称 Drawing title					
配电箱系统图一					
图 别 DMG_STYLE		施工图		专 业 Discipline	
设计编号 Design No.		L131201		比 例 Scale	
图 号 DMG_No.		电施—13		日 期 Date	
				2025.07	