



建筑	电气	电气
结构	弱电	弱电
给排水	总图	总图
暖通		

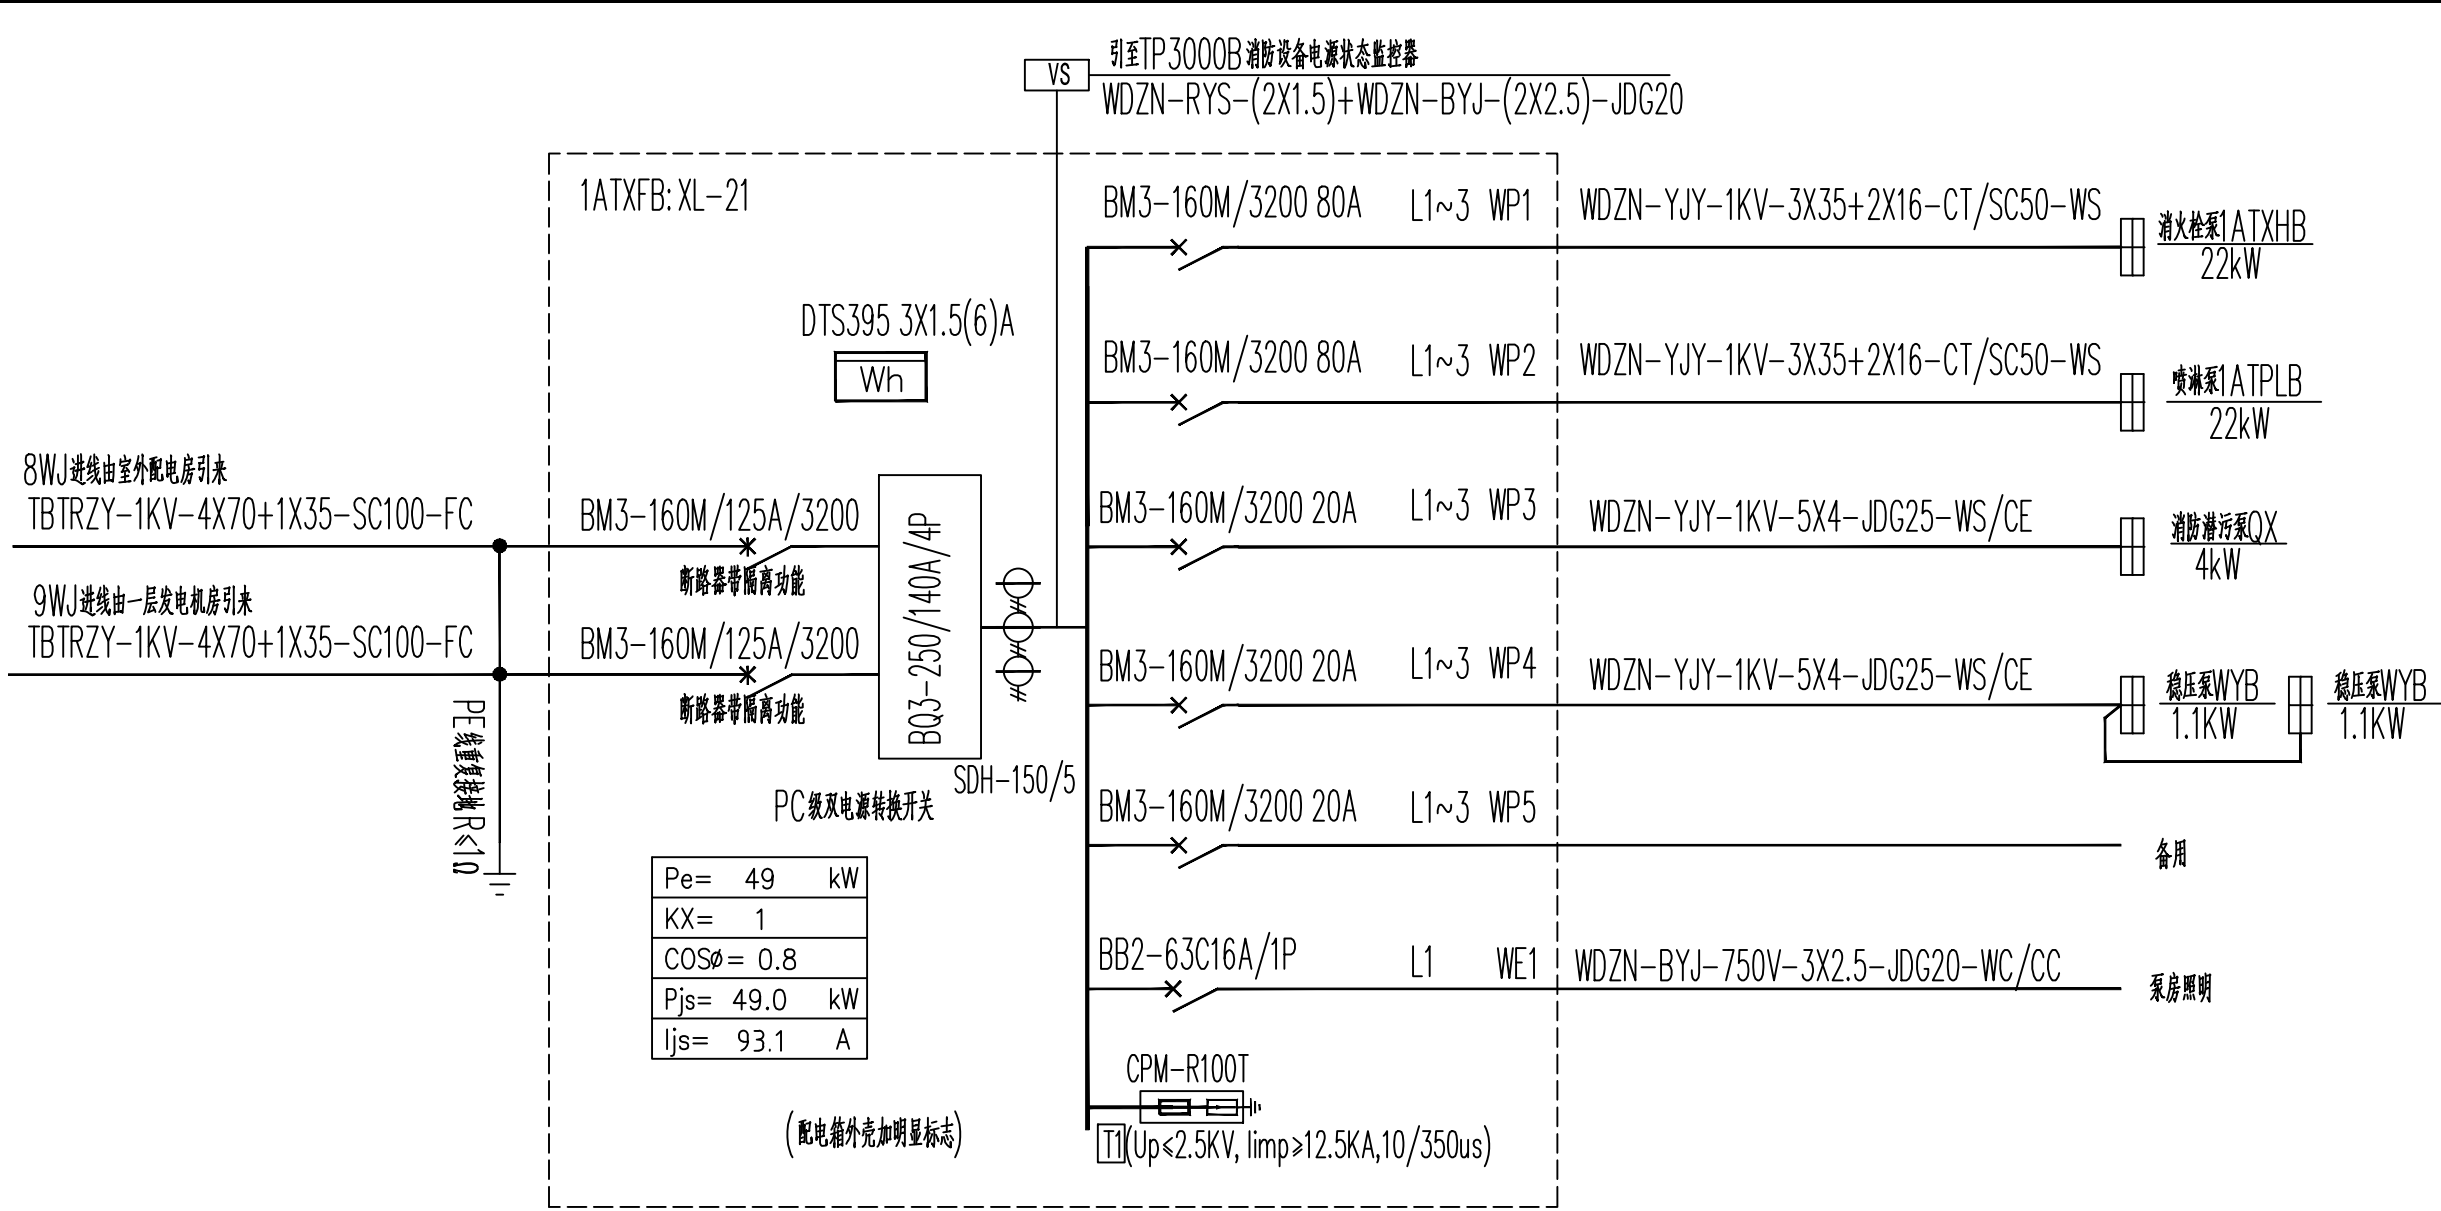

消防泵房配电箱系统图1ATXFB

共1台

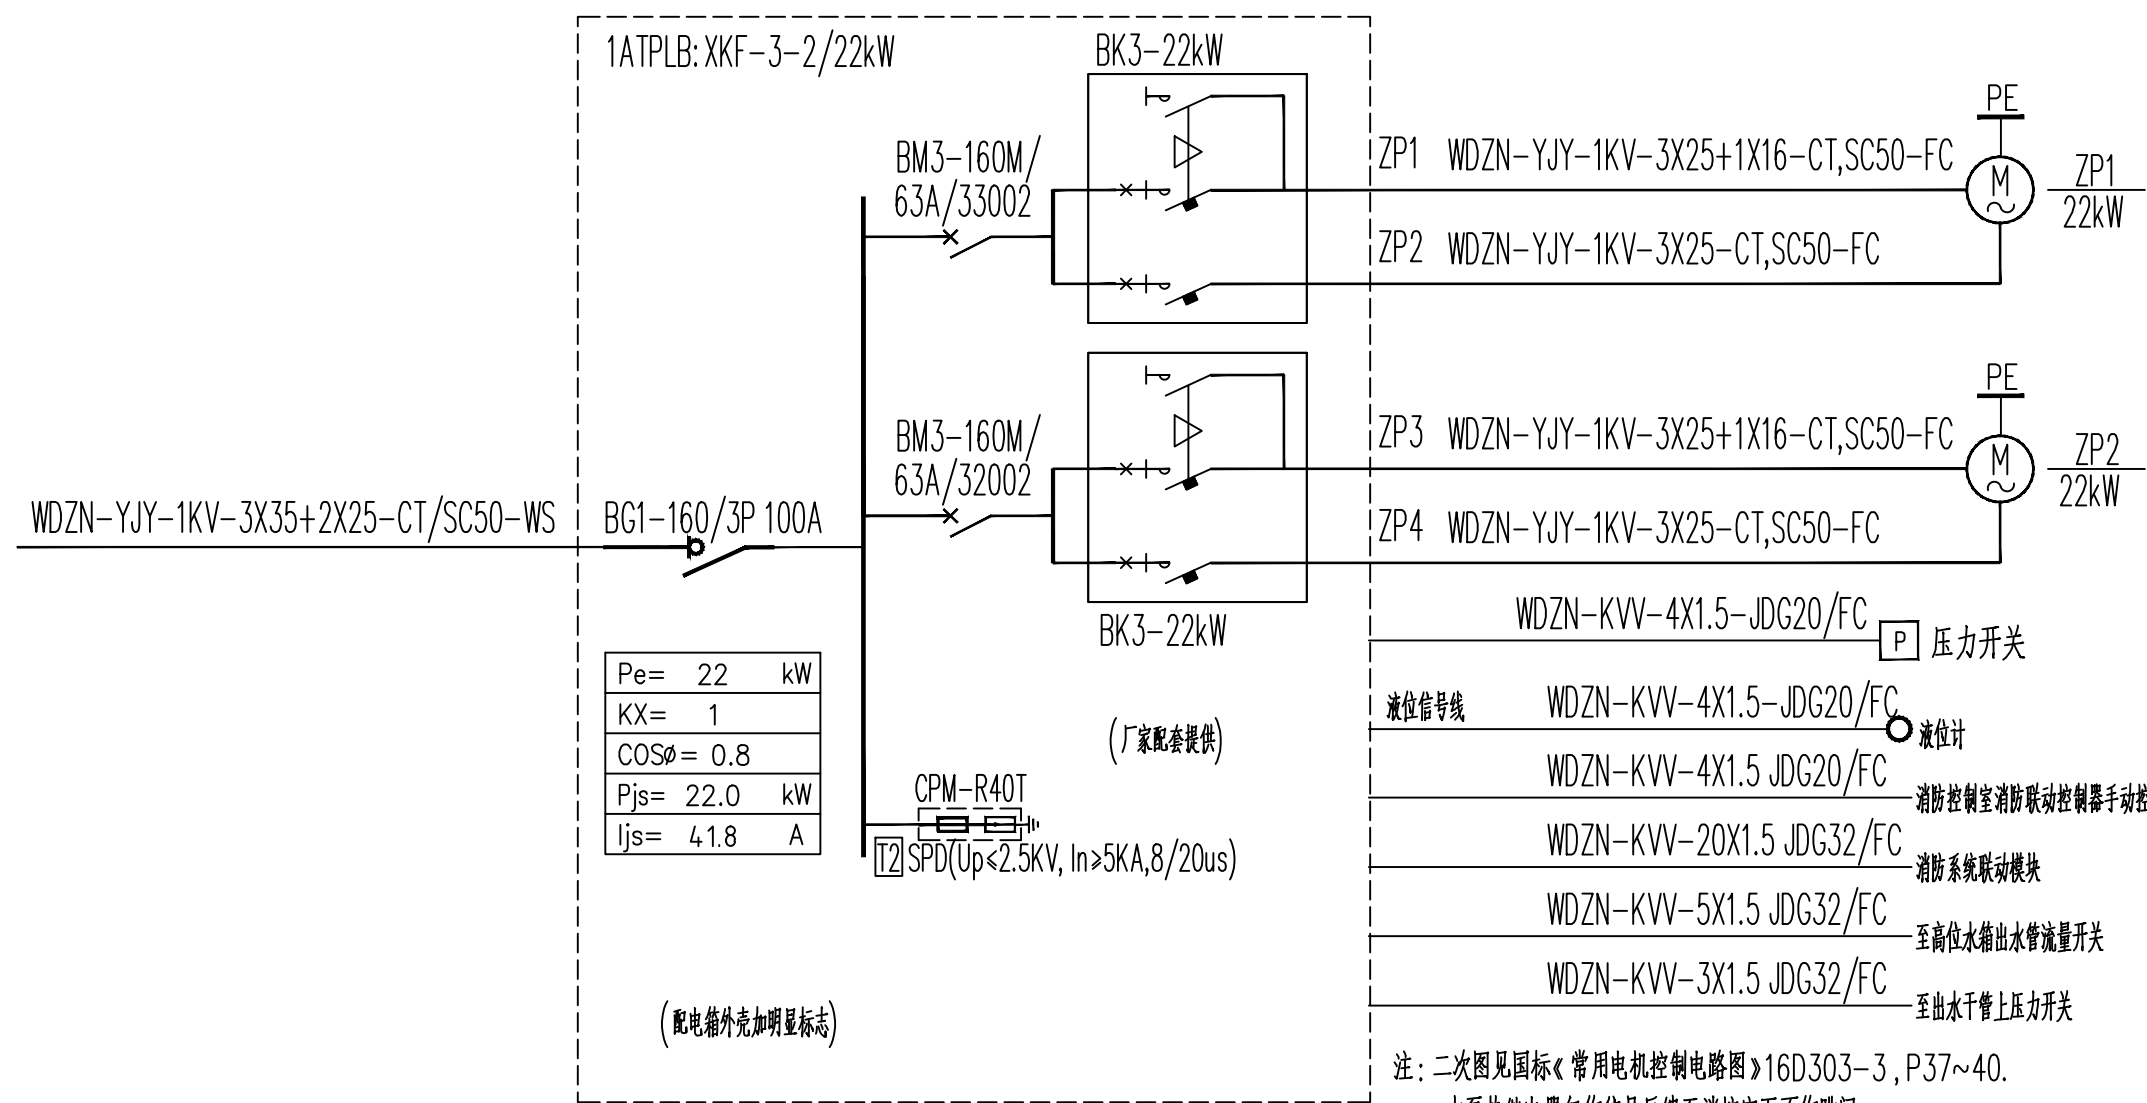


喷淋泵控制箱1ATPLB (一用一备)

共1台

注:对于设有固定备用泵的消防泵类等设备,其工作泵的过负荷保护应动作于跳闸,备用泵过负荷保护时应仅动作于信号,且声光警示信号送至消防控制室。此时固定备用泵也可不装设过负荷保护。


- 注：1. 消防水泵控制柜在平时应使消防水泵处于自动启动状态。
2. 消防水泵不宜设置自动停泵的控制功能，停泵应由具有管理权限的工作人员根据火灾扑救实际情况确定。
3. 消防水泵应能手动启动和自动启动。
4. 消防控制柜或控制盘应设置专用线路连接的手动直接启动按钮。
5. 消防水泵控制柜与消防泵设置在同一房间，其防护等级不应低于IP55。
6. 消防水泵控制柜应设置机械应急启动装置，当发生消防水泵控制柜内的控制线路发生故障时，由有管理权限的人员在紧急时手动启动水泵。机械应急启动时，应确保消防水泵在零压状态下机械启动，并应有保护设施。

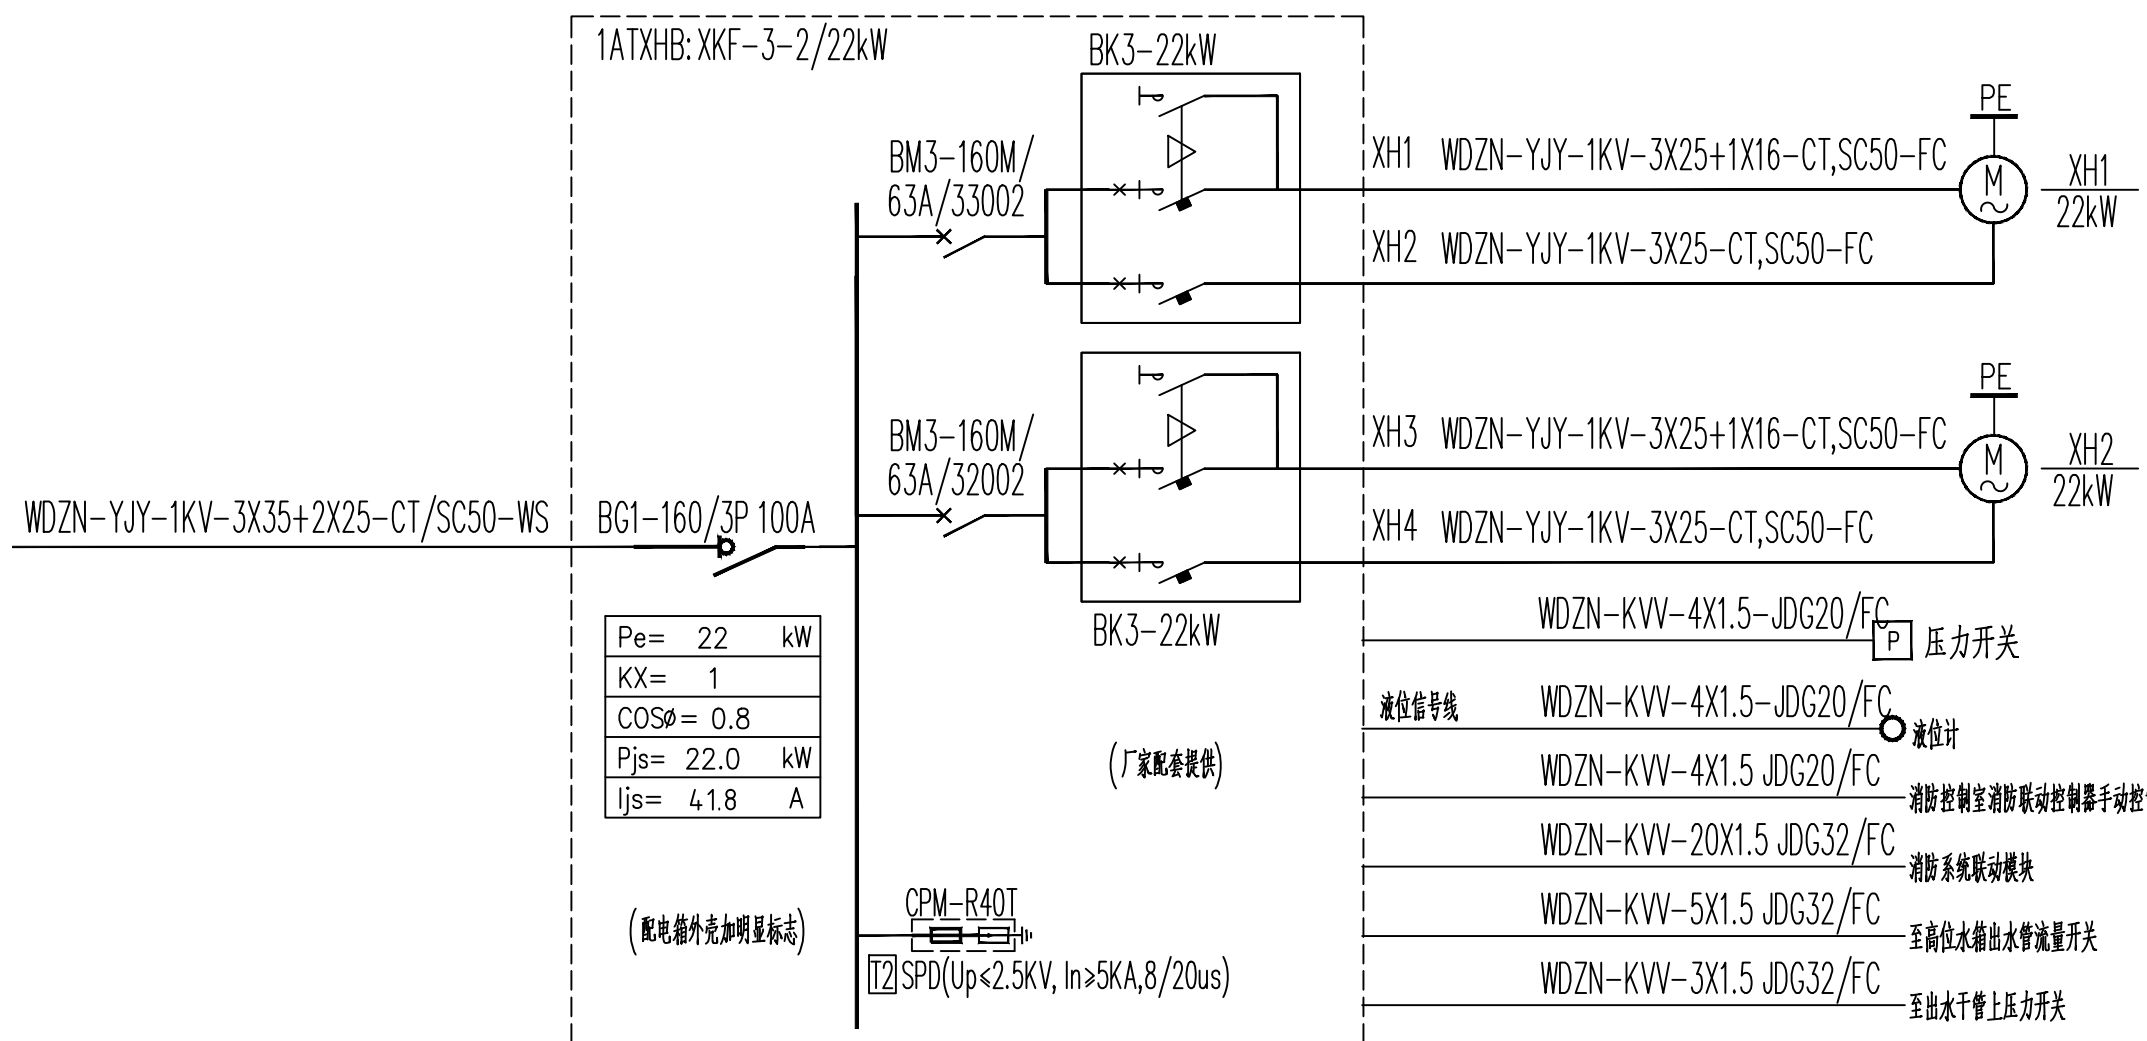

消火栓泵1ATXHB (一用一备)


共1台

注:对于设有固定备用泵的消防泵类设备,其工作泵的过负荷保护应动作于跳闸,备用泵过负荷保护时应仅动作于信号,且声光警示信号送至消防控制室,此时固定备用泵也可不装设过负荷保护。

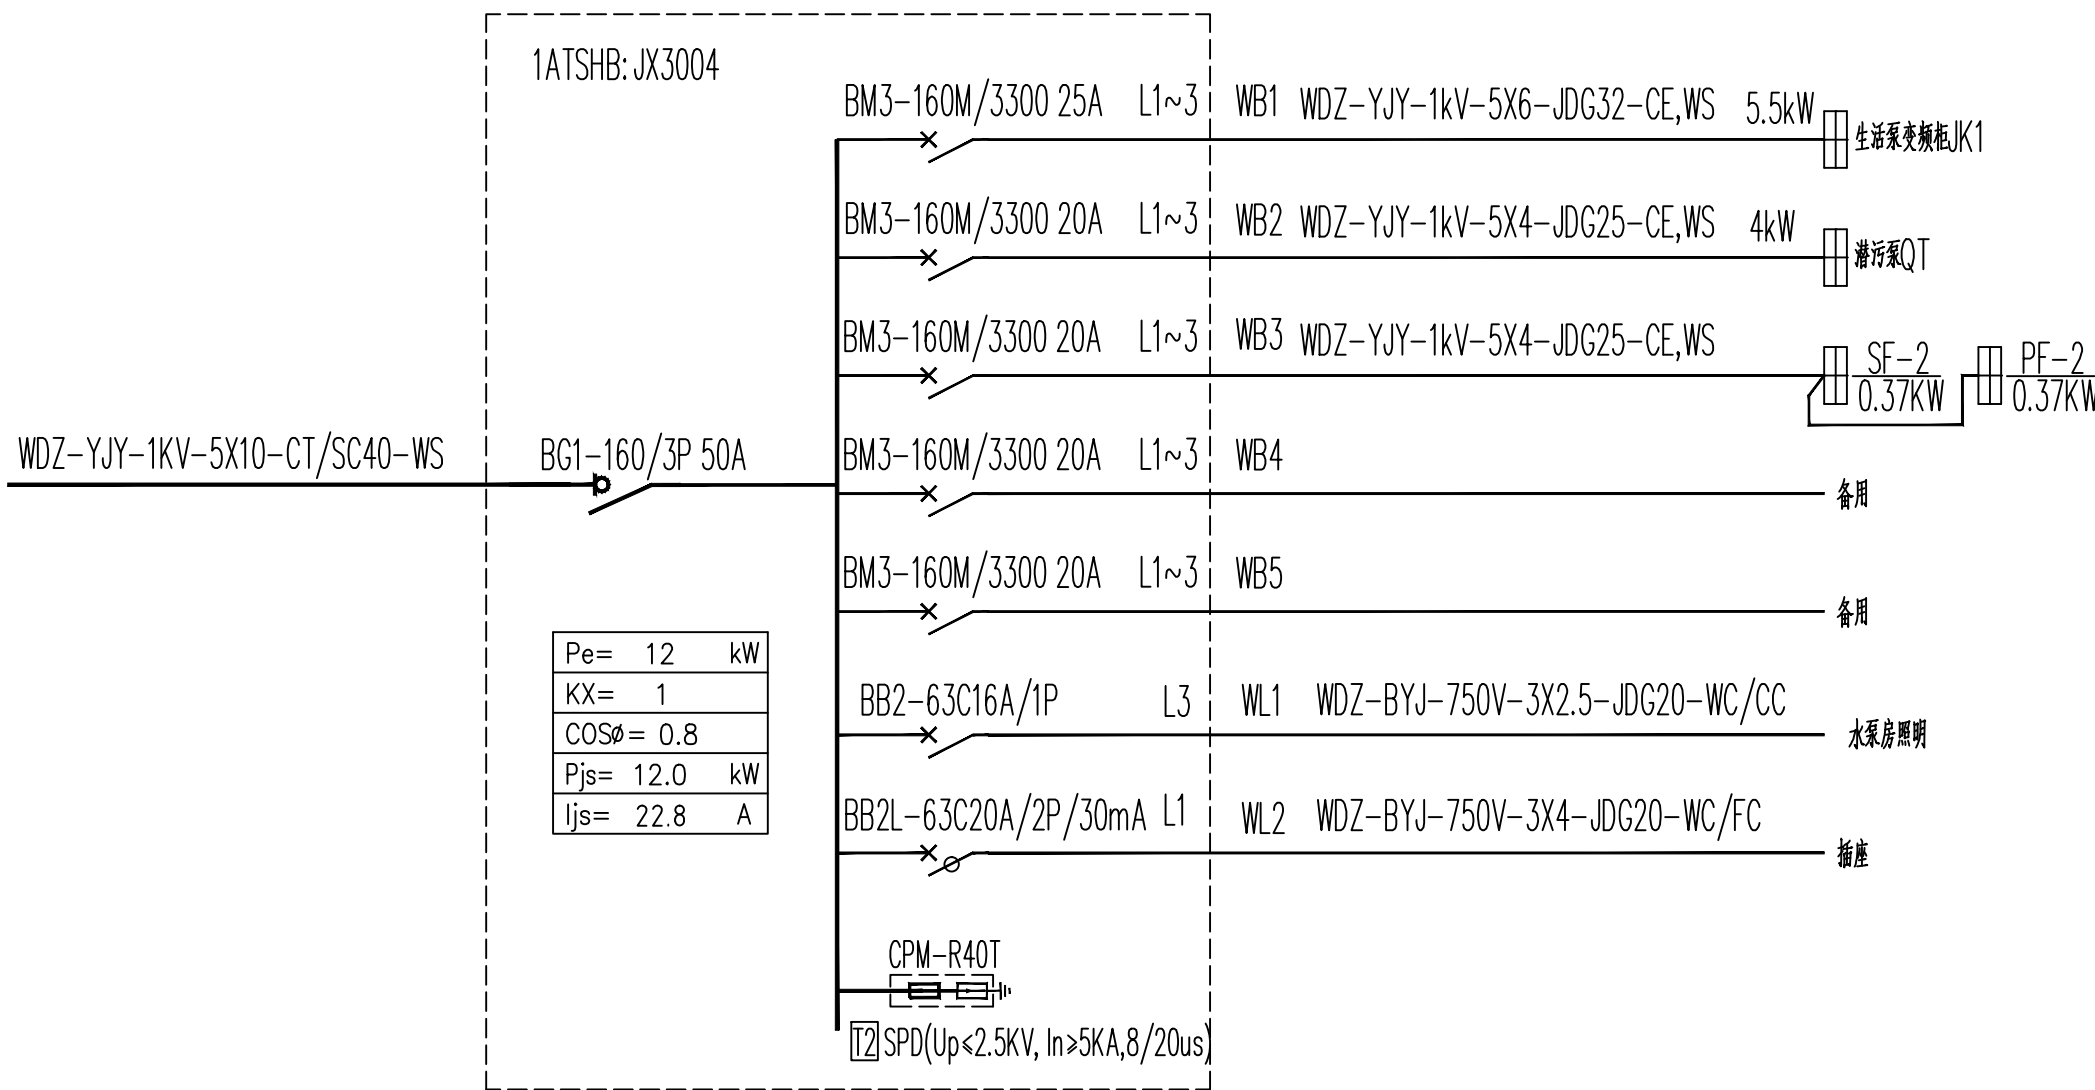


生活泵房动力配电箱1ATSHB

共1台

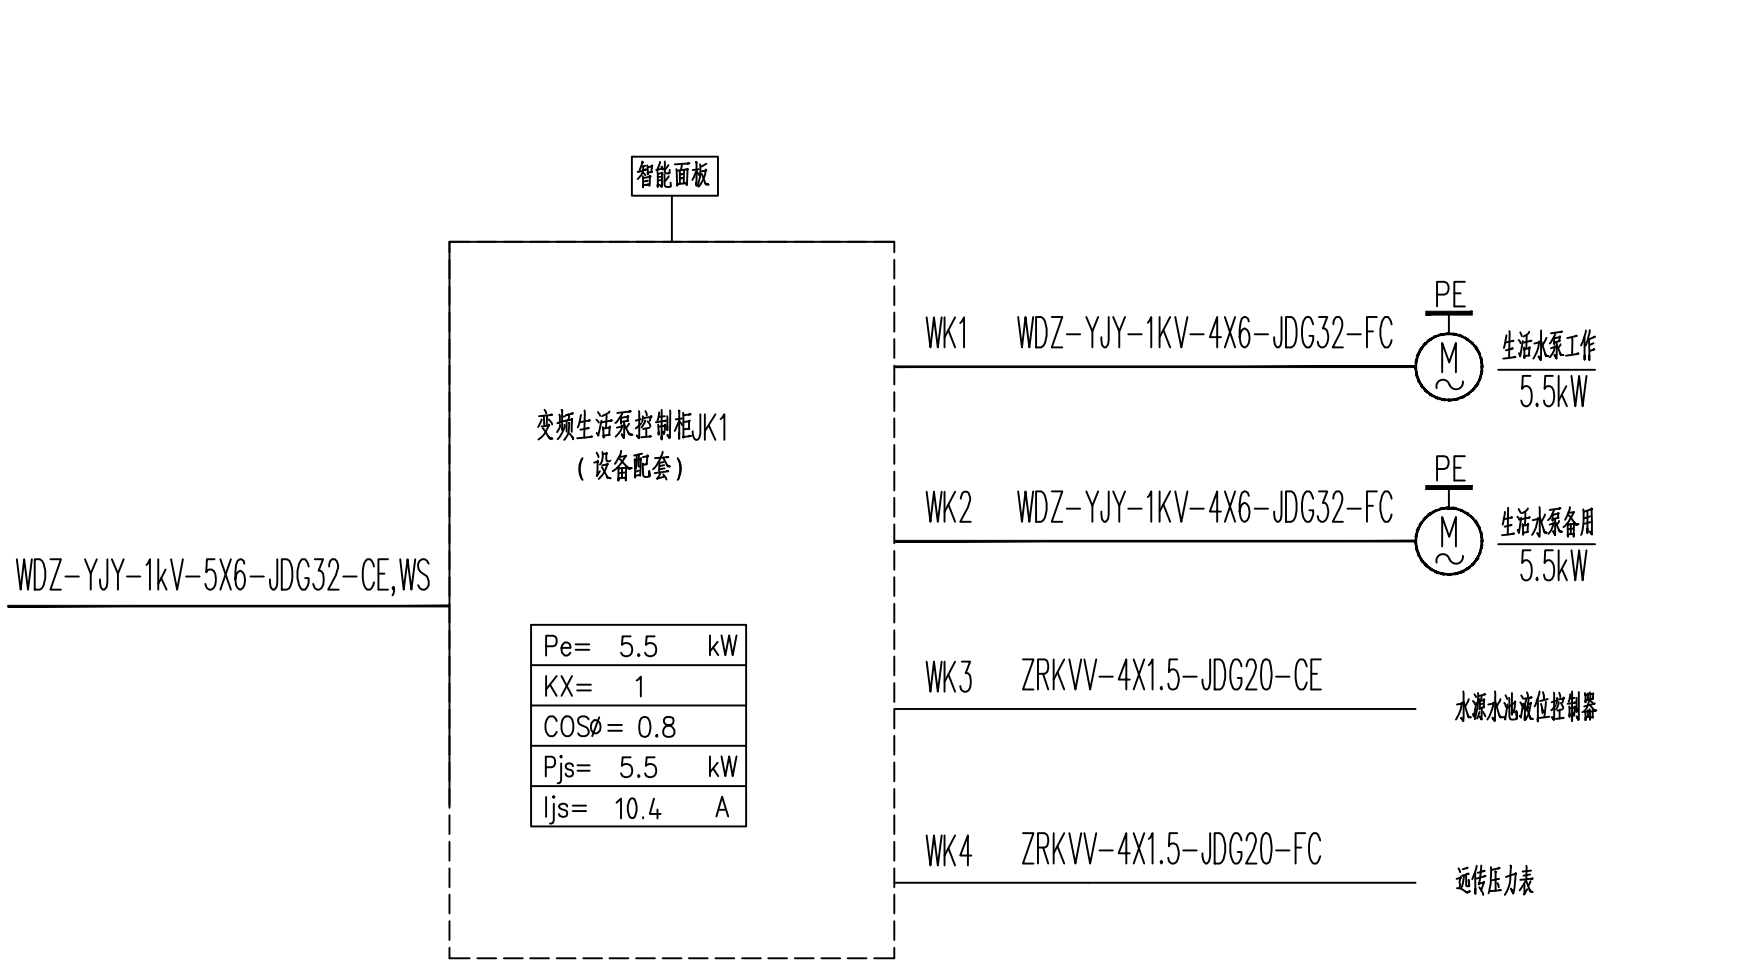


生活泵变频柜JK1 (一用一备)

共1台

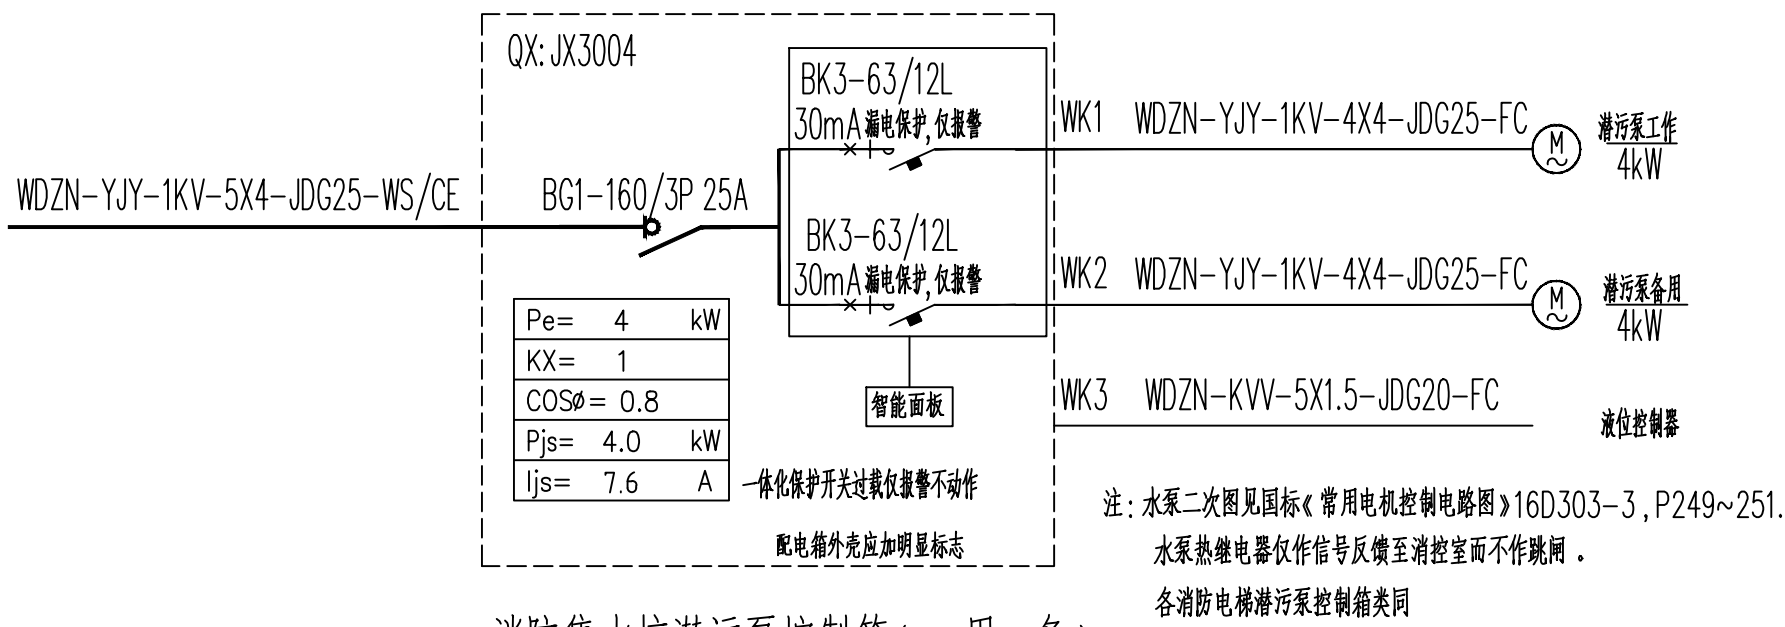

消防集水坑潜污泵控制箱(一用一备)

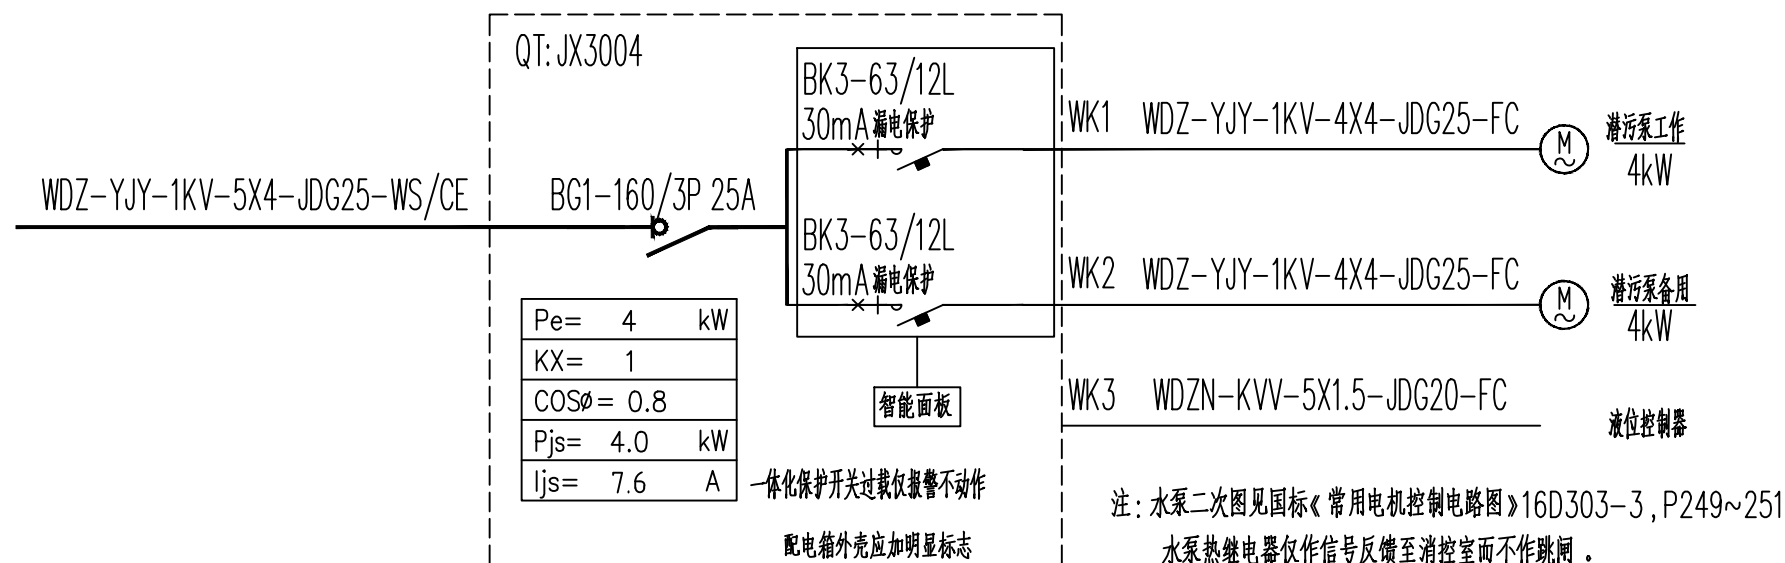

集水坑潜污泵控制箱(一用一备)

YIP DESIGN WHAMPOA 广州黄埔建筑设计院有限公司 HUANGPU ARCHITECTURAL DESIGN INSTITUTE CO., LTD. □ 建筑工程设计甲级证书号： A244018920 □ 城乡规划编制乙级证书号： 粤自资规乙字22440022 □ 工程勘察设计乙级证书号： B244056666 □ 市政行业设计乙级证书号： A244018920 □ 风景园林设计乙级证书号： A244018920					
合作单位：					
图纸用途： 所有数据均为本公司财产，本合同不得复制或从本工程抽取任何图表尺寸并向任何第三方提供或许可使用。 如蒙本图按此数量在合同有效期内使用。					
平面位置示意 Key Plan					
附注：					
注册章 Stamp for Certified					
工程设计出图专用章 Stamp for Engineering Design					
建设单位 Client 韶关市曲江区政府投资建设项目代建中心 Project Architect Proj. Name 韶关市曲江区党校基础设施建设项目 子项目名称 Sub-Proj. Name					
审 定 Approved	李绍贵				
审 核 Examined	李禄庆				
项目负责 Proj. Architect	韦 奔				
专业负责 Special Field in Charge	王旭枫				
校 对 Design Checked	王旭枫				
设 计 Design	罗若辉				
图 纸 Drawing					
图纸名称 Drawing title 配电箱系统图二					
图 别 DMG_STYLE	施工图	专 业 Discipline	电气		
设计编号 Design NO.	L131201	比 例 Scale	1:100		
图 号 DMG_VN	电施—14	日 期 Date	2025.07		