
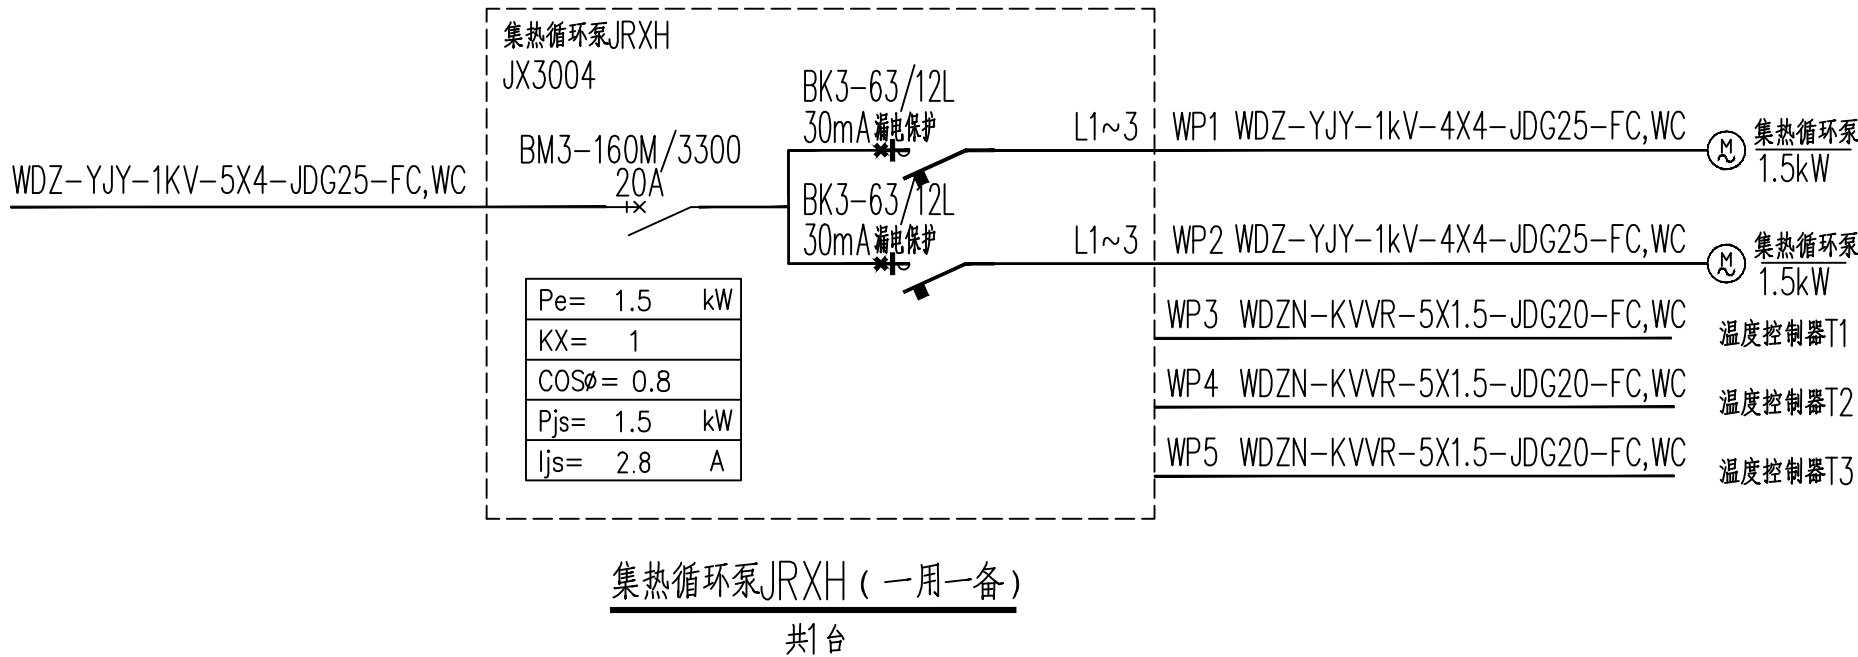
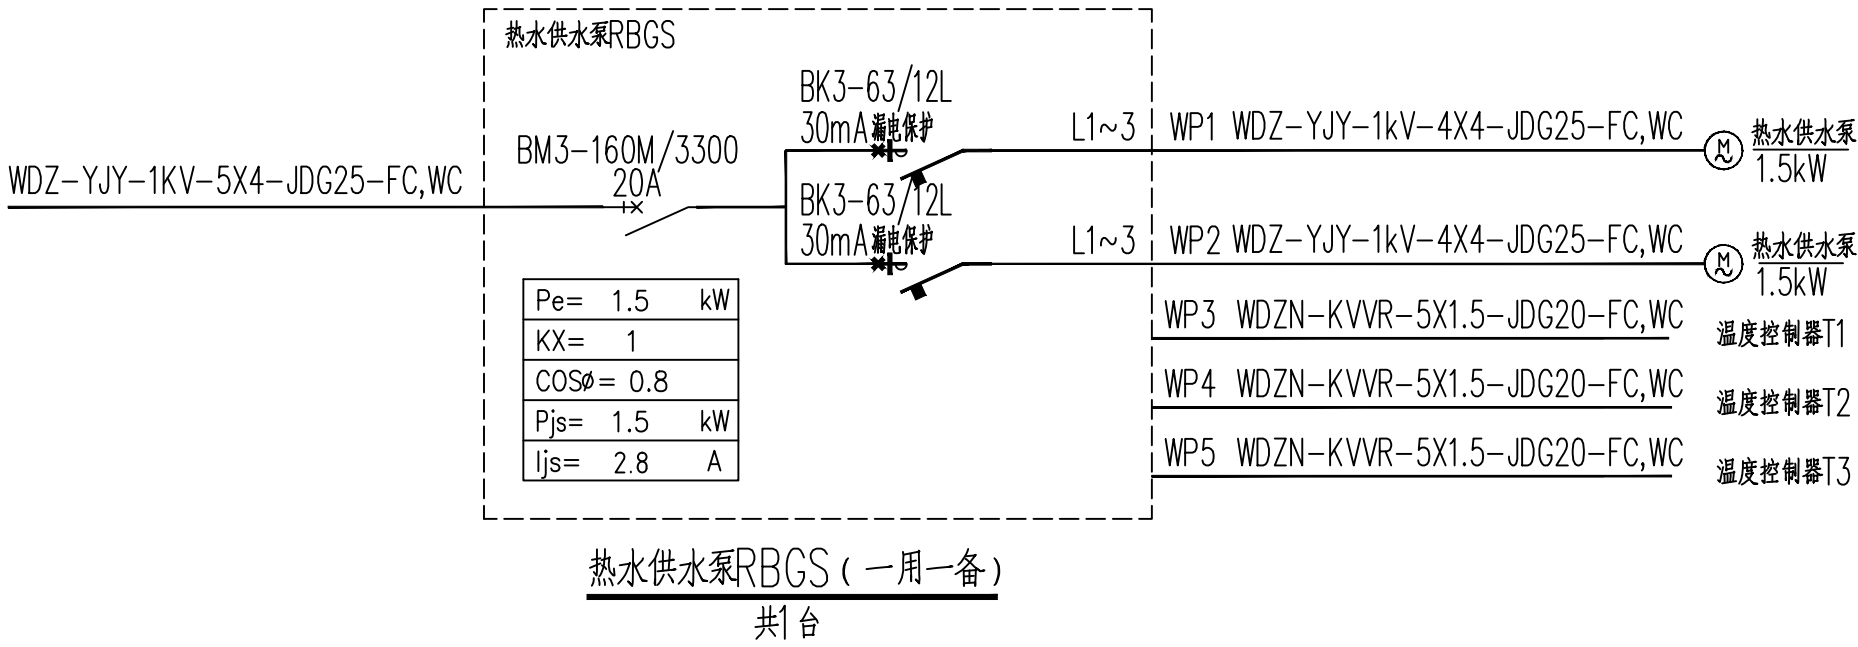
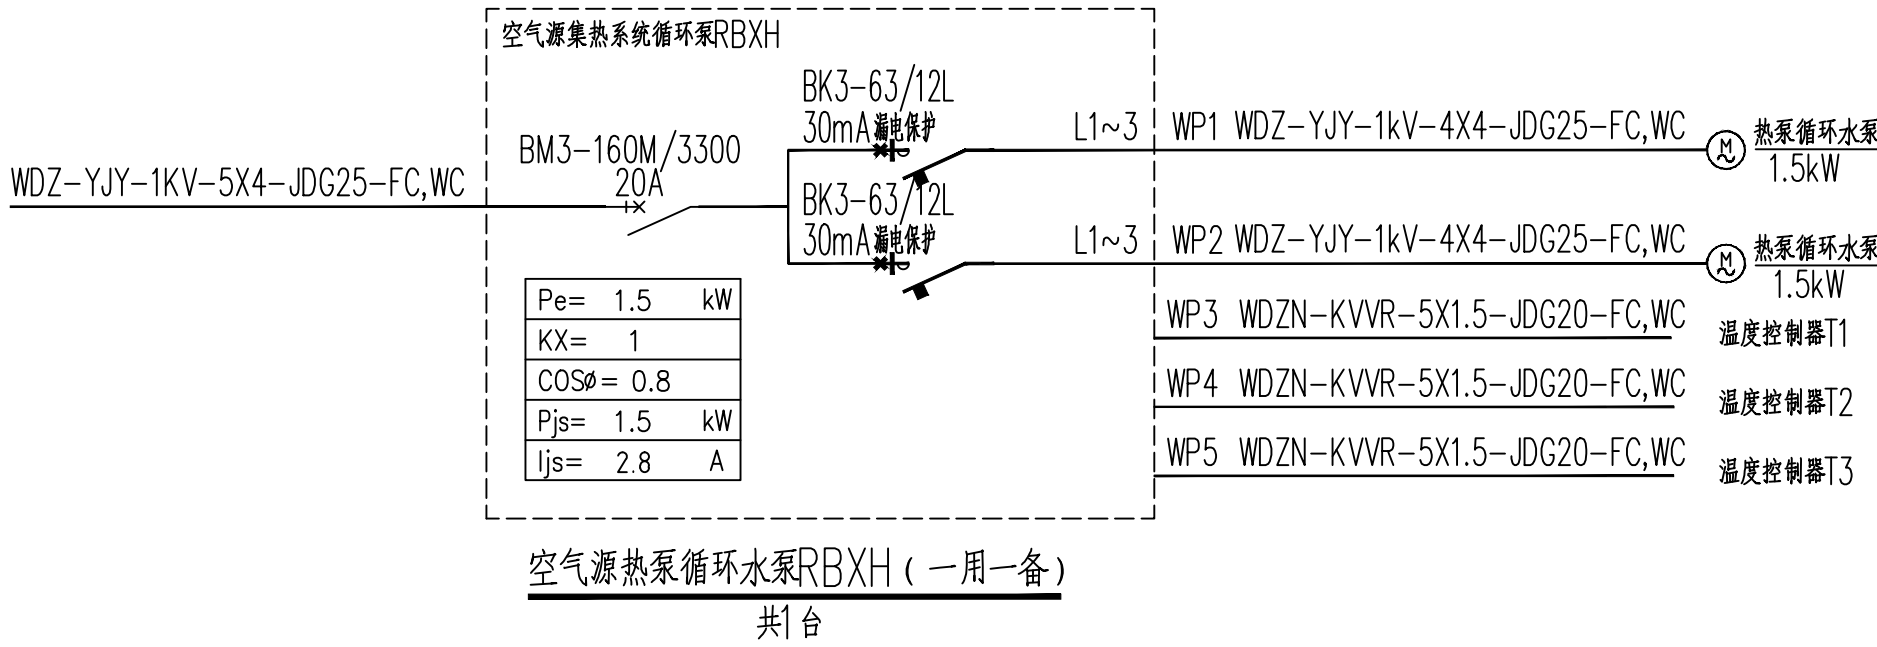
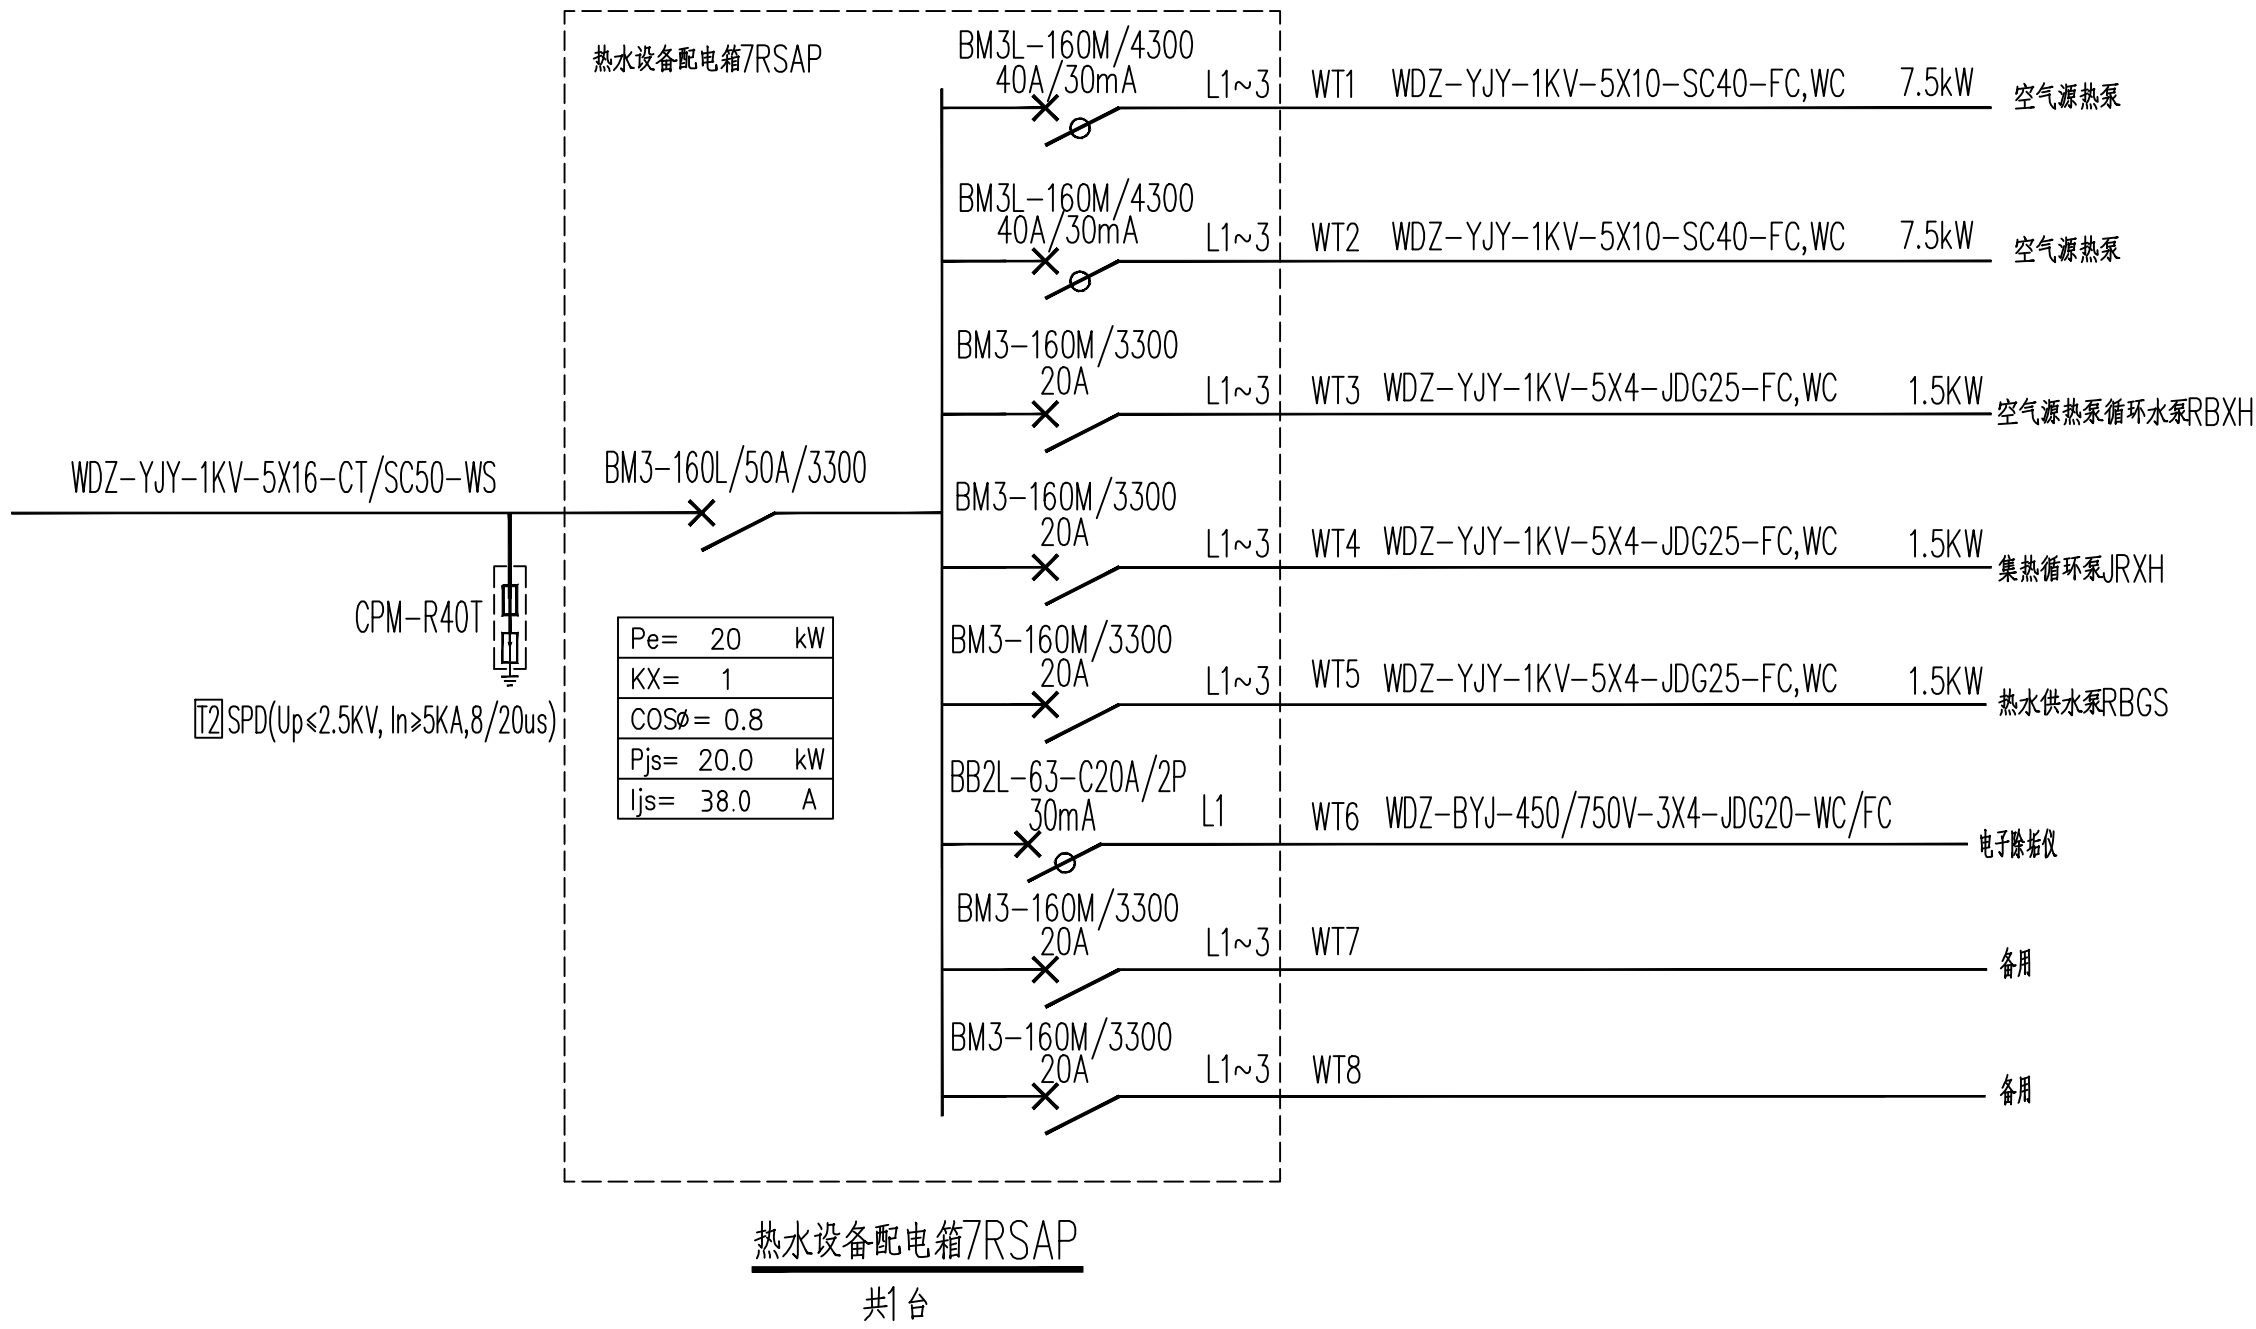
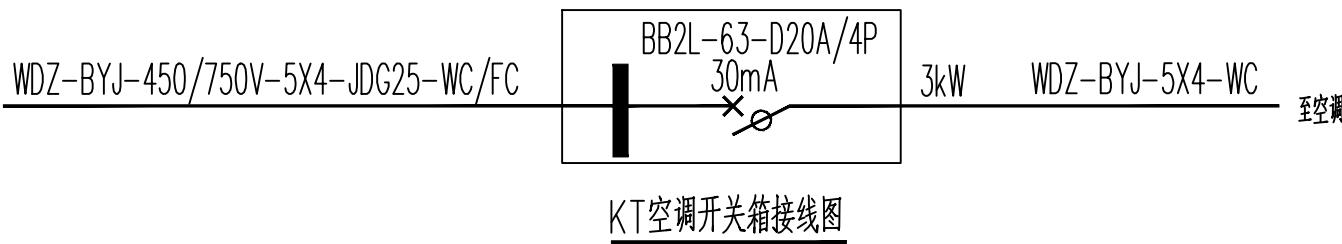
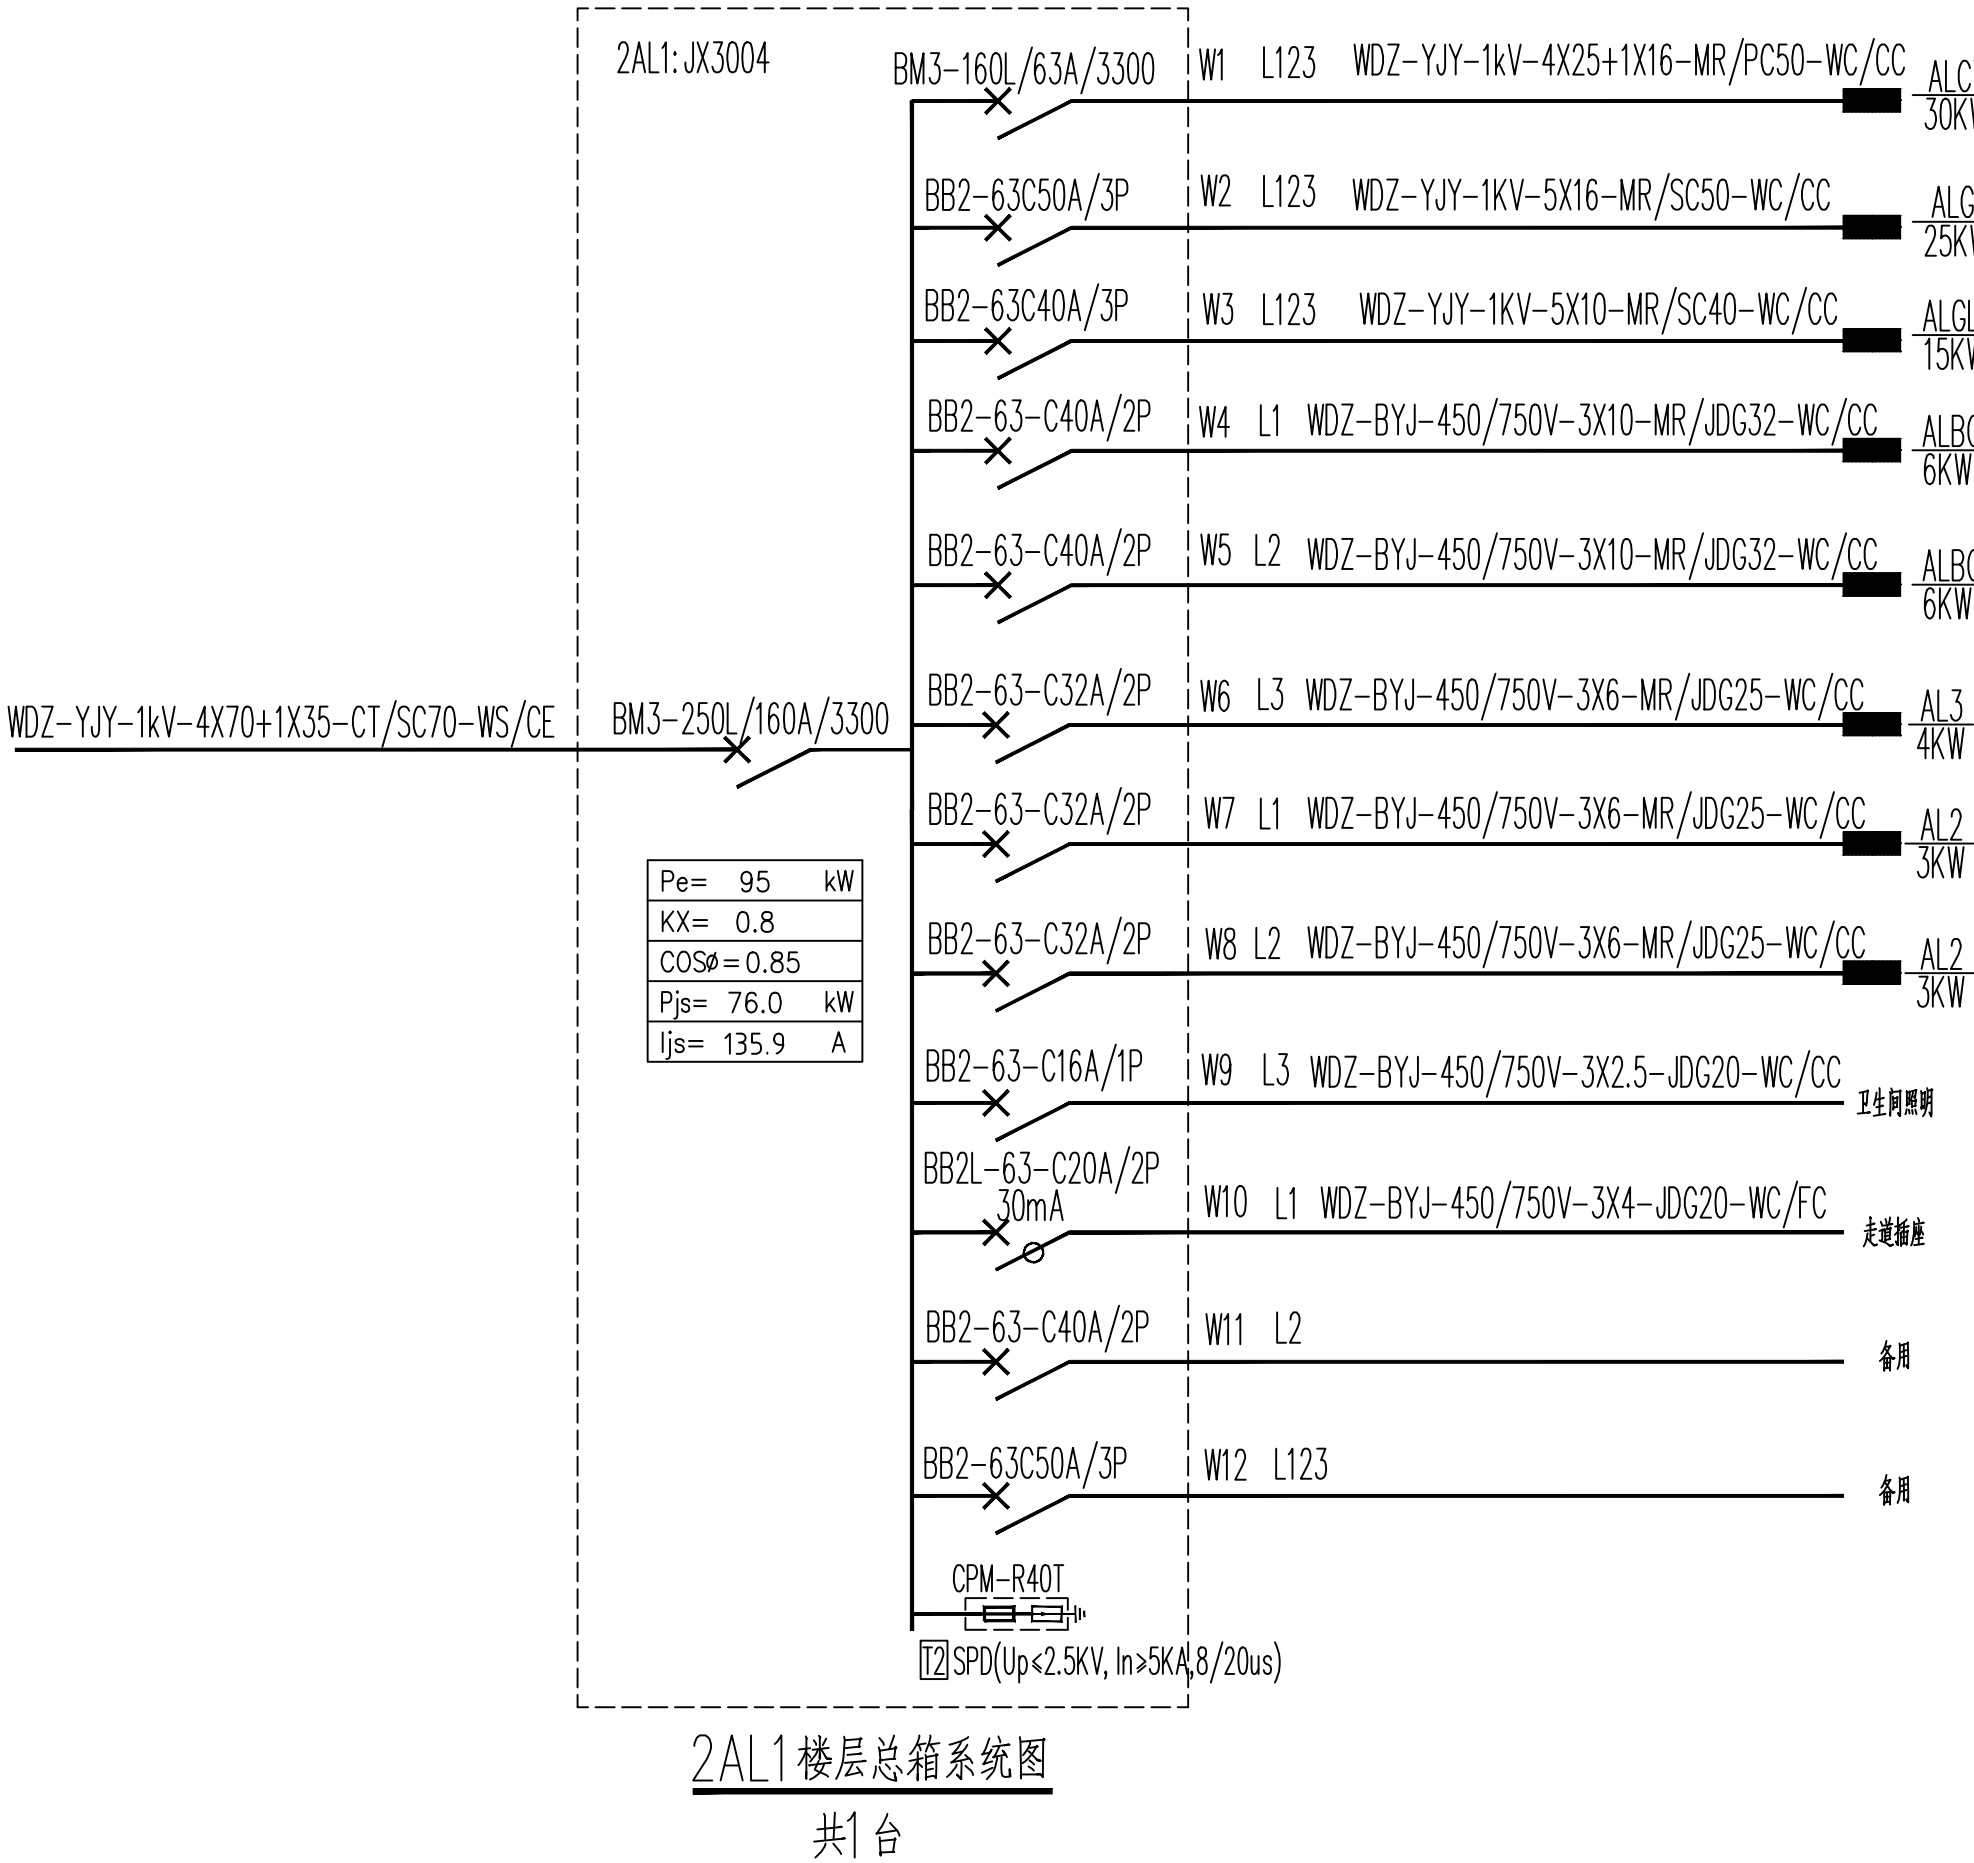


建筑				电气	
结构				弱电	
给排水				总图	
暖通					

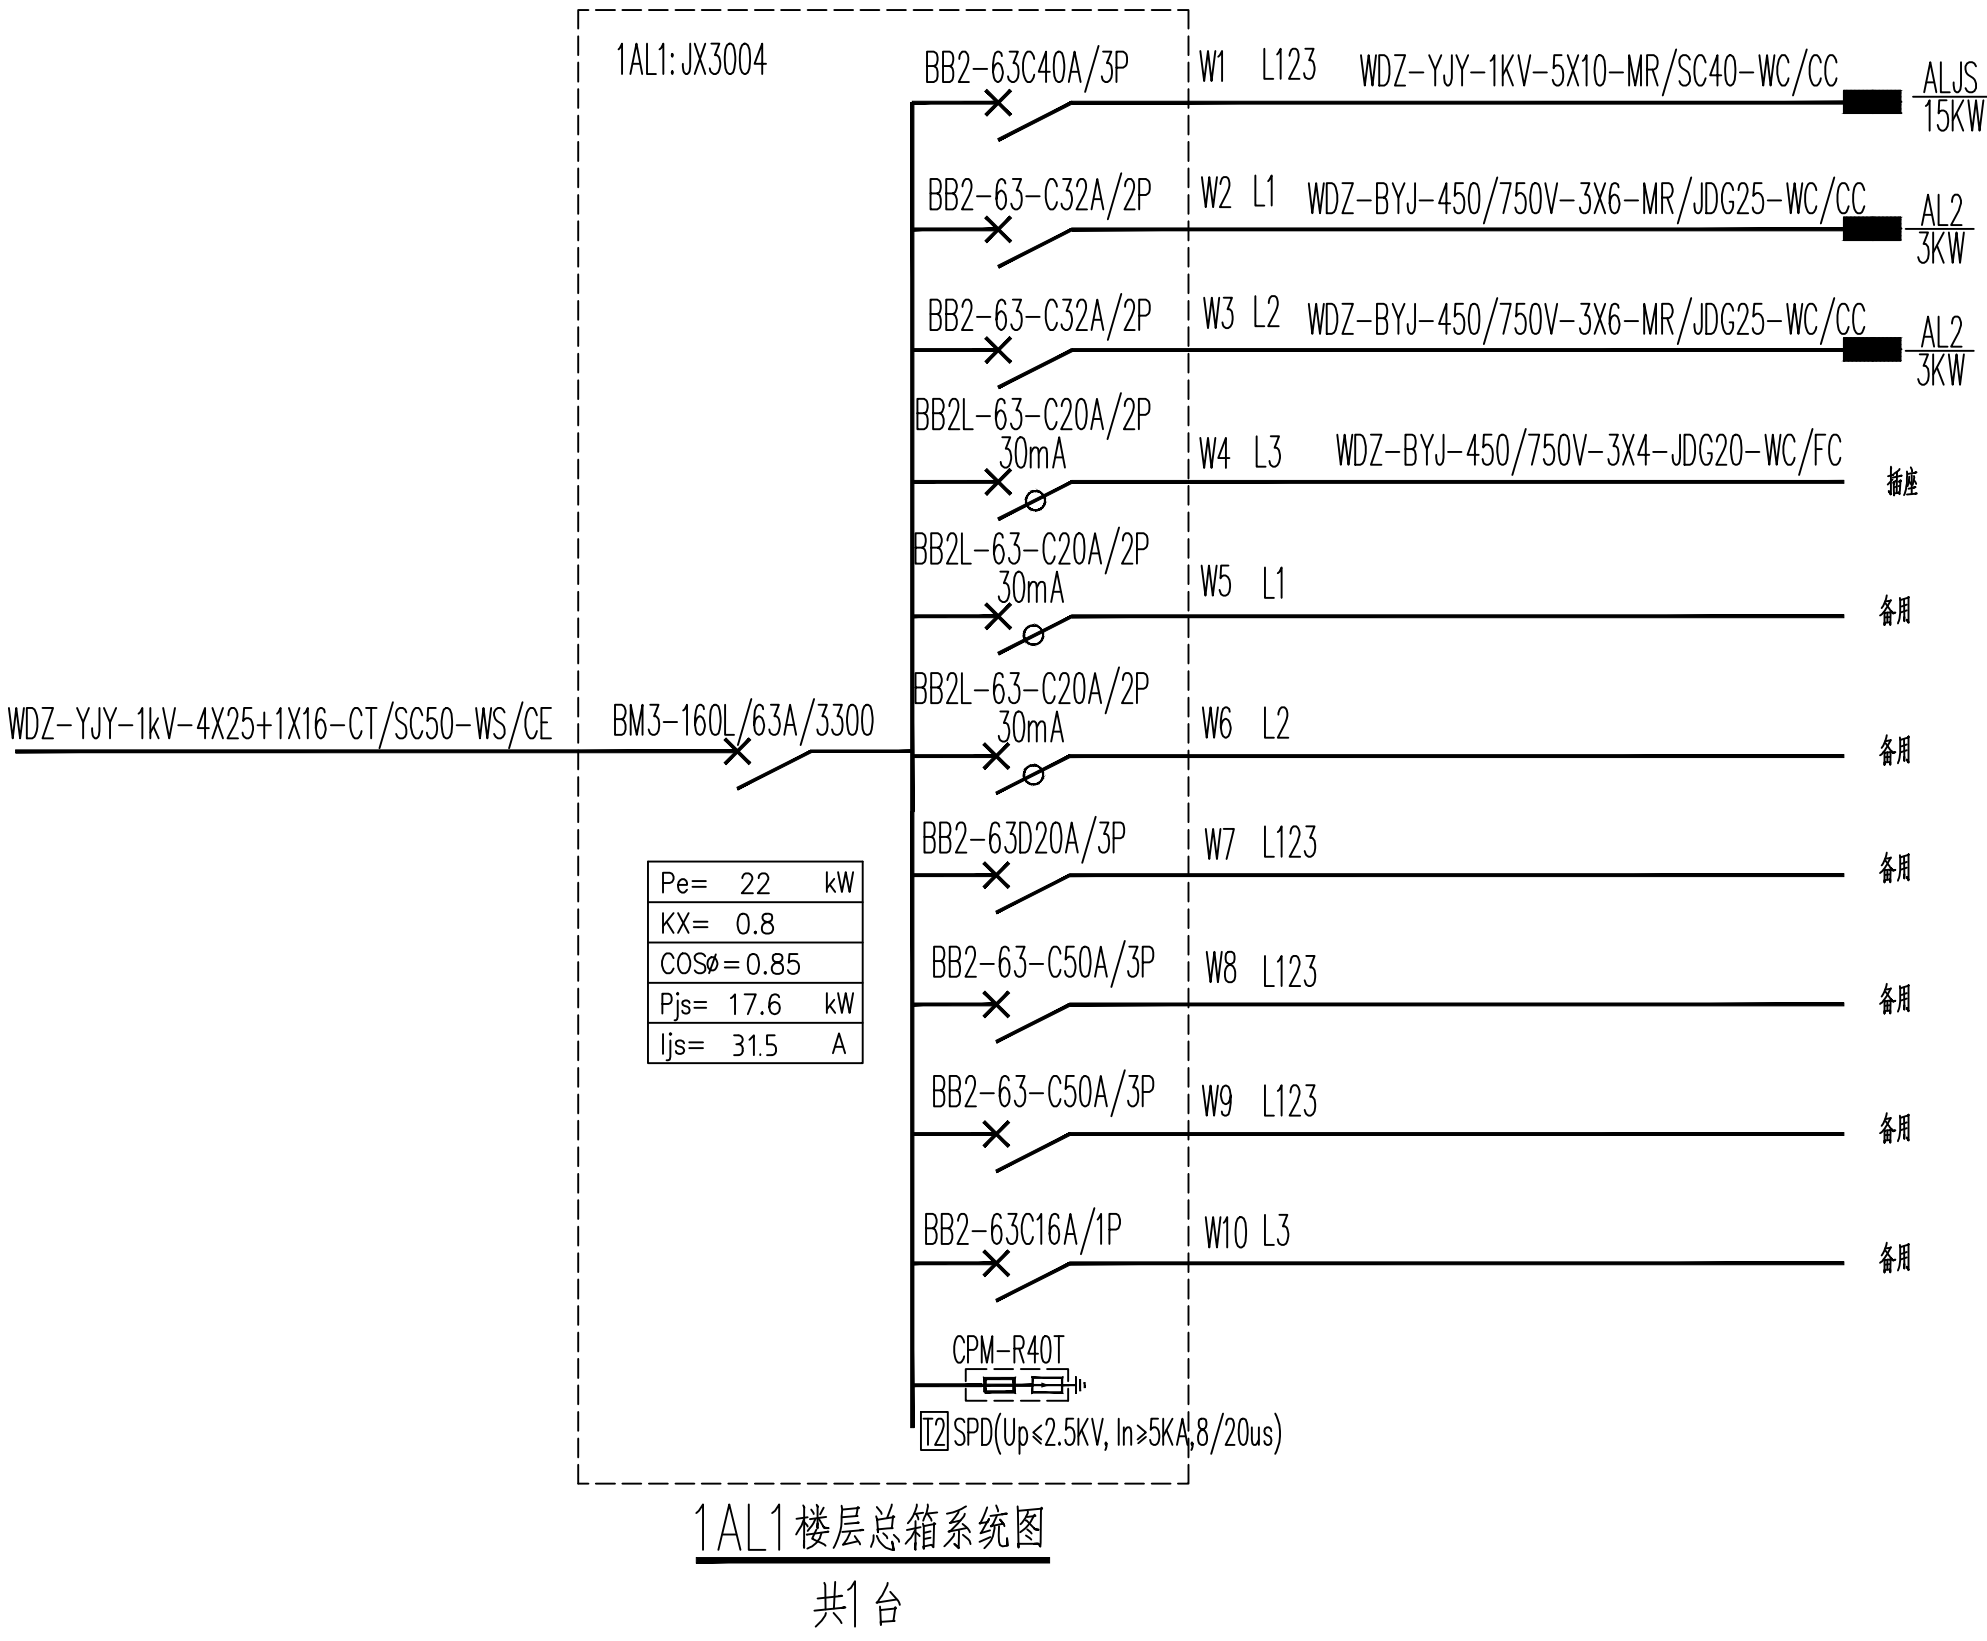

IIP DESIGN WHAMPOA 广州黄埔建筑设计院有限公司 GUANGZHOU HUANGPU ARCHITECTURAL DESIGN INSTITUTE CO., LTD. ☐ 建筑工程设计甲级证书号：A244018920 ☐ 城乡规划编制乙级证书号：粤自资规乙字224400022 ☐ 工程勘察设计乙级证书号：B244056666 ☐ 市政行业设计乙级证书号：A244018920 ☐ 风景园林设计乙级证书号：A244018920 合作单位：					
图纸用途：					
本图按国家有关标准绘制，经审核符合现行国家标准和行业标准并符合国家强制性标准， 此图仅供建设单位和设计单位使用。					
平面位置示意 Key Plan					
附注：					
注册章 Stamp for Certified					
工程名称 Proj. Name					
韶关市曲江区委党校基础设施建设项目					
子项名称 Sub-Project Name					
工程设计出图专用章 Stamp for Engineering Design					
建设单位 Client					
韶关市曲江区政府投资建设项目建设中心					
项目负责人 Proj. Architect					
韦奔					
专业负责人 Special Field in Charge					
王旭枫					
校对 Design Checked					
王旭枫					
设计 Design					
罗若辉					
描图 Drawn					
李强					
朱秋林					
李系					
王旭枫					
罗若辉					
李强					
绘图名称 Drawing title					
配电箱系统图三					
图例 Discipline					
施工图 Scale					
比例 Ratio					
电气 Date					
设计编号 No.					
L131201					
图号 No.					
??-15					
日期 Date					
2025.07					