




建筑	电气	电气
结构	弱电	弱电
给排水	总图	总图
暖通		

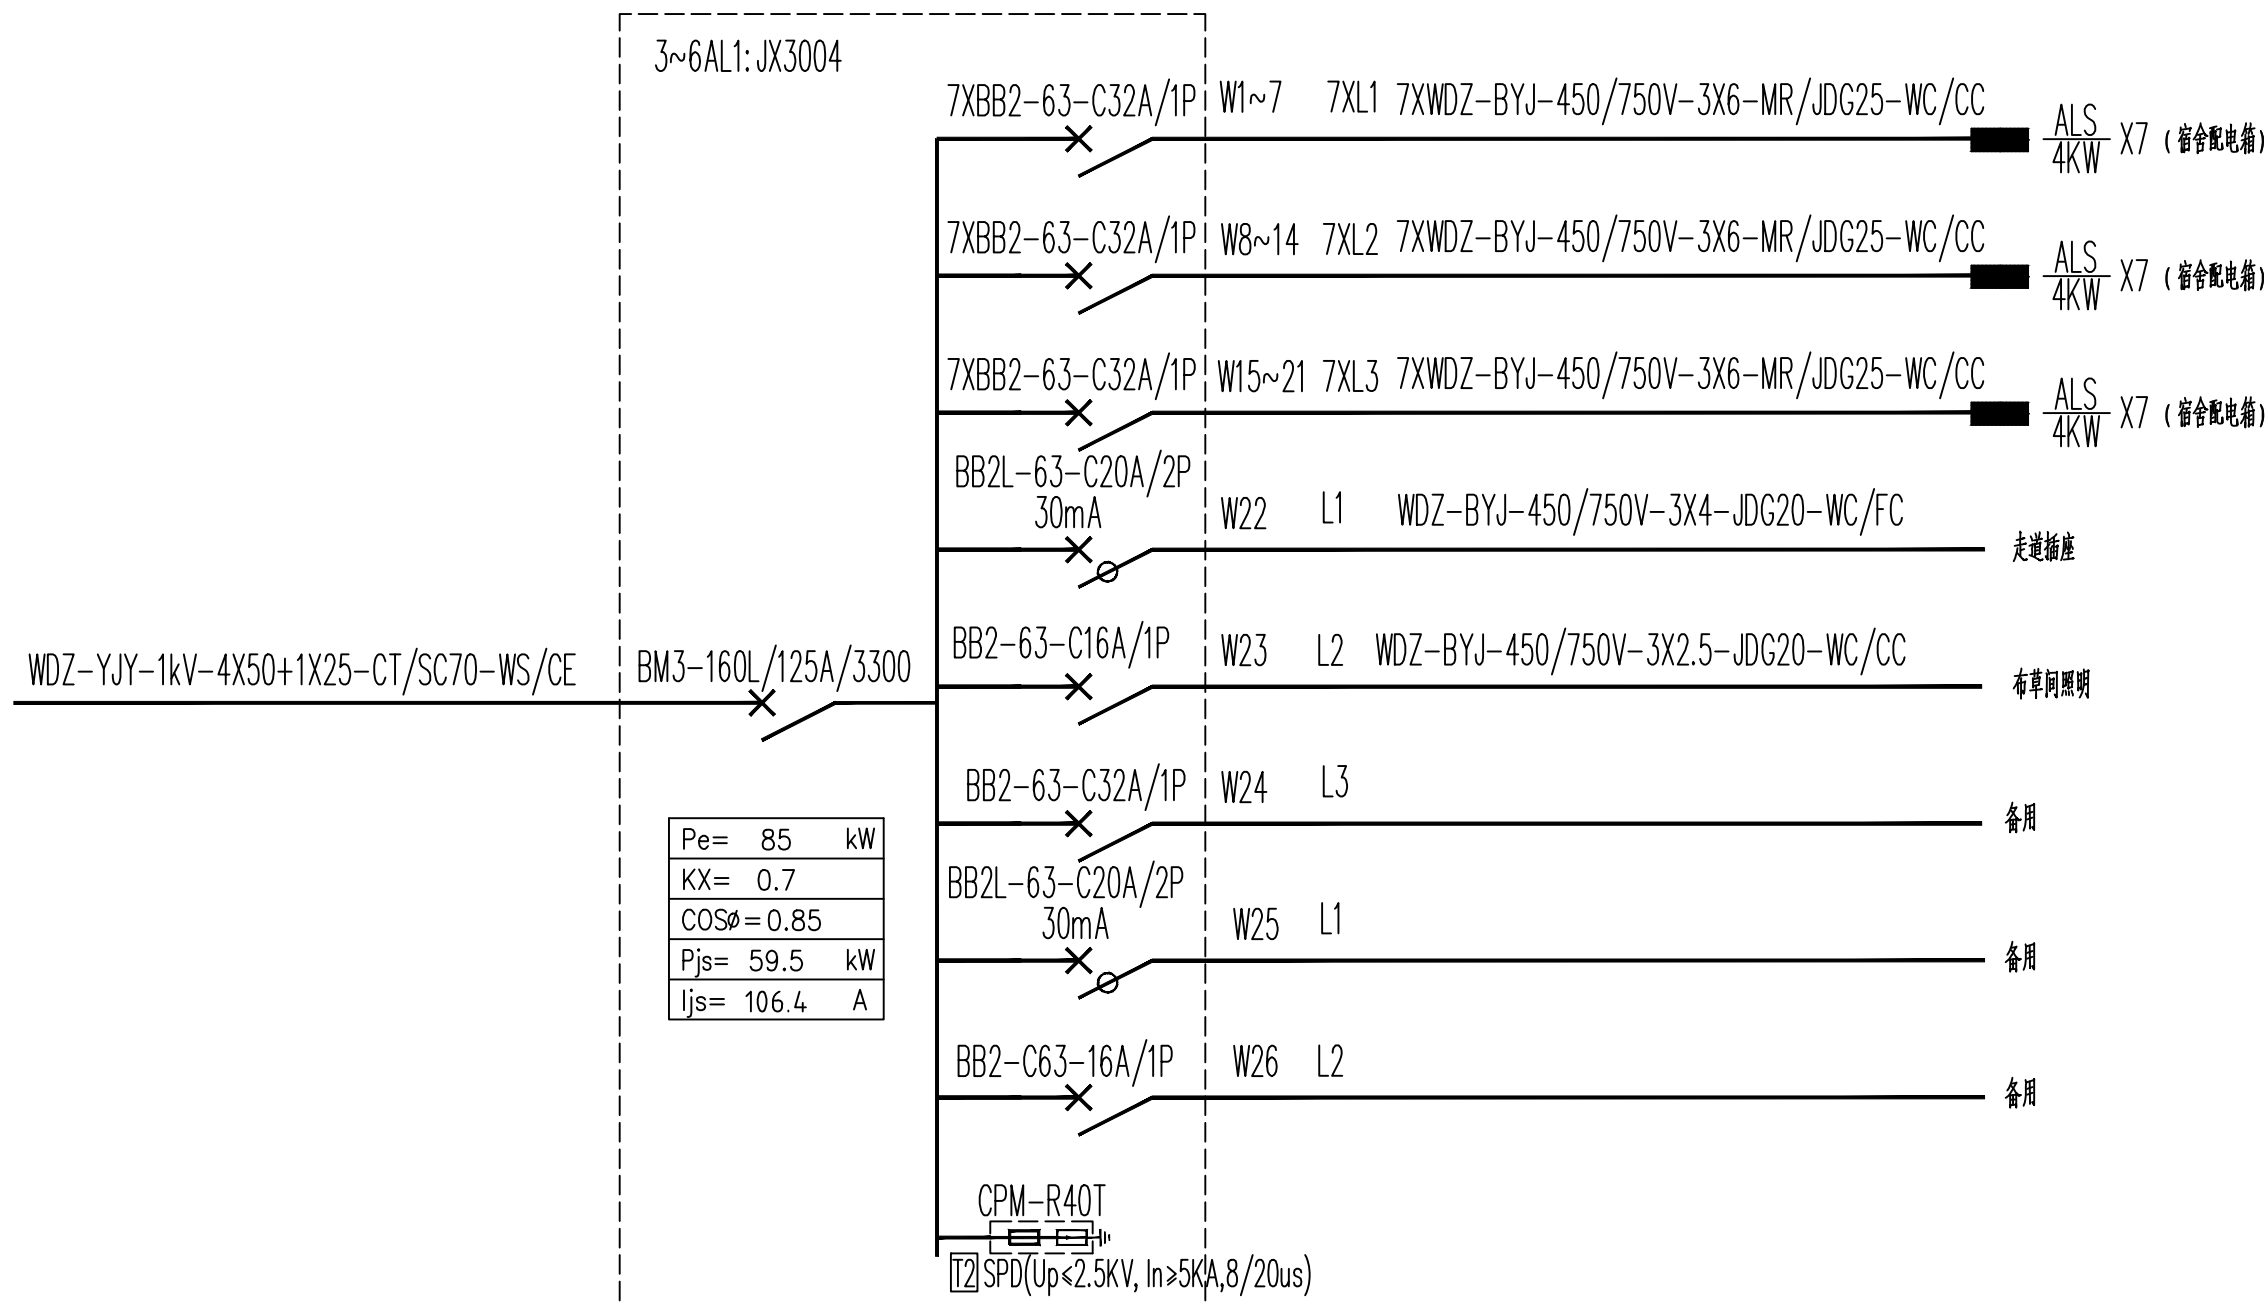


3~6AL1 楼层总箱系统图

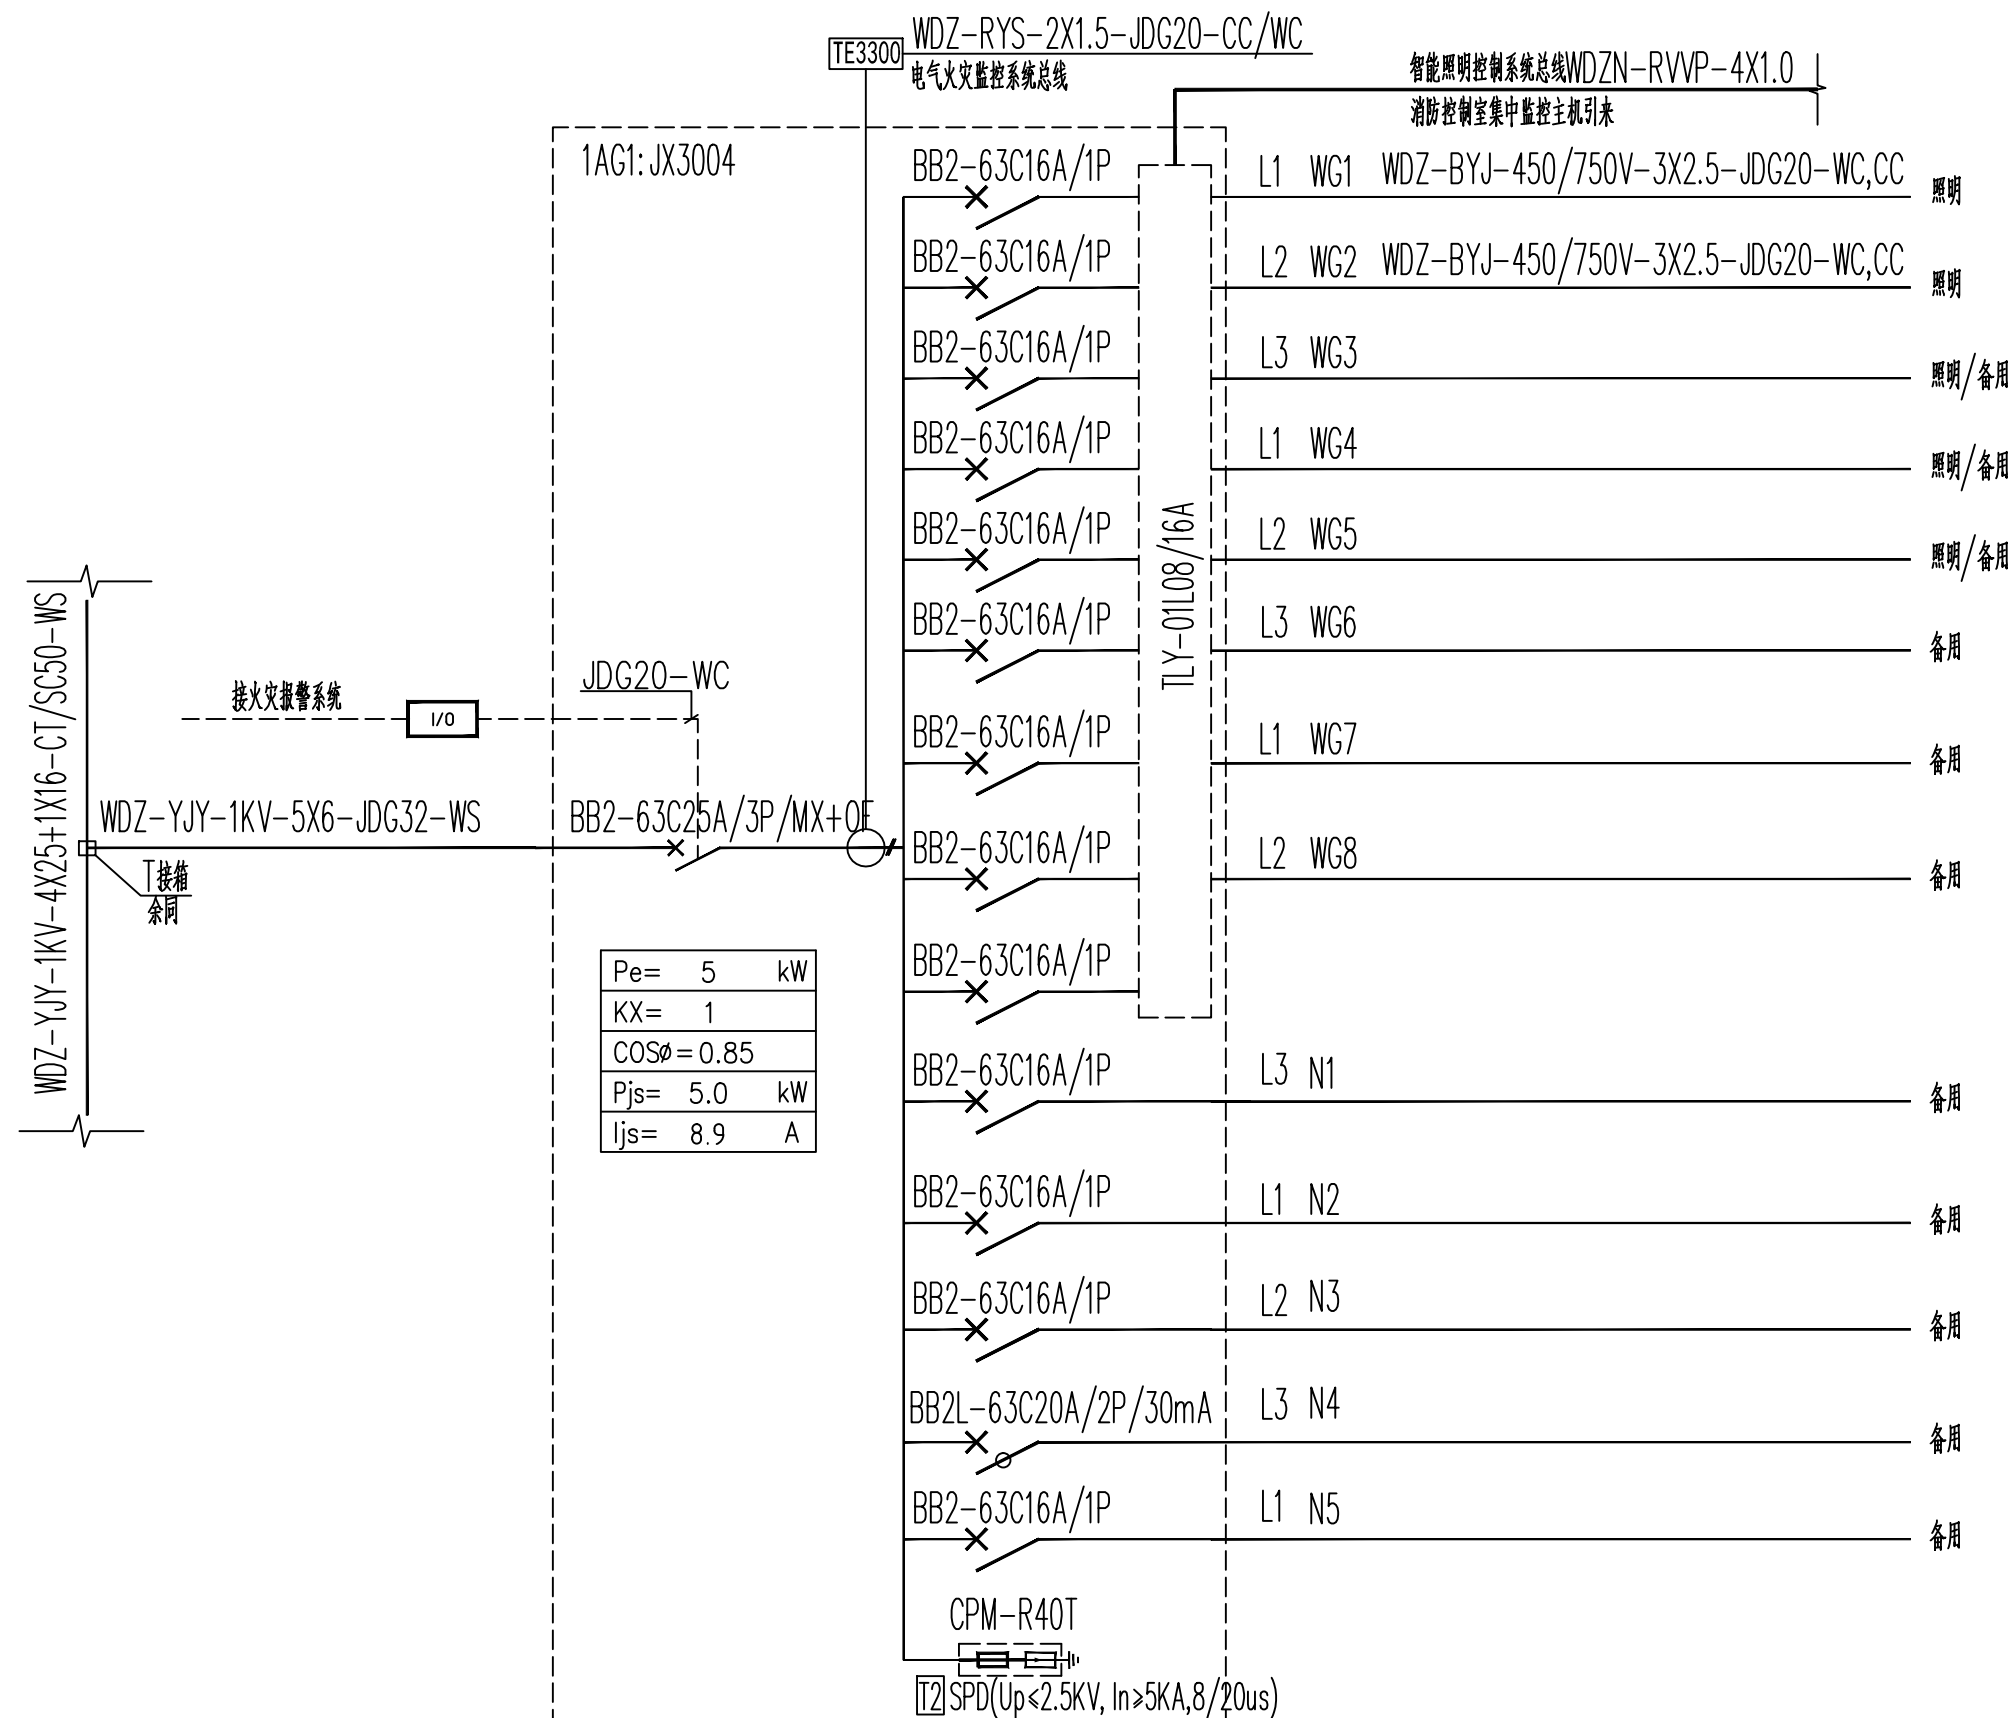

主要通道照明配电箱1AG1

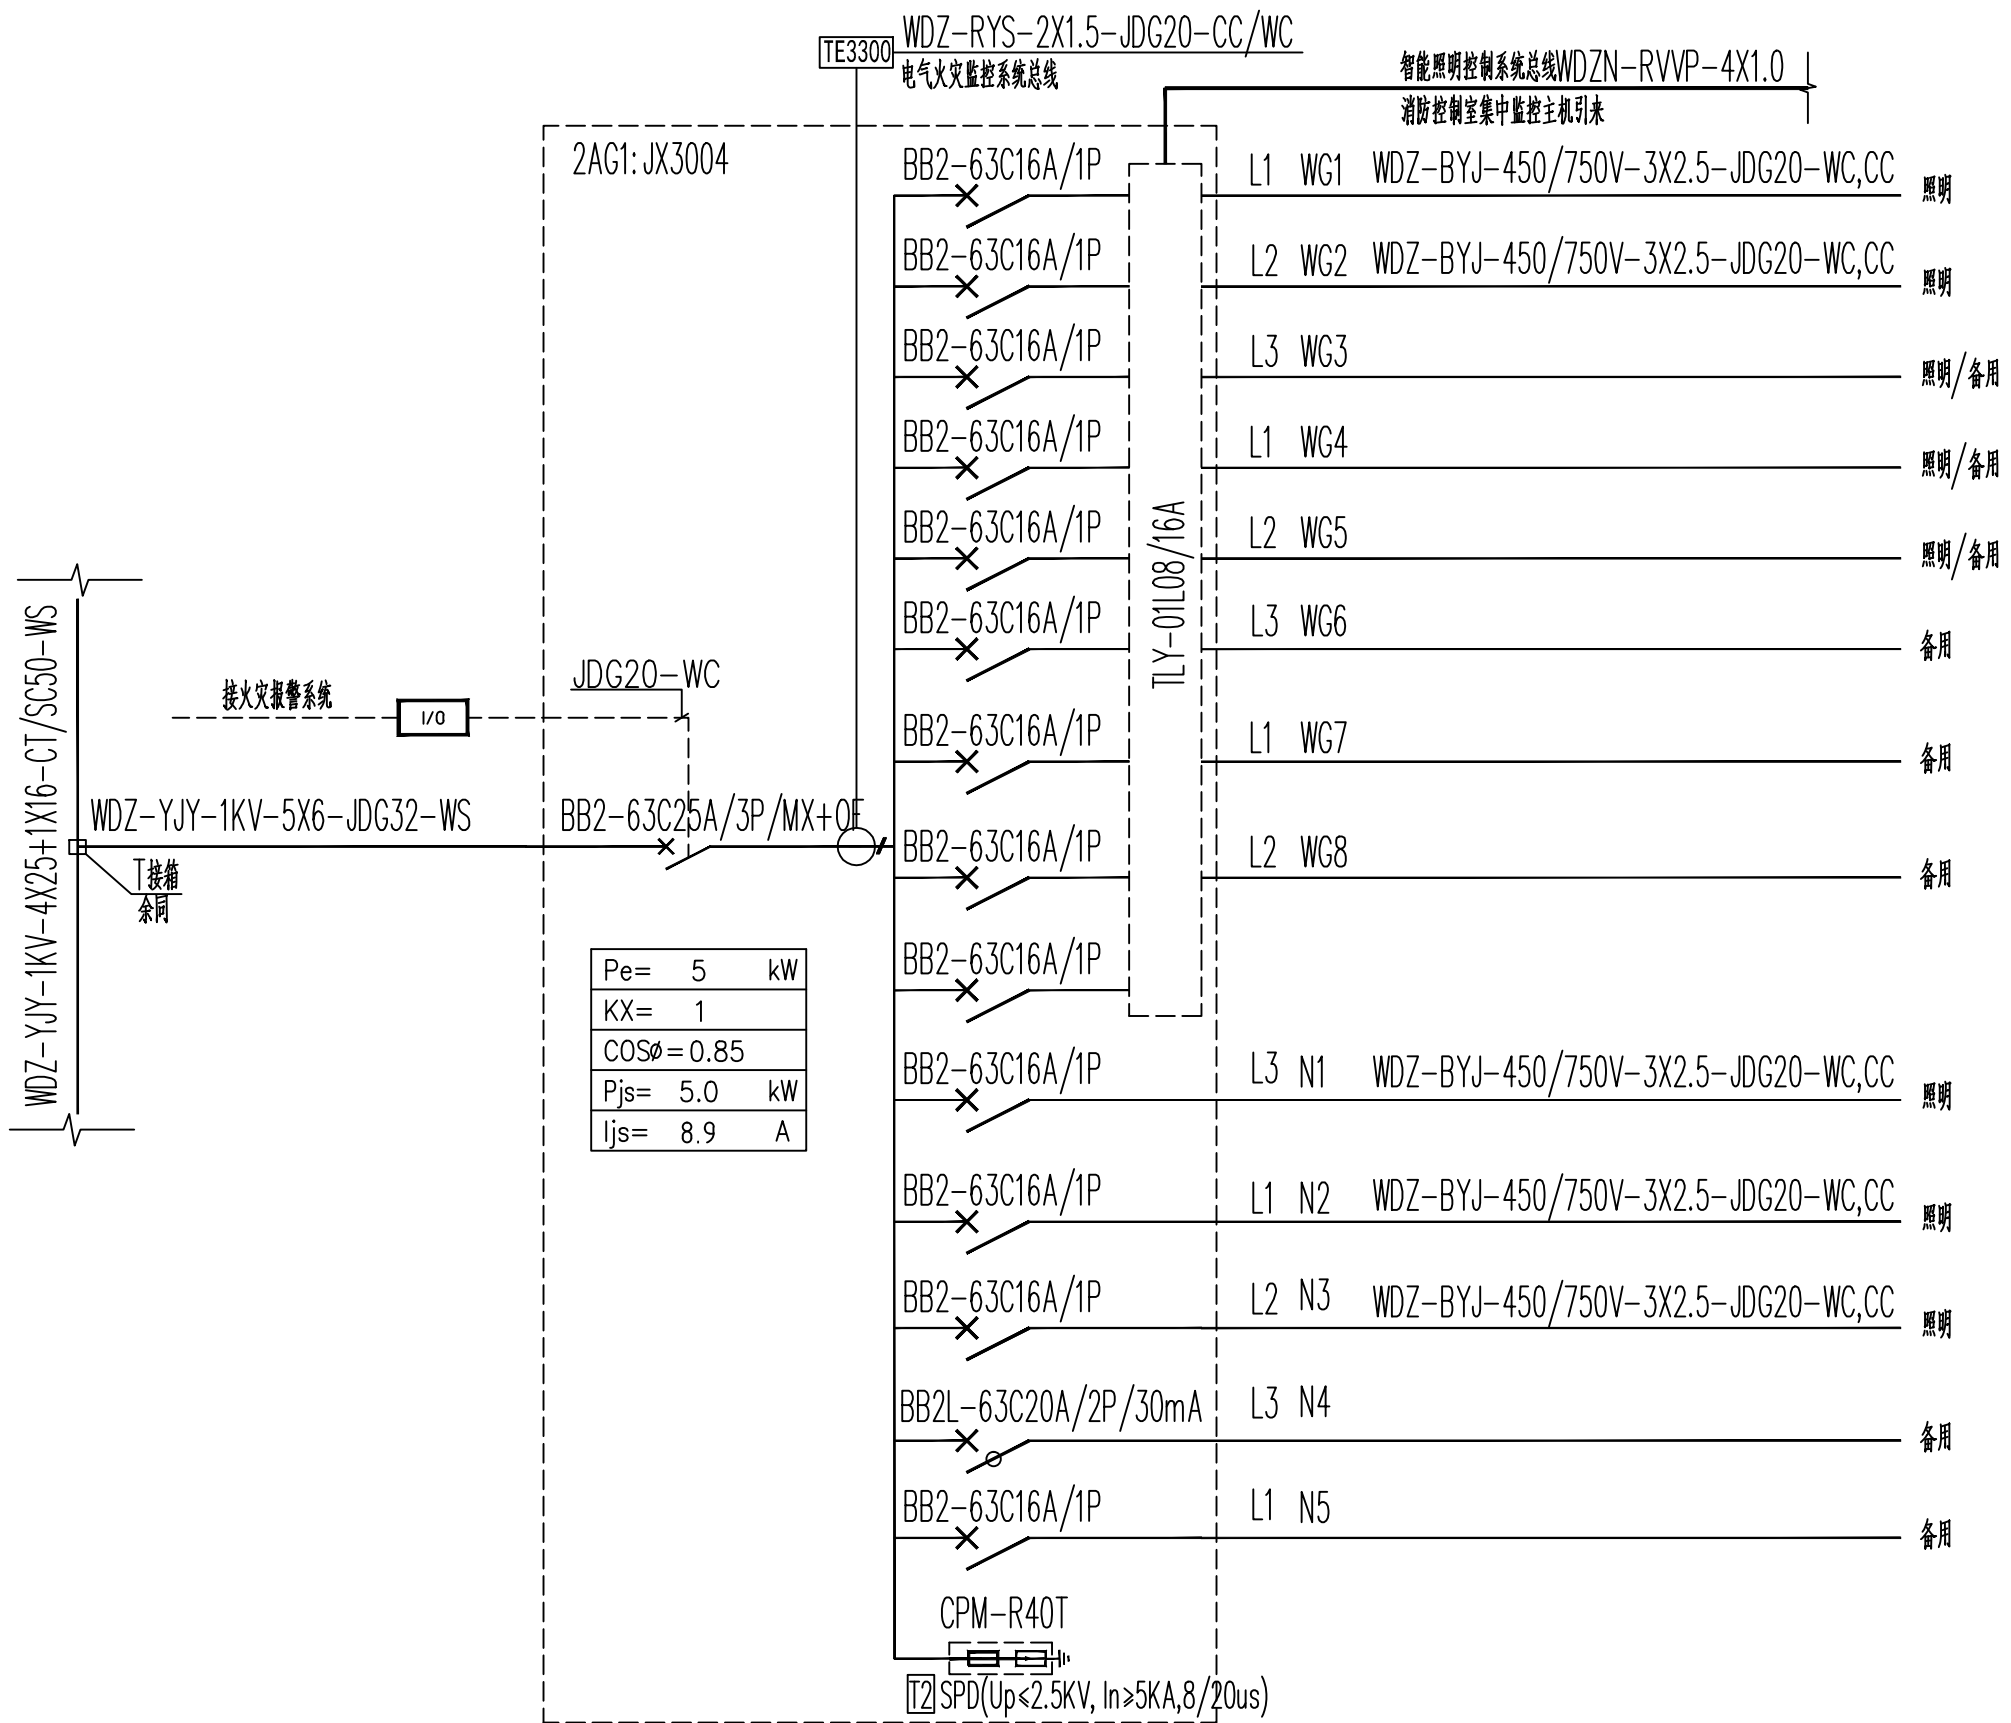

主要通道照明配电箱2AG1

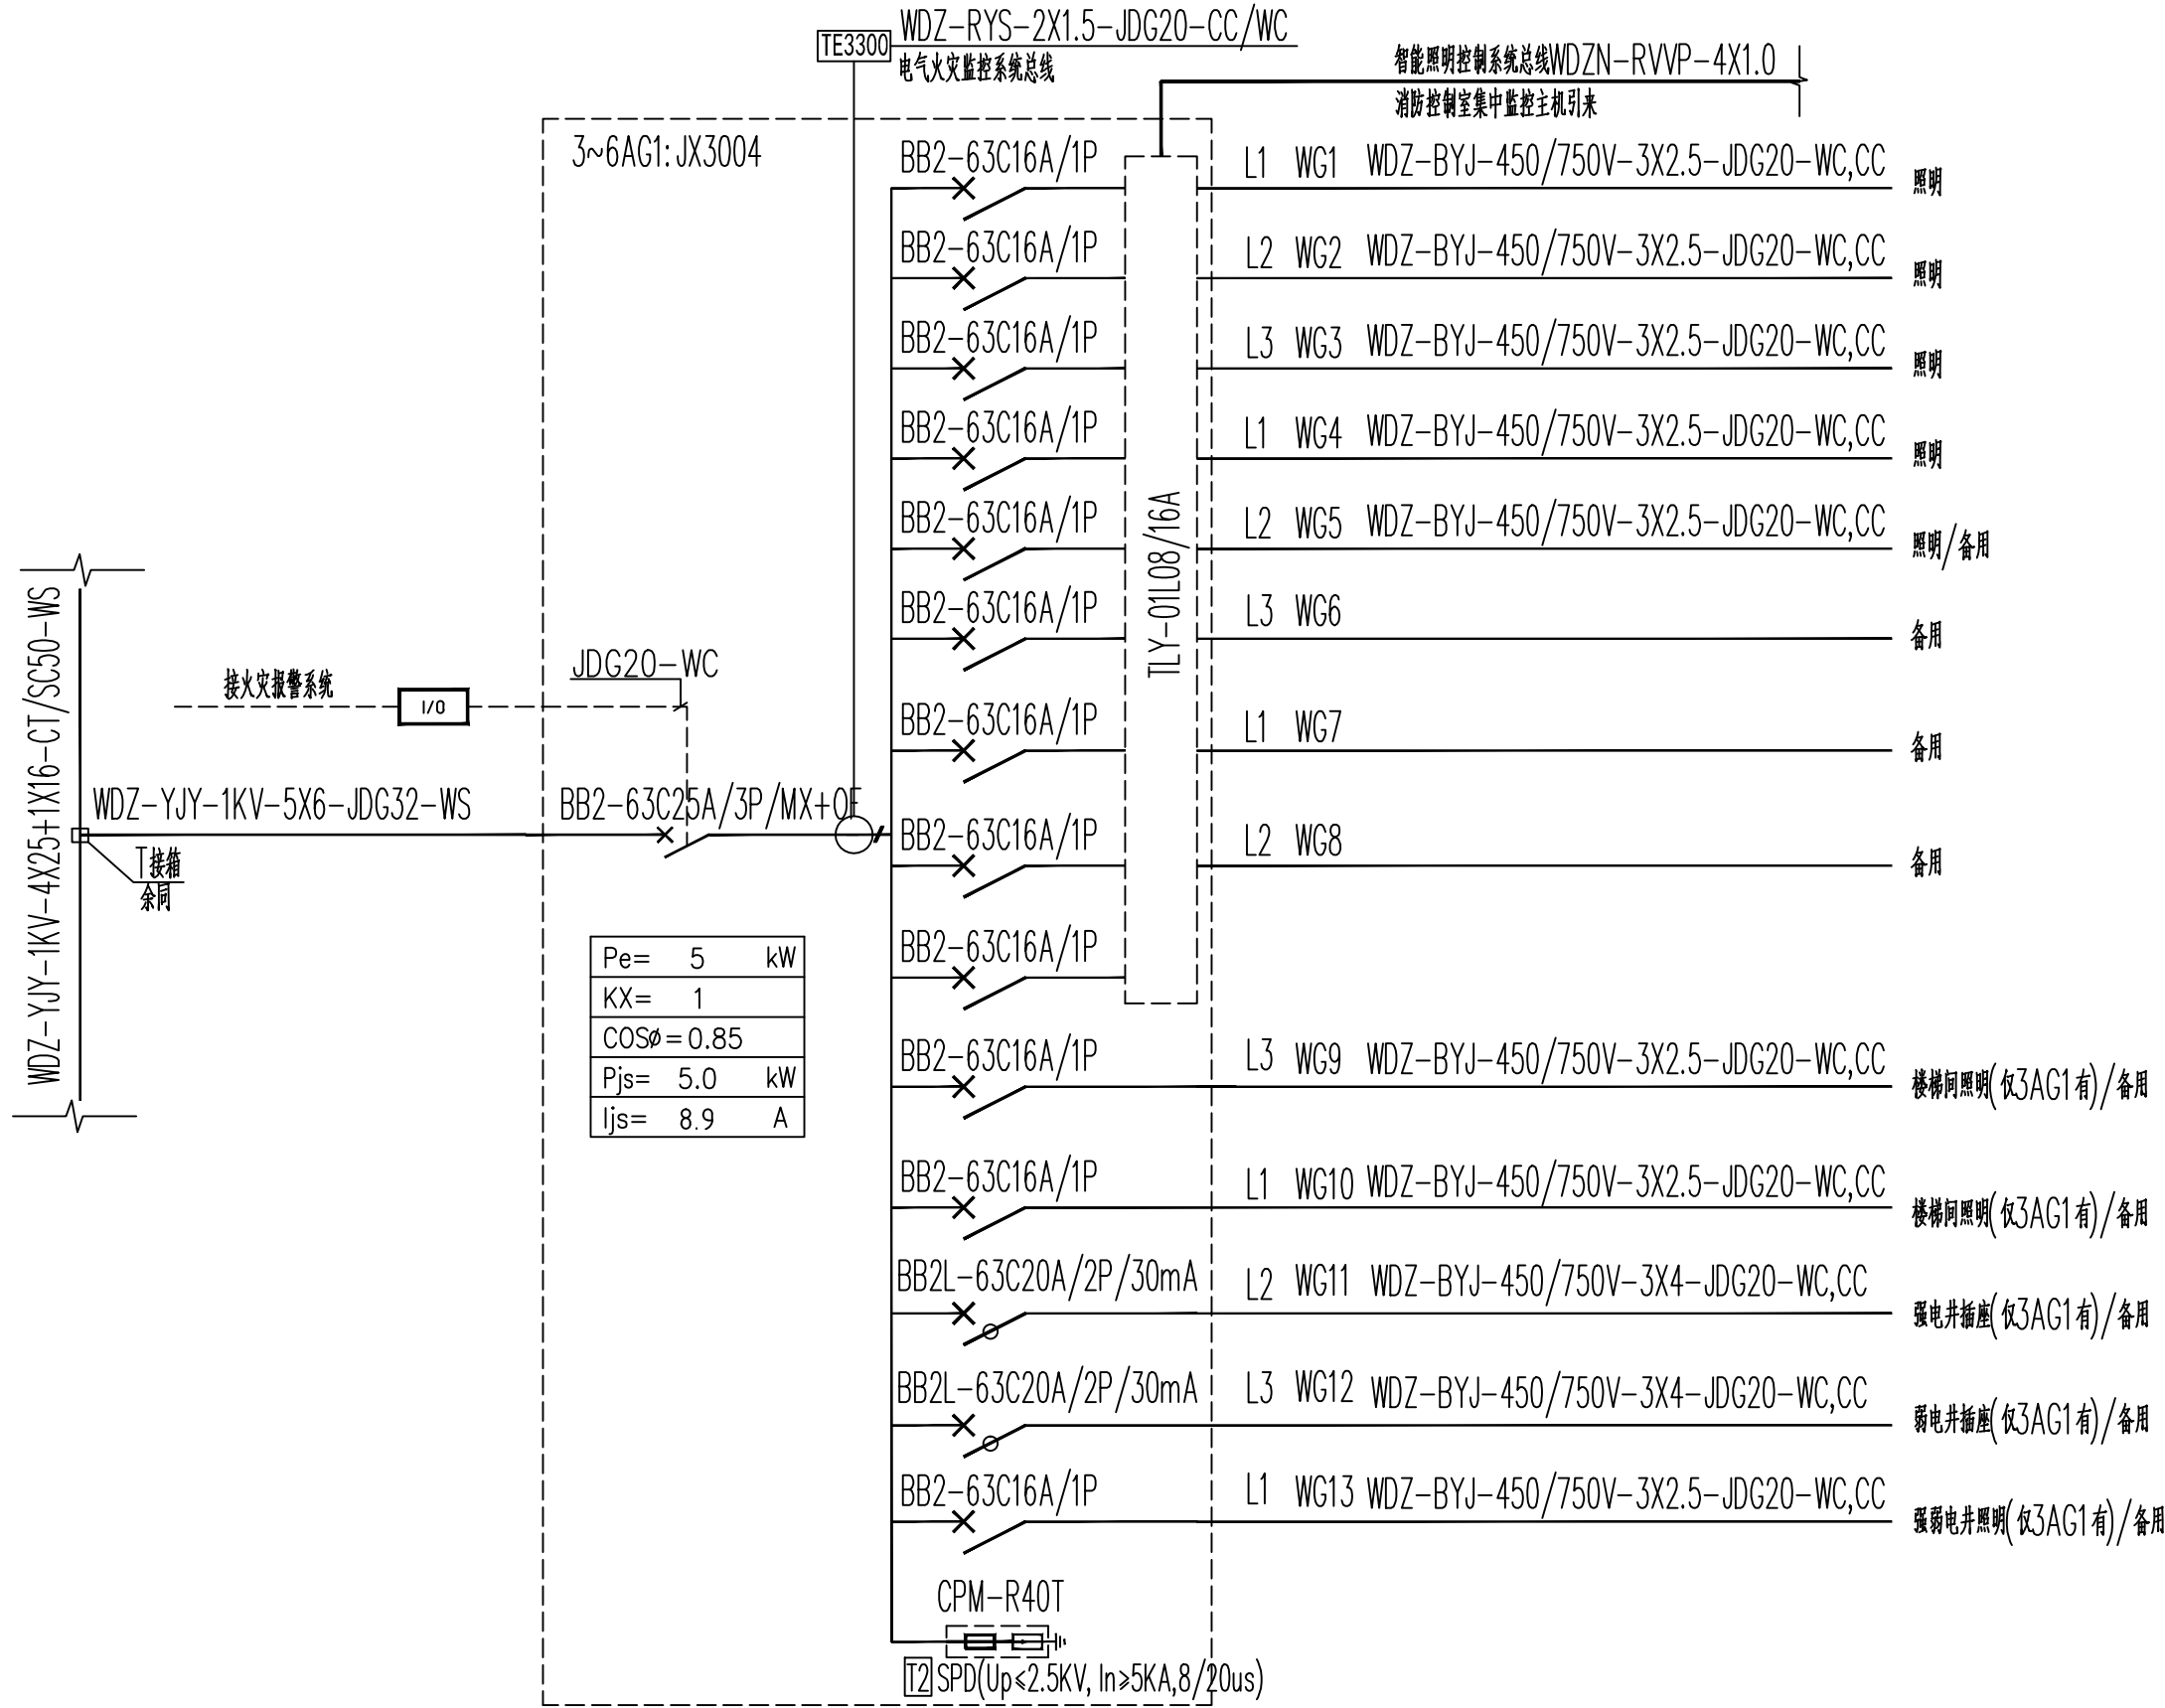

主要通道照明配电箱3~6AG1

 DESIGN WHAMPOA 广州黄埔建筑设计院有限公司 GUANGZHOU HUANGPU ARCHITECTURAL DESIGN INSTITUTE CO., LTD.					
□ 建筑工程设计甲级证书号： A244018920					
□ 城乡规划编制乙级证书号： 粤自资规乙字22440022					
□ 工程勘察设计乙级证书号： B244056666					
□ 市政行业设计乙级证书号： A244018920					
□ 风景园林设计乙级证书号： A244018920					
合作单位：					
图纸用途：					
说明：所有数据均为本公司财产，本合同不得复制或从本工程中提取任何图表尺寸并不得随意综合拼凑，如蒙本所同意将署名在合同内收集。					
平面位置示意 Key Plan					
附注：					
注册章 Stamp for Certified					
工程设计出图专用章 Stamp for Engineering Design					
建设单位 Client					
韶关市曲江区政府投资建设项目代建中心					
项目名称 Proj. Name					
韶关市曲江区党校基础设施建设项目					
子项名称 Sub-Proj. Name					
审 定 Approved		李绍贵		[Signature]	
审 核 Examined		李禄庆		[Signature]	
项目负责 Proj. Architect		韦 奔		[Signature]	
专业负责 Special Field in Charge		王旭枫		[Signature]	
校 对 Design Checked		王旭枫		[Signature]	
设 计 Design		罗若辉		[Signature]	
图 纸 Drawn					
图纸名称 Drawing title					
配电箱系统图五					
图 别 DMG. STYLE		施工图		专 业 Discipline	
设计编号 Design NO.		L131201		比 例 Scale	
图 号 DMG. No.		??-17		日 期 Date	
				电气	
				1:100	
				2025.07	