
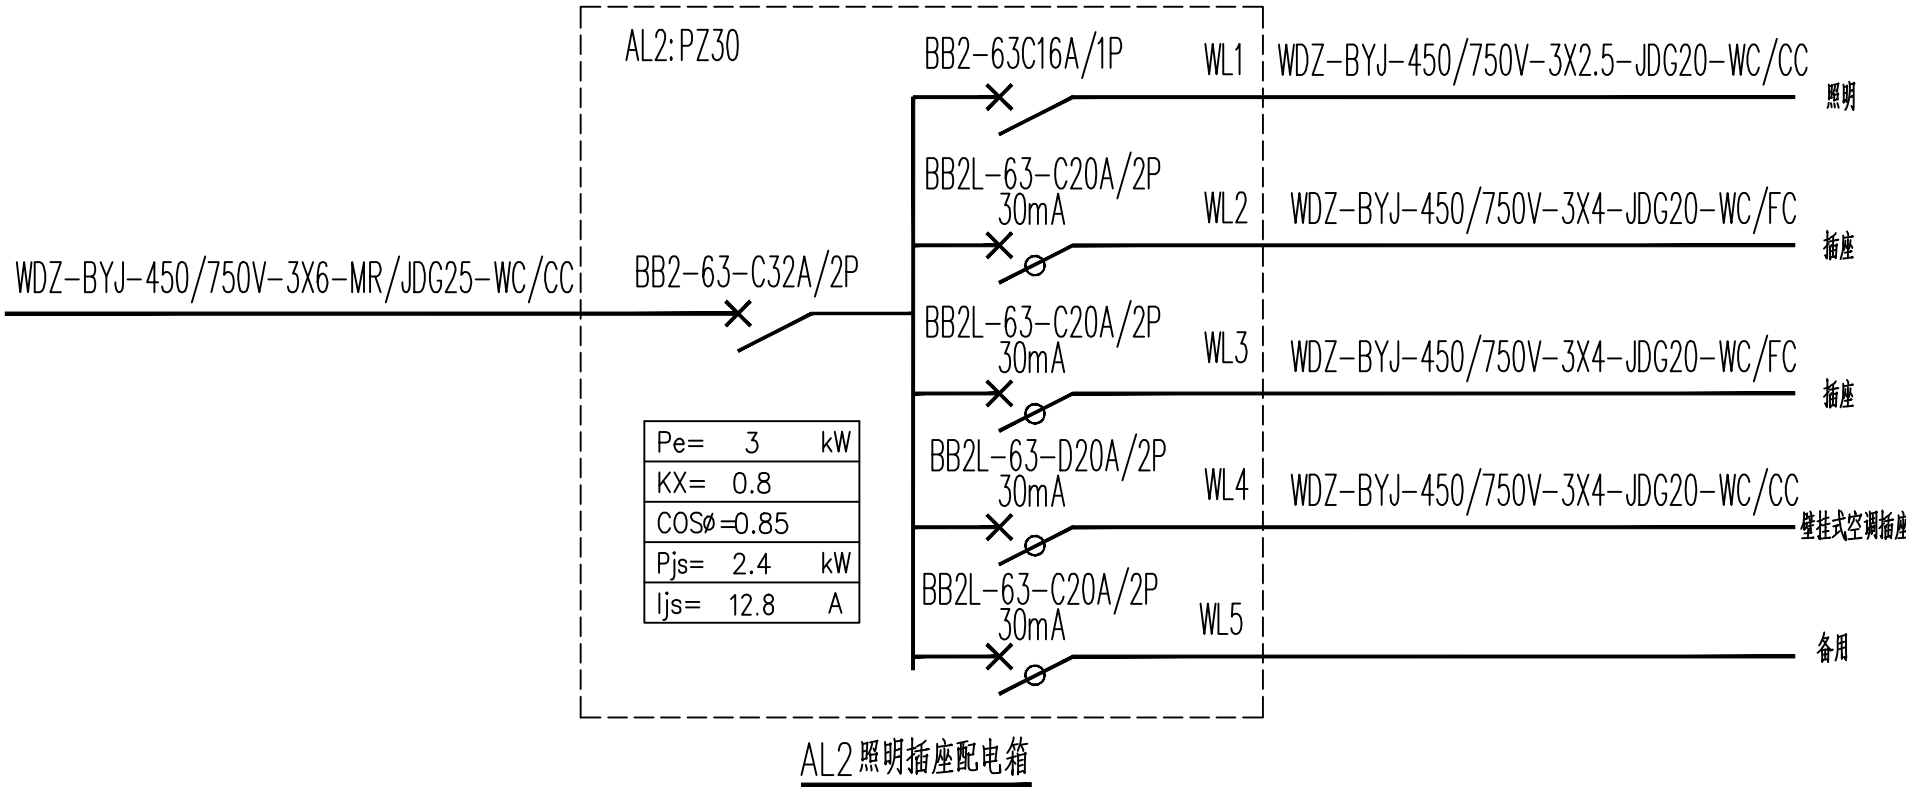
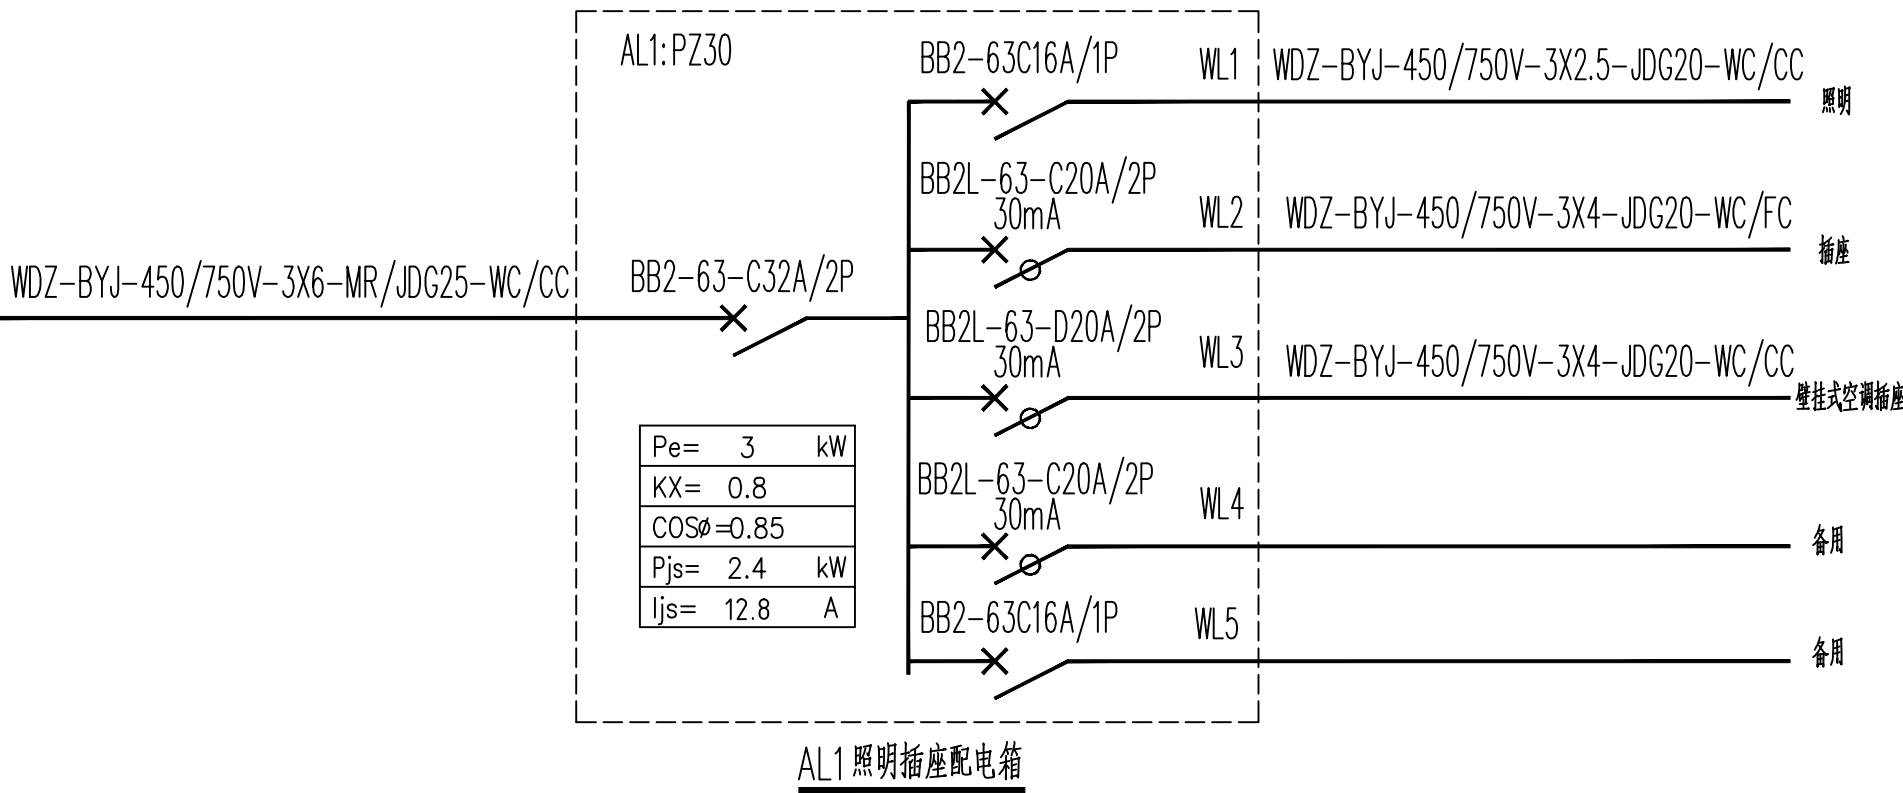
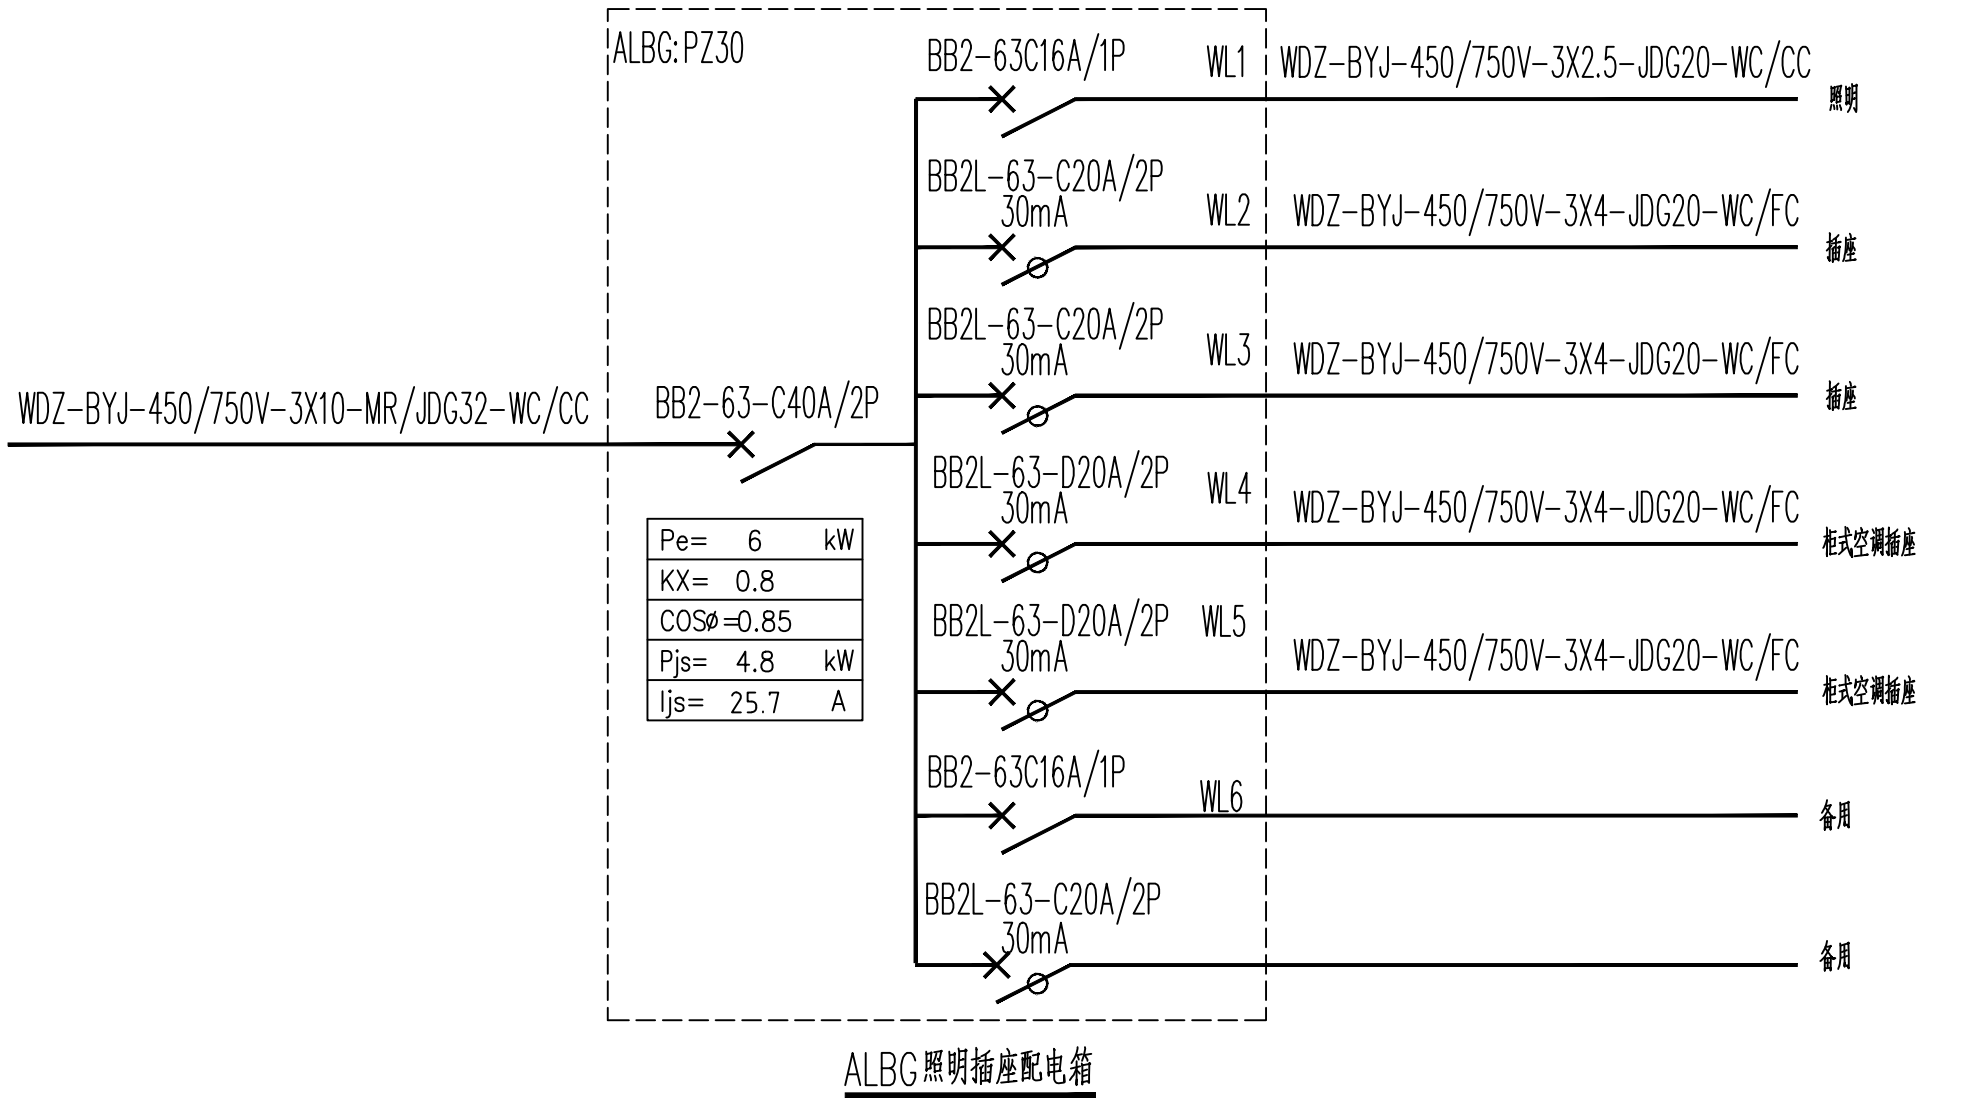
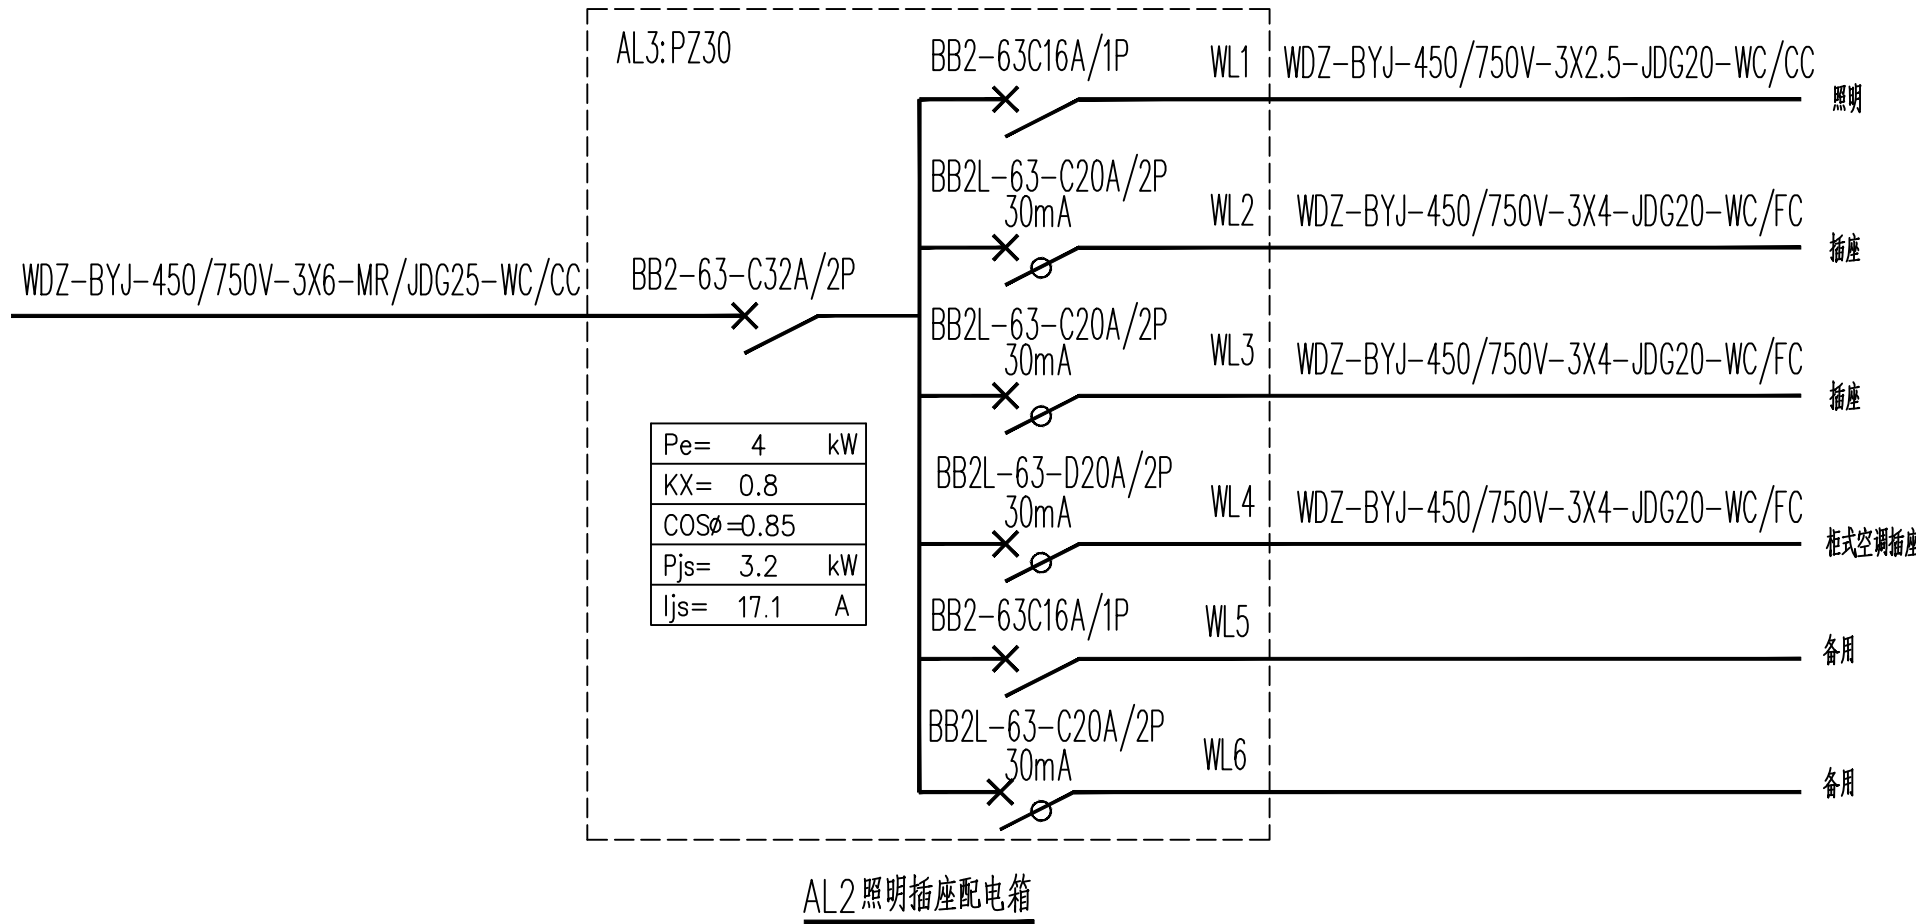


建筑	电气	
结构	弱电	
给排水	总图	
暖通		
	电气	
	弱电	
	总图	

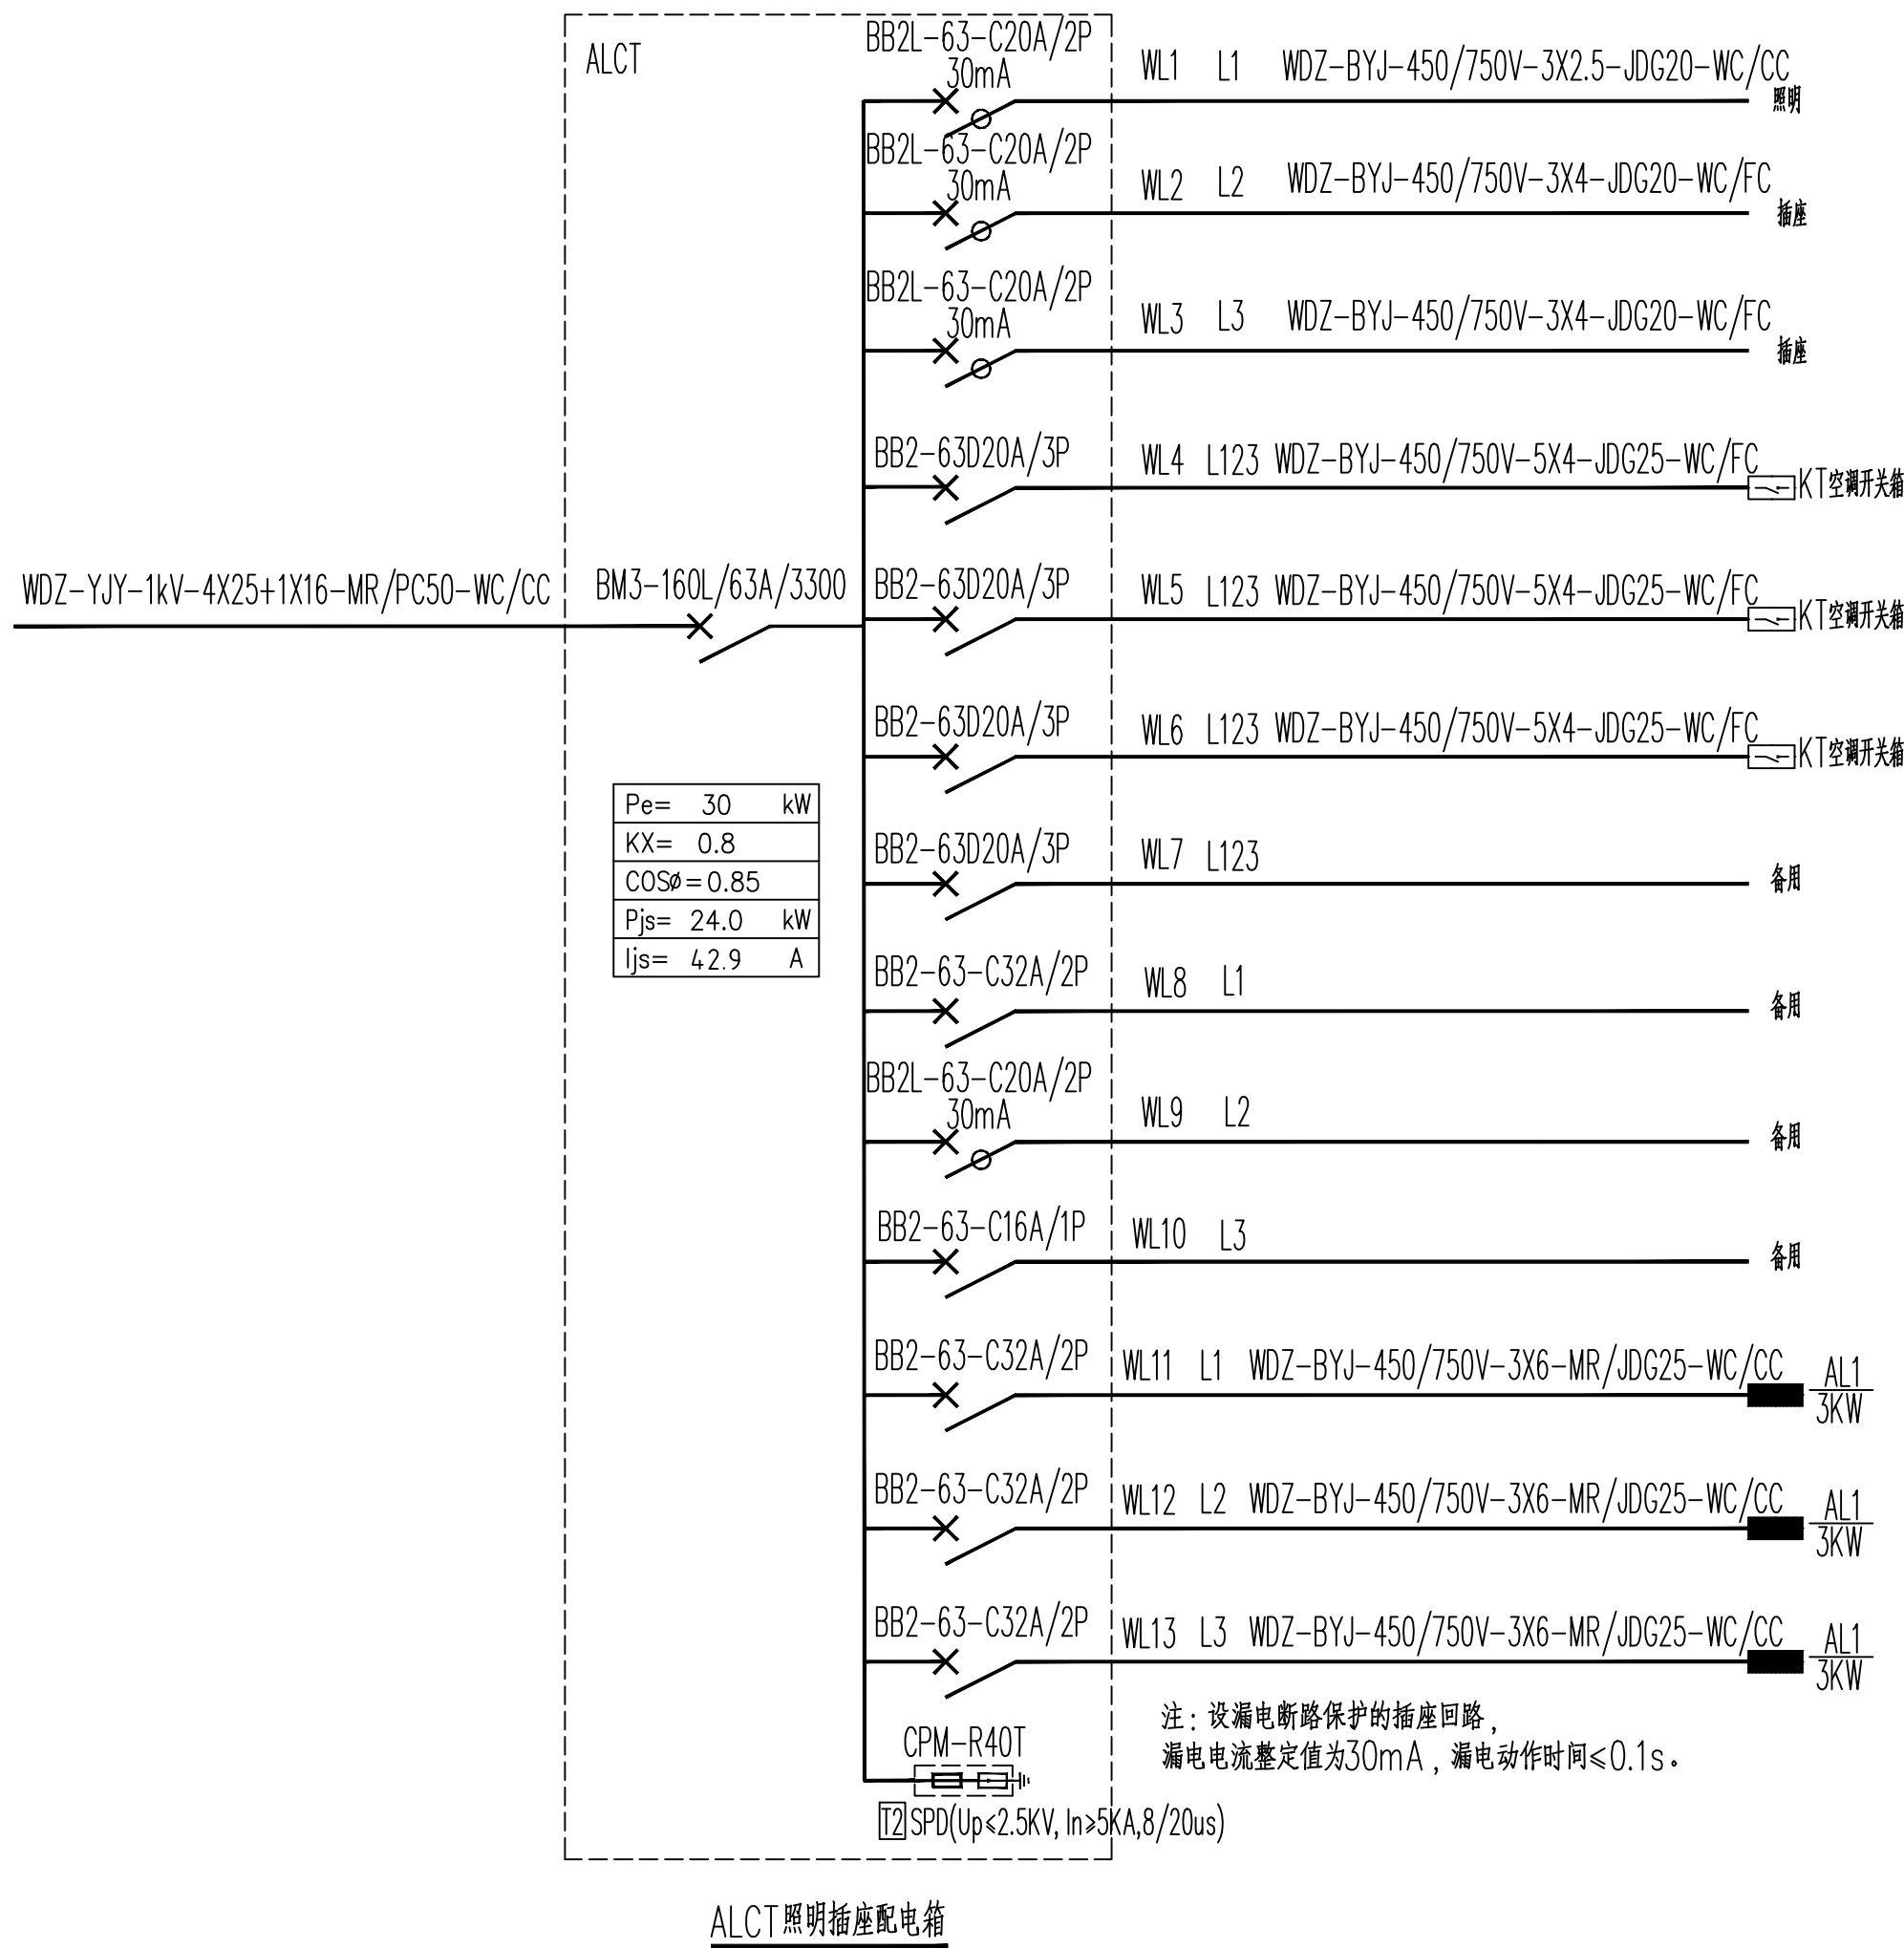

YIP DESIGN WHAMPOA 广州黄埔建筑设计院有限公司 GUANGZHOU HUANGPU ARCHITECTURAL DESIGN INSTITUTE CO., LTD. □ 建筑工程设计甲级证书号： A244018920 □ 城乡规划编制乙级证书号： 粤自资规乙字22440022 □ 工程勘察设计乙级证书号： B244056666 □ 市政行业设计乙级证书号： A244018920 □ 风景园林设计乙级证书号： A244018920					
合作单位：					
图纸用途： 所有数据均为本公司资产，未经许可不得复制或用于其他商业用途或扩大于本合同范围联合使用。 如蒙本局授权使用需经本公司书面同意。					
平面位置示意 Key Plan					
附注：					
注册章 Stamp for Certified					
工程名称 Proj. Name 韶关市曲江区政府投资建设项目代建中心 韶关市曲江区委党校基础设施建设项目					
子项名称 Sub-Project Name					
审 定 Approved	李绍贵	李旭枫	李绍贵	李旭枫	李绍贵
审 核 Examined	李 奔	王旭枫	李 奔	王旭枫	李 奔
项目负责 Proj. Architect	王旭枫	王旭枫	王旭枫	王旭枫	王旭枫
专业负责 Special Field in Charge	王旭枫	王旭枫	王旭枫	王旭枫	王旭枫
校 对 Design Checked	罗若辉	罗若辉	罗若辉	罗若辉	罗若辉
设 计 Design	罗若辉	罗若辉	罗若辉	罗若辉	罗若辉
制 图 Drawn					
图纸名称 Drawing title 配电箱系统图七					
版 别 Dwg. STYLE	施工图	专 业 Discipline	电 气		
设计编号 Design NO.	L131201	比 例 Scale	1:100		
图 号 Dwg. NO.	??-19	日 期 Date	2025.07		