


建筑	电气	
结构	弱电	
给排水	总图	
暖通		

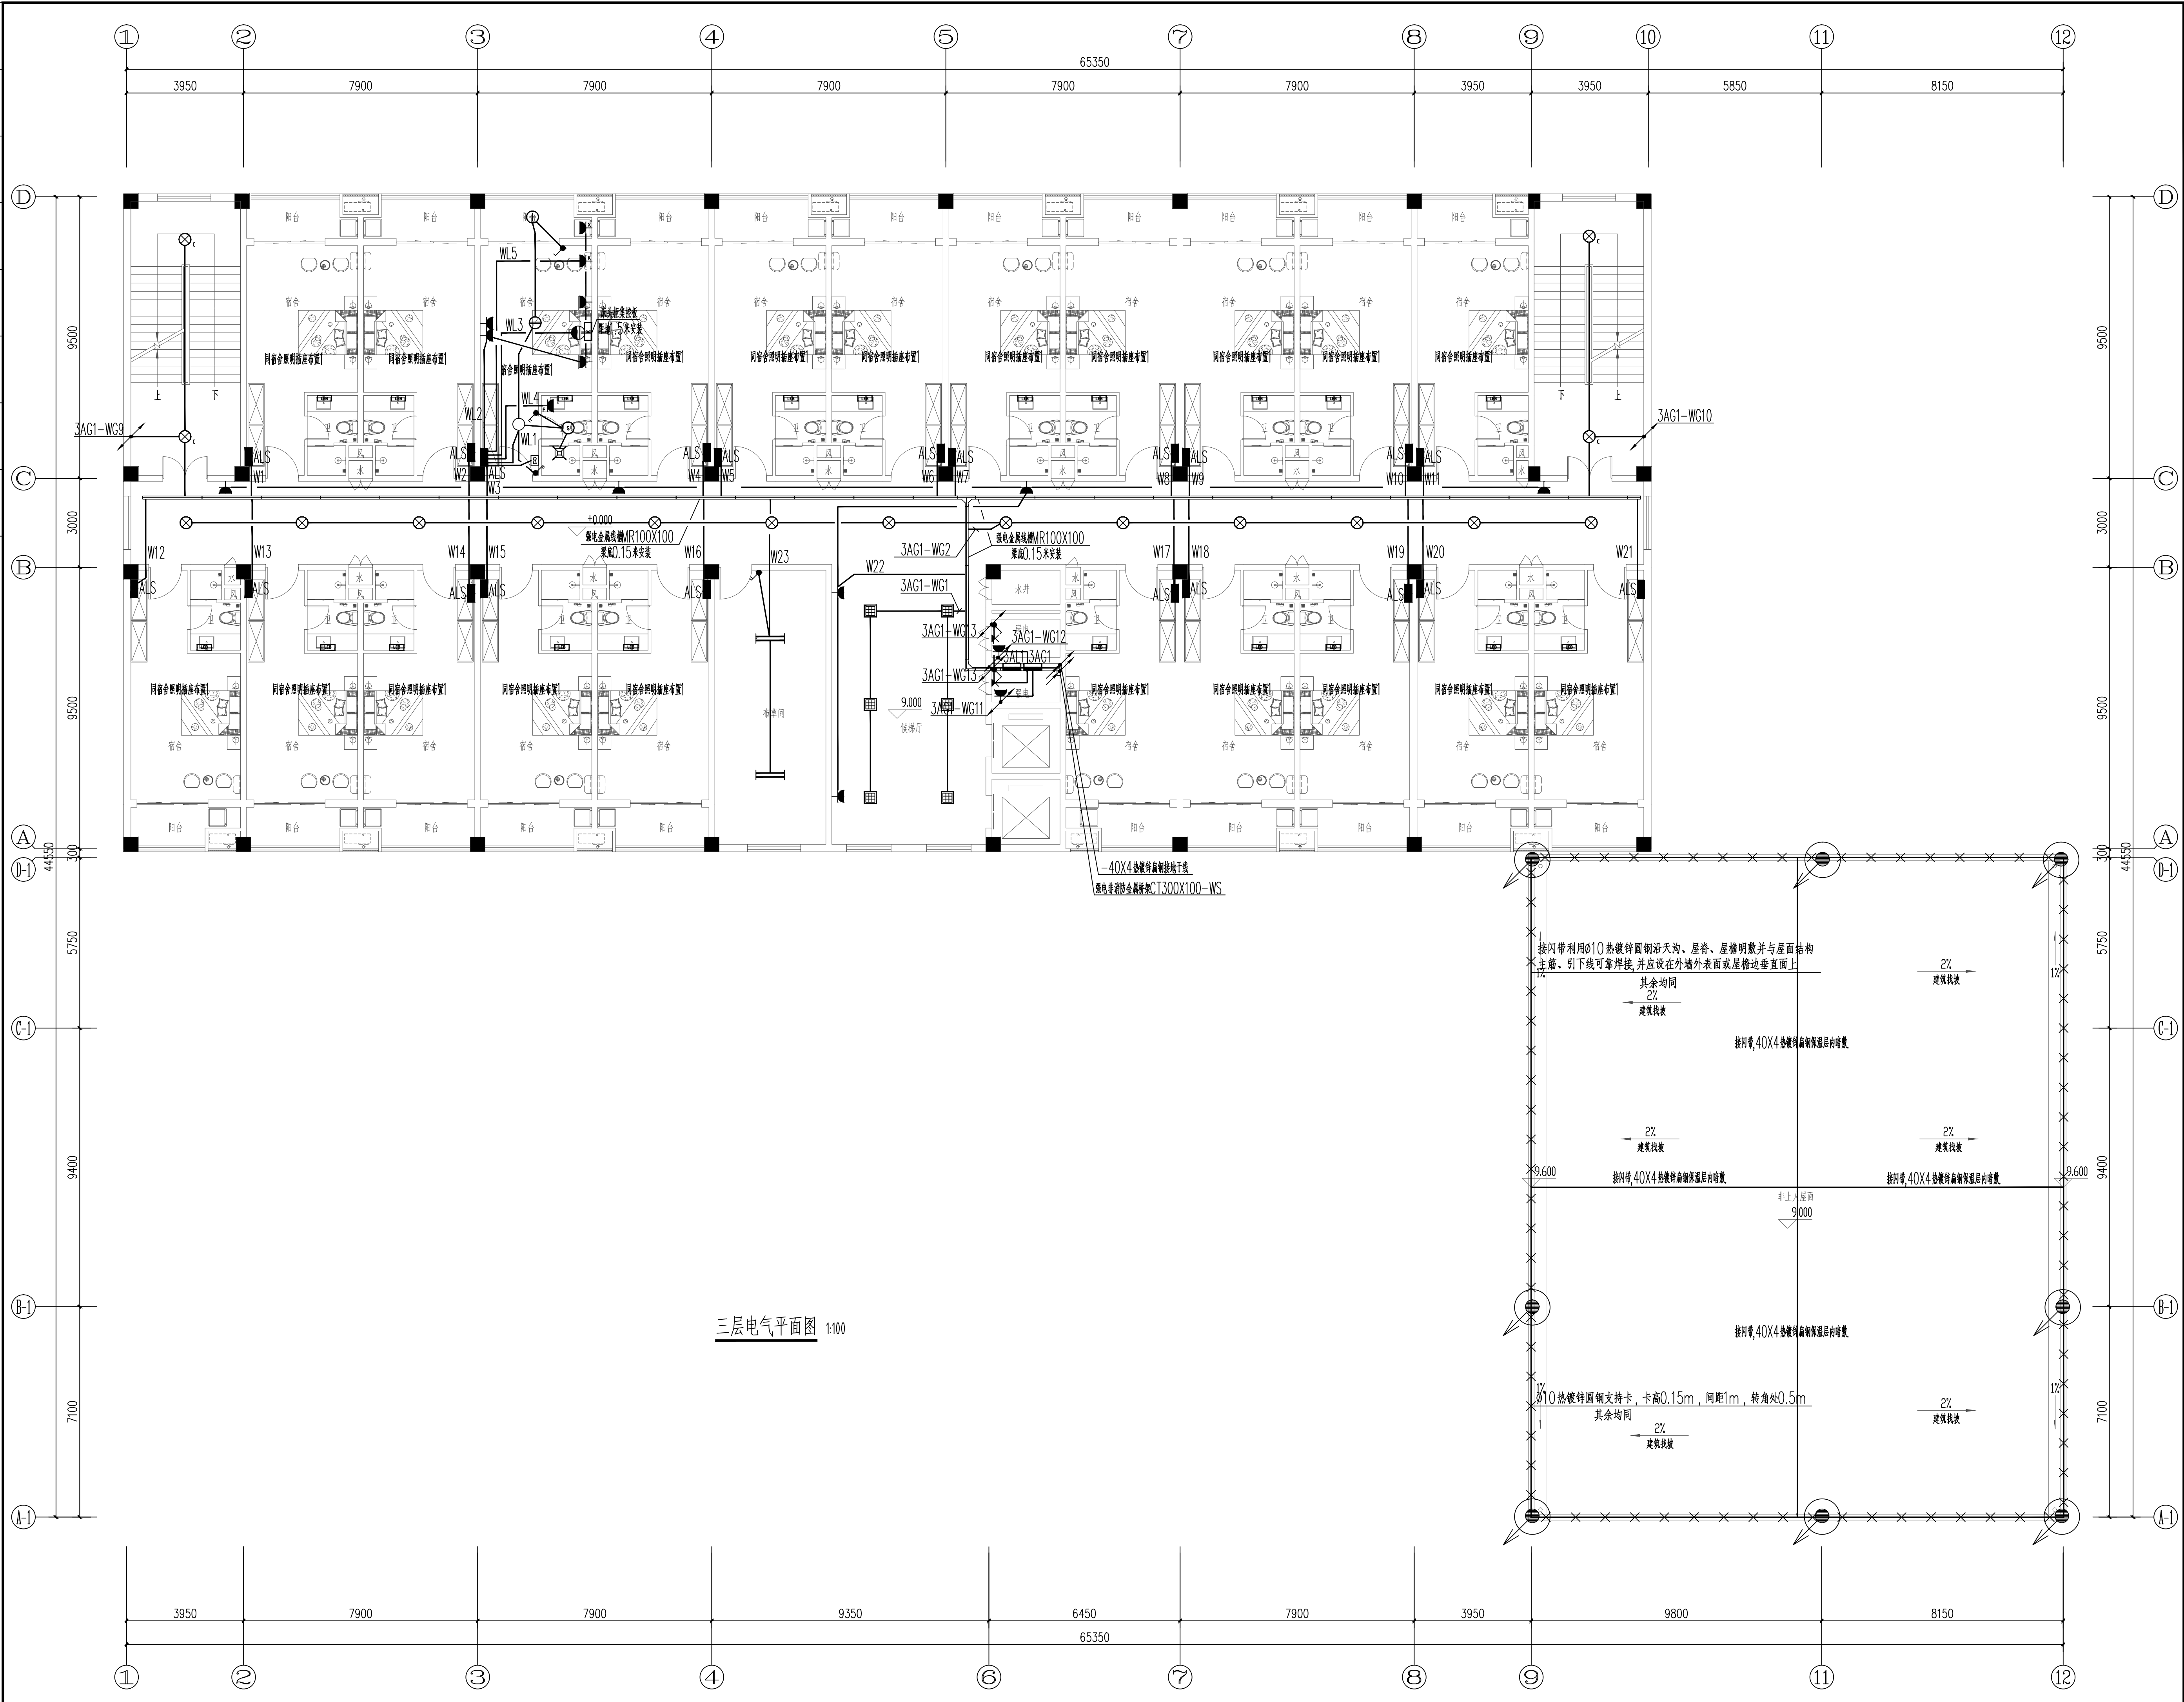

IP DESIGN WHAMPOA 广州黄埔建筑设计院有限公司 GUANGZHOU HUANGPU ARCHITECTURAL DESIGN INSTITUTE CO., LTD.					
☐ 建筑工程设计甲级证书号：A244018920 ☐ 城乡规划编制乙级证书号：粤自资规乙字224400022 ☐ 工程勘察设计乙级证书号：B244056666 ☐ 市政行业设计乙级证书号：A244018920 ☐ 风景园林设计乙级证书号：A244018920					
合作单位：					
图纸用途：					
所有图纸均为本公司设计制作，如经外委可不再复验。竣工备案时需提供该图章及上章人信息并加盖骑缝章，否则视为无效且影响责任划分(特此声明)。					
平面位置示意 Key Plan					
附注：					
注册章 Stamp for Certified					
工程设计出图专用章 Stamp for Engineering Design					
建设单位 Client					
韶关市曲江区政府投资建设项目代建中心					
工程名称 Proj. Name					
韶关市曲江区党校基础设施建设项目					
子项名称 Sub-Project Name					
审 定 Approved	李绍贵				
审 核 Examined	韦 奔				
项目负责人 Proj. Architect	王旭枫				
专业负责 Special Field in Charge	王旭枫				
投 标 Design Checked	罗若辉				
设 计 Design	罗若辉				
制 图 Drawn					
图纸名称 Drawing title					
三层电气平面图					
图 别 IMG. STYLE	施工图	专 业 Discipline	电 气		
设计编号 Design NO.	L131201	比 例 Scale	1:100		
图 号 IMG. NO.	电施—24	日 期 Date	2025. 07		