


建筑	ARCHITECTURE				
结构	STRUCTURE				
给排水	PUMPING				
暖通	MECHANICAL				
				电气	ELECTRICAL
				弱电	TELECOM
				总图	SITE PLAN

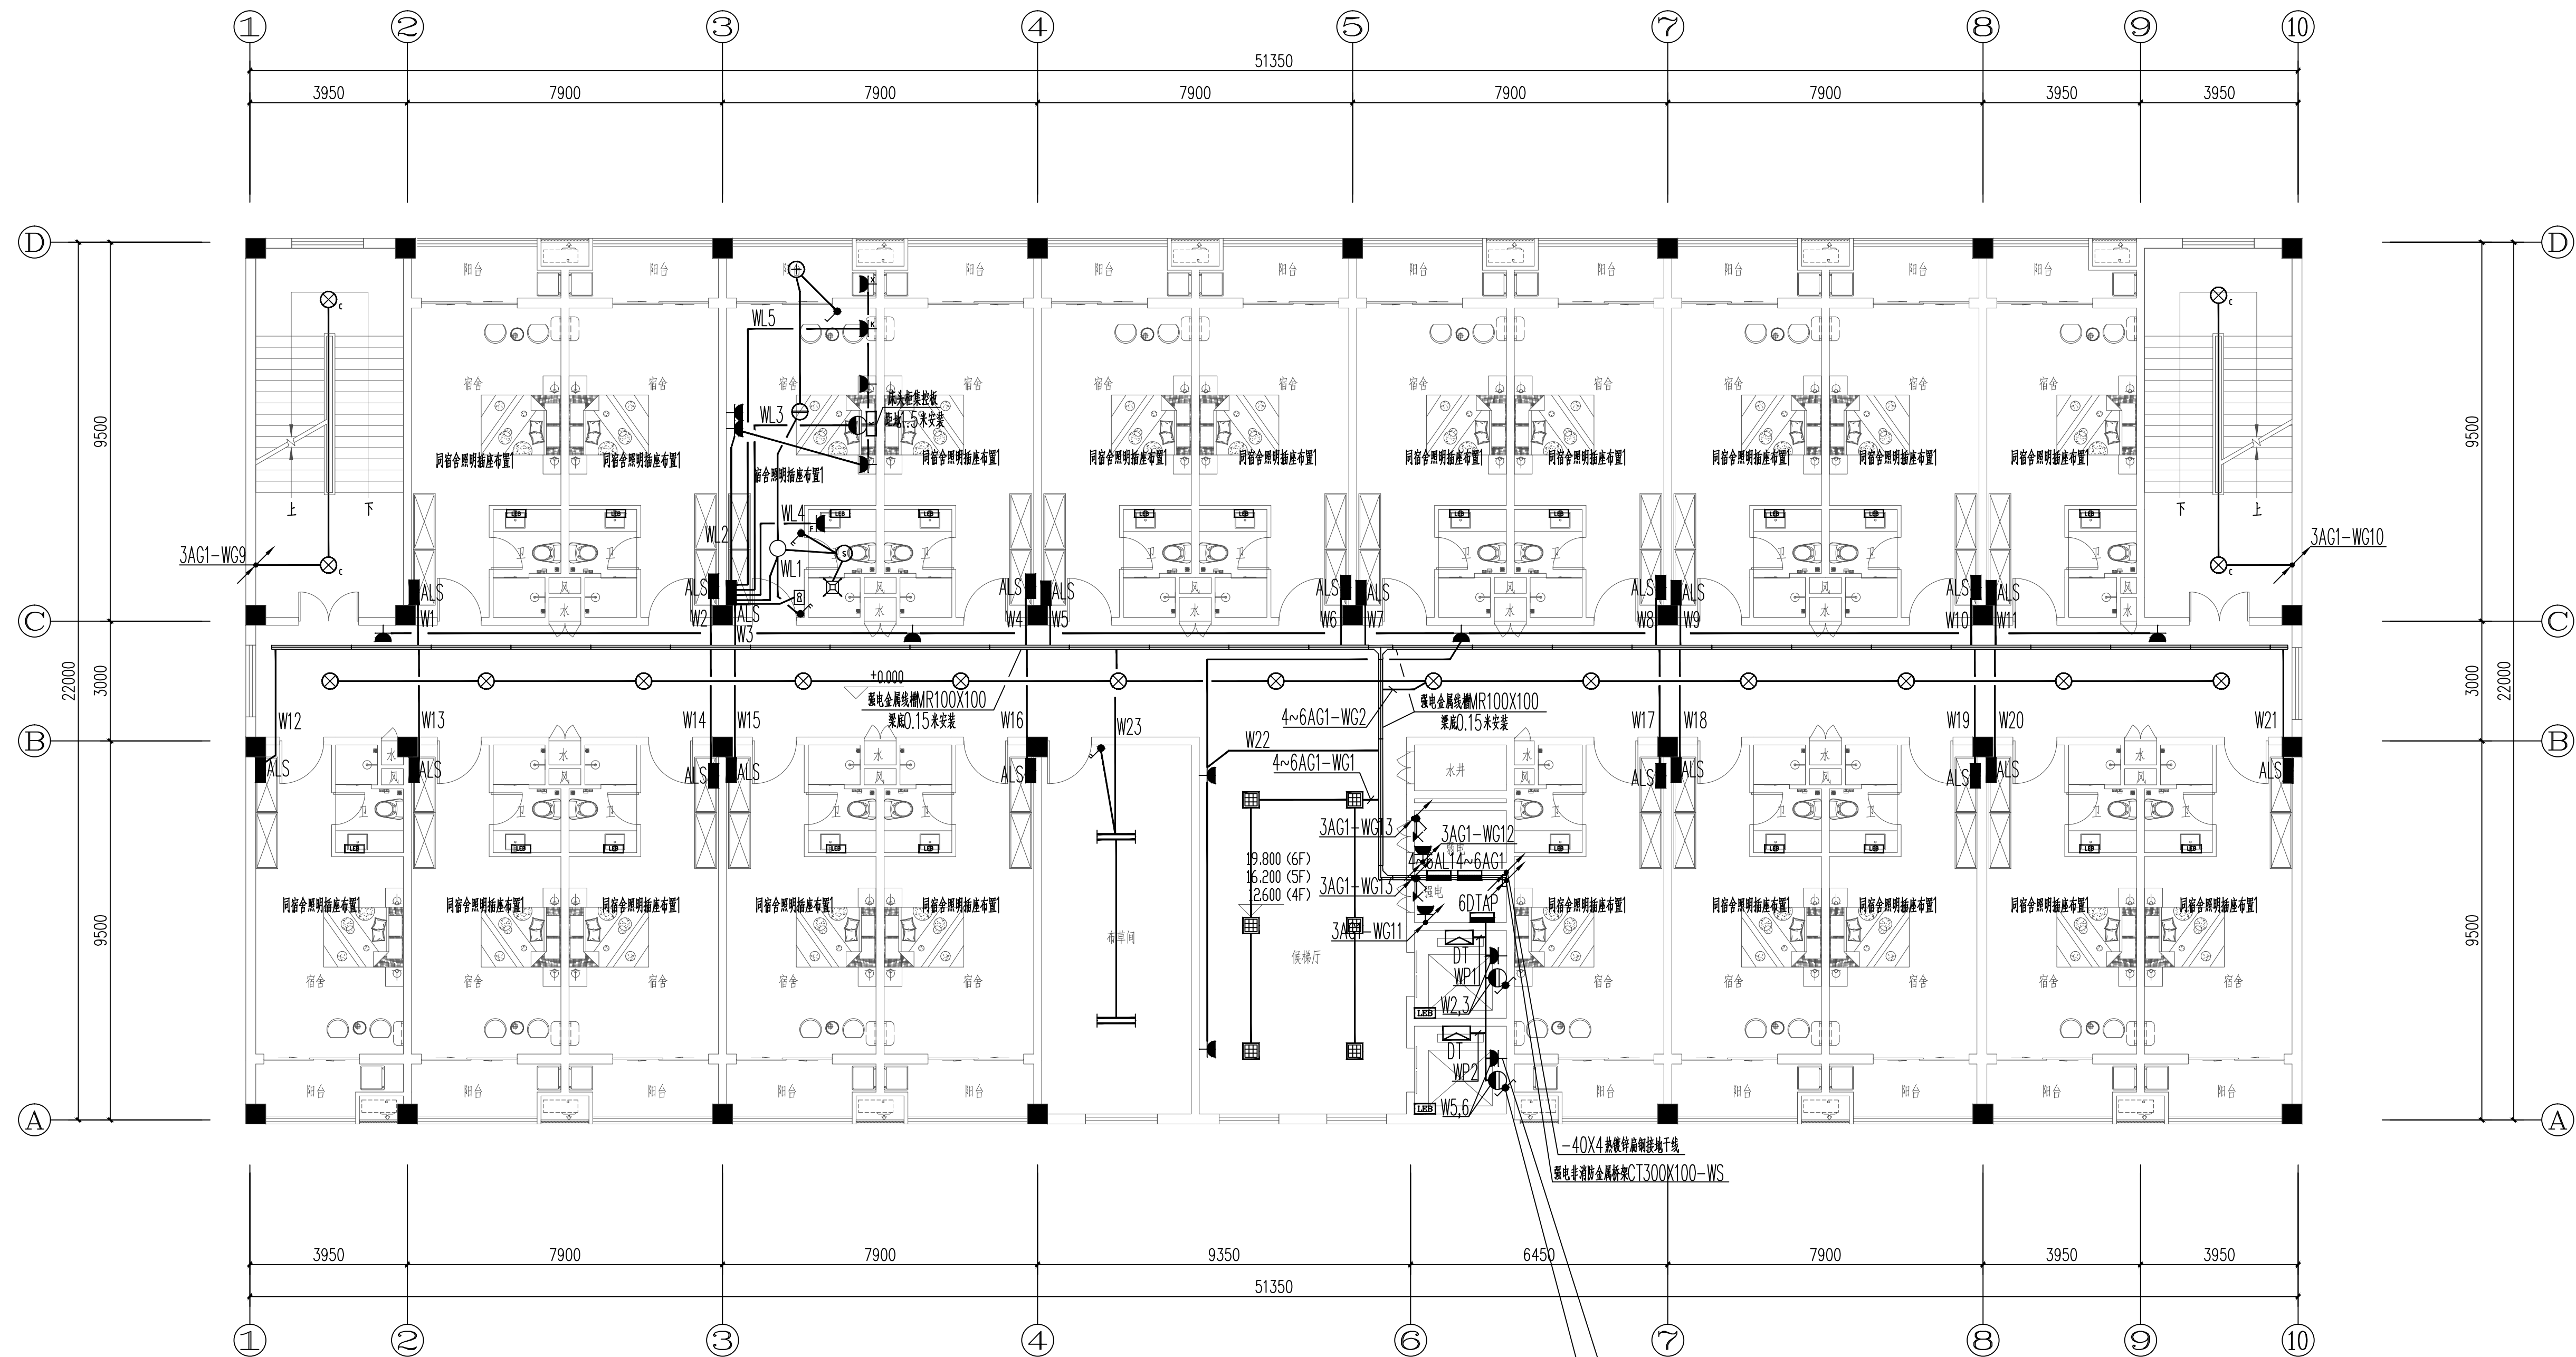

四~六层电气平面图 1:100

IIP
DESIGN
WHAMPOA

广州黄埔建筑设计院有限公司
GUANGZHOU HUANGPU ARCHITECTURAL DESIGN INSTITUTE CO.,LTD

□ 建筑工程设计甲级证书: A244018920

□ 城乡规划编制乙级证书: 粤自资规乙字22440022

□ 工程勘察设计乙级证书: B244056666

□ 市政行业设计乙级证书: A244018920

□ 风景园林设计乙级证书: A244018920

合作单位:

图纸用途:

所有图纸皆为本公司的财产，未经许可不得复制。施工单位应校对现场尺寸并向建筑师报告错误，此图未标注的姓名不得用作施工。

平面位置示意 Key Plan

附注:

注册章 Stamp for Certified

工程设计出图专用章 Stamp for Engineering Design

建设单位 Client

韶关市曲江区政府投资建设项

工程名称 Proj. Name

韶关市曲江区委党校基础设施建设项目

审 定 Approved	李绍贵	李绍贵
审 核 Examined	李禄庆	李禄庆
项目负责人 Proj. Architect	韦 奔	韦 奔
专业负责 Special Field in Charge	王旭枫	王旭枫
校 对 Design Checked	王旭枫	王旭枫
设 计 Design	罗若辉	罗若辉
制 图 Drawn		

图纸名称 Drawing title

四~六层电气平面图

图 别 DWG. STYLE	施工图	专 业 Discipline	电气
设计编号 Design NO.	L131201	比 例 Scale	1:100
图 号 DWG. NO.	电施-25	日 期 Date	2025. 07

图纸盖章后有效