


建筑	ARCHITECTURE	电气	ELECTRICAL
结构	STRUCTURE	弱电	TELECOM
给排水	PUMPING	总图	SITE PLAN
暖通	MECHANICAL		

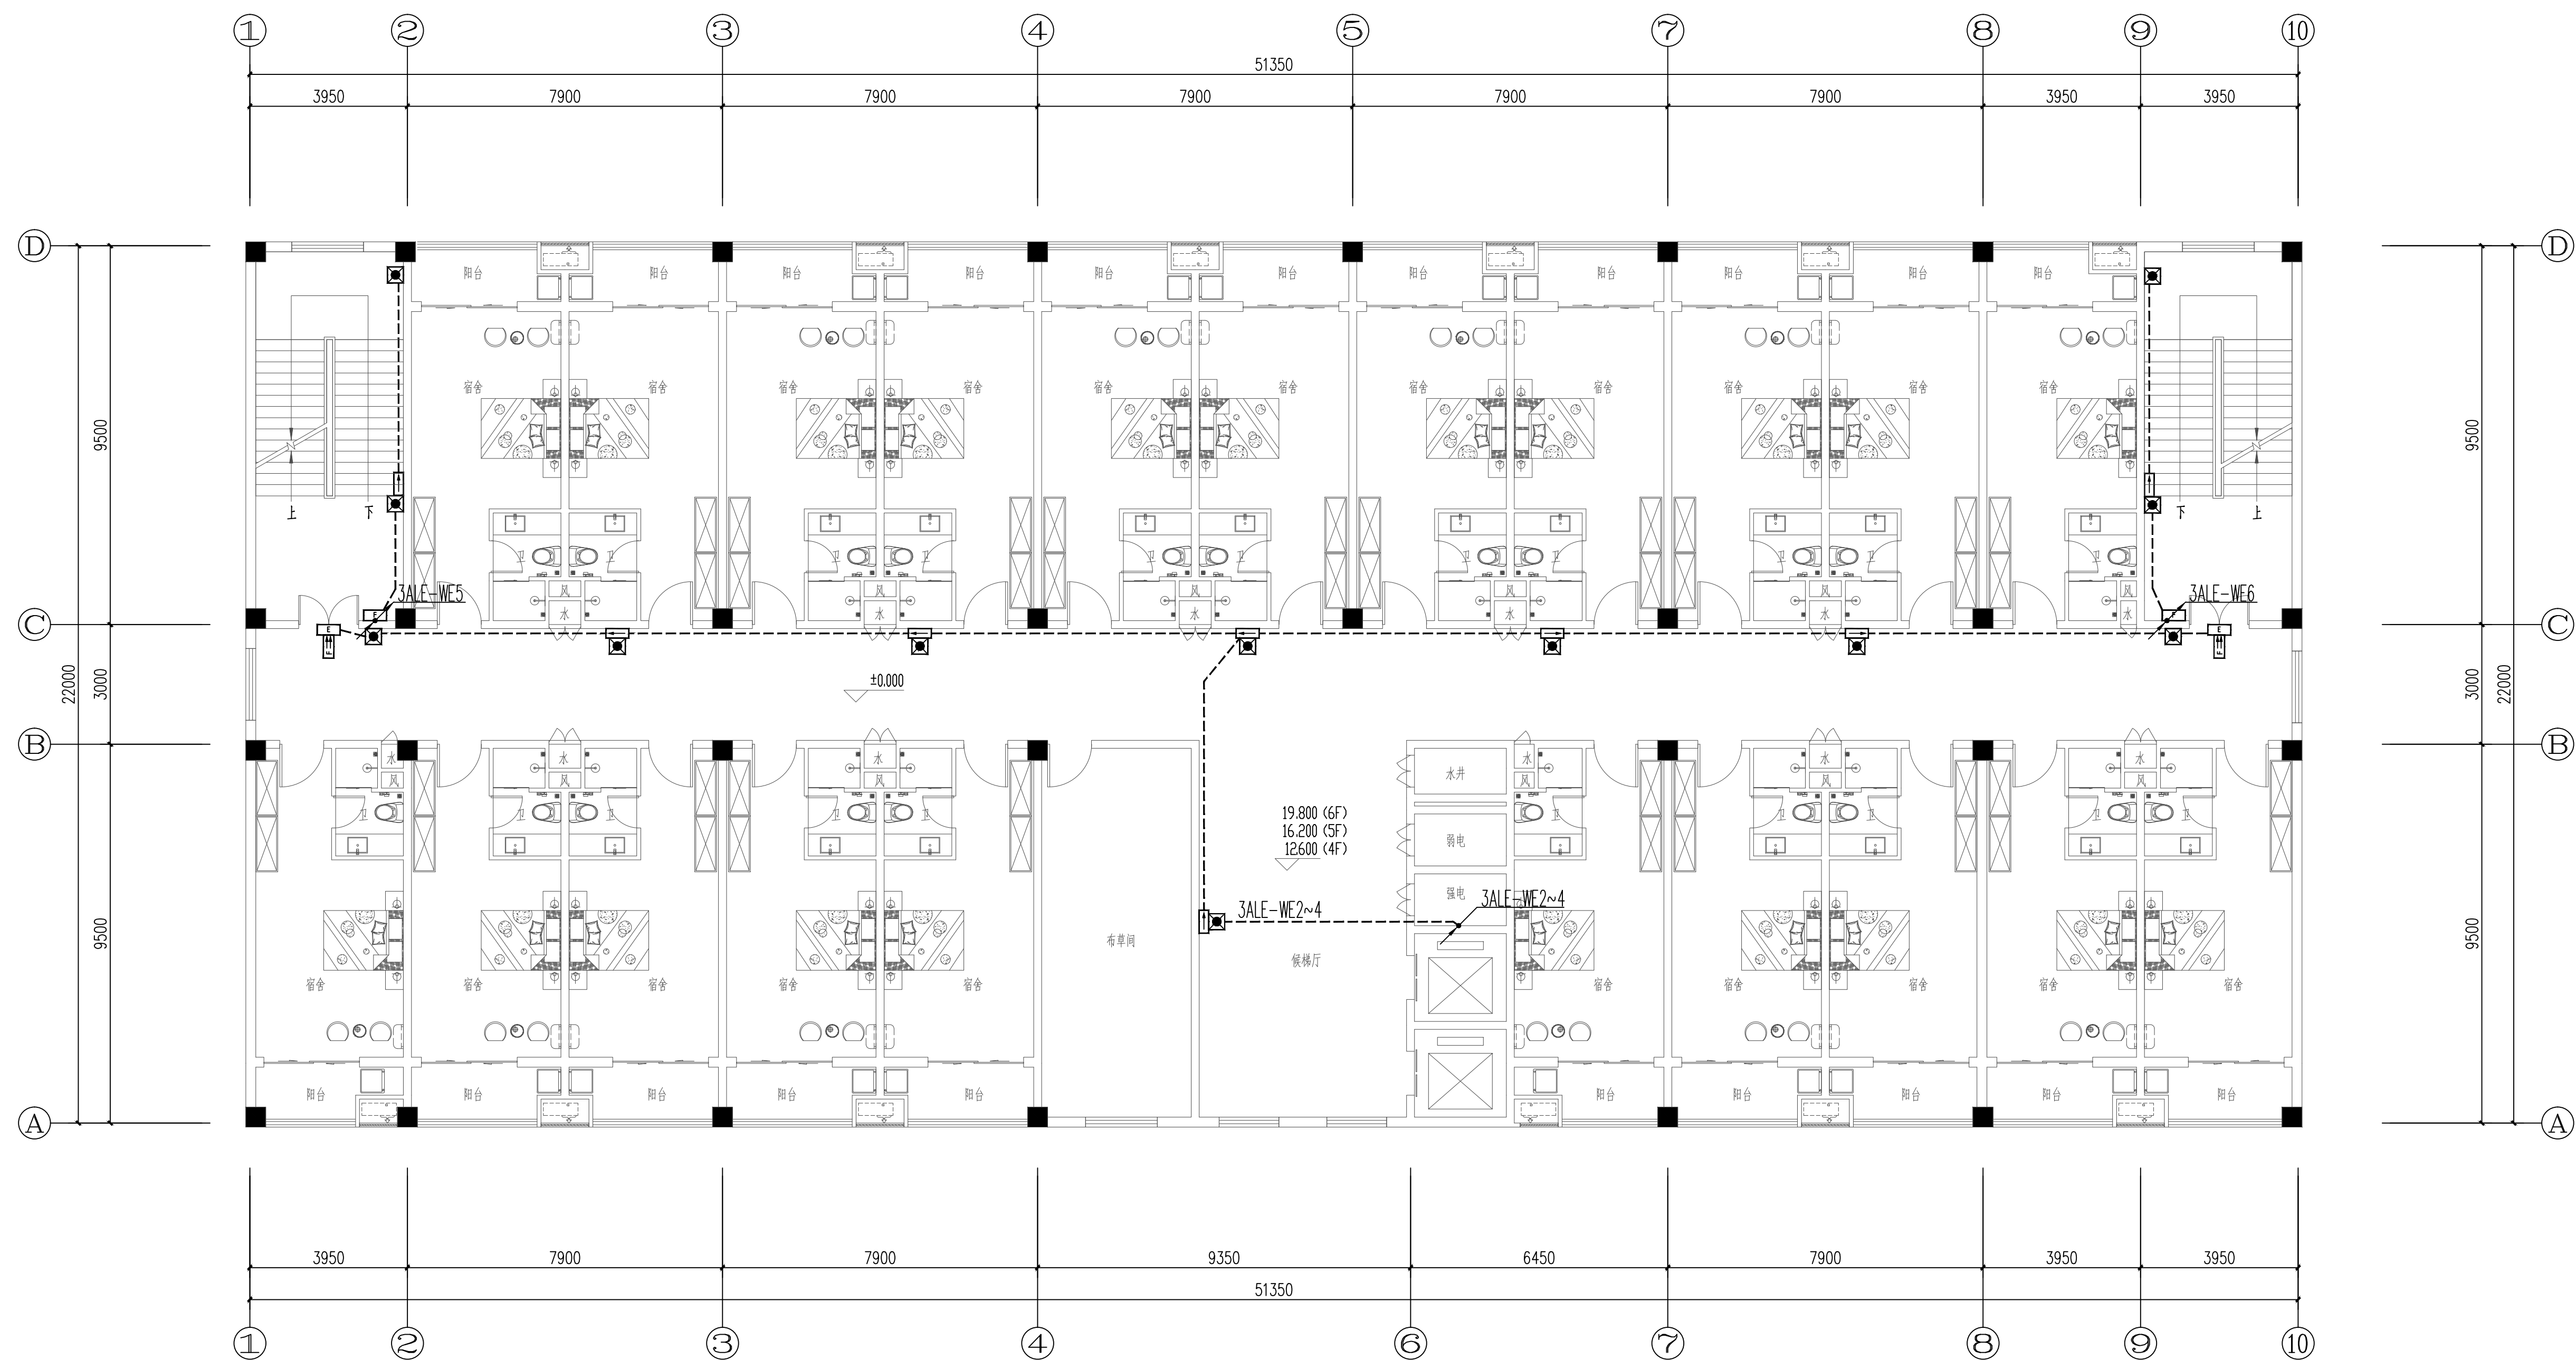

四~六层应急照明平面图 1:100

WIP DESIGN WHAMPOA																	
广州黄埔建筑设计院有限公司 HUANGPU HUANGPU ARCHITECTURAL DESIGN INSTITUTE CO.,LTD.																	
<table border="0"><tr><td style="width: 60%; padding-right: 10px;">□ 建筑工程设计甲级证书号： A244018920</td></tr><tr><td style="padding-top: 5px; padding-bottom: 5px;">□ 城乡规划编制乙级证书号： 粤自资规乙字22440022</td></tr><tr><td style="padding-top: 5px; padding-bottom: 5px;">□ 工程勘察设计乙级证书号： B244056666</td></tr><tr><td style="padding-top: 5px; padding-bottom: 5px;">□ 市政行业设计乙级证书号： A244018920</td></tr><tr><td style="padding-top: 5px; padding-bottom: 5px;">□ 风景园林设计乙级证书号： A244018920</td></tr></table>	□ 建筑工程设计甲级证书号： A244018920	□ 城乡规划编制乙级证书号： 粤自资规乙字22440022	□ 工程勘察设计乙级证书号： B244056666	□ 市政行业设计乙级证书号： A244018920	□ 风景园林设计乙级证书号： A244018920												
□ 建筑工程设计甲级证书号： A244018920																	
□ 城乡规划编制乙级证书号： 粤自资规乙字22440022																	
□ 工程勘察设计乙级证书号： B244056666																	
□ 市政行业设计乙级证书号： A244018920																	
□ 风景园林设计乙级证书号： A244018920																	
合作单位:																	
图纸用途: 所有图形均为本公司财产，未经许可不得复制或擅自更改任何数据或尺寸并不得随意传播或使用。 此图未经同意时复制及外传均属违法。																	
平面位置示意 Key Plan																	
备注:																	
注册章 Stamp for Certified																	
工程设计出图专用章 Stamp for Engineering Design																	
建设单位 Client 韶关市曲江区政府投资建设项目代建中心 项目名称 Proj. Name 韶关市曲江区委党校基础设施建设项目 子项名称 Sub-Proj. Name																	
<table border="1"><tr><td>审 定 Approved</td><td>李绍贤</td><td rowspan="7"> </td></tr><tr><td>审 核 Examined</td><td>李禄庆</td></tr><tr><td>项目负责人 Proj. Architect</td><td>韦 奔</td><td rowspan="5"> </td></tr><tr><td>专业负责 Special Field in Charge</td><td>王旭枫</td></tr><tr><td>校 对 Design Checked</td><td>王旭枫</td></tr><tr><td>设 计 Design</td><td>罗若辉</td><td rowspan="2"> </td></tr><tr><td>制 图 Drawn</td><td></td></tr></table>	审 定 Approved	李绍贤		审 核 Examined	李禄庆	项目负责人 Proj. Architect	韦 奔		专业负责 Special Field in Charge	王旭枫	校 对 Design Checked	王旭枫	设 计 Design	罗若辉		制 图 Drawn	
审 定 Approved	李绍贤																
审 核 Examined	李禄庆																
项目负责人 Proj. Architect	韦 奔																
专业负责 Special Field in Charge	王旭枫																
校 对 Design Checked	王旭枫																
设 计 Design	罗若辉																
制 图 Drawn																	
纸张名称 Drawing title 四~六层应急照明平面图																	
<table border="1"><tr><td>图 别 DMC、STYLE</td><td>施工图</td><td>专 业 Discipline</td><td>电气</td></tr><tr><td>设计编号 Design NO.</td><td>L131201</td><td>比 例 Scale</td><td>1 : 100</td></tr><tr><td>图 号 DMS、NO.</td><td>电施—30</td><td>日 期 Date</td><td>2025. 07</td></tr></table>	图 别 DMC、STYLE	施工图	专 业 Discipline	电气	设计编号 Design NO.	L131201	比 例 Scale	1 : 100	图 号 DMS、NO.	电施—30	日 期 Date	2025. 07					
图 别 DMC、STYLE	施工图	专 业 Discipline	电气														
设计编号 Design NO.	L131201	比 例 Scale	1 : 100														
图 号 DMS、NO.	电施—30	日 期 Date	2025. 07														