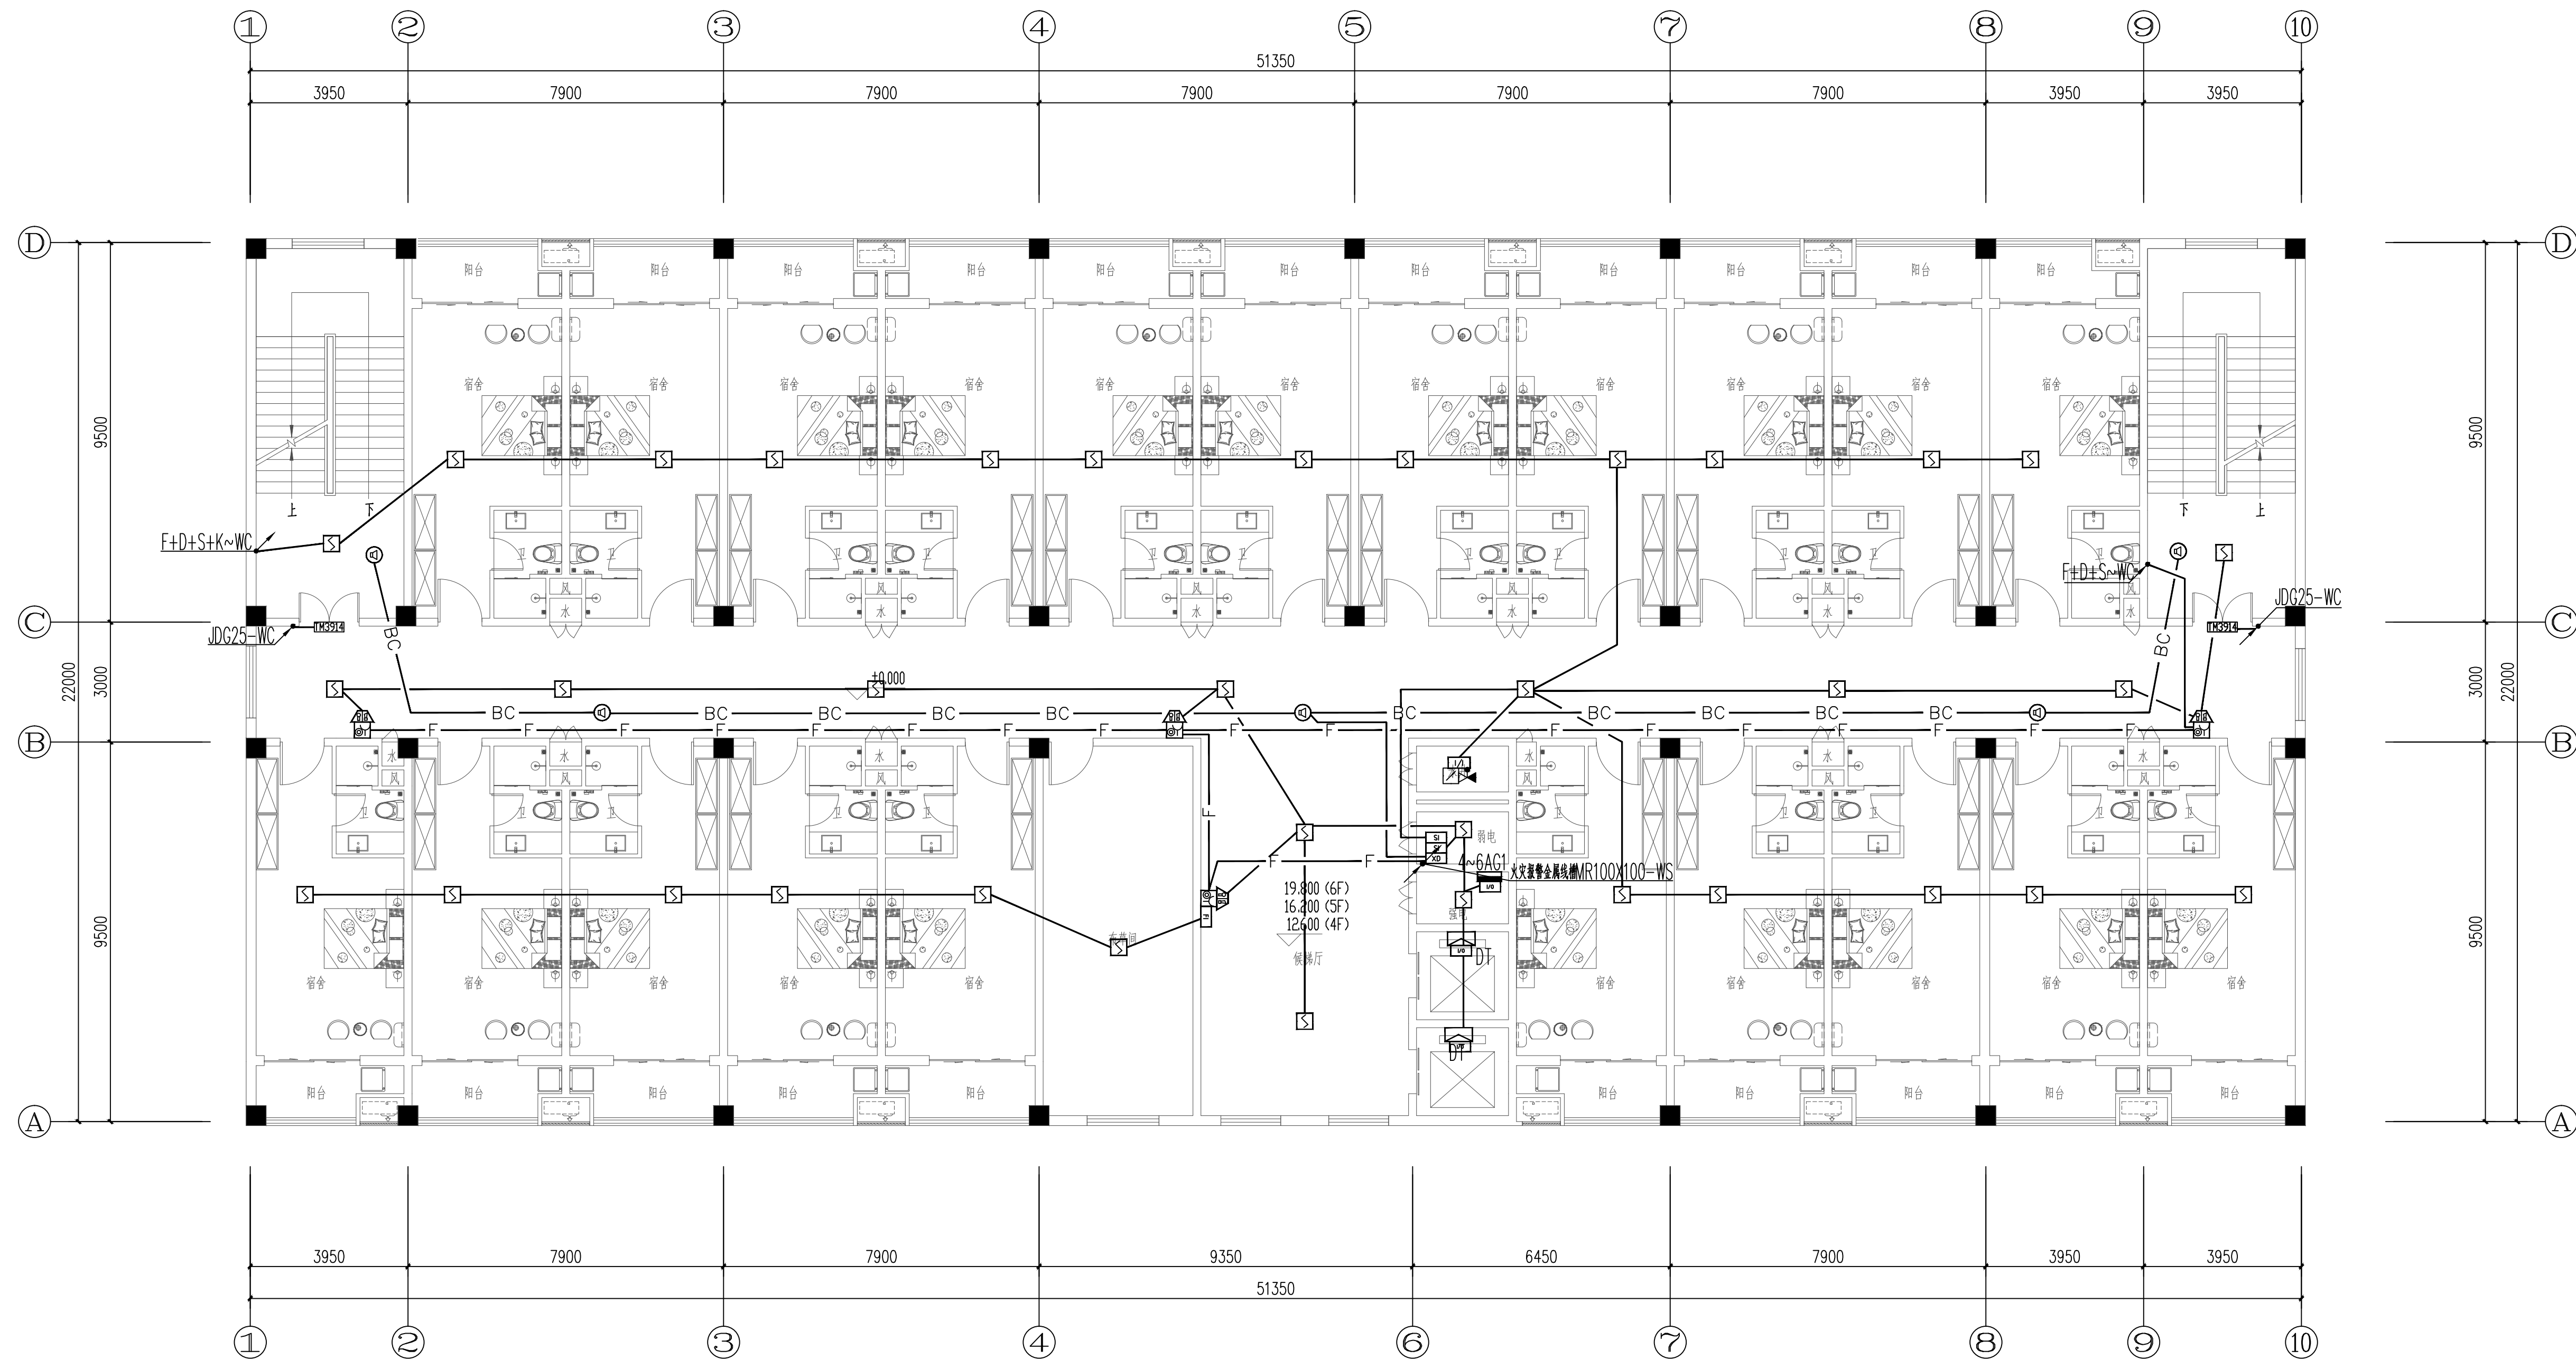


[illegible]

四~六层火灾报警平面图 1:100

IP
DESIGN
WHAMPOA

广州黄埔建筑设计院有限公司
GUANGZHOU HUANGPU ARCHITECTURAL DESIGN INSTITUTE CO., LTD.

□ 建筑工程设计甲级证书号: A244018920

□ 城乡规划编制乙级证书号: 粤自资规乙字22440022

□ 工程勘察设计乙级证书号: B244056666

□ 市政行业设计乙级证书号: A244018920

□ 风景园林设计乙级证书号: A244018920

合作单位:

图纸用途:

所有图纸均为本公司的财产,未经许可不准复制。施工单位应校对现场尺寸并向建筑师张告错误,此图未经建筑师签名不准用于施工。

平面位置示意 Key Plan

附注:

注册章 Stamp for Certified

工程设计出图专用章 Stamp for Engineering Design

建设单位 Client

韶关市曲江区政府投资建设项目

工程名称	Proj. Name
------	------------

韶关市曲江区委党校基础设施建设项目

子项名称 Sub-Proj. Name

审 定 Approved	李绍贵	李绍贵
审 核 Examined	李禄庆	李禄庆
项目负责人 Proj. Architect	韦 奔	韦 奔
专业负责 Special Field in Charge	王旭枫	王旭枫
校 对 Design Checked	王旭枫	王旭枫
设 计 Design	罗若辉	罗若辉
制 图 Drawing		

图纸名称 Drawing title

四~六层火灾报警平面图

图 别 DWG. STYLE	施工图	专 业 Discipline	电气
设计编号 Design NO.	L131201	比 例 Scale	1:100
图 号 DWG. NO.	电气-34	日 期 Date	2025.07

图纸盖章后有效