


建筑	电气	
结构	弱电	
给排水	总图	
暖通		

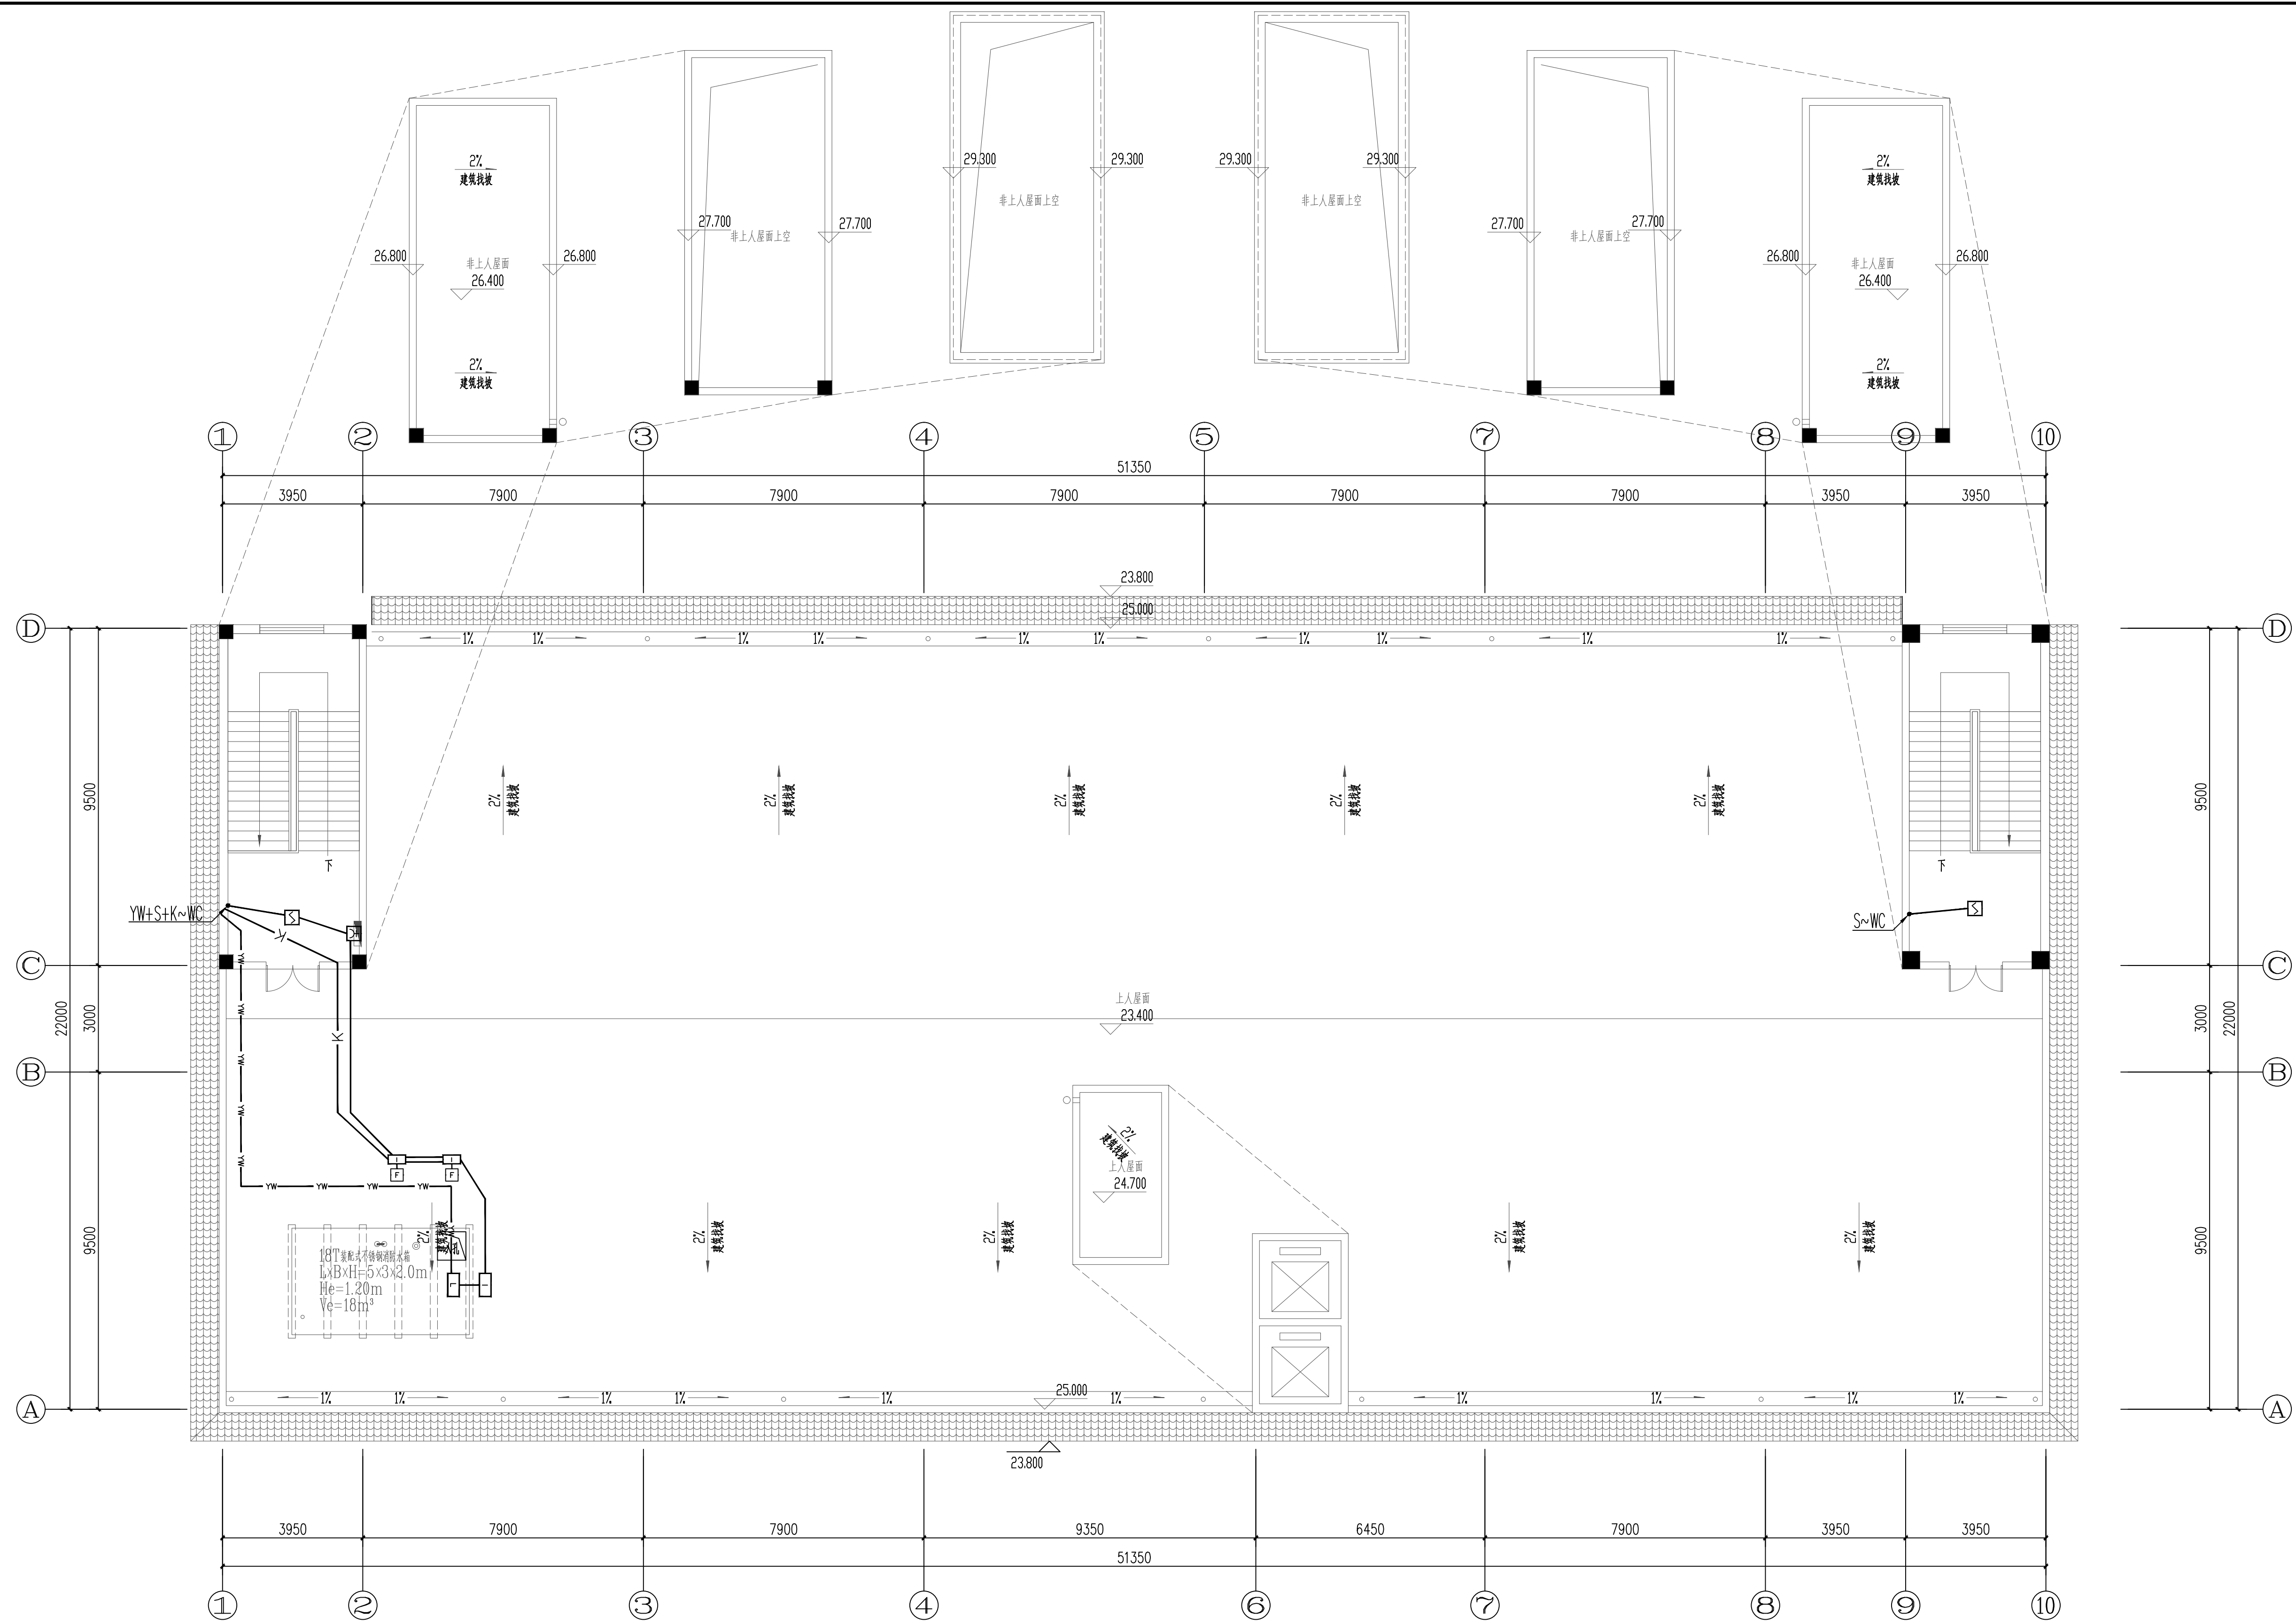

屋面层火灾报警平面图 1:100

IIP DESIGN WHAMPOA 广州黄埔建筑设计院有限公司 HUANGPU ARCHITECTURAL DESIGN INSTITUTE CO., LTD.			
☐ 建筑工程施工甲级证书号： A244018920 ☐ 城乡规划编制乙级证书号： 粤自资招乙字22440022 ☐ 工程勘察设计乙级证书号： B244056666 ☐ 市政行业设计乙级证书号： A244018920 ☐ 风景园林设计乙级证书号： A244018920			
合作单位：			
图纸用途：			
此图按照国家有关制图标准，采用计算机辅助绘图工具及符合国家规定的软件进行绘制。 该图未经过审核签字不得使用。			
平面位置示意 Key Plan			
备注：			
注册章 Stamp for Certified			
工程设计出图专用章 Stamp for Engineering Design			
建设单位 Client 韶关市曲江区政府投资建设项目代建中心 项目名称 Proj. Name 韶关市曲江区党校基础设施建设项目 子项名称 Sub-Project Name			
审 定 Approved	李绍贵		
审 核 Examined	李禄庆		
项目负责人 Proj. Architect	韦 奔		
专业负责 Special Field in Charge	王旭枫		
校 对 Design Checked	王旭枫		
设 计 Design	罗若辉		
制 图 Drawn			
图纸名称 Drawing title 屋面火灾报警平面图			
图 别 IMG. STYLE	施工图	专 业 Discipline	电气
设计编号 Design NO.	LJ31201	比 例 Scale	1:100
图号 IMG. NO.	电施—35	日 期 Date	2025. 07