


建筑	电气	电气	
结构	弱电	弱电	
给排水	总图	总图	
暖通			
暖通			

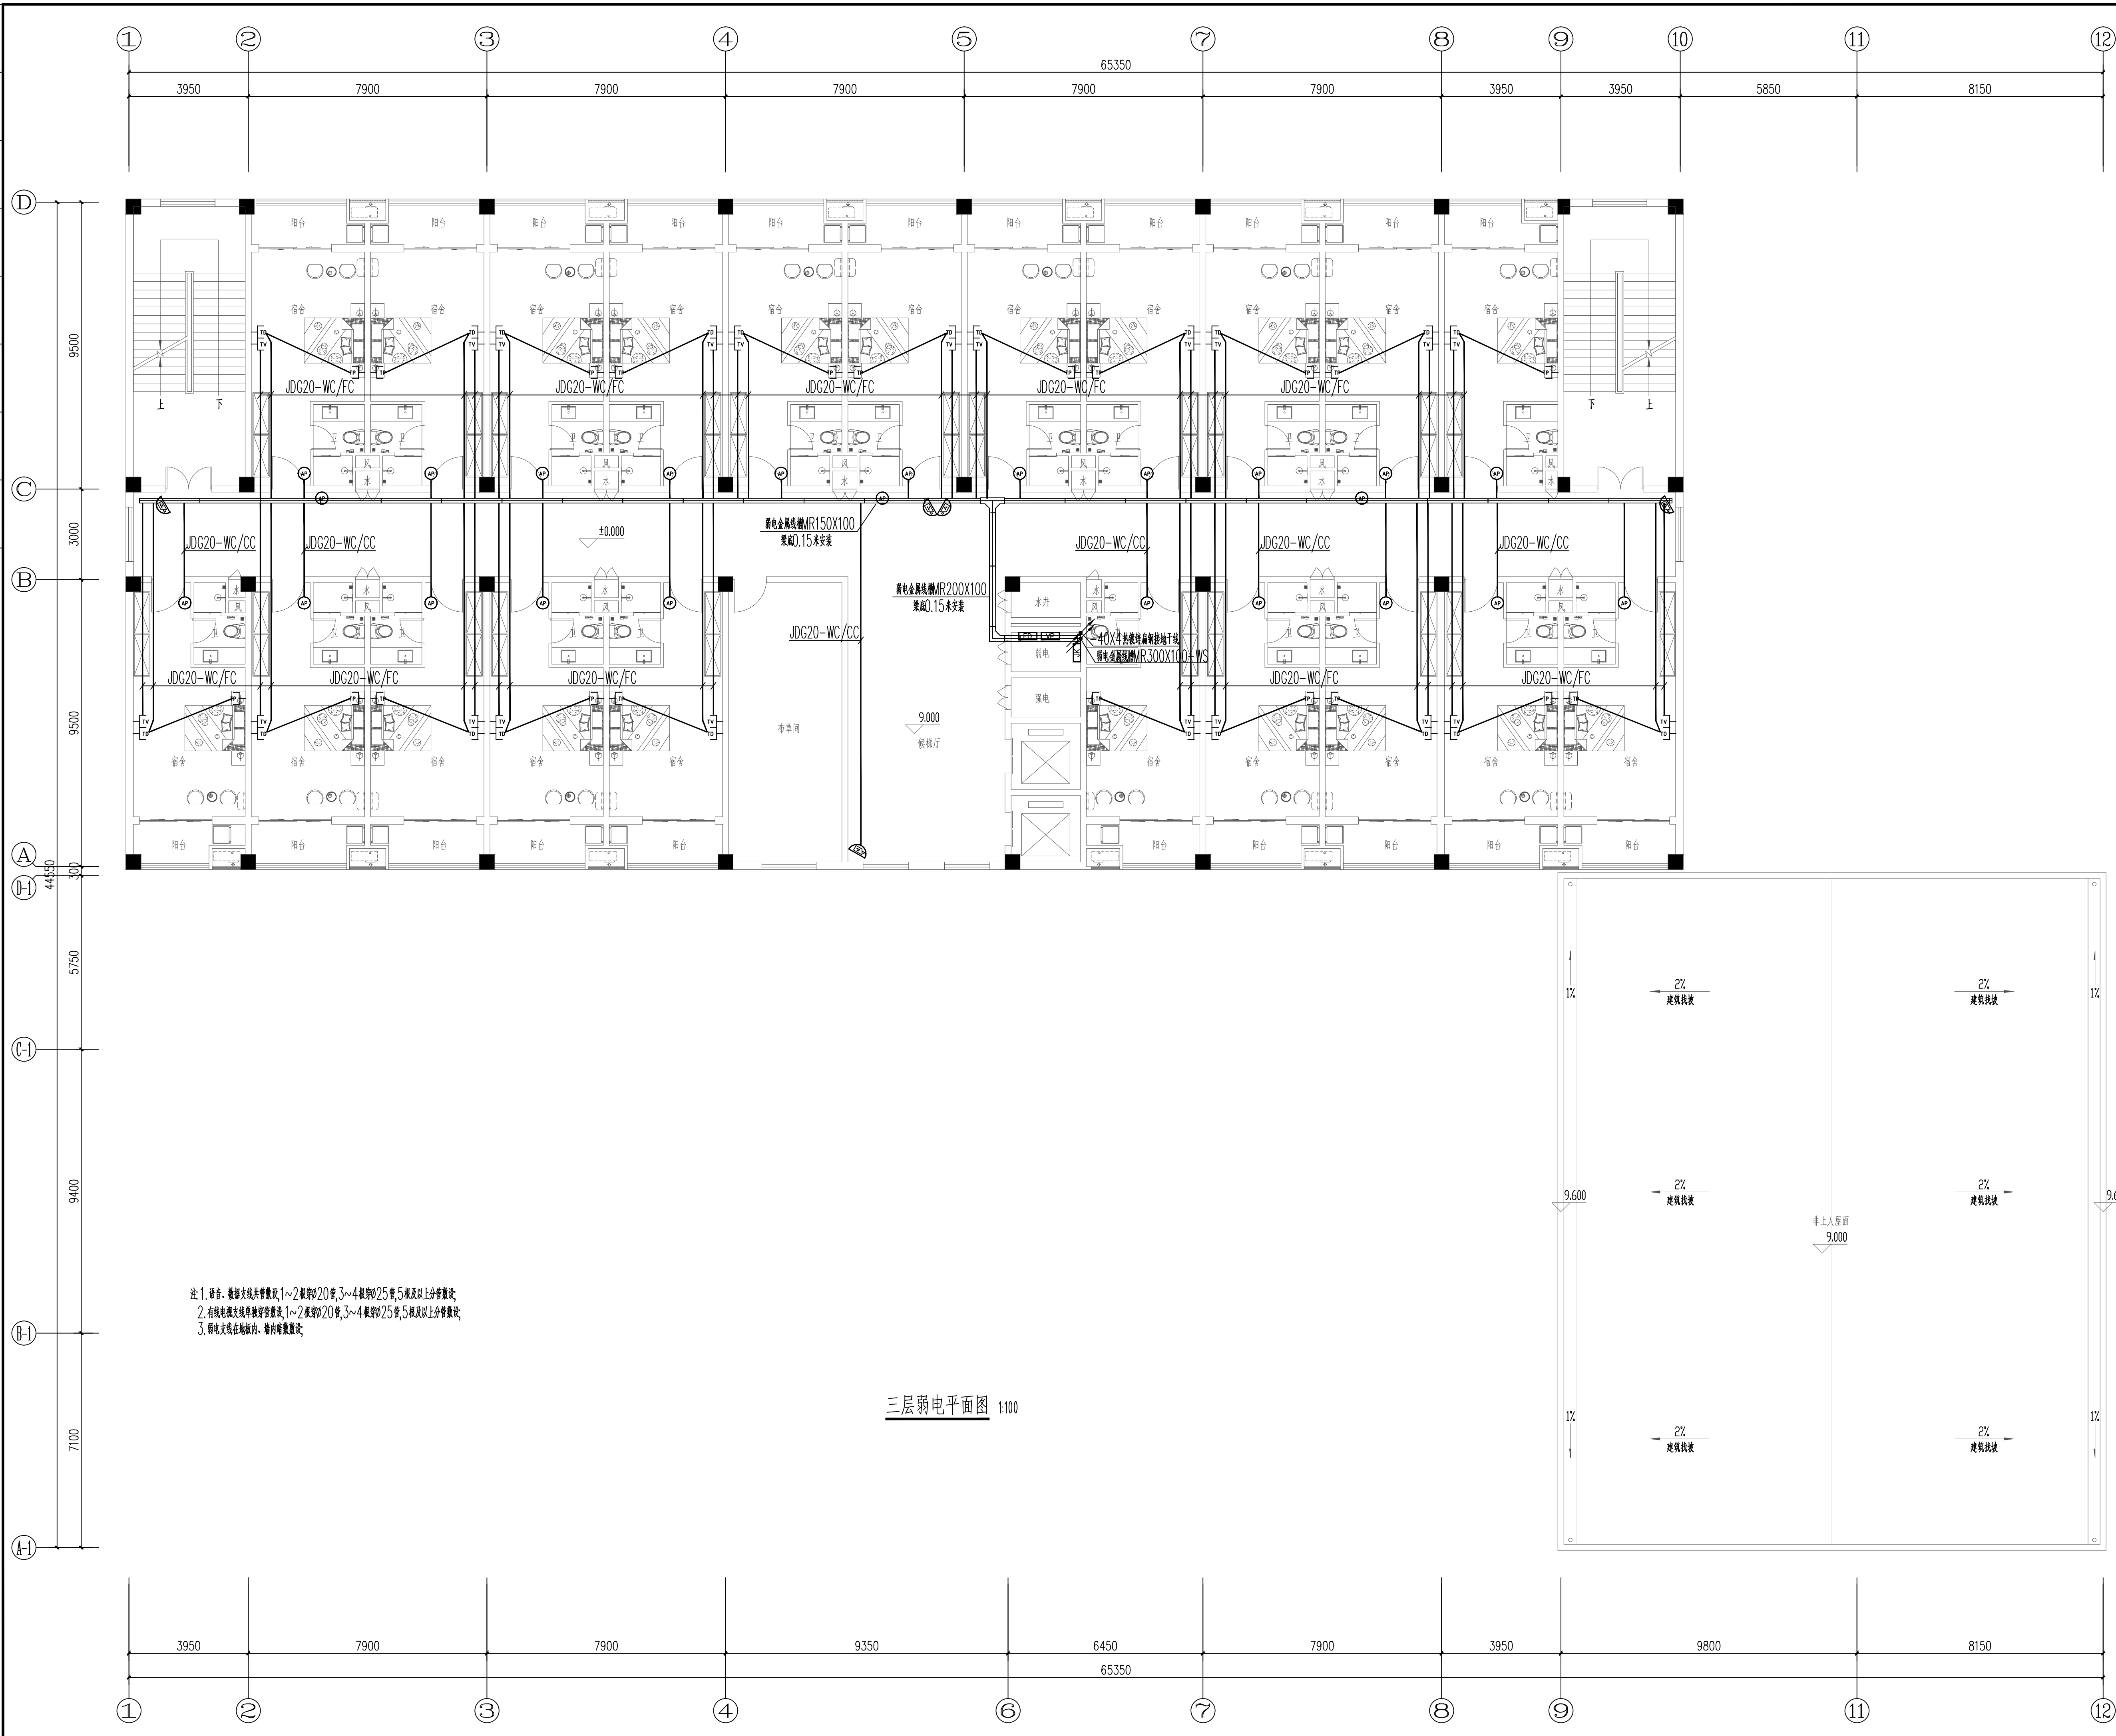

合作单位:

图纸用途:

所有图纸皆为本公司的财产,未经许可不得复制,施工单经校核对现场尺寸并向建筑师报告错漏,此图未经建筑师签名不得作施工。

平面位置示意 Key Plan

附注:

注册章 Stamp for Certified

工程设计出图专用章 Stamp for Engineering Design

建设单位 Client	
韶关市曲江区政府投资建设项目代建中心	
工程名称 Proj. Name	
韶关市曲江区委党校基础设施建设项目	
子项名称 Sub-Proj. Name	

审定 Approved	李绍贵	李绍贵
审核 Examined	李福庆	李福庆
项目负责人 Proj. Architect	韦奔	韦奔
专业负责 Special Field in Charge	王旭枫	王旭枫
校对 Checked	王旭枫	王旭枫
设计 Design	罗若辉	罗若辉
制图		

图 别 DWG. STYLE				施 工 图		专 业 Discipline		电 气	
设计编号 Design NO.				L131201		比 例 Scale		1:100	
图 号 DWG. NO.				电施—38		日 期 Date		2025. 07	