
 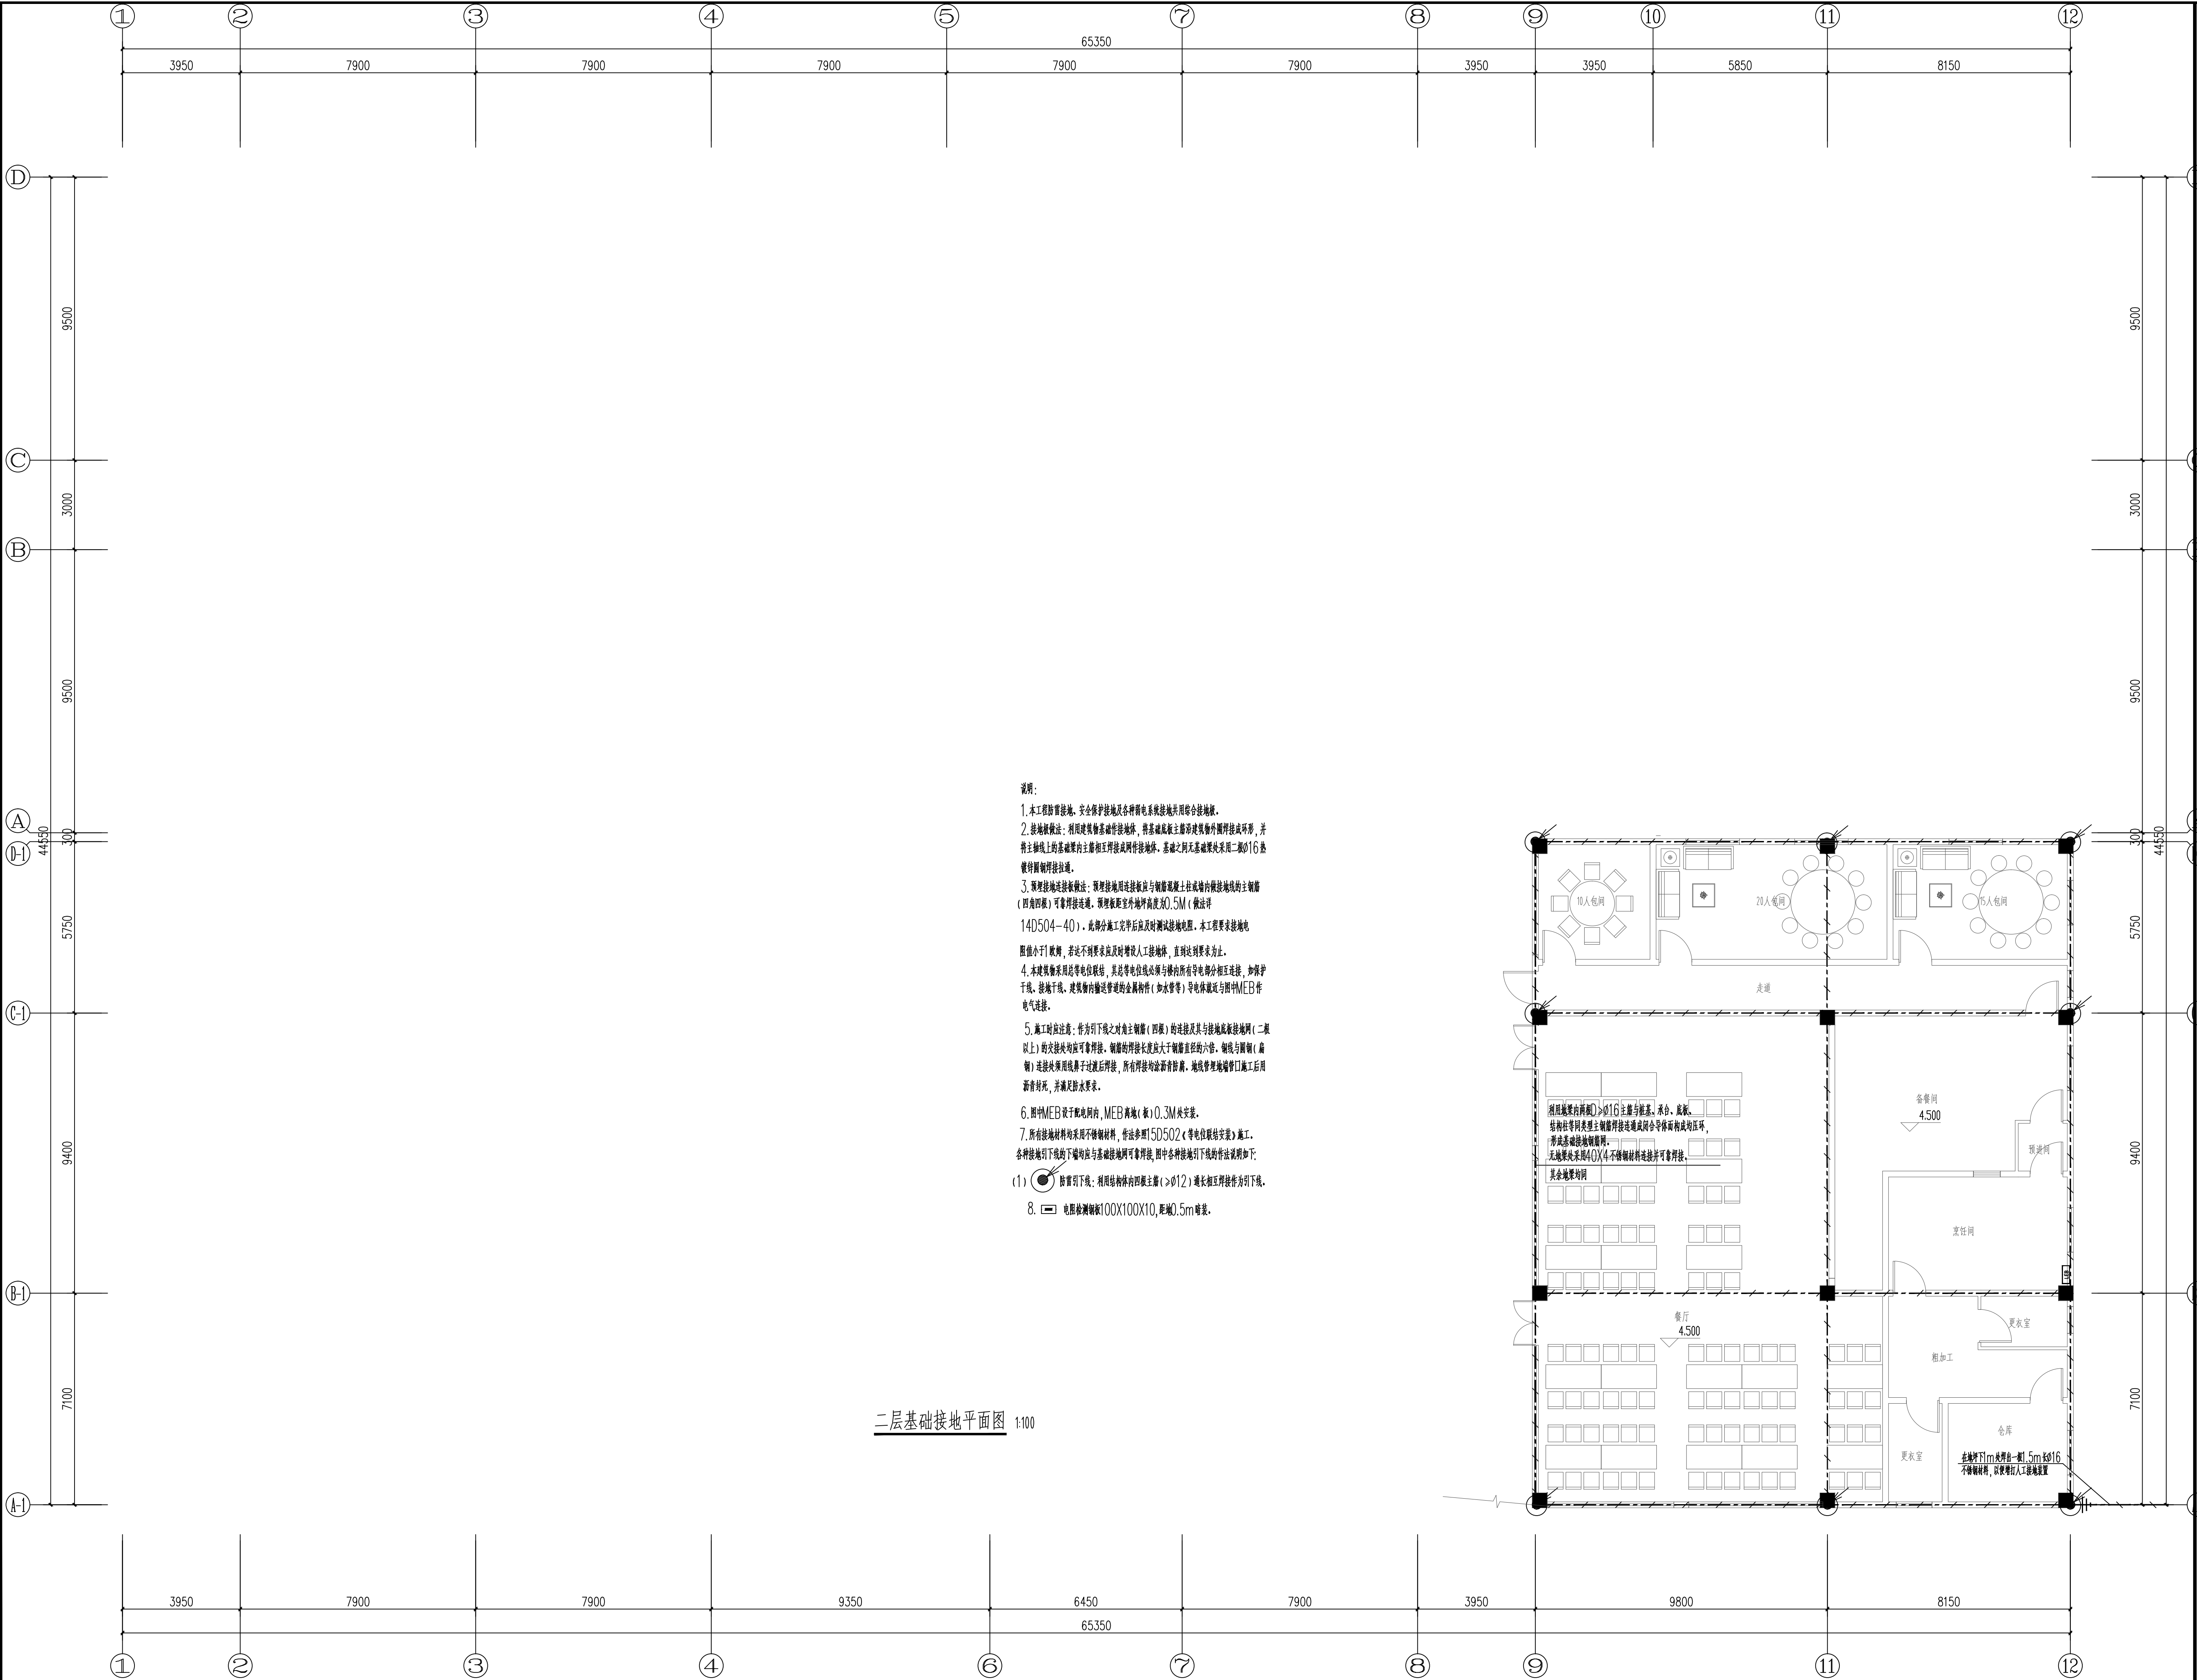


建筑	电气	电气	
结构	弱电	弱电	
给排水	总图	总图	
暖通			



 DESIGN WHAMPOA 广州黄埔建筑设计院有限公司 GUANGZHOU HUANGPU ARCHITECTURAL DESIGN INSTITUTE CO., LTD.			
☐ 建筑工程设计甲级证书号: A244018920 ☐ 城乡规划编制乙级证书号: 粤自资预乙字22440022 ☐ 工程勘察设计乙级证书号: B244056666 ☐ 市政行业设计乙级证书号: A244018920 ☐ 风景园林设计乙级证书号: A244018920			
合作单位:			
图纸用途:			
本图所依据为本公司编制, 未经审查和复核, 属工程勘察院对勘察院(工程)单位提供的初步勘察, 此图仅供内部使用, 不得用于其他用途。			
B 位置示意 Key Plan			
备注:			
A 1			
注册章 Stamp for Certified			
工程设计用图专用章 Stamp for Engineering Design			
建设单位 Client			
韶关市曲江区政府投资建设项目建设中心			
工程名称 Proj. Name			
韶关市曲江区委党校基础设施建设项目			
子项名称 Sub-Project Name			
审 定			
李 棋			
李 棋			
项目负责			
Project Architect			
韦 奔			
专业负责			
Special Field in Charge			
王旭枫			
设计			
Design Checked			
王旭枫			
设计			
Design			
罗若辉			
制 图			
Drawn			
图纸名称 Drawing title			
二层基础接地平面图			
图 别			
Drawing Type			
施工图			
施 工 图			
L131201			
专 业			
Discipline			
电 气			
比 例			
Scale			
1:100			