


建筑	ARCHITECTURE			电气	ELECTRICAL
结构	STRUCTURE			弱电	TELECOM
给排水	PLUMBING			总图	SITE PLAN
暖通	MECHANICAL				

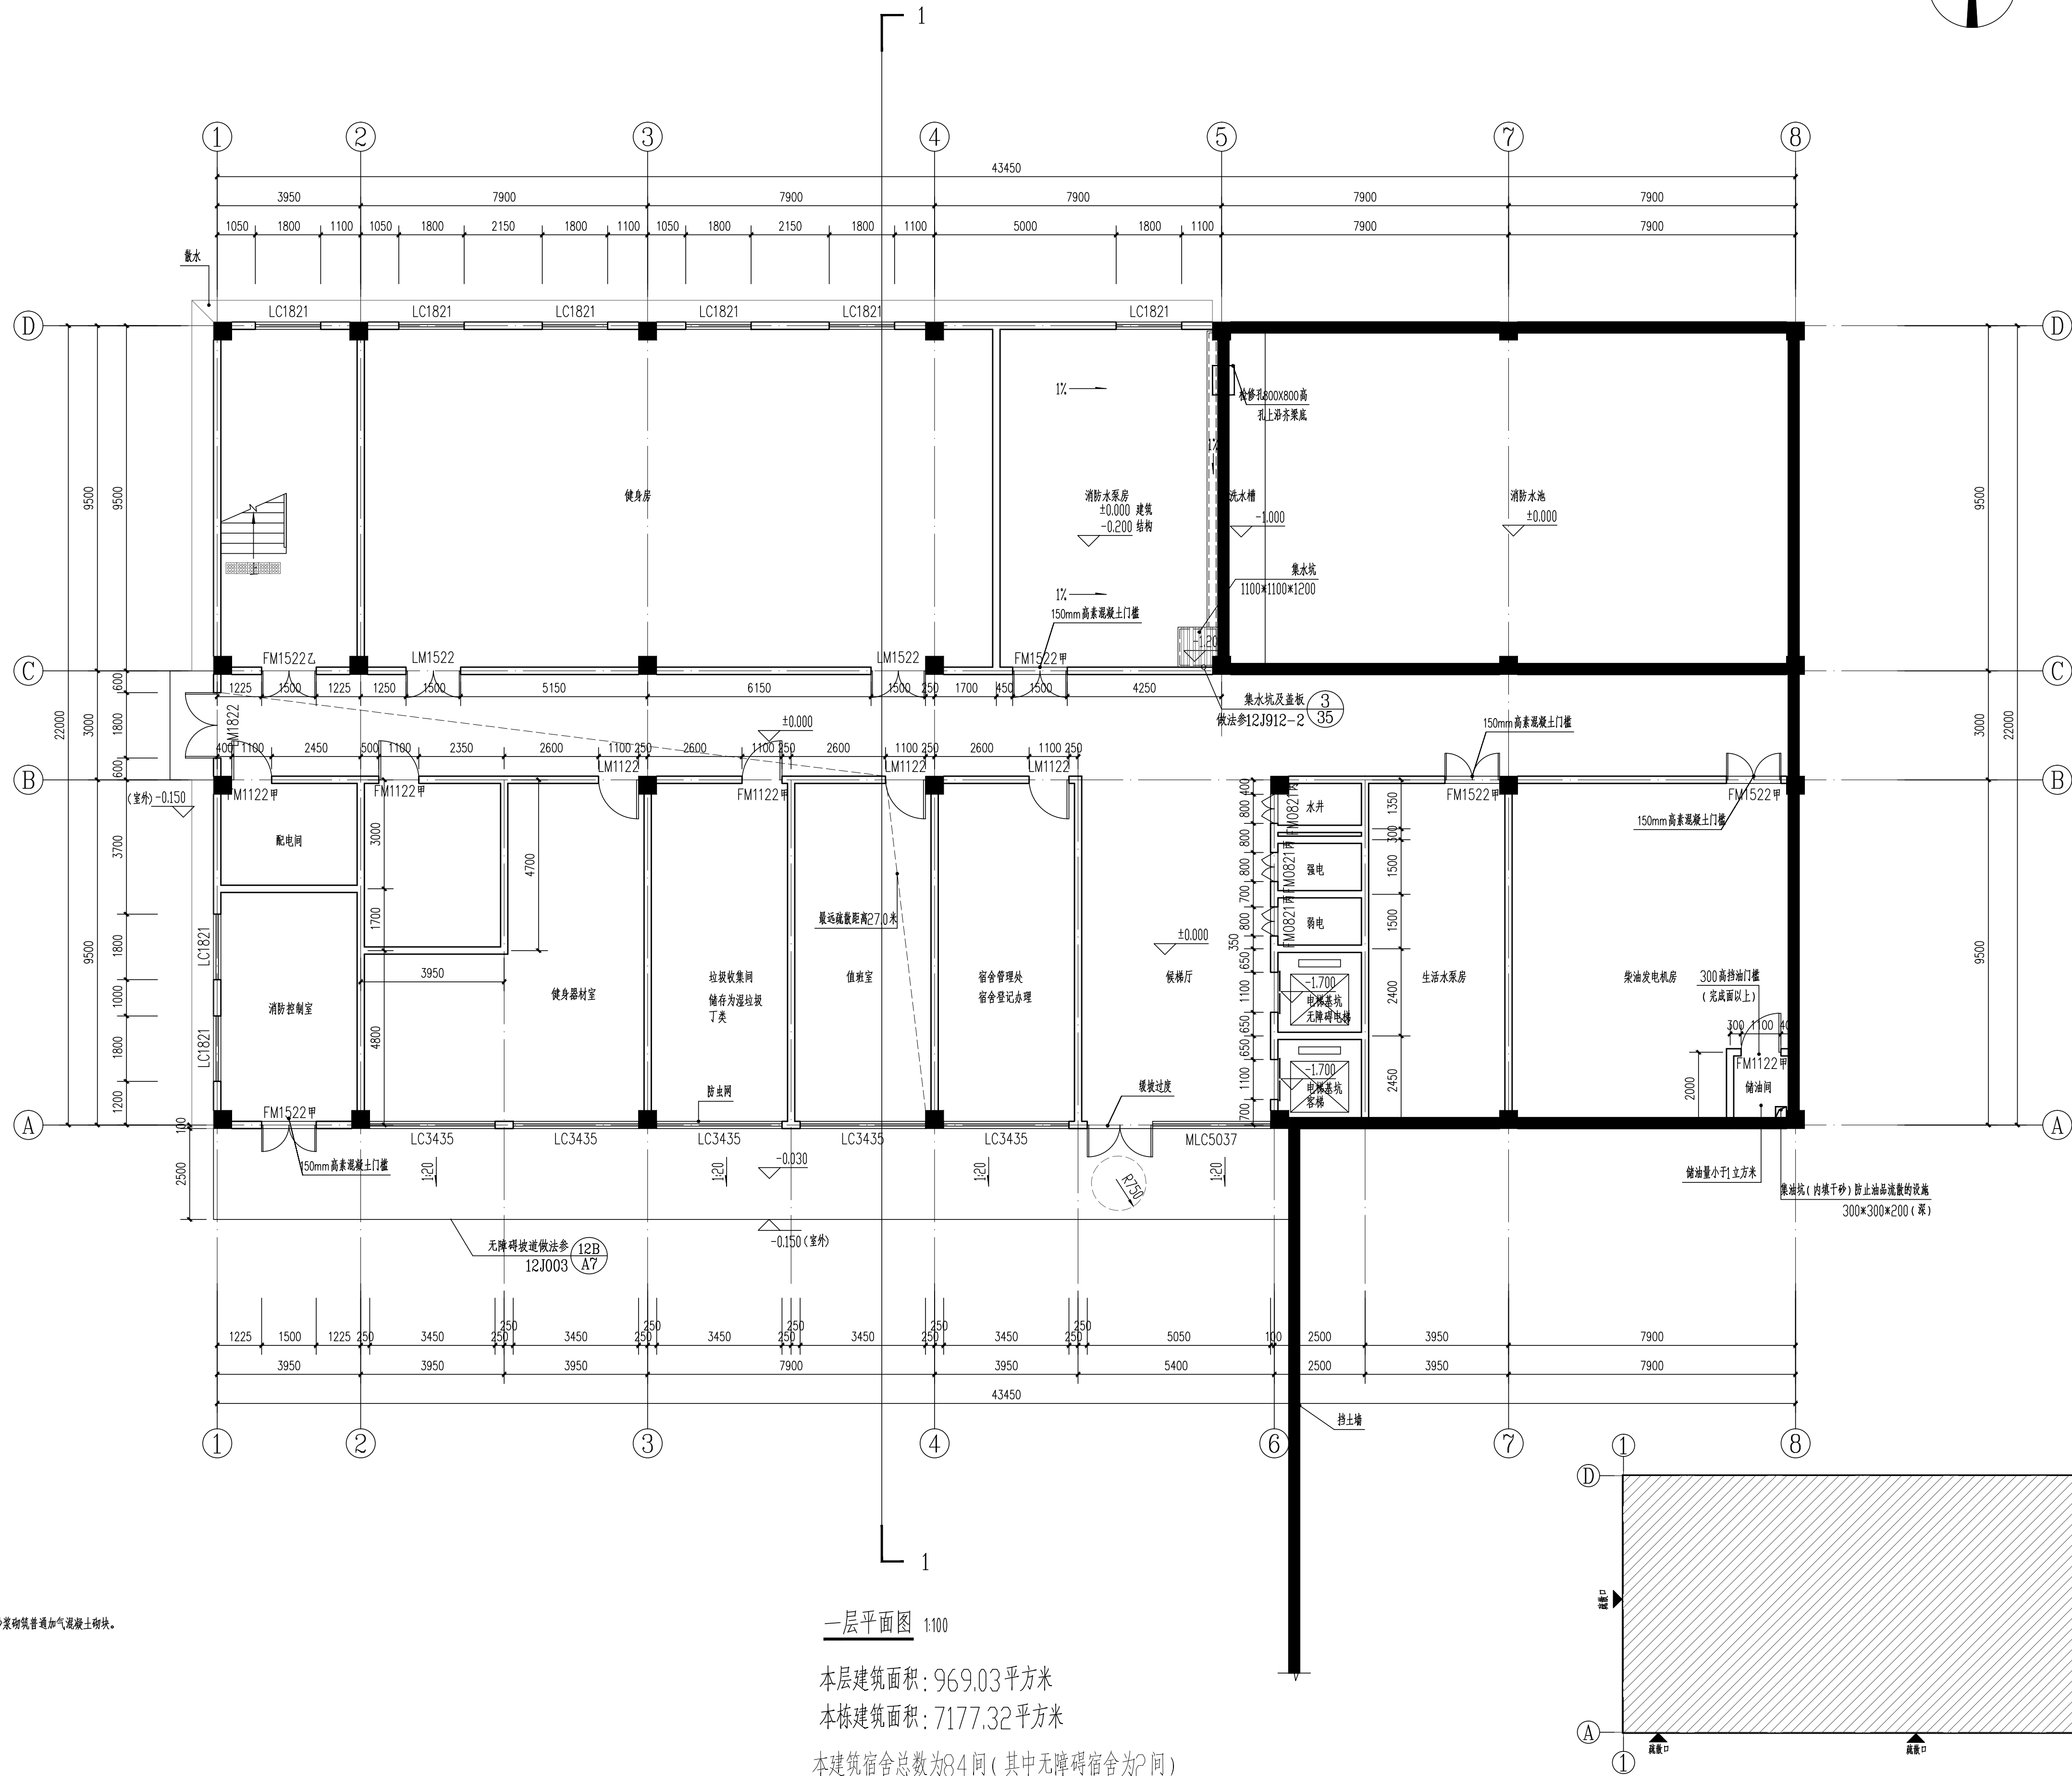

2. 浇筑上盖, 定位点详见图, 图中所有未标明门扇及尺寸为均门边至墙边100mm或墙齐结构柱安装。
3. 卫生间门: 室内面板标高离地面20mm。
4. 水表箱、消防栓留洞: 水流构造详见详图。
5. 雨水主管采用 $\phi 110UPVC$ 管, 空调冷凝管采用 $\phi 50PVC$ 管, 空调冷凝水管垂直而设时, 水流坡大至1:6。
6. 未注明排水坡度为1%。
7. $\square$ 室内通风口。
8. 设备管井预留洞: 详见暖通施工图。
9. 立柜式空调机组: 详见暖通 $\phi 100PVC$ 管, 留洞: 洞中距底250, 洞中距墙边150。

本建筑宿舍总数为84间(其中无障碍宿舍为2间)

本层共设置5个主要通向室外出区,设计疏散宽度:1.80+1.80+1.80=5.40M。
楼层最远点到疏散出口距离为27.0米,设置喷淋系统,满足疏散要求。

HYP
DESIGN
WUAMPOA

广州黄埔建筑设计院有限公司
GUANGZHOU HUANGPU ARCHITECTURAL DESIGN INSTITUTE CO., LTD.

□ 建筑工程设计甲级证书:	A244018920
□ 城乡规划编制乙级证书:	粤自资规乙字22440022
□ 工程勘察设计乙级证书:	B244056666
□ 市政行业设计乙级证书:	A244018920
□ 风景园林设计乙级证书:	A244018920

图纸用途:

平面位置示意 Key Plan

附注:

工程设计出图专用章 Stamp for Engineering Design

韶关市曲江

韶大市曲江区

審 定	
-----	--

审 定 Approved	李绍贵	李绍贵
审 核 Examined	韦 奔	韦 奔
项目负责 Proj. Architect	韦 奔	韦 奔
专业负责 Special Field in Charge	阳秀明	阳秀明
校 对 Design Checked	宋振民	宋振民
设 计 Design	梁国瑞	梁国瑞
制 图 Drawn		

一层平面图

图 别 DWG. STYLE	施工图	专 业 Discipline	建筑
设计编号 Design NO.	L131201	比 例 Scale	1:100
图 号 DWG. NO.	建施-08	日 期 Date	2025.07

图纸盖章后有效