

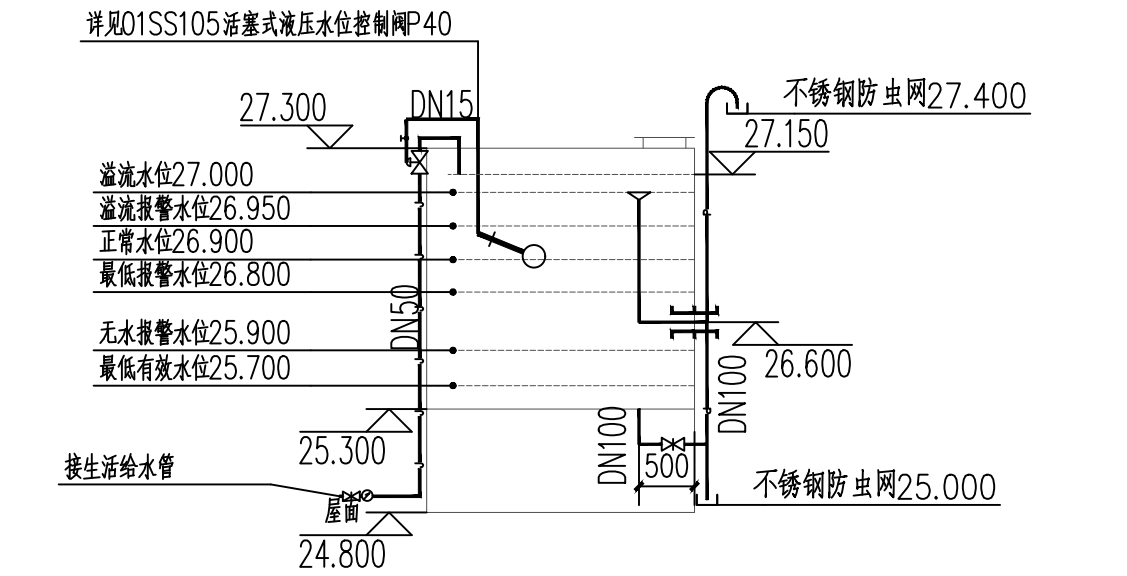


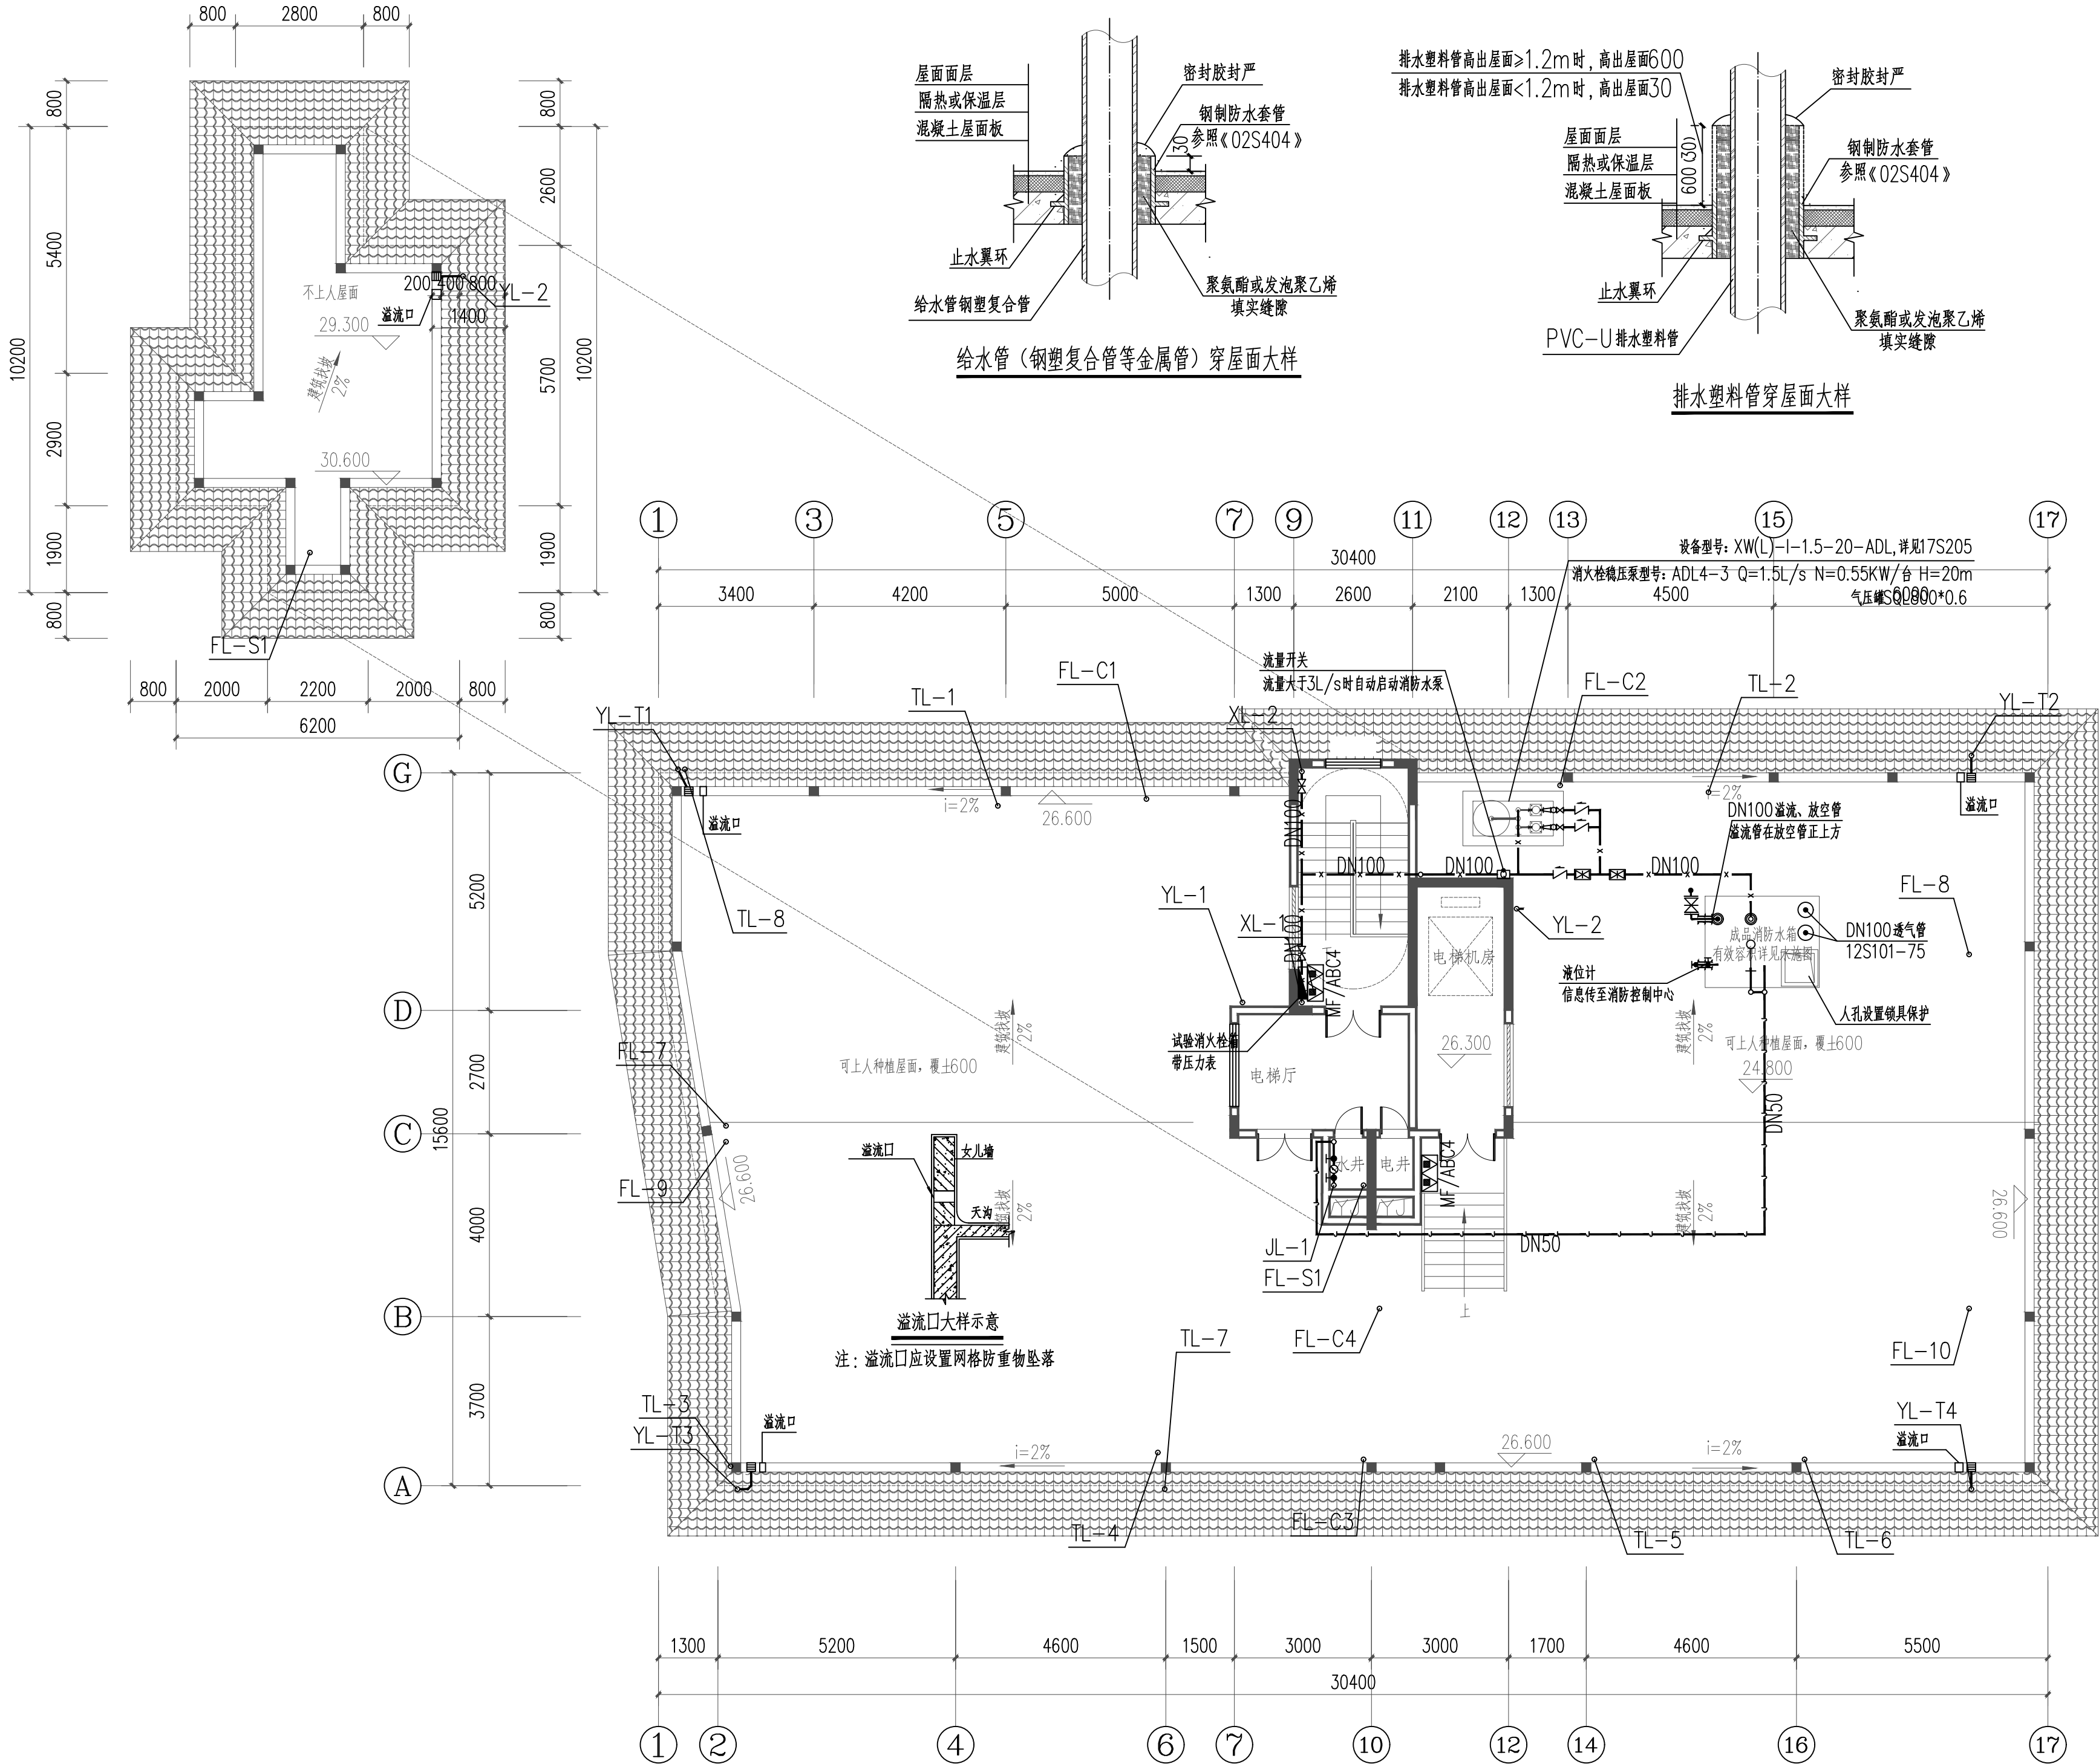

消防水箱安装剖面图一

天面消防水池进水管均设置阀门箱保护

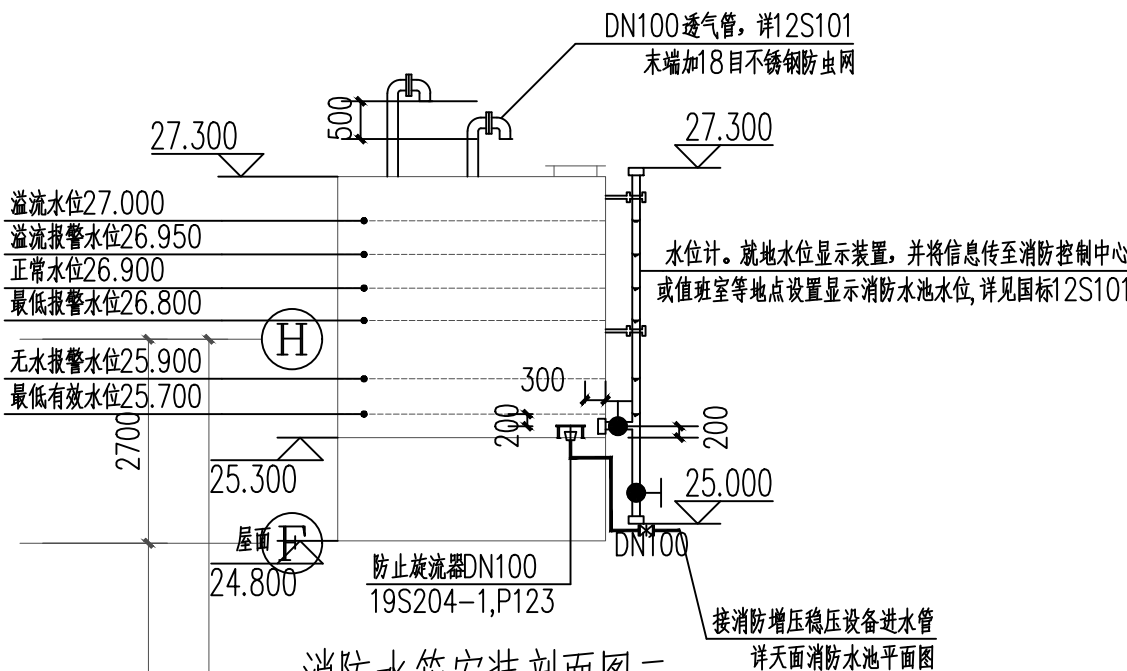

消防水箱安装剖面图二

天面消防水池进水管均设置阀门箱保护

屋面层给排水平面图 1:100

备注

设计单位

仁化县建筑设计室

资质证书编号: A244412528

建设单位

仁化县市政工程公司

项目名称

原中医院宿舍楼重建项目

子项名称

业务号

202560

出图日期

2026.04

图别

水施

图号

SS-12

比例

1:100

图纸名称

屋面层给排水平面图

职责

姓名

签字

审定

刘彬传

刘彬传

审核

李东平

李东平

项目负责人

李东平

专业负责人

宫宇

宫宇

校对

杨凯

杨凯

设计

宫宇

宫宇

制图

宫宇

宫宇

注册执业专用章

单位出图专用章

本图须加盖出图签章, 否则一律无效。