
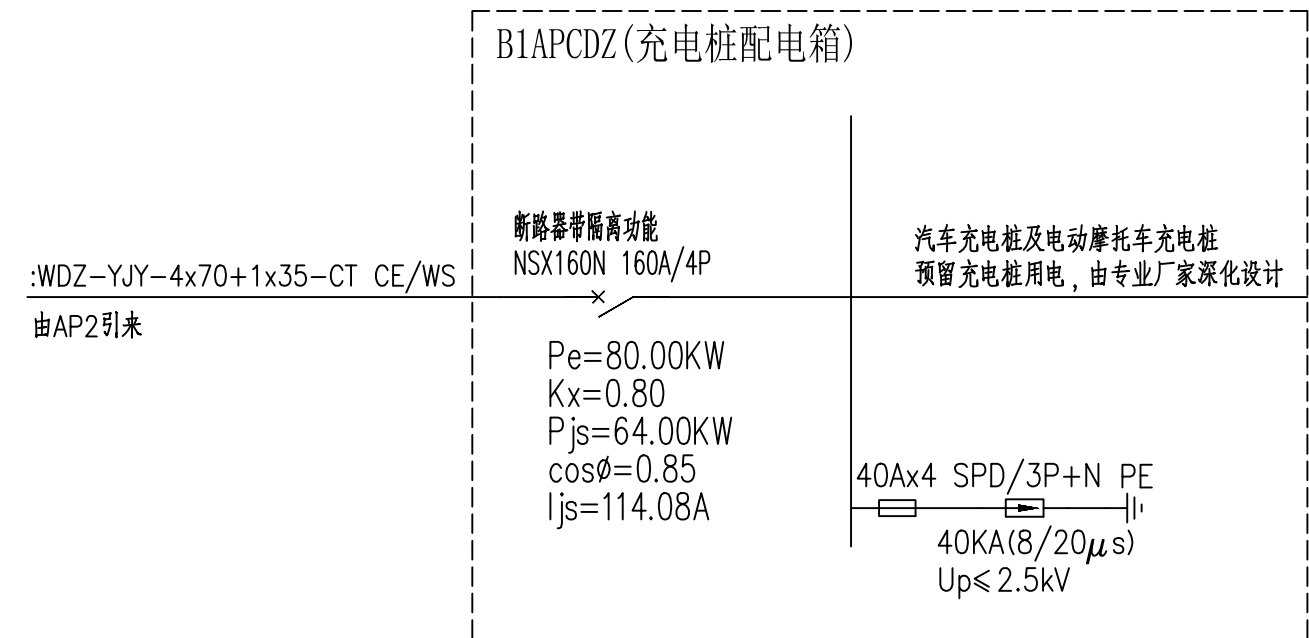
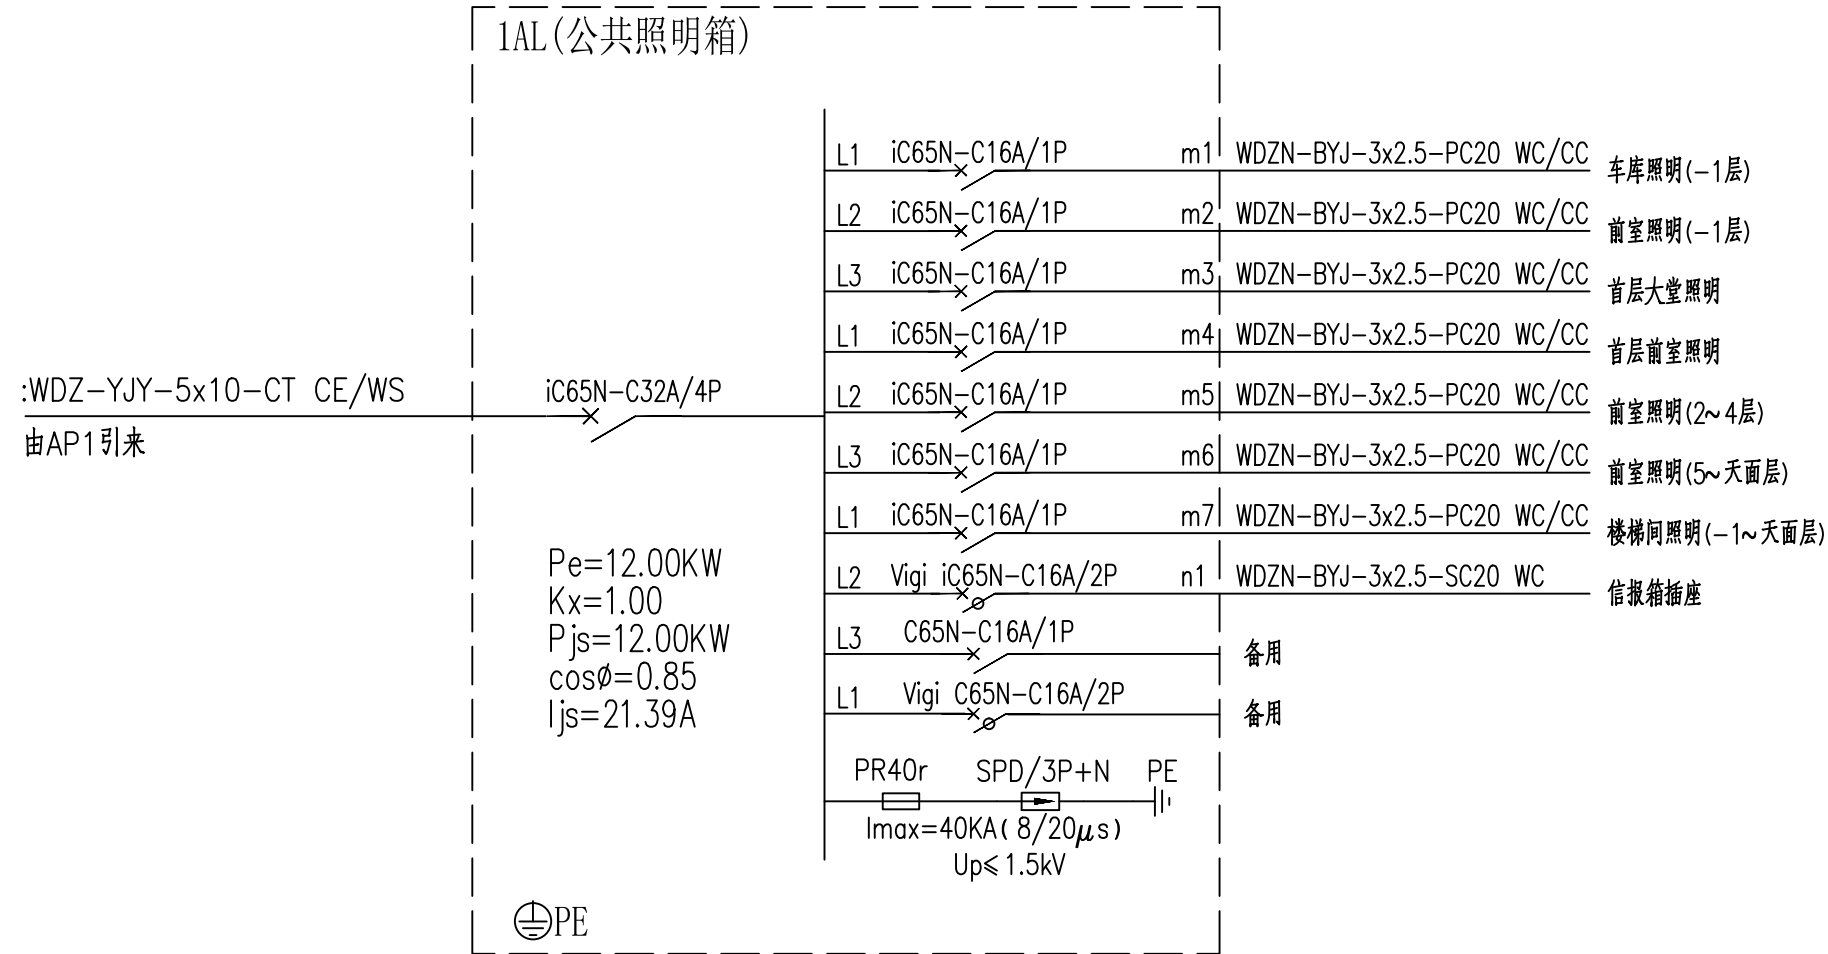
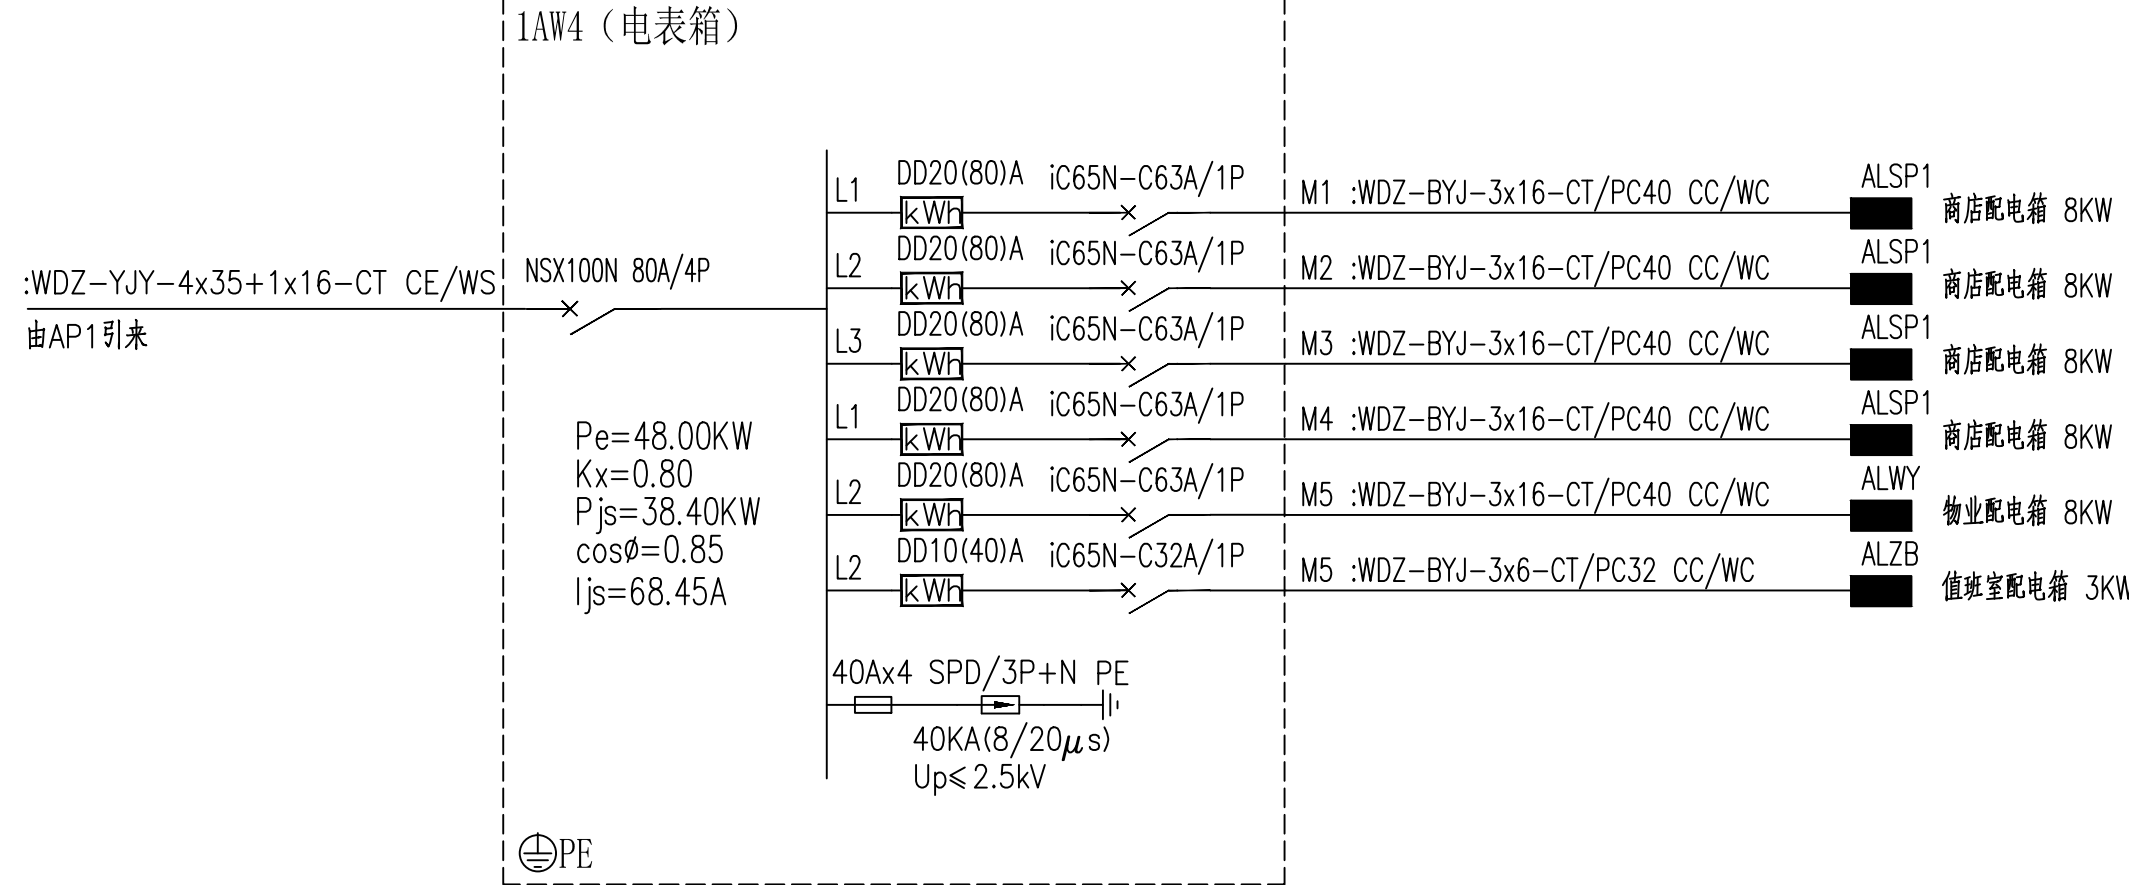
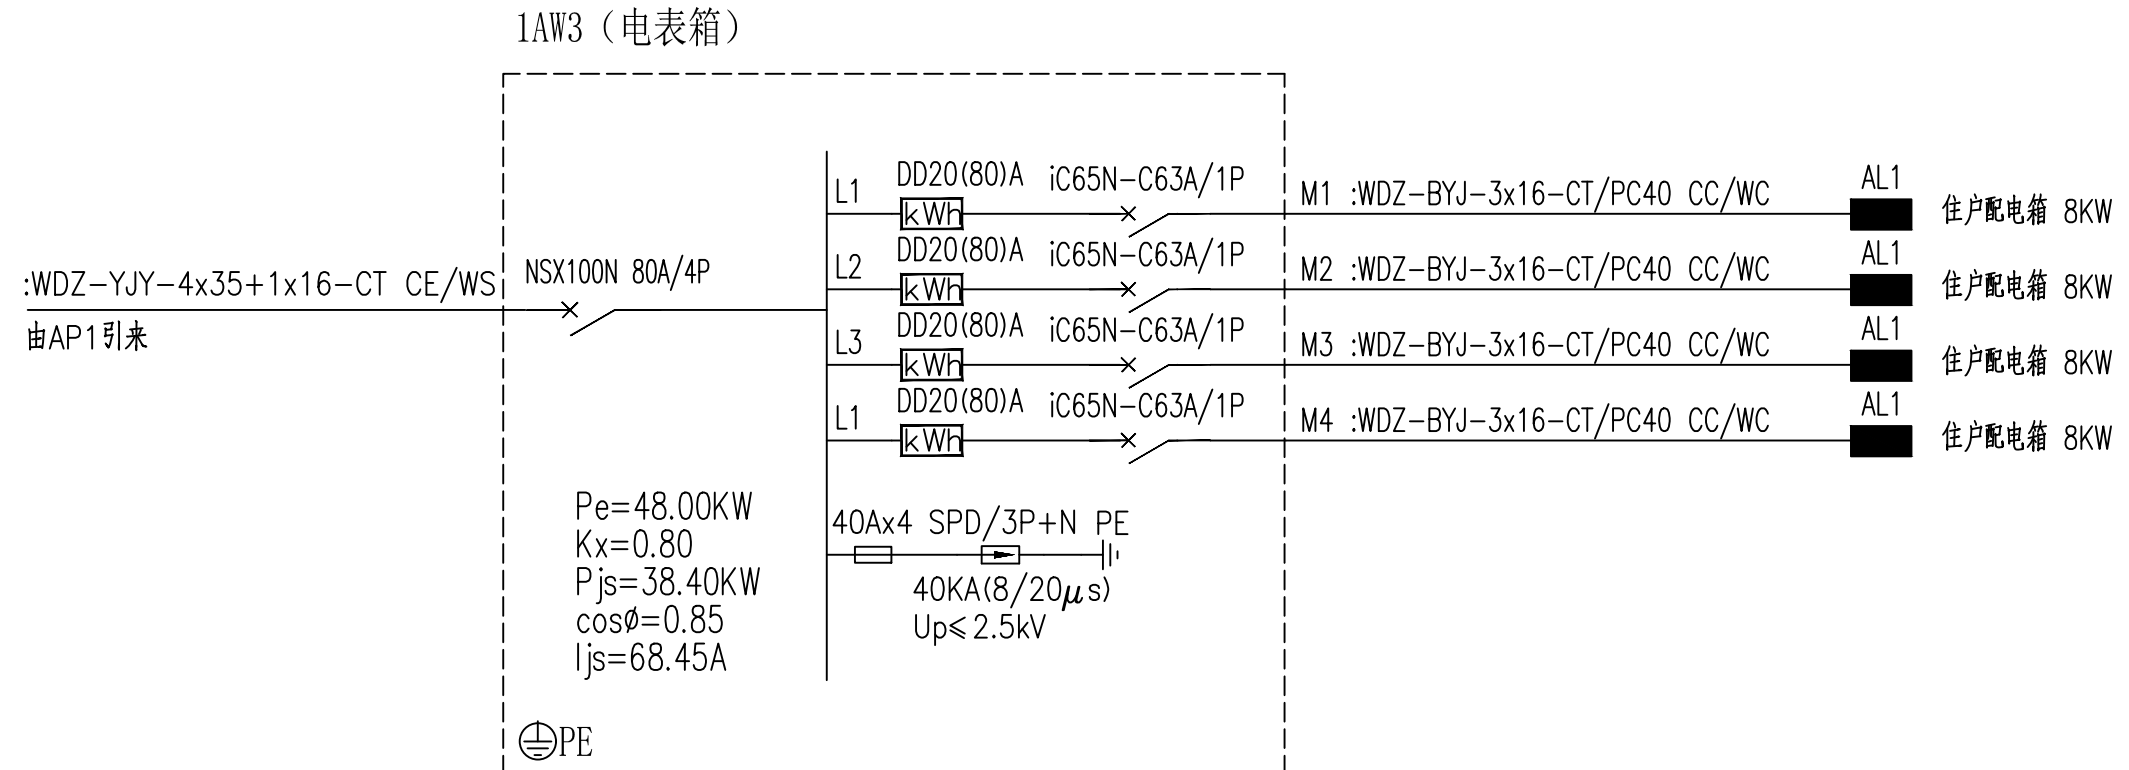
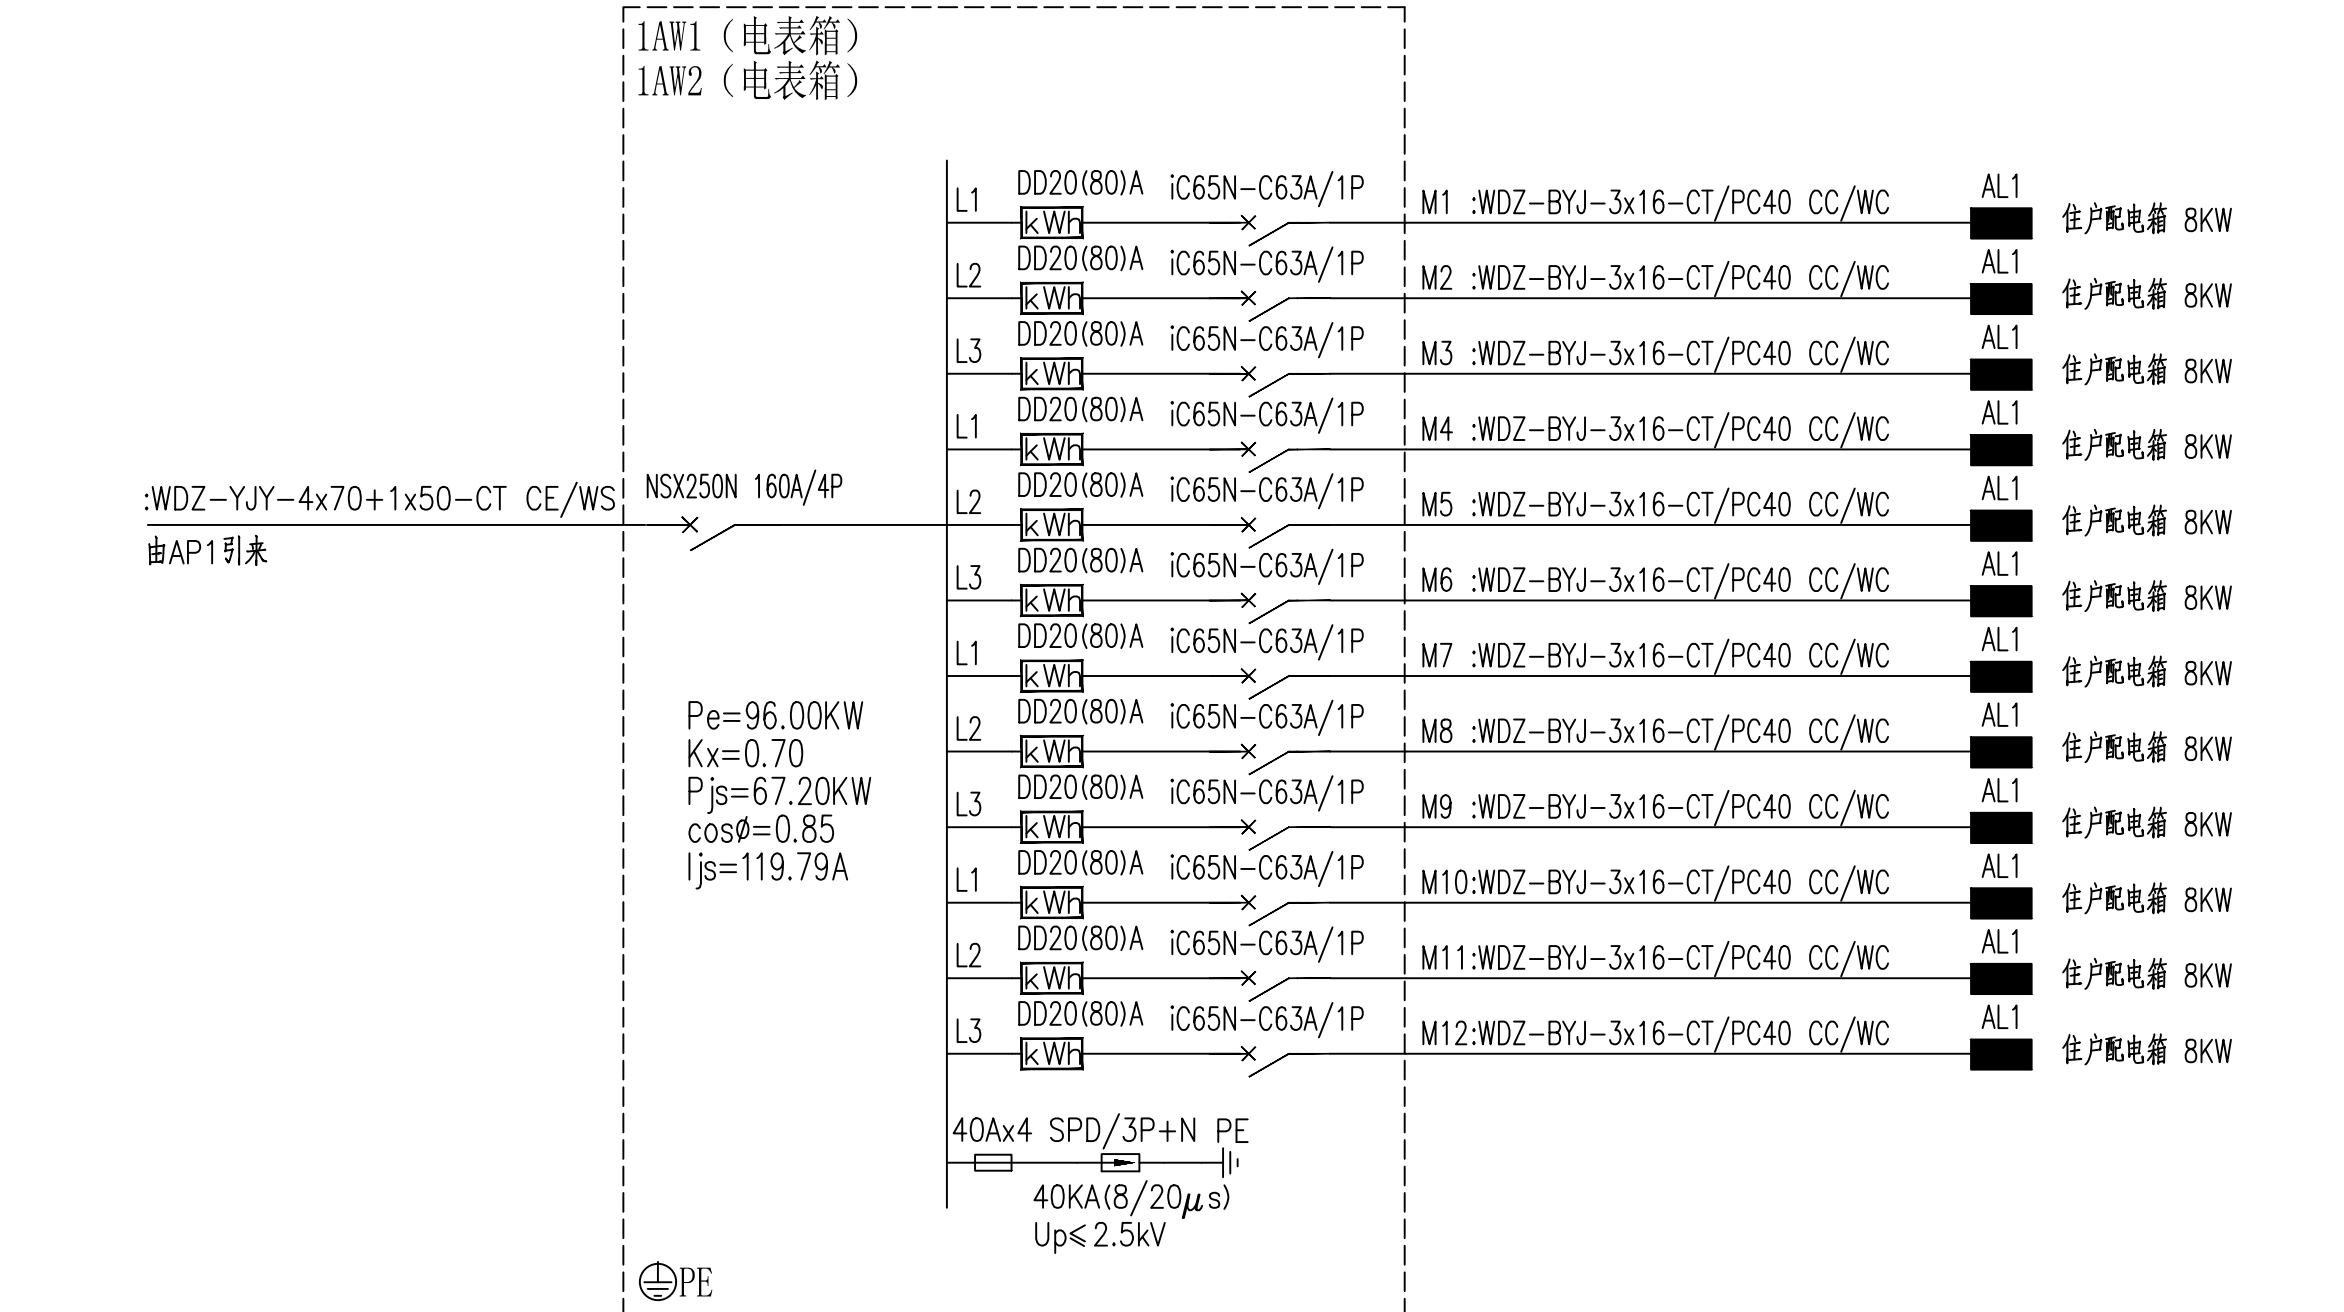
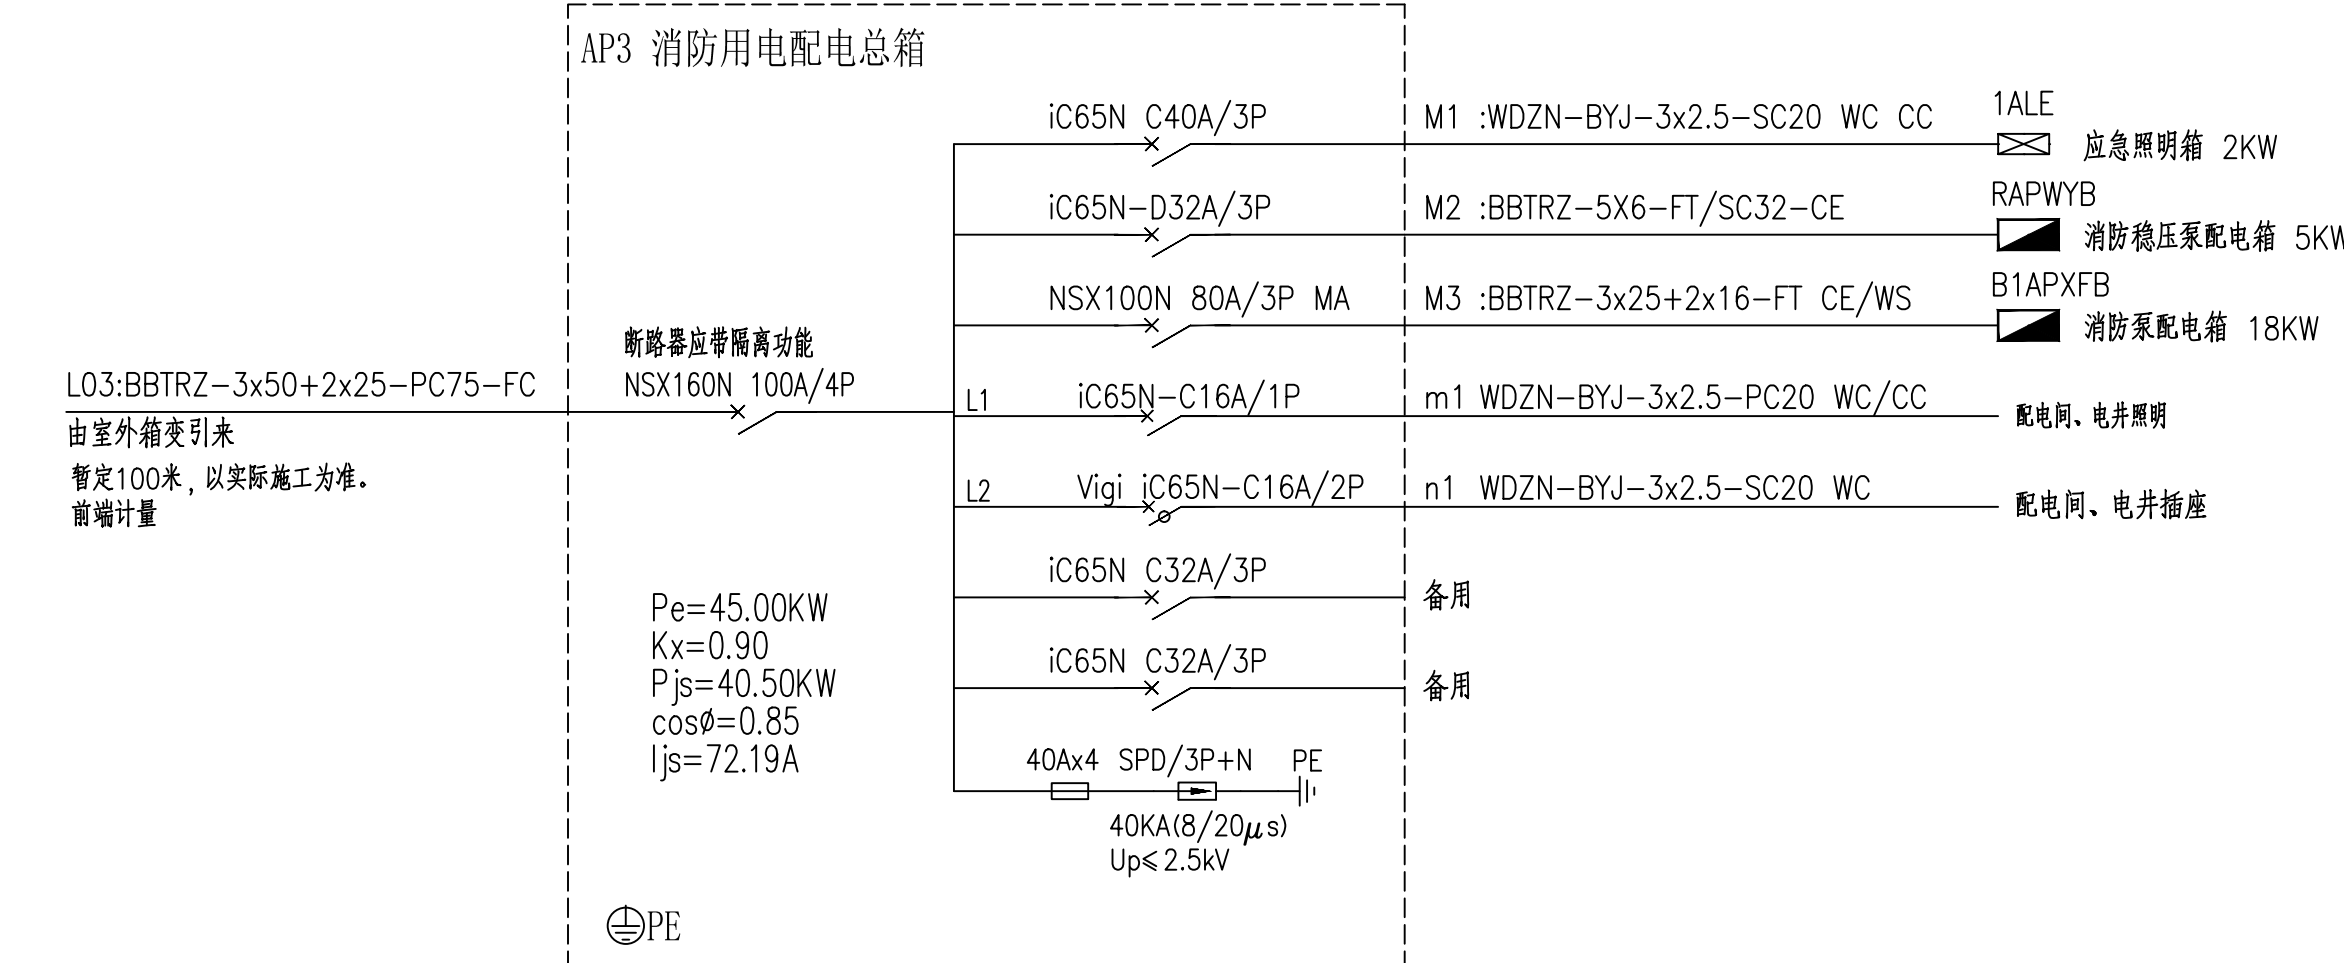
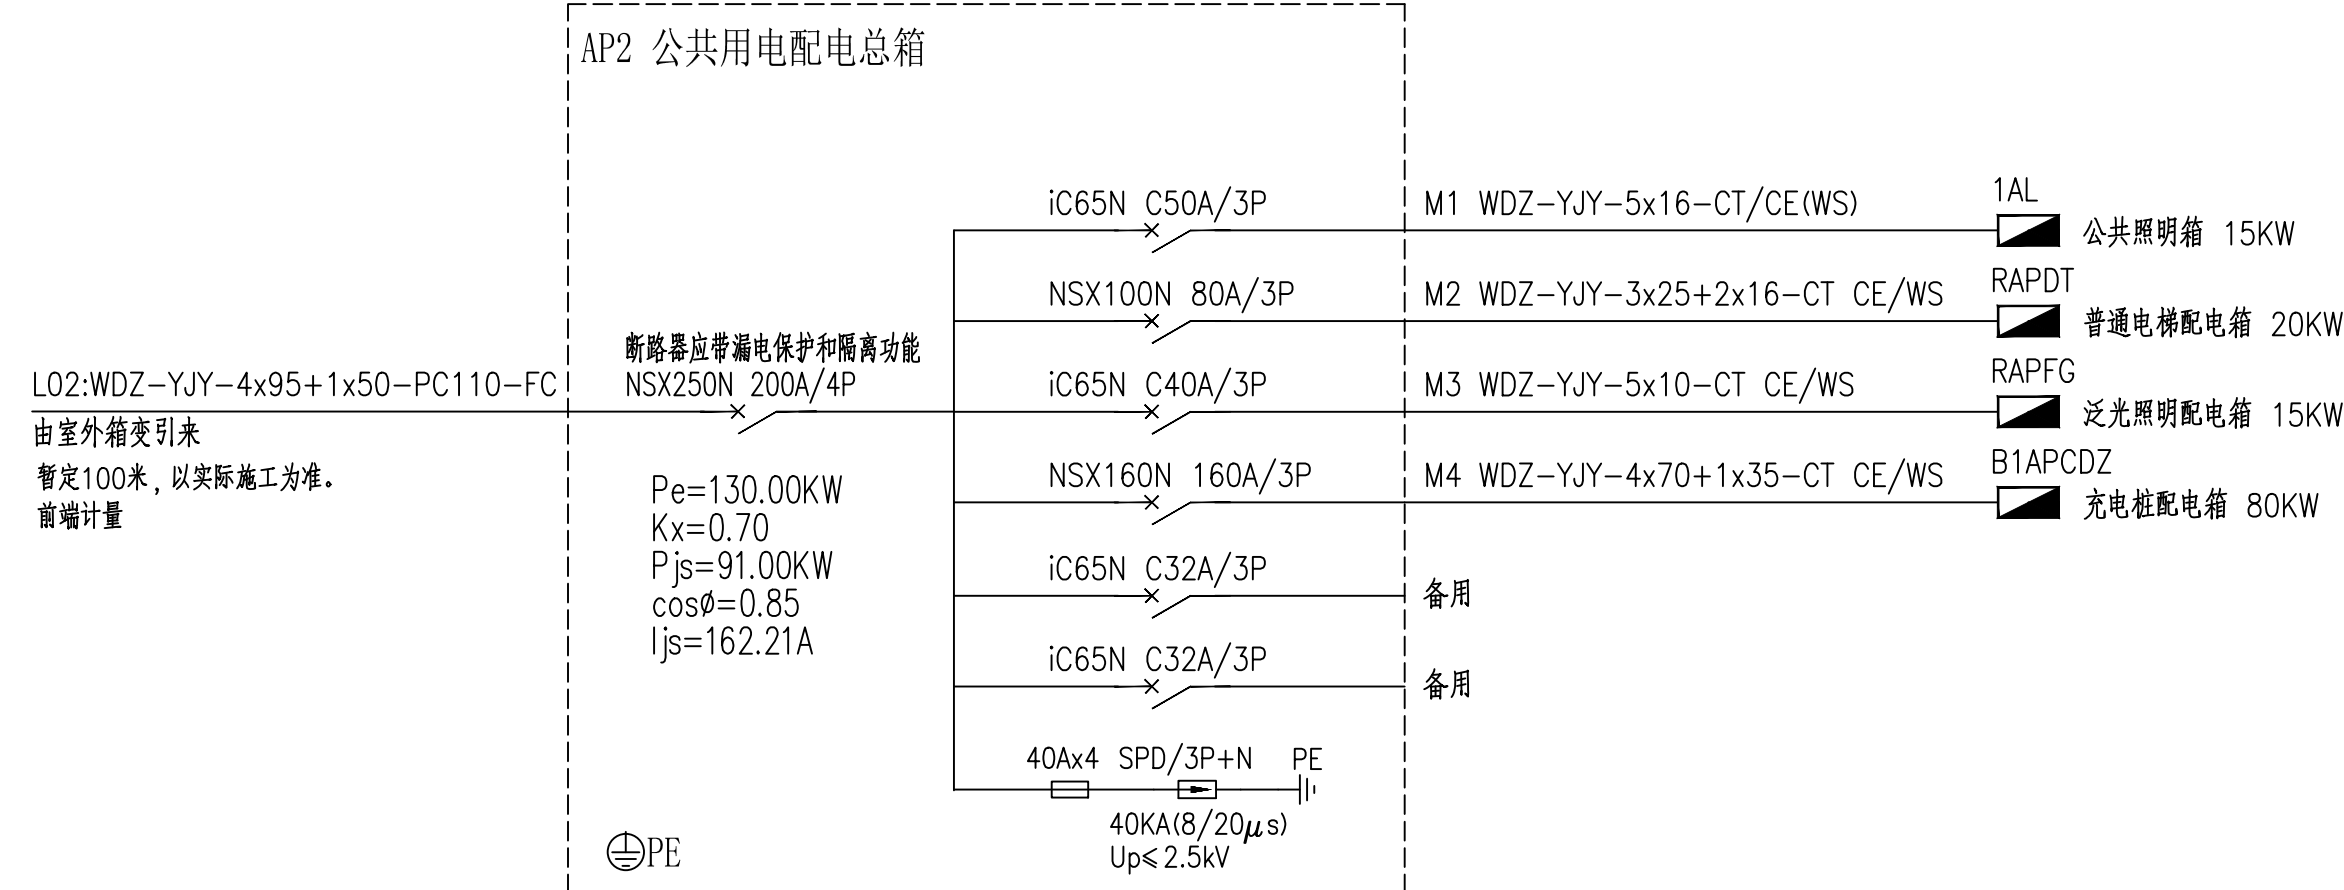


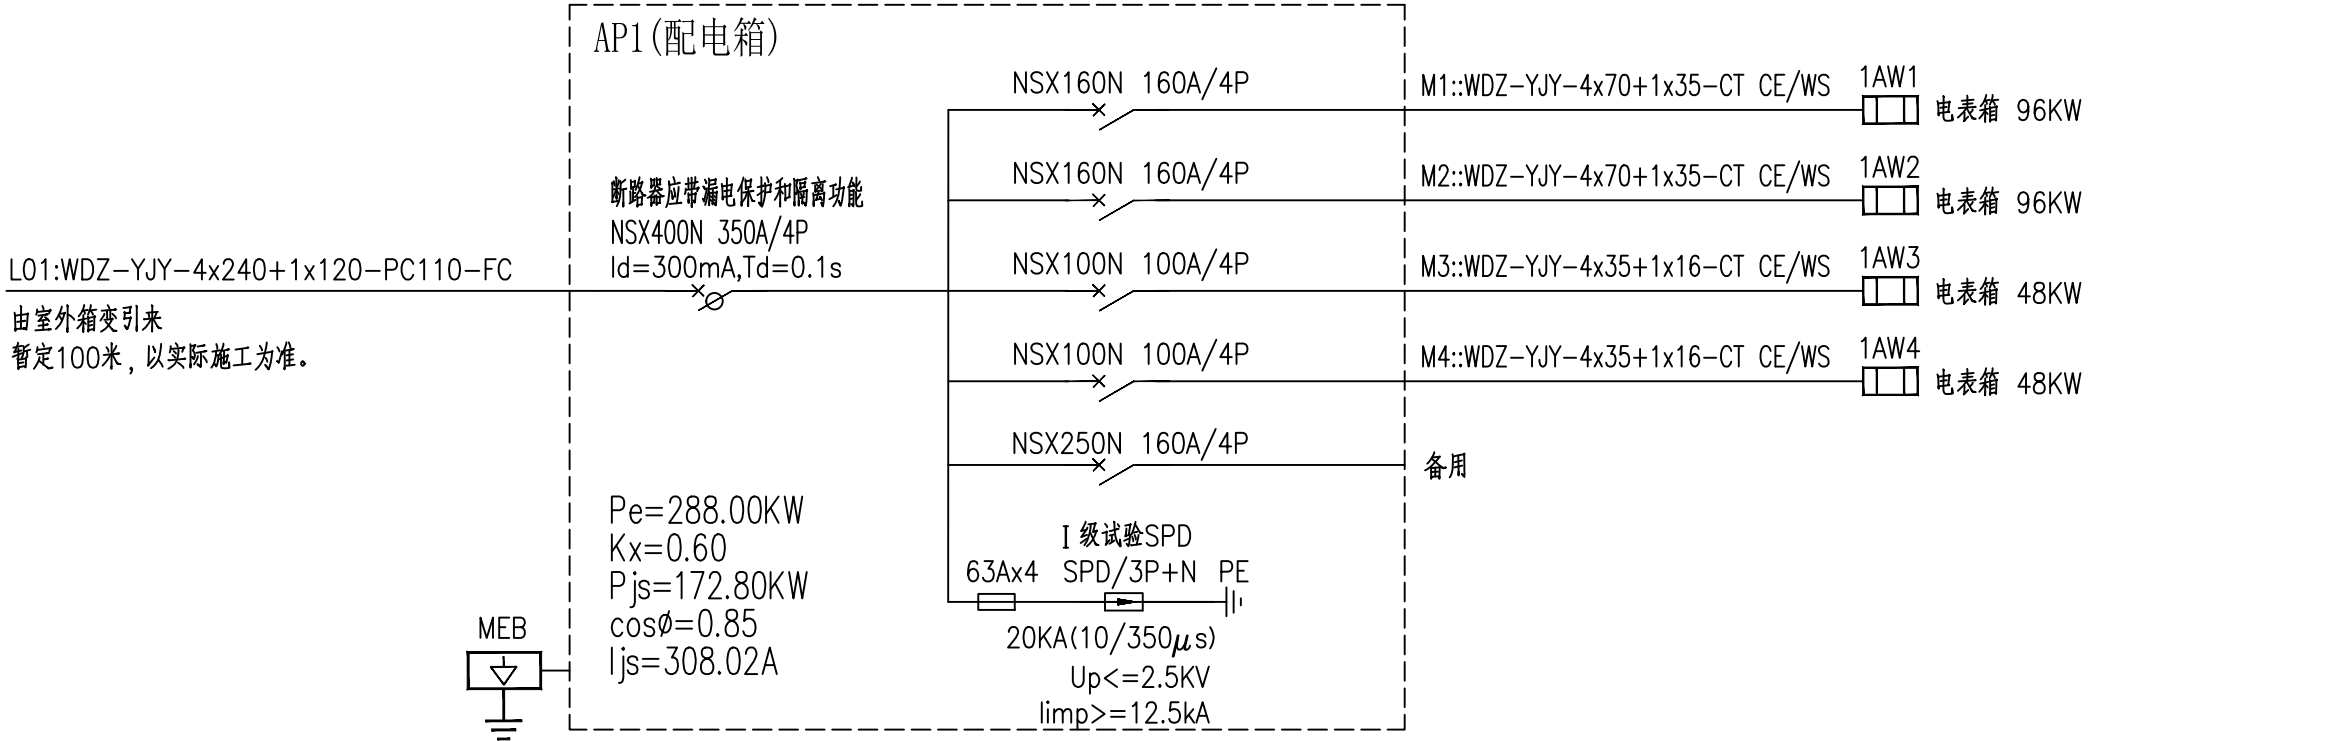

注：凡漏电开关未注明漏电动作电流及漏电动作时间者，漏电断路器的漏电动作电流为Id=30mA,漏电动作时间为Td<0.1s。

注：消防设备的配电回路中的断路器取消防保护功能。

备注

设计单位

仁化县建筑设计室

资质证书编号：A244412528

建设单位

仁化县市政工程有限公司

项目名称

原中医院宿舍楼重建项目

子项名称	
业务号	202560
出图日期	2026.04
图别	电施
图号	DS-06
比例	1:100

图纸名称

配电箱系统图一

职 责	姓 名	签 字
审 定	刘彬传	刘彬传
审 核	李东平	李东平
项目负责人	李东平	李东平
专业负责人	刘雨田	刘雨田
校 对	杨 凯	杨 凯
设 计	刘雨田	刘雨田
制 图	刘雨田	刘雨田

注册执业专用章

单位出图专用章

本图须加盖出图签章，否则一律无效。