


日期				
姓名	—	—	—	—
专业	交通	电气	绿化	
日期				
姓名	—	—	—	—
专业	道路	桥梁	排水	

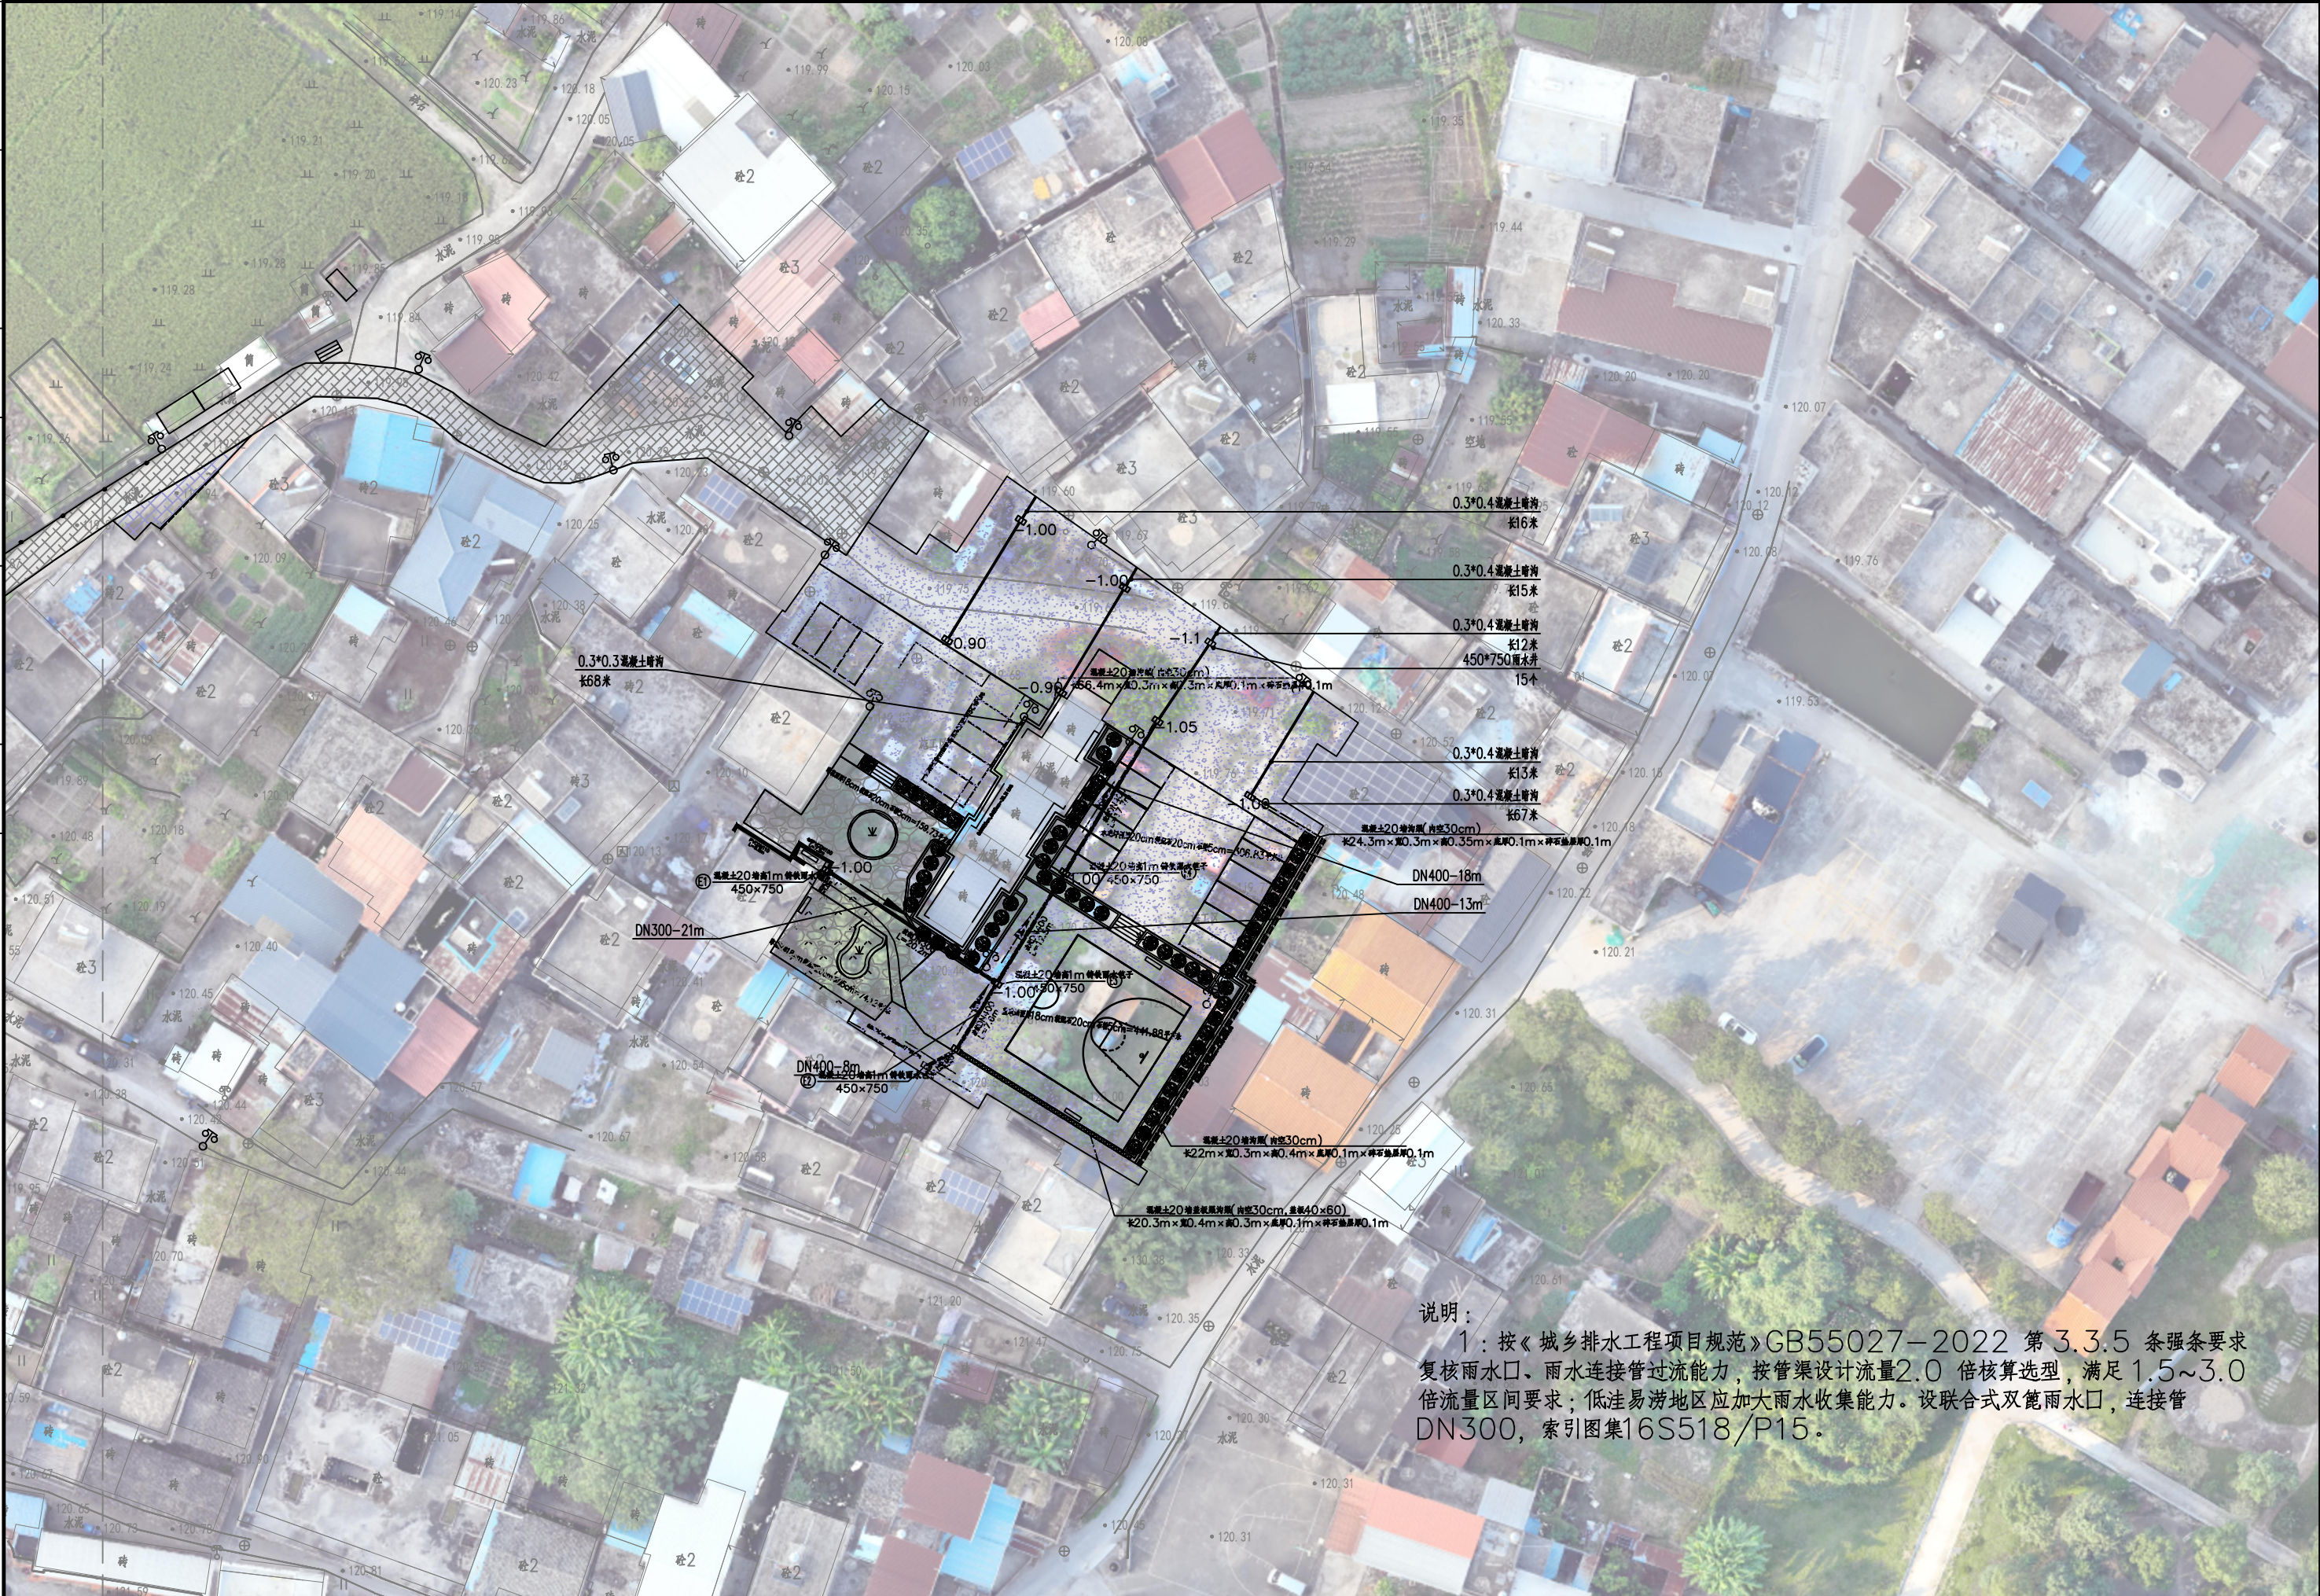

说明：
1：按《城乡排水工程项目规范》GB55027—2022 第3.3.5条强条要求复核雨水口、雨水连接管过流能力，按管渠设计流量2.0倍核算选型，满足1.5~3.0倍流量区间要求；低洼易涝地区应加大雨水收集能力。设联合式双篦雨水口，连接管DN300，索引图集16S518/P15。

 广州博厦建筑设计研究院有限公司 GUANGZHOU BOSHA ARCHITECTURAL DESIGN INSTITUTE CO., LTD.	工程名称	翁源县“百千万工程”之全域推进农村人居环境整治建设项目(三期)(周陂镇第四批典型村)	设计	张晓宇 	专业负责人	张晓宇 	审核	魏中华 	专业	市政	工程编号	2026-(SG)-001	阶段	施工图
	图名	十三、十四组排水改造平面图	校对	郑海涛 	项目负责人	张威 	审定	徐序 	比例	图示	图号	JS-17	日期	2026年05月