



专业	姓名	日期	专业	姓名	日期
建筑			建筑		
结构			结构		
给排水			给排水		
电气			电气		
暖通			暖通		

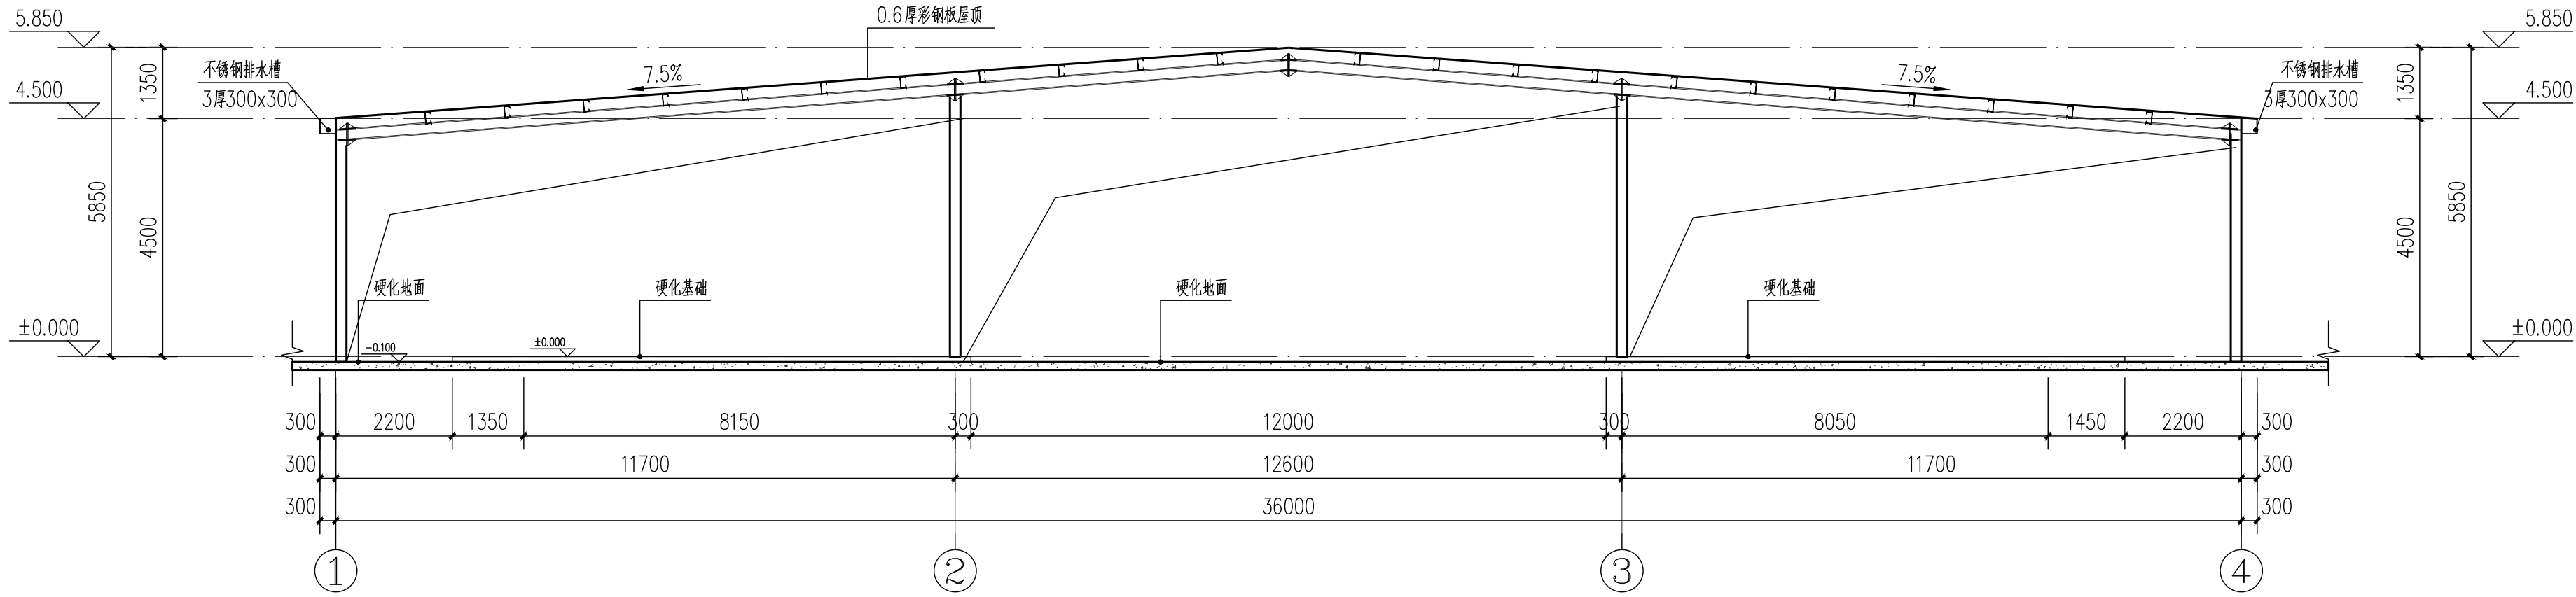

①~④轴立面图 1:100

①~④轴立面图与③~①轴立面图互为镜像关系

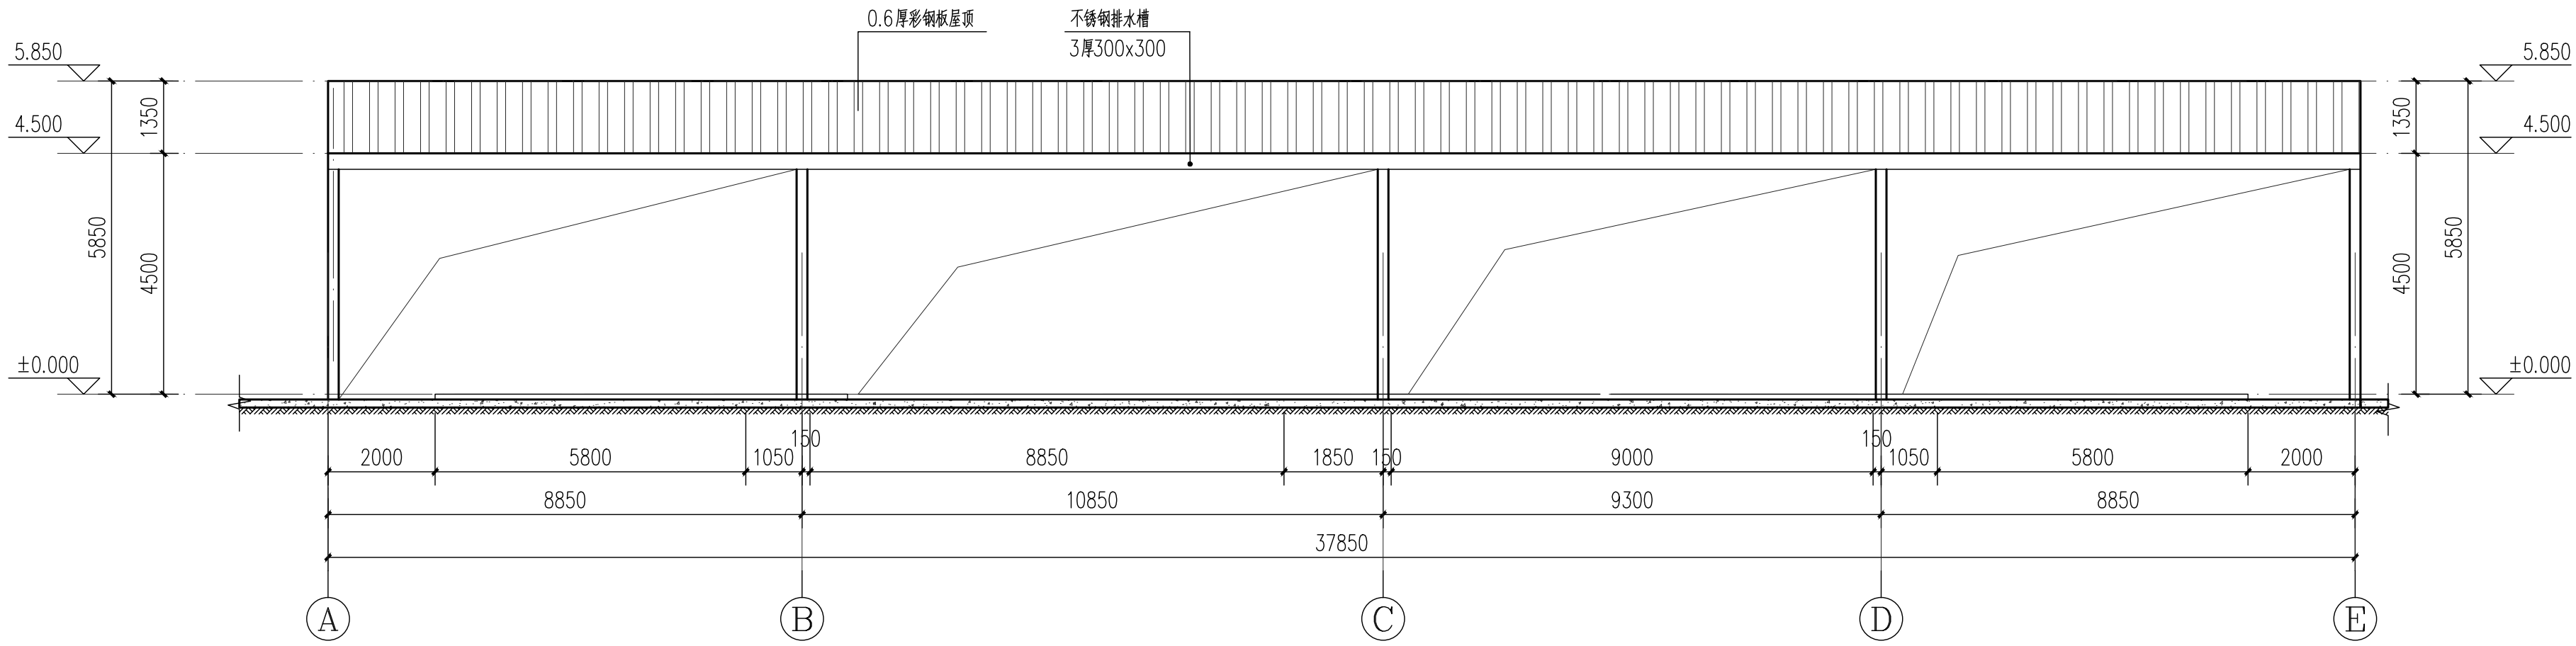

⑤~⑨轴立面图 1:100

⑤~⑨轴立面图与⑨~⑤轴立面图互为镜像关系

广州建筑
产业开发有限公司

Guangzhou Construction Industry Development Co., Ltd.

建筑甲级: A14003479 工程勘察专业类岩土工程勘察乙级: E244046850
城乡规划编制资质证书 乙级 编号: 粤自资规乙字 2340123
市政行业(给水工程、排水工程、道路工程) 专业乙级: A244003476

* 全部设计图则及说明版权属于广州建筑产业开发有限公司, 未经本公司书面同意, 不得使用、抄录及复制。
* 本套图纸需经国家有关部门批准方可施工。

注册师章

出图章

项目负责人 SCHEME CHIEF	吴嘉立	莫嘉立
专业负责人 CHIEF	陈家翰	陈家翰
设计人 DESIGNED	叶伙胜	叶伙胜
制图 DRAWING	叶伙胜	叶伙胜
校对 CHECKED	陈家翰	陈家翰
审核 APPROVED	黄长胜	黄长胜
审定 AUTHORIZED	廖奕斌	廖奕斌

建设单位 ORGANIZATION		南雄市国有资产投资有限责任公司	
南雄市乡村振兴和人居环境整治建设项目 -南雄市乡村振兴特色产业基础设施 建设项目（四期）			
项目 PROJECT		子项名 SUB PROJECT	
业务号 DESIGN NO.		子项号 SUBKEY	
		工作雨棚	
图名 TITLE		立面图、1-1剖面图	
版次 VERSION	1.0	专业 PROFESSIONAL	建 筑
日期 DATE	2025.11	图别 TYPE	施工图
比例 SCALE	详图纸	图号 DRAWN NO.	JS-03