


专业名称	姓名	日期	专业名称	姓名	日期
建筑			建筑		
结构			结构		
给排水			给排水		
暖通			暖通		
电气			电气		
设备			设备		

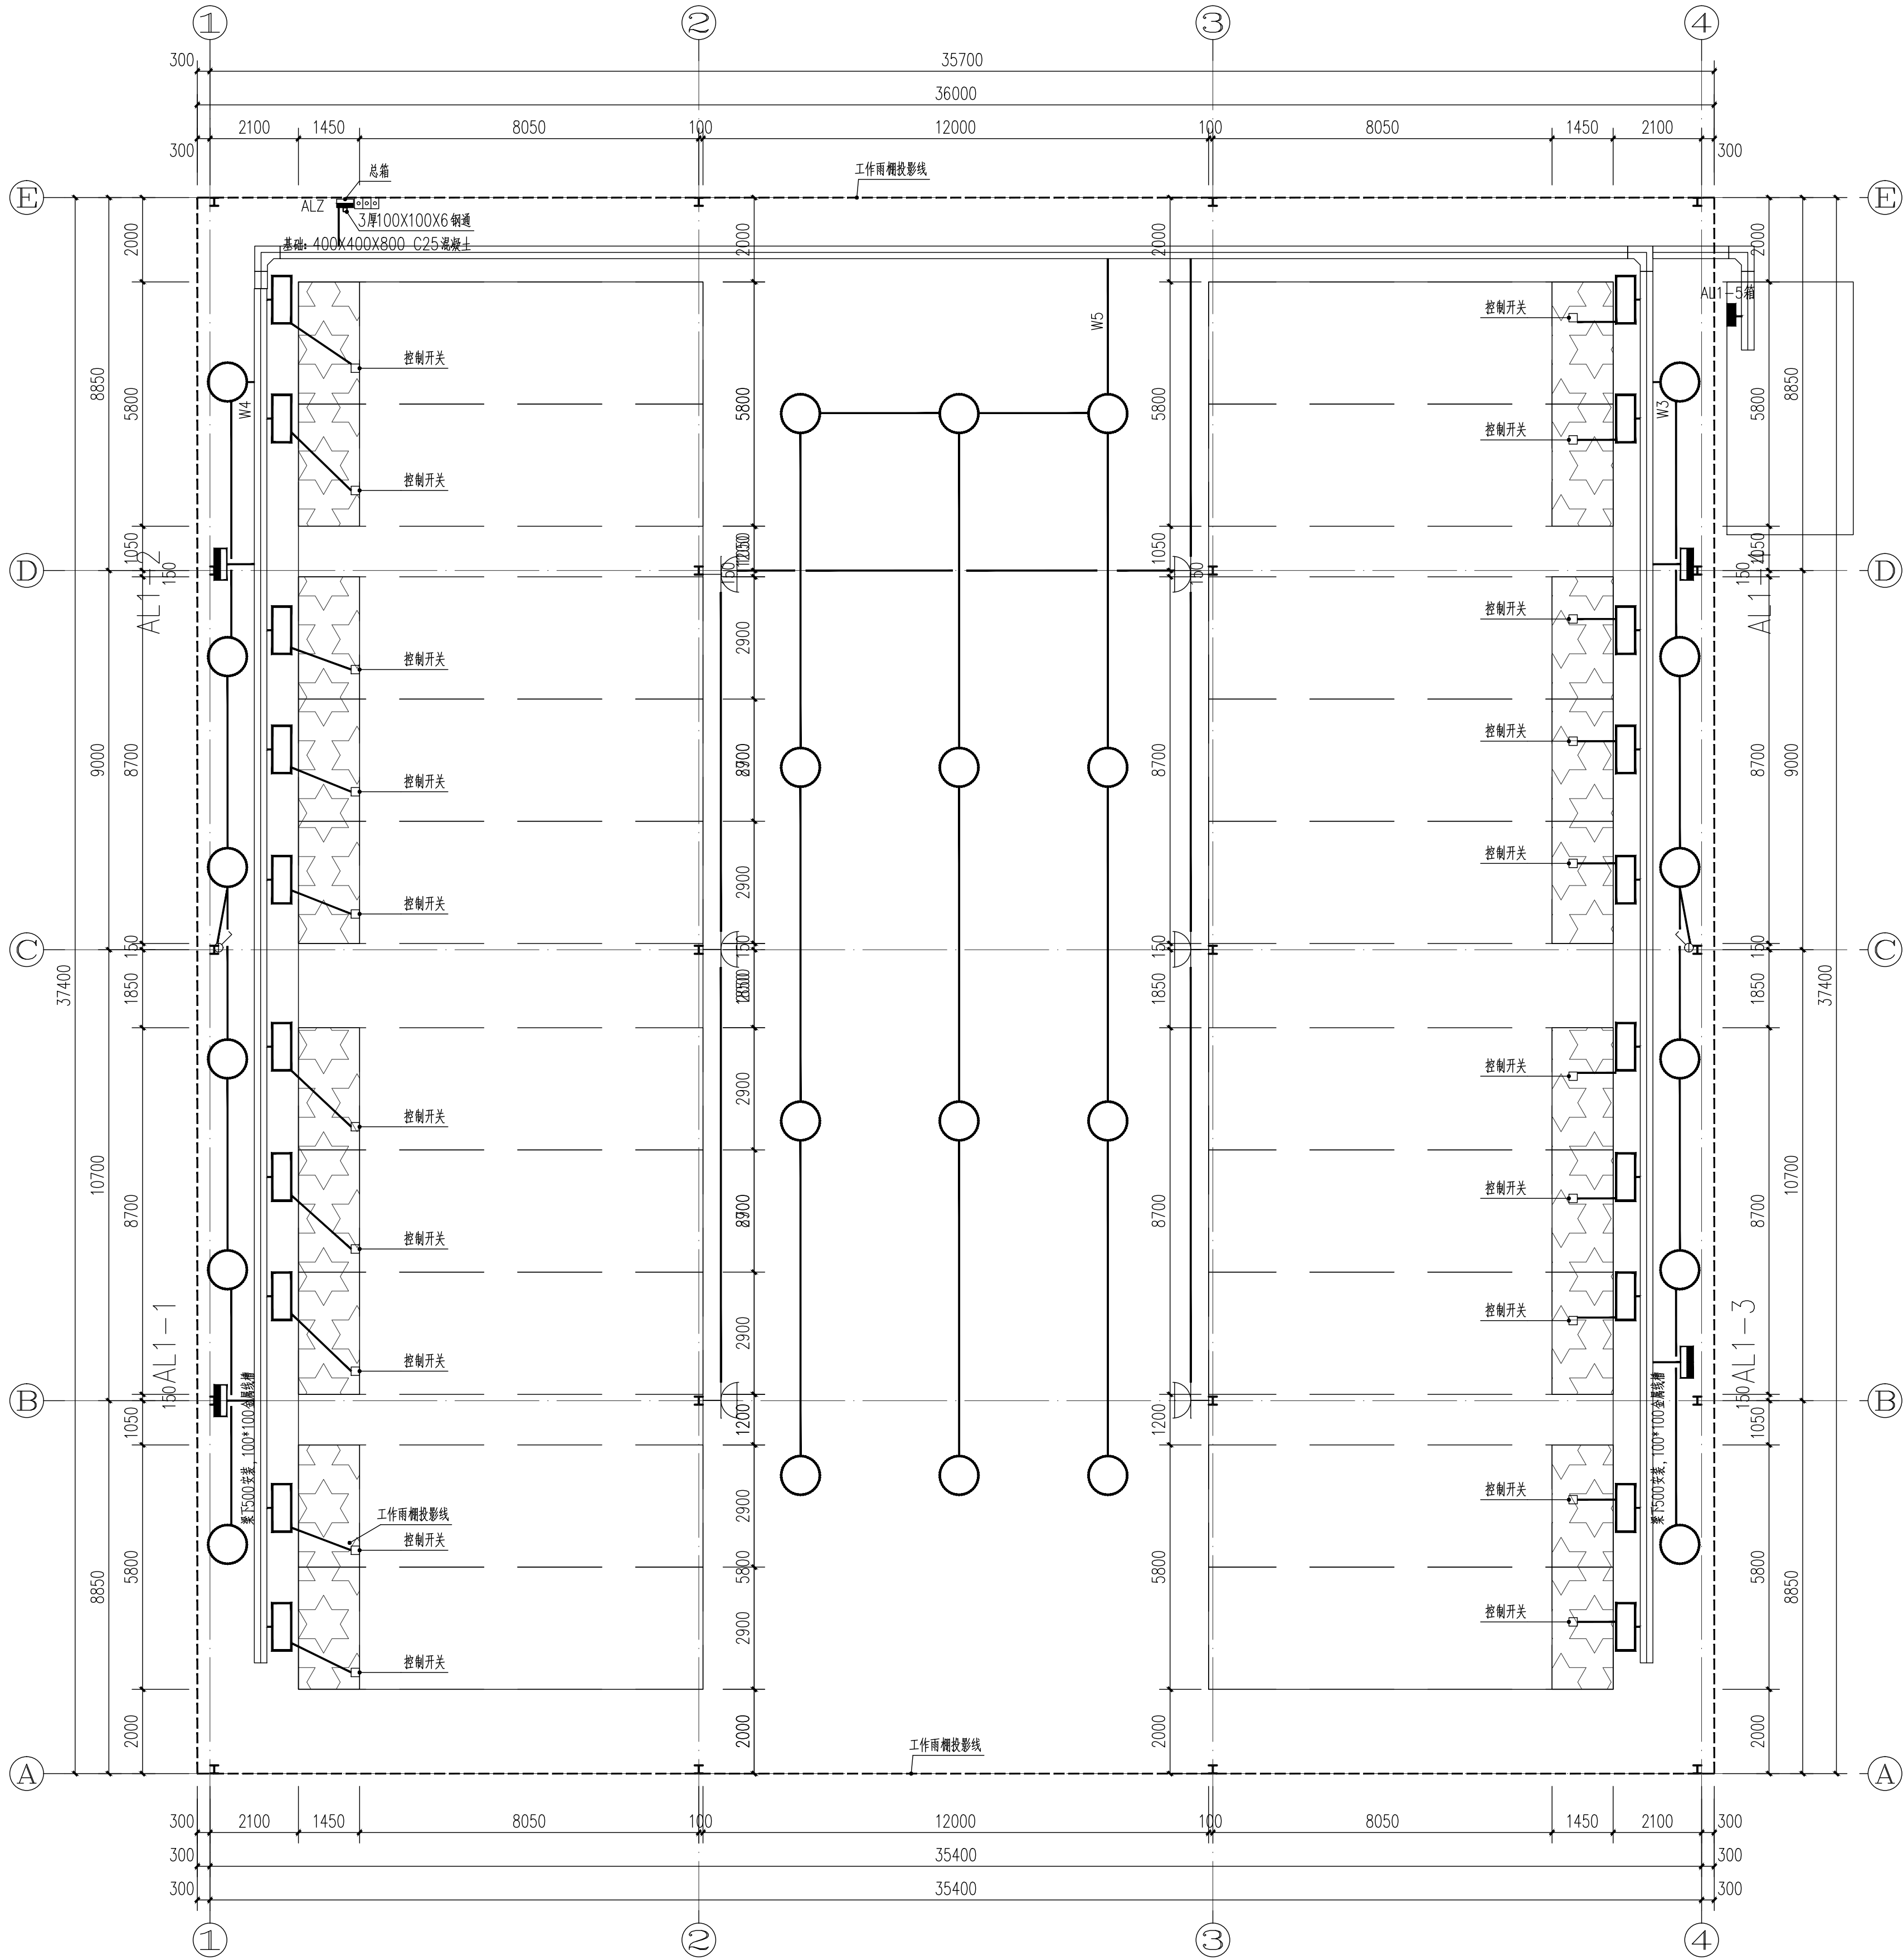

工具棚照明平面图 1:100
投影面积: 780.53m²

广州建筑
产业开发有限公司

Guangzhou Construction Industry Development Co., Ltd.

注册甲级: A144003479 工程勘察专业类岩土工程勘察乙级: B244064889
城乡规划编制资质证书 乙级 编号: 粤自资规乙字 23440123
市政行业(给水工程、排水工程、道路工程)专业乙级: A244003476

* 全部设计图则及说明版权属于广州建筑产业开发有限公司, 未经本公司书面同意, 不得使用、抄表及复制。
* 本套图底需经国家有关部门批准方可施工。

注册师章

项目负责人 CHIEF	莫嘉立	
专业负责人 CHIEF	崔莹	
设计人 DESIGNED	陈家骏	
制图 DRAWING	陈家骏	
校对 CHECKED	崔莹	
审核 APPROVED	林淑娇	
审定 AUTHORIZED	廖奕斌	

建设单位 ORGANIZATION	南雄市国有资产投资有限责任公司
项目 PROJECT	南雄市乡村振兴和人居环境整治建设项目 南雄市乡村振兴特色产业基础设施 建设项目(四期)
子项名 SUB PROJECT	塘源村
业务号 DESIGN NO.	子项号 SUBKEY

图名 TITLE	工具棚照明平面图
版次 VERSION	第一版
日期 DATE	2025.11
比例 SCALE	详图纸
专业 PROFESSIONAL	电气
图别 TYPE	施工图
图号 DRAWN NO.	DS-03