
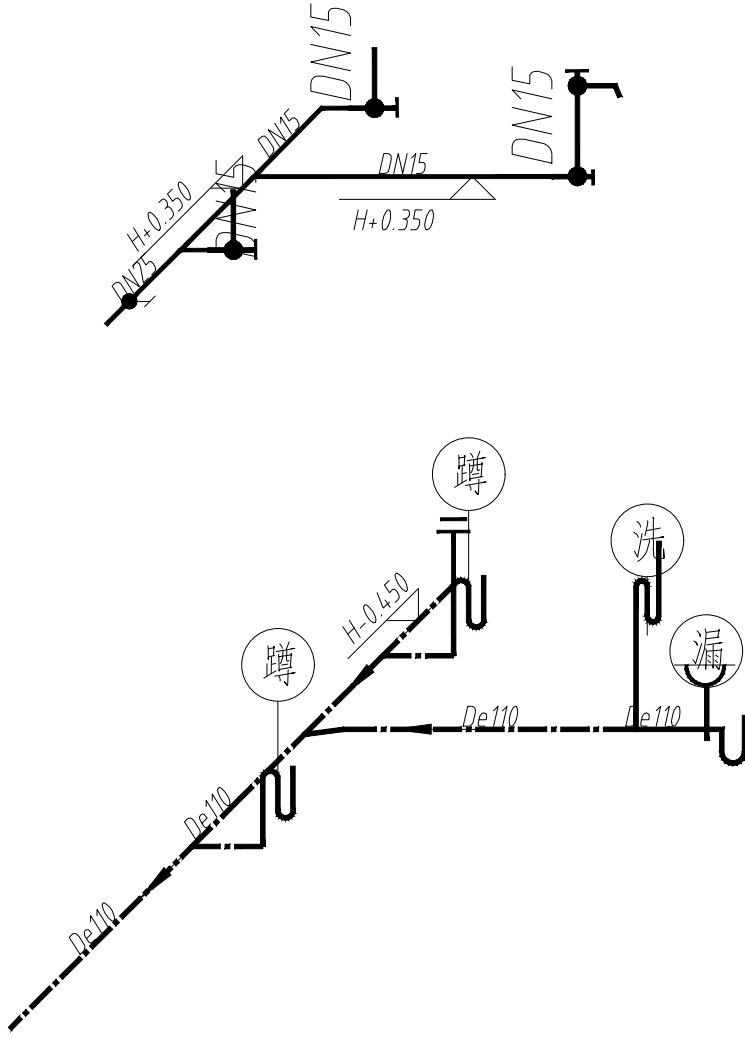
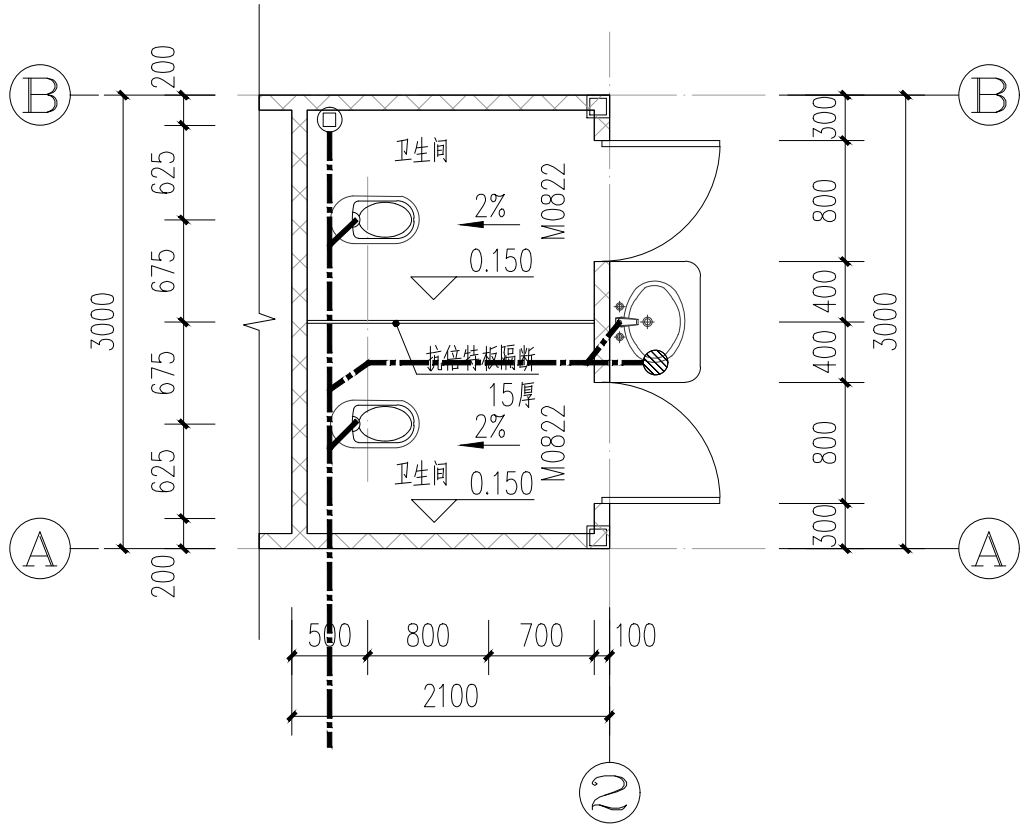
 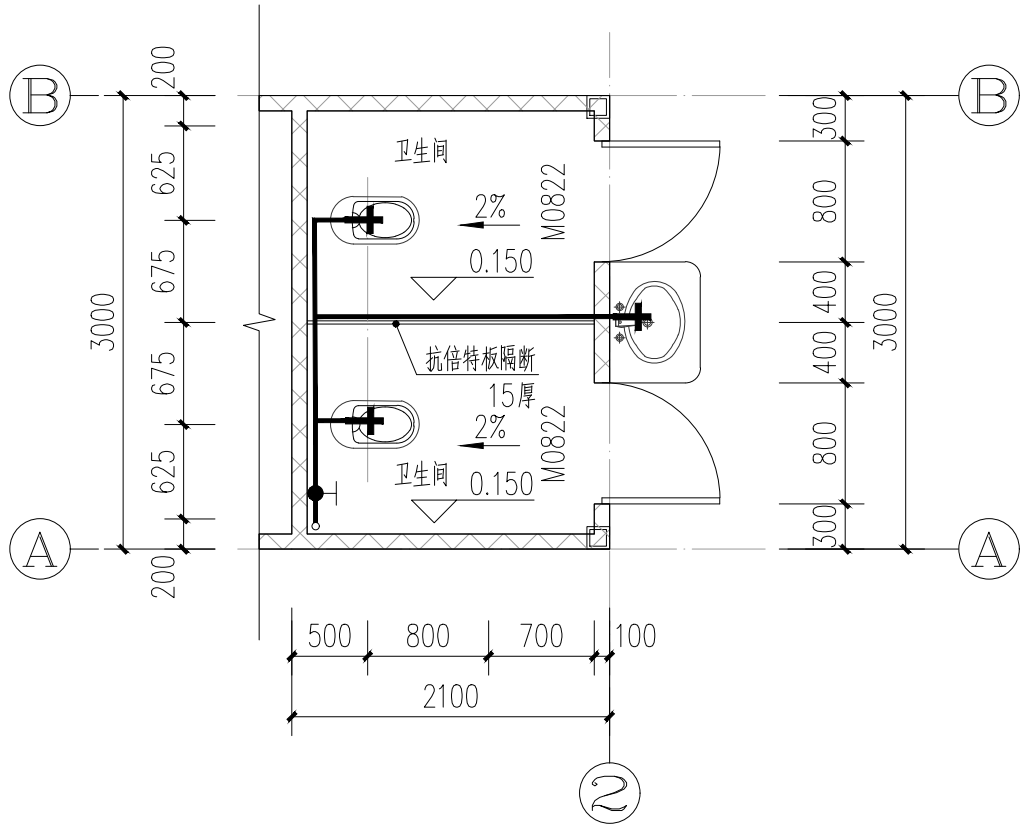
 
 
 


日期	姓名	专业	暖通	电气	设备
日期	姓名	专业	建筑	结构	给排水



说明:

- 图中“+”表示距离卫生间完成地面的高度。
- 本图蹲便器采用低位水箱蹲式大便器，施工按《给排水标准图集》09S304施工。
- 本图小便器采用手动或自动自闭式冲洗阀，施工按《给排水标准图集》09S304施工。
- 本图洗手盆龙头应采用非接触式或延时自闭式，施工按《给排水标准图集》09S304施工。
- 卫生器具、淋浴器、水嘴等选用应符合现行行业标准《节水型生活用水器具》CJ164的要求，用水效率等级达到3级，水嘴、淋浴喷头设置限流配件。
- 器具通气管、环形通气管应在卫生器具上边缘以上不小于0.15m处按不小于0.01的上升坡度与通气立管相连。
- 所有排水管道如无特殊说明，若与给水、消防、电气、空调等管道交叉，根据施工现场情况绕其下方走管。
- 卫生洁具自带或配置存水弯，水封深度不小于50mm。
- 卫生间地漏采用防臭地漏，淋浴间地漏为带网框地漏，管径为D75。
- 沉箱排水施工详见《住宅卫生间同层排水》粤08S/T202。
- 其他说明详见给排水总说明。

广州建筑 产业开发有限公司		
Guangzhou Construction Industry Development Co. ,Ltd.		
建筑甲级: A144003479 工程勘察专业类岩土工程勘察乙级: B244064850 城乡规划编制资质证书 乙级 编号: 粤自资规乙字 23440123 市政行业（给水工程、排水工程、道路工程）专业乙级: A244003476		
* 全部设计图则及说明版权属于广州建筑产业开发有限公司, 未经本公司书面同意, 不得使用, 抄袭及复制。 * 本套图纸需经国家有关部门批准方可施工。		
出图章		
项目负责人 SCHEME CHIEF	莫嘉立	
专业负责人 CHIEF	江晓耀	
设计人 DESIGNED	黄莹莹	
制图 DRAWING	黄莹莹	
校对 CHECKED	江晓耀	
审核 APPROVED	林淑娇	
审定 AUTHORIZED	廖奕斌	
南雄市国有资产投资有限 责任公司		
南雄市乡村振兴和人居环境整治建设项目 -南雄市乡村振兴特色产业基础设施 建设项目（四期）		
子项名 塘源村		
业务号 DESIGN NO.	子项号 SUBKEY	
成品卫生间大样图		
图名 TITLE		
版次 VERSION	第一版	专业 给排水 PROFESSIONAL
日期 DATE	2025. 11	图别 施工图 TYPE
比例 SCALE	1:100	图号 SS-a-02 DRAWN NO.