


专业	姓名	日期	专业	姓名	日期
建筑			暖通		
结构			电气		
给排水			设备		

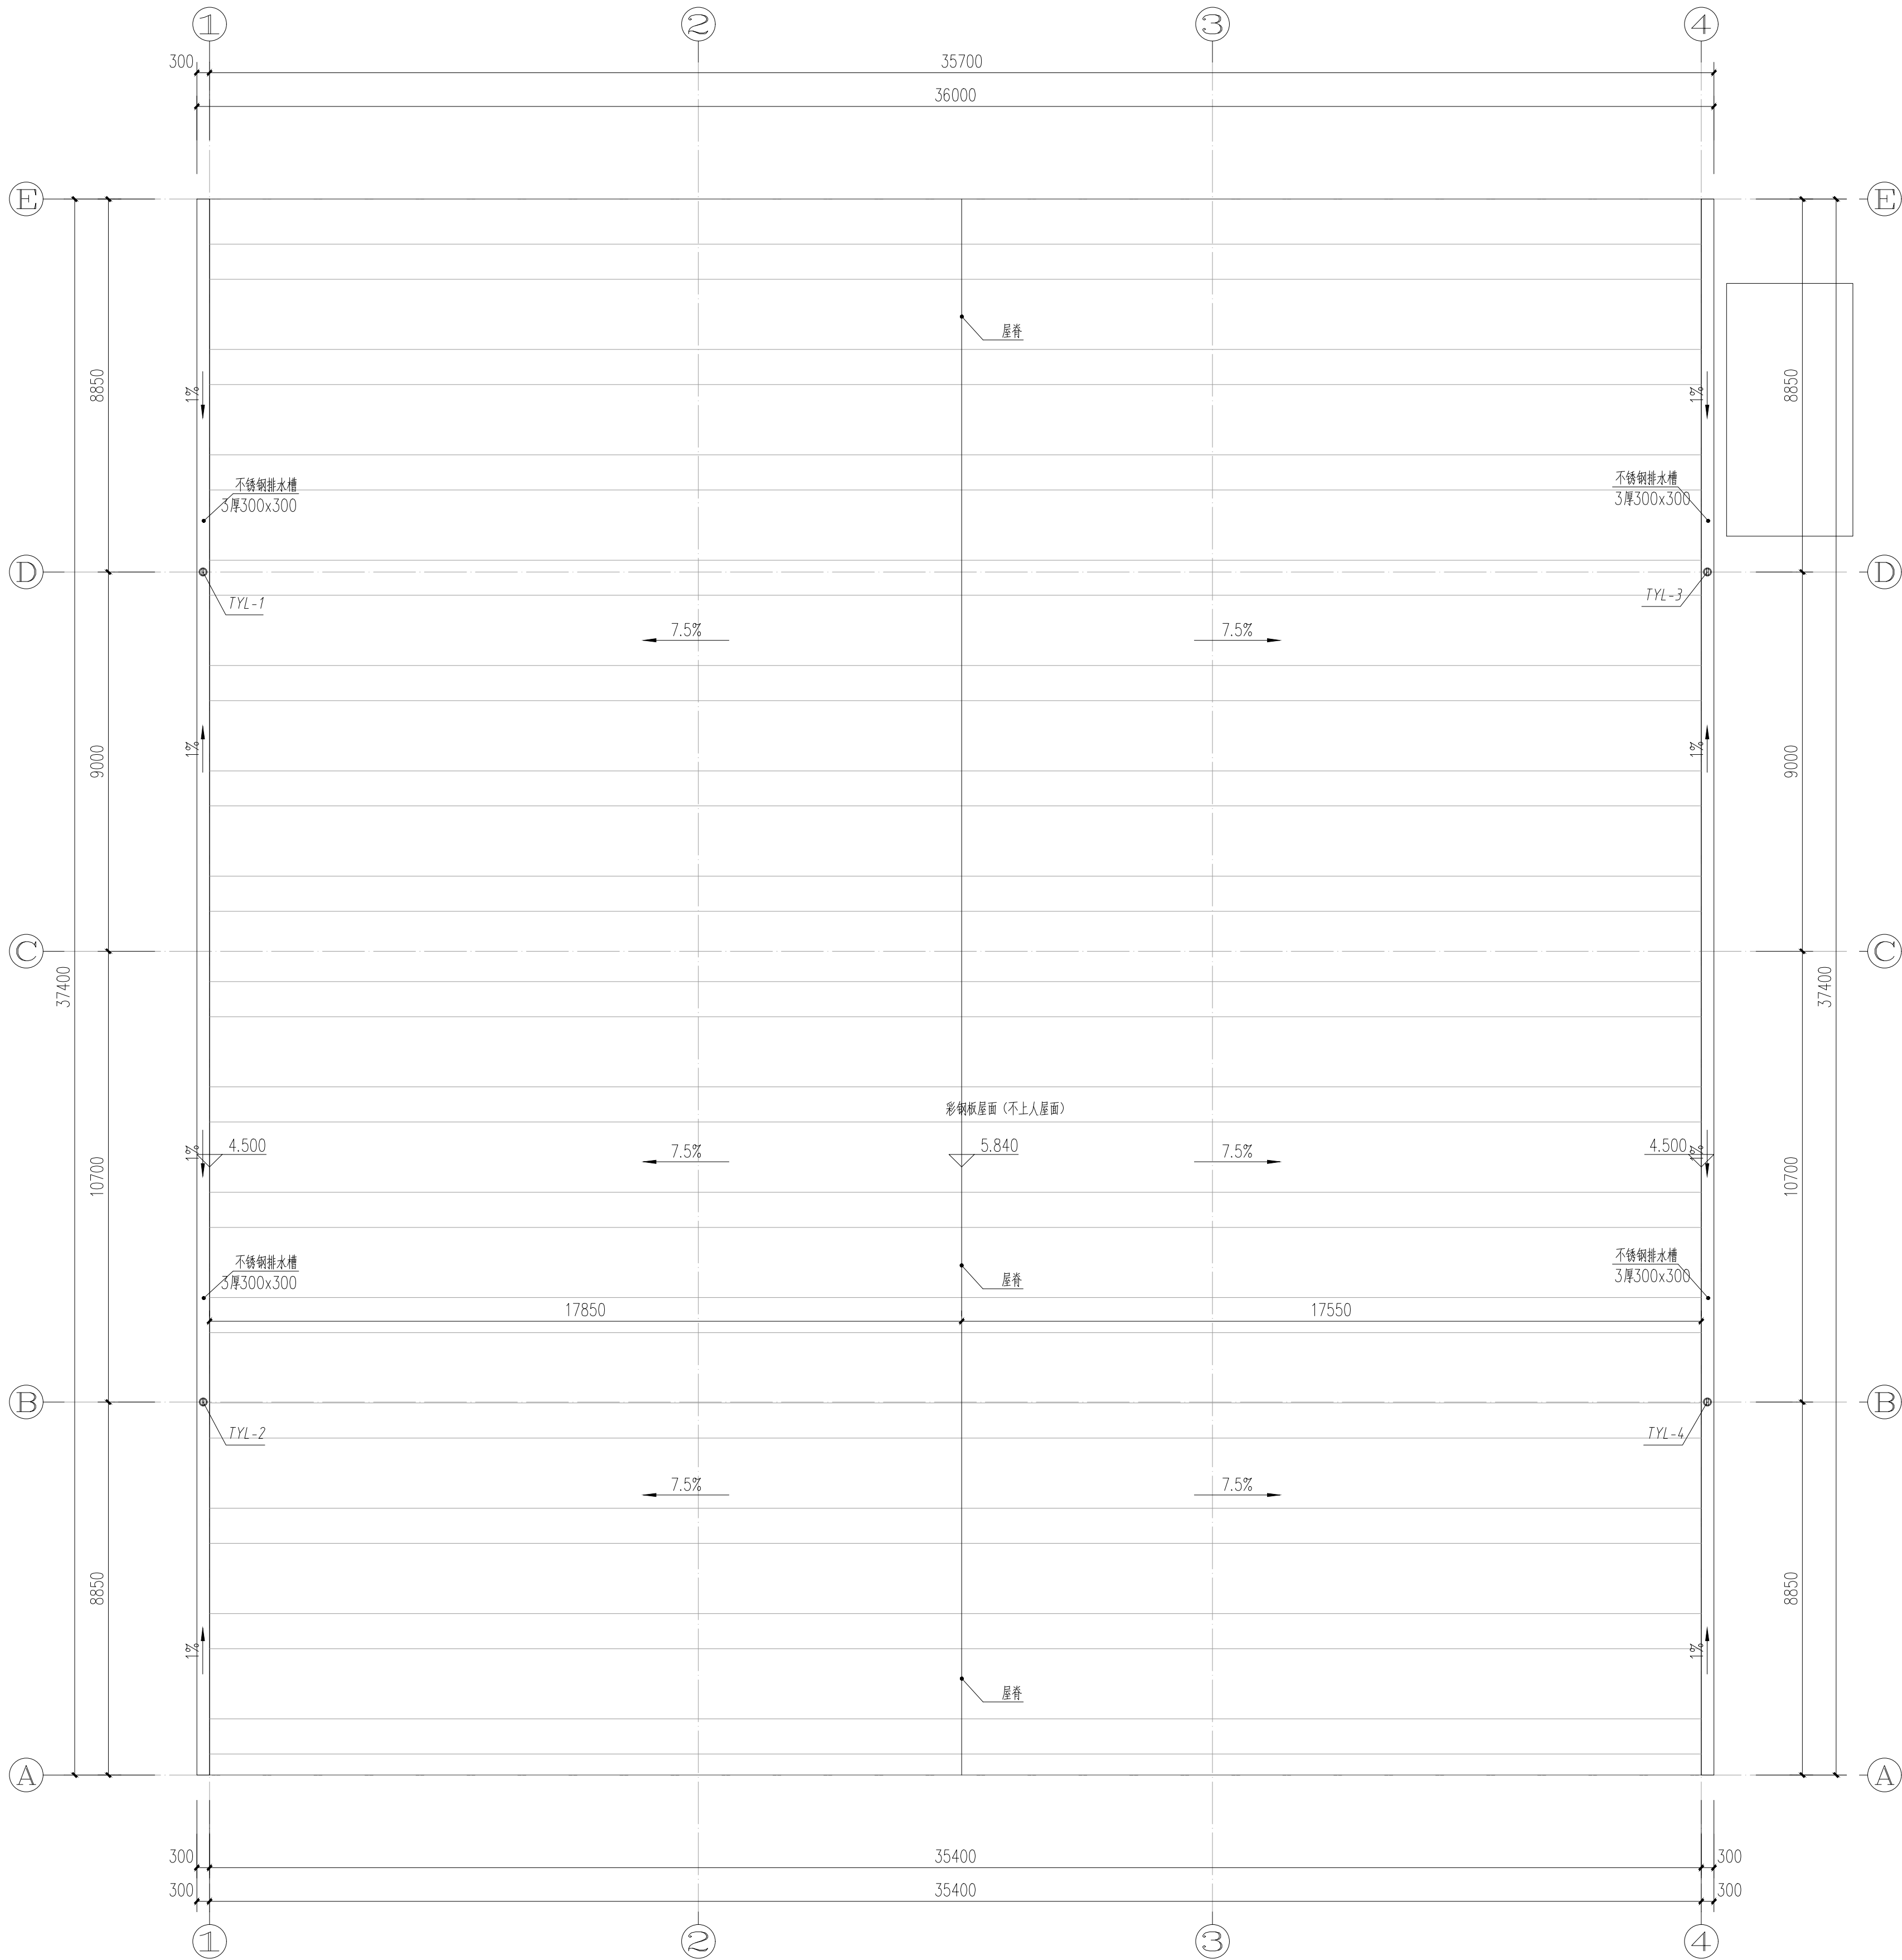

工作雨棚屋层面排水平面图100

广州建筑
产业开发有限公司

Guangzhou Construction Industry Development Co., Ltd.

建筑甲级: A144003479 工程勘察专业类岩土工程勘察乙级: B244004680
城乡规划编制资质证书 乙级 编号: 粤自资规乙字 2340123
市政行业 (给水工程、排水工程、道路工程) 专业乙级: A244003476

• 全部设计图则及说明版权属于广州建筑产业开发有限公司, 未经本公司书面同意, 不得使用、抄表及复制。
• 本套图纸需经国家有关部门批准方可施工。

注册师章

出图章

项目负责人 SCHEME CHIEF	莫嘉立	
专业负责人 CHIEF	江晓耀	
设计人 DESIGNED	黄莹莹	
制图 DRAWING	黄莹莹	
校对 CHECKED	江晓耀	
审核 APPROVED	林淑娇	
审定 AUTHORIZED	廖奕斌	

建设单位
ORGANIZATION

南雄市国有资产投资有
限责任公司

项目
PROJECT

南雄市乡村振兴和人居环境整治建设项
目-南雄市乡村振兴特色产业基础设施
建设项目 (四期)

子项名
SUB PROJECT

塘源村

业务号
DESIGN NO.

子项号
SUBKEY

图名
TITLE

屋层面排水平面图

版次
VERSION

第一版

专业
PROFESSIONAL

给排水

日期
DATE

2025. 11

图别
TYPE

施工图

比例
SCALE

1:100

图号
DRAWN NO.

SS-b-02