


专 业	姓 名	日 期	专 业	姓 名	日 期
建 筑			暖 通		
结 构			电 气		
给 排 水			设 备		

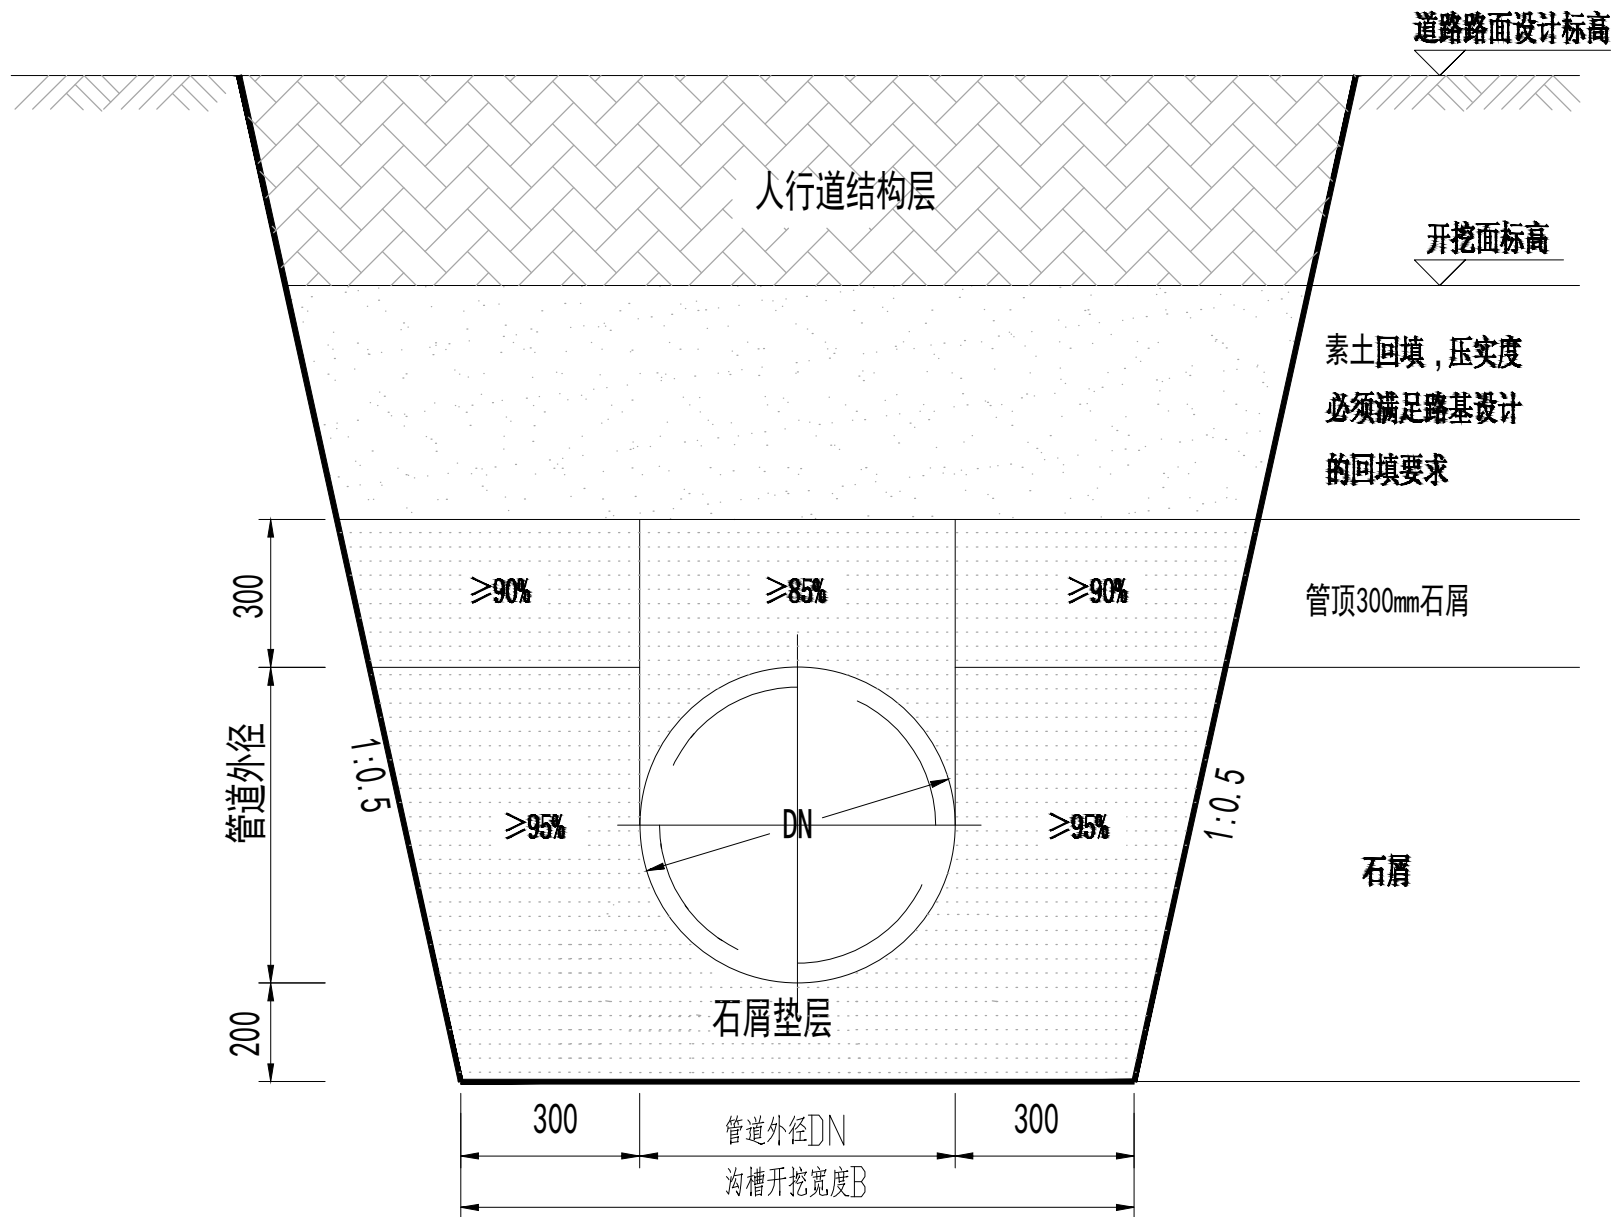

给水管道开挖及回填大样图

放坡开挖

参数表

管径DN(mm)	沟槽宽度B(mm)
90	690
100	700
150	750
200	800
300	900

说明：

1.本图尺寸单位：毫米。

广州建筑 产业开发有限公司

Guangzhou Construction Industry Development Co., Ltd.

建筑甲级：A144003479 工程勘察专业类岩土工程勘察乙级：B244064850
城乡规划编制资质证书 乙级 编号：粤自资规乙字 23440123
市政行业（给水工程、排水工程、道路工程）专业乙级：A244003476

* 全部设计图则及说明版权属于广州建筑产业开发有限公司，未经本公司书面同意，不得使用、抄袭及复制。
* 本套图纸需经国家有关部门批准方可施工。

注册师章

出图章

项目负责人 SCHEME CHIEF	莫嘉立	
专业负责人 CHIEF	江晓耀	
设计人 DESIGNED	黄莹莹	
制图 DRAWING	黄莹莹	
校对 CHECKED	江晓耀	
审核 APPROVED	林淑娇	
审定 AUTHORIZED	廖奕斌	

建设单位 ORGANIZATION	南雄市国有资产投资有限责任公司
项目 PROJECT	南雄市乡村振兴和人居环境整治建设项目 -南雄市乡村振兴特色产业基础设施 建设项目（四期）
子项名 SUB PROJECT	塘源村
业务号 DESIGN NO.	子项号 SUBKEY

图名 TITLE	给水管道沟槽开挖断面图		
版次 VERSION	第一版	专业 PROFESSIONAL	给排水
日期 DATE	2025. 11	图别 TYPE	施工图
比例 SCALE	1:100	图号 DRAWN NO.	SS-03