


|     |    |    |     |    |    |
|-----|----|----|-----|----|----|
| 专业  | 姓名 | 日期 | 专业  | 姓名 | 日期 |
| 建筑  |    |    | 建筑  |    |    |
| 结构  |    |    | 结构  |    |    |
| 给排水 |    |    | 给排水 |    |    |
| 电气  |    |    | 电气  |    |    |
| 暖通  |    |    | 暖通  |    |    |
| 照明  |    |    | 照明  |    |    |

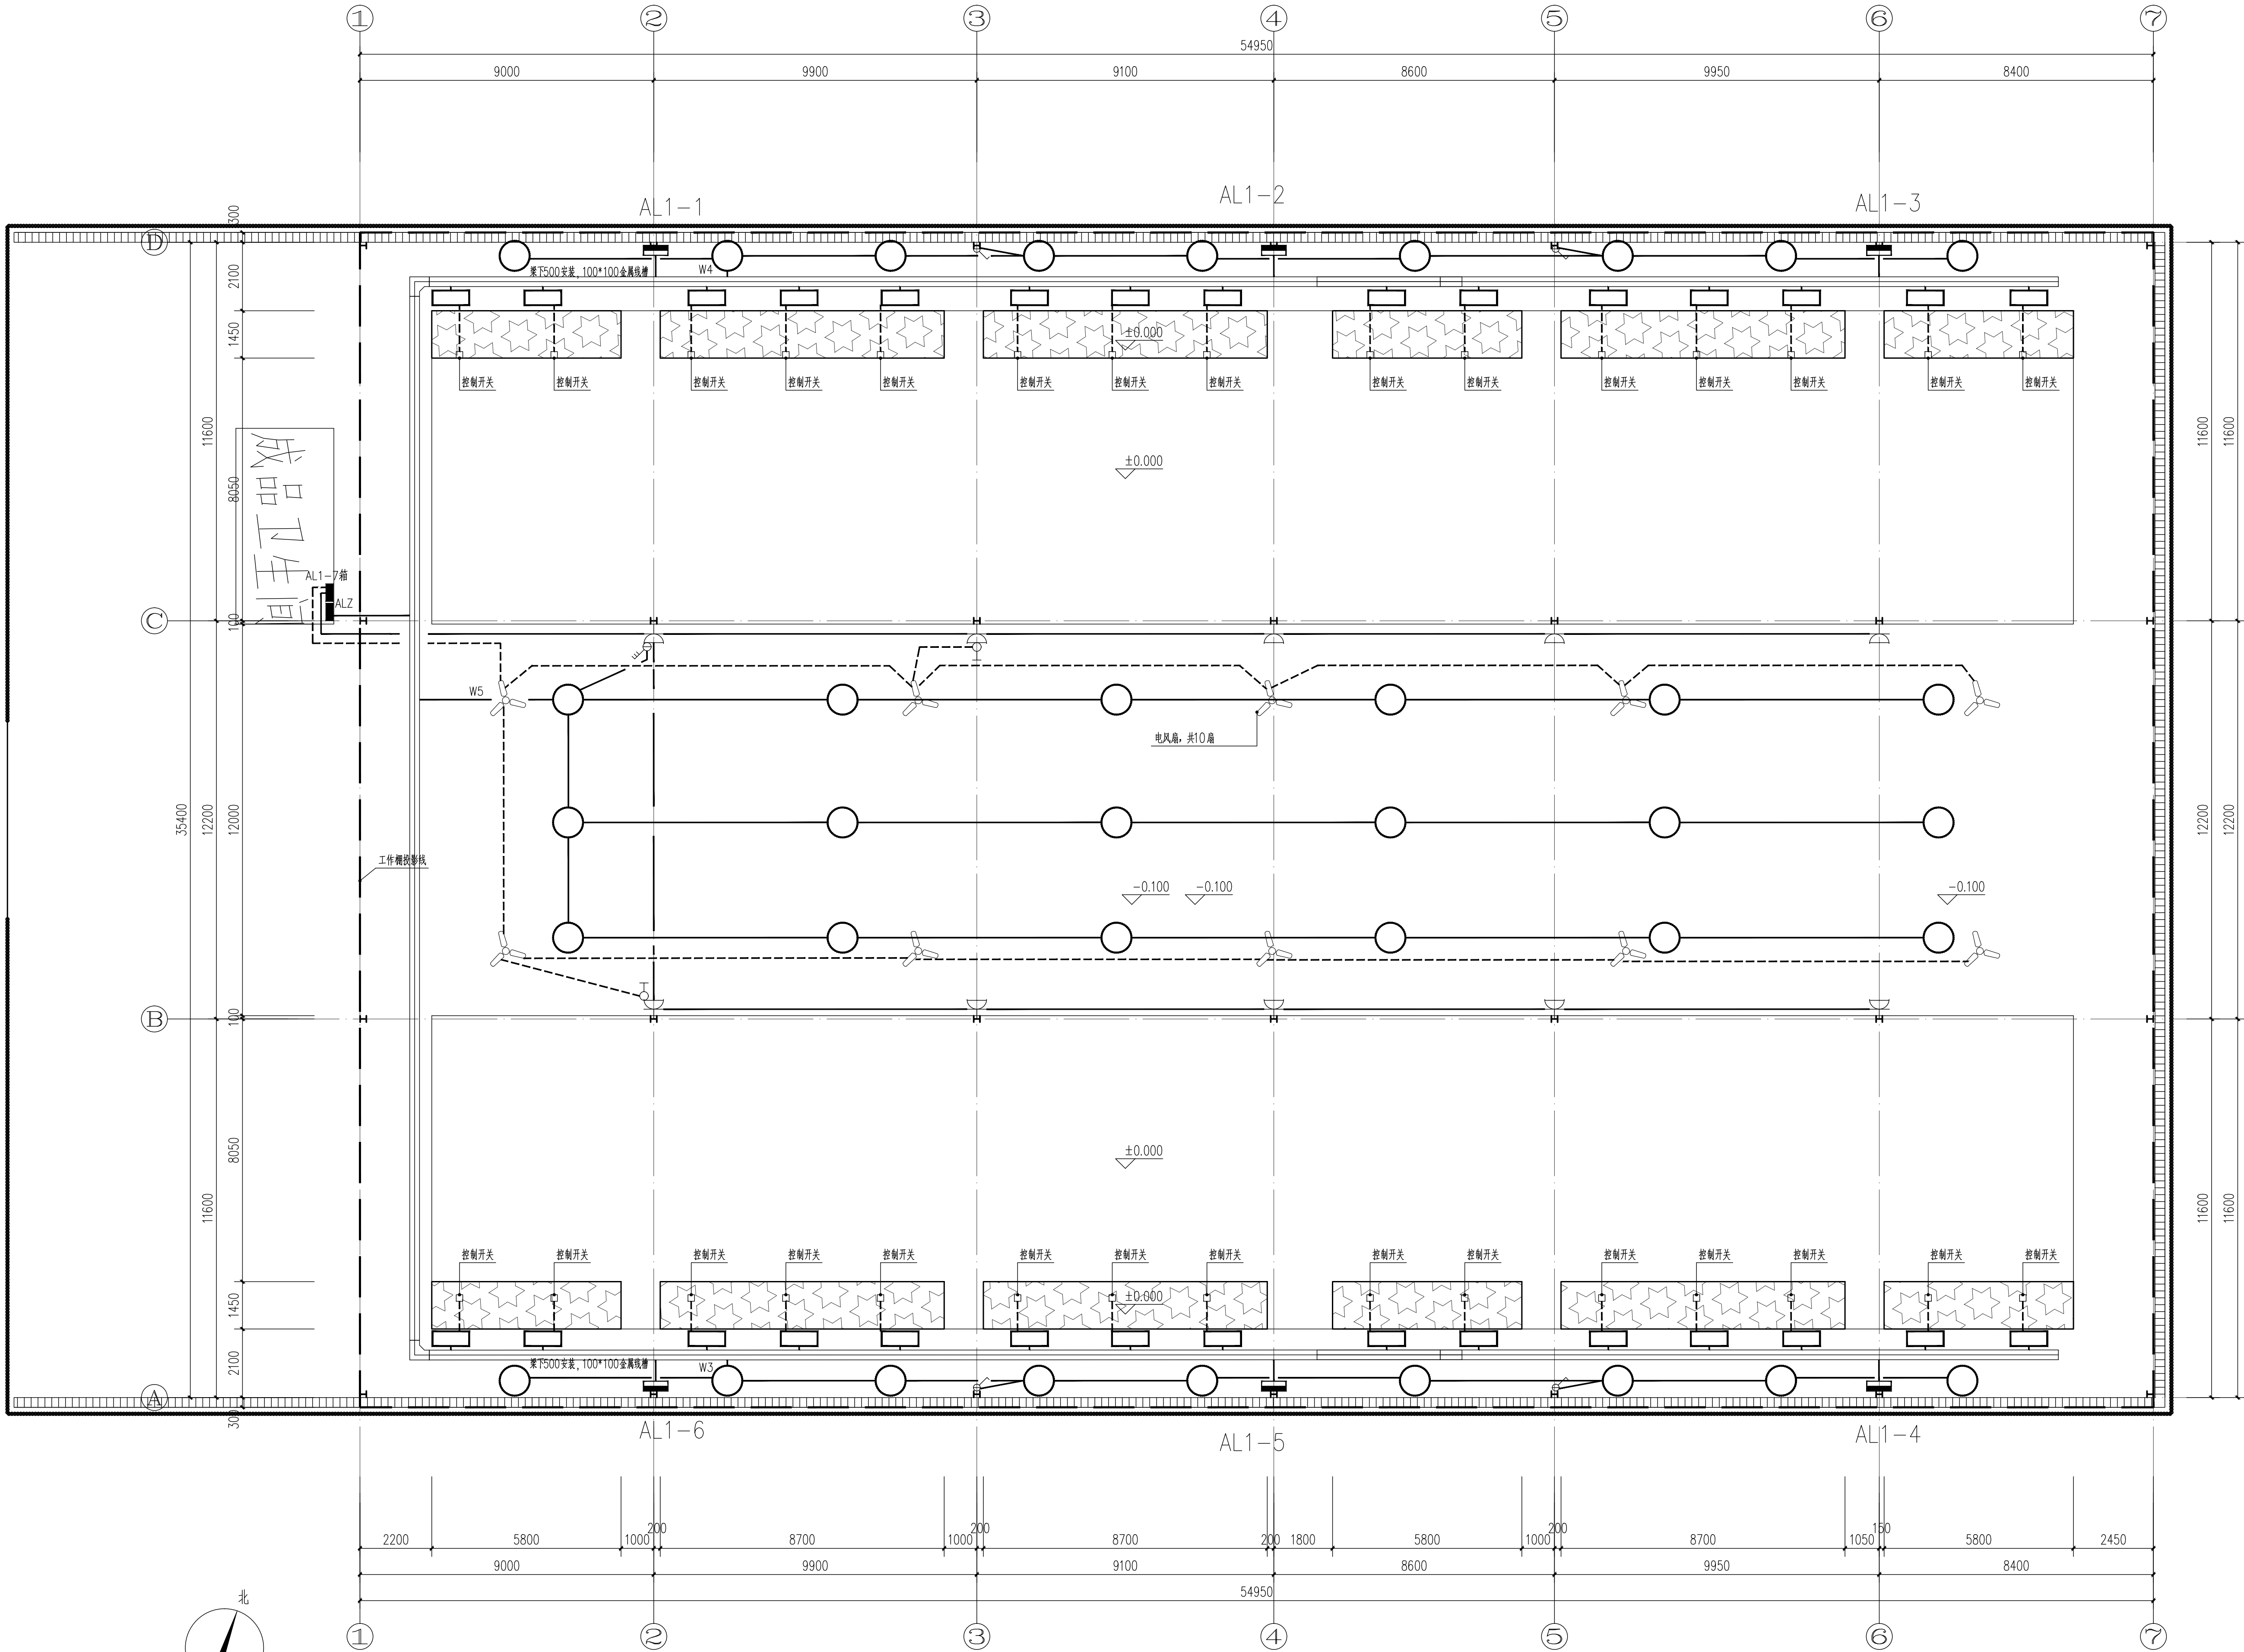

工具棚照明平面图 1:100  
投影面积: 780.53m²

广州建筑

产业开发有限公司

Guangzhou Construction Industry Development Co., Ltd.

建筑甲级: A14003479 工程勘察专业类岩土工程勘察乙级: E244034850  
城乡规划编制资质证书 乙级 编号: 粤自资规乙字 2340123  
市政行业(给水工程、排水工程、道路工程) 专业乙级: A244003476

\* 全部设计图则及说明版权属于广州建筑产业开发有限公司, 未经本公司书面同意, 不得使用、抄录及复制。  
\* 本套图纸需经国家有关部门批准方可施工。

注册师章

项目负责人  
CHIEF

莫嘉立

专业负责人  
CHIEF

崔莹

设计人  
DESIGNED

陈家骏

制图  
DRAWING

陈家骏

校对  
CHECKED

崔莹

审核  
APPROVED

林淑娇

审定  
AUTHORIZED

廖奕斌

南雄市国有资产投资有限责任公司

建设单位  
ORGANIZATION

南雄市乡村振兴和人居环境整治建设项目  
-南雄市乡村振兴特色产业基础设施  
建设项目(四期)

项目  
PROJECT

子项名  
SUB PROJECT

孔村

业务号  
DESIGN NO.

子项号  
SUBKEY

图名  
TITLE

工具棚照明平面图

版次  
VERSION

第一版

专业  
PROFESSIONAL

电气

日期  
DATE

2025.11

图别  
TYPE

施工图

比例  
SCALE

详图纸

图号  
DRAWN NO.

DS-03