


专业	姓名	日期	专业	姓名	日期
建筑			暖通		
结构			电气		
给排水			设备		

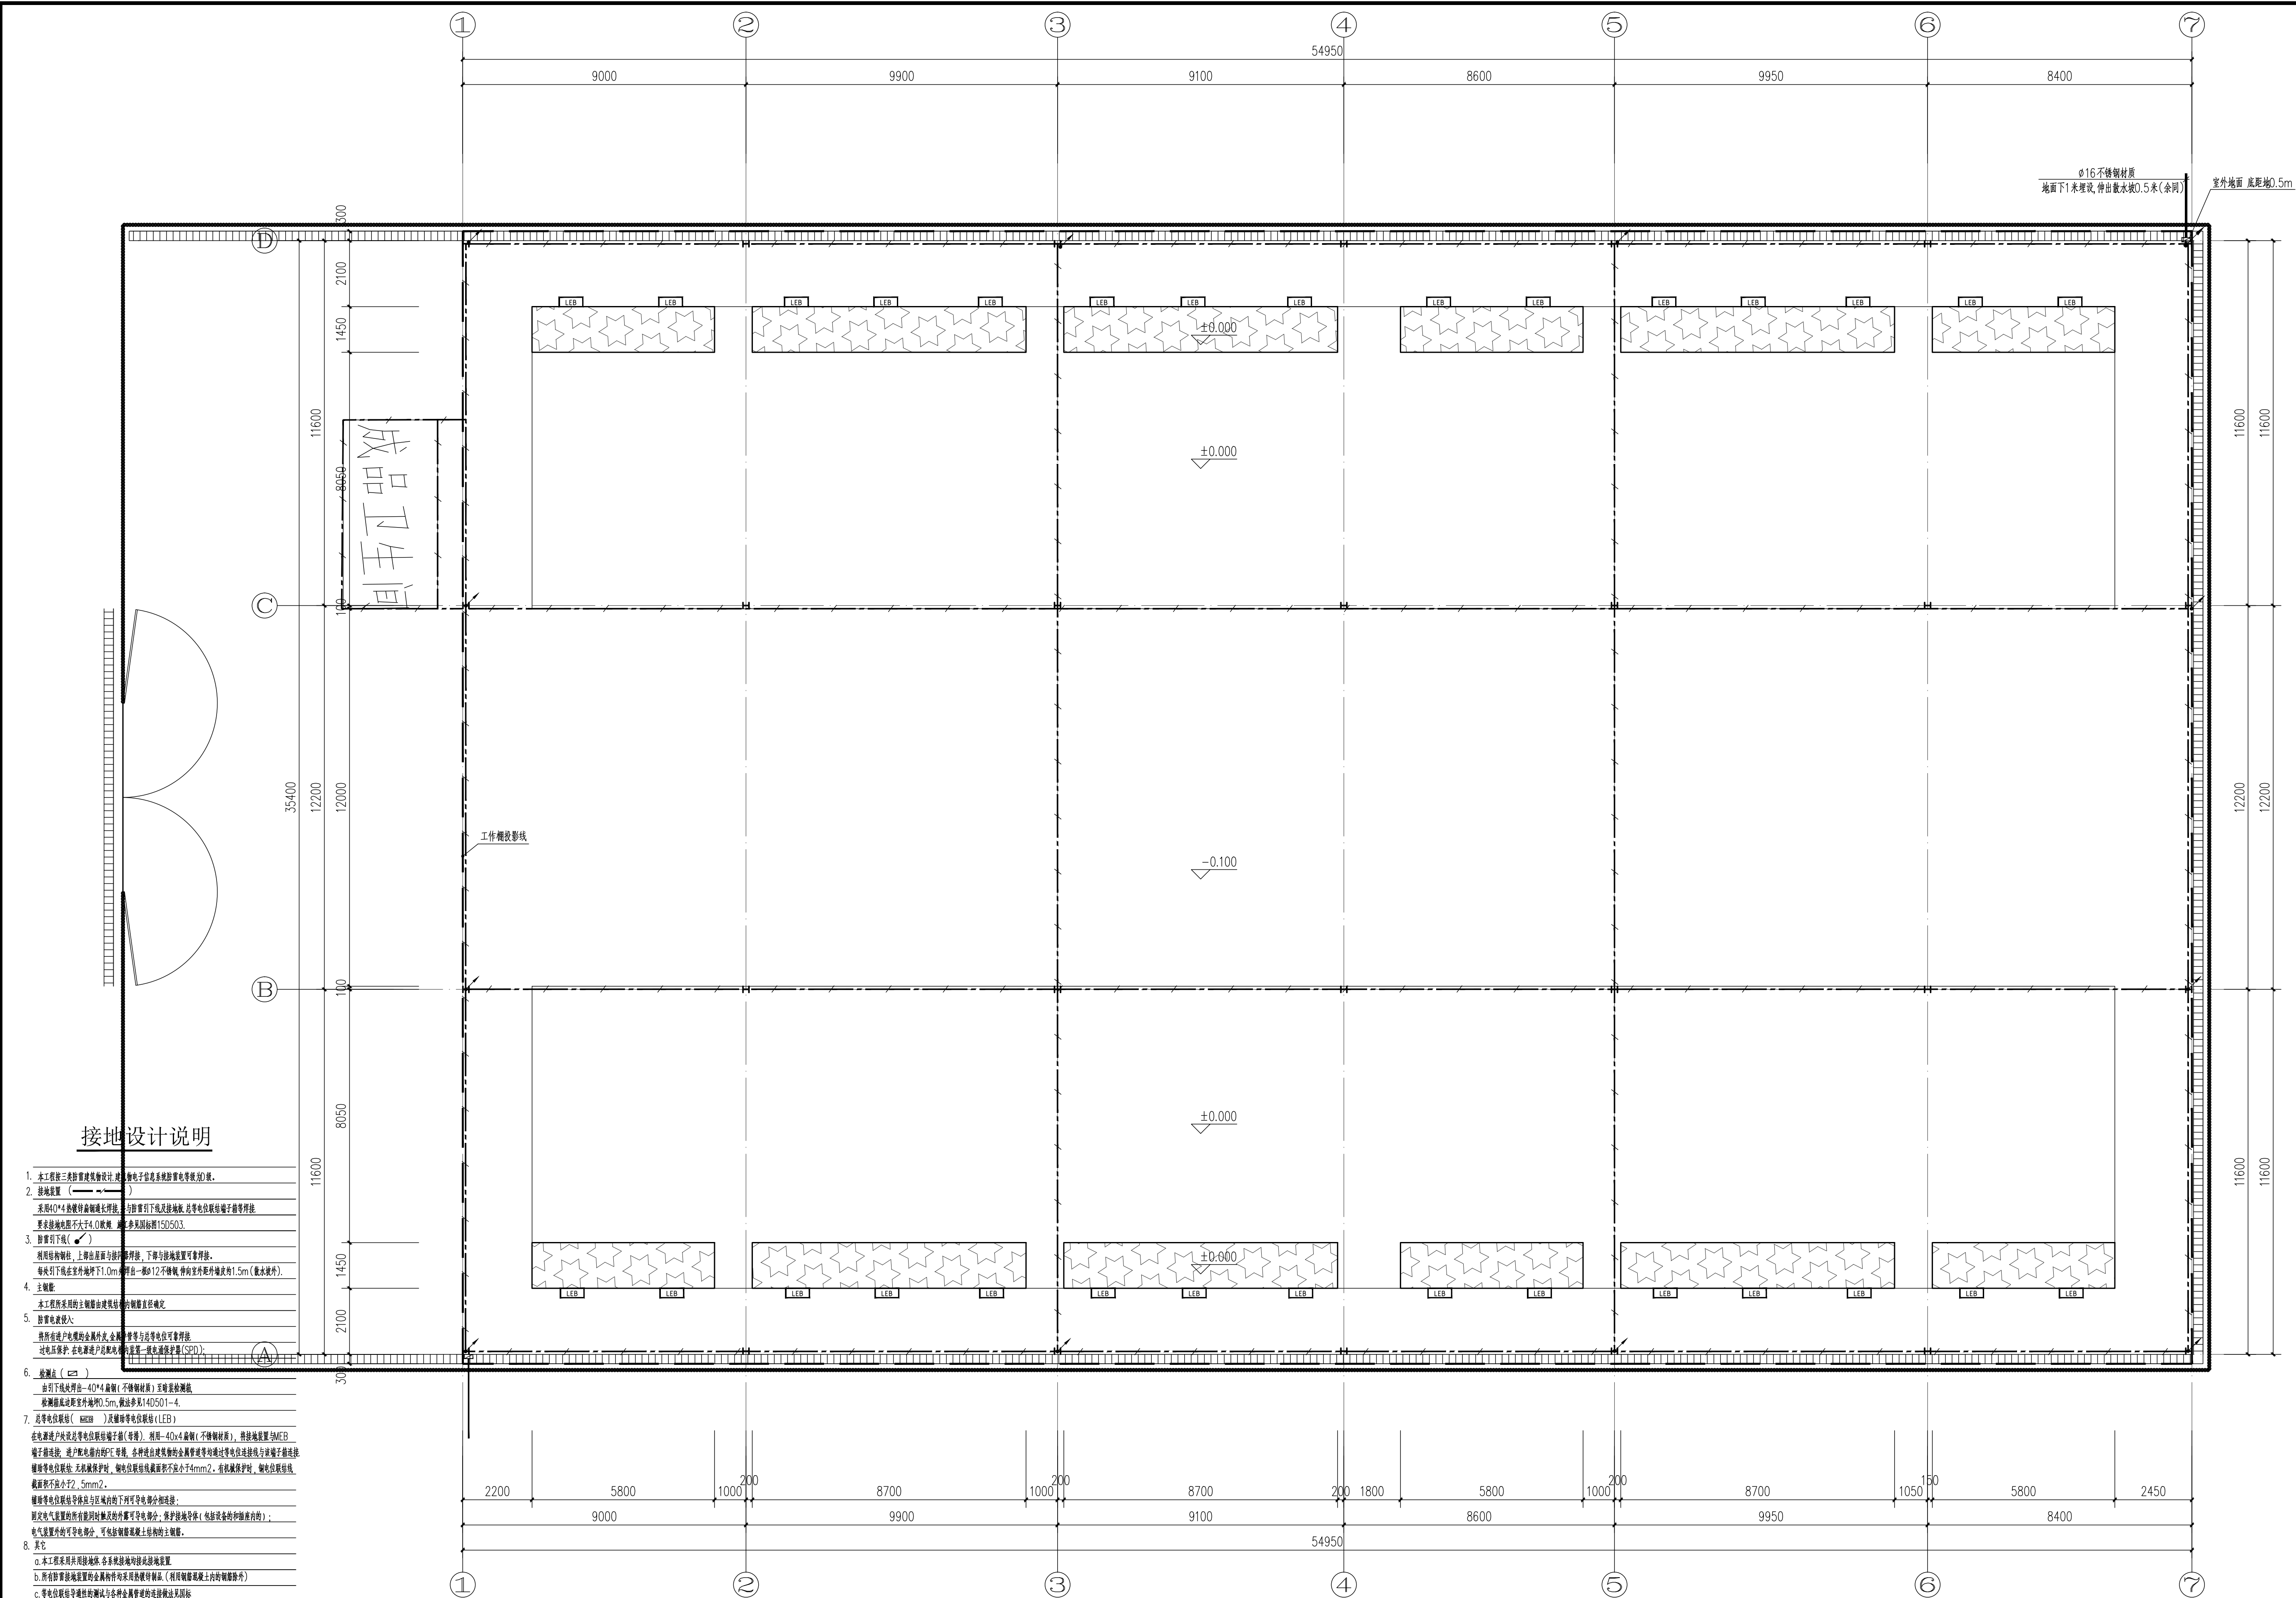

工作棚接地平面图 1:100
投影面积: 538.16m²

广州建筑 产业开发有限公司 Guangzhou Construction Industry Development Co., Ltd. 建筑甲级：A14003479 工程勘察专业类岩土工程勘察乙级：B2440546850 城乡规划编制资质证书乙级 编号：粤自资规乙字 23440123 市政行业（给水工程、排水工程、道路工程）专业乙级：A244033476 * 全部设计图则及说明版权属于广州建筑产业开发有限公司，未经本公司书面同意，不得使用、抄袭及复制。 * 本套图低密经国家有关部门批准方可施工。			
注册师章			
项目负责人 CHIEF	莫嘉立	莫嘉立	
专业负责人 CHIEF	崔莹	崔莹	
设计人 DESIGNED	陈家骏	陈家骏	
制图 DRAWING	陈家骏	陈家骏	
校对 CHECKED	崔莹	崔莹	
审核 APPROVED	林淑娇	林淑娇	
审定 AUTHORIZED	廖奕斌	廖奕斌	
南雄市国有资产投资有限责任公司			
建设单位 ORGANIZATION			
南雄市乡村振兴和人居环境整治建设项目 -南雄市乡村振兴特色产业基础设施 建设项目（四期）			
项目 PROJECT	子项名 SUB PROJECT 孔村		
业务号 DESIGN NO.	子项号 SUBKEY		
工作雨棚接地平面图			
图名 TITLE	工作雨棚接地平面图		
版次 VERSION	第一版	专业 PROFESSIONAL	电气
日期 DATE	2025.11	图别 TYPE	施工图
比例 SCALE	详图纸	图号 DRAWN NO.	DS-04