
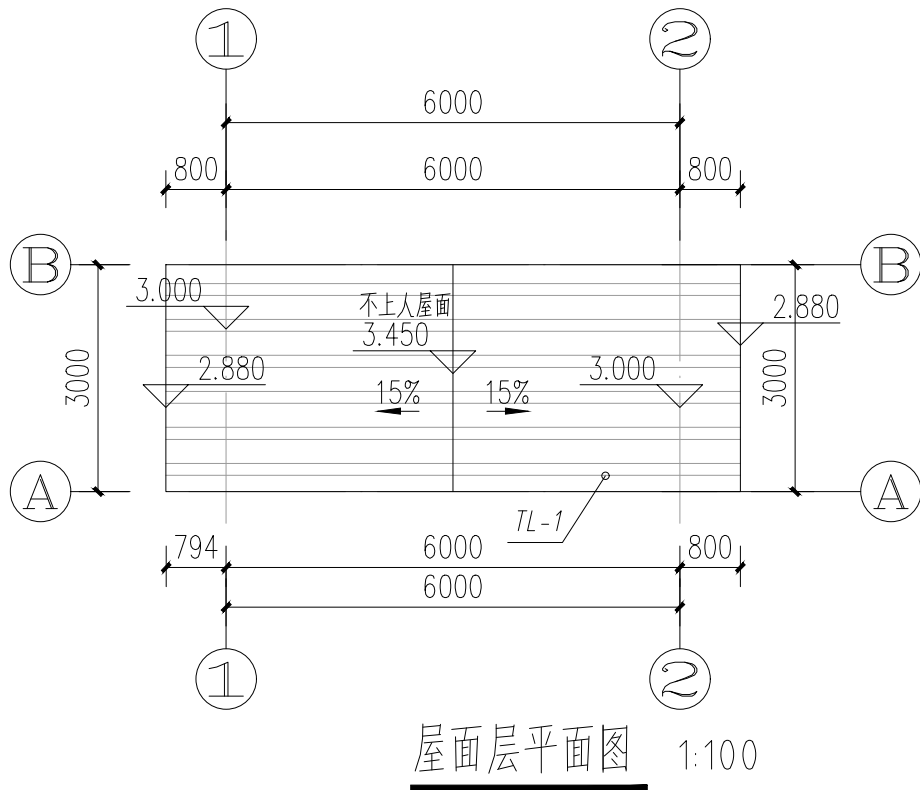


日期					
姓名					
专业	暖通	电气	设备		
日期					
姓名					
专业	建筑	结构	给排水		

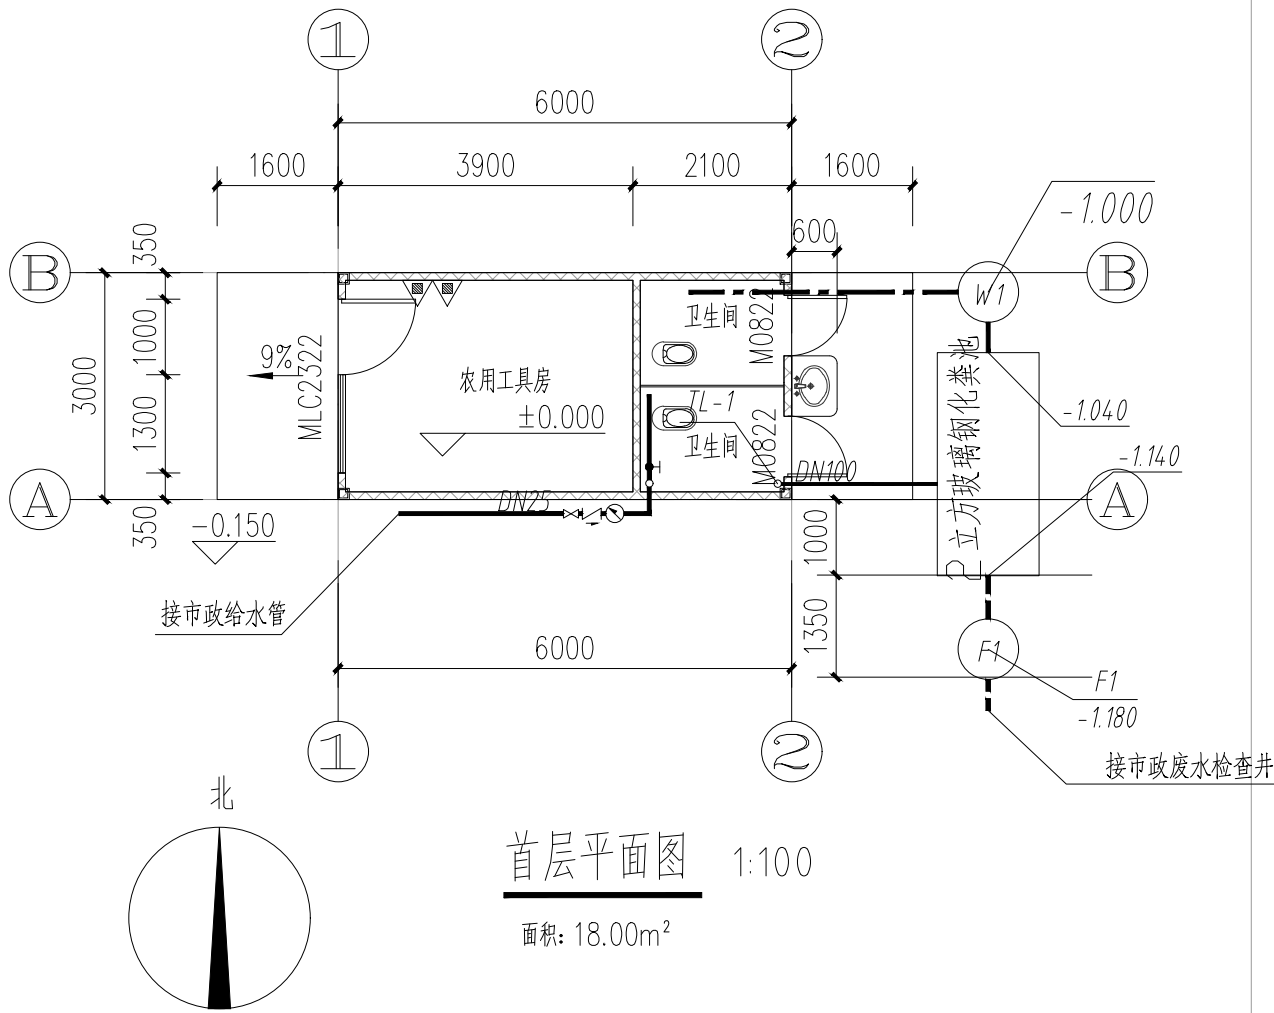

- 雨水管管材为PVC-U，具体说明详见其他单体给排水设计总说明。
- 灭火器
按A类轻危险级均匀配置磷酸铵盐干粉灭火器，
灭火器型号为：2xMF/ABC5。
每组灭火器处均设防毒面具2具。
- 其他具体说明详见其他单体给排水设计总说明。
- 屋面雨水系统：重力流雨水排水系统，设计重现期为10年。
暴雨强度按当地暴雨强度执行。

广州建筑 产业开发有限公司

Guangzhou Construction Industry Development Co., Ltd.

建筑甲级：A144003479 工程勘察专业类岩土工程勘察乙级：B244064850
城乡规划编制资质证书 乙级 编号：粤自资规乙字 23440123
市政行业（给水工程、排水工程、道路工程）专业乙级：A244003476

* 全部设计图则及说明版权属于广州建筑产业开发有限公司，未经本公司书面同意，不得使用、抄袭及复制。
* 本套图纸需经国家有关部门批准方可施工。

出图章

项目负责人 SCHEME CHIEF	莫嘉立	莫嘉立
专业负责人 CHIEF	江晓耀	江晓耀
设计人 DESIGNED	黄莹莹	黄莹莹
制图 DRAWING	黄莹莹	黄莹莹
校对 CHECKED	江晓耀	江晓耀
审核 APPROVED	林淑娇	林淑娇
审定 AUTHORIZED	廖奕斌	廖奕斌

南雄市国有资产投资有限责任公司
建设单位
ORGANIZATION

南雄市乡村振兴和人居环境整治建设项目
项目 -南雄市乡村振兴特色产业基础设施
PROJECT 建设项目（四期）

子项名 孔村
SUB PROJECT

业务号 子项号
DESIGN NO. SUBKEY

图名 农用工具房给水平面及系统图
TITLE

版次 第一版 专业 给排水
VERSION PROFESSIONAL

日期 2025. 11 图别 施工图
DATE TYPE

比例 1:100 图号 SS-a-01
SCALE DRAWN NO.