
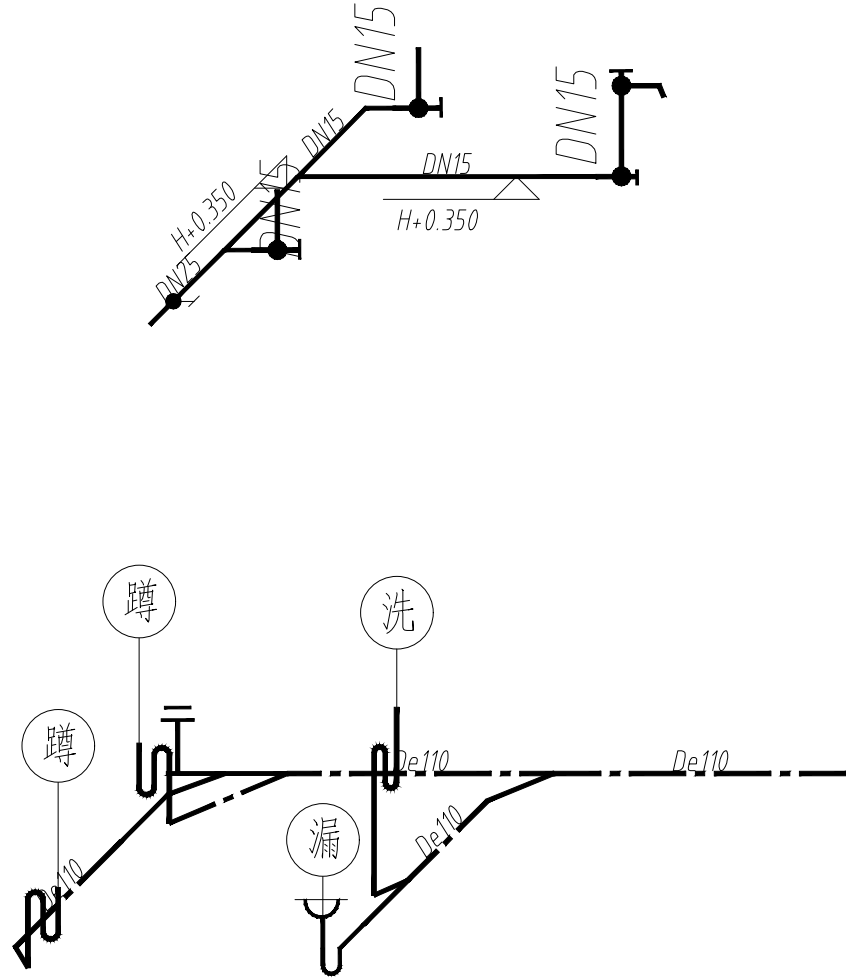
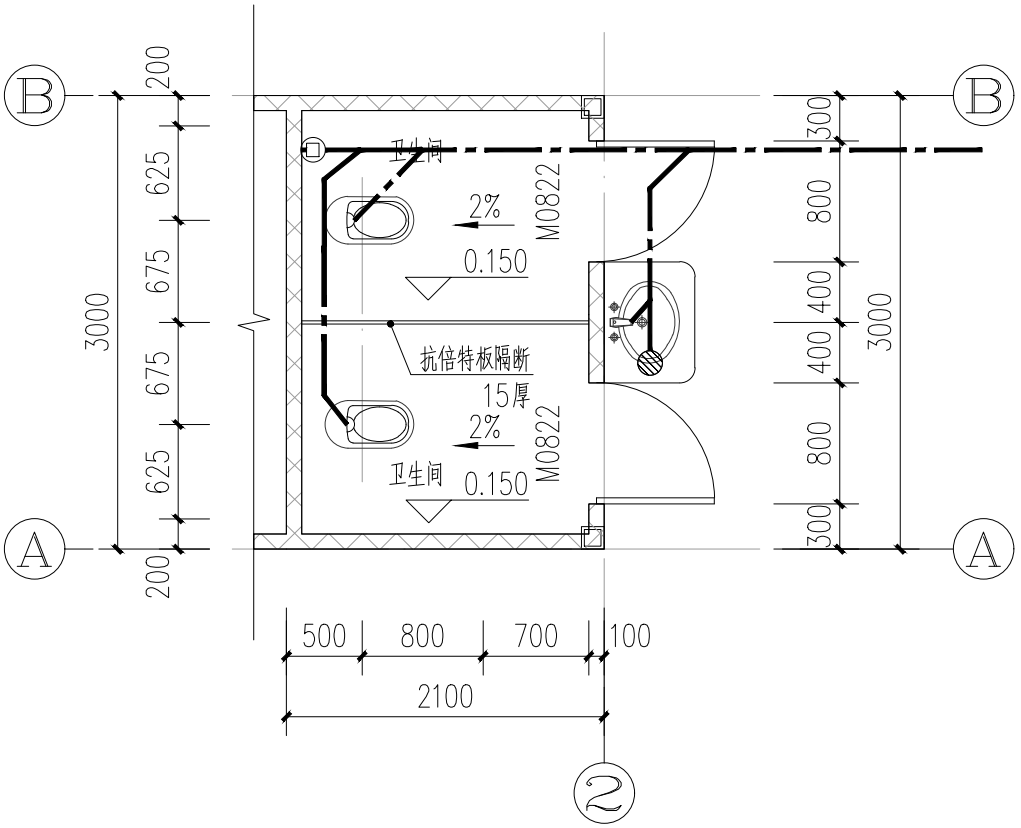


日期	姓名	专业	暖通	电气	设备
日期	姓名	专业	建筑	结构	给排水

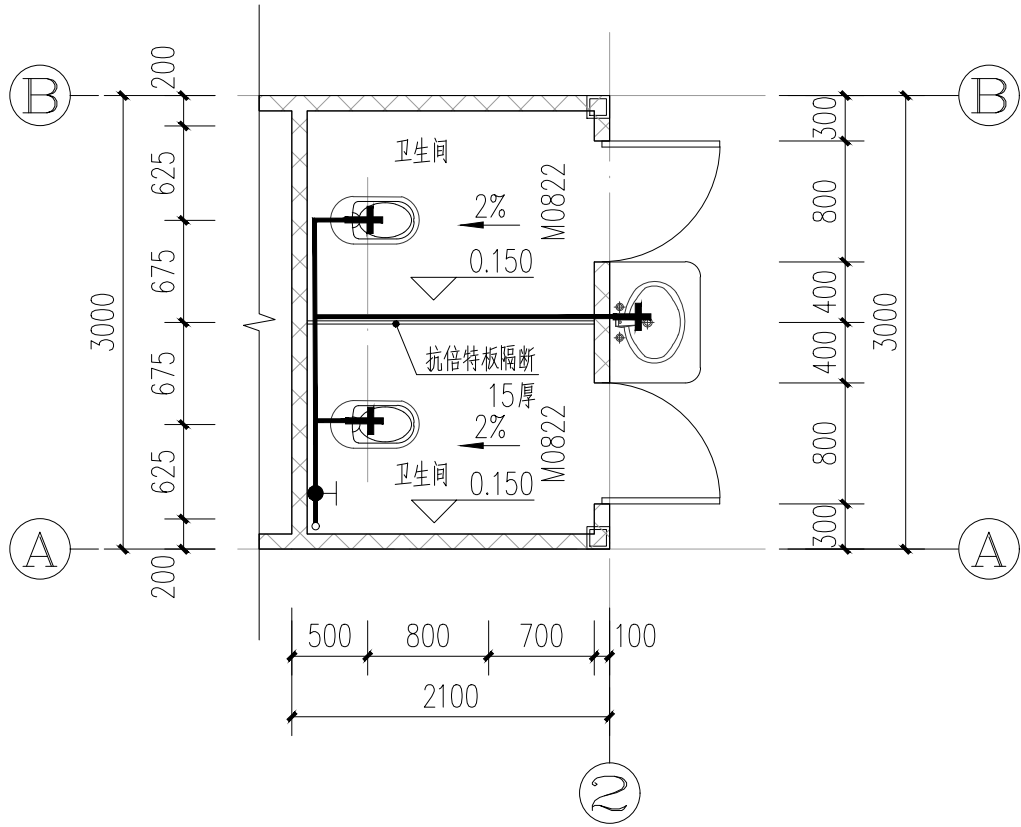

说明:

- 1、图中“+”表示距离卫生间完成地面的高度。
- 2、本图蹲便器采用低位水箱蹲式大便器，施工按《给排水标准图集》09S304施工。
- 3、本图小便器采用手动或自动自闭式冲洗阀，施工按《给排水标准图集》09S304施工。
- 4、本图洗手盆龙头应采用非接触式或延时自闭式，施工按《给排水标准图集》09S304施工。
- 5、卫生器具、淋浴器、水嘴等选用应符合现行行业标准《节水型生活用水器具》CJ164的要求，用水效率等级达到3级，水嘴、淋浴喷头设置限流配件。
- 6、器具通气管、环形通气管应在卫生器具上边缘以上不小于0.15m处按不小于0.01的上升坡度与通气立管相连。
- 7、所有排水管道如无特殊说明，若与给水、消防、电气、空调等管道交叉，根据施工现场情况绕其下方走管。
- 8、卫生洁具自带或配置存水弯，水封深度不小于50mm。
- 9、卫生间地漏采用防臭地漏，淋浴间地漏为带网框地漏，管径为D75。
- 10、沉箱排水施工详见《住宅卫生间同层排水》粤08S/T202。
- 11、其他说明详见给排水总说明。

广州建筑 产业开发有限公司

Guangzhou Construction Industry Development Co., Ltd.

建筑甲级: A144003479 工程勘察专业类岩土工程勘察乙级: B244064850

城乡规划编制资质证书 乙级 编号: 粤自资规乙字 23440123

市政行业(给水工程、排水工程、道路工程)专业乙级: A244003476

* 全部设计图则及说明版权属于广州建筑产业开发有限公司, 未经本公司书面同意, 不得使用, 抄袭及复制。

* 本套图纸需经国家有关部门批准方可施工。

出图章

项目负责人 SCHEME CHIEF	莫嘉立	莫嘉立
专业负责人 CHIEF	江晓耀	江晓耀
设计人 DESIGNED	黄莹莹	黄莹莹
制图 DRAWING	黄莹莹	黄莹莹
校对 CHECKED	江晓耀	江晓耀
审核 APPROVED	林淑娇	林淑娇
审定 AUTHORIZED	廖奕斌	廖奕斌

南雄市国有资产投资有限责任公司

建设单位

ORGANIZATION

南雄市乡村振兴和人居环境整治建设项目

项目 -南雄市乡村振兴特色产业基础设施

PROJECT 建设项目(四期)

子项名

SUB PROJECT

孔村

业务号

DESIGN NO.

子项号

SUBKEY

图名

TITLE

成品卫生间大样图

版次

VERSION

第一版

专业

PROFESSIONAL

给排水

日期

DATE

2025. 11

图别

TYPE

施工图

比例

SCALE

1:100

图号

DRAWN NO.

SS-a-02