


专业	姓名	日期	专业	姓名	日期
暖通			暖通		
电气			电气		
给排水			给排水		

广州建筑
产业开发有限公司

Guangzhou Construction Industry Development Co., Ltd.
执业资格: A144003479 工程勘察专业类岩土工程勘察乙级: B244004680
城乡规划编制资质证书 乙级 编号: 粤自资规乙字 2340123
市政行业 (给水工程、排水工程、道路工程) 专业乙级: A244003476
* 全部设计图则及说明版权属于广州建筑产业开发有限公司, 未经本公司书面同意, 不得使用、抄表及复制。
* 本套图需经国家有关部门批准方可施工。

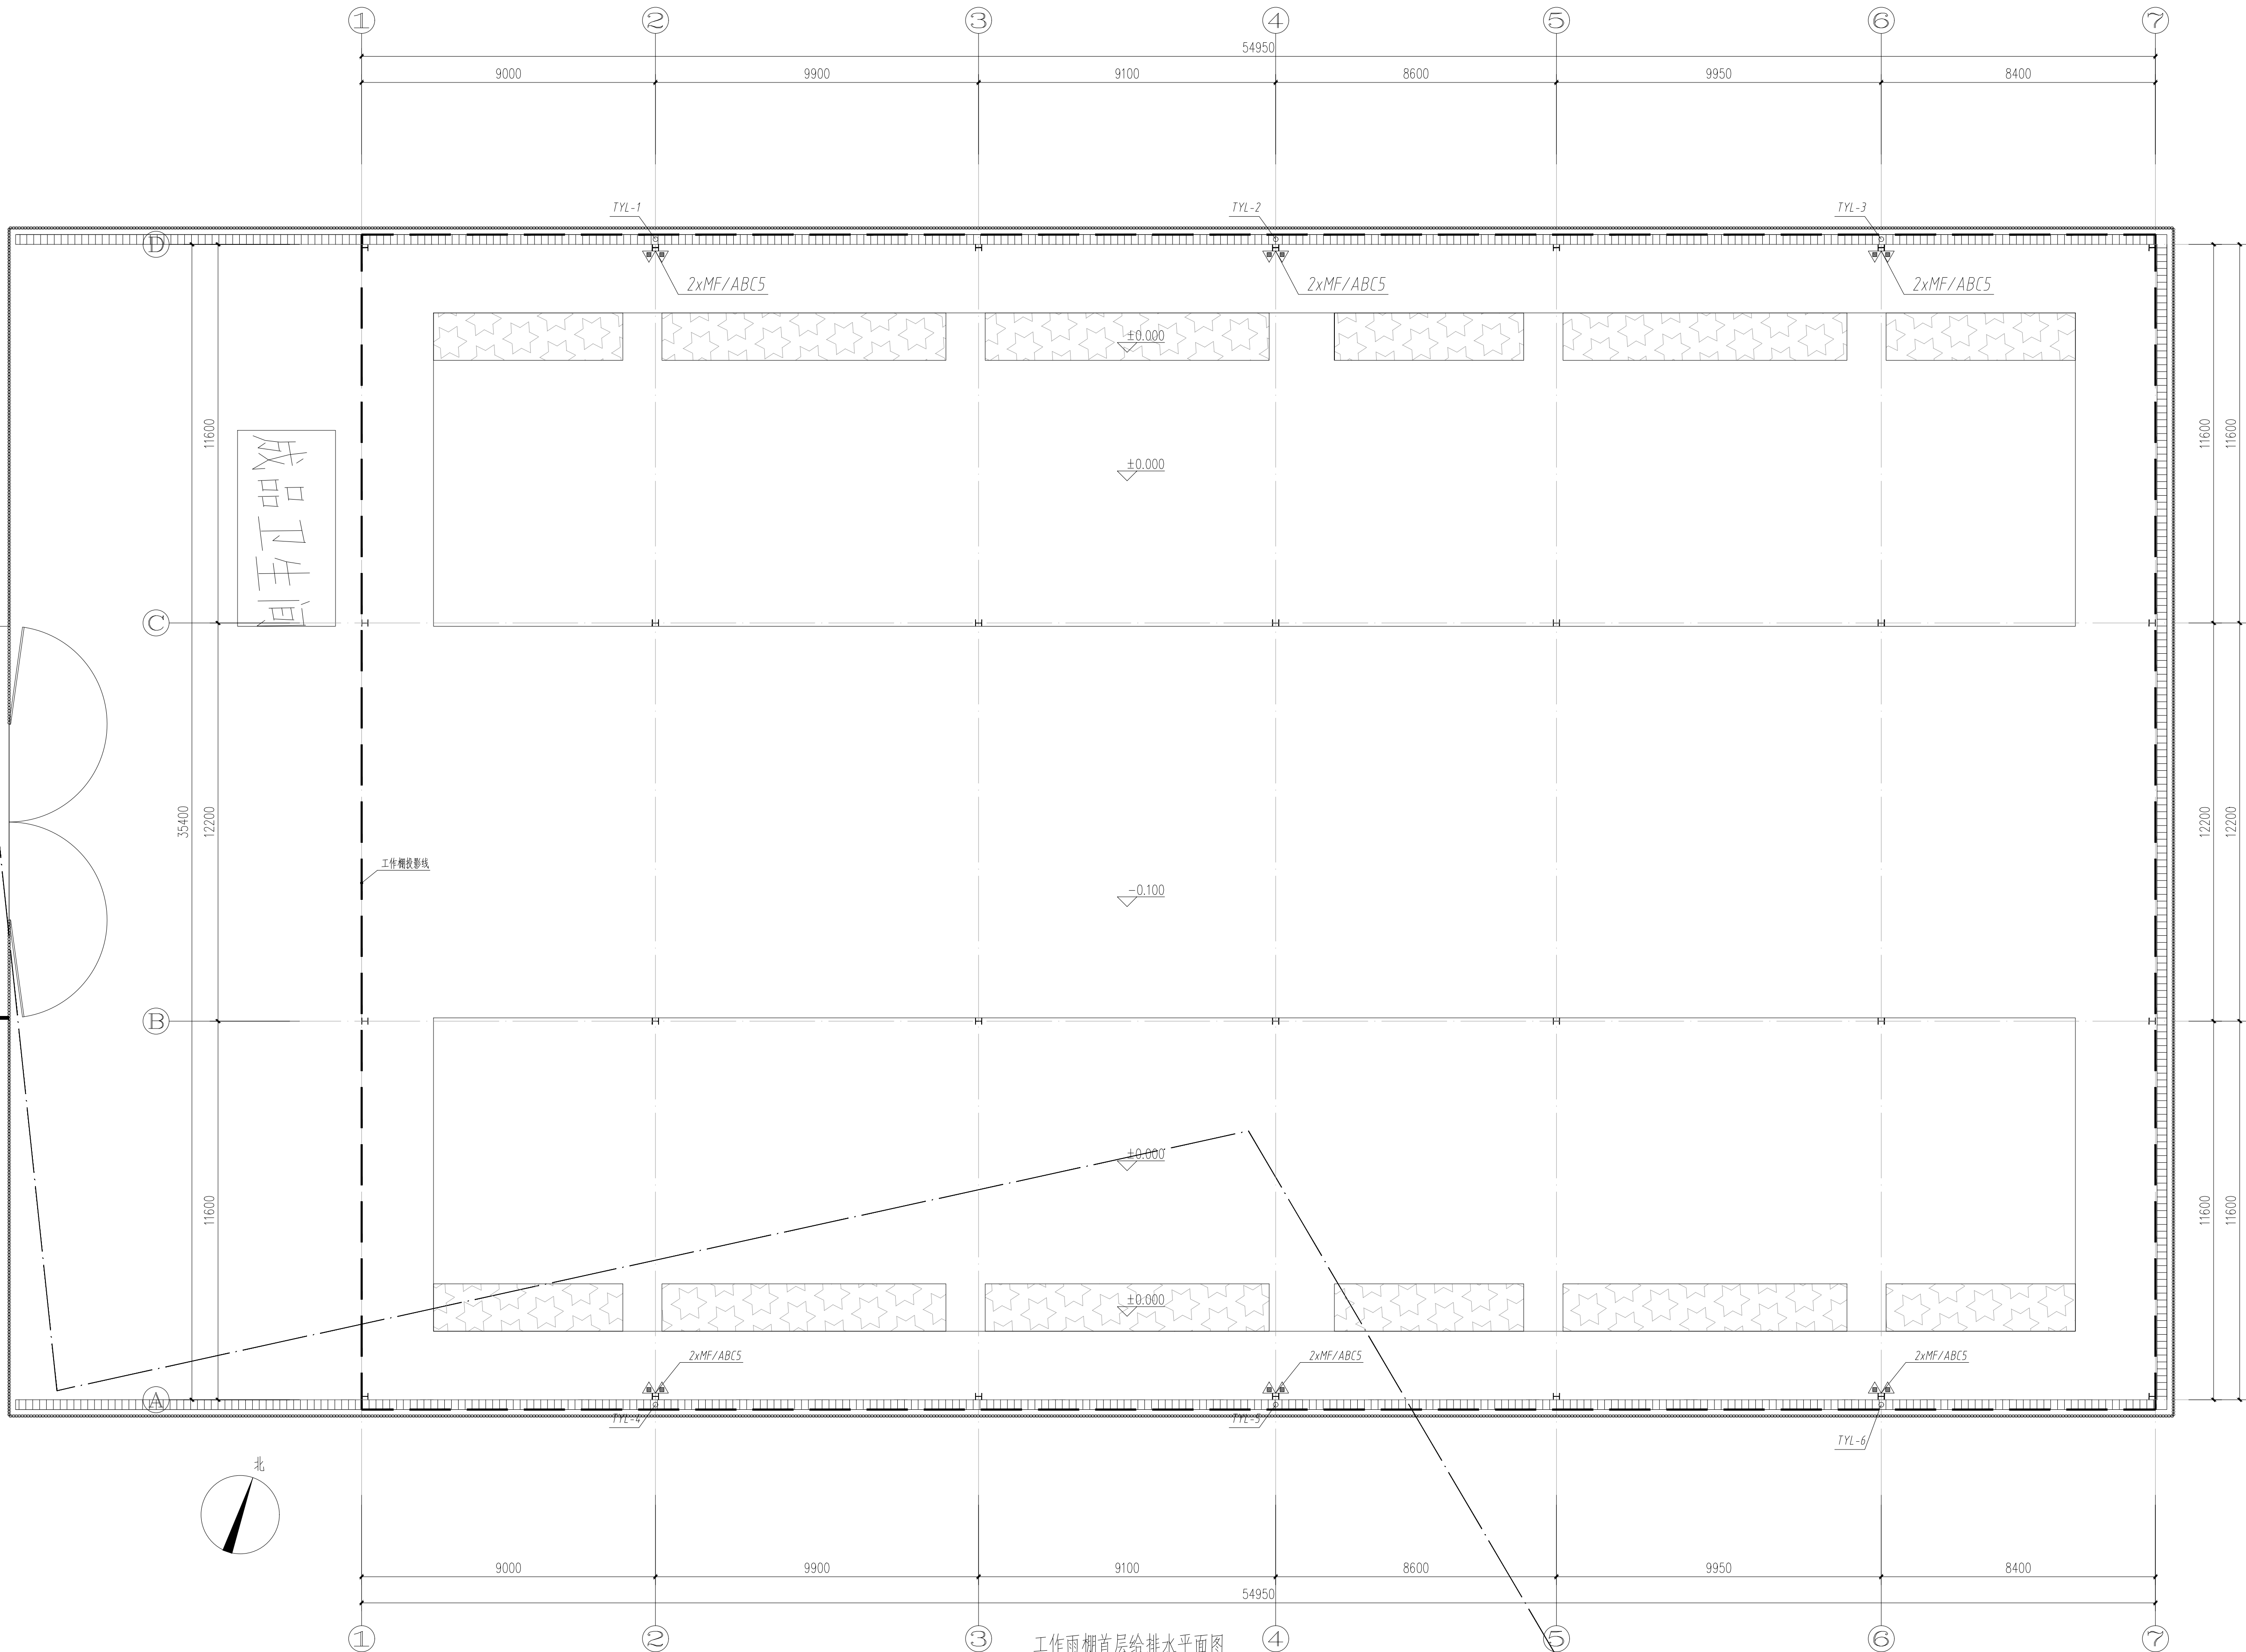

工作雨棚首层给排水平面图

工作雨棚为工作人员避雨遮阳休息使用, 如改变使用功能应进行重新审查报批后方可使用

注册师章

出图章

项目负责人 SCHEME CHIEF	莫嘉立	莫嘉立
专业负责人 CHIEF	江晓耀	江晓耀
设计人 DESIGNED	黄莹莹	黄莹莹
制图 DRAWING	黄莹莹	黄莹莹
校对 CHECKED	江晓耀	江晓耀
审核 APPROVED	林淑妍	林淑妍
审定 AUTHORIZED	廖奕斌	廖奕斌

建设单位 ORGANIZATION	南雄市国有资产投资有限 责任公司
项目 PROJECT	南雄市乡村振兴和人居环境整治建设项目 -南雄市乡村振兴特色产业基础设施 建设项目(四期)
子项名 SUB PROJECT	孔村
业务号 DESIGN NO.	子项号 SUBKEY

首层给排水平面图

图名 TITLE	首层给排水平面图
版次 VERSION	第一版
日期 DATE	2025.11
比例 SCALE	1:100
专业 PROFESSIONAL	给排水
图别 TYPE	施工图
图号 DRAWN NO.	SS-b-01