



专业	姓名	日期	专业	姓名	日期
建筑			建筑		
结构			结构		
电气			电气		
给排水			给排水		




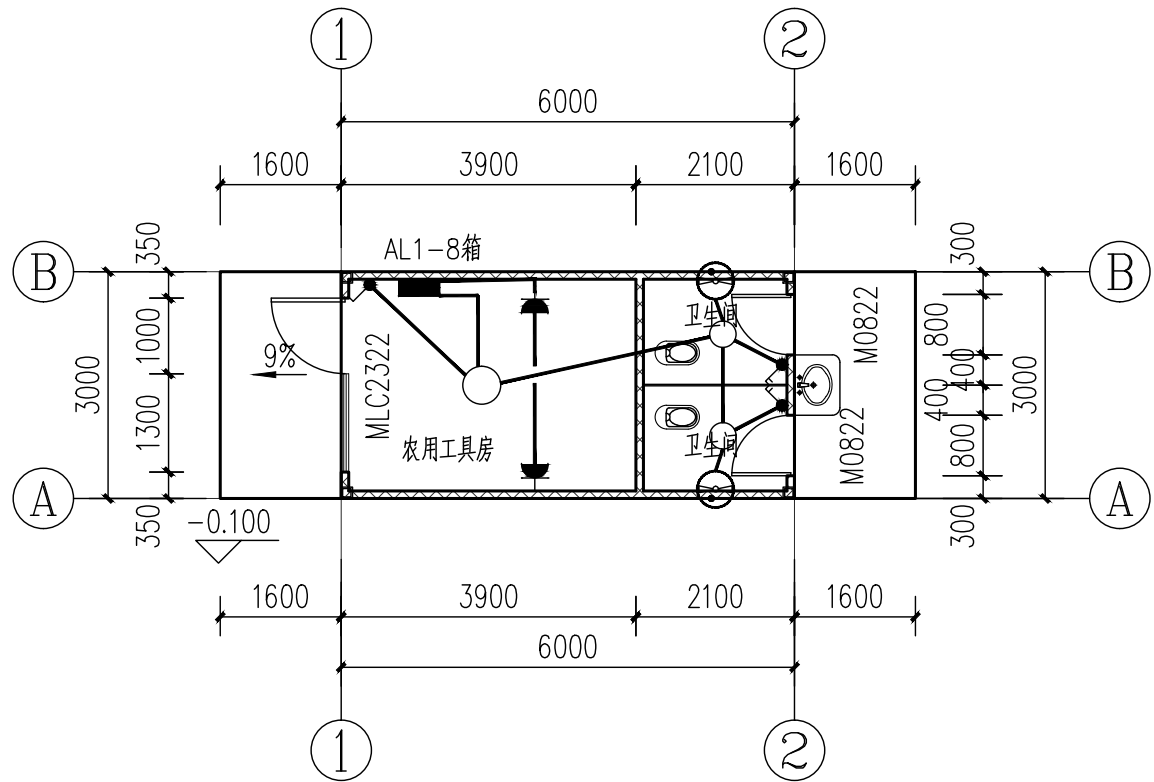


农具工具房首层照明平面图 1:100

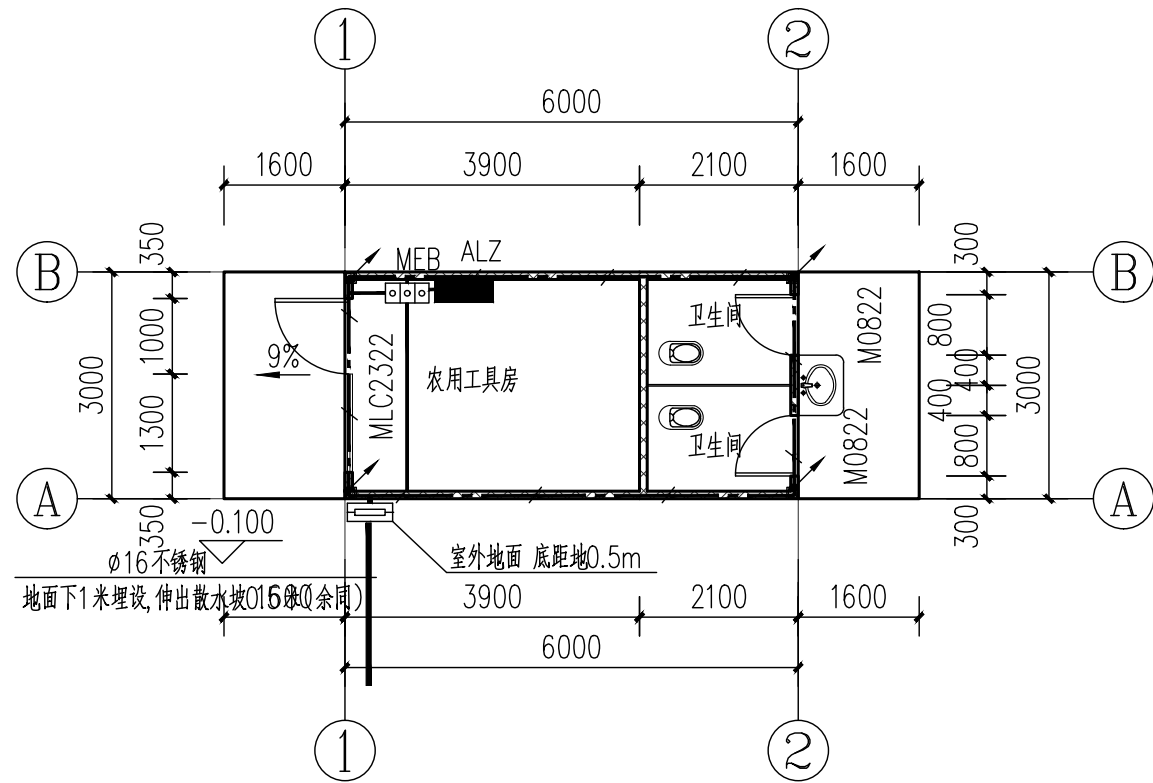

接地及总等电位联结平面图 1:100

MEB 总等电位联结端子箱，与柱内预埋小钢板焊接，焊接点不小于2处。

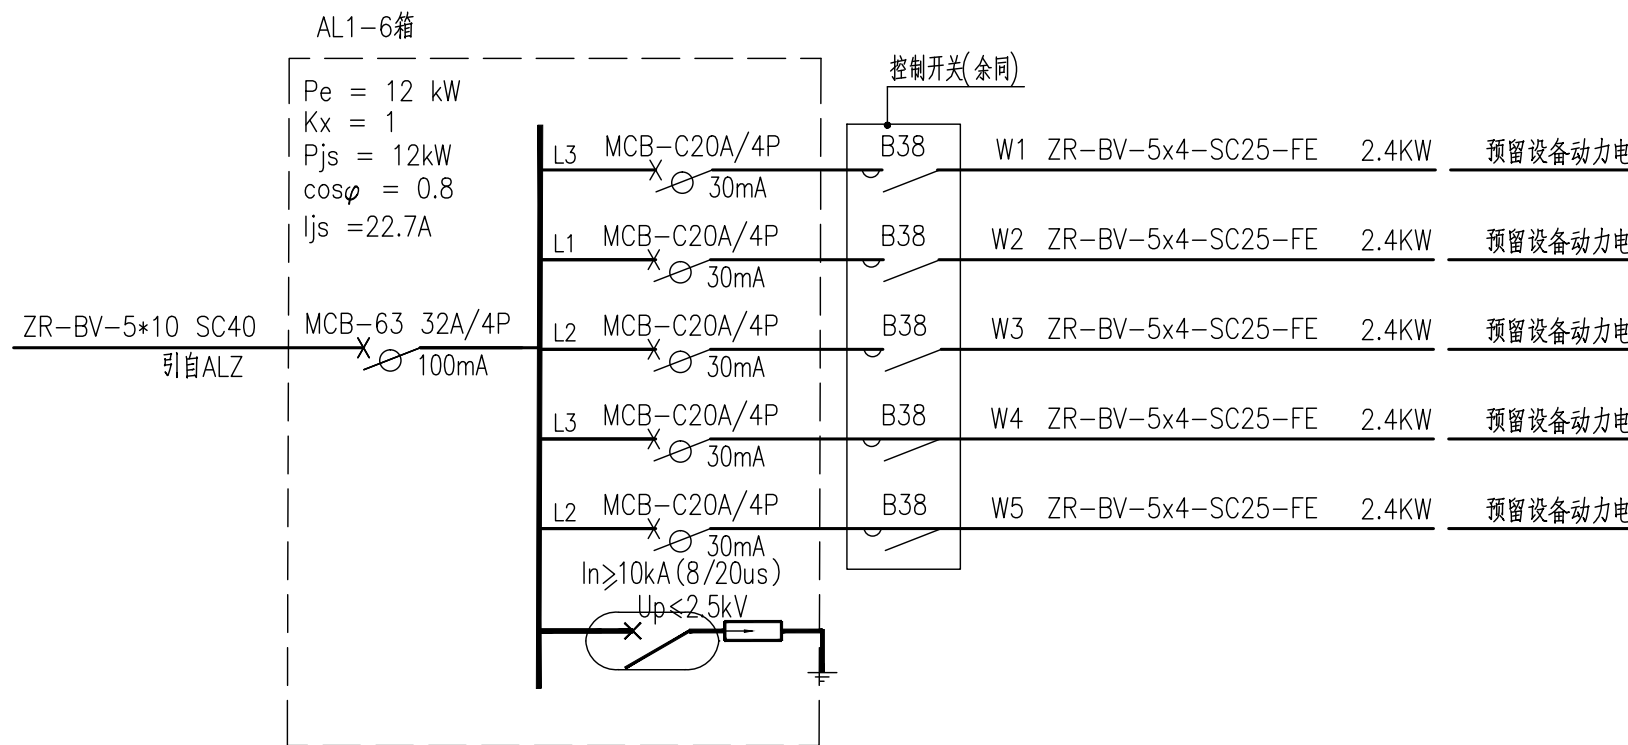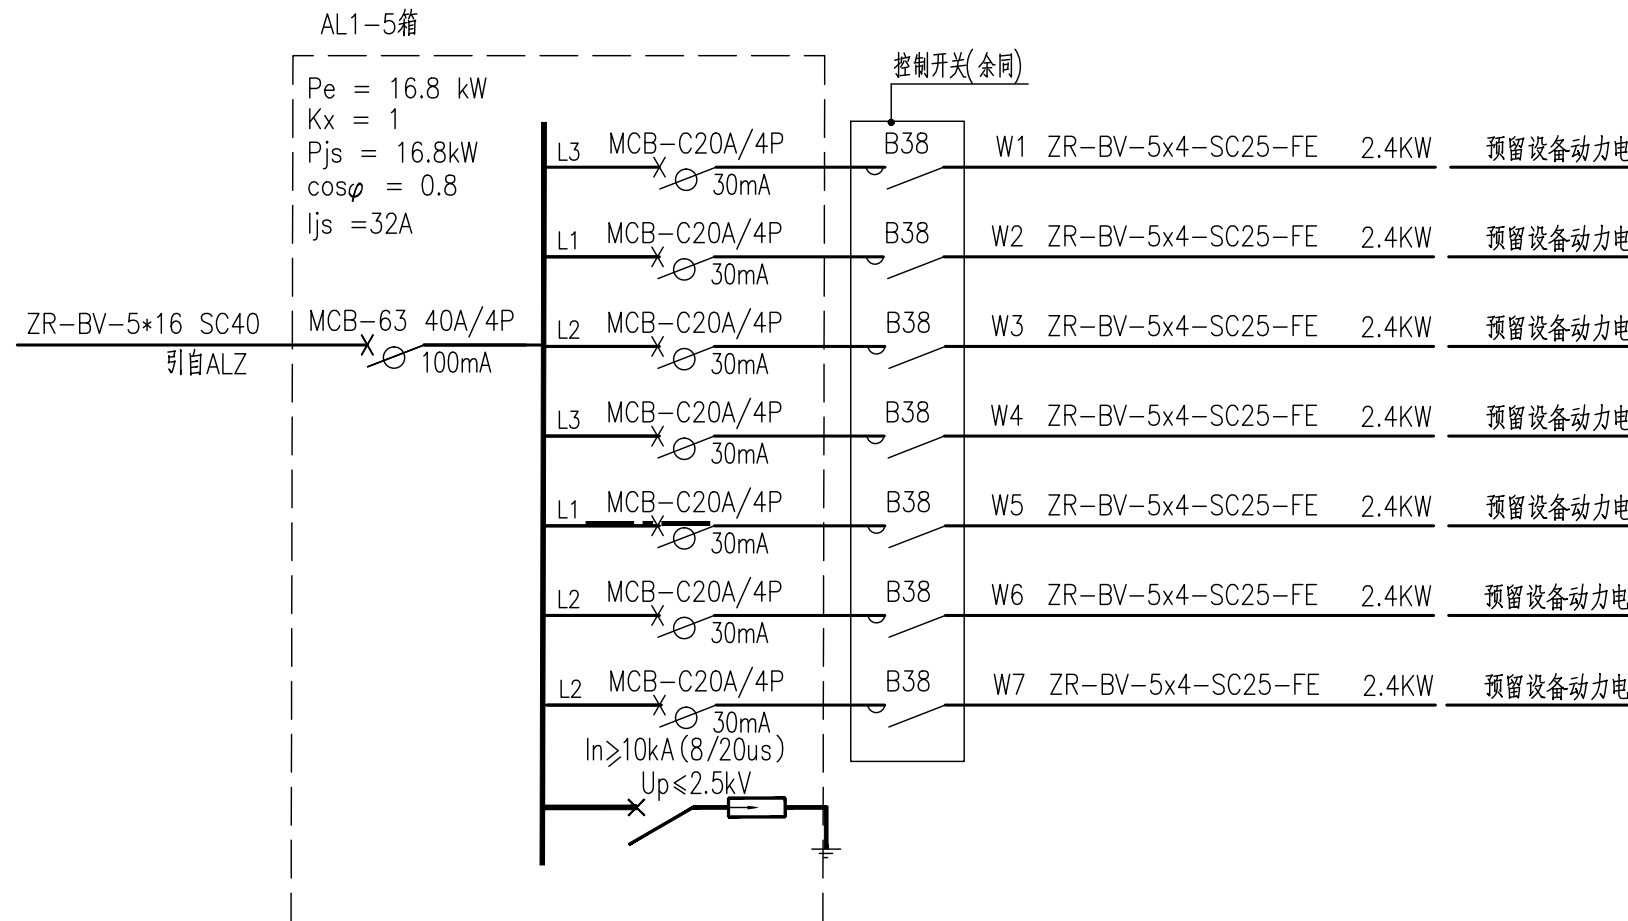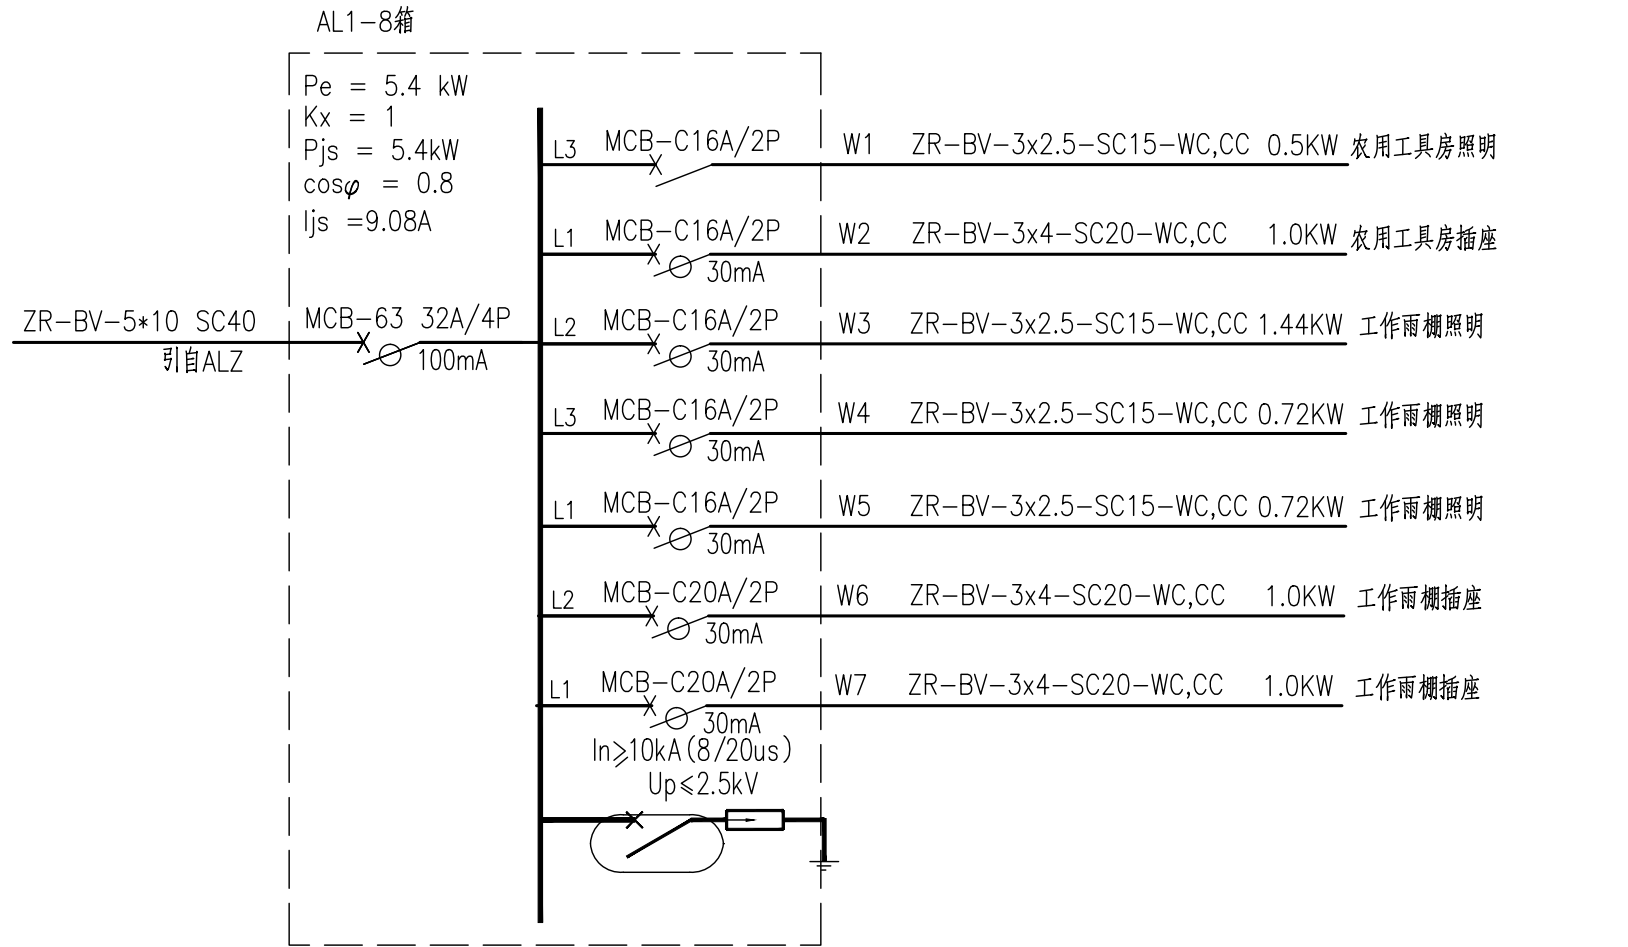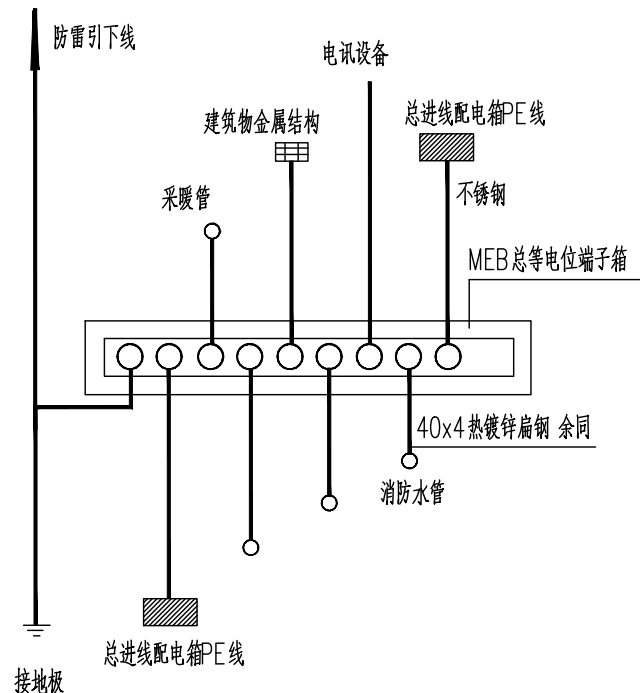

广州建筑 产业开发有限公司	
Guangzhou Construction Industry Development Co., Ltd.	
建筑甲级: A144003479 工程勘察专业类岩土工程勘察乙级: B244046850 城乡规划编制资质证书 乙级 编号: 粤自资规乙字 23440123 市政行业 (给水工程、排水工程、道路工程) 专业乙级: A244003476	
* 全部设计图则及说明版权属于广州建筑产业开发有限公司, 未经本公司书面同意, 不得使用、抄录及复制。 * 本套图纸需经国家有关部门批准方可施工。	
注册师章	
项目负责人 设计 CHIEF	莫嘉立
专业负责人 CHIEF	崔莹
设计人 DESIGNED	陈家骏
制图 DRAWING	陈家骏
校对 CHECKED	崔莹
审核 APPROVED	林淑娇
审定 AUTHORIZED	廖奕斌
南雄市国有资产投资有限责任公司	
建设单位 ORGANIZATION	
南雄市乡村振兴和人居环境整治建设项目 -南雄市乡村振兴特色产业基础设施 建设项目 (四期)	
项目 PROJECT	
子项名 SUB PROJECT	
业务号 DESIGN NO.	
子项号 SUBKEY	
农具工具房电气平面图	
图名 TITLE	
版次 VERSION	
第一版	
专业 PROFESSIONAL	
电气	
日期 DATE	
2025.11	
图别 TYPE	
施工图	
比例 SCALE	
详图纸	
图号 DRAWN NO.	
DS-02	